




ŘEZ A - A'

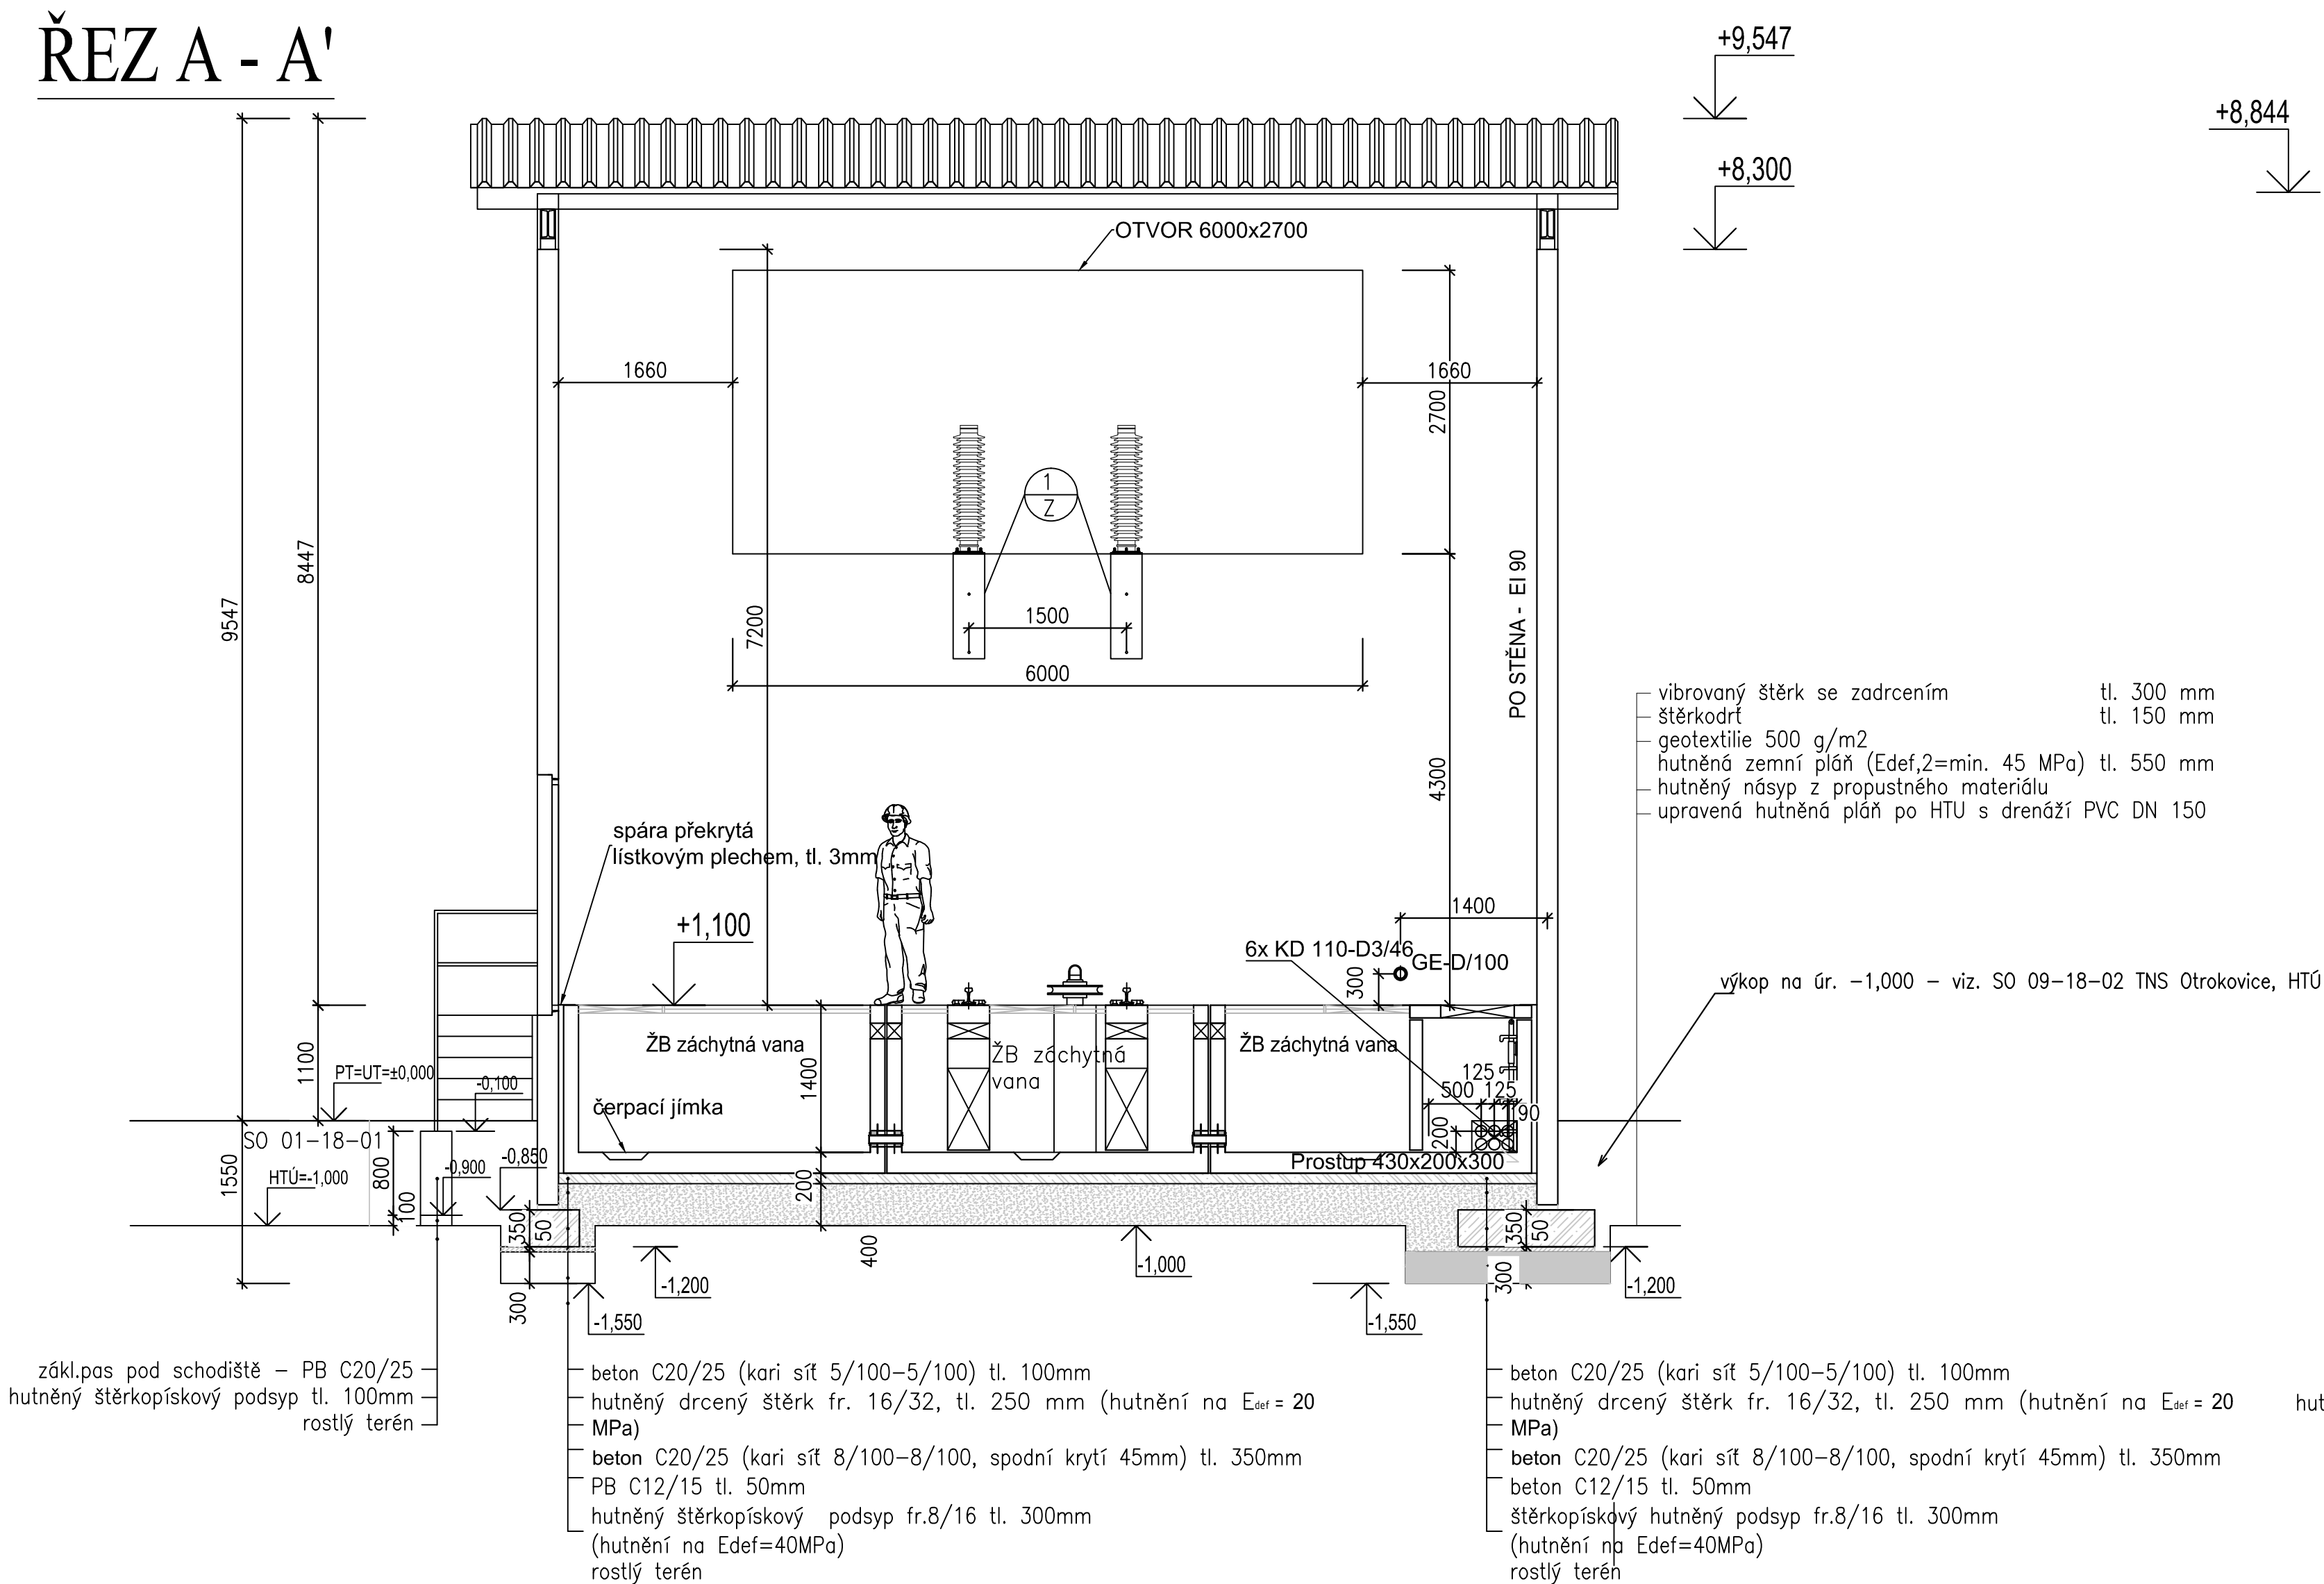

ŘEZ B - B'

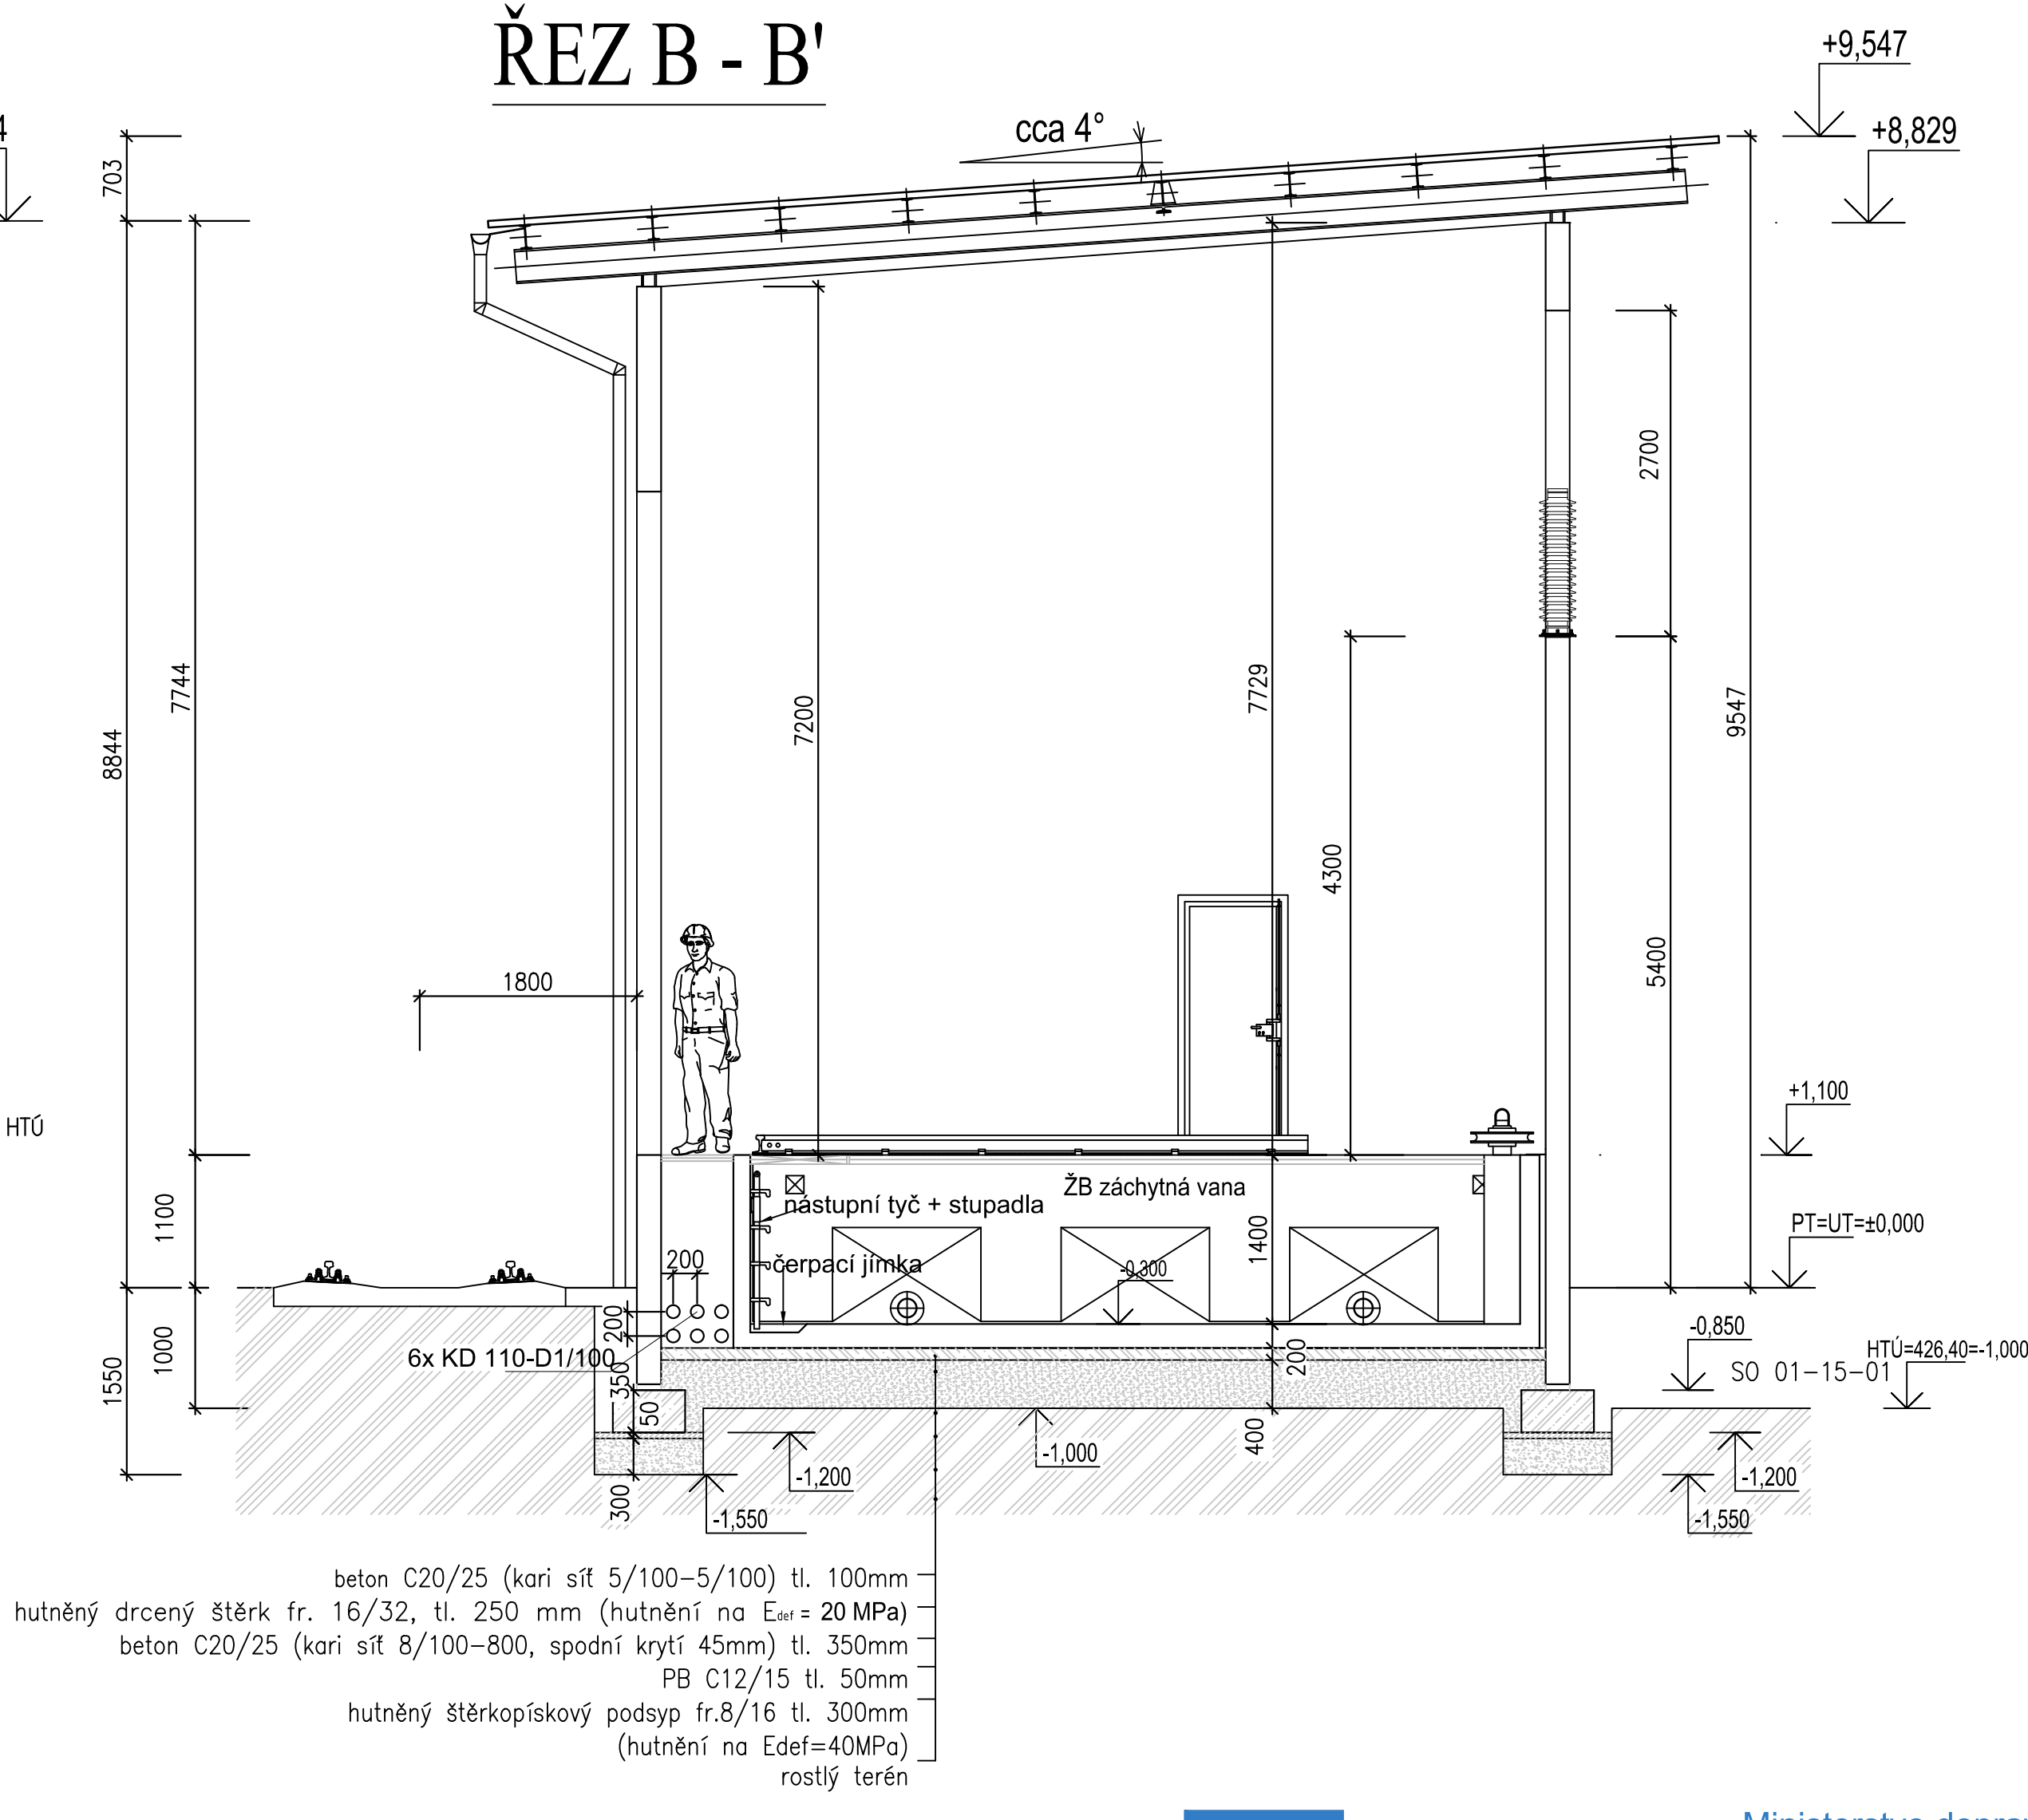

PŮDORYS

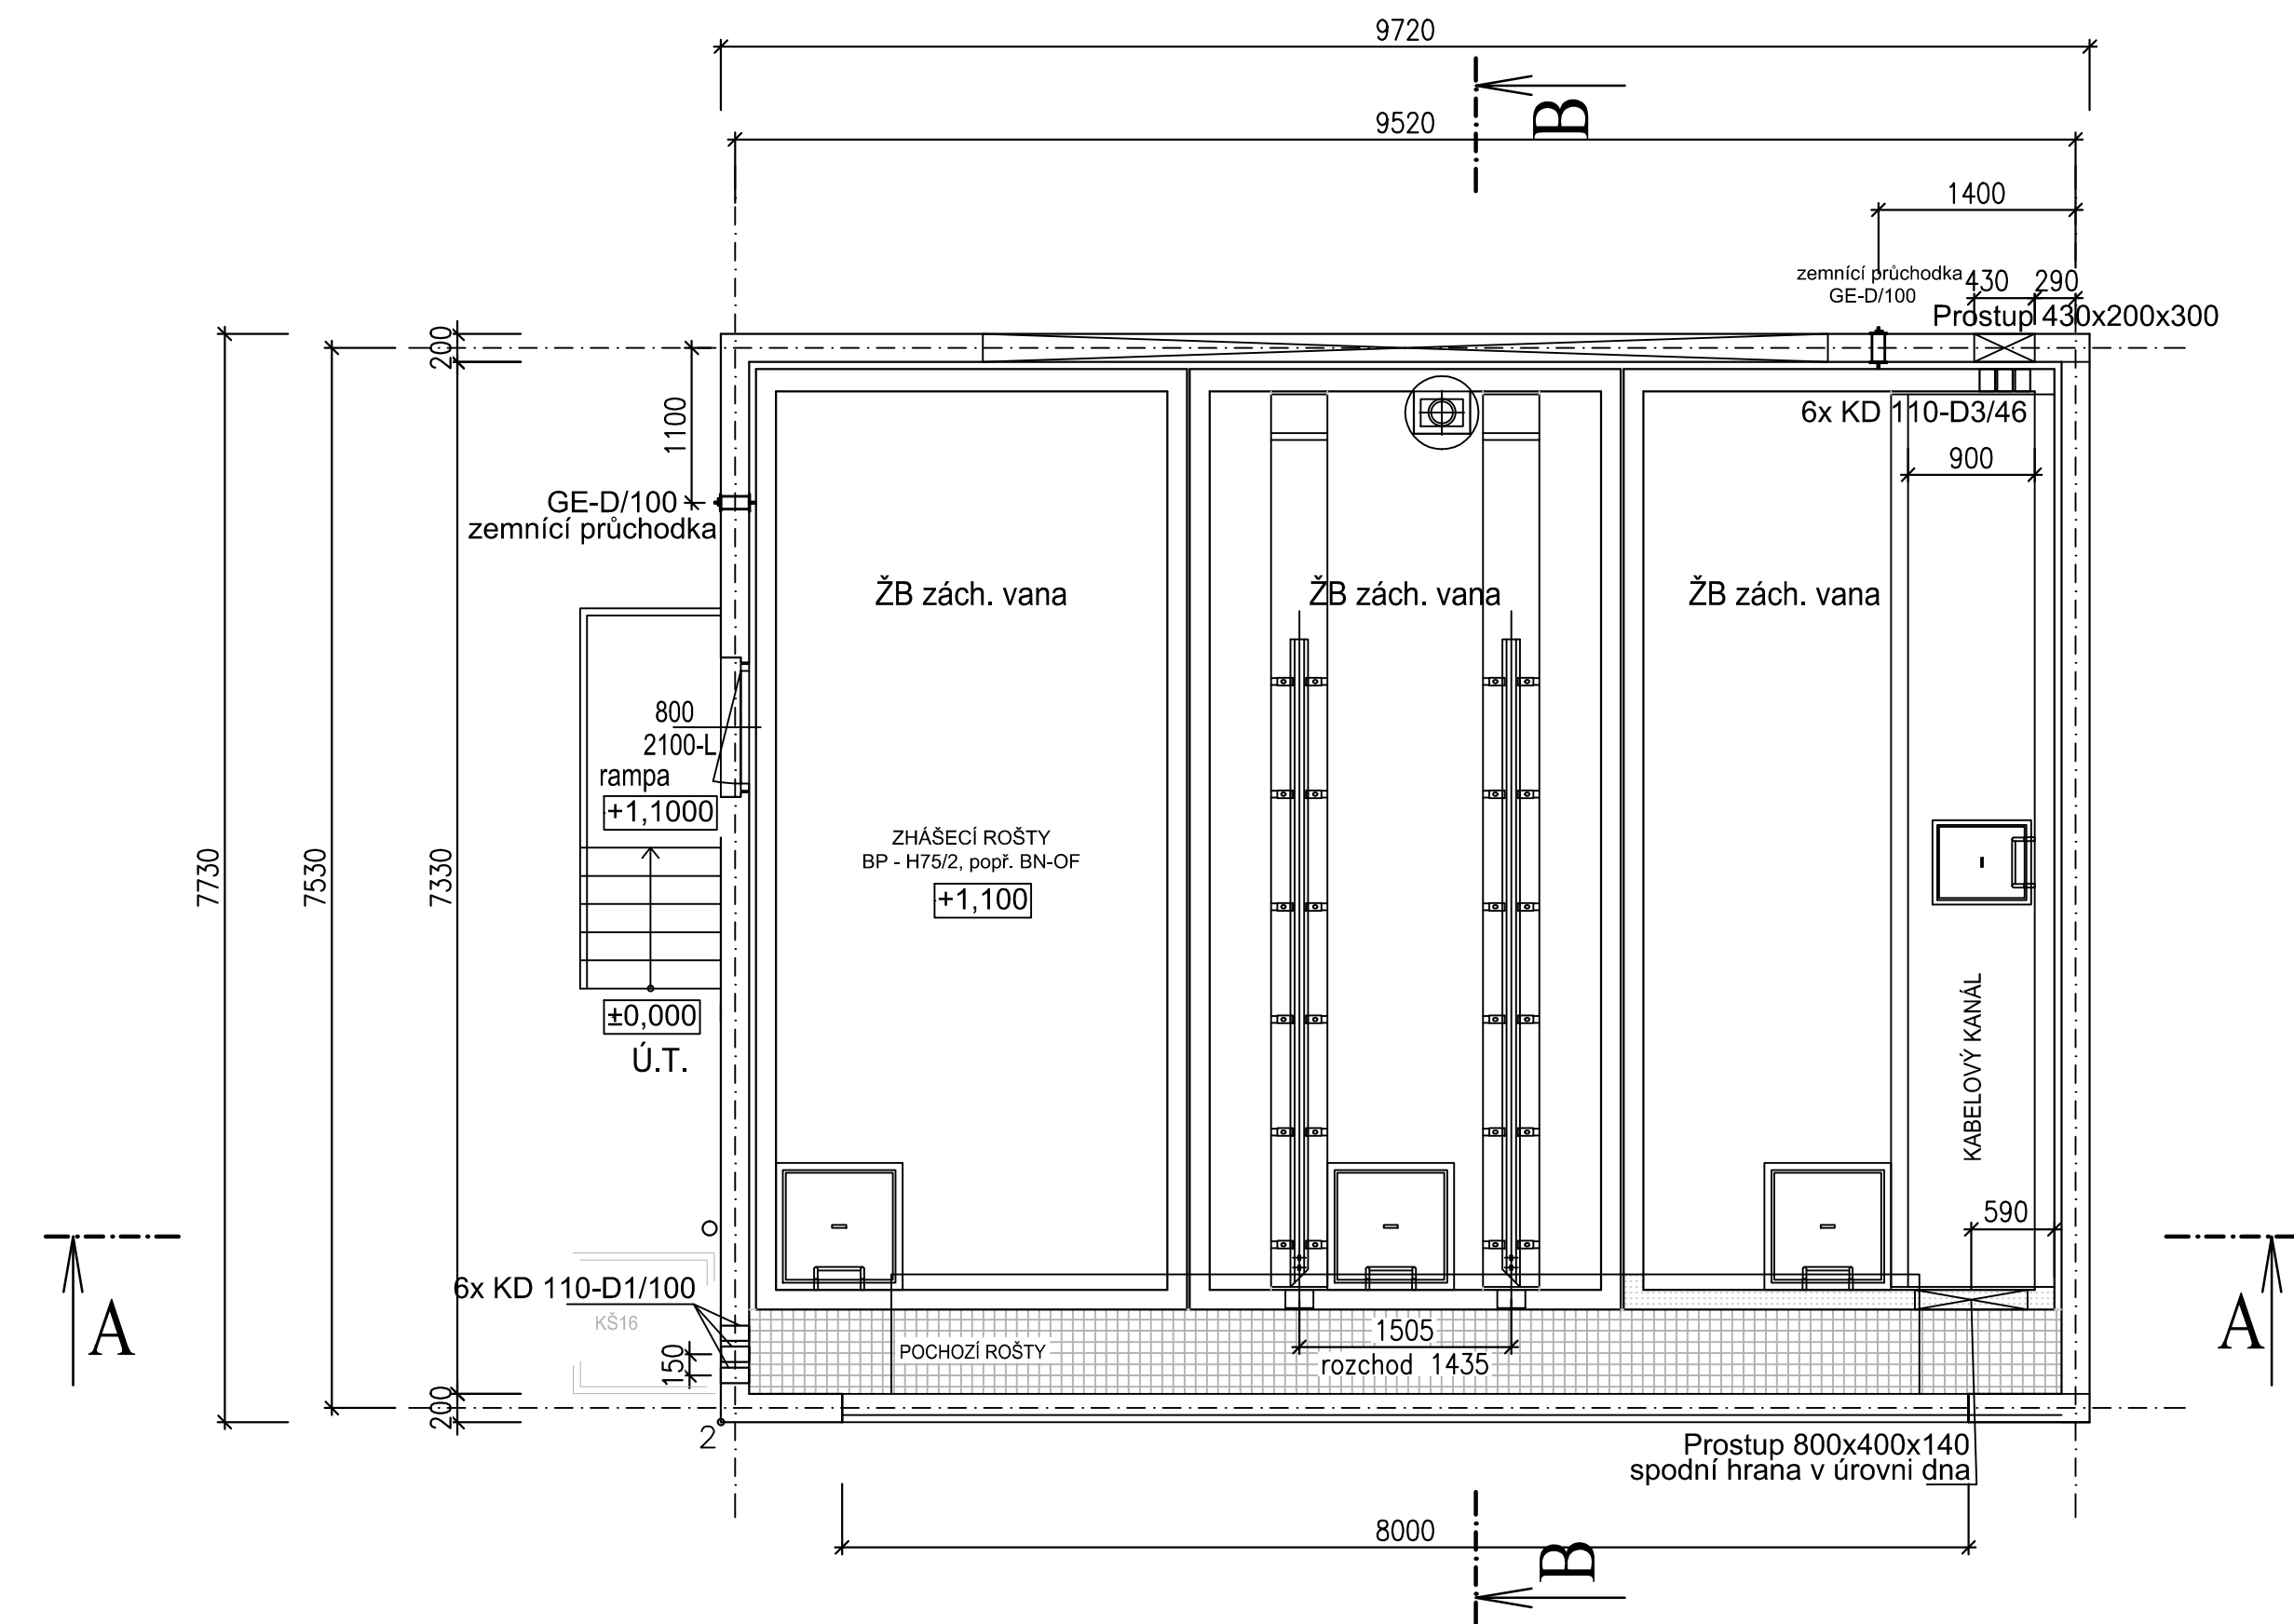


LEGENDA

- prefabrikované ŽB opláštění stanovišť t.t.
- PB C12/15
- beton C20/25 (kari síť 5/100–5/100)
- beton C20/25 (kari síť 8/100–800, spodní krytí 45mm)
- hutněný drcený štěr fr. 16/32, tl. 250 mm (hutnění na  $E_{def} = 20$  MPa)
- hutněný štěrkopískový podsyp fr.8/16 tl. 300mm (hutnění na  $E_{def}=40$ MPa)
- rostlý terén

Stanoviště pro transformátory blíže k rozvodně 110kV:  
– půdorys 9720 x 7730mm  
– velikost otvoru směrem do rozvodny 110kV bude 6000 x 2700mm (§ x v), a bude začínat ve výšce 5300mm od podlahy.  
– na protější stěně (od vozovky) bude otvor min. 8000 x 6000 (§ x v)  
– objem oleje v transformátoru cca 19 m<sup>3</sup>  
– celková hmotnost transformátoru vč. oleje cca 58t

Stanoviště pro transformátory blíže k provozní budově:  
– půdorys 12720 x 7730mm  
– velikost otvoru směrem do rozvodny 110kV bude 6000 x 1000mm (§ x v), a bude začínat ve výšce 4500mm od podlahy.  
– na protější stěně (od vozovky) bude otvor min. 9000 x 5000 (§ x v)  
– objem oleje v transformátoru cca 18 m<sup>3</sup>  
– celková hmotnost transformátoru vč. oleje cca 57t

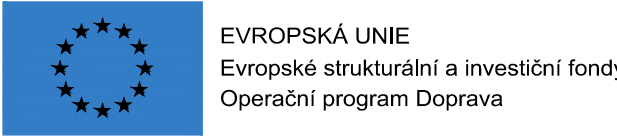

			ČÍSLO SOUPRAVY:
REVIZE Č.	DATUM	ZMĚNA	
<b>SUDOP BRNO, spol. s r.o.</b> Ing. Jirí Molák 611 36 Brno			
OBJEDNATEL:	SZDC, s.o., Dílždeně 1003/7, 110 00 Praha 1 Stavební správa východ (organizační jednotka)	tel.: +420 972 625 804 E-mail: sudop@sudop-brno.cz	
PROFESNÍ SKUPINA:	23 TRAKČNÍ VEDENÍ	VEDOUcí PROF. SKUPINY Ing. Jirí Molák	ŘEDITEL Ing. Jirí Molák
ODPOVĚDNÝ PROJ. ZAKÁZKY	ODPOVĚDNÝ PROJ. PS, SO Ing. Radoslav Molák	NAVRHL, VYPRACOVAL ING. DUŠAN TVARŮZEK	KONTROLOVAL ING. MICHAL KROUPA
KRAJ:	Olomoucký, Zlínský	POVĚŘENÝ OÚ: Otrokovice	STUPEŇ: Připravená dokumentace
Změna trakční soustavy na AC 25 kV, 50 Hz v úseku Nedakonice - Říkovice SO 09-15-03 TNS Otrokovice, TR 27/7,5kV - stavební část			ZAK. ČÍSLO 16005-01-0916 MĚŘÍTKO 1:50 DATUM: 11/2016
TNS Otrokovice, TR 27/7,5kV – půdorys, řez A-A, B-B			ČÁST DOKUM. D.7.2 PŘÍLOHA 11