


Půdorys 1.NP

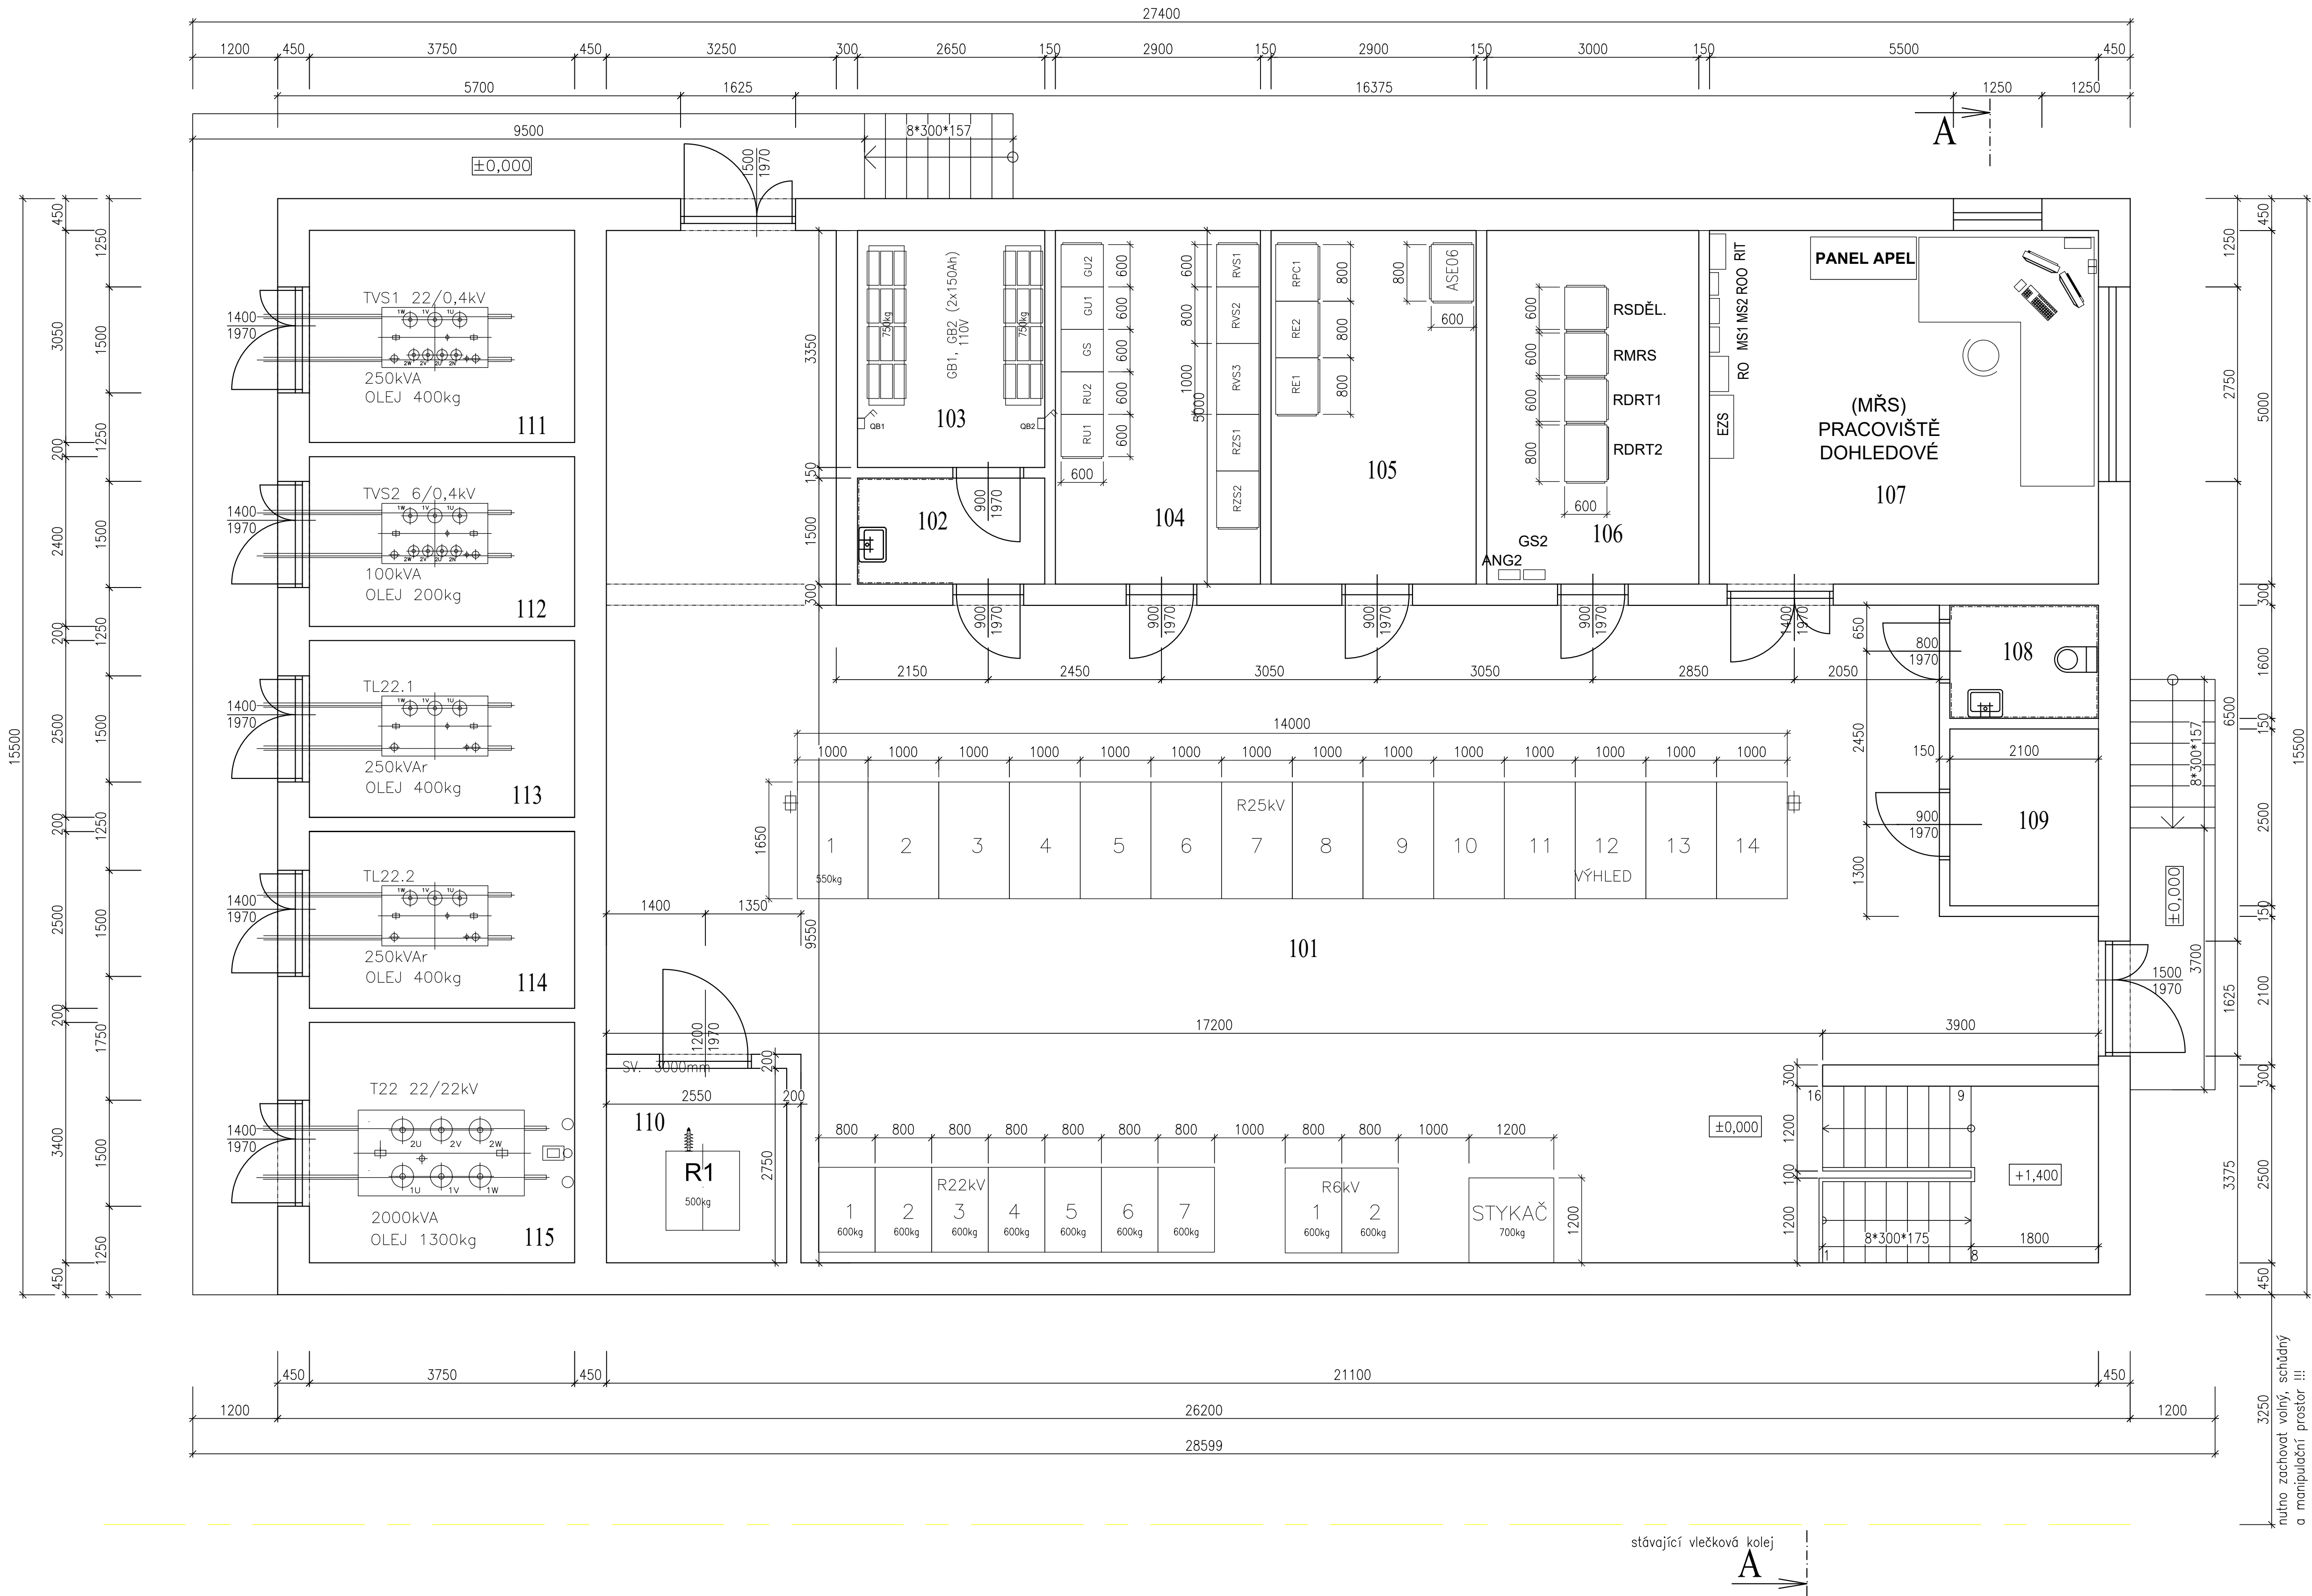

Legenda místností

ČÍSLO MÍSTN.	NÁZEV MÍSTNOSTI	m <sup>2</sup>	POZNÁMKA
101	ROZVODNA 25kV	195,40	
102	BATERIE – PŘEDSÍŇ	3,97	
103	BATERIE	8,88	
104	MÍSTNOST TECHNOLOGIE – I	14,50	
105	MÍSTNOST TECHNOLOGIE – II	14,50	
106	MÍSTNOST TECHNOLOGIE – III	15,00	
107	DOHLEDOVÉ PRACOVÍŠTĚ (MŘS)	27,51	
108	WC	3,36	
109	SKLAD	5,25	
110	MÍSTNOST TECHNOLOGIE – IV	7,01	
111	STÁNÍ TRANSFORMÁTORU	11,25	
112	STÁNÍ TRANSFORMÁTORU	9,00	
113	STÁNÍ TRANSFORMÁTORU	9,38	
114	STÁNÍ TRANSFORMÁTORU	9,38	
115	STÁNÍ TRANSFORMÁTORU	12,75	

EVROPSKÁ UNIE  
Evropské strukturální a investiční fondy  
Operační program Doprava

Ministerstvo dopravy  
Státní fond dopravní infrastruktury



			ČÍSLO SOUPRAVY:
1	11/2018	Náhrada balancérů statickými měniči	
REVIZE Č.	DATUM	ZMĚNA	

<b>SUDOP BRNO</b>		<b>SUDOP BRNO, spol. s r.o.</b> Kounicova 26 611 36 Brno	
OBJEDNAVATEL:	SZDC, s.o., Dílžďená 1003/7, 110 00 Praha 1 Stavební správa východ (organizační jednotka)	tel. : +420 972 625 804 E-mail: sudop@sudop-brno.cz	
PROFESNÍ SKUPINA:	23 TRAKČNÍ VEDENÍ	VEDOUcí PROF. SKUPINY Ing. Jiří Molák	REDITEL Ing. Jiří Molák
ODPOVĚDNÝ PROJ. ZAKÁZKY	ODPOVĚDNÝ PROJ. PS. SO ING. DUŠAN TVAROŽEK v.r.	NAVŘHL, VYPRACOVAL ING. DUŠAN TVAROŽEK v.r.	KONTROLOVAL ING. MICHAL KROUPA v.r.
KRAJ: Olomoucký, Zlínský	POVĚŘENÝ OÚ: Otrokovice	STUPEŇ: Připravená dokumentace	
Změna trakční soustavy na AC 25 kV, 50 Hz v úseku Nedakonice - Rákovice SO 15-15-02 TNS Rákovice, technologická budova		ZAK. ČÍSLO ARCH. ČÍSLO 1809-01-1218 2018/40002	
TNS Rákovice, technologická budova – půdorys		MĚŘÍTKO 1:50	POČET FORMÁTŮ 5x44
		DATUM: 11/2018	
		ČÁST DOKUM. D.7.2	PŘÍLOHA 20