


Půdorys kabelového prostoru

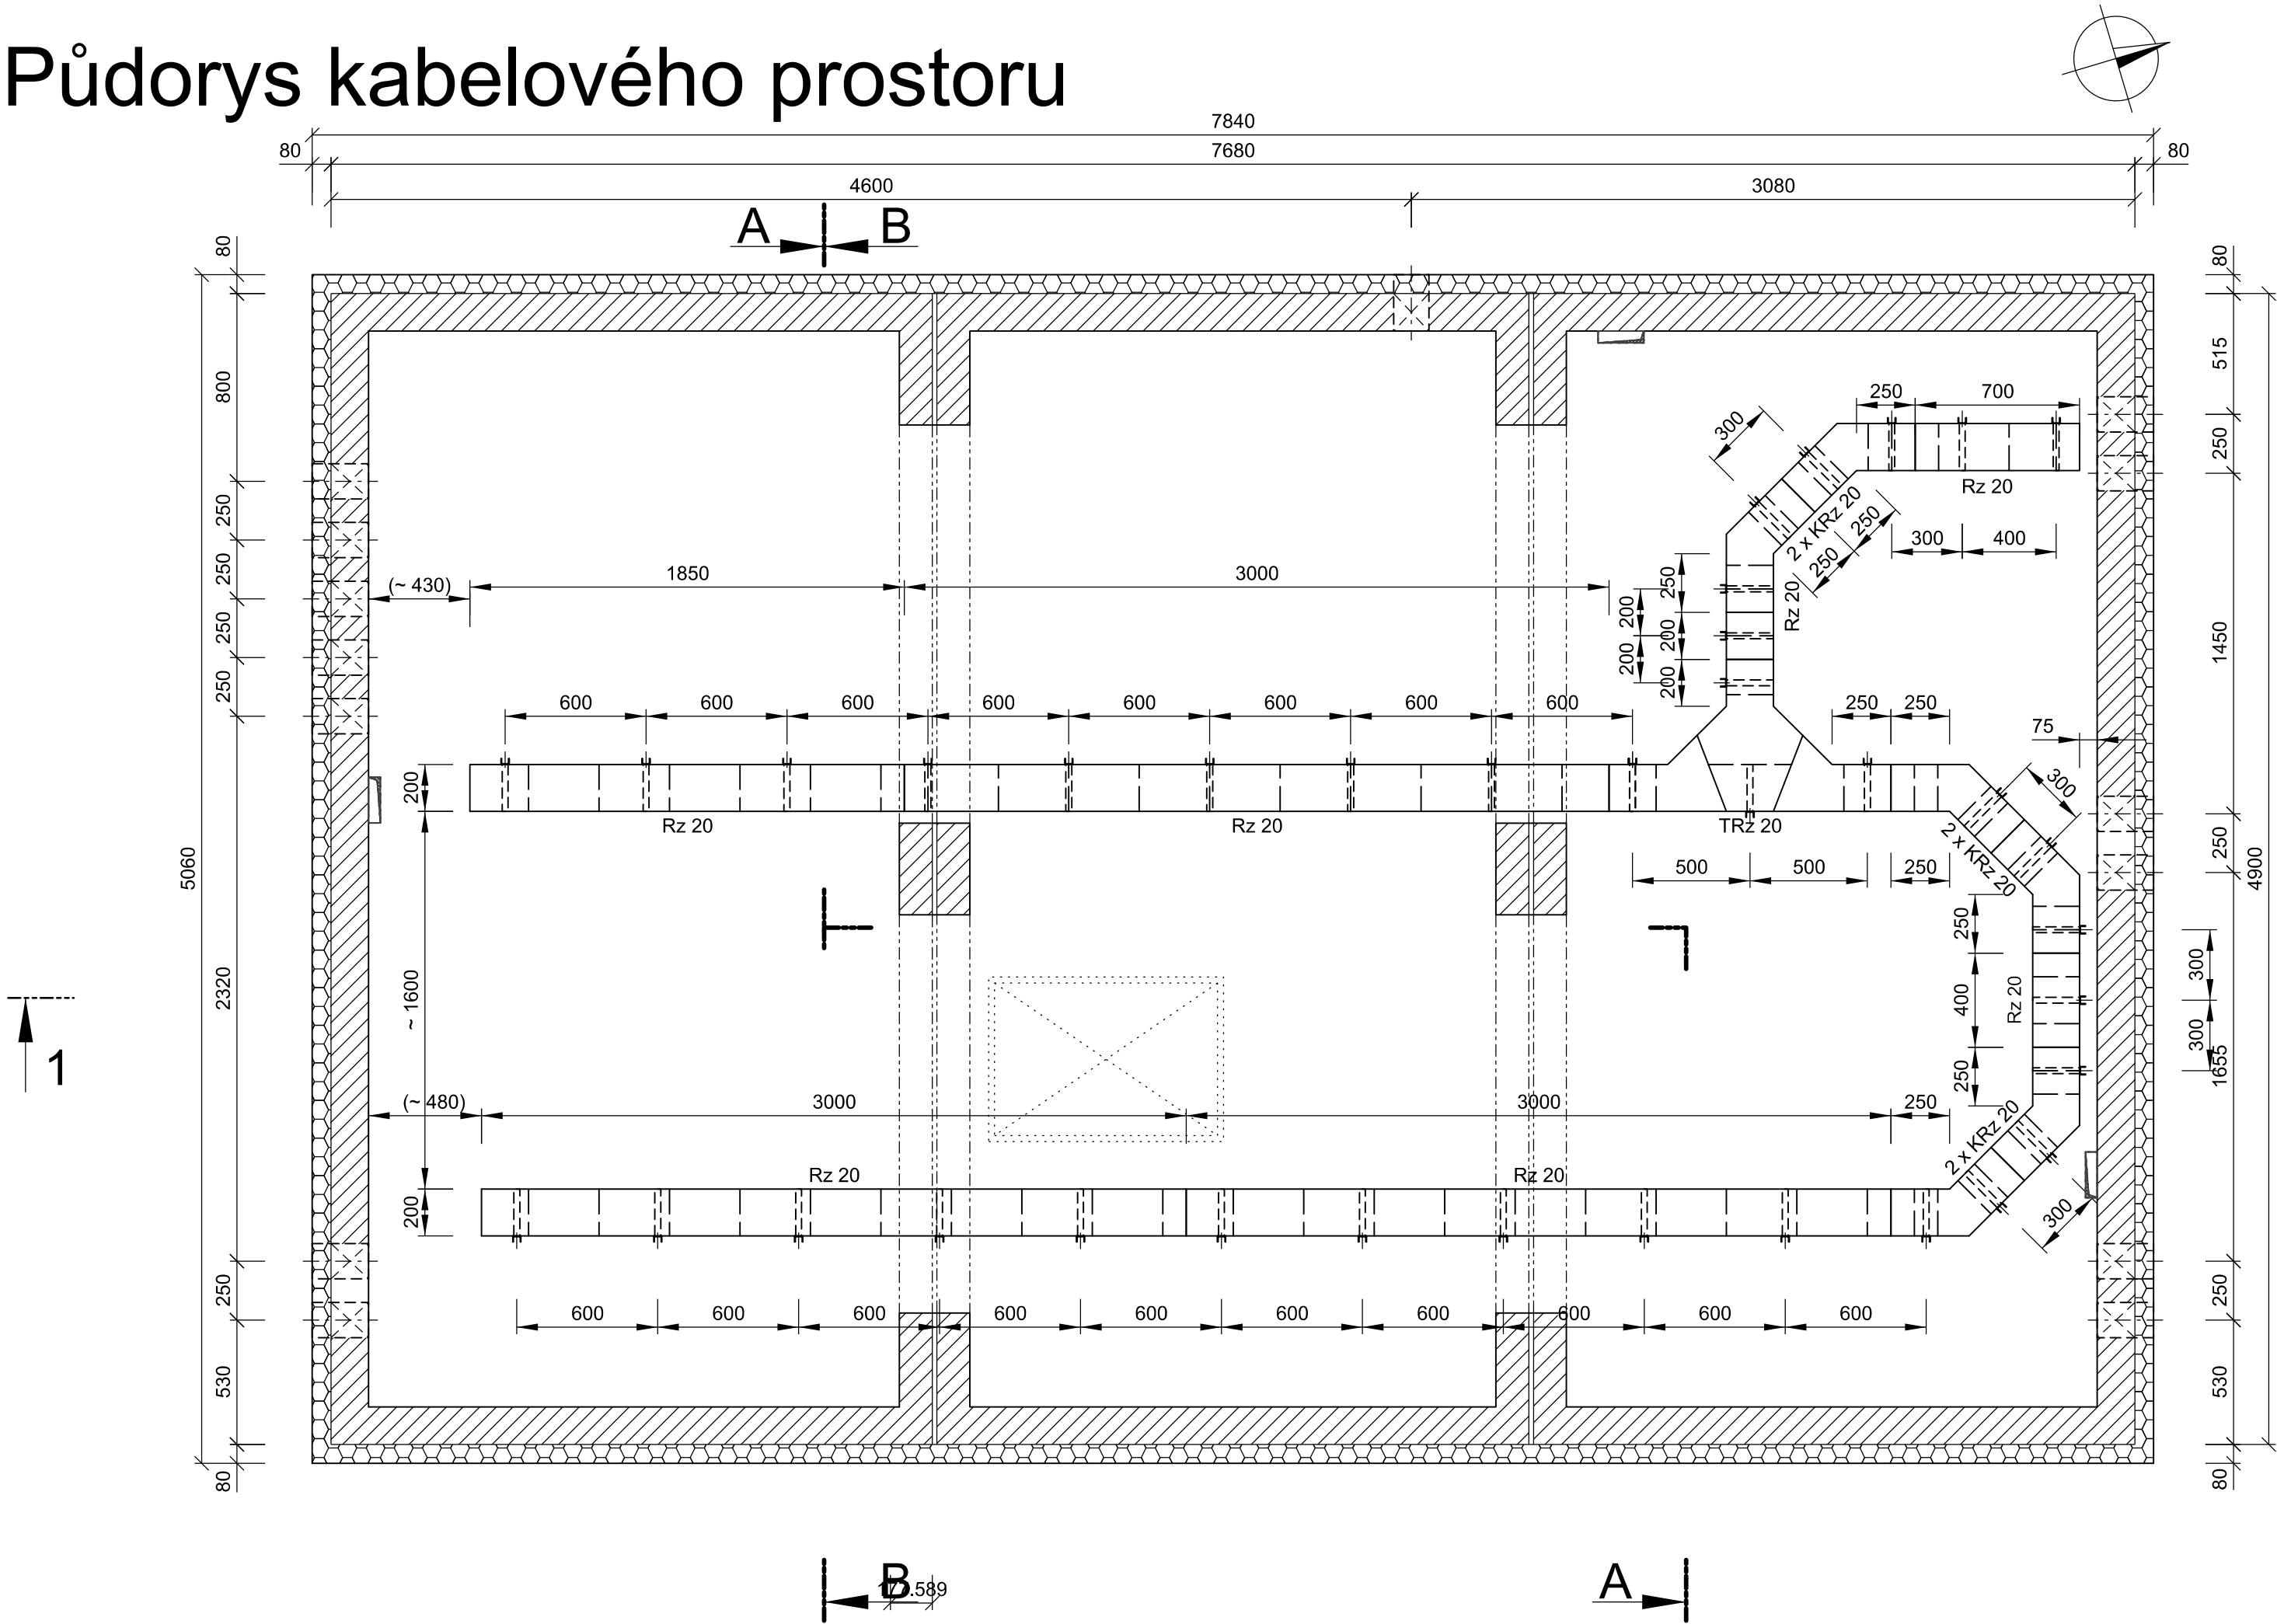

Legenda:

- Rz 20/300 Kabelový rošt š.200 mm
- Vz 2 Nosný výložník délky 200 mm
- SVz 03 Stojina výložníku výšky 300 mm
- KSJz Konzola sviská jednoduchá
- KRz 20 Koleno kabelového roštu 200 mm, 45° (vnitřní poloměr = 850 mm)
- TRz 20 T-kus kabelového roštu 200 mm

Číslo změny:	Obsah změny:	Datum změny:
01	-	-
02	-	-
03	-	-

Objednatel:	Správa železniční dopravní cesty, státní organizace Dlážděná 1003/7, 110 00 Praha 1
	Stavební správa západ Sokolovská 278, 190 00 Praha 9

Generální projektant:	SUDOP PRAHA a.s. Olšanská 1a, 130 80 Praha 3 tel.: +420 267 094 111 fax: +420 224 230 316 e-mail: praha@sudop.cz	Hlavní inženýr projektu: ING. MIROSLAV NEZKUSIL
		Garant profese: -

Středisko: ELEKTROTECHNIKY, TRAKCE, SDĚLOVACÍ A ZABEZPEČOVACÍ TECHNIKY			
Vedoucí střediska: ING. MARTIN RAIBR	Odpovědný projektant SO, IO, PS: ING. JIŘÍ VELEBIL	Vypracoval: ING. JIŘÍ VELEBIL	Kontroloval: ING. MIROSLAV NEZKUSIL

Název akce: Rekonstrukce SpS Lužany	Číslo smlouvy: 15 484 208	
	Projektový stupeň: PROJEKT	
Část: PS 01.1 SpS LUŽANY, TECHNOLOGIE	Datum: 03/2016	
	Číslo části: D.3.4	
Název přílohy: DISPOZICE KABELOVÉHO PROSTORU SpS LUŽANY	Měřítko: 1 : 25	Počet formátů: 3 x A4
	Číslo přílohy: 6	