




PŮDORYS VÝZTUŽE ZÁKLADOVÉ DESKY, M 1 : 50

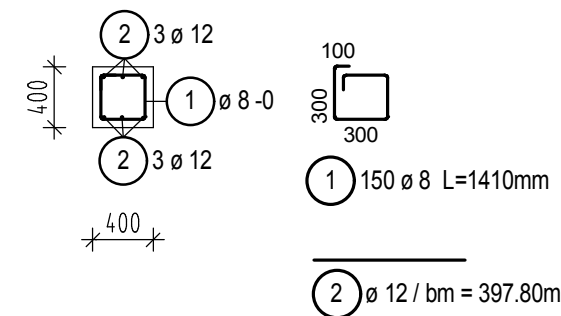


VĚNCOVÁ VÝZTUŽ ZÁKLADU (VZ2) - 10 BM

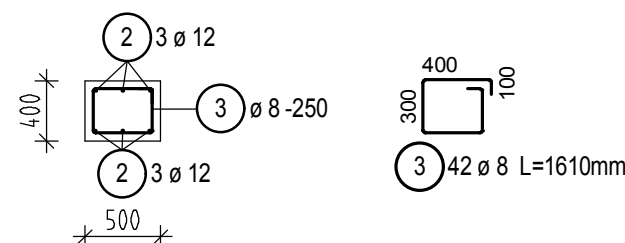

PROVÁZÁNÍ ROHŮ - 4x

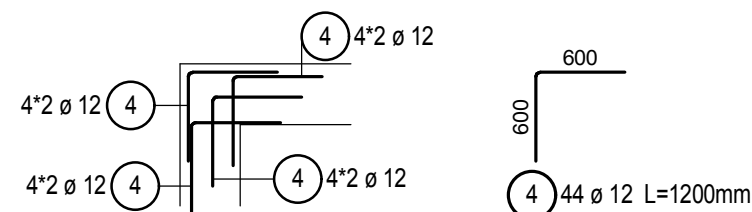

PROVÁZÁNÍ ROHŮ - 2x

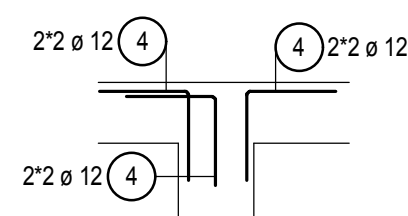

NÁVRH DLE ČSN EN 1992-1-1 : 2006

BETON : C 25/30 XC2

- DLE ČSN EN 206-1

VÝZTUŽ : B500B

KARI BS† 500M

KRYTÍ VÝZTUŽE 50 MM



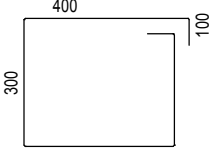
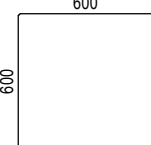
PRUTY STYKOVAT S PŘESAHEM MIN. 600 MM

## DISTANČNÍ PRVKY DLE ZVYKLOSTÍ

## VÝKAZ VÝZTUŽE (SÍTĚ)

Projekt:	SŽDC – ZNOJMO – ÚTULNA				
Plán:	PROJEKT ÚTULNY				
Stavební díl:	VÝKRES VÝZTUŽE NOVÝCH ZÁKLADŮ				
Číslo výkazu:	1				
Pol.	Kusy	Označení sítě	Délka [m]	Šířka [m]	Hmotnost [kg]
1	12	KH 30	3.000	2.000	319.20
2	3	KH 30	2.450	2.000	65.11
3	3	KH 30	1.500	2.000	39.90
4	3	KH 30	1.350	2.000	35.85
5	2	KH 30	3.000	0.899	23.92
6	1	KH 30	2.450	0.899	9.76
Hmotnost/ Provedení [kg]					493.74
Počet provedení					1
Celková hmotnost [kg]					493.74

## Výkaz prutů včetně tvarů ohybů

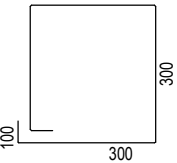Pol.	Kusů	Ø	Jednot. délka	Okótovaný tvar prutu (bez měřítka)	Celková délka	Hmotnost
		[mm]	[m]		[m]	[kg]
1	150	8	1.41		211.50	83.54
2	1	12	Rv		397.80	353.25
3	42	8	1.61		67.62	26.71
4	44	12	1.20		52.80	46.89

Celková hmotnost [kg] : 510.39

## ŘEZOVÝ PLÁN SÍTÍ

Projekt : SŽDC - ZNOJMO - ÚTULNA		Číslo: 1
Výkres : PROJEKT ÚTULNY		Datum : 06.08.2018
St. díl : O-Výk. č.:		Str. : 1

<p>12*KH 30</p>	<p>1*KH 30</p>	<p>3*KH 30</p>	<p>1*KH 30</p>	<p>1*KH 30</p>
-----------------	----------------	----------------	----------------	----------------

<p>1*KH 30</p>	<p>1*KH 30</p>
----------------	----------------

Kusů	Označení	Brutto[kg]
20	KH 30	532.00
20	Součet	532.00

GENERÁLNÍ PROJEKTANT PROJEKT 505, spol. s r.o. Jižní svahy 12, 621 00 Brno - Ivanovice Ing. Vladimír Res +420 608 966 283 Ing. arch. Dalibor Res +420 606 575 025		PROJEKTANT ČÁSTI PD PROJEKT 505, spol. s r.o. Jižní svahy 12, 621 00 Brno - Ivanovice Ing. Vladimír Res +420 608 966 283 Ing. arch. Dalibor Res +420 606 575 025		AUTORIZAČNÍ RAZÍTKO	
INVESTOR SPRÁVA ŽELEZNIČNÍ DOPRAVNÍ CESTY STÁTNÍ ORGANIZACE Dlážděná 1003/7 110 00 Praha 1 - Nové Město		ZODPOVĚDNÝ PROJEKTANT Ing. Vladimír Res +420 608 966 283 e-mail: r.vladimir@volny.cz		DATUM 08 / 2018	
		VYPRACOVAL Ing. Vladimír Res +420 608 966 283 e-mail: r.vladimir@volny.cz			
ČÁST PD D 1.1 - ARCHITEKTONICKO - STAVEBNÍ ŘEŠENÍ				STUPEŇ PD DPS	
NÁZEV STAVBY ZNOJMO MeS ÚTULEK TO - CELKOVÁ OPRAVA				FORMÁT 4 A 4	
PARC.Č 5641/11, K.Ú. ZNOJMO - MĚSTO, INVENTÁRNÍ ČÍSLO: IC6000318578				ČÍSLO ZAKÁZKY 18/639200164	
OBJEKT SO-01 ZNOJMO MeS, ÚTULEK TO , PARC.Č 5641/11, K.Ú. ZNOJMO - MĚSTO INVENTÁRNÍ ČÍSLO: IC6000318578				MĚŘÍTKO 1 : 50	
NÁZEV PŘÍLOHY VÝKRES VÝZTUŽE ZÁKLADŮ				ČÍSLO PŘÍLOHY 05	