



SITUACE KABELOVÝCH SÍTÍ, M 1 : 500

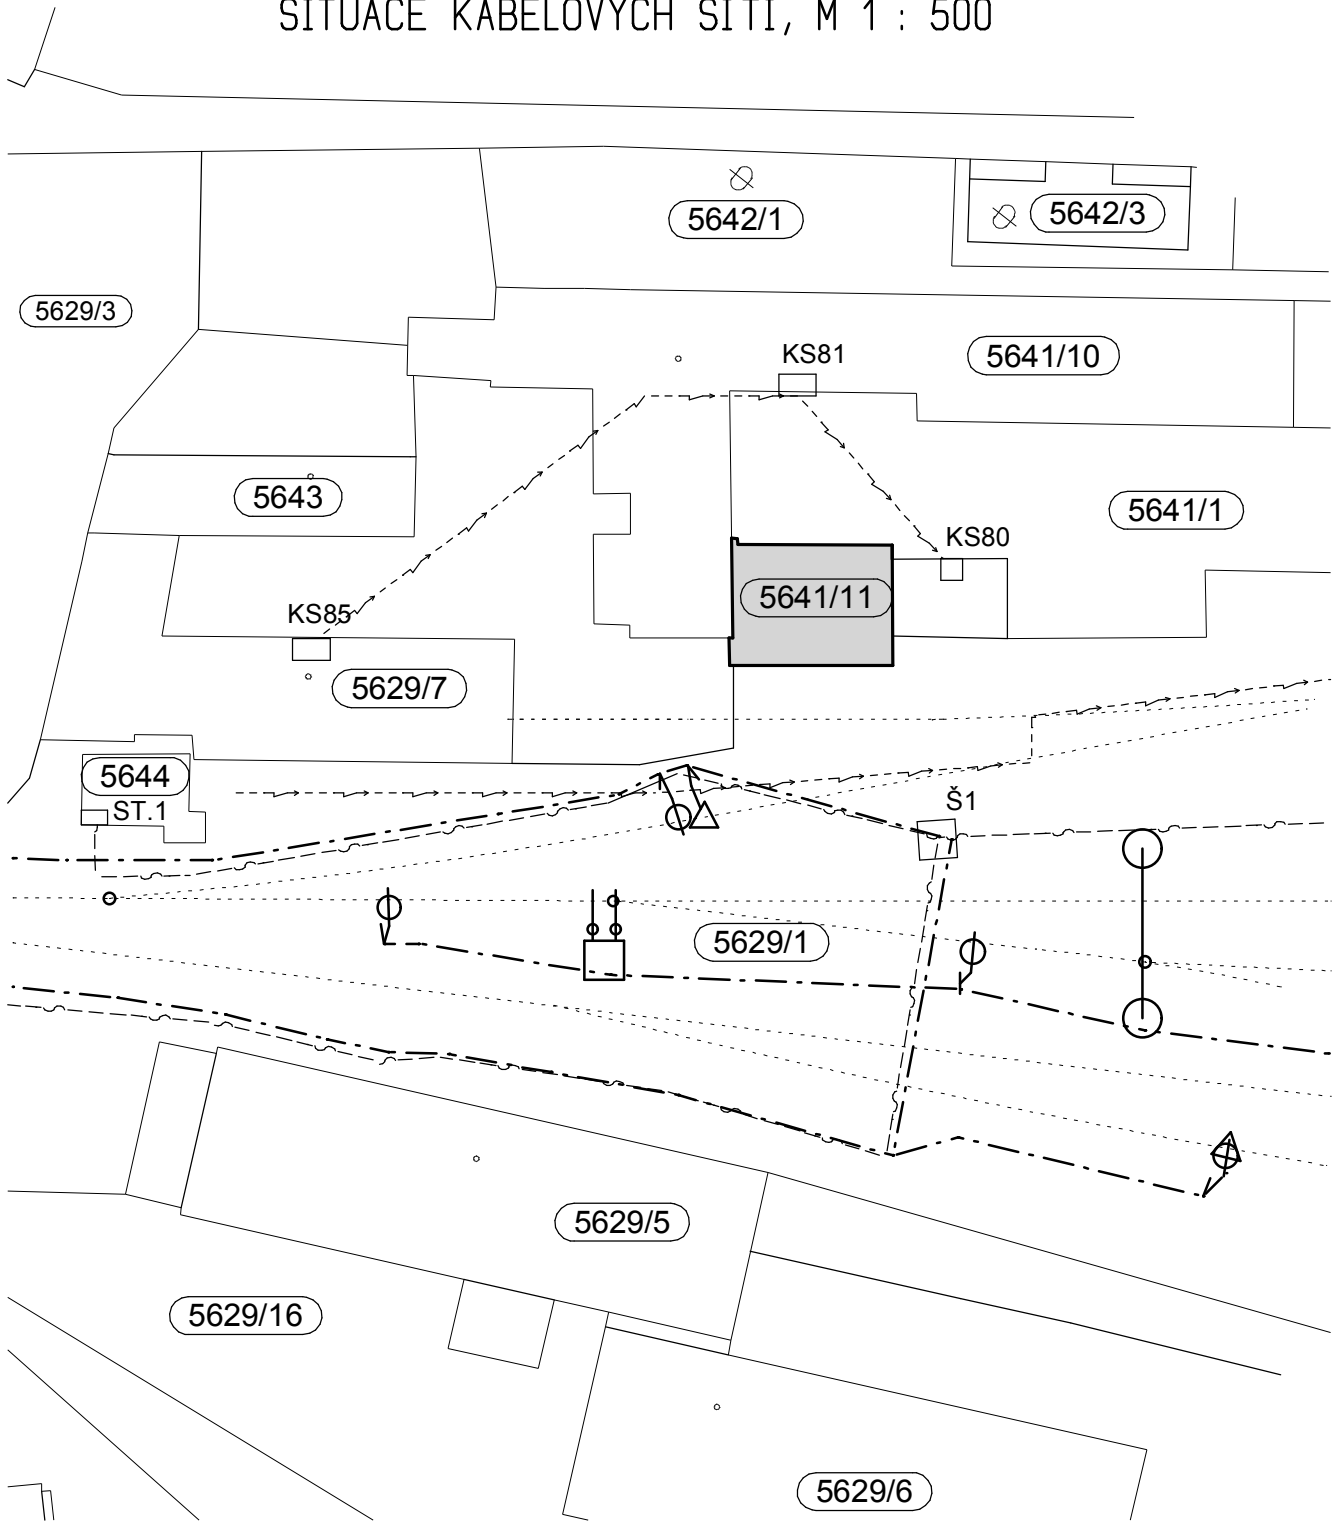

POZN.
VEŠKERÉ INŽENÝRSKÉ SÍTĚ JSOU ZAKRESLENY POUZE INFORMATIVNĚ
PODLE PODKLADŮ PROVOZOVATELŮ.
PŘED ZAHÁJENÍM STAVEBNÍCH PRACÍ JE NUTNO DOTČENÉ INŽENÝRSKÉ SÍTĚ
ZA ÚČASTI SPRÁVCŮ VYTÝČIT, ŘÁDNĚ VYZNAČIT A PO DOBU STAVBY CHRÁNIT
PROTI POŠKOZENÍ.
VEŠKERÉ KABELY PŘI KŘÍŽENÍ S PROJEKTOVANÝMI SÍTĚMI ULOŽIT DO BETONOVÉ
TVÁRNICE DÉLKY 1 m.
VEŠKERÁ KŘÍŽENÍ SÍTÍ PŘEVEZMOU PŘED ZÁHOZEM ODPOVĚDNÍ SPRÁVCI
JEDNOTLIVÝCH SÍTÍ !!!

LEGENDA KABELOVÝCH SÍTÍ - STÁVAJÍCÍCH

- >----- SSE BRNO - ZÁKRES SILNOPROUDÝCH ROZVODŮ
V DANÉ LOKALITĚ SE NACHÁZEJÍ KABELY VE SPRÁVĚ OŘ BRNO SEE.
PŘESNÉ ZAMĚŘENÍ NUTNO VYTÝČIT.
KONTAKTNÍ OSOBA: ŘIHÁČEK: 972 634 467, MOB:724 114 021.
- ČD-TELEMATIKA - SDĚLOVACÍ KABELY SŽDC TUDC PRAHA
KOLEM OBJEKTU VEDE TRASA MÍSTNÍCH KABELŮ.
SAMOTNÝ OBJEKT BYL PŘIPOJEN STARÝM KABLEM,
KTERÝ JIŽ NENÍ V PROVOZU.
- SSZT BRNO - KABELY SSZ
V ZÁJMOVÉ LOKALITĚ VEDE KABELOVÁ TRASA VE SPRÁVĚ SSZT BRNO.
JEDNÁ SE O KABELIZACI SZZ A MÍSTNÍ KABELIZACI ŽST ZNOJMO
PŘESNOU POLOHU KABELŮ JE NUTNO ZJISTIT NA ZÁKLADĚ VYTÝČENÍ.
KONTAKTNÍ OSOBA PRO VYTÝČENÍ KABELOVÝCH TRAS
VE SPRÁVĚ SSZT BRNO:
ING. LENKA MOLLINOVÁ, SYSTÉMOVÝ SPECIALISTA SSZT BRNO
MOBIL: 724 110 851, E-MAIL: MOLLINOVA@SZDC.CZ

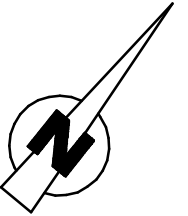

+/- 0,000=100,000 - STÁVAJÍCÍ-NEMĚNÍ SE

GENERÁLNÍ PROJEKTANT PROJEKT 505, spol. s r.o. Jižní svahy 12, 621 00 Brno - Ivanovice Ing. Vladimír Res +420 608 966 283 Ing. arch. Dalibor Res +420 606 575 025		PROJEKTANT ČÁSTI PD PROJEKT 505, spol. s r.o. Jižní svahy 12, 621 00 Brno - Ivanovice Ing. Vladimír Res +420 608 966 283 Ing. arch. Dalibor Res +420 606 575 025		AUTORIZAČNÍ RAZÍTKO	
INVESTOR SPRÁVA ŽELEZNIČNÍ DOPRAVNÍ CESTY STÁTNÍ ORGANIZACE Dlážděná 1003/7 110 00 Praha 1 - Nové Město		ZODPOVĚDNÝ PROJEKTANT Ing. Vladimír Res +420 608 966 283 e-mail: r.vladimir@volny.cz			
		VYPRACOVAL Ing. Vladimír Res +420 608 966 283 e-mail: r.vladimir@volny.cz		DATUM 08 / 2018	
ČÁST PD D 1.1 - ARCHITEKTONICKO - STAVEBNÍ ŘEŠENÍ				STUPEŇ PD DPS	
NÁZEV STAVBY ZNOJMO MeS ÚTULEK TO - CELKOVÁ OPRAVA PARC.Č 5641/11, K.Ú. ZNOJMO - MĚSTO, INVENTÁRNÍ ČÍSLO: IC6000318578				FORMÁT 2 A 4	ČÍSLO ZAKÁZKY 18/639200164
OBJEKT SO-01 ZNOJMO MeS, ÚTULEK TO , PARC.Č 5641/11, K.Ú. ZNOJMO - MĚSTO INVENTÁRNÍ ČÍSLO: IC6000318578				MĚŘÍTKO 1 : 500	
NÁZEV PŘÍLOHY SITUACE KABELOVÝCH SÍTÍ				ČÍSLO PŘÍLOHY - C2 -	