


REKONSTRUKCE AREÁLU HZS OSTRAVA  
KOORDINAČNÍ SITUACE STAVBY  
M 1:250

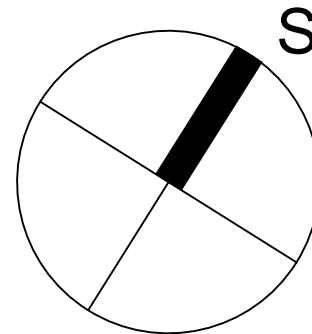

SOUŘADNÝ SYSTÉM S-JTSK  
VÝŠKOVÝ SYSTÉM BPV  
±0,000 = 209,390 = ÚROVEŇ PODLAHY SZ VSTUPU HL. OBJEKTU

Související investice - ulice Wattova. Záměr České pošty s.p. k umístění vodorovných a svislých dopravních značek zákazu zastavení na pozemní komunikaci. Tento záměr a záměr stavby "Rekonstrukce areálu HZS Ostrava" k zásahu do pozemní komunikace, je podmíněn změnou realizované stavby „Estetizace přednádražního prostoru v Ostravě - Přívoze“, stavebníkem bylo Statutární město Ostrava, Městský obvod Moravská Ostrava a Přívoz.

SEZNAM SO A PS


- PS 01 NOVÝ KAMEROVÝ SYSTÉM V AREÁLU
- PS 02 ZÁLOŽNÍ ZDROJ ELEKTRICKÉ ENERGIE
- PS 03 VENKOVNÍ SDĚLOVACÍ ROZVODY
- PS 04 VENKOVNÍ OSVĚTLENÍ
- SO 01 HLAVNÍ OBJEKT
- SO 02 GARÁŽE POŽÁRNÍ TECHNIKY
- SO 03 OLK + ÚPRAVA ČÁSTI AREÁLOVÉ KANALIZACE
- SO 04 PŘÍPOJKA VODY
- SO 05 ÚPRAVA ZPEVNĚNÝCH PLOCH
- SO 06 ÚPRAVA OPLOČENÍ AREÁLU
- SO 07 NOVÉ GARÁŽE
- SO 08 ÚPRAVA KABELOVODU
- SO 09 neobsazeno
- SO 10 RAMPA
- SO 11 NOVÝ KABELOVOD
- SO 12 PŘELOŽKA VODOVODU
- SO 13 DEMOLICE GARÁŽÍ POŽÁRNÍ TECHNIKY
- SO 14 KÁCENÍ A NAHRADNÍ VÝSADBY

LEGENDA STÁVAJÍCÍCH INŽENÝRSKÝCH SÍTÍ

- jednotná kanalizace SŽDC, s.o., SBBH
- vodovod SŽDC, s.o., SBBH
- zemní el. vedení VN 22 kV, SŽDC, s.o., SEE
- zemní el. vedení NN, SŽDC, s.o., SEE
- areálové osvětlení SŽDC, s.o., SEE
- rozvody zab.zař., SŽDC, s.o., SSZT
- telekomunikační vedení, ČD Telematika, a.s.
- zemní rozvod tepla, SŽDC, s.o., SBBH
- kanalizace jednotná, OVaK, a.s.
- vodovod, OVaK, a.s.
- NTL plynovod, RWE
- zemní el. vedení VN, ČEZ
- zemní el. vedení NN, ČEZ
- nadzemní el. vedení NN, ČEZ
- veřejné osvětlení, Ostravské komunikace, a.s.
- sdělovací metalické kabely, CETIN, a.s.
- kabely veřejné komunikační sítě, UPC Česká republika
- kabely České pošty, s.p., podzemní kabel 230V
- sdělovací mikrovlnné spoje, Vodafone
- sdělovací mikrovlnné spoje, T-mobile

LEGENDA NOVÝ STAV

- SO 03, úprava areálové kanalizace
- SO 04, přípojka, SO 12, přeložka vodovodu
- PS 04 nové areálové osvětlení
- PS 01, PS 03, kamerový systém, nové sdělovací rozvody, SO11 kabelovod
- SO 06 nové oplocení areálu
- zeleň stávající
- zeleň stávající - kácená
- katastrální mapa
- stávající stav
- hranice pozemku ČD, a.s.
- hranice pozemku SŽDC, s.o.
- hranice VPS DK 141 (dle ÚP)
- SO 01, SO 02, stávající objekty
- SO 10, stávající plochy, zpevněné komunikace
- SO 02, SO 06, SO07 nové objekty
- SO 05, nové betonové plochy
- SO 05, nové asfaltové plochy
- ochranné pásmo dráhy

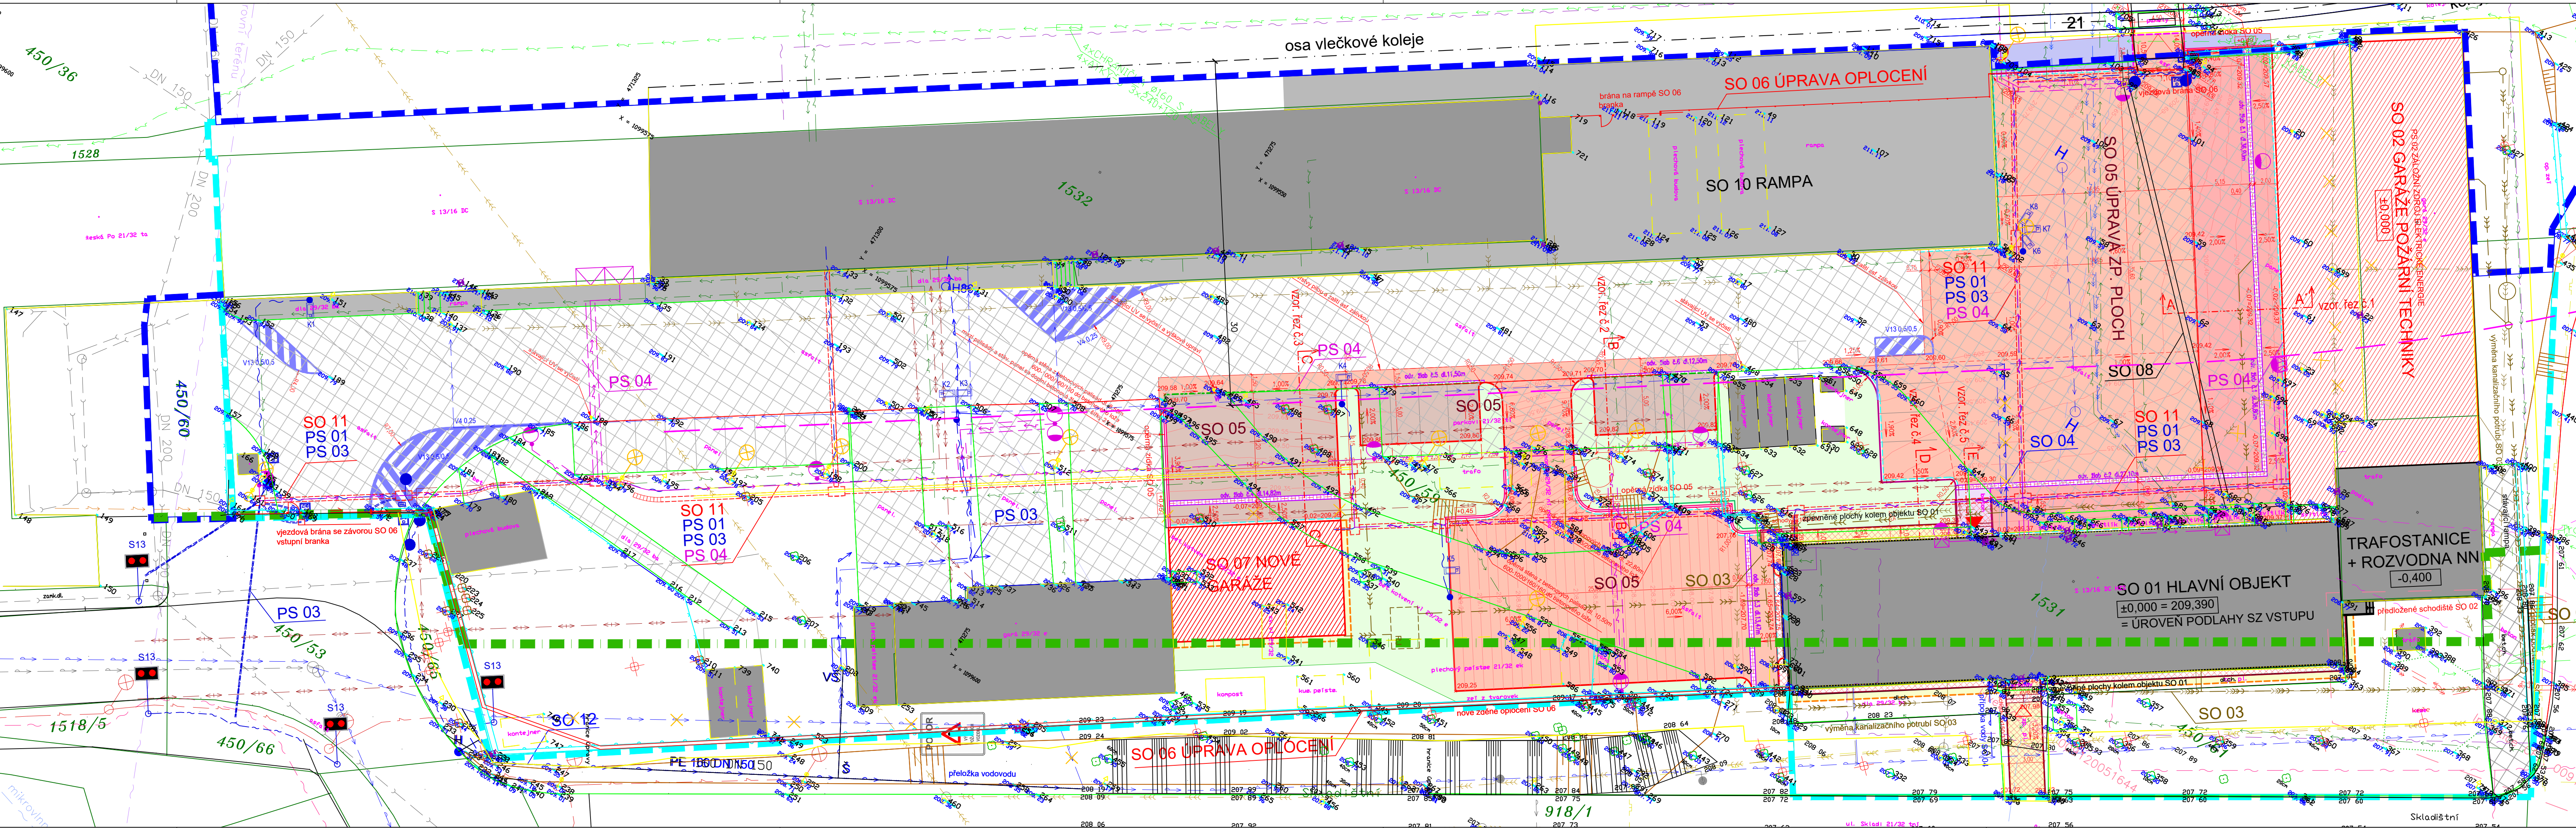

			ČÍSLO SOUPRAVY:
REVIZE Č.	DATUM	ZMĚNA	

**MCO MORAVIA CONSULT Olomouc a.s.**  
LEGIONÁŘSKÁ 1085/8, 779 00 Olomouc  
tel.: +420 585 570 444  
ID schránky: kje9md  
e-mail: moravia@moravia.cz  
http://www.moravia.cz

OBJEDNATEL **SZDC** Správa železniční dopravní cesty, státní organizace  
v zastoupení: SŽDC, s.o., Stavební správa východ, Nerudova 1, 772 58 Olomouc

JTSK

±0,000 = 209,39 m n.m.

<b>PROJEKTOVÁ, INŽENÝRSKÁ A KONZULTAČNÍ ORGANIZACE</b>			
CERTIFIKÁT ISO 9001 VÝVOJ DECO PRAHA a.s., PODBAŘSKÁ 1014/20, 160 00 PRAHA 6 www.vpupraha.cz		DIČ CZ06193280 www.vpupraha.cz	
PROJEKTANT Ing. Jan Polívka	VYPRACOVAL Ing. Jan Polívka	KONTROLA Ing. Jan Polívka	HIP Ing. arch. J. Böserová
ATELIÉR POZEMNÍCH STAVEB			
ČÍSLO ZAKÁZKY 2-0474-00/40		DOKUMENTACE DSP-DPS	
MĚŘÍTKO 1:250		DATUM 10.2017	
POČET FORMÁTŮ 7 x A4		OBSAH PŘÍLOHY	
Koordinační situace stavby			
ČÁST <b>C</b>	ČÍSLO PŘÍLOHY <b>02</b>	ČÍSLO KOP <b>02</b>	
KČO			
DOKUMENTO LIE UŽÍAT POUZE V SMYSLE PRÍSLUŠNÉ SMLOUVY O DILO. VÝKRES, ČI JEHO ČASŤ, NEMÔŽE BYŤ NÁHRADNĚ NIKO INÝM ZPÔSOBOM ROZŠÍROVAN POUŽÍE PO PŘEDLOŽENÍ SMLOUVY VÝVOJ DECO PRAHA a.s.			