


## 2. PATRO

KOLEJIŠTĚ

BOHUMÍN →

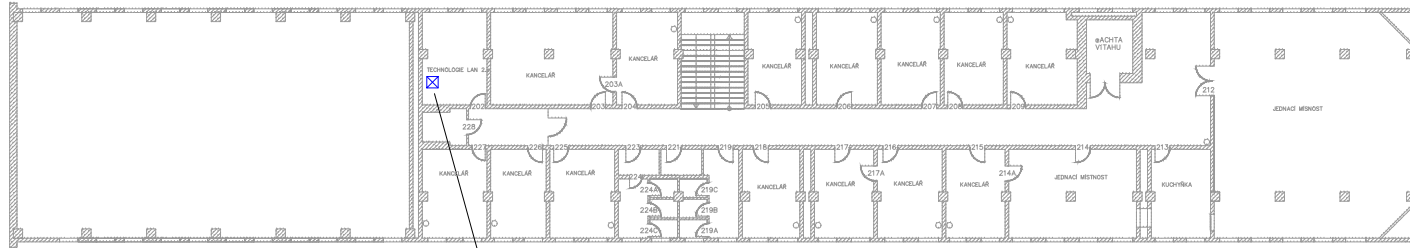

Vývod pro připojení objektu HZS SO 01  
na datovou síť



			ČÍSLO SOUPRAVY:
REVIZE Č.	DATUM	ZMĚNA	

<b>MORAVIA CONSULT Olomouc a.s.</b>	tel.: +420 585 570 444 ID schránky: kje08m e-mail: moravia@moravia.cz http://www.moravia.cz
-------------------------------------	--

OBJEDNATEL	<b>SŽDC</b> Správa železniční dopravní cesty, státní organizace	
HLAVNÍ INŽENÝR PROJEKTU	ING. ARCH. JANA BOSEKLOVÁ	ŘEŠITEL MORAVIA CONSULT Olomouc a.s. ING. VÁCLAV KRATOCHVÍL
ODPOVĚDNÝ PROJ., OBJ., PS	NAVRHL, VYPRACOVAL	KONTROLOVAL
ING. MARTIN ČÍZEK	BC. ALEŠ MAŠEK	ING. MARTIN ČÍZEK
KRAJ: MORAVSKOSLEZSKÝ	POVĚŘENÝ OÚ: OSTRAVA	OBEC: OSTRAVA
Rekonstrukce areálu HZS Ostrava		ZAK. ČÍSLO MO 17-041-234-PS
		ÚČEL DSP + DPS
		DATUM UNDO 2018
		FORMÁT S A4
PS 03 Venkovní sdělovací rozvody		MĚŘÍTKO 1:100
Objekt SEE - půdorys 1. np		ČÁST D POR.Č. 14