


NAPÁJECÍ ZÁSUVKA S ELEKTROMECHANICKÝM ODHOZENÍM PŘIVODU



TABULKA MÍSTNOSTÍ				
ČÍSLO	NÁZEV	PLOCHA [m²]	PODLAŽÍ	STĚNA
OP15	GARÁŽ POŽÁRNÍ TECHNIKY	438.02		
OP16	SKLAD	15.87		
OP17	KOMPRESOR	10.34		
OP18	ZÁLOŽNÍ ZDROJ	25.57		
OP19	TRAFOSTANICE (STÁVAJÍCÍ)	122.15		
OP20	SKLAD PHM	12.87		
OP21	MYČÍ BOX	87.97		
CELKOVÁ PLOCHA [m²]:		712.78		

- RMS02** Rozvaděč RMS02
- Jednofázová zásuvka 230V/16A, 50Hz, krytí IP20
 - Volný vývod pro napájení technologií a okruhu
 - Vypínač řazení 6, 1, 230V/10A, 50Hz krytí IP20
 - Vypínač řazení 6, 6, 230V/10A, 50Hz krytí IP20
- LED svítidlo 230V/10A, 50Hz, 51W krytí IP65, 4000K, 6300lm, s rozměry 1340x84x99
- LED svítidlo 230V/10A, 50Hz, 35W krytí IP65, 4000K, 4300lm, s rozměry 1340x84x99

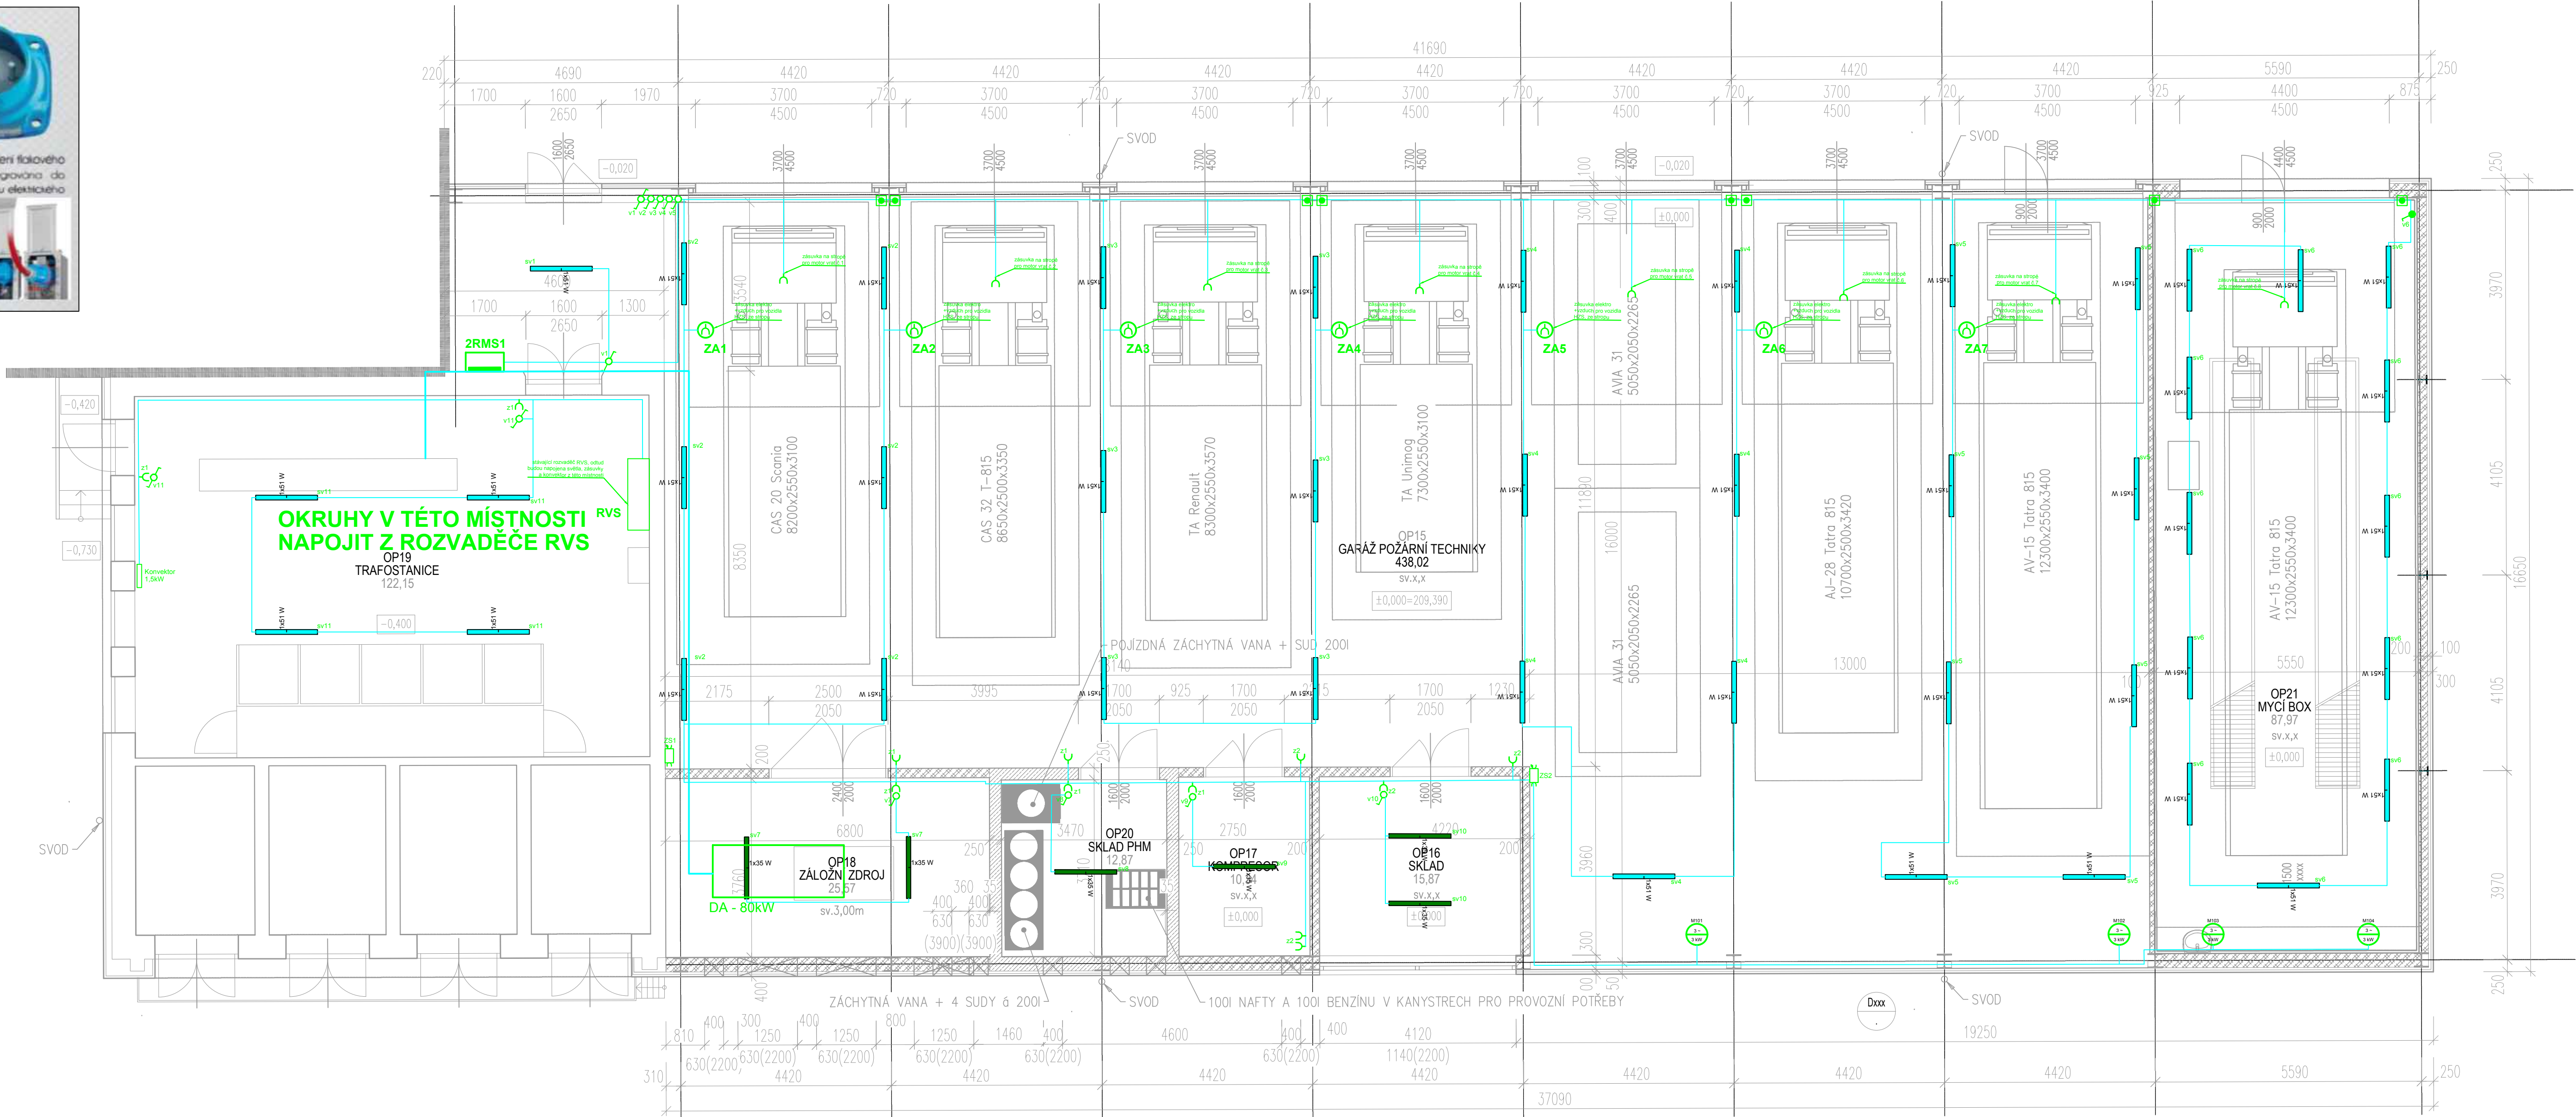

REVIZE Č.		DATUM	PO PŘÍPOMÍNKOVÉM ŘÍZENÍ	ČÍSLO SOUPRAVY:
			ZMĚNA	

MCO MORAVIA CONSULT Olomouc a.s.
LEGIONÁRSKÁ 1085/8, 779 00 Olomouc
tel.: +420 585 570 444
ID schránky: kje9md
e-mail: moravia@moravia.cz
http://www.moravia.cz

OBJEDNATEL **SŽDC** Správa železniční dopravní cesty, státní organizace
v zastoupení: SŽDC, s.o., Stavební správa východ, Nerudova 1, 772 58 Olomouc

PROJEKTOVÁ, INŽENÝRSKÁ A KONZULTAČNÍ ORGANIZACE CERTIFIKAT ISO 9001 VÝVOJ DECO PRAHA a.s., PODBAŠKÁ 1014/20, 160 00 PRAHA 6 www.vypraha.cz				DL - TECHNICKÁ PROSTŘEDÍ STAVEB BPV	
PROJEKTANT Alois Vágnér	VYPRACOVAL David Vágnér	KONTROLA Ing. Miroslav Semerád	HIP Ing. arch. Boserlová	ATELIER POZEMNÍCH STAVEB	
AKCE REKONSTRUKCE AREÁLU HZS OSTRAVA				ČÍSLO ZAKÁZKY 2-0474-00/40	ČÍSLO PŘÍLOHY 4
SO 02 - GARÁŽE POŽÁRNÍ TECHNIKY				DOKUMENTACE DSP-DPS	ČÍSLO KOPIE
JOO - ZAŘÍZENÍ SILNOPROUDÉ ELEKTROTECHNIKY				MĚŘÍTKO 1:50	
PŮDORYS 1NP				DATUM 02.2018	
OBSAH PŘÍLOHY				POČET FORMÁTŮ 5x A4	
PŮDORYS 1NP				ČÁST D.1.4.3	
KÓD				KÓD	