


“ZŘÍZENÍ VÝHYBNÝ BARTOUSHOV”
KOORDINAČNÍ SITUACE STAVBY KÚ JIČÍN ČÁST 1
M 1:1000

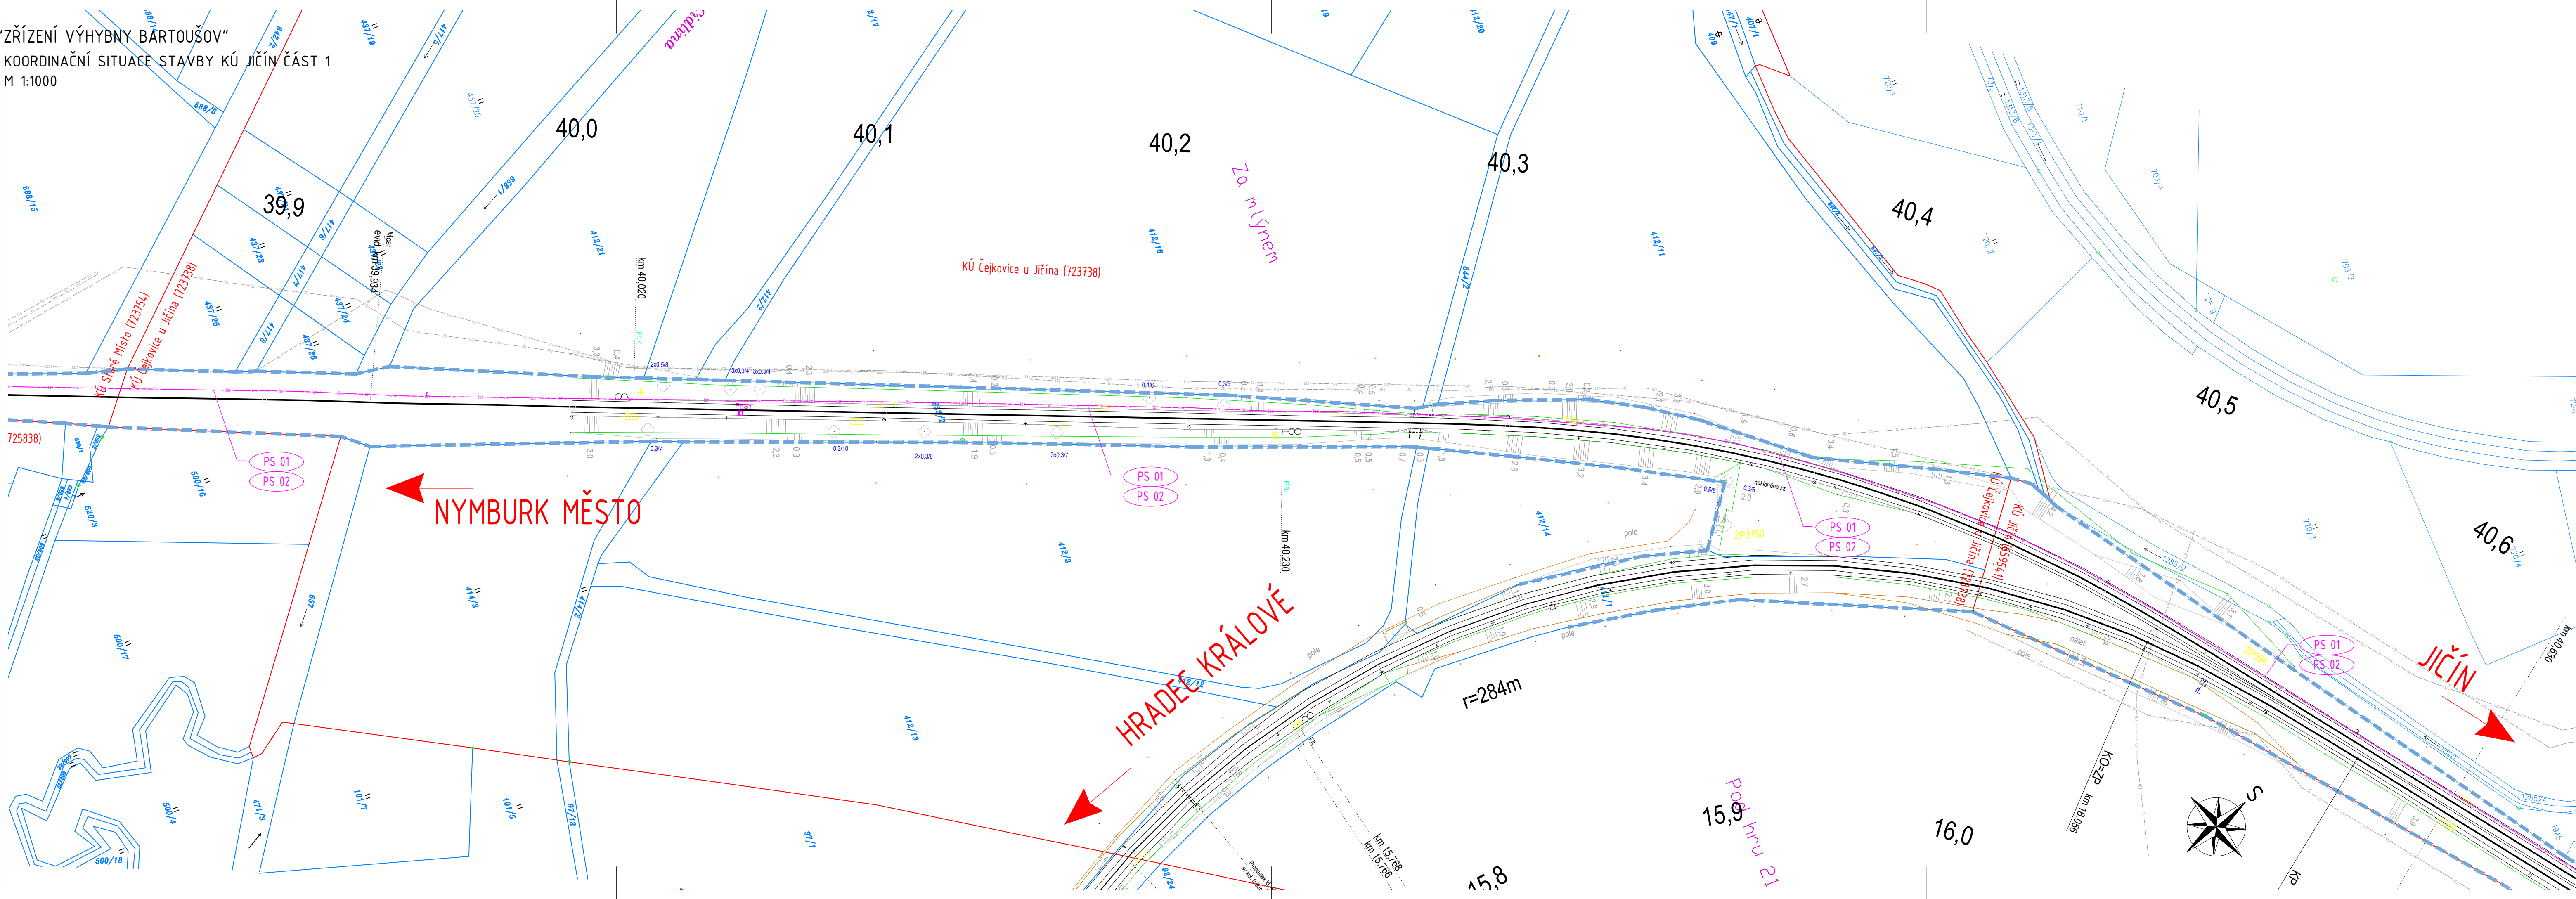

LEGENDA STÁVAJÍCÍCH SÍTÍ

- SSZT Správa železniční dopravní cesty, státní organizace:
- SEE Správa železniční dopravní cesty, státní organizace, SEE – Správa sdělovací a zabezpečovací techniky
- propustek Správa železniční dopravní cesty, státní organizace, SMT – Správa mostů a tunelů
- RSM České dráhy, akciová společnost, RSM – Regionální správa majetku
- EDT ČD Telematika, akciová společnost
- ICT ČEZ ICT Services, akciová společnost
- ČEZ Distribuce, akciová společnost – síť NN
- ČEZ Distribuce, akciová společnost – síť VN
- GasNet, společnost s ručením omezeným – VTL plynovod
- GasNet, společnost s ručením omezeným – STL plynovod
- OZ Česká telekomunikační infrastruktura, akciová společnost
- Vodohospodářská a obchodní společnost, akciová společnost – vodovod
- Vodohospodářská a obchodní společnost, akciová společnost – kanalizace
- VO Technické služby města Jičína
- ČRA České Radiokomunikace, akciová společnost

UPOZORNĚNÍ:
PRŮBĚH PODZEMNÍCH SÍTÍ JE ZAKRESLEN POUZE INFORMATIVNĚ PODLE
VYJÁDRĚNÍ JEJICH SPRÁVCŮ. PRO ZJIŠTĚNÍ PŘESNÉ POLOHY SÍTĚ JE NUTNÉ
POŽÁDAT SPRÁVCE O VYTYČENÍ.

LEGENDA MAPY

- STÁVAJÍCÍ STAV
- HRANICE PARCEL KATASTRU NEMOVITOSTÍ
- HRANICE DRÁŽNÍHO POZEMKU

LEGENDA NOVÝCH SÍTÍ ZŘIZOVANÝCH V RÁMCI STAVBY

- Z PS 01 STANIČNÍ ZABEZPEČOVACÍ ZAŘÍZENÍ BARTOUSHOV
- EDT PS 02 KABELIZACE VČETNĚ PŘENOSOVÝCH SYSTÉMŮ
- SO 112 NAPÁJENÍ

LEGENDA SO A PS

- TECHNOLOGICKÁ ČÁST
- PS 01 Staniční zabezpečovací zařízení Bartoušov
- PS 02 Kabelizace včetně přenosových systémů
- PS 03 Telefonní zapojovač
- PS 04 Zařízení pro záznam a archivaci hovorů
- PS 05 EZS technologického objektu ve výhybně Bartoušov
- PS 06 Akustický informační systém ve výhybně Bartoušov
- PS 07 DOTS ŽDC

STAVEBNÍ ČÁST

- SO 101 Železniční svršek
- SO 102 Výstroj trať
- SO 103 Železniční spodek
- SO 104 Nástupiště
- SO 105 Rekonstrukce přejezdu km 31,505
- SO 106 Rekonstrukce propustku km 31,162
- SO 107 Přístupové komunikace, zp. plochy
- SO 108 Přístřešky
- SO 109 Orientační systém
- SO 110 Technologický objekt Bartoušov
- SO 111 Elektrický ohřev výhybek
- SO 112 Napájení
- SO 113 Technologický objekt Bartoušov – rozvody NN
- SO 114 Venkovní osvětlení
- SO 115 Kácení a náhradní výsadba

REVIZE:	NÁZEV ZMĚNY:	DATUM:	PODPIS:	SGJW Hradec Králové, spol. s r.o. NA DŮCHODĚ 1674 500 02 HRADEC KRÁLOVÉ TEL.: 495510987 E-MAIL: INFO@SGJW.CZ WWW.SGJW.CZ	
OBJEDNATEL	Správa železniční dopravní cesty, státní organizace Dílaždná 1003/7, 110 00 Praha 1			ZODP. PROJEKTANT Ing. Vladimír Jeníček VYPRACOVAL Jiří Novosad DIS KONTROLOVAL Ing. Vladimír Jeníček	ÚČEL DUR
KRAJ:	Královéhradecký	OBEČ:	Jičíněves – část obce Bartoušov	Č. ZAKÁZKY 07 220917	DATUM 04/2018
STAVBA:	“ZŘÍZENÍ VÝHYBNÝ BARTOUSHOV”			FORMÁT 6x A4	PARÉ
PRÍLOHA:	Koordináční situace stavby KÚ Jičín část 1			MĚŘÍTKO 1:1000	ČÁST C.2
					PRÍL. 7.1