




EVROPSKÁ UNIE
Evropské strukturální a investiční fondy
Operační program Doprava

Ministerstvo dopravy
Státní fond dopravní
infrastruktury


 


ČISTOPIS 05/2018



Změna:	Název změny:	Datum:	Provedl:	Podpis:

Investor, objednatel:	Korespondenční adresa:
 Správa železniční dopravní cesty	Správa železniční dopravní cesty, s. o. Stavební správa západ Sokolovská 278/1955 190 00 Praha 9


METROPROJEKT Praha a.s. nám. I. P. Pavlova 1786/2 120 00 Praha 2 gen. ředitel: Ing. David Krása tel.: +420 296 154 105 www.metroprojekt.cz info@metroprojekt.cz	 METROPROJEKT	Souprava číslo:
---	---	-----------------

HIP: Ing. Václav KŘIVÁNEK tel.: +420 296 154 330 Specialista profese: Ing. Petr CMÍRAL Stupeň: PROJEKT (DSP)	Podpis:  Podpis: 	Název a účel díla: Peronizace v žst. Pačejov a zvýšení rychlosti v km 299,650-304,009
---	--	---


Zpracovatelské středisko: S-71 tel.: +420 296 154 158 Vedoucí střediska: Ing. Jan KAHUDA Odpovědný projektant: Ing. Václav MISÁREK	Název části díla: Technologická část Silnoproudá technologie včetně DŘT Technologie transformačních stanic vn/nn (energetika) PS 05-03-02 Žst. Pačejov, TS 22/0,4	D D.3 D.3.5 D.3.5.1
---	---	------------------------------

  Vypracoval: Ing. Václav MISÁREK Kontroloval: Ing. Jaroslav NITKA Skart. znak: V20/2039 Počet formátů: 2xA4	Podpis:  Podpis:  Datum: 05/2018 Měřítko: 1:100	Název přílohy: SCHÉMA UZEMNĚNÍ	Změna: - Číslo příl.: 012
---	--	--	---

ŘEZ A

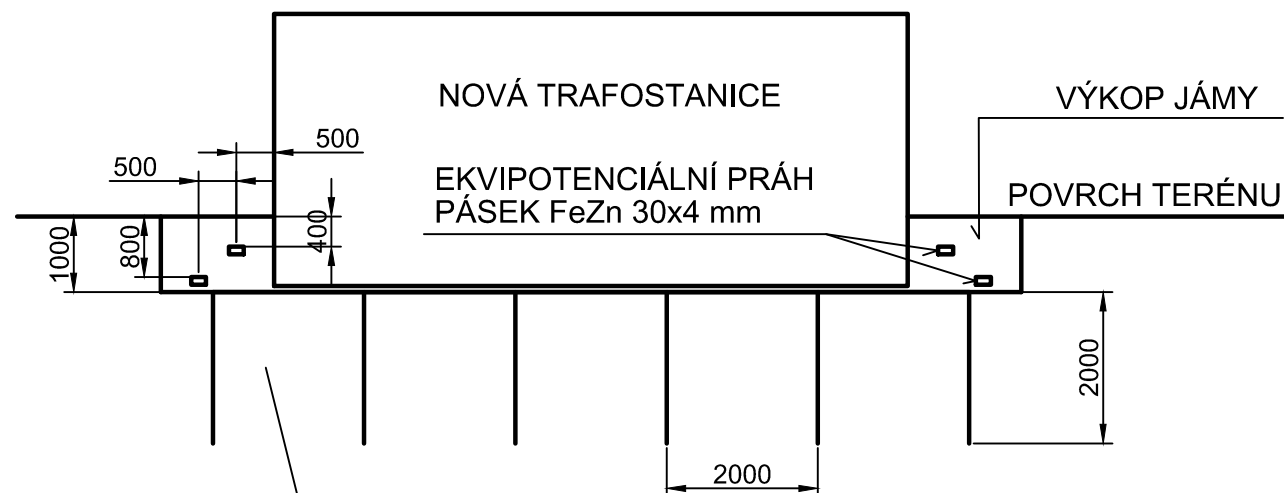

PŮDORYS

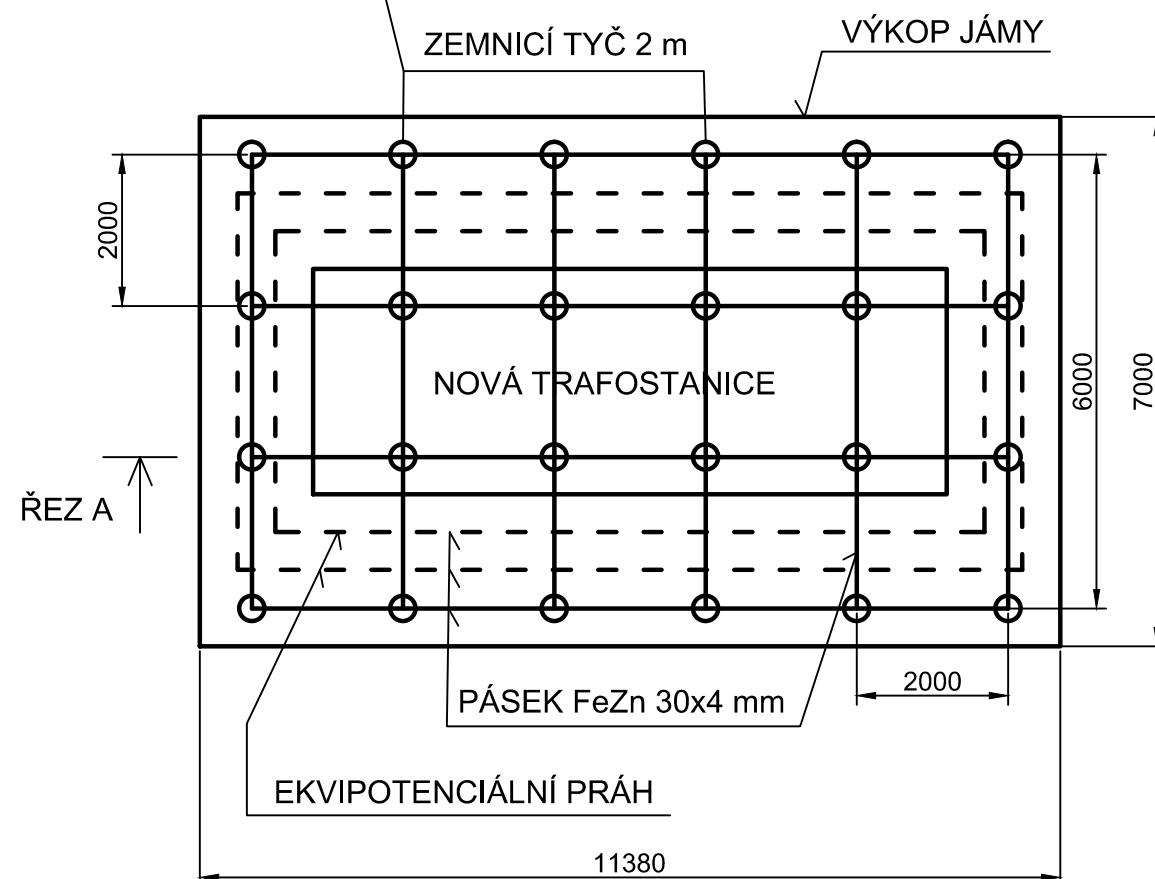

KÓTY JSOU V MILIMETRECH