


## Legenda:


rekonstrukce žst Pačejov

objekty kabelových tras

klad dílů koo situace

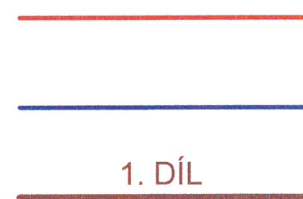

1. DÍL

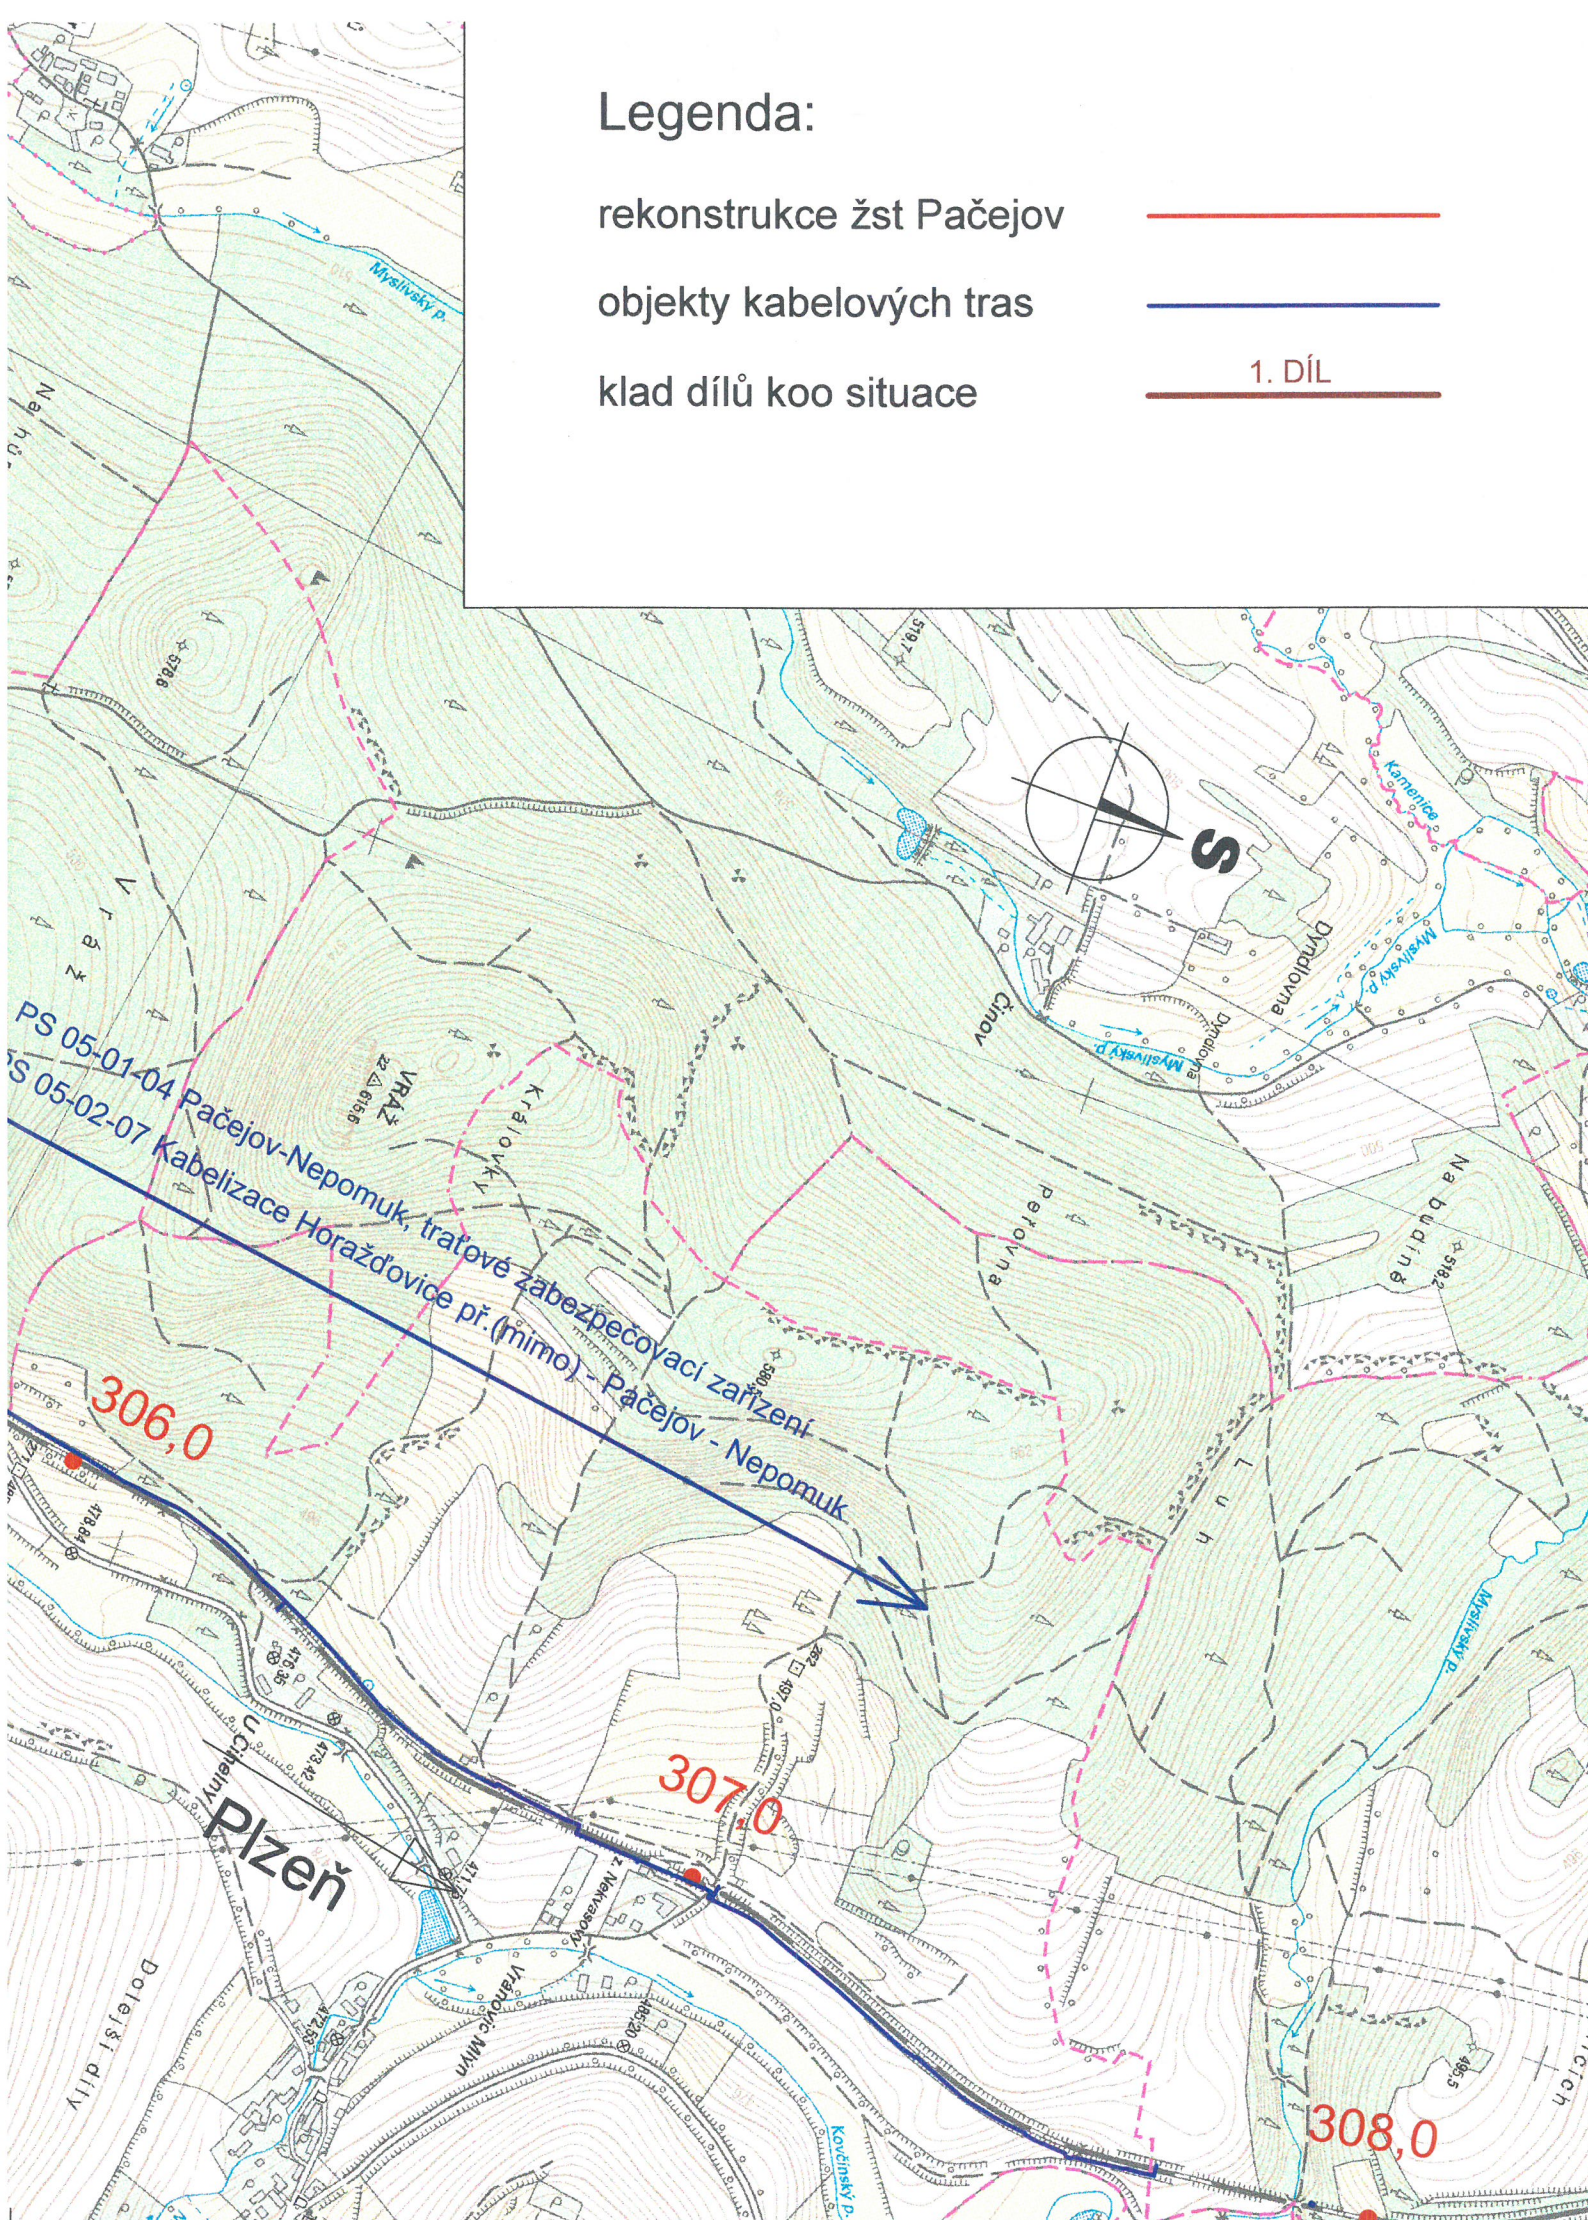

EVROPSKÁ UNIE  
Evropské strukturální a investiční fondy  
Operační program Doprava

Ministerstvo dopravy  
Státní fond dopravní  
infrastruktury




MO-ČR SNM  
Zastoupená Jarmilou KOŠTOVOU  
00ÚZ/Oddělení ochrany územních zájmů Praha  
Souhlasí  
s realizací stavby dle přiložené dokumentace.  
Toto stanovisko platí po dobu dvou let.  
100893/2018-1150-002-PHA  
V Praze dne: 2. 5. 18 / kmf



Změna:	Název změny:	Datum:	Provedl:	Podpis:

Investor, objednatel:	Korespondenční adresa:
 Správa železniční dopravní cesty, státní organizace Dlážděná 1003/7 110 00 Praha 1	Správa železniční dopravní cesty, s. o. Stavební správa západ Sokolovská 278/1955 190 00 Praha 9

METROPROJEKT Praha a.s. nám. I. P. Pavlova 2/1786 120 00 Praha 2 gen. ředitel: Ing. David Krása tel.: +420 296 154 105 www.metroprojekt.cz info@metroprojekt.cz	 <b>METROPROJEKT</b>	Souprava číslo:
---	---	-----------------

HIP: Ing. Václav KŘIVÁNEK tel.: +420 296 154 330 Specialista profese: Ing. Václav KŘIVÁNEK Stupeň: PROJEKT (DSP)	Podpis:  Podpis: 	Název a účel díla: <b>Peronizace v žst. Pačejov a zvýšení rychlosti v km 299,650-304,009</b>
---	--	---

Zpracovatelské středisko: <b>S-60</b> tel.: +420 296 154 247 Vedoucí střediska: Ing. Petr ZOBAL Odpovědný projektant: Olga AUTRATOVÁ	Název části díla: <b>Situace stavby</b>	<b>C</b>
--	--	----------

Vypracoval: Olga AUTRATOVÁ Kontroloval: Ing. Václav KŘIVÁNEK Skart. znak: V20/2038 Počet formátů: 6 x A4	Podpis:  Podpis:  Datum: 12/2017 Měřítko: 1:10000	Název přílohy: <b>C.1. Přehledná situace oblasti stavby</b>	Číslo desek.: Číslo příl.: <b>001</b>
---	--	--	---