


SO 07 NOVÉ GARÁŽE, M1:100
PŮDORYS

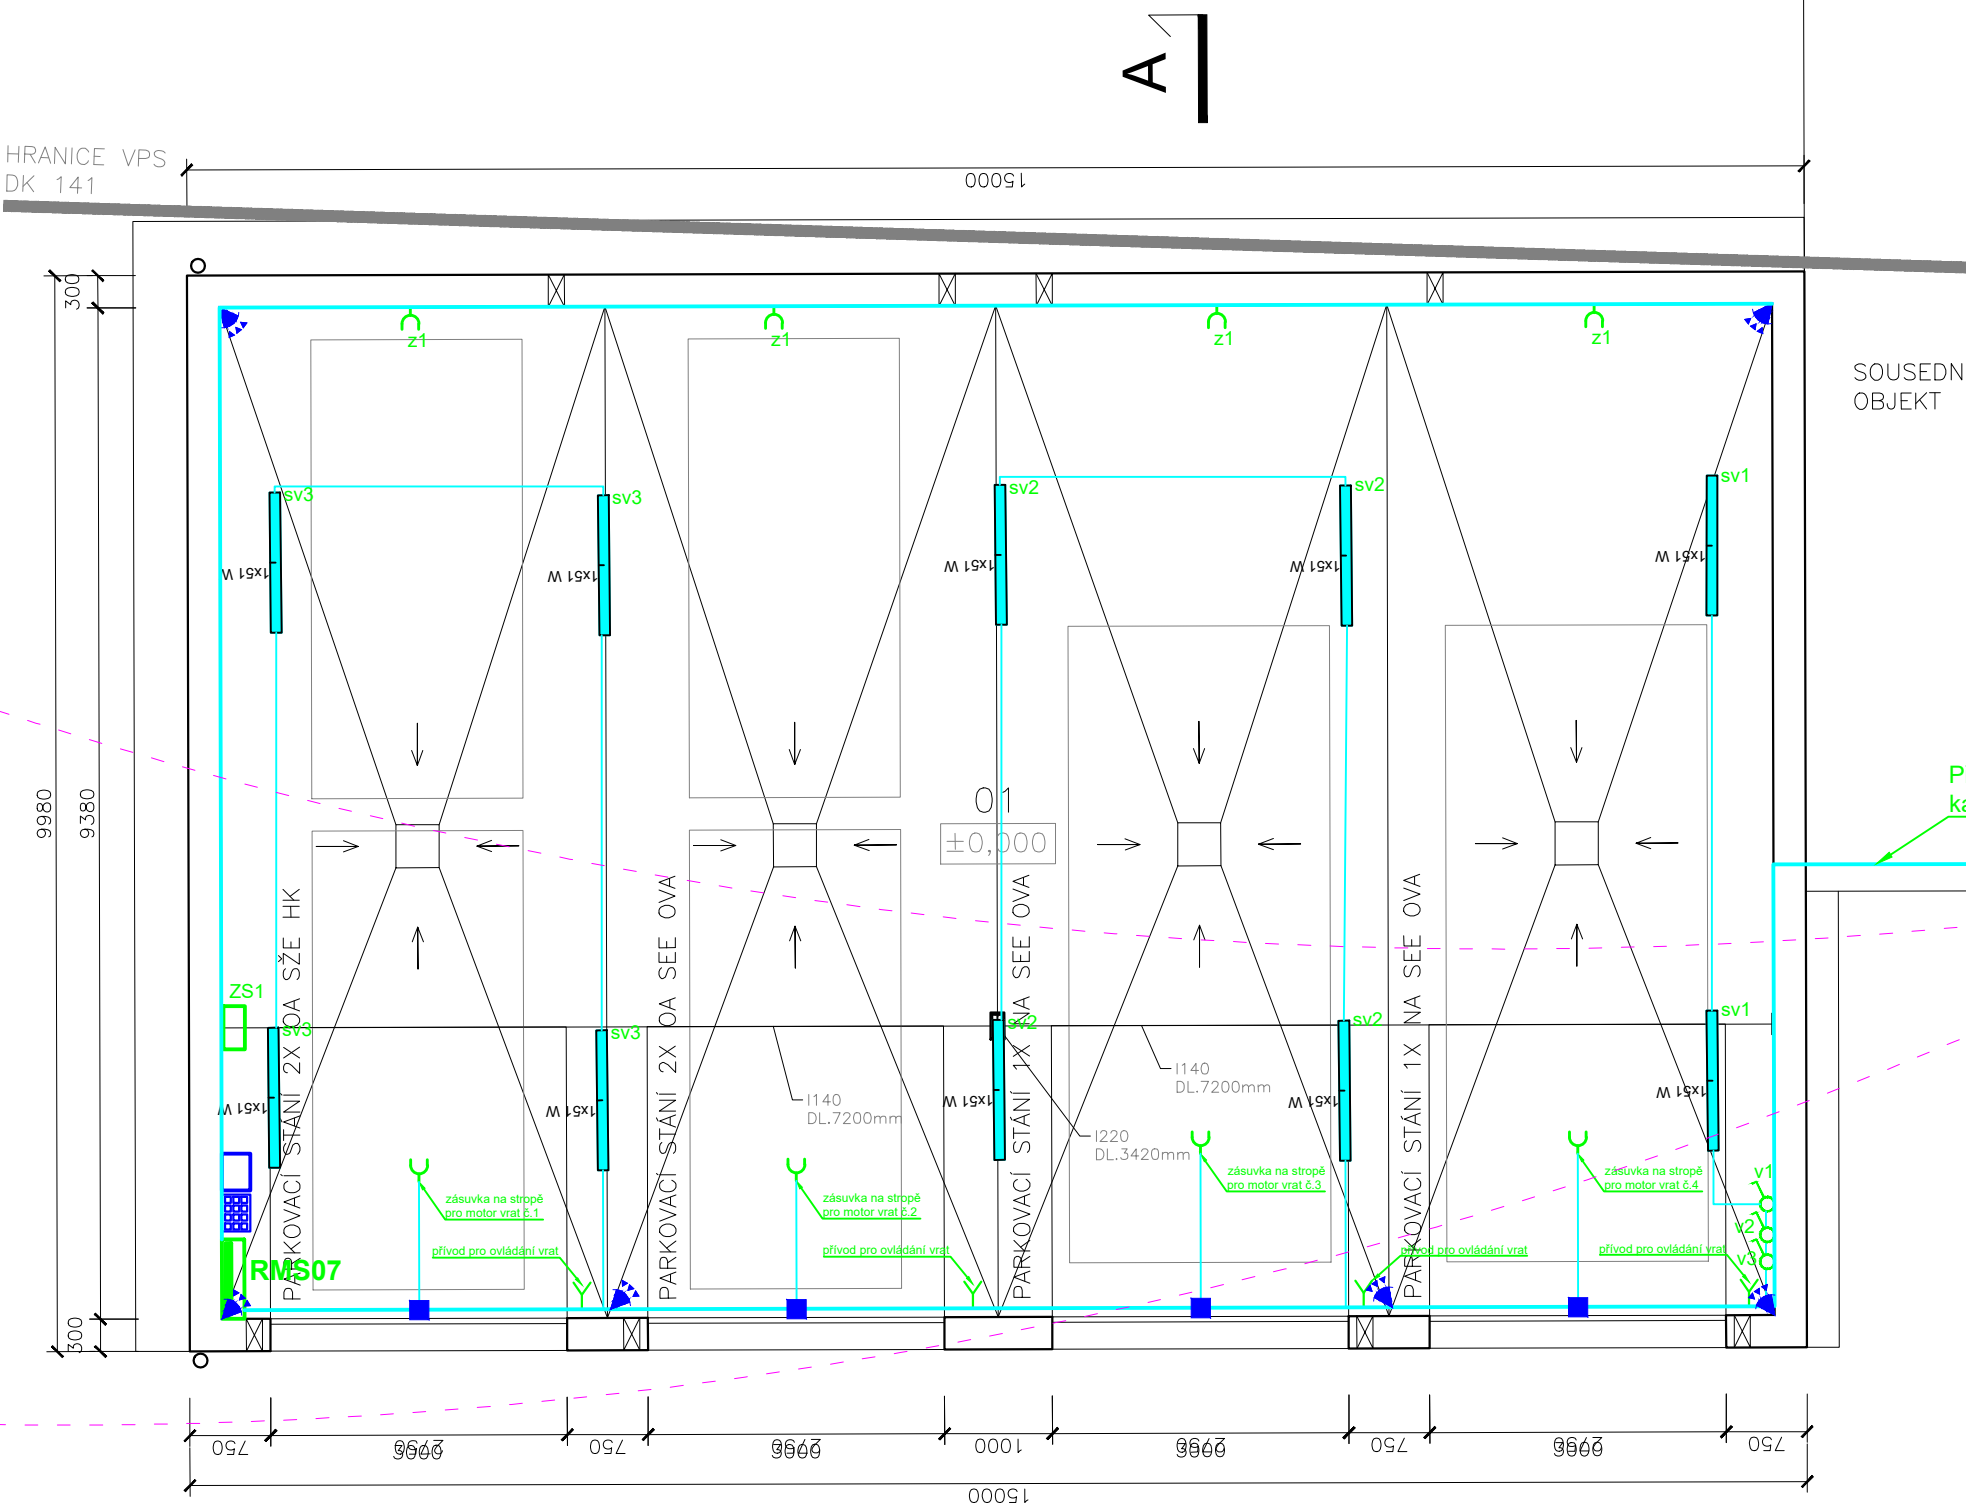

LEGENDA MÍSTNOSTÍ

ČÍSLO MÍST.	ÚČEL MÍSTNOSTI	PLOCHA (M ²)	PODAHA	POZNÁMKA
01	GARÁŽ	135,07	BETONOVÁ MAZANINA	

LEGENDA MATERIÁLŮ

[Symbol]	ZDÍVO, Z KERAMICKÝCH CIHELNÝCH BLOKŮ TL. 300MM
[Symbol]	BETON PROSTÝ
[Symbol]	BETON SLABĚ VÝTUŽENÝ
[Symbol]	ŽELEZOBETON
[Symbol]	PODKLADNÍ LOŽE
[Symbol]	ROSTLÝ TERÉN

POZN.: V SOUSEDNÍM OBJEKTU DOJDE K ZAZDĚNÍ DVOU STÁVAJÍCÍCH OTVORŮ O VELIKOSTI CCA 2X1M VÝPLN OTVORŮ SKLENĚNÉ TVÁRNICE ZAZDÍVKA PROVEDENA Z PÓRBETONOVÝCH TVÁRNIC TL. 250MM. TAKÉŽ DOJDE K PŘEMÍSTĚNÍ STŘEŠNÍHO AVODU SOUSEDNÍHO OBJEKTU.

LEGENDA:

[Symbol]	RMS07 Rozvaděč RMS07
[Symbol]	Jednonásobná zásuvka 230V/16A 50Hz, krytí IP20
[Symbol]	Volný vývod pro napájení technologií a okruhů
[Symbol]	Vypínač řízení č.1, 230V/10A 50Hz krytí IP20
[Symbol]	LED svítidlo 230V/10A 50Hz, 51W krytí IP65, 4000K, 6300lm, s rozměry 1340x84x99

POZNÁMKA:

Provedení zemniče zajistit:

podle ČSN 332000-5-54 ed.2 pro strojené základové zemniče, zdvojený vodič 2x FeZn uložit v základní prosté bet. mazanině v hloubce 50 mm nad základovou spárou výstupy zemních vodičů na povrch izolovat proti korozi podle ČSN !


pro napojení pospojovacích sběrnic "HOP" kulatina 10mm FeZn, R= max. 10 ohmů

UPOZORNĚNÍ:

ZVÝŠENÁ KOROZNÍ SITUACE

PLECHOVOU KRYTINU DŮSLEDNĚ SPOJIT S HŘEBENOVOU JÍMACÍ SOUSTAVOU VČETNĚ OKAPŮ A RÝN

ZEMNÍČÍ SOUSTAVA

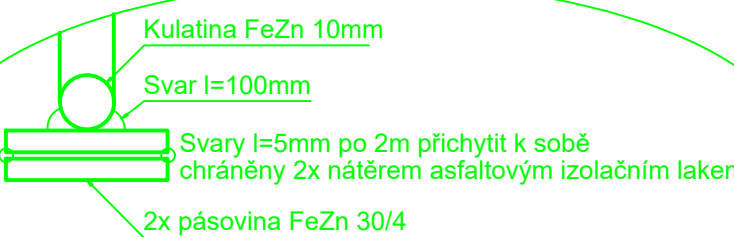


LEGENDA ZNAČEK EZS:

- IR detektor prostorový
- čtečka s terminálem pro určení důvodu načení
- magnetický kontakt
- koncentrátor s integrovaným zdrojem


UPOZORNĚNÍ:

NAPOJENÍ EZS PŘES KONCENTRÁTOR DO STÁVAJÍCÍ ÚSTŘEDNY GALAXY V OBJEKTU SEE

POHLED ČELNÍ

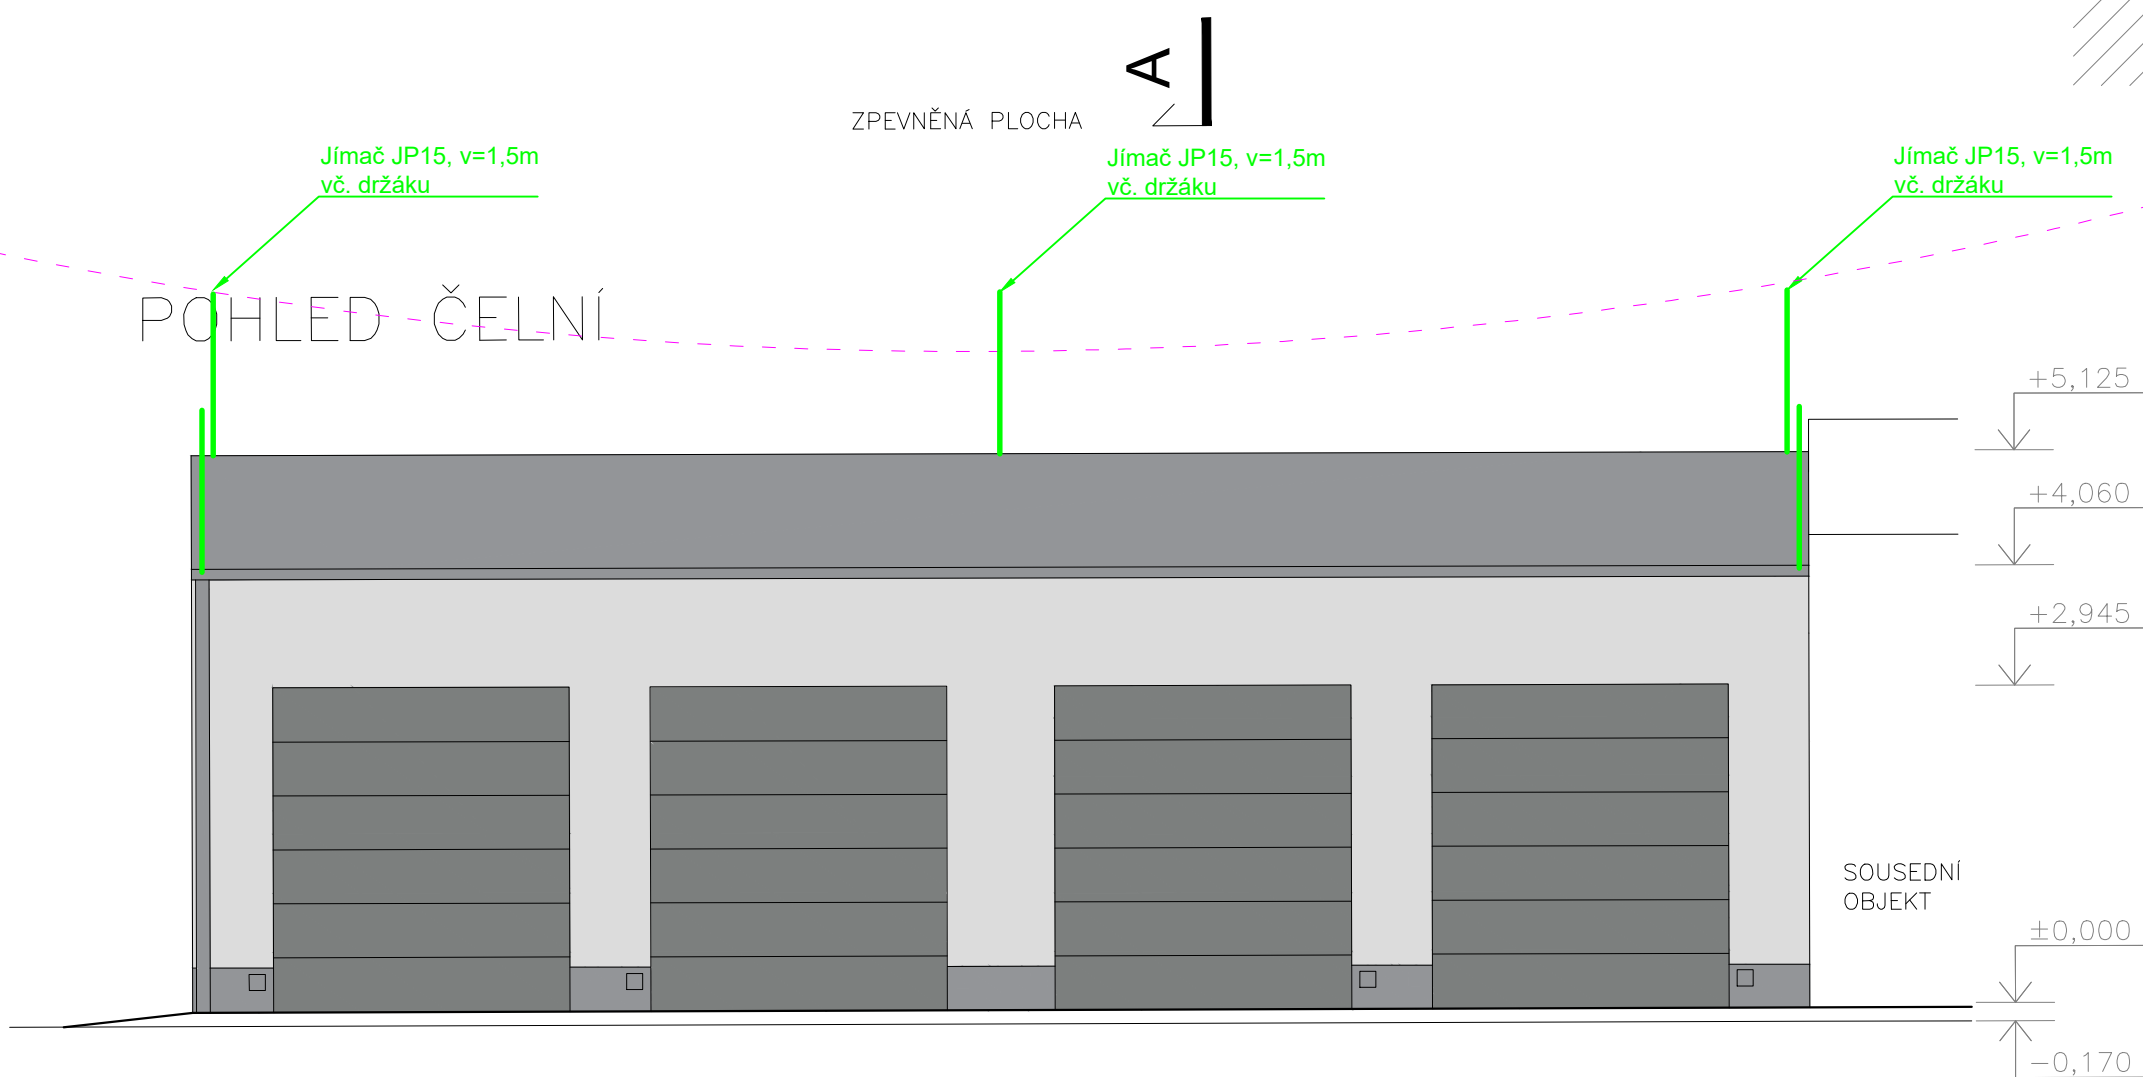

POHLED ZADNÍ

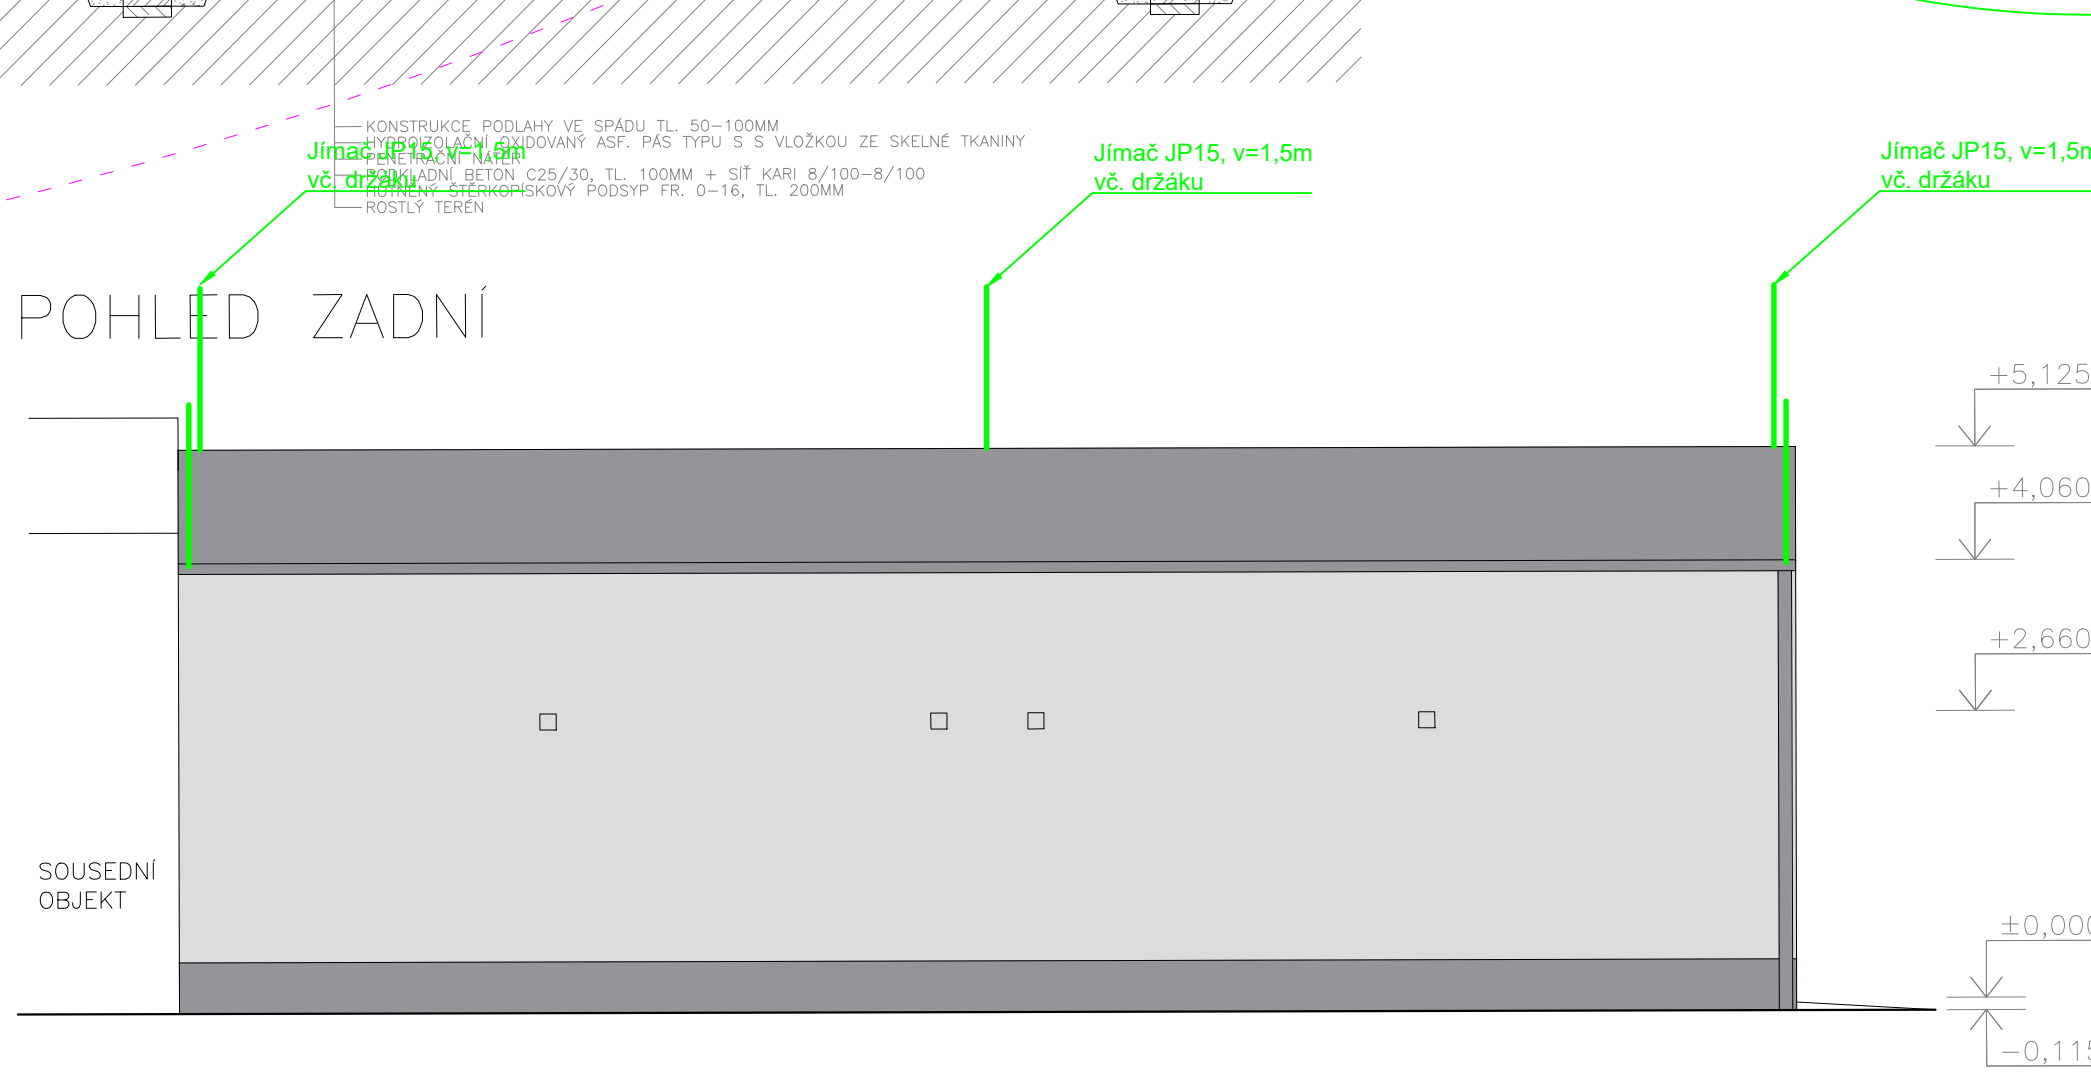

			ČÍSLO SOUPRAVY:
REVIZE Č.	DATUM	PO PŘIPOMÍNKOVÉM ŘÍZENÍ ZMĚNA	

MCO	MORAVIA CONSULT Olomouc a.s.	tel.: +420 585 570 444 ID schránky: kjee9md e-mail: moravia@moravia.cz http://www.moravia.cz
LEGIONÁŘSKÁ 1085/8, 779 00 Olomouc		

OBJEDNATEL	SŽDC Správa železniční dopravní cesty, státní organizace v zastoupení: SŽDC, s.o., Stavební správa východ, Nerudova 1, 772 58 Olomouc
------------	---

JTSK	DIL - TECHNIKA PROSTŘEDÍ STAVEB	BPV
PROJEKTOVÁ, INŽENÝRSKÁ A KONZULTAČNÍ ORGANIZACE CERTIFIKÁT ISO 9001 VPO DECO PRAHA a.s., PODBAŇSKÁ 1014/20, 160 00 PRAHA 6 www.vpupraha.cz		
PROJEKTANT Alois Vágner	VYPRACOVAL David Vágner	KONTROLA Ing. Miroslav Semerád Ing. arch. Boserlova
ATELIER POZEMNÍCH STAVEB		
AKCE REKONSTRUKCE AREÁLU HZS OSTRAVA		
ČÍSLO ZAKÁZKY 2-0474-00/40 DOKUMENTACE DSP-DPS MĚŘÍTKO 1:50 DATUM 02.2018 POČET FORMÁTŮ 5x A4		
SO 07 - NOVÉ GARÁŽE J00+20 - ZAŘÍZENÍ SILNOPROUDÉ ELEKTROTECHNIKY K00-30 - ZAŘÍZENÍ SLABOPROUDÉ ELEKTROTECHNIKY		
PŮDORYS 1NP A ŘEZ		
DOKUMENTACE LZE UŽÍVAT POUZE VE SMYSLU PŘÍSLUŠNÉ SMLOUVY O DÍLO. VÝKRES, JEJÍ ČÁST, MŮŽE BÝT KOPÍROVÁN NEBO JINÝM ZPŮSOBEM ROZŠŘOVÁN POUZE PO PŘEDCHOZÍM SOHLASU VPO DECO PRAHA a.s.		