


REKONSTRUKCE AREÁLU HZS OSTRAVA
KOORDINAČNÍ SITUACNÍ VÝKRES CELÉHO ZÁMERU - NOVÝ STAV, M
1:250

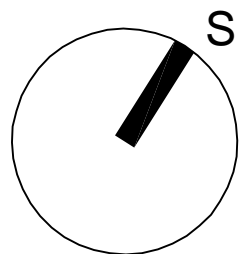

SOUDADNÝ SYSTÉM S-JTSK
VÝŠKOVÝ SYSTÉM BPV
±0,000 = 209,390 = ÚROVEŇ PODLAHY SZ VSTUPU HL. OBJEKTU

Související investice - ulice Wattova. Záměr České pošty s.p. k umístění vodorovných a svislých
dopravních značek zákazů zastavení na pozemní komunikaci. Tento záměr a záměr stavby "Rekonstrukce
areálu HZS Ostrava" v zájmu do pozemní komunikace, je podmíněn změnou realizované stavby
„Estetizace přednádražního prostoru v Ostravě - Přívoz“, stavebníkem bylo Statutární město Ostrava,
Městský obvod Moravská Ostrava a Přívoz.

SEZNAM SO A PS

PS 01 NOVÝ KAMEROVÝ SYSTÉM V AREÁLU
PS 02 ZÁLOŽNÍ ZDROJ EL. ELEKTRICKÉ ENERGIE
PS 03 VENKOVNÍ SDOLOVACÍ ROZVODY
PS 04 VENKOVNÍ OSVĚTLENÍ
SO 01 HLAVNÍ OBJEKT
SO 02 GARÁŽE POŽÁRNÍ TECHNIKY
SO 03 OLK + ÚPRAVA ČÁSTI AREÁLOVÉ KANALIZACE
SO 04 PŘÍPOJKA VODY
SO 05 ÚPRAVA ZPEVNĚNÝCH PLOCH
SO 06 ÚPRAVA OPLOCEŇÍ AREÁLU
SO 07 NOVÉ GARÁŽE
SO 08 ÚPRAVA KABELOVODU
SO 09 NEODSAZENÉ
SO 10 RAMPA
SO 11 NOVÝ KABELOVOD
SO 12 PŘELOŽKA VODOVODU
SO 13 DEMOLICE GARÁŽÍ POŽÁRNÍ TECHNIKY
SO 14 KÁČENÍ A NAHRADNÍ VÝSADBY

pozn.: **TUČNĚ** označené objekty podléhají novému územnímu řízení,
u objektu SO 06 bude požadováno i vydání územního souhlasu.

LEGENDA STÁVAJÍCÍCH INŽENÝRSKÝCH SÍTÍ

— — — — — jednorázová kanalizace SŽDC, s.o., SBBH
— — — — — vodovod SŽDC, s.o., SBBH
— — — — — zemní el. vedení VN 22 kV, SŽDC, s.o., SEE
— — — — — zemní el. vedení NN, SŽDC, s.o., SEE
— — — — — areálové osvětlení SŽDC, s.o., SEE
— — — — — rozvody zab.zat., SŽDC, s.o., SSST
— — — — — telekomunikační vedení, ČD Telemaika, a.s.
— — — — — zemní rozvod tepla, SŽDC, s.o., SBBH


— — — — — kanalizace jednotná, OVAk, a.s.
— — — — — vodovod, OVAk, a.s.
— — — — — NTL, plynovod, RVE
— — — — — zemní el. vedení VN, ČEZ
— — — — — zemní el. vedení NN, ČEZ
— — — — — nadzemní el. vedení NN, ČEZ
— — — — — veřejné osvětlení, Ostravské komunikace, a.s.
— — — — — sdělovací metalické kabely, CETIN, a.s.
— — — — — kabely veřejné komunikační sítě, UPC Česká republika
— — — — — kabely České pošty, s.p., podzemní kabel 230V

LEGENDA NOVÝ STAV


— — — — — SO 03, úprava areálové kanalizace
— — — — — SO 04, přípojka, SO 12, přeložka vodovodu
— — — — — PS 04, nové areálové osvětlení
— — — — — PS 01, PS 03, kamerový systém,
nové sádkovací rozvody, SO 11 kabelovod
SO 08 nové oplocení areálu
zeleň stávající
— — — — — katastrální mapa
— — — — — stávající stav
— — — — — hranice pozemku ČD, a.s.
— — — — — hranice pozemku SŽDC, s.o.
— — — — — hranice VPS DK 141 (dle ÚP)
— — — — — SO 01, SO 02, stávající objekty
— — — — — SO 10, stávající plochy, zpevněné komunikace
SO 09 neodsazeno
— — — — — SO 02, SO 06, SO 07 nové objekty
— — — — — SO 05, nové betonové plochy
— — — — — SO 05, nové asfaltové plochy

LEGENDA ZOV

— — — — — Hranice hlavního staveniště
— — — — — Křížokodový zábor po dobu prací
— — — — — Oplocení staveniště (mobitní, píně, výška 2m)
— — — — — Výjezd a výjezd ze staveniště
— — — — — Směry areálové dopravy
— — — — — Plocha pro ZS (umístění ZS)
— — — — — Dočasná plocha pro HZS
— — — — — Napojovací místa vody, kanalizace, elektro

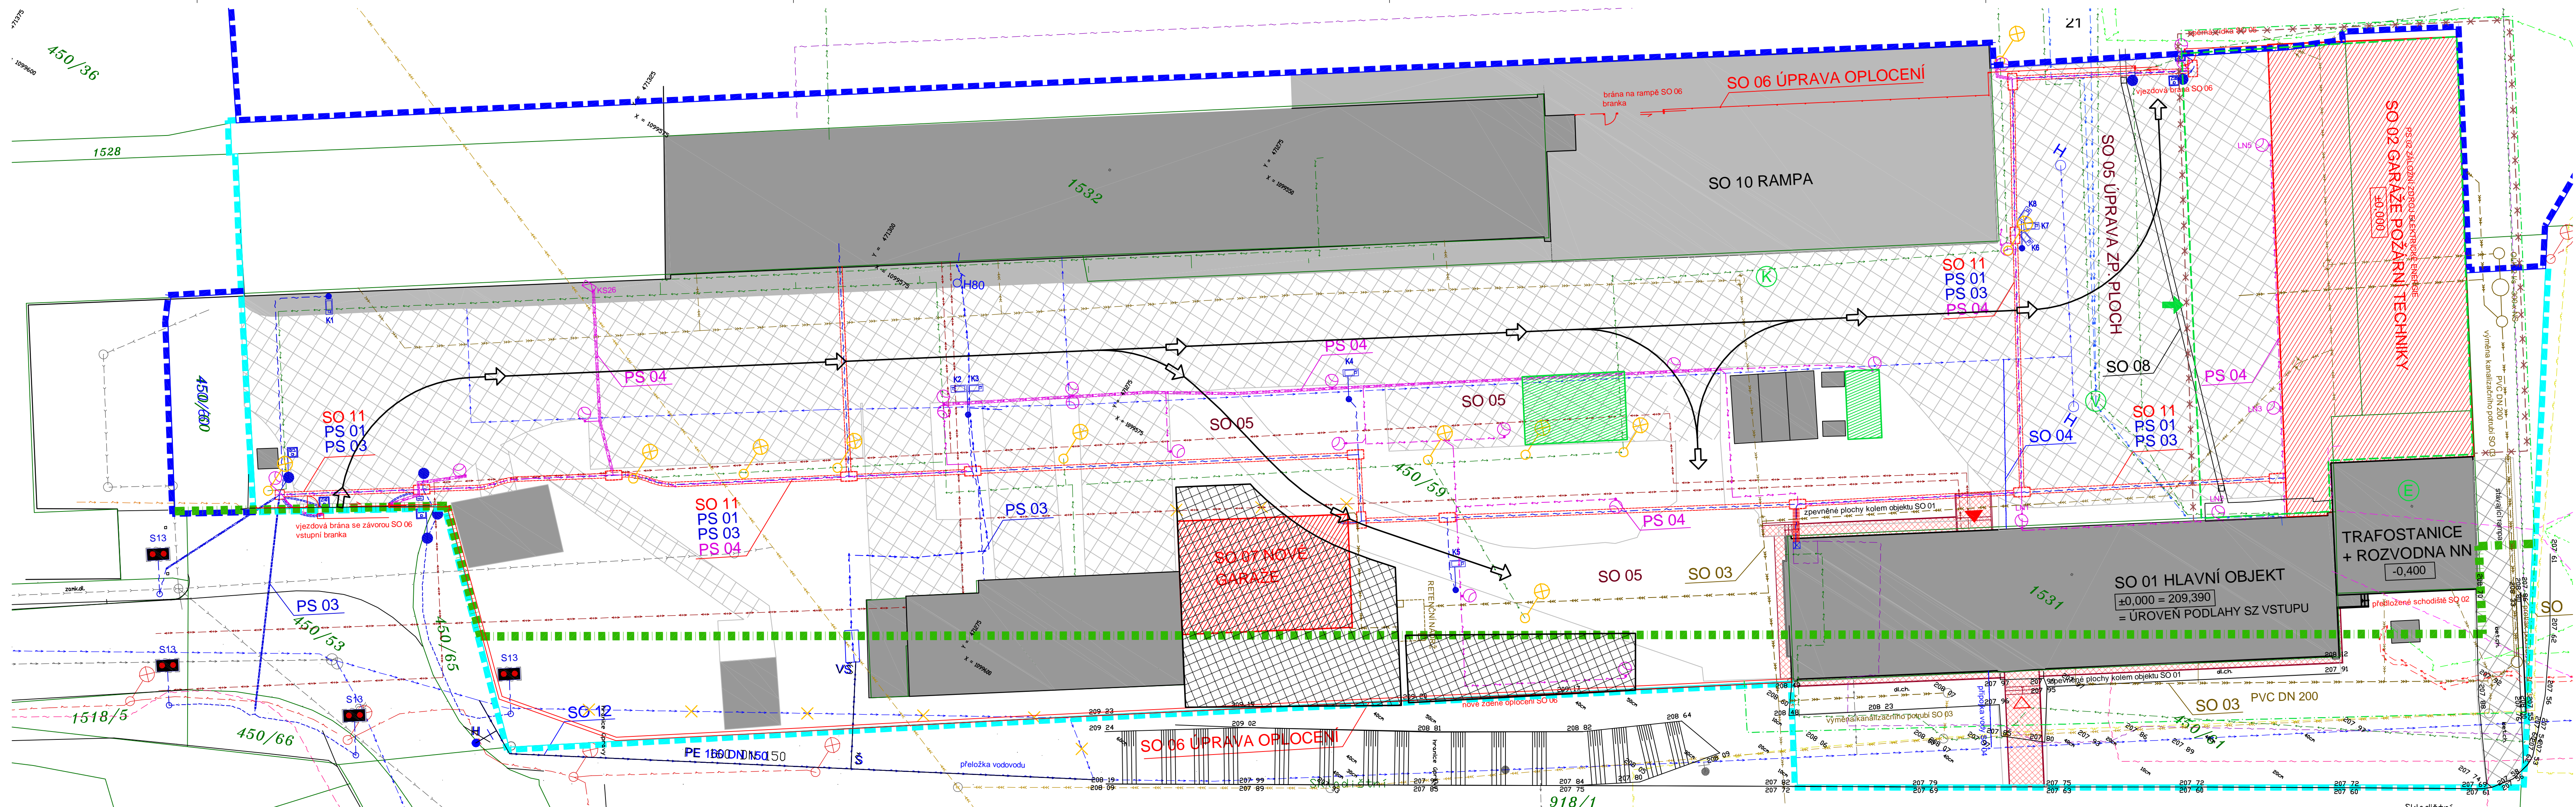

REKONSTRUKCE AREÁLU HZS OSTRAVA
KOORDINAČNÍ SITUACNÍ VÝKRES CELÉHO ZÁMERU - NOVÝ STAV, M
1:250

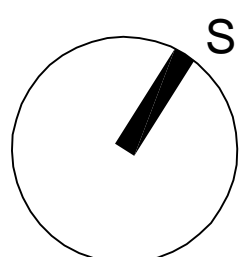

SOUDADNÝ SYSTÉM S-JTSK
VÝŠKOVÝ SYSTÉM BPV
±0,000 = 209,390 = ÚROVEŇ PODLAHY SZ VSTUPU HL. OBJEKTU

Související investice - ulice Wattova. Záměr České pošty s.p. k umístění vodorovných a svislých
dopravních značek zákazů zastavení na pozemní komunikaci. Tento záměr a záměr stavby "Rekonstrukce
areálu HZS Ostrava" v zájmu do pozemní komunikace, je podmíněn změnou realizované stavby
„Estetizace přednádražního prostoru v Ostravě - Přívoz“, stavebníkem bylo Statutární město Ostrava,
Městský obvod Moravská Ostrava a Přívoz.

SEZNAM SO A PS

PS 01 NOVÝ KAMEROVÝ SYSTÉM V AREÁLU
PS 02 ZÁLOŽNÍ ZDROJ EL. ELEKTRICKÉ ENERGIE
PS 03 VENKOVNÍ SDOLOVACÍ ROZVODY
PS 04 VENKOVNÍ OSVĚTLENÍ
SO 01 HLAVNÍ OBJEKT
SO 02 GARÁŽE POŽÁRNÍ TECHNIKY
SO 03 OLK + ÚPRAVA ČÁSTI AREÁLOVÉ KANALIZACE
SO 04 PŘÍPOJKA VODY
SO 05 ÚPRAVA ZPEVNĚNÝCH PLOCH
SO 06 ÚPRAVA OPLOCEŇÍ AREÁLU
SO 07 NOVÉ GARÁŽE
SO 08 ÚPRAVA KABELOVODU
SO 09 NEODSAZENÉ
SO 10 RAMPA
SO 11 NOVÝ KABELOVOD
SO 12 PŘELOŽKA VODOVODU
SO 13 DEMOLICE GARÁŽÍ POŽÁRNÍ TECHNIKY
SO 14 KÁČENÍ A NAHRADNÍ VÝSADBY

pozn.: **TUČNĚ** označené objekty podléhají novému územnímu řízení,
u objektu SO 06 bude požadováno i vydání územního souhlasu.

LEGENDA STÁVAJÍCÍCH INŽENÝRSKÝCH SÍTÍ

— — — — — jednorázová kanalizace SŽDC, s.o., SBBH
— — — — — vodovod SŽDC, s.o., SBBH
— — — — — zemní el. vedení VN 22 kV, SŽDC, s.o., SEE
— — — — — zemní el. vedení NN, SŽDC, s.o., SEE
— — — — — areálové osvětlení SŽDC, s.o., SEE
— — — — — rozvody zab.zat., SŽDC, s.o., SSST
— — — — — telekomunikační vedení, ČD Telemaika, a.s.
— — — — — zemní rozvod tepla, SŽDC, s.o., SBBH



— — — — — kanalizace jednotná, OVAk, a.s.
— — — — — vodovod, OVAk, a.s.
— — — — — NTL, plynovod, RVE
— — — — — zemní el. vedení VN, ČEZ
— — — — — zemní el. vedení NN, ČEZ
— — — — — nadzemní el. vedení NN, ČEZ
— — — — — veřejné osvětlení, Ostravské komunikace, a.s.
— — — — — sdělovací metalické kabely, CETIN, a.s.
— — — — — kabely veřejné komunikační sítě, UPC Česká republika
— — — — — kabely České pošty, s.p., podzemní kabel 230V

LEGENDA NOVÝ STAV

— — — — — SO 03, úprava areálové kanalizace
— — — — — SO 04, přípojka, SO 12, přeložka vodovodu
— — — — — PS 04, nové areálové osvětlení
— — — — — PS 01, PS 03, kamerový systém,
nové sádkovací rozvody, SO 11 kabelovod
SO 08 nové oplocení areálu
zeleň stávající
— — — — — katastrální mapa
— — — — — stávající stav
— — — — — hranice pozemku ČD, a.s.
— — — — — hranice pozemku SŽDC, s.o.
— — — — — hranice VPS DK 141 (dle ÚP)
— — — — — SO 01, SO 02, stávající objekty
— — — — — SO 10, stávající plochy, zpevněné komunikace
SO 09 neodsazeno
— — — — — SO 02, SO 06, SO 07 nové objekty
— — — — — SO 05, nové betonové plochy
— — — — — SO 05, nové asfaltové plochy

LEGENDA ZOV

— — — — — Hranice hlavního staveniště
— — — — — Křížokodový zábor po dobu prací
— — — — — Oplocení staveniště (mobitní, píně, výška 2m)
— — — — — Výjezd a výjezd ze staveniště
— — — — — Směry areálové dopravy
— — — — — Plocha pro ZS (umístění ZS)
— — — — — Dočasná plocha pro HZS
— — — — — Napojovací místa vody, kanalizace, elektro

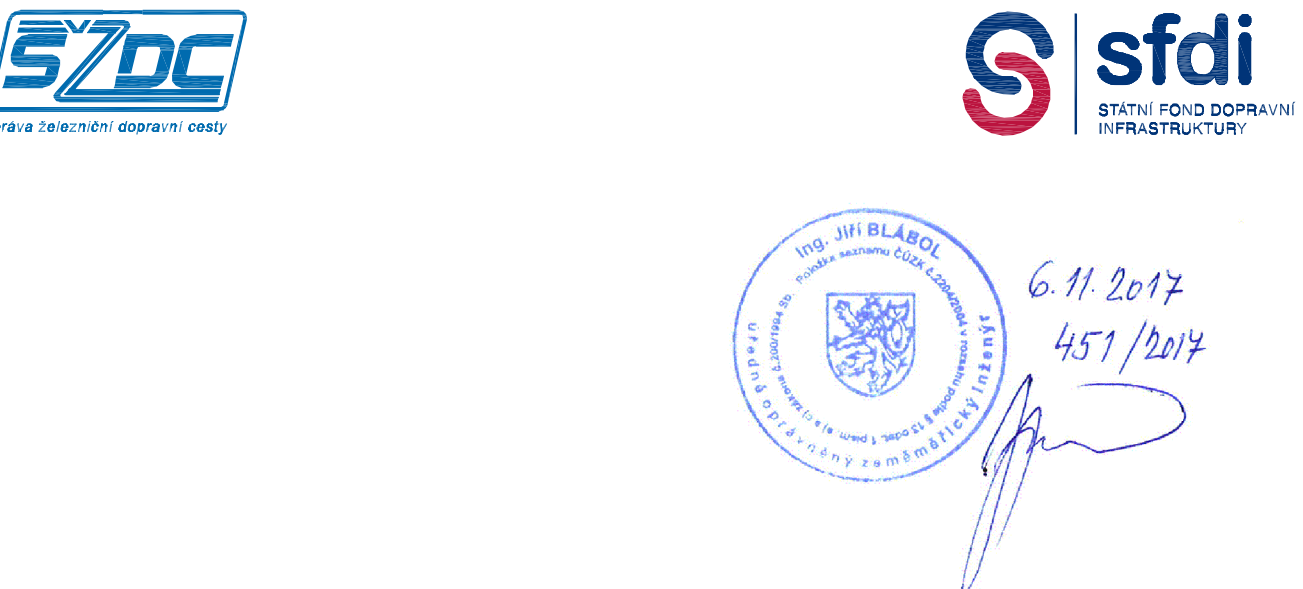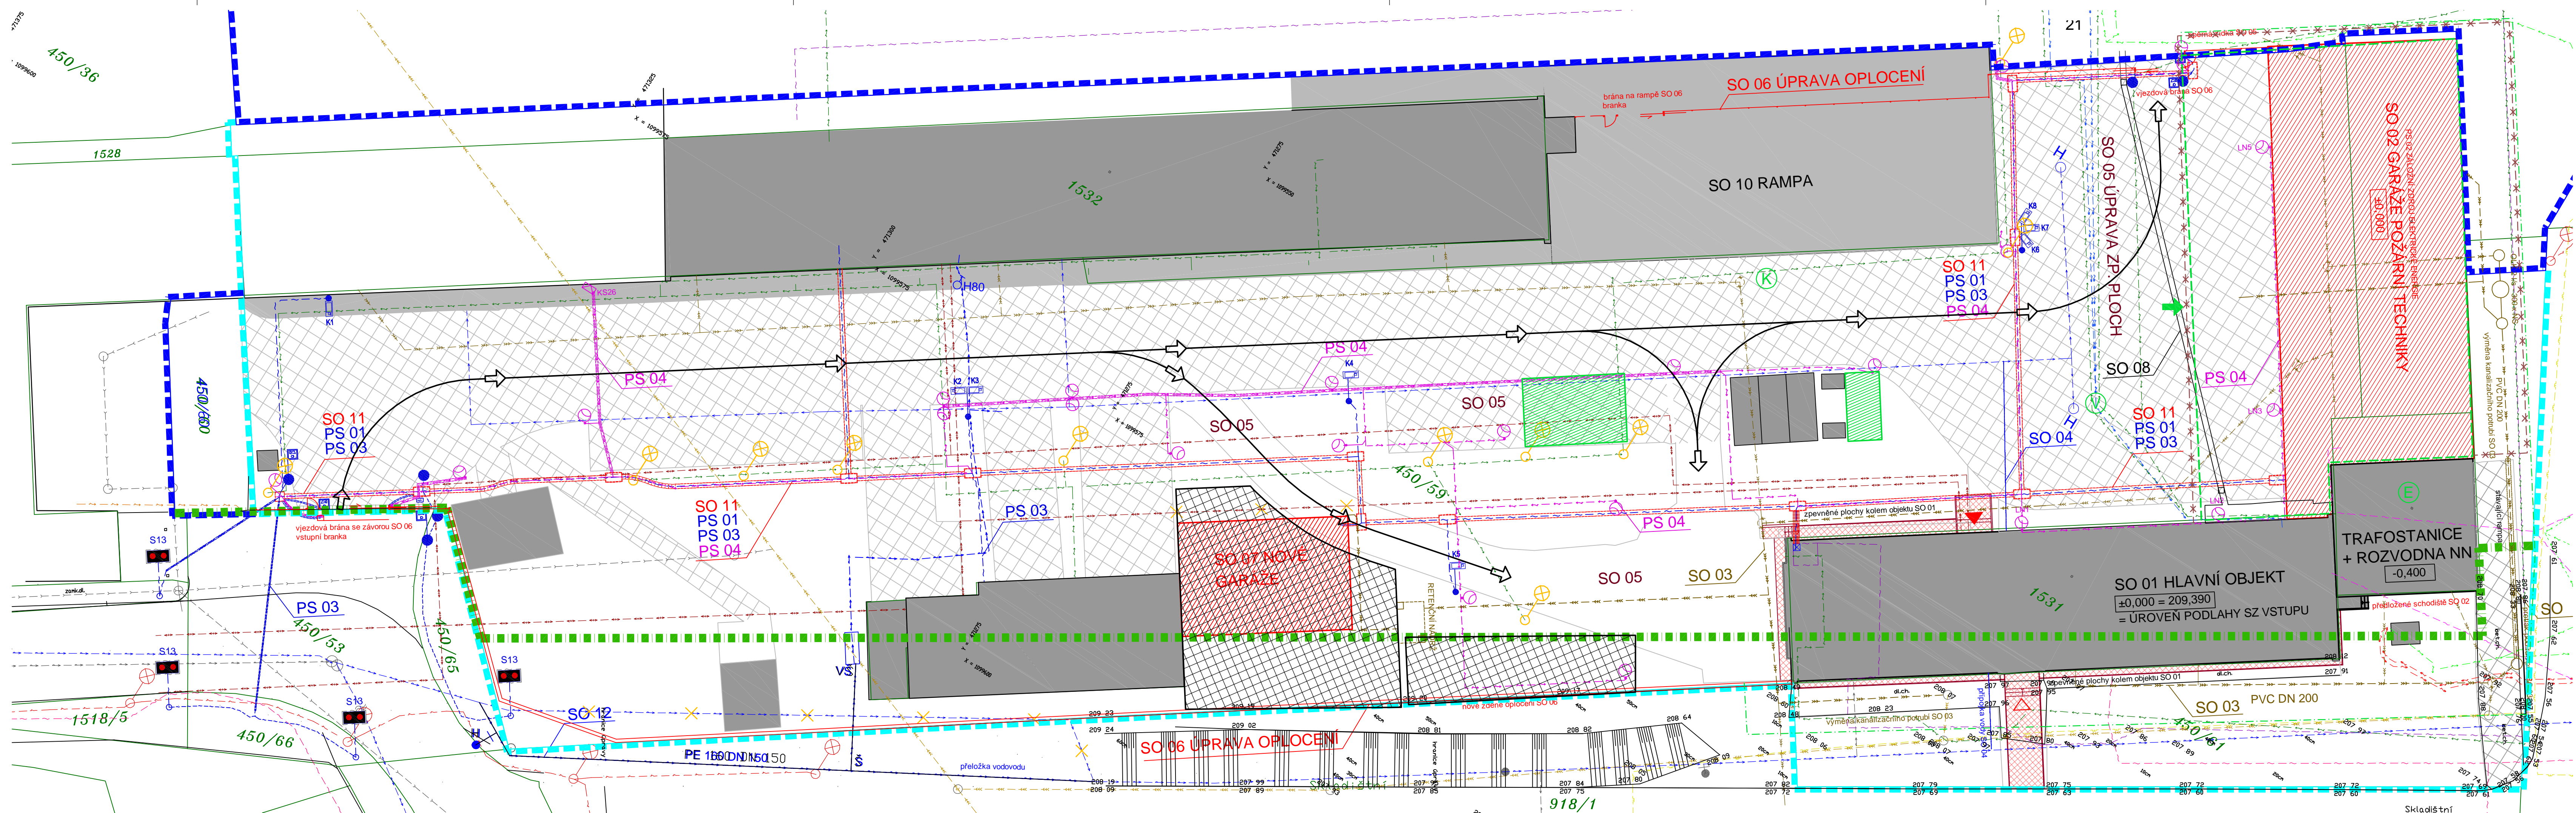


ČÍSLO SOUPRAVY:			
REVIZE Č.	DATUM	ZMĚNA	

MORAVIA CONSULT Olomouc a.s.
LEGIONÁŘSKÁ 1085/8, 779 00 Olomouc
tel.: +420 585 570 444
ID schránky: kje@mc
e-mail: moravia@moravia.cz
http://www.moravia.cz

OBJEDNATEL: Správa železniční dopravní cesty, státní organizace
v zastoupení: SZDC, s.o., Stavební správa východ, Nerudova 1, 772 58 Olomouc

PROJEKTOVÁ, INŽENÝRSKÁ A KONZULTAČNÍ ORGANIZACE		VÝPOČET PRÁHA a.s.	
UPO 000 PRÁHA a.s., PODMÍNKY 1514/25, 160 00 PRÁHA 6		www.vypo.cz	
PROJEKTANT	VYPRACOVAL	KONTROLA	HIP
Ing. Jan Poláček	Ing. A. Peterková	Ing. Jan Poláček	Ing. arch. J. Bělohradský
REKONSTRUKCE AREÁLU HZS OSTRAVA		ATÉLIER POZEMNÍCH STAVEB	
Situace ZOV - 1.a 2. etapa		ČÍSLO ZÁKAZKY 2-0474-00/40	
		DOKUMENTACE DSP-DPS	
		MĚŘÍTKO 1:250	
		DATUM 10.2017	
		POČET FORMÁT 7 x A4	
		DOP F	
		2.1	
		K01	

DOKUMENTACE LZE UŽÍVAT POUZE KE SVAZKŮM PŘÍSLUŠNÝM K SÉRII PRÁVIL, K ŽÁDÁ SÍM, NEŽ BY BYLA POUŽITA KE JINÉMU ÚČELU. VŠECHY PRÁVNÍ PRÁVA A POVOLENÍ PŘÍSLUŠÍ K SÉRII PRÁVIL A ŽÁDÁ SÍM.

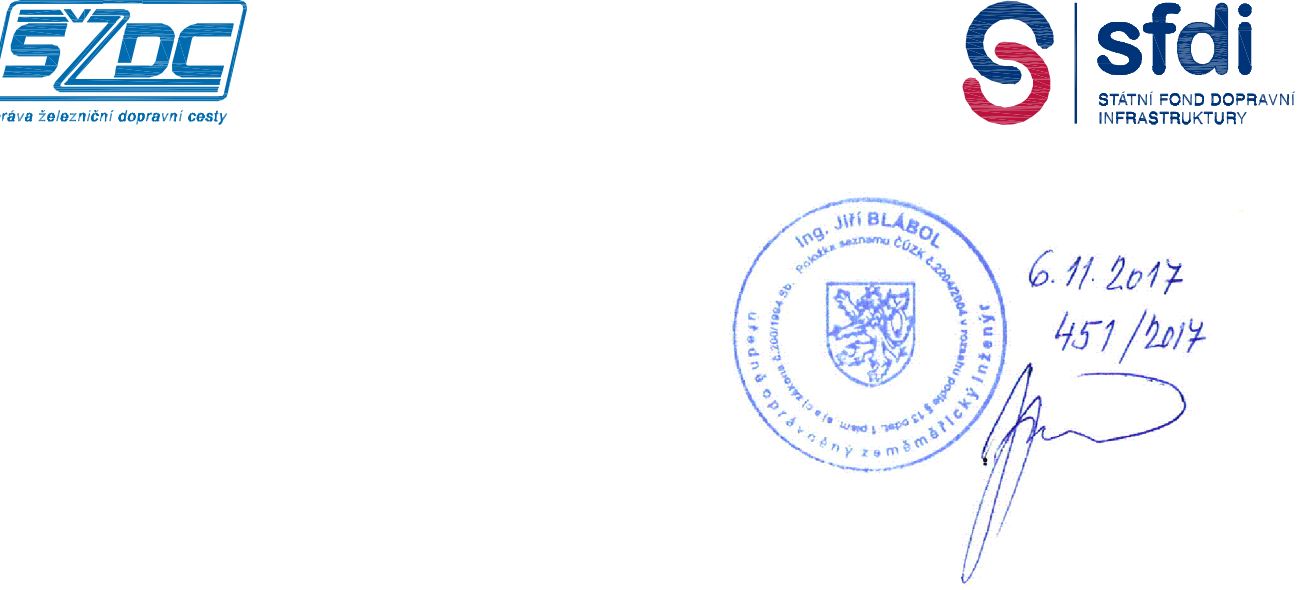

ČÍSLO SOUPRAVY:			
REVIZE Č.	DATUM	ZMĚNA	

MORAVIA CONSULT Olomouc a.s.
LEGIONÁŘSKÁ 1085/8, 779 00 Olomouc
tel.: +420 585 570 444
ID schránky: kje@mc
e-mail: moravia@moravia.cz
http://www.moravia.cz

OBJEDNATEL: Správa železniční dopravní cesty, státní organizace
v zastoupení: SZDC, s.o., Stavební správa východ, Nerudova 1, 772 58 Olomouc

PROJEKTOVÁ, INŽENÝRSKÁ A KONZULTAČNÍ ORGANIZACE		VÝPOČET PRÁHA a.s.	
UPO 000 PRÁHA a.s., PODMÍNKY 1514/25, 160 00 PRÁHA 6		www.vypo.cz	
PROJEKTANT	VYPRACOVAL	KONTROLA	HIP
Ing. Jan Poláček	Ing. A. Peterková	Ing. Jan Poláček	Ing. arch. J. Bělohradský
REKONSTRUKCE AREÁLU HZS OSTRAVA		ATÉLIER POZEMNÍCH STAVEB	
Situace ZOV - 1.a 2. etapa		ČÍSLO ZÁKAZKY 2-0474-00/40	
		DOKUMENTACE DSP-DPS	
		MĚŘÍTKO 1:250	
		DATUM 10.2017	
		POČET FORMÁT 7 x A4	
		DOP F	
		2.1	
		K01	

DOKUMENTACE LZE UŽÍVAT POUZE KE SVAZKŮM PŘÍSLUŠNÝM K SÉRII PRÁVIL, K ŽÁDÁ SÍM, NEŽ BY BYLA POUŽITA KE JINÉMU ÚČELU. VŠECHY PRÁVNÍ PRÁVA A POVOLENÍ PŘÍSLUŠÍ K SÉRII PRÁVIL A ŽÁDÁ SÍM.