

 


 
 
 
 



 

 
 


 
 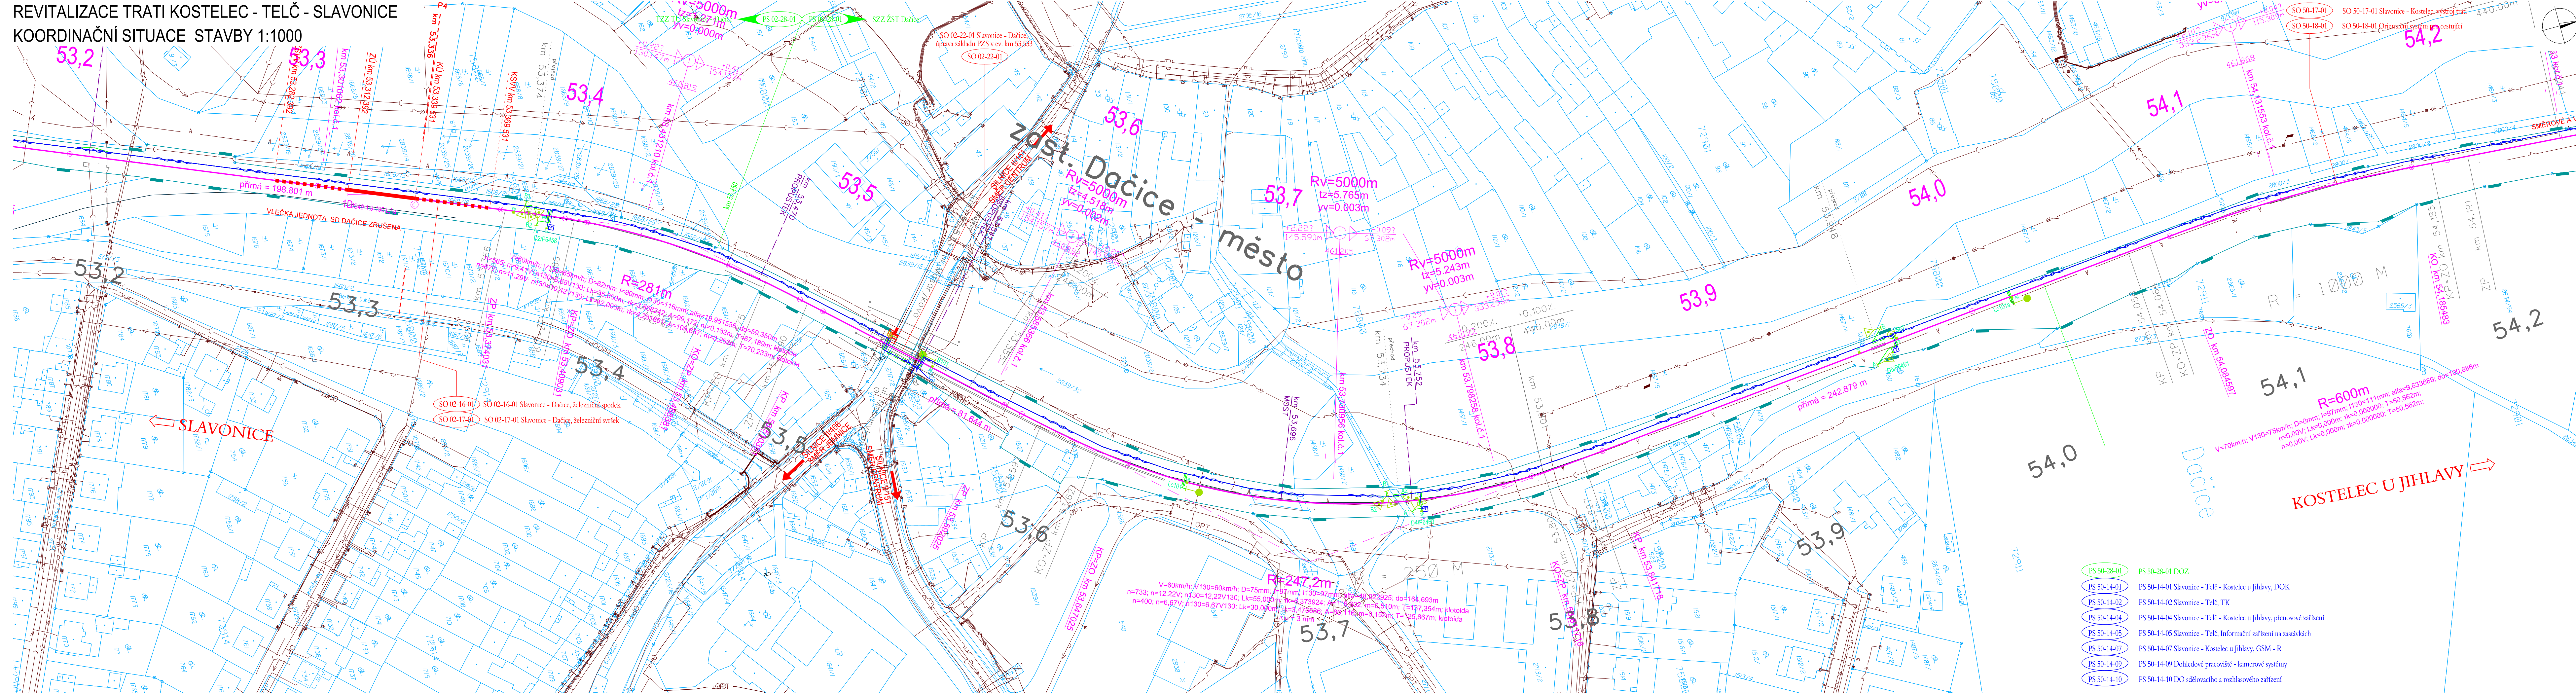



 
 


REVITALIZACE TRATI KOSTELEČ - TELČ - SLAVONICE
KOORDINAČNÍ SITUACE STAVBY 1:1000




LEGENDA:

- | | |
|---|---|
|  | DEMOLICE |
|  | NOVÝ STAV |
|  | STÁVAJÍCÍ STAV |
|  | HRANICE PARCEL KN |
|  | SDĚLOVACÍ ZAŘÍZENÍ |
|  | ZABEZPEČOVACÍ ZAŘÍZENÍ |
|  | SILOVÉ VEDENÍ |
|  | TRATIVOD DN150 |
|  | OBVOD DRÁHY |
|  | LOKÁLNÍ BIOKORIDOR |
|  | LOKÁLNÍ BIOCENTRUM |
|  | REGIONÁLNÍ BIOKORIDOR |
|  | REGIONÁLNÍ BIOCENTRUM |
|  | INTERAKČNÍ PRVEK |
|  | MIGRAČNÍ VÝZNAMNÁ ÚZEMÍ |
|  | REGIONÁLNÍ BIOCENTRUM - NÁVRH |
|  | SOUVISEJÍCÍ STAVBY |
|  | POPIS RYCHLOSTI |
|  | ASFALT VOZOVKA |
|  | NEZPEVNĚNÁ KRAJNICE |
|  | ASFALT CHODNÍK |
|  | DLAŽBA NÁSTUPIŠTĚ + CHODNÍK (BETONOVÁ DLAŽBA TL. 60 mm V ODSTĚNU PŘ |
|  | ZELENĚ (OHUMUSOVÁNÍ A OSETÍ TRAVNÍM SEMENEM) |
|  | PŘEJEZDOVÉ PANELE |

STÁVAJÍCÍ INŽENÝRSKÉ SÍTĚ:


- | | | | |
|--------|------------------------------------|--|--|
| | SĐELOVACÍ KABEL PODZEMNÍ - CETIN | | KANALIZACE SPLAŠKOVÁ - OBEC KOSTELEC |
| | SĐELOVACÍ KABEL PODZEMNÍ - UPC | | KANALIZACE SPLAŠKOVÁ - VODÁRENSKÁ A.S. |
| | SĐELOVACÍ KABEL NADZEMNÍ - CETIN | | KANALIZACE SPLAŠKOVÁ - KOSTELEC |
| | RADIOVÁ SÍŤ - CETIN | | KANALIZACE JEDNOTNÁ - SLAVONICE |
| | KABELOVOD - CETIN | | KANALIZACE JEDNOTNÁ - TELČ |
| | KABELOVOD - EON | | NN do 1kV PODZEMNÍ - CETIN |
| | VO PODZEMNÍ - KOSTELEC, UZENINY | | NN do 1kV PODZEMNÍ - SLAVONICE |
| | VO PODZEMNÍ - SLAVONICE | | NN do 1kV PODZEMNÍ - KOSTELEC, UZENINY |
| | VODOVOD - OBEC CEJLE | | NN do 1kV PODZEMNÍ - EON |
| | VODOVOD - ČEVAK | | VN do 35 kV PODZEMNÍ - EON |
| | VODOVOD - OBEC DAČICE | | VN do 35 kV PODZEMNÍ - KOSTELEC, UZENINY |
| | VODOVOD - OBEC KOSTELEC | | VVN do 400 kV NADZEMNÍ - ČEPS |
| | VODOVOD - OBEC SEDLEJOV | | OPTO KABELY PODZEMNÍ - CETIN |
| | VODOVOD - OBEC SLAVONICE | | OPTO KABELY PODZEMNÍ - OPTET |
| | VODOVOD - OBEC TELČ | | OPTO KABELY PODZEMNÍ, NEPOUŽÍVANÉ - CE |
| | VODOVOD - OBEC TŘEŠŤ | | PLYN NTL - SLAVONICE |
| | VODOVOD - VODÁRENSKÁ A.S. | | PLYN NTL - ČERNÍČ |
| | VODOVOD - ČERNÍČ | | PLYN NTL - EON |
| | VODOVOD - HODICE | | PLYN NTL - KOSTELEC, UZENINY |
| | VODOVOD - KOSTELEC | | PLYN NTL - RWE |
| | VODOVOD - SLAVIBOŘ | | PLYN STL - EON |
| BARVY) | KANALIZACE OBECNÁ - ČEVAK | | PLYN STL - KOSTELEC, UZENINY |
| | KANALIZACE OBECNÁ - TŘEŠŤ | | PLYN STL - RWE |
| | KANALIZACE OBECNÁ - SLAVONICE | | PLYN VTL - EON |
| | KANALIZACE OBECNÁ - ČERNÍČ | | PLYN VTL - RWE |
| | KANALIZACE OBECNÁ - HODICE | | PLYN VVTL - RWE |
| | KANALIZACE DEŠŤOVÁ - OBEC CEJLE | | KABELY KOMUNIKAČNÍ SÍTĚ PODZEMNÍ - UPC |
| | KANALIZACE DEŠŤOVÁ - OBEC DAČICE | | TELEKOMUNIKAČNÍ VEDENÍ PODZEMNÍ - ČD-T |
| | KANALIZACE DEŠŤOVÁ - TŘEŠŤ | | TELEKOMUNIKAČNÍ VEDENÍ NADZEMNÍ - ČD-T |
| | KANALIZACE SPLAŠKOVÁ - OBEC CEJLE | | SILNOPROUD NN PODZEMNÍ - SŽDC s.o. SEE |
| | KANALIZACE SPLAŠKOVÁ - TŘEŠŤ | | SĐELOVACÍ KABEL PODZEMNÍ - SŽDC s.o. SSZ |
| | KANALIZACE SPLAŠKOVÁ - OBEC DAČICE | | |

KLAD LISTŮ

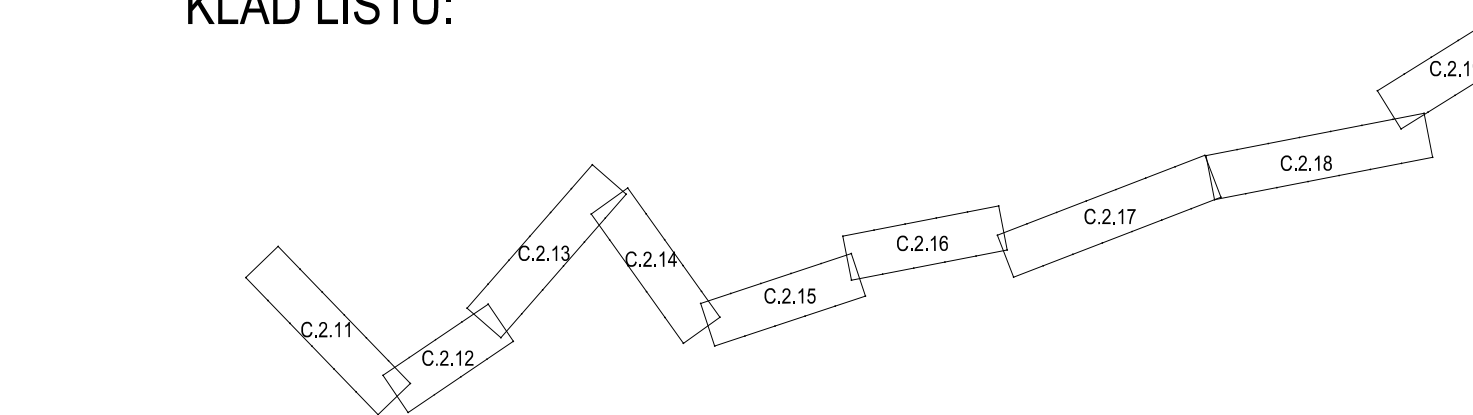


VÝŠKOVÝ SYSTÉM Bpv SOUŘADNICOVÝ SYSTÉM S-JTSK

Číslo změny:	Obsah změny:	Datum změny:
01	-	
02	-	
03	-	





<p>Objednatel:</p>  <p><small>Státní železniční dopravní cesty</small></p>	<p>Správa železniční dopravní cesty, státní organizace Dlážděná 03/7, 0 00 Praha 1</p> <p>Stavební správa železniční dopravní cesty Sokolovská 278/1955, 0 00 Praha 1</p>
--	---

Zhotovitel: Účastníci Společnosti "SP+SIGPROJ_Kostelec-Slavonice"



Správce:  SUDOP PRAHA	SUDOP PRAHA a.s. Olšanská 1a, 130 80 Praha 3 tel.: +420 267 094 111 e-mail: praha@sudop.cz	Vedoucí týmu: ING. PAVEL KUBÁT	Asistent vedoucího týmu: ING. LUKÁŠ PÁŇK Specialista profese: -
--	---	---------------------------------------	--

Středisko:
PROJEKTOVÉ STŘEDISKO PL

<p>Vedoucí střediska: </p> <p>ING. OTA HELLER</p>	<p>Odpovědný projektant SO, IO, PS: </p> <p>ING. LUKÁŠ PÁŇÍK</p>	<p>Vypracoval: </p> <p>ING. JAN VOŽECH</p>	<p>Kontroloval: </p> <p>ING. LUKÁŠ PÁŇÍK</p>
--	---	---	---

Název akce:	Číslo smlouvy:
	16 047.2
	Poslední strana:

REVITALIZACE TRATI KOSTELEC-TELČ-SLAVONICE	Projektový stupeň:

<i>Cast:</i>	<i>Datum:</i>
	11/20

SITUACE STAVBY	Číslo části:
----------------	--------------

Název přílohy:	Měřítko: 1:1000	Počet formátů: 8 x
----------------	--------------------	-----------------------

KOORDINAČNÍ SITUACE STAVBY	11.000	0,0
	Číslo přílohy:	

DOKUMENT LZE UŽÍVAT POUZE VE SMYSLU PŘÍSLUŠNÉ SMLOUVY O DÍLO. ŽÁDNÁ JEHO ČÁST NEMOŽE BYT DLE ZÁKONA Č.2000/ŠL. KOPÍROVÁNA NEBO JINÝM ZPŮSOBEM ROZŠÍŘOVÁNA. BEZ SOUHLASU SUDOP PRAHA