


Situace M 1 : 10000





 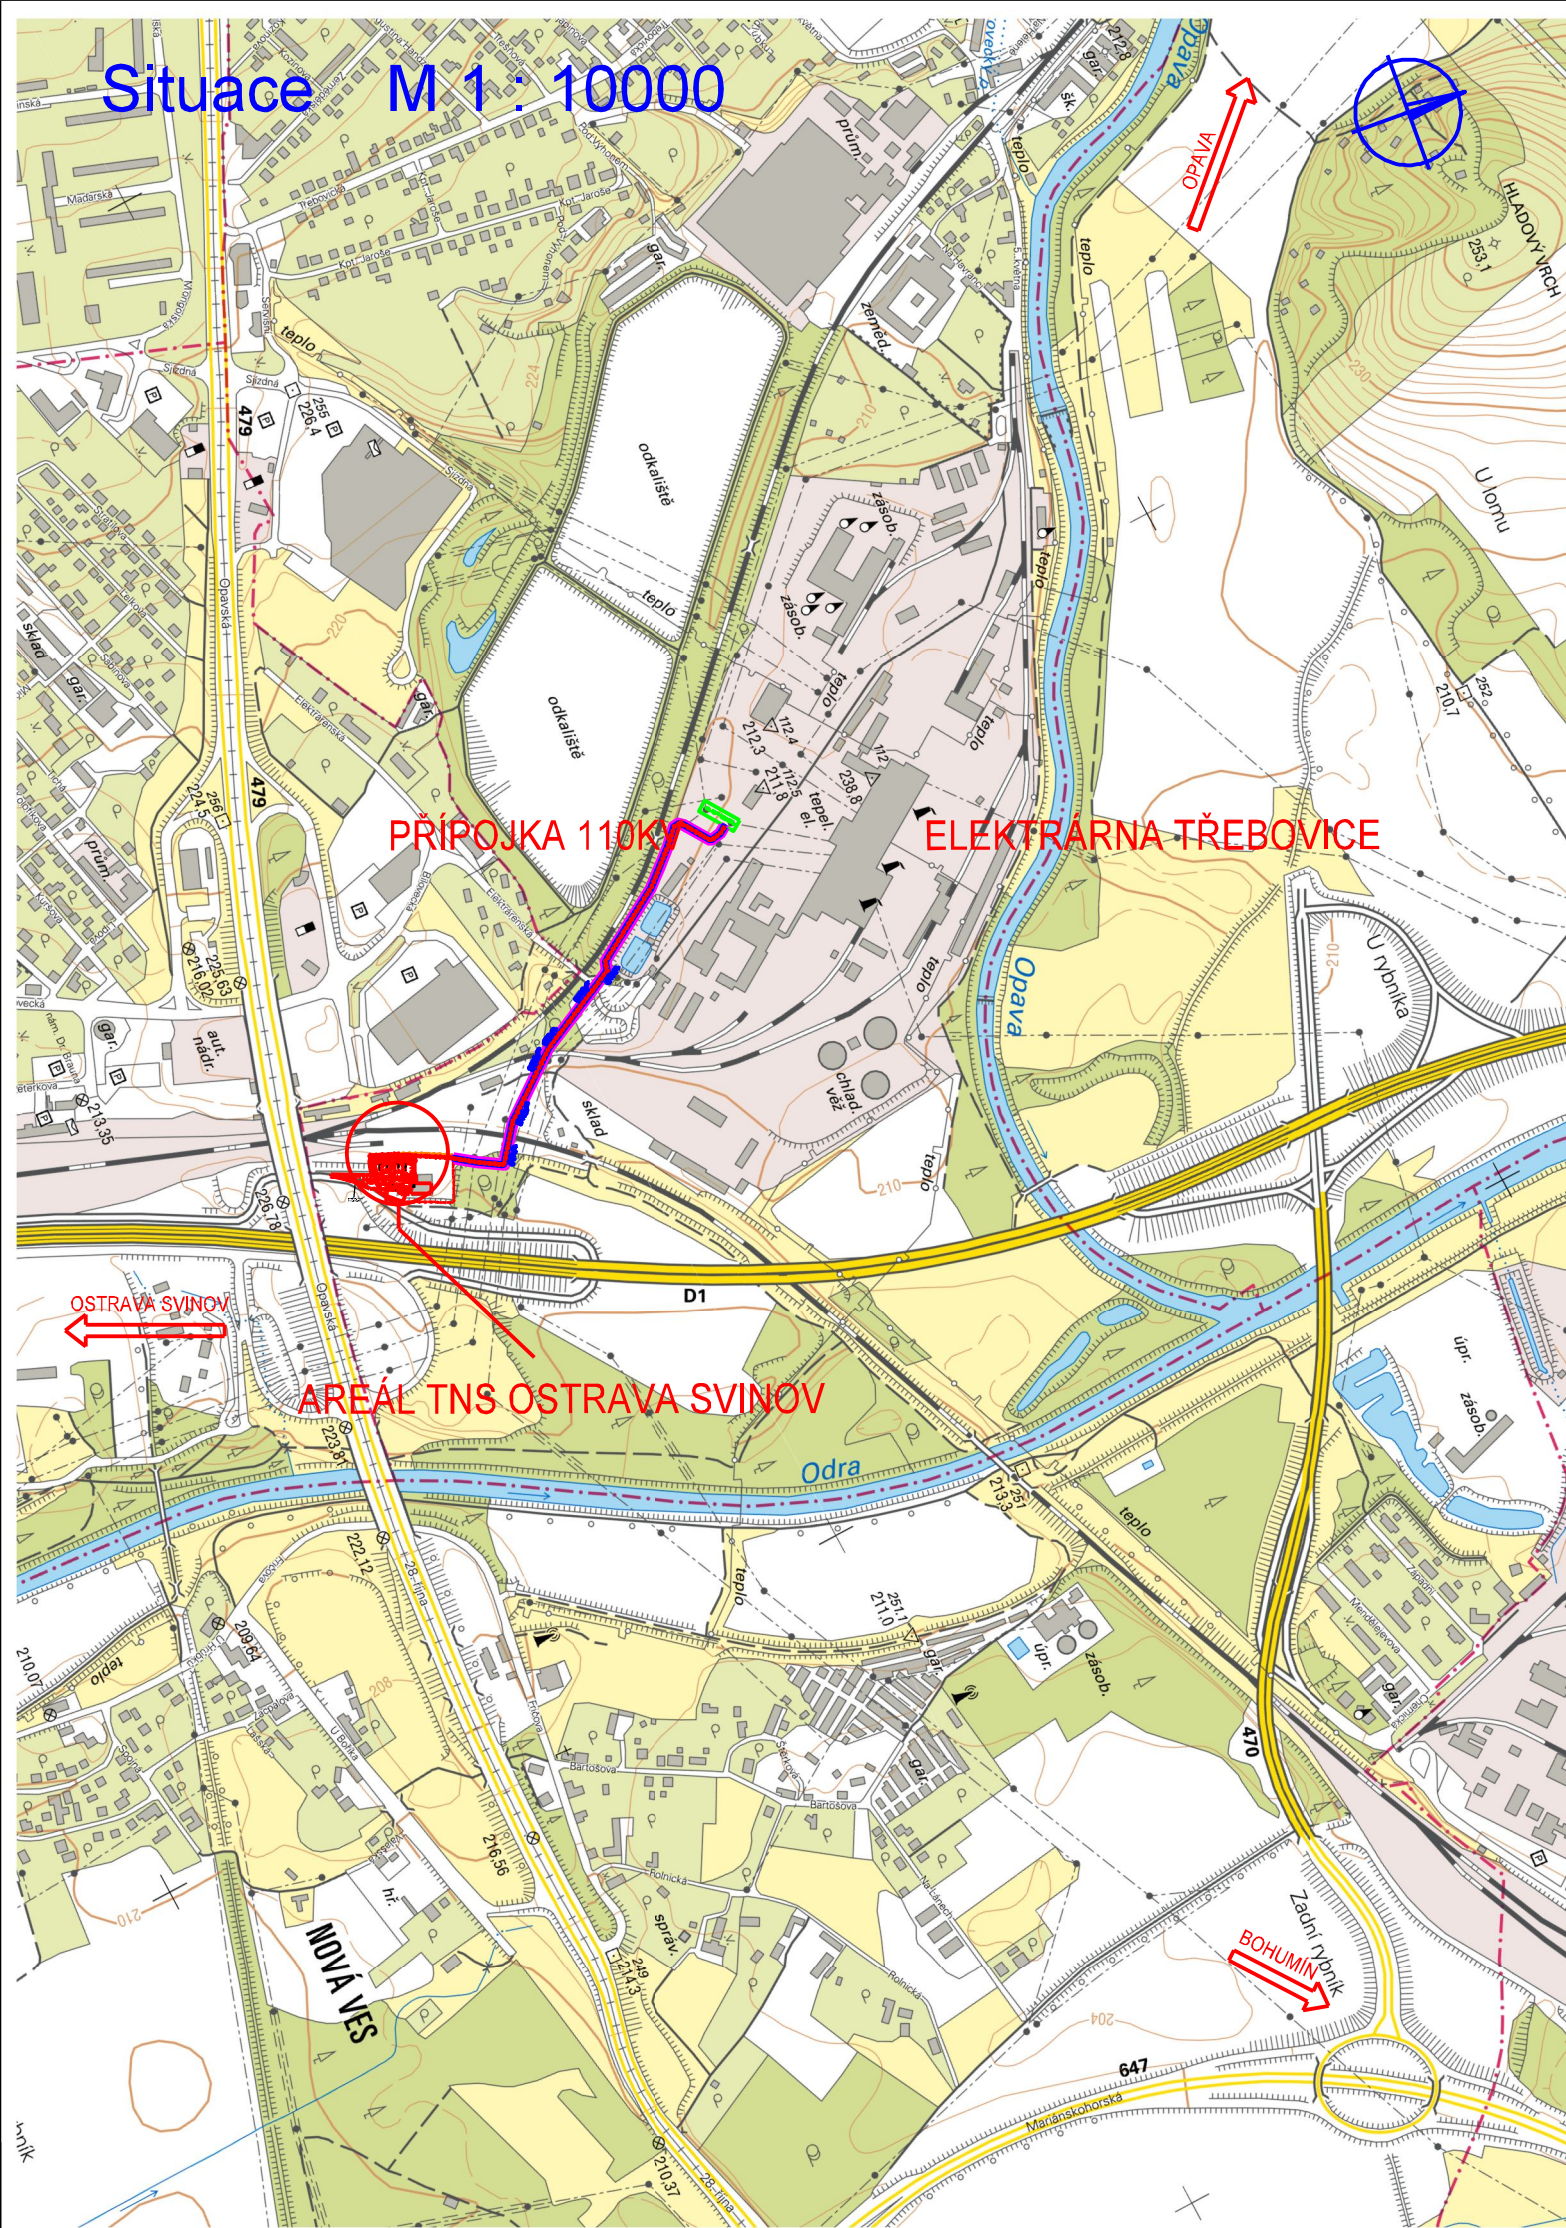


|           |       |                         |                 |
|-----------|-------|-------------------------|-----------------|
|           |       |                         | ČÍSLO SOUPRAVY: |
|           |       |                         |                 |
|           |       | PO PŘIPOMÍNKOVÉM ŘÍZENÍ |                 |
| REVIZE Č. | DATUM | ZMĚNA                   |                 |



MORAVIA CONSULT Olomouc a.s.  
LEGIONÁŘSKÁ 1085/8 , 779 00 Olomouc

tel.: +420 585 570 444  
IDS: kjee9md  
e-mail: moravia@moravia.cz  
http://www.moravia.cz

|  |  |   |
|--|--|---|
| OBJEDNATEL   |  |  Správa železniční dopravní cesty, státní organizace<br>v zastoupení: SŽDC, s.o., Stavební správa východ, Nerudova 1, 772 58 Olomouc |
| HLAVNÍ INŽENÝR PROJEKTU  | ING. VLADIMÍR KOPP  | G. ŘEDITEL MORAVIA CONSULT Olomouc a.s.<br>ING. VÁCLAV KRATOCHVÍL   |
| ODPOVĚDNÝ PROJ. OBJ., PS   | NAVRHL, VYPRACOVAL   | KONTOLOVAL  |
| ING. VLADIMÍR KOPP  | ING. VLADIMÍR KOPP  | ING. MIROSLAV TUREK    |
| KRAJ: MORAVSKOSLEZSKÝ  | POVĚŘENÝ OÚ: OSTRAVA   | OBEC: OSTRAVA - TŘEBOVICE   |
| "Výstavba R110 kV<br>na TNS Ostrava Svinov"  |  | ZAK. ČÍSLO MCO 17-069-234-PD  |
|  |  | ÚČEL DOKUMENTACE<br>PRO ÚZEMNÍ ŘÍZENÍ   |
|  |  | DATUM ČERVENEC 2018   |
|  |  | FORMÁT 2x A4  |
|  |  | MĚŘÍTKO 1 : 10000   |
| Přehledná situace  |  | ČÁST C.1<br>PŘÍLOHA 1   |