




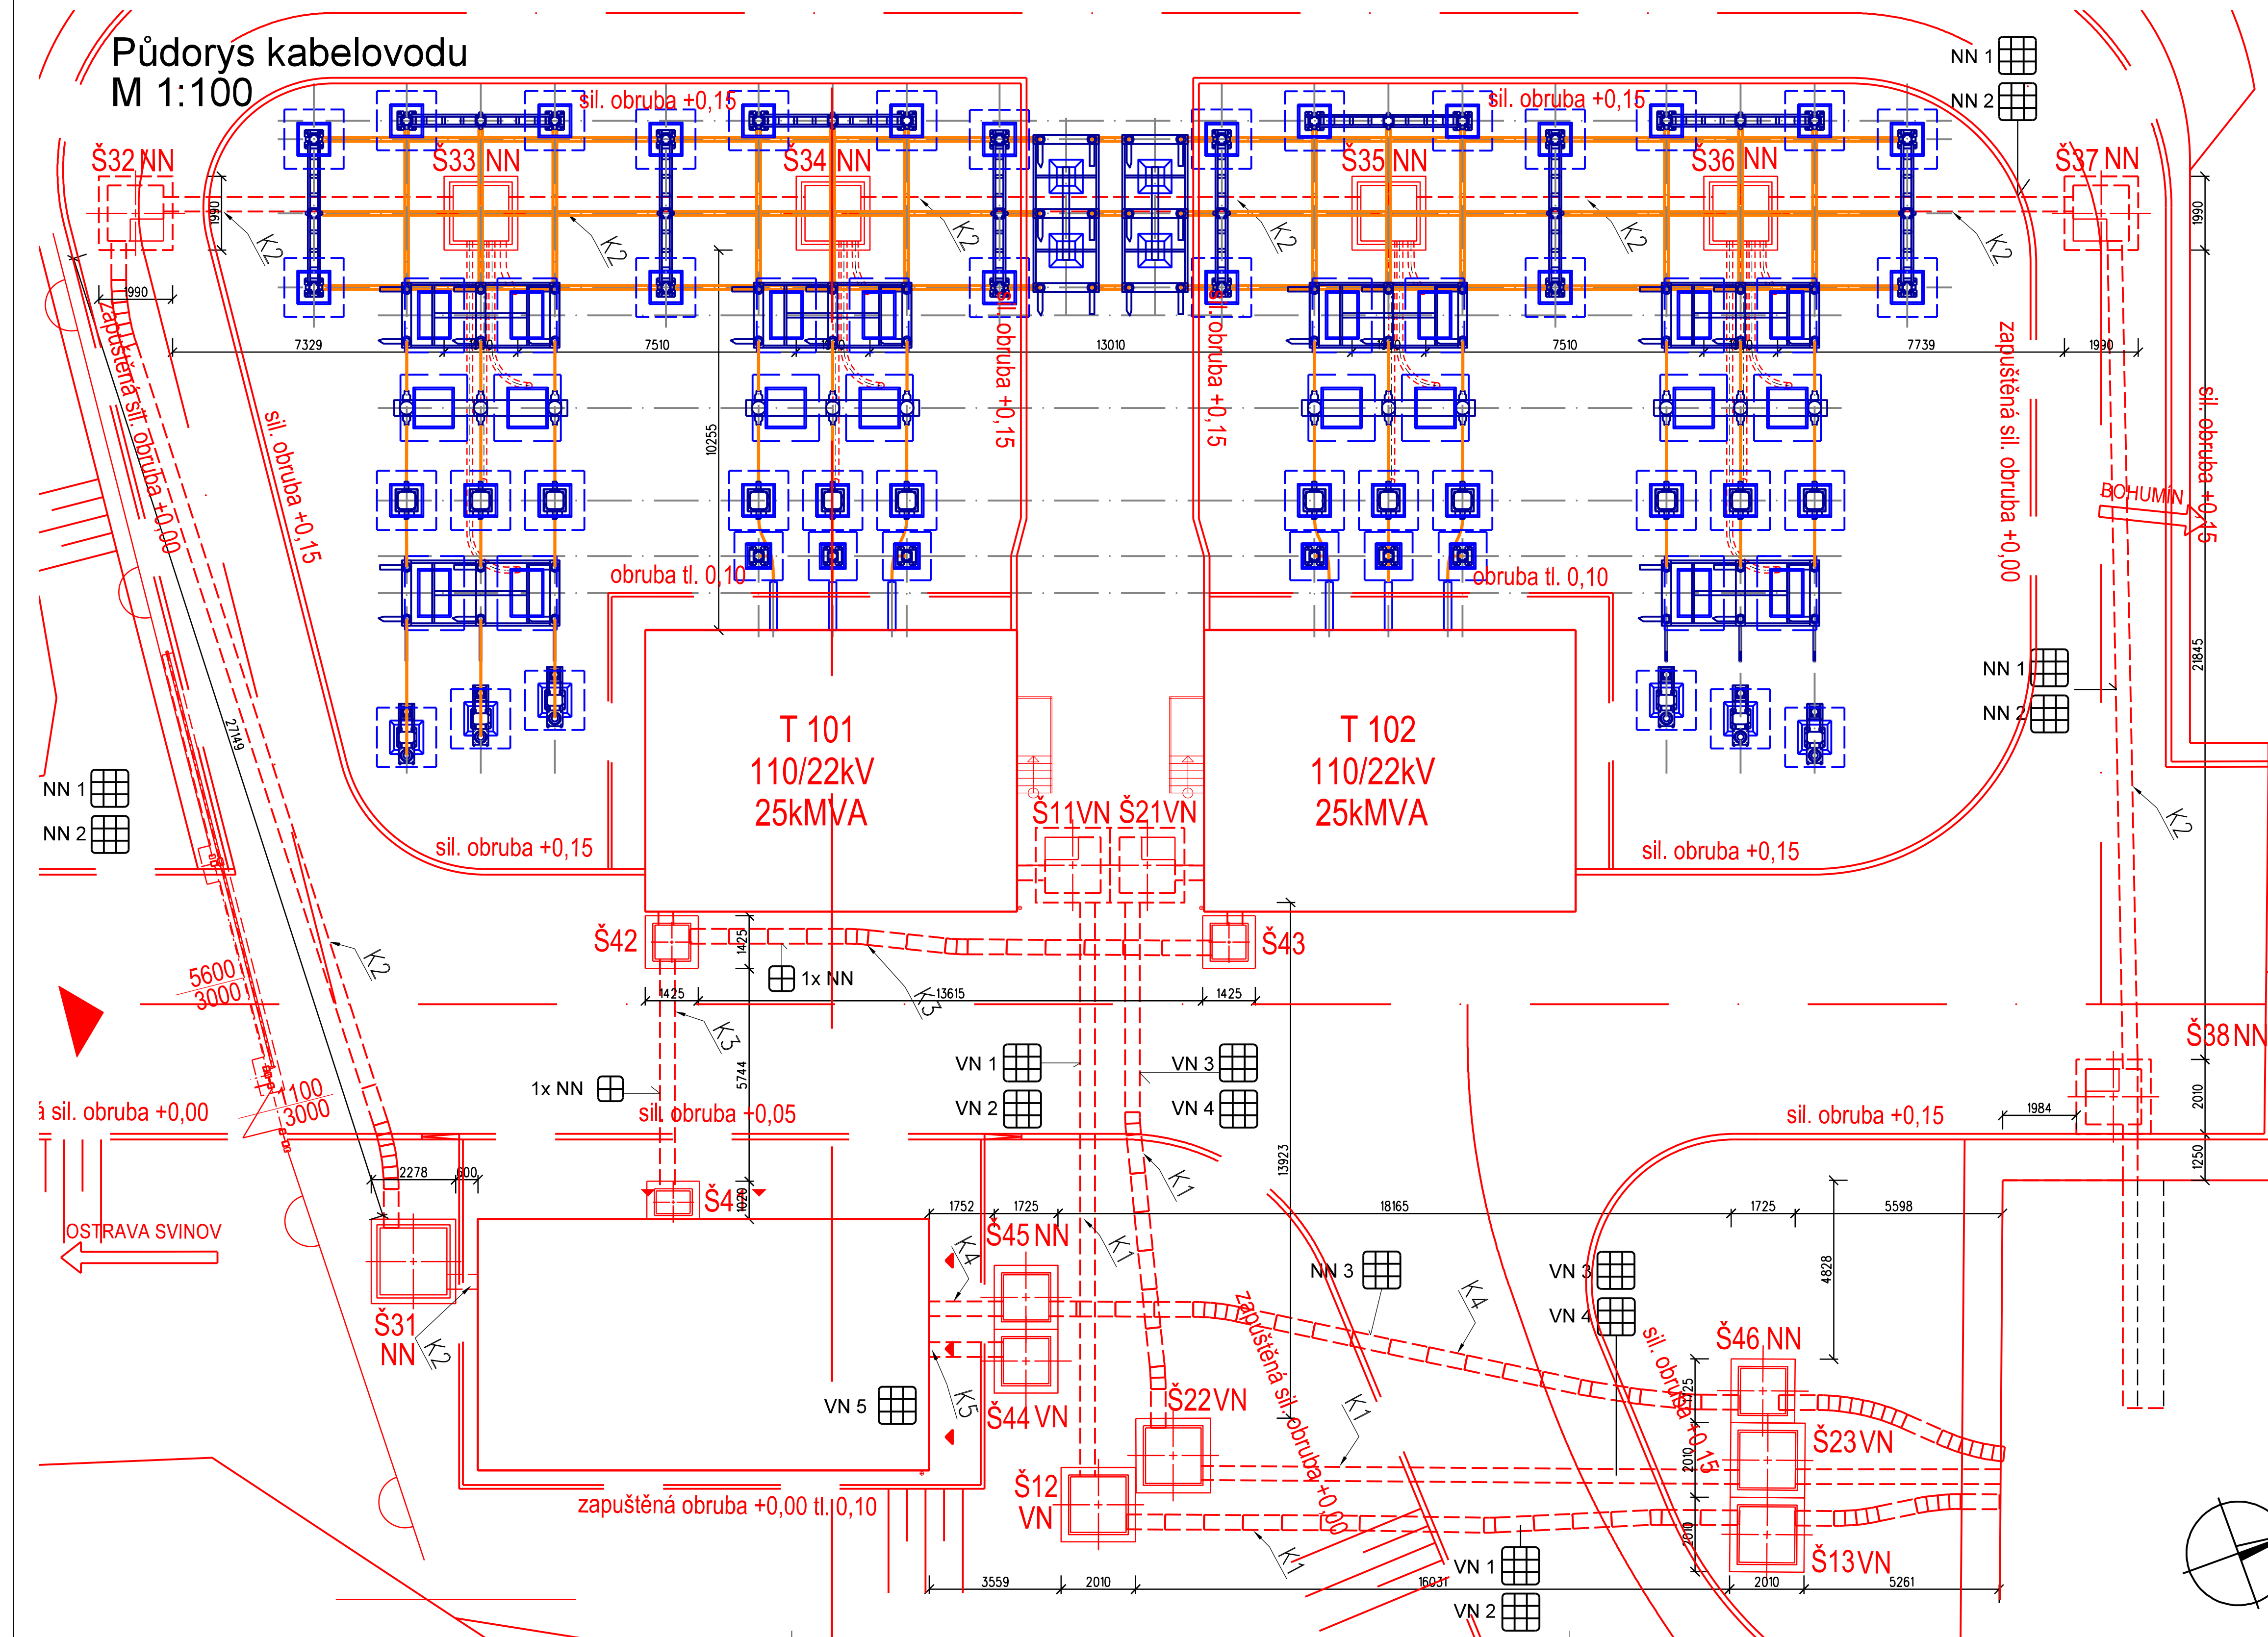

 
Půdorys kabelovodu M 1:100



| | | | |
|-----------|-------|-------------------------|-----------------|
| | | | ČÍSLO SOUPRAVY: |
| | | | |
| | | PO PŘIPOMÍNKOVÉM ŘÍZENÍ | |
| REVIZE Č. | DATUM | ZMĚNA | |

MCO MORAVIA CONSULT Olomouc a.s.
LEGIONÁŘSKÁ 1085/8, 779 00 Olomouc

tel.: +420 585 570 444
IDS: kje9md
e-mail: moravia@moravia.cz
<http://www.moravia.cz>

| | | | |
|---|--|---|----------------------------------|
| OBJEDNATEL |  Správa železniční dopravní cesty, státní organizace v zastoupení: SZDC, s.o., Stavební správa východ, Nerudova 1, 772 58 Olomouc | | |
| HLAVNÍ INŽENÝR PROJEKTU | ING. VLADIMÍR KOPP  | G. ŘEDITEL MORAVIA CONSULT Olomouc a.s. ING. VÁCLAV KRATOCHVÍL | |
| ODPOVĚDNÝ PROJ. OBJ., PS | NAVRHL, VYPRACOVAL | KONTROLOVAL | |
| ING. VLADIMÍR KOPP  | ING. VLADIMÍR KOPP  | ING. MIROSLAV TUREK  | |
| KRAJ: MORAVSKOSLEZSKÝ | POVĚŘENÝ OÚ: OSTRAVA | OBEC: OSTRAVA - TŘEBOVICE | |
| <p style="text-align: center;">"Výstavba R110 kV na TNS Ostrava Svinov"</p> <p>SO 03-15-11 TNS Ostrava Svinov, kabelovod</p> | | ZAK. ČÍSLO MCO | 17-069-234-PD |
| | | ÚČEL | DOKUMENTACE PRO ÚZEMNÍ ŘÍZENÍ |
| | | DATUM | ČERVENEC 2018 |
| | | FORMÁT | 8 x A4 |
| | | MĚŘÍTKO | 1 : 100 |
| Půdorys kabelovodu | | ČÁST D.E. 1.9 | PŘÍLOHA 3 |