



Situace M 1 : 250

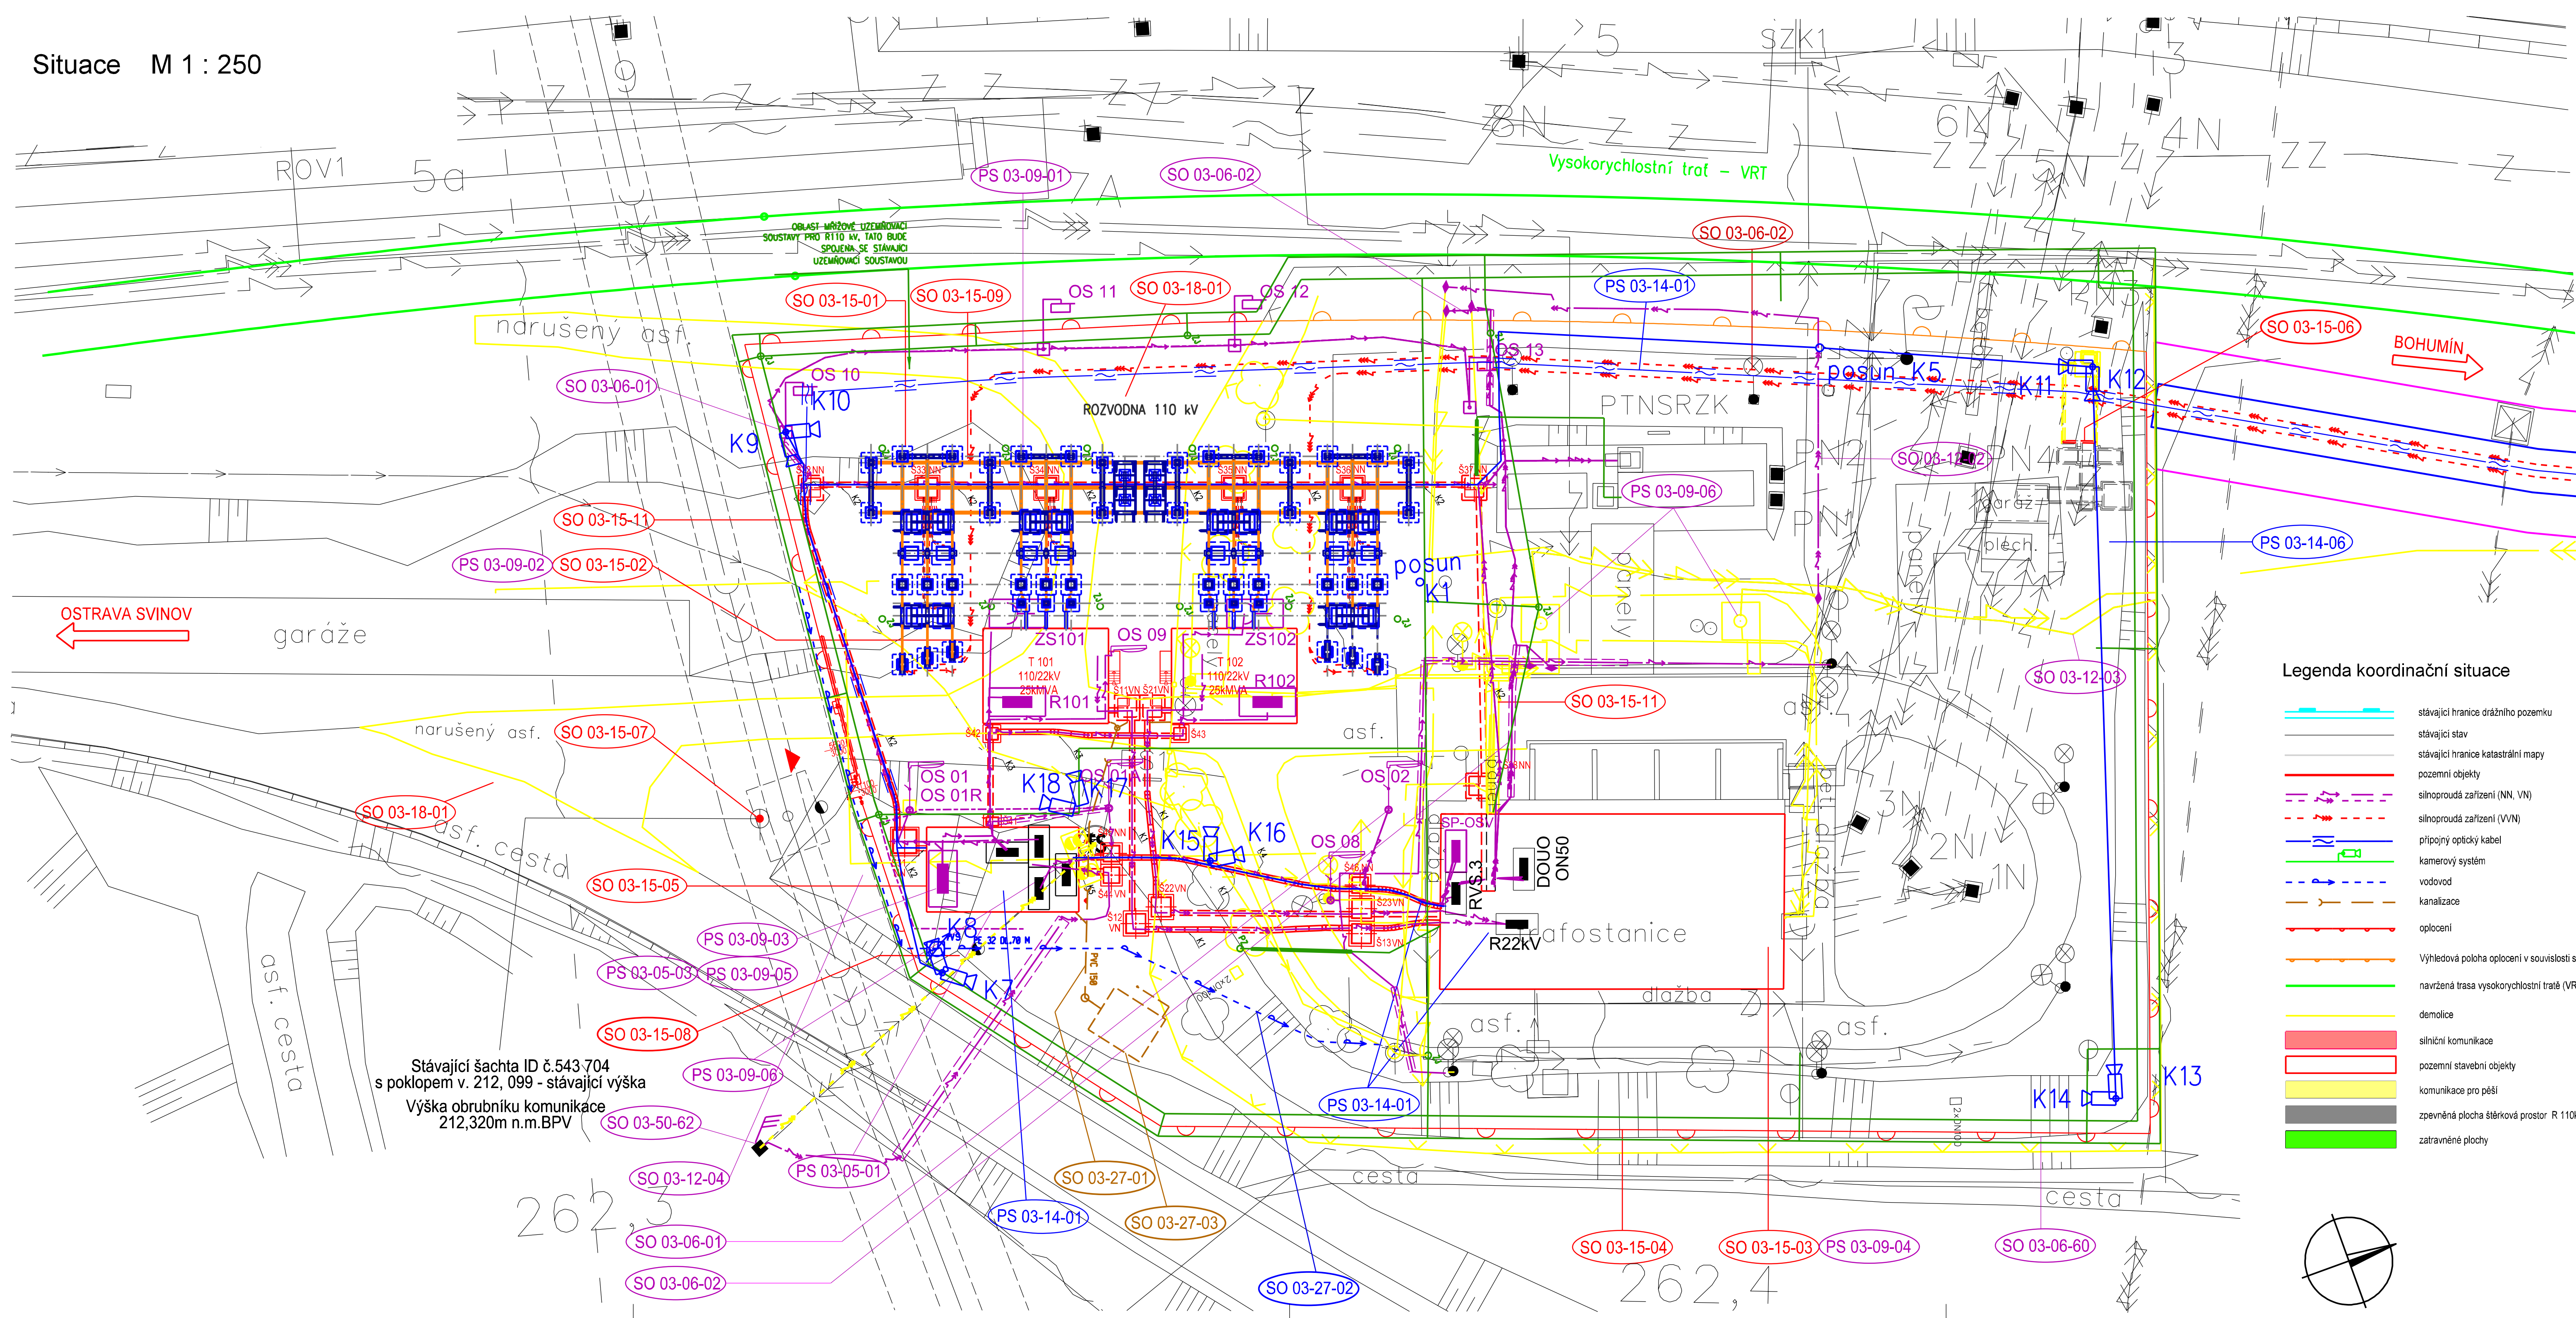

Legenda koordinační situace


- |  |   |
|--|---|
|  | stávající hranice dražního pozemku            |
|  | stávající stav                                |
|  | stávající hranice katastrální mapy            |
|  | pozemní objekty                               |
|  | silnoproudá zařízení (NN, VN)                 |
|  | silnoproudá zařízení (VVN)                    |
|  | přípojny optický kabel                        |
|  | kamerový systém                               |
|  | vodovod                                       |
|  | kanalizace                                    |
|  | oplocení                                      |
|  | Výhledová poloha oplocení v souvislosti s VRT |
|  | navrhovaná trasa vysokorychlostní tratě (VRT) |
|  | demolice                                      |
|  | silniční komunikace                           |
|  | pozemní stavební objekty                      |
|  | komunikace pro pěší                           |
|  | zpevněná plocha stěrková prostor R 110kV      |
|  | zatrávněné plochy                             |

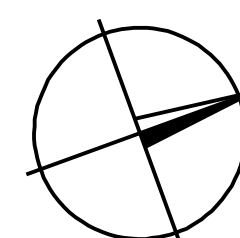

|           |       |                         |                 |
|-----------|-------|-------------------------|-----------------|
|           |       |                         | ČÍSLO SOUPRAVY: |
|           |       |                         |                 |
|           |       | PO PŘIPOMÍNKOVÉM ŘÍZENÍ |                 |
| REVIZE Č. | DATUM | ZMĚNA                   |                 |
|           |       |                         |                 |

**MCO** MORAVIA CONSULT Olomouc a.s.  
LEGIONÁRSKÁ 1085/8, 779 00 Olomouc

tel.: +420 585 570 444  
IDS: kjee9md  
e-mail: moravia@moravia.cz  
<http://www.moravia.cz>

|   |                              |   |                                  |
|---|------------------------------|---|----------------------------------|
| OBJEDNATEL  |                              |  <b>Spřeva železniční dopravní organizace, s. r. o.</b><br>v zastoupení: SZÚZ, s. o., Stavební správa východ, Nerudova 1, 772 59 Olomouc |                                  |
| HLAVNÍ INŽENÝR PROJEKTU   | ING. VLADIMÍR KOPP <i>JK</i> | G. ŘEDITEL MORAVIA CONSULT Olomouc a.s.<br>ING. VÁCLAV KRATOCHVIL   |                                  |
| ODPOVĚDNÝ PROJ. OBJ., PS  | ING. VLADIMÍR KOPP           | KONTROLOVAL   |                                  |
| ING. VLADIMÍR KOPP <i>JK</i>  | ING. VLADIMÍR KOPP <i>JK</i> | ING. MIROSLAV TUREK <i>MT</i>   |                                  |
| KRAJ: MORAVSKOSLEZSKÝ   | POVĚŘENÝ OÚ: OSTRAVA         | OBEC: OSTRAVA - TŘEBOVICE   |                                  |
| "Výstavba R110 kV<br>na TNS Ostrava Svinov"<br><br>SO 03-15-06 TNS Ostrava Svinov, demolice |                              | ZAK. ČÍSLO MCO  | 17-069-234-PD                    |
|   |                              | ÚČEL  | DOKUMENTACE<br>PRO ÚZEMNÍ ŘÍZENÍ |
|   |                              | DATUM   | ČERVENEC 2018                    |
|   |                              | FORMÁT  | 10 x A4                          |
|   |                              | MĚŘÍTKO   | 1 : 250                          |
| Situace   |                              | ČÁST  | D. E. 2                          |
|   |                              | PŘÍLOHA   | 2                                |