


Vypracování projektu stavby „Modernizace trati Veselí nad Lužnicí – Tábor, II. část, úsek Veselí nad Lužnicí – Doubí u Tábora“ je spolufinancováno Evropskou unií z programu TEN-T ve výši 4 120 000 EUR, což je 50 % celkových nákladů na projekt.



Za tuto publikaci odpovídá pouze její autor. Evropská unie nenese odpovědnost za jakékoli využití informací v ní obsažených.

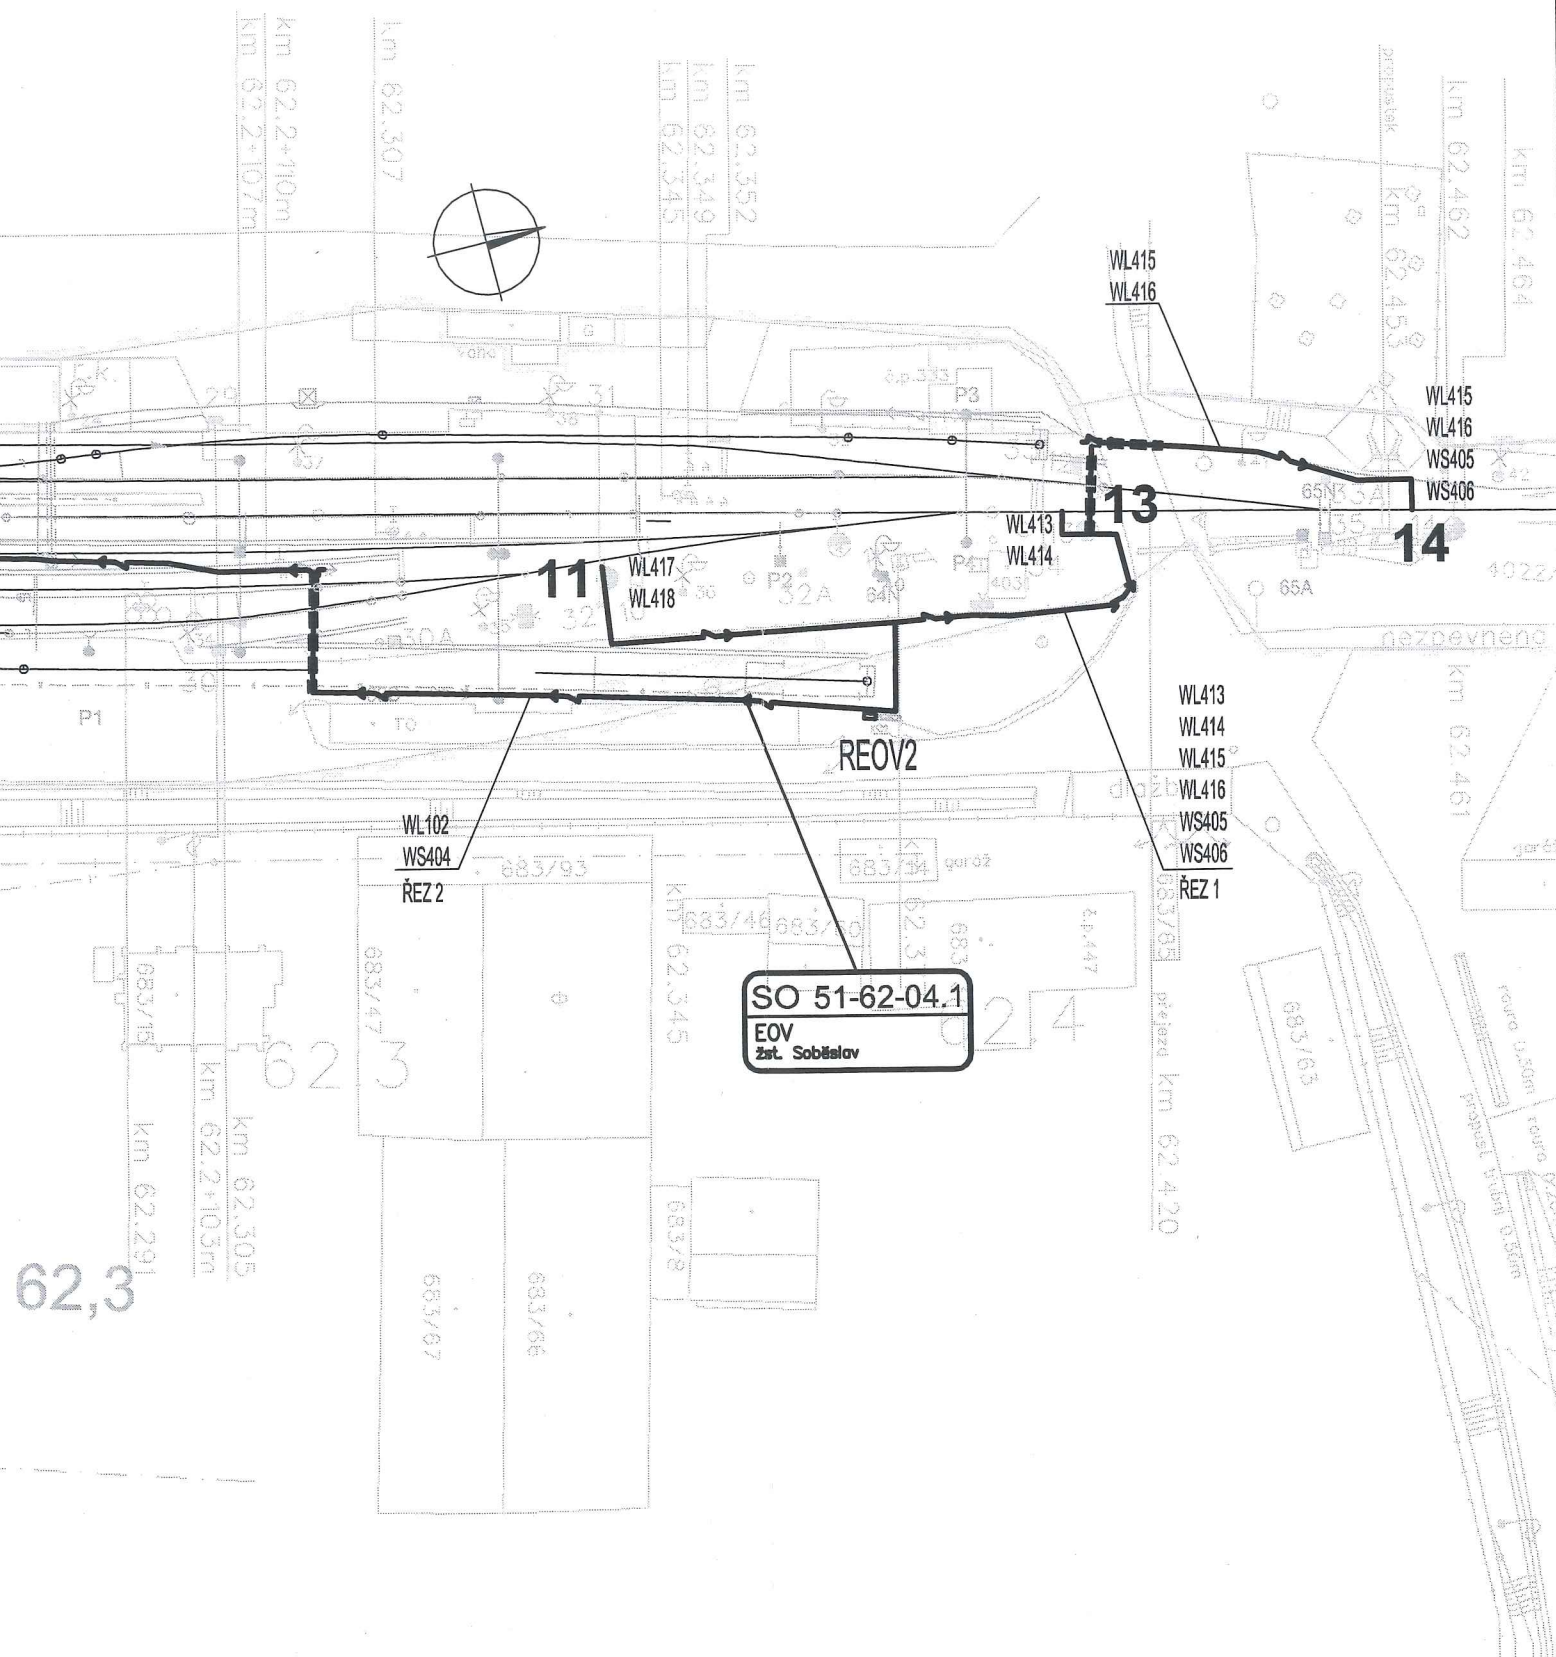

Souřadnicový systém S-JTSK
Výškový systém Bvp

ZAPRACOVÁNÍ PŘIPOMÍNEK 12/2011

Změna:	Název změny:	Datum:	Provedl:	Podpis:
--------	--------------	--------	----------	---------

Investor, objednatel: SŽDC Správa železniční dopravní cesty	Správa železniční dopravní cesty, státní organizace Dlážděná 1003/7 110 00 Praha 1 kontaktní adresa: Správa železniční dopravní cesty, s.o. Stavební správa Praha Sokolovská 1955/278, 190 00 Praha 9	Inženýrská činnost: METROPROJEKT Praha a.s. nám. I. P. Pavlova 2/1786 120 00 Praha 2 Karel Horák, tel: +420 296 154 226
--	---	--

METROPROJEKT Praha a.s. nám. I. P. Pavlova 2/1786 120 00 Praha 2 generální ředitel: Ing. David Krása tel.: +420 296 154 105 www.metroprojekt.cz info@metroprojekt.cz	METROPROJEKT	Souprava číslo: 6
---	---------------------	-----------------------------

HIP: Ing. Petr Zobal tel.: +420 296 154 247 Stupeň: PROJEKT	Podpis: <i>[Signature]</i> Název a účel díla: Modernizace trati Veselí n.L. – Tábor - II.část, úsek Veselí n.L. - Doubí u Tábora, 1. etapa Veselí n.L. - Soběslav
--	--

Zpracovatelský útvar: stř. S71 - elektrotechnické tel.: +420 296 154 325 Vedoucí útvaru: Ing. Tomáš Mach Odpovědný projektant: Ing. Jan Kahuda	Název části díla: STAVEBNÍ ČÁST TRAKČNÍ A ENERGETICKÁ ZAŘÍZENÍ OHŘEV VÝMĚN (EOV) SO 51-62-04.1 - Žst. Soběslav, elektrický ohřev výměn, 1.etapa	E E.3 E.3.4 E.3.4.1
---	---	------------------------------

Vypracoval: Ing. Jan Kahuda Kontroloval: Ing. Vladimír Seidl Skart. znak: V20/2032 Počet formátů: 8xA4	Podpis: <i>[Signature]</i> Podpis: <i>[Signature]</i> Datum: 12/2011 Měřítko: 1:1000	Název přílohy: SITUACE IČD: 10 5600 05 03 04 01	Změna: - Číslo příl.: 005
---	---	---	--

VEDENA VE SPOLEČNÝCH TRASÁCH S NÁSLEDUJÍCÍMI OBJEKTY:


st. Soběslav, úpravy rozvodů nn a osvětlení, 1.etapa

st. Soběslav, DOÚO, 1.etapa

st. Soběslav, staniční zabezpečovací zařízení, 1.etapa

st. Soběslav, místní kabelizace, 1.etapa


st. Soběslav, sdělovací zařízení

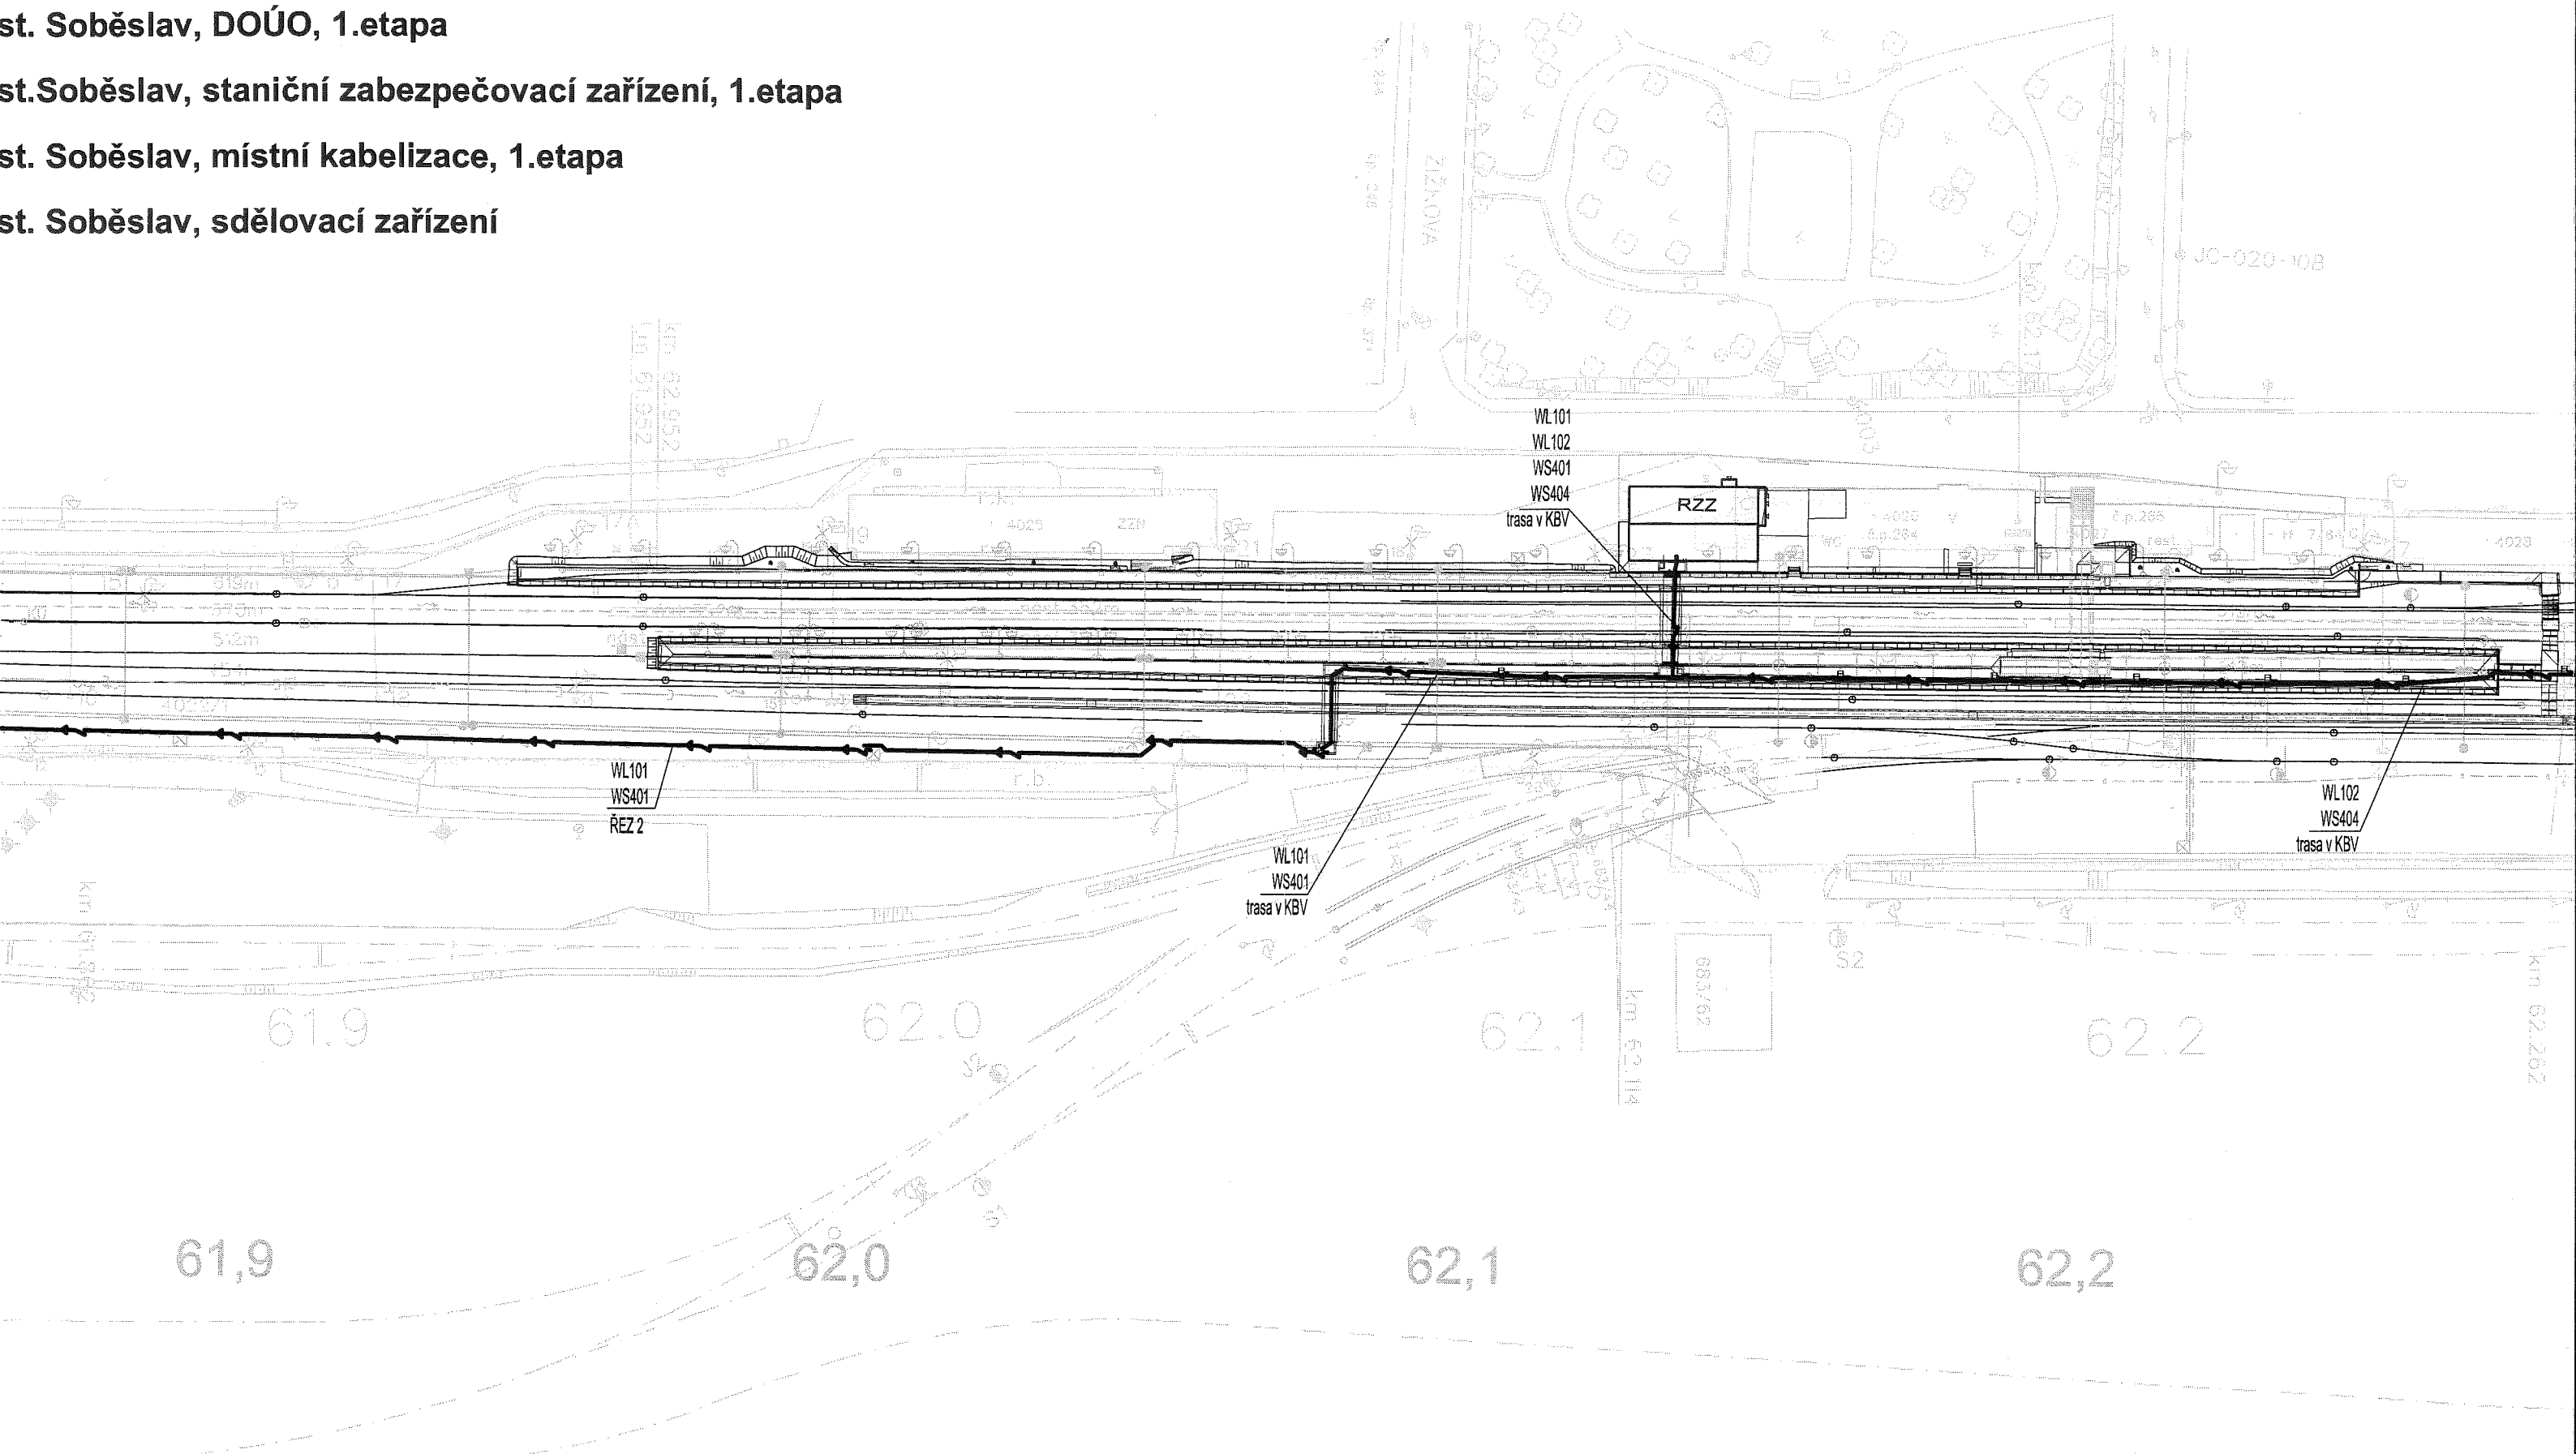

CH ŽLABECH 100mm VE VÝKOPU 35/80cm

KABELOVÁ TRASA VED

SO 51-62-03.1	Žst. S
SO 51-62-05.1	Žst. S
PS 51-01-01 .1	Žst.S
PS 51-02-01 .1	Žst. S
PS 51-02-02	Žst. S

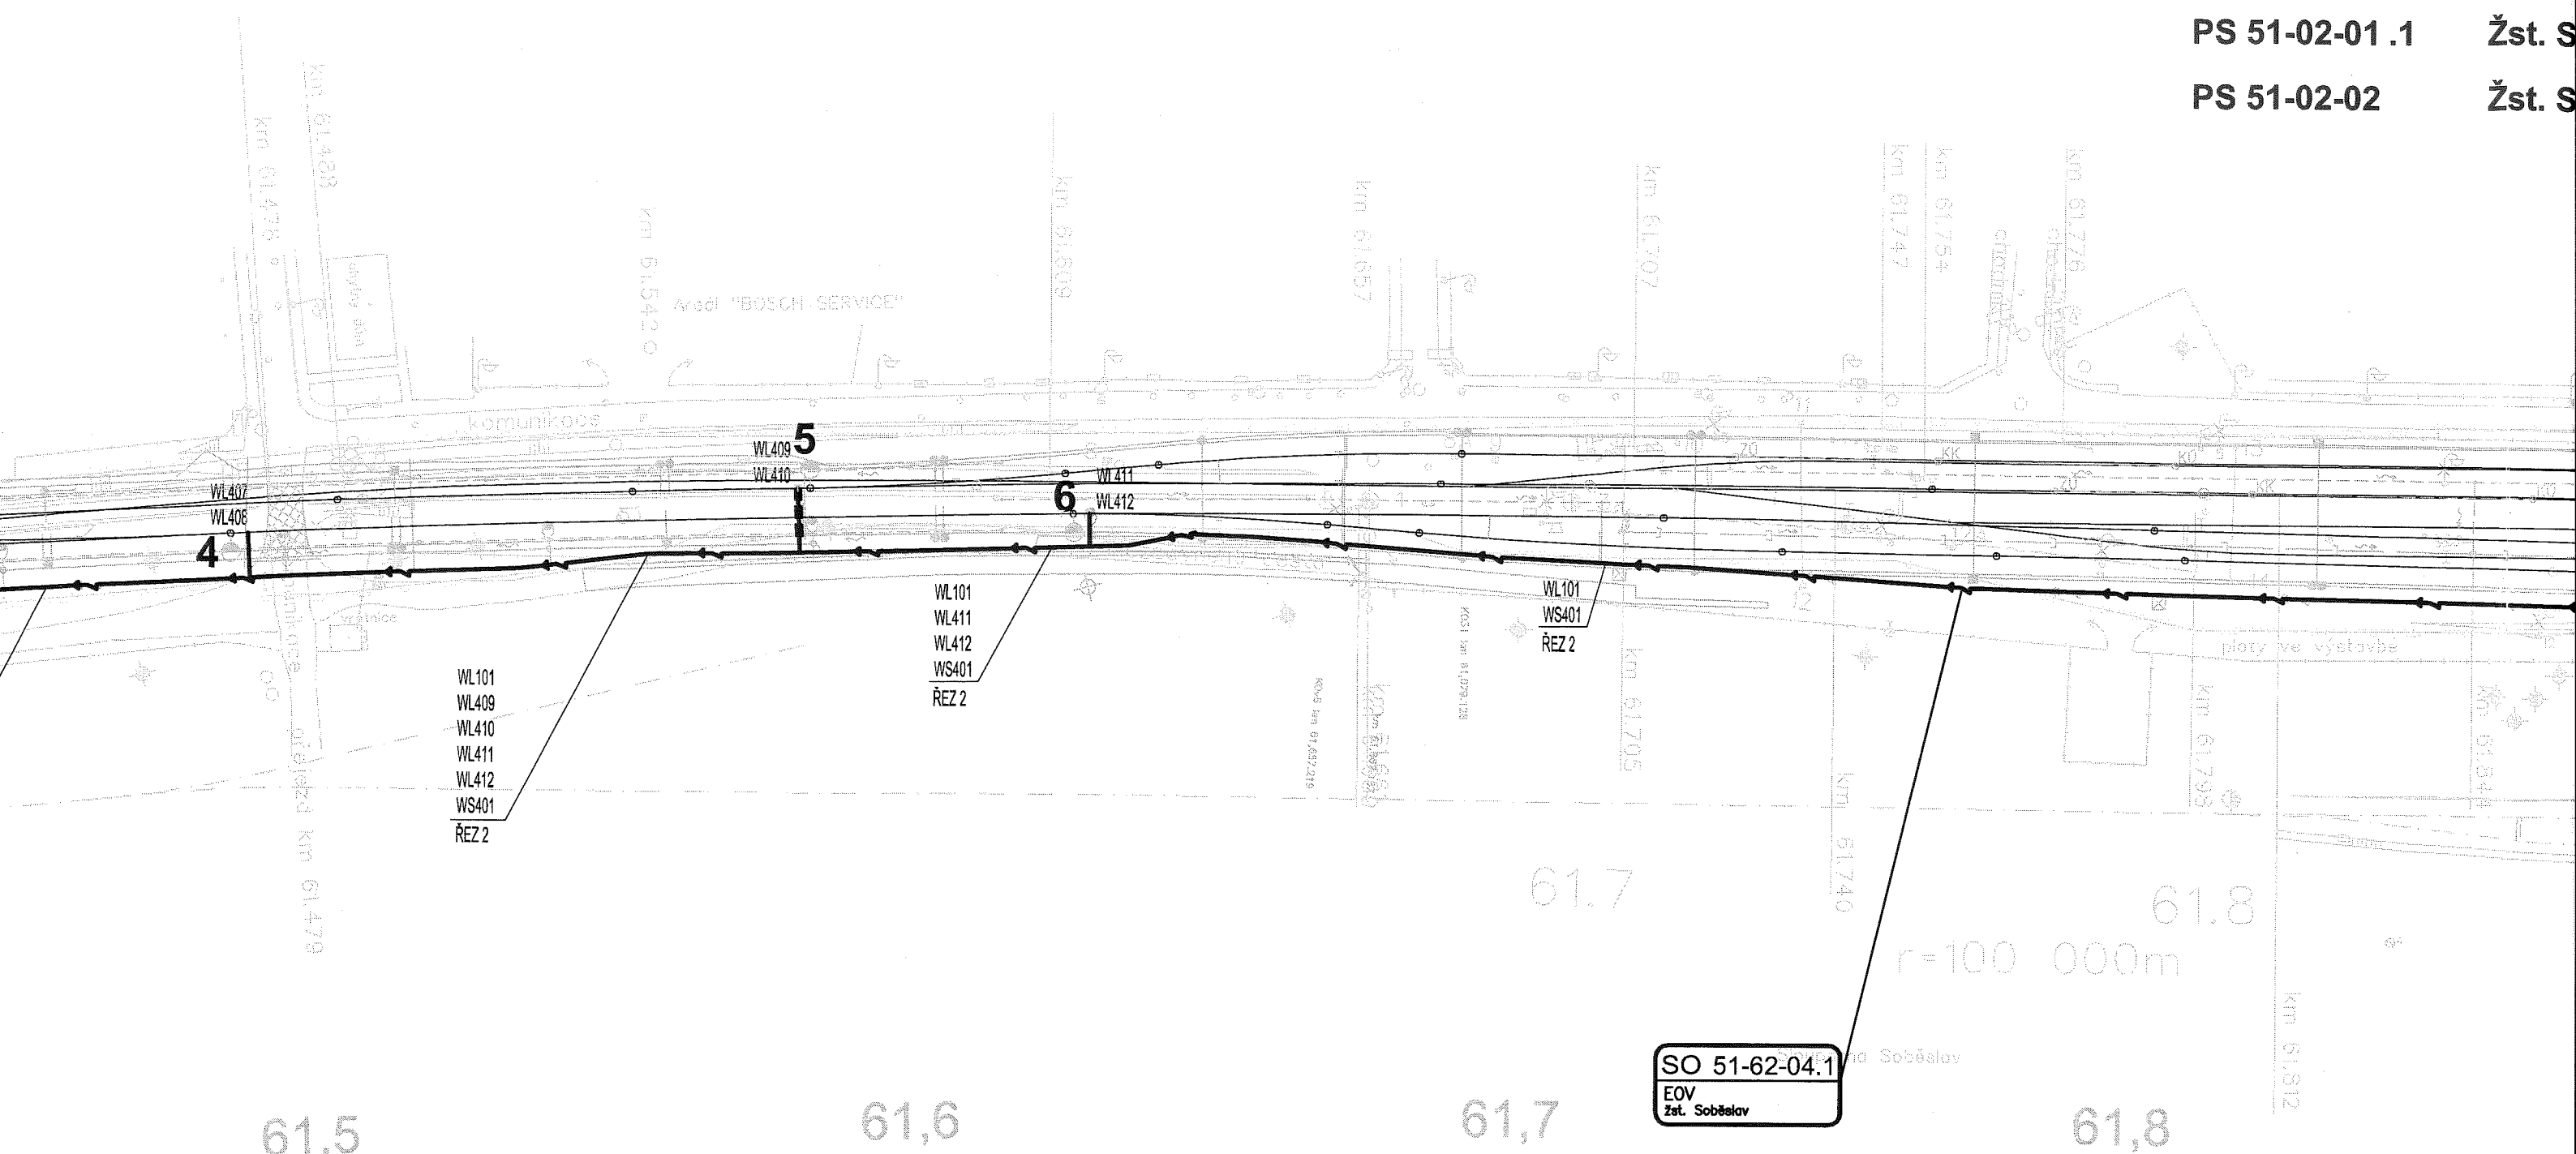

KABELY JSOU ULOŽENY V PLASTOVÝCH

