



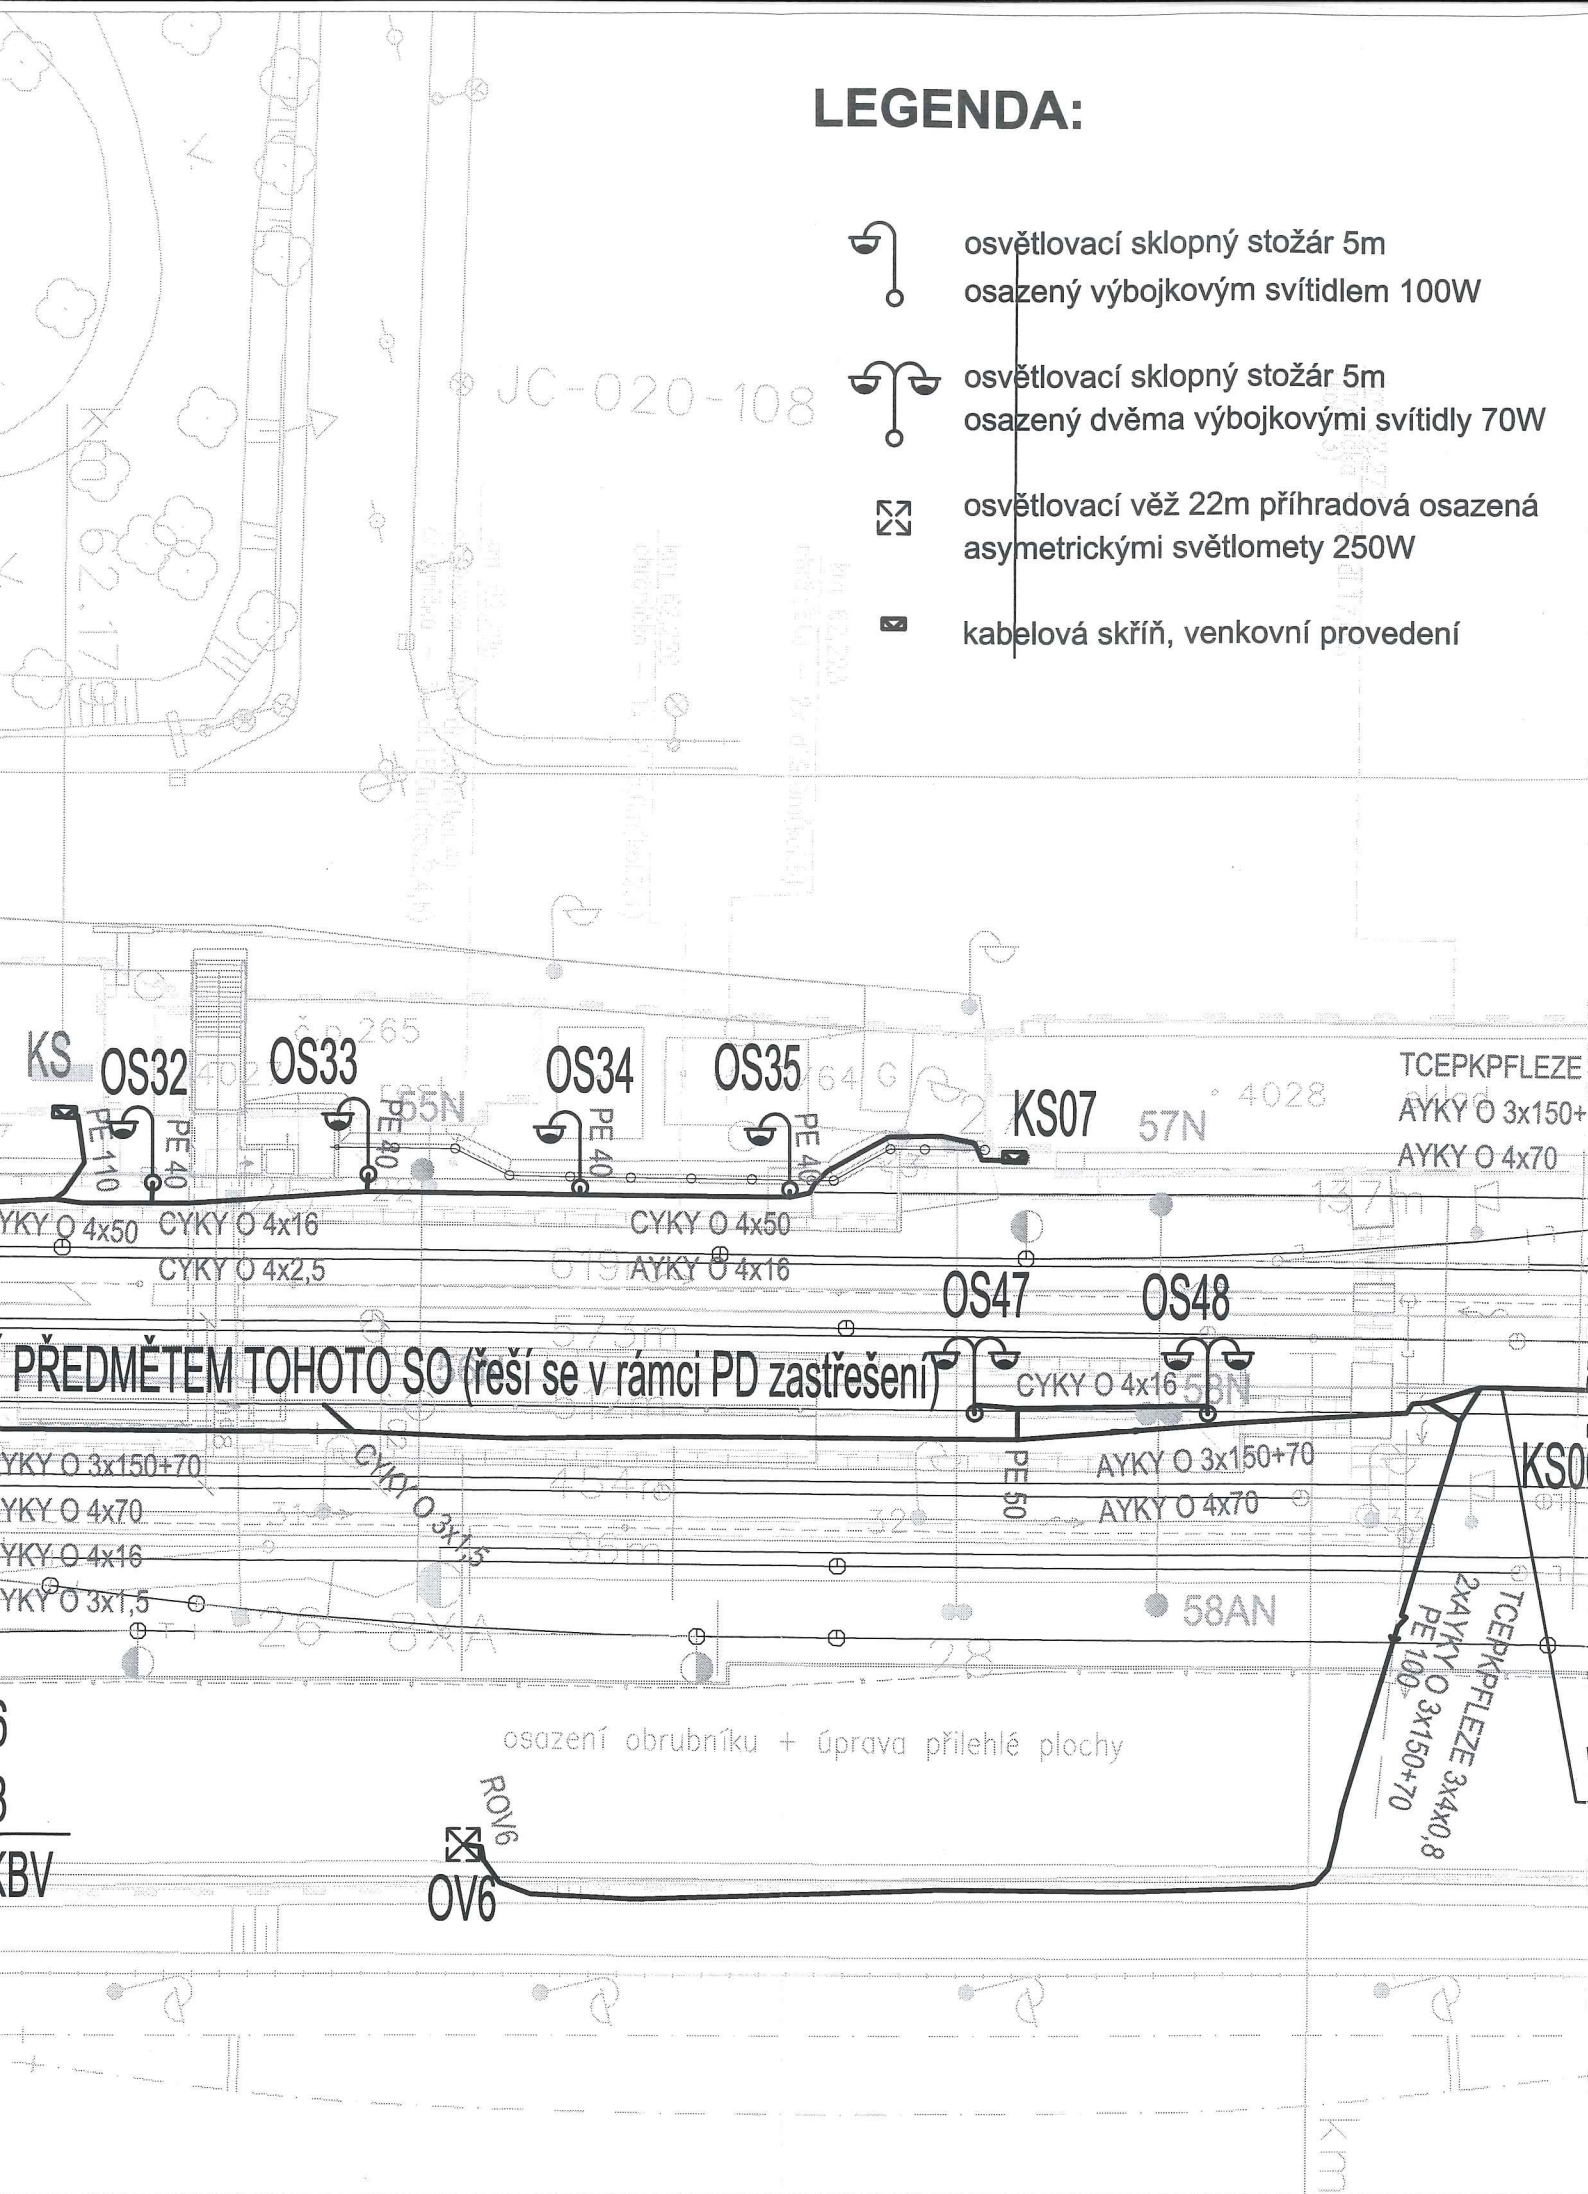
 
 
 


LEGENDA:

-  osvětlovací sklopný stožár 5m
osazený výbojkovým svítidlem 100W
-  osvětlovací sklopný stožár 5m
osazený dvěma výbojkovými svítidly 70W
-  osvětlovací věž 22m příhradová osazená
asymetrickými světlomety 250W
-  kabelová skříň, venkovní provedení



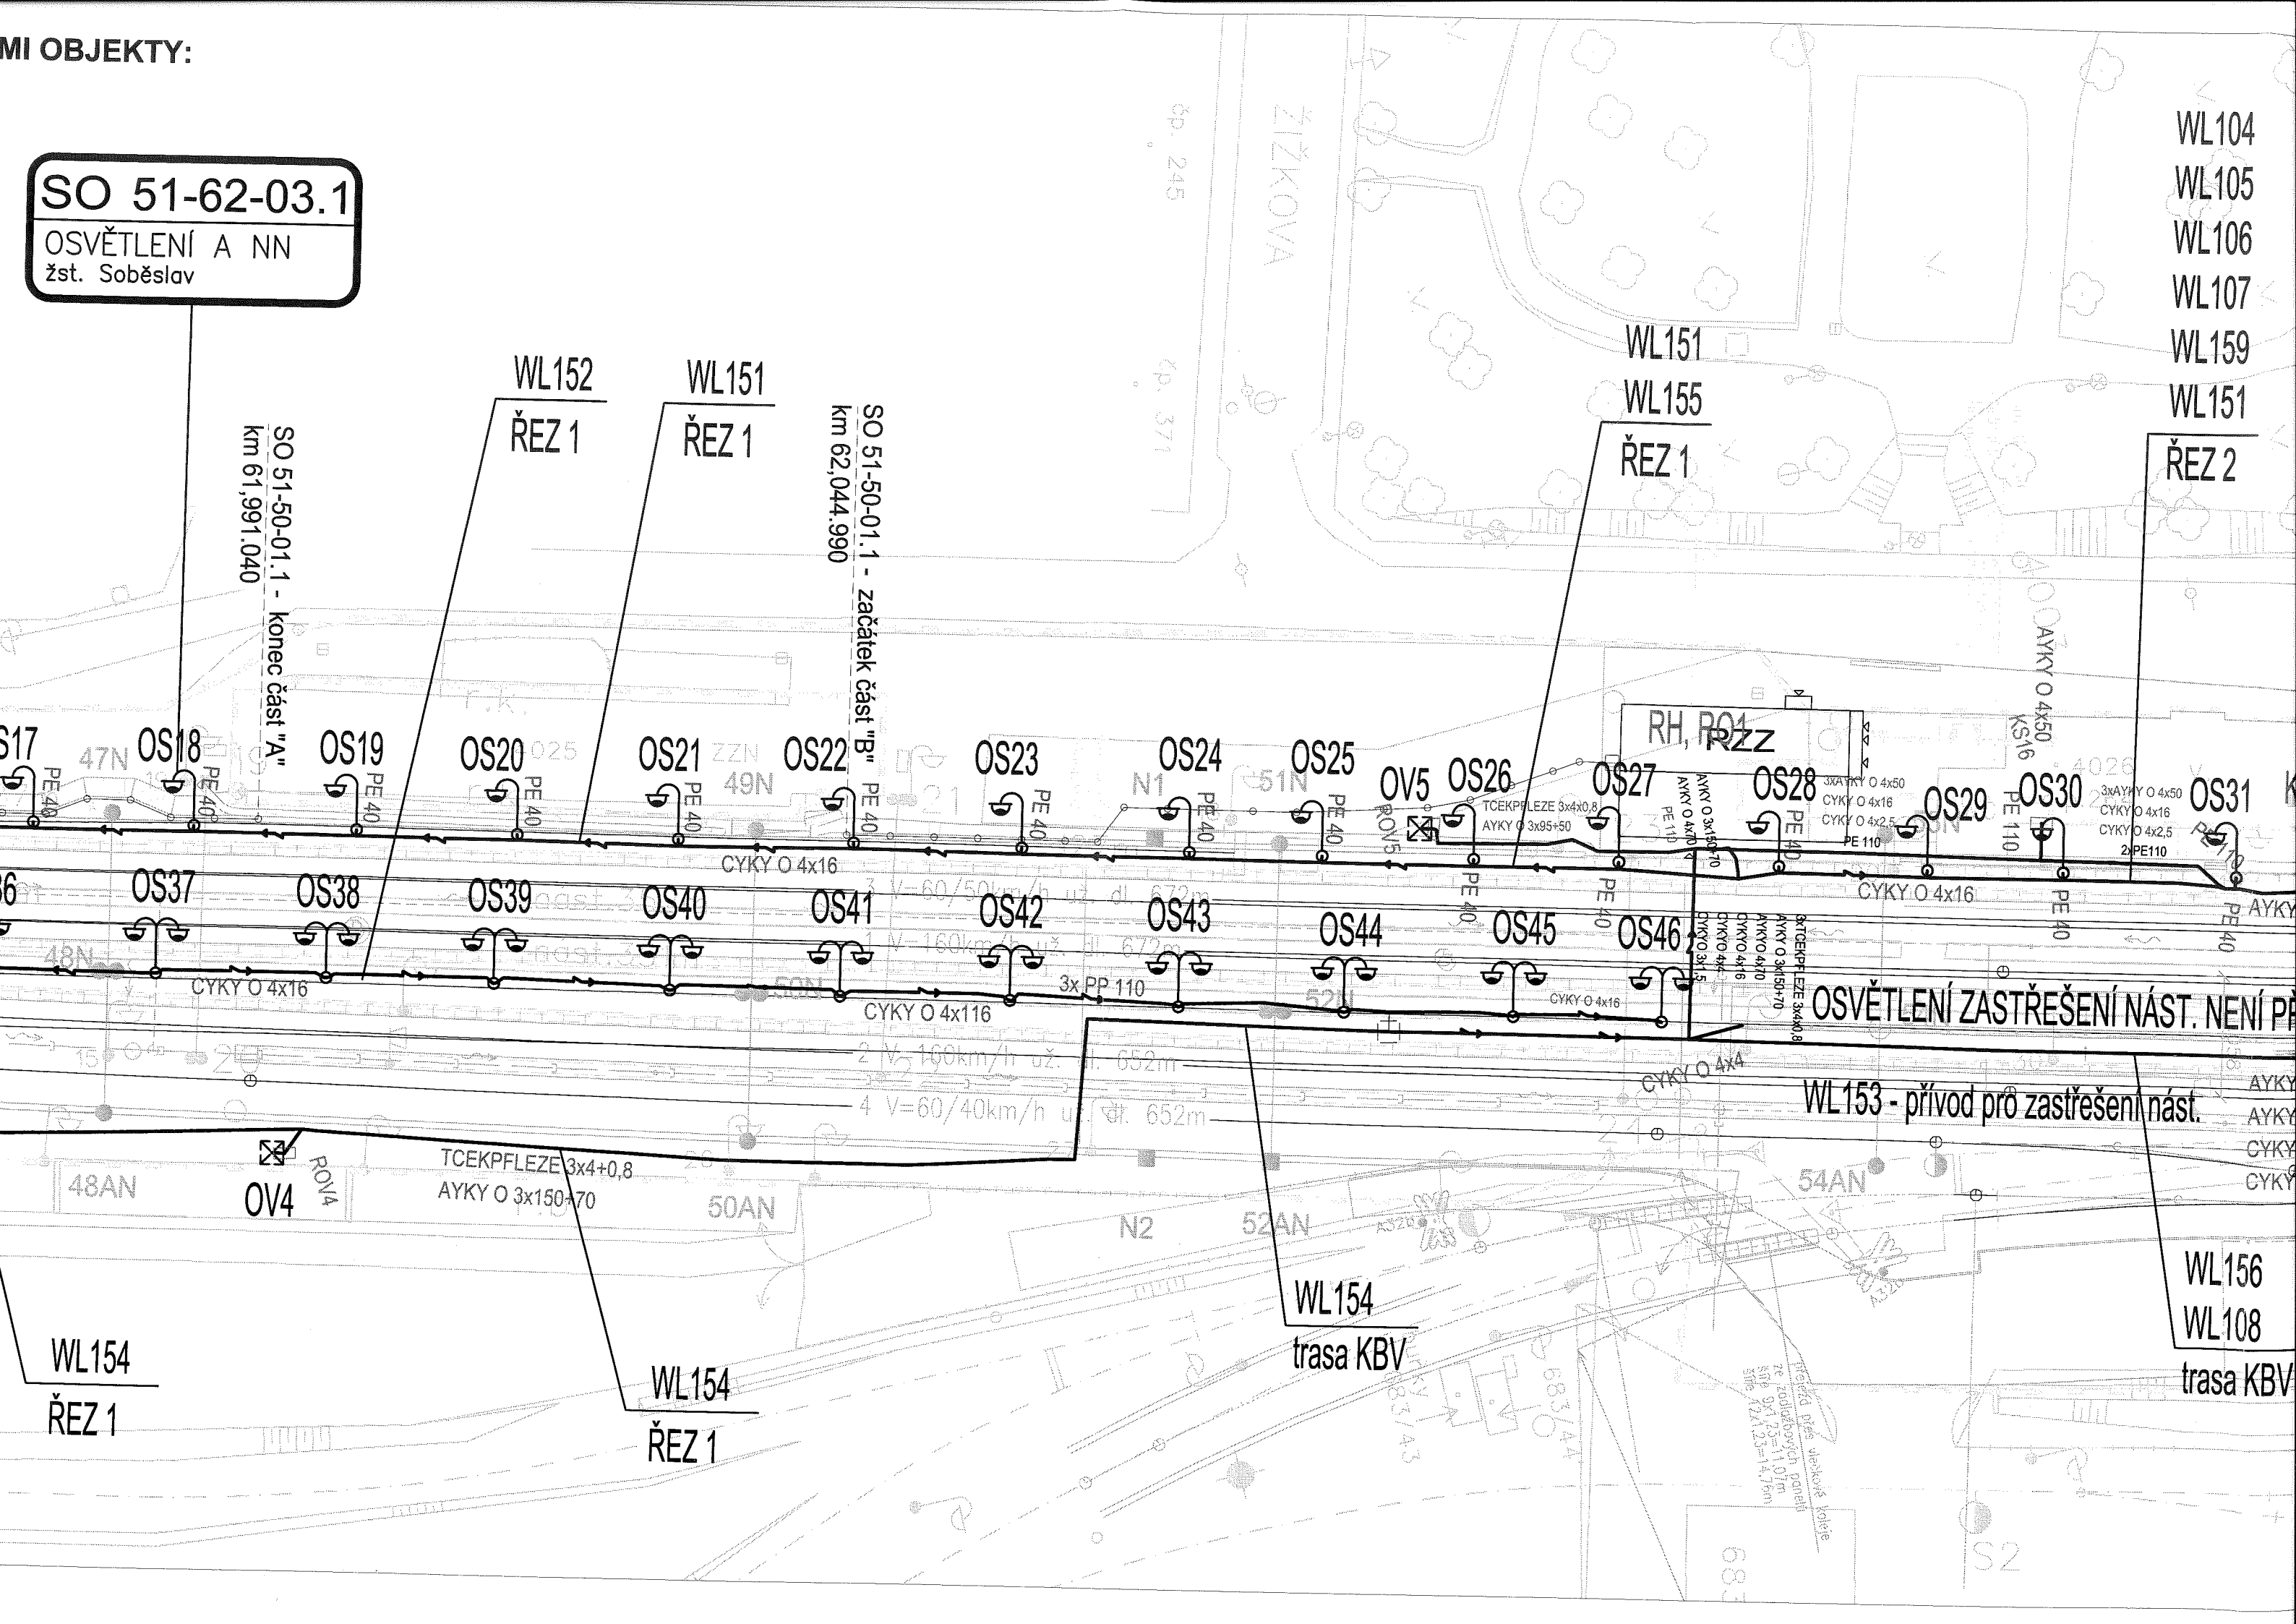
DOKUMENTACE SKUTEČNÉHO PROVEDENÍ STAVBY

Změna:		Název změny:	Datum:	Provedl:	Podpis:
Investor:		SZDC Správa železniční dopravní cesty, státní organizace Dlážďená 1003/7 110 00 Praha 1 kontaktní adresa: Správa železniční dopravní cesty, s.o. Stavební správa Praha Sokolovská 1955/278, 190 00 Praha 9			Objednatel:
METROPROJEKT Praha a.s. nám. I. P. Pavlova 2/1786 120 00 Praha 2 generální ředitel: Ing. David Krása tel.: +420 296 154 105 www.metroprojekt.cz info@metroprojekt.cz		EUROVIA CS, a.s. odštěpný závod oblast Železniční stavby a mosty závod Železniční stavby Brožíkova 564, 530 09 Pardubice			Souprava číslo:
HIP: Ing. Petr Zobal tel.: +420 296 154 247 Stupeň: DSPS		Podpis:  Název a účel díla: Modernizace trati Veselí n.L. – Tábor - II.část, úsek Veselí n.L. - Doubí u Tábora, 1. etapa Veselí n.L. - Soběslav			
Zpracovatel: stf. S71 - elektrotechnické tel.: +420 296 154 325 Vedoucí útvaru: Ing. Tomáš Mach Odpovědný projektant: Ing. Jan Kahuda		Název části díla: STAVEBNÍ ČÁST TRAKČNÍ A ENERGETICKÁ ZAŘÍZENÍ ROZVODY VN, NN, OSVĚTLENÍ A DÁLKOVÉ OVLÁDÁNÍ ODPOJOVAČŮ SO 51-62-03.1 - Žst. Soběslav, úpravy rozvodů nn a osvětlení stanice, 1.etapa			E E.3 E.3.6 E.3.6.5
Vypracoval: Ing. Jan Kahuda Kontroloval: Ing. Vladimír Seidl Skart. znak: V20/2036 Počet formátů: 5xA4		Podpis:  Podpis:  Datum: 10/2015 Měřítko: 1:500 IČD: 15 6569 05 03 06 05			Název přílohy: SITUACE - stanice Soběslav Změna: - Číslo příl.: 005

MI OBJEKTY:

SO 51-62-03.1

OSVĚTLENÍ A NN
žst. Soběslav



WL104
WL105
WL106
WL107
WL159
WL151
ŘEZ 2

SO 51-50-01.1 - konec část "A"
km 61,991.040

WL152
ŘEZ 1

WL151
ŘEZ 1

SO 51-50-01.1 - začátek část "B"
km 62,044.990

WL151
WL155
ŘEZ 1

OSVĚTLENÍ ZASTŘEŠENÍ NÁST. NENÍ PŘ...

WL153 - přívod pro zastřešení nást.

WL154
ŘEZ 1

WL154
ŘEZ 1

WL154
trasa KBV

WL156
WL108
trasa KBV

KABELOVÁ TRASA VEDENA VE SPOLEČNÝCH TRASÁCH S NÁSLEDUJÍCÍMI OBJEKTY:

- SO 51-62-05.1 Žst. Soběslav, DOÚO, 1.etapa
- SO 51-62-04.1 Žst. Soběslav, elektrický ohřev výměn, 1.etapa
- PS 51-01-01.1 Žst.Soběslav, staniční zabezpečovací zařízení, 1.etapa
- PS 51-02-01.1 Žst. Soběslav, místní kabelizace, 1.etapa
- PS 51-02-02 Žst. Soběslav, sdělovací zařízení

SO 51-62-03.1

OSVĚTLENÍ A NN
žst. Soběslav

