



Rekonstrukce ŽST Litoměřice h.n.
SO 05-14-01 ŽST Litoměřice hor.n., nástupiště
Půdorys
M 1:100


- Doplňující údaje :
- LEGENDA:
- nový železniční svršek a spodek
 - směrová a výšková úprava koleje
 - rušené koleje
 - tratičky
 - nová poloha zabezpečovacích kabelů
 - nová poloha sdělovacích kabelů
 - úprava a ochrana sdělovacích vedení
 - úprava a ochrana silnoproudých vedení
 - úprava a ochrana vedení vodovodu
 - úprava a ochrana vedení plynovodu
 - úprava a ochrana vedení kanalizace
 - obvod stavby
 - obvod staveniště
 - dočasný zábor
 - přístup na staveniště
 - vsakovací šachta
- LEGENDA STÁVAJÍCÍCH SÍTÍ:
- kanalizace
 - zabezpečovací kabel - pozemní
 - sdělovací kabel - pozemní
 - sdělovací kabel - nadzemní
 - silnoproudý kabel vn - pozemní
 - silnoproudý kabel vn - nadzemní
 - slaboproudý kabel nn - pozemní
 - slaboproudý kabel nn - nadzemní
 - plynovod
 - vodovod
 - teplovod
- LEGENDA ENERGETICKÉHO ZAŘÍZENÍ:
- Nová trasa
 - Společná trasa
 - Rušená trasa
- LEGENDA STÁVAJÍCÍ SITUACE:
- stáv. koleje
 - stávající (stav) situace
 - hranice drážního pozemku
 - katastr
- LEGENDA PLOCH:
- pozemní komunikace
 - pozemní objekty
 - nástupiště
 - zařízení staveniště (ZS)
 - přechod
 - železniční spodek




Operační program
Doprava



Evropská unie
Investice do vaší budoucnosti
Fond soudržnosti

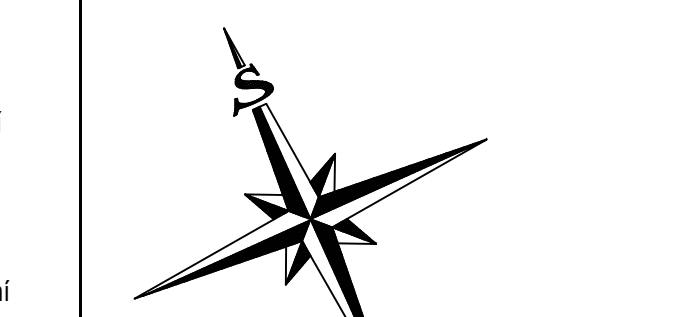


č. změny	datum	popis a zdůvodnění	podpis
1	30.11.2014	po připomínkách	Ing. Chaloupka
0	30.9.2014	1. vydání	Ing. Chaloupka



Železničníská 1388/29, Střekov
400 03 Ústí nad Labem - Střekov
tel.: +420 475 300 111
e-mail: ustini@viamontdsp.cz

 Investor:



Místo stavby:
ŽST Litoměřice h.n.

Rekonstrukce ŽST Litoměřice h.n.

Objekt:
SO 05-14-01 ŽST Litoměřice hor.n., nástupiště

Přloha:
Půdorys

Stupeň:
P

Datum:
listopad 2014

Formát:
11xA4

Měřítko:
1:100

Část:
E.1.2

3