


VYSVĚTLIVKY:

Trasa TK + DOK + zab. zař.
DOK uložen v HDPE

6.1

ČÍSLO SITUAČNÍHO VÝKRESU

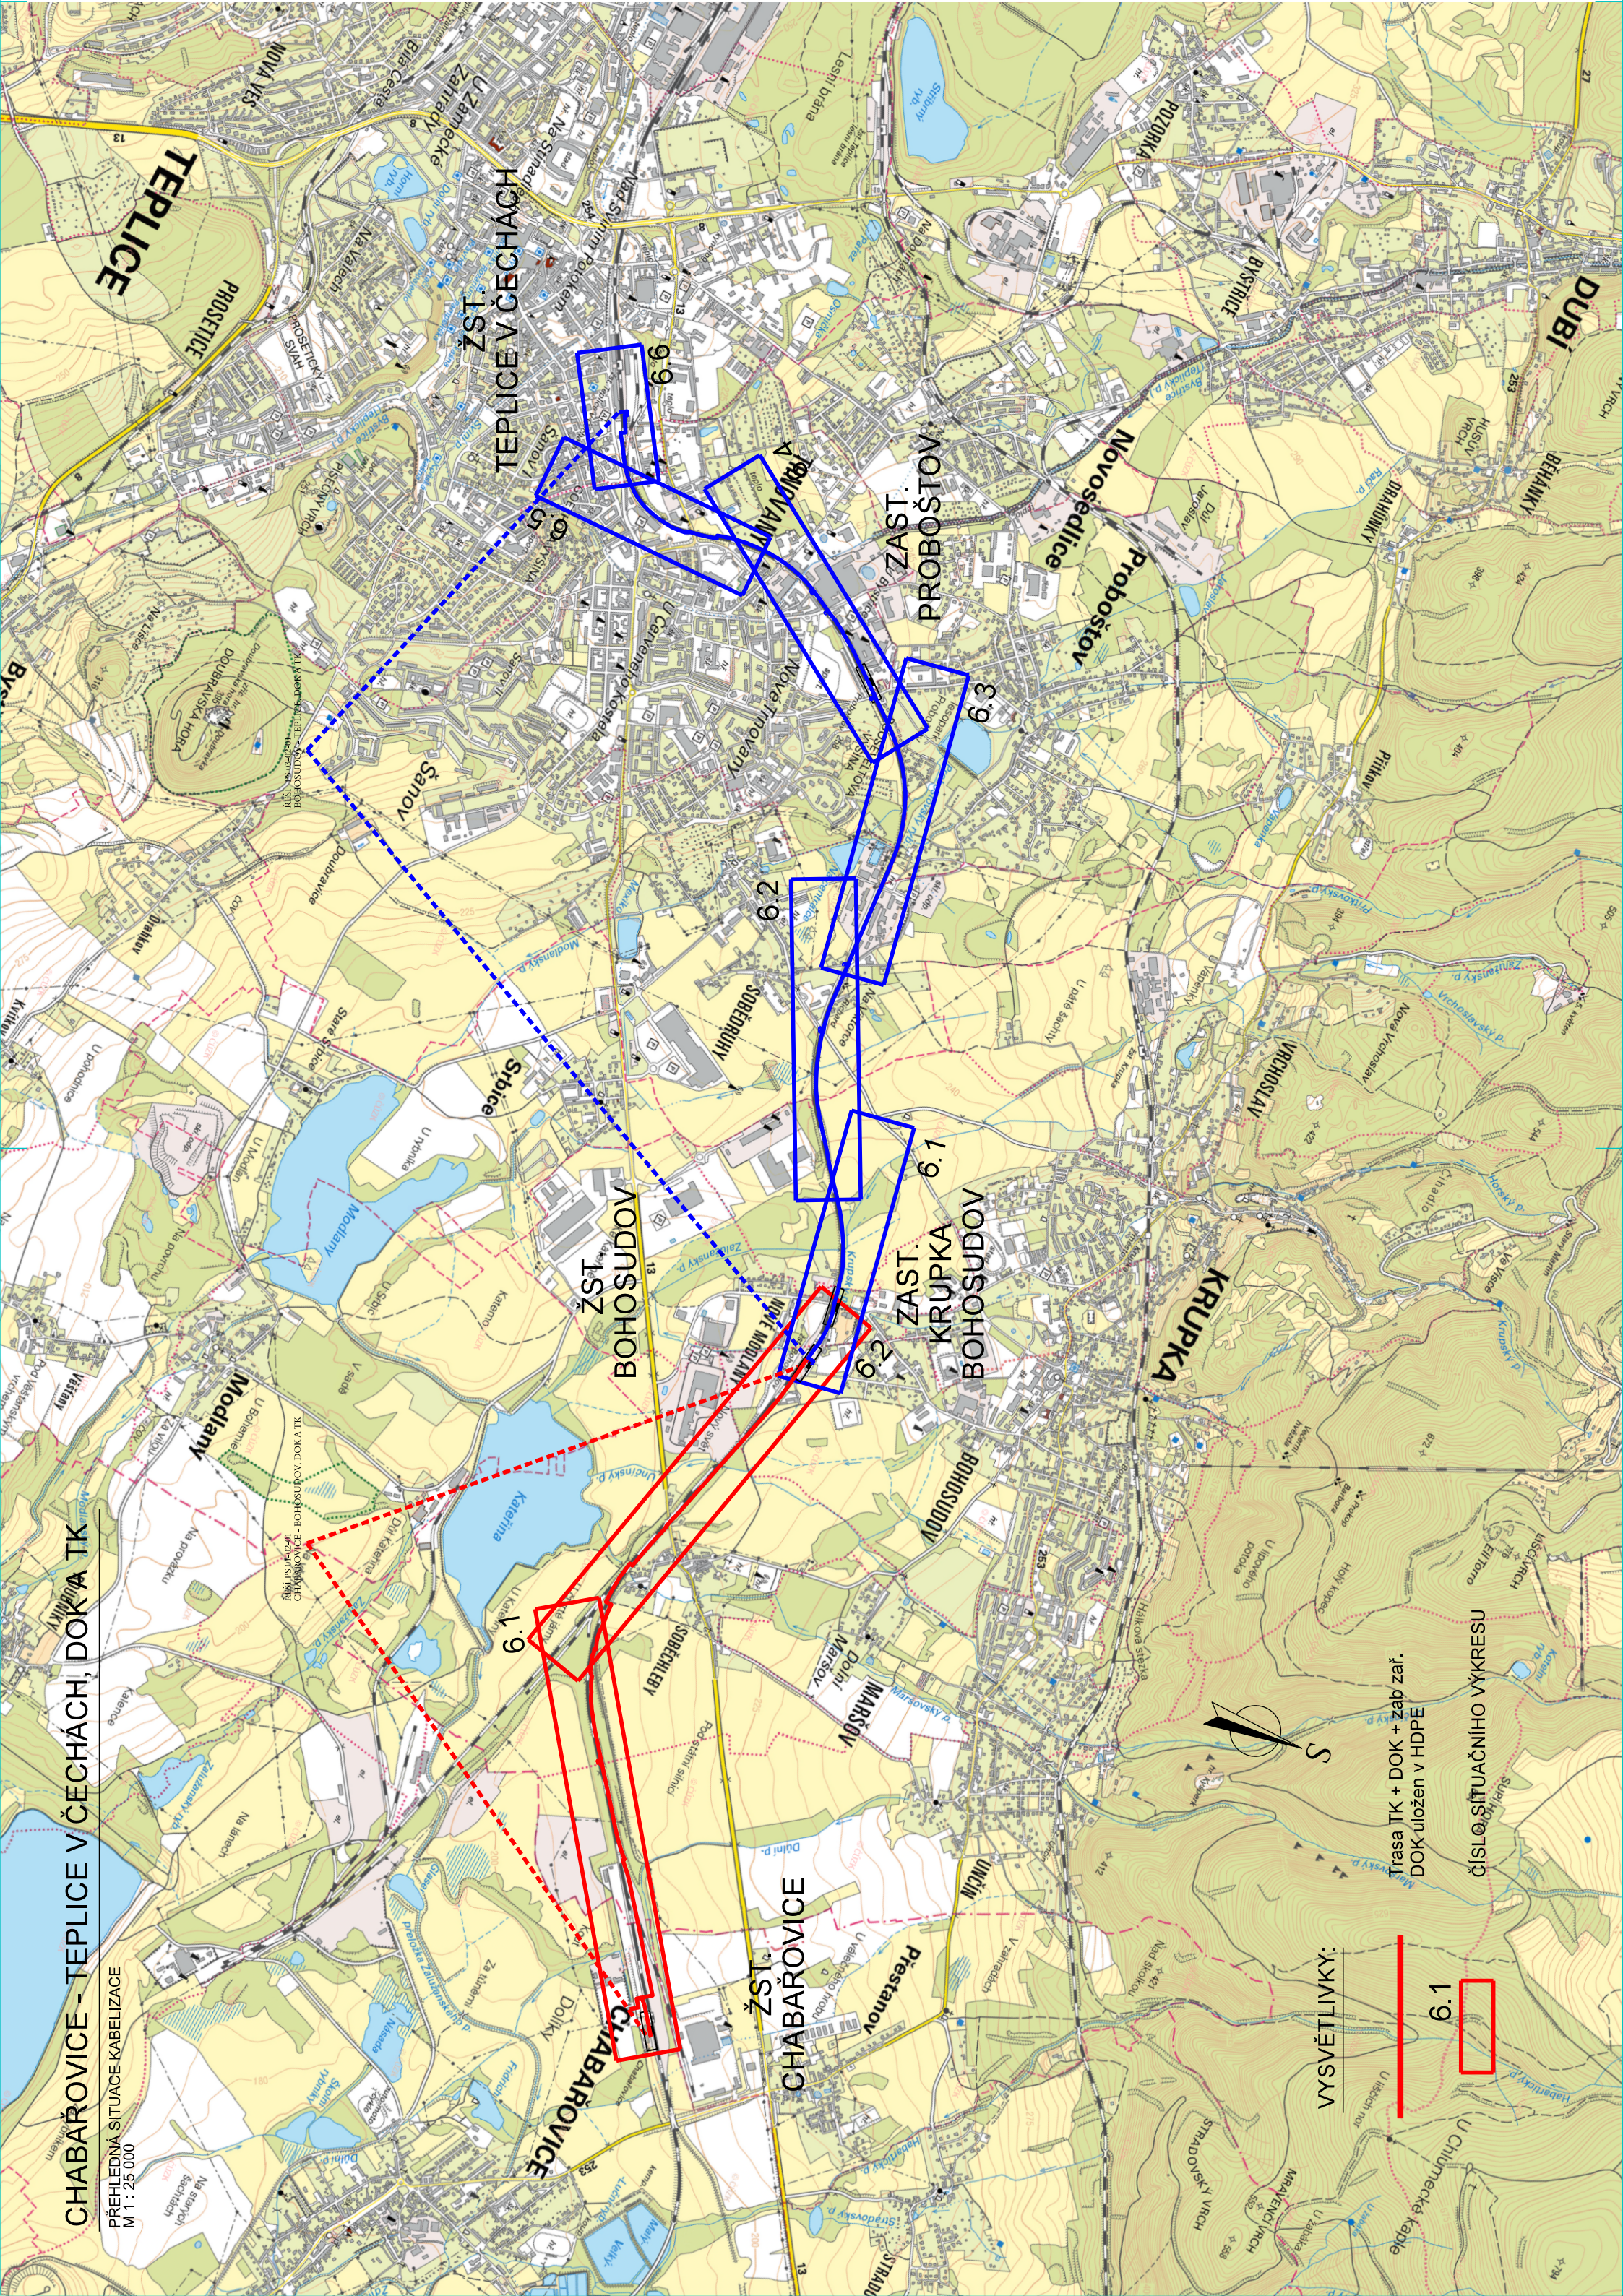

PS 01-02-01

D.2

VÝŠKOVÝ SYSTÉM Bpv SOUŘADNICOVÝ SYSTÉM S-JTSK ±0,000 = xxx,xx m n. m.

Číslo změny:	Obsah změny:	Datum změny:
01	-	-
02	-	-
03	-	-

Objednatel:



Správa železniční dopravní cesty, s.o.
Dlážděná 1003/7, 110 00 Praha 1

Stavební správa západ
Sokolovská 278/1955, 190 00 Praha 9

Sdružení „SEU + SP + H-PROG_Žst. Bohosudov_P“



Správce:



SUDOP EU a.s.
Olšanská 1a, 130 80 Praha
Tel.: +420 267 094 305
E-mail: info@sudopeu.cz

Hlavní inženýr projektu:

ING. STANISLAV JAROŠ

Asistent H/P:

ING. IVAN GRISA

Zpracovatel částí:



SUDOP PRAHA a.s.
Olšanská 1a, 130 80 Praha
tel.: +420 267 094 111
e-mail: praha@sudop.cz

Středisko: ELEKTROTECHNIKY, TRAKCE, SDĚLOVACÍ A ZABEZPEČOVACÍ TECHNIKY

Vedoucí střediska:

Ing. Martin Raibr

Odpovědný projektant SO, IO, PS:

Aleš Reiterman

Kontroloval:

Ing. Oldřich Hora

Název akce:

Číslo smlouvy:

17-071.640

REKONSTRUKCE ŽST BOHOSUDOV

Projektový stupeň:

PDPS

Název PS/SO:

Datum:

11 / 2018

D.2 ŽELEZNIČNÍ SDĚLOVACÍ ZAŘÍZENÍ

PS 01-02-01 CHABAŘOVICE - BOHOSUDOV, DOK A TK

Název přílohy:

Měřítko:

1:25000

Počet formátů:

3A4

PŘEHLEDNÁ SITUACE KABELIZACE