


PŮDORYS 1.NP
1:50

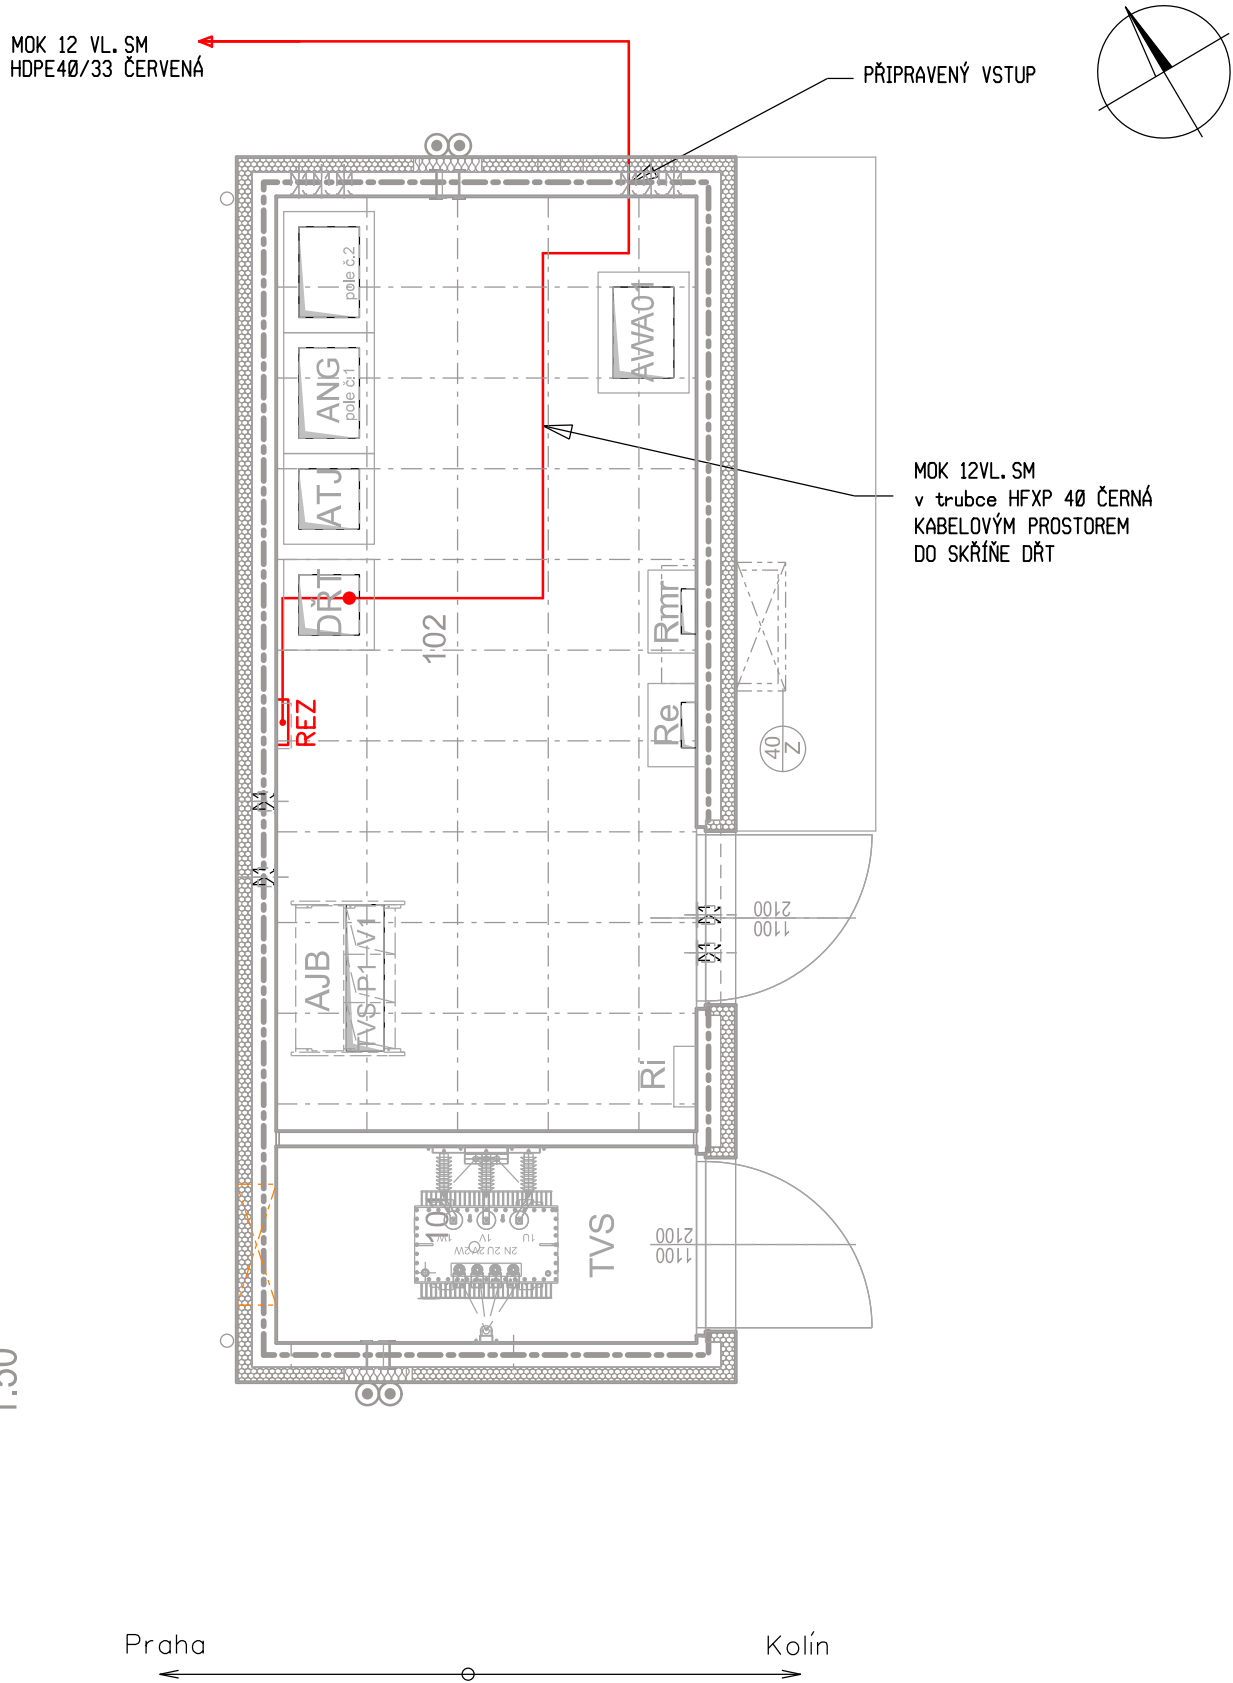

VYSVĚTLIVKY:

- ČERVENĚ** - Zařízení vybudovaná nebo přemístovaná v rámci tohoto PS
- MODŘE** - Zařízení vybudovaná v rámci jiných PS a SO
- ŠEDĚ** - Zařízení vybudovaná v rámci jiných SO

Číslo změny:	Obsah změny:	Datum změny:
01	PO ZAPRACOVÁNÍ PŘIPOMINEK	02/2019
02	-	-
03	-	-

Objednatel:	Správa železniční dopravní cesty, s.o. Dlážděná 1003/7, 110 00 Praha 1
	Stavební správa západ Sokolovská 278/1955, 190 00 Praha 9

Zhotovitel: Účastníci Společnosti "SP+SEU_TNS Rostoklaty_DSP"
 

Správce:	SUDOP PRAHA a.s. Olšanská 1a, 130 80 Praha 3 tel.: +420 267 094 111 e-mail: praha@sudop.cz	Vedoucí týmu: ING. MIROSLAV NEZKUSIL
		Garant profese: ING. PETR POUPA

Středisko: ELEKTROTECHNIKY, TRAKCE, SDĚLOVACÍ A ZABEZPEČOVACÍ TECHNIKY			
Vedoucí střediska: ING. MARTIN RAIBR	Odpovědný projektant SO, IO, PS: VRATISLAV HŮLA	Vypracoval: VRATISLAV HŮLA	Kontroloval: ING. PETR POUPA

Název akce: Zvýšení trakčního výkonu TNS, TNS Rostoklaty	Číslo smlouvy: 18-126.208	
	Projektový stupeň: DSP	
Část: PS 212 TNS ROSTOKLATY, MÍSTNÍ KABELIZACE	Datum: 01/2019	
	Číslo části: D.2.1.1	
Název přílohy: VNITŘNÍ INSTALACE A UMÍSTĚNÍ MK - DOMEK PROVIZ. NAPAJEČE	Měřítko: 1:50	Počet formátů: 2xA4
	Číslo přílohy: 4.5	