


TNS ROSTOKLATY, KAMEROVÝ SYSTÉM

SITUACE UMÍSTĚNÍ KAMROVÉHO SYSTÉMU V TNS ROSTOKLATY

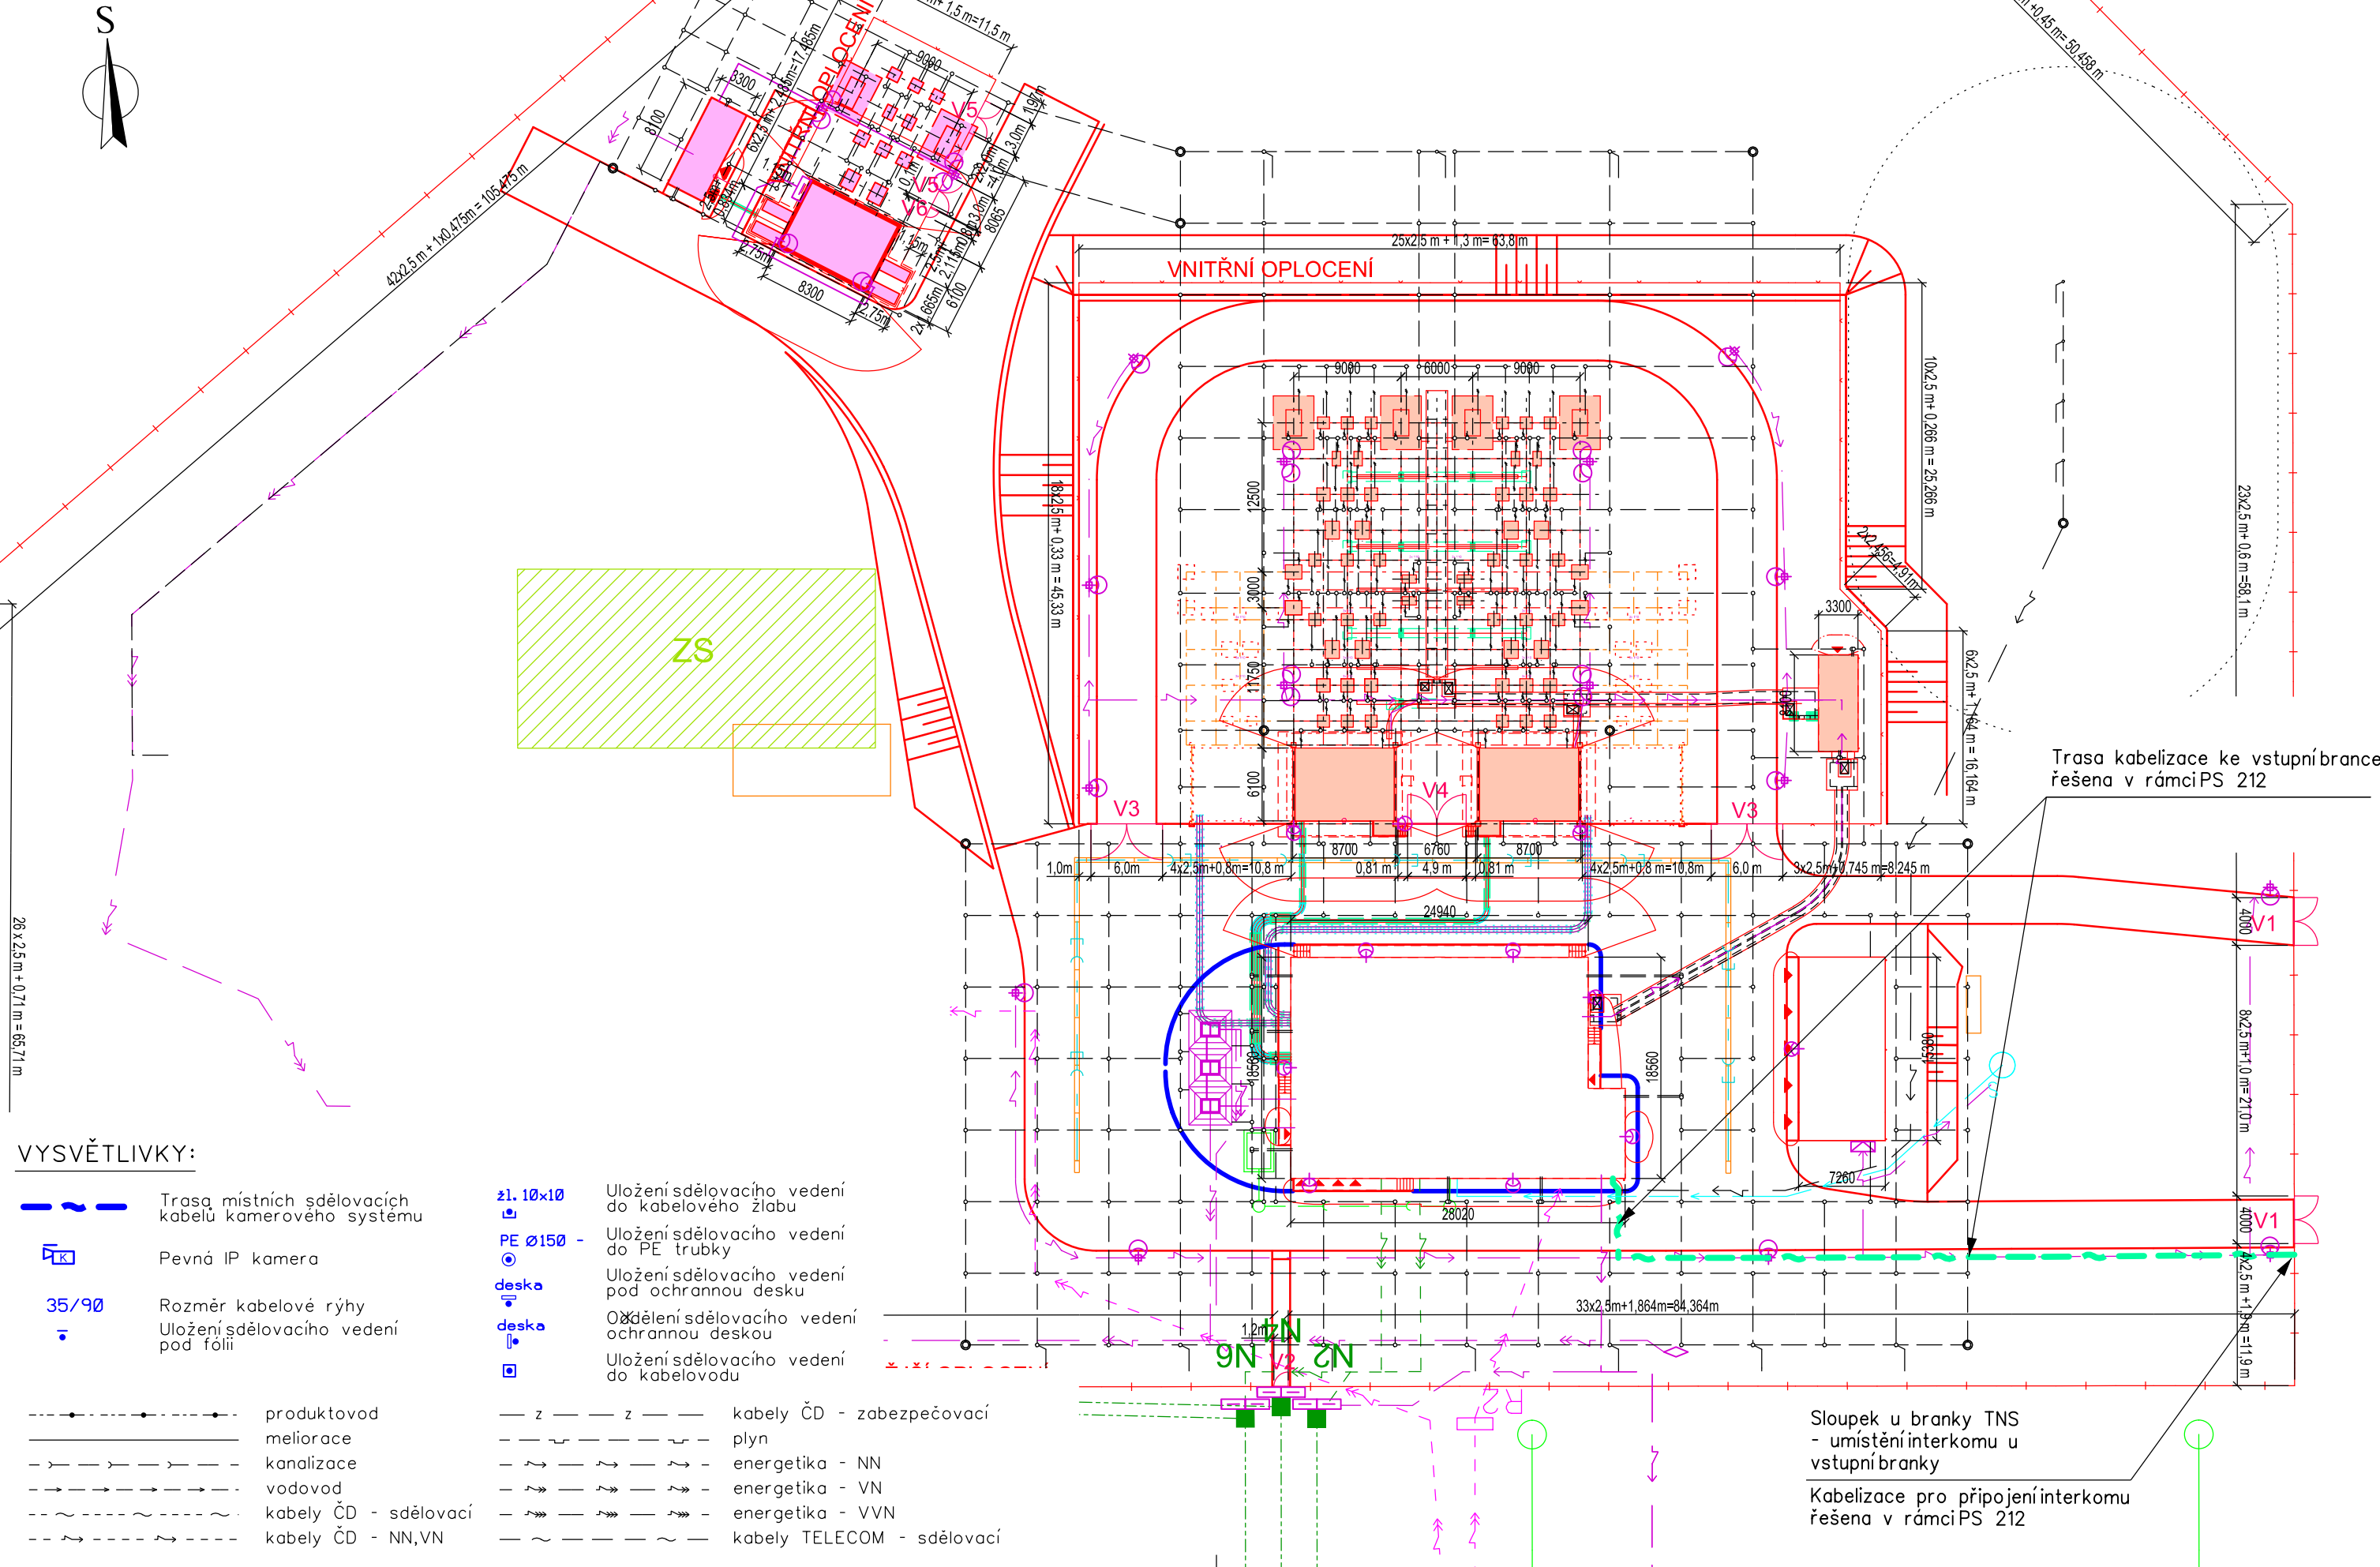

Číslo změny:	Obsah změny:	Datum změny:
01	PO ZAPRACOVÁNÍ PŘIPOMÍNEK	02/2019
02	-	-
03	-	-

Objednatel:


Správa železniční dopravní cesty

Správa železniční dopravní cesty, s.o.
Dlážděná 1003/7, 110 00 Praha 1

Stavební správa západ
Sokolovská 278/1955, 190 00 Praha 9

Zhotovitel: Účastníci Společnosti "SP+SEU_TNS Rostoklaty_DSP"




Správce:


 
SUDOP PRAHA a.s.
Olšanská 1a, 130 80 Praha 3
tel.: +420 267 094 111
e-mail: praha@sudop.cz


Vedoucí týmu:
ING. MIROSLAV NEZKUSIL


Garant profese:
ING.PETR POUPA

Středisko:
ELEKTROTECHNIKY, TRAKCE, SDĚLOVACÍ A ZABEZPEČOVACÍ TECHNIKY

Vedoucí střediska:

ING. MARTIN RAIBR

Odpovědný projektant SO, IO, PS:

ING. MICHAL DROZD

Vypracoval:

ING. MICHAL DROZD

Kontroloval:

ING. OLDŘICH HORA

Název akce:

Číslo smlouvy:
18-126.208

Zvýšení trakčního výkonu TNS, TNS Rostoklaty

Projektový stupeň:
DSP

Část:

Datum:
01/2019

PS 221 TNS ROSTOKLATY, SDĚLOVACÍ ZAŘÍZENÍ

Číslo části:
D.2.9.2

Název přílohy:

SITUACE KABELOVÝCH TRAS A ROZMÍSTĚNÍ PRVKŮ SDĚLOVACÍHO ZAŘÍZENÍ

Měřítko:
1:500

Počet formátů:
3xA4

Číslo přílohy:
4