


TNS ROSTOKLATY, KAMEROVÝ SYSTÉM

SITUACE UMÍSTĚNÍ KAMEROVÉHO SYSTÉMU V TNS ROSTOKLATY

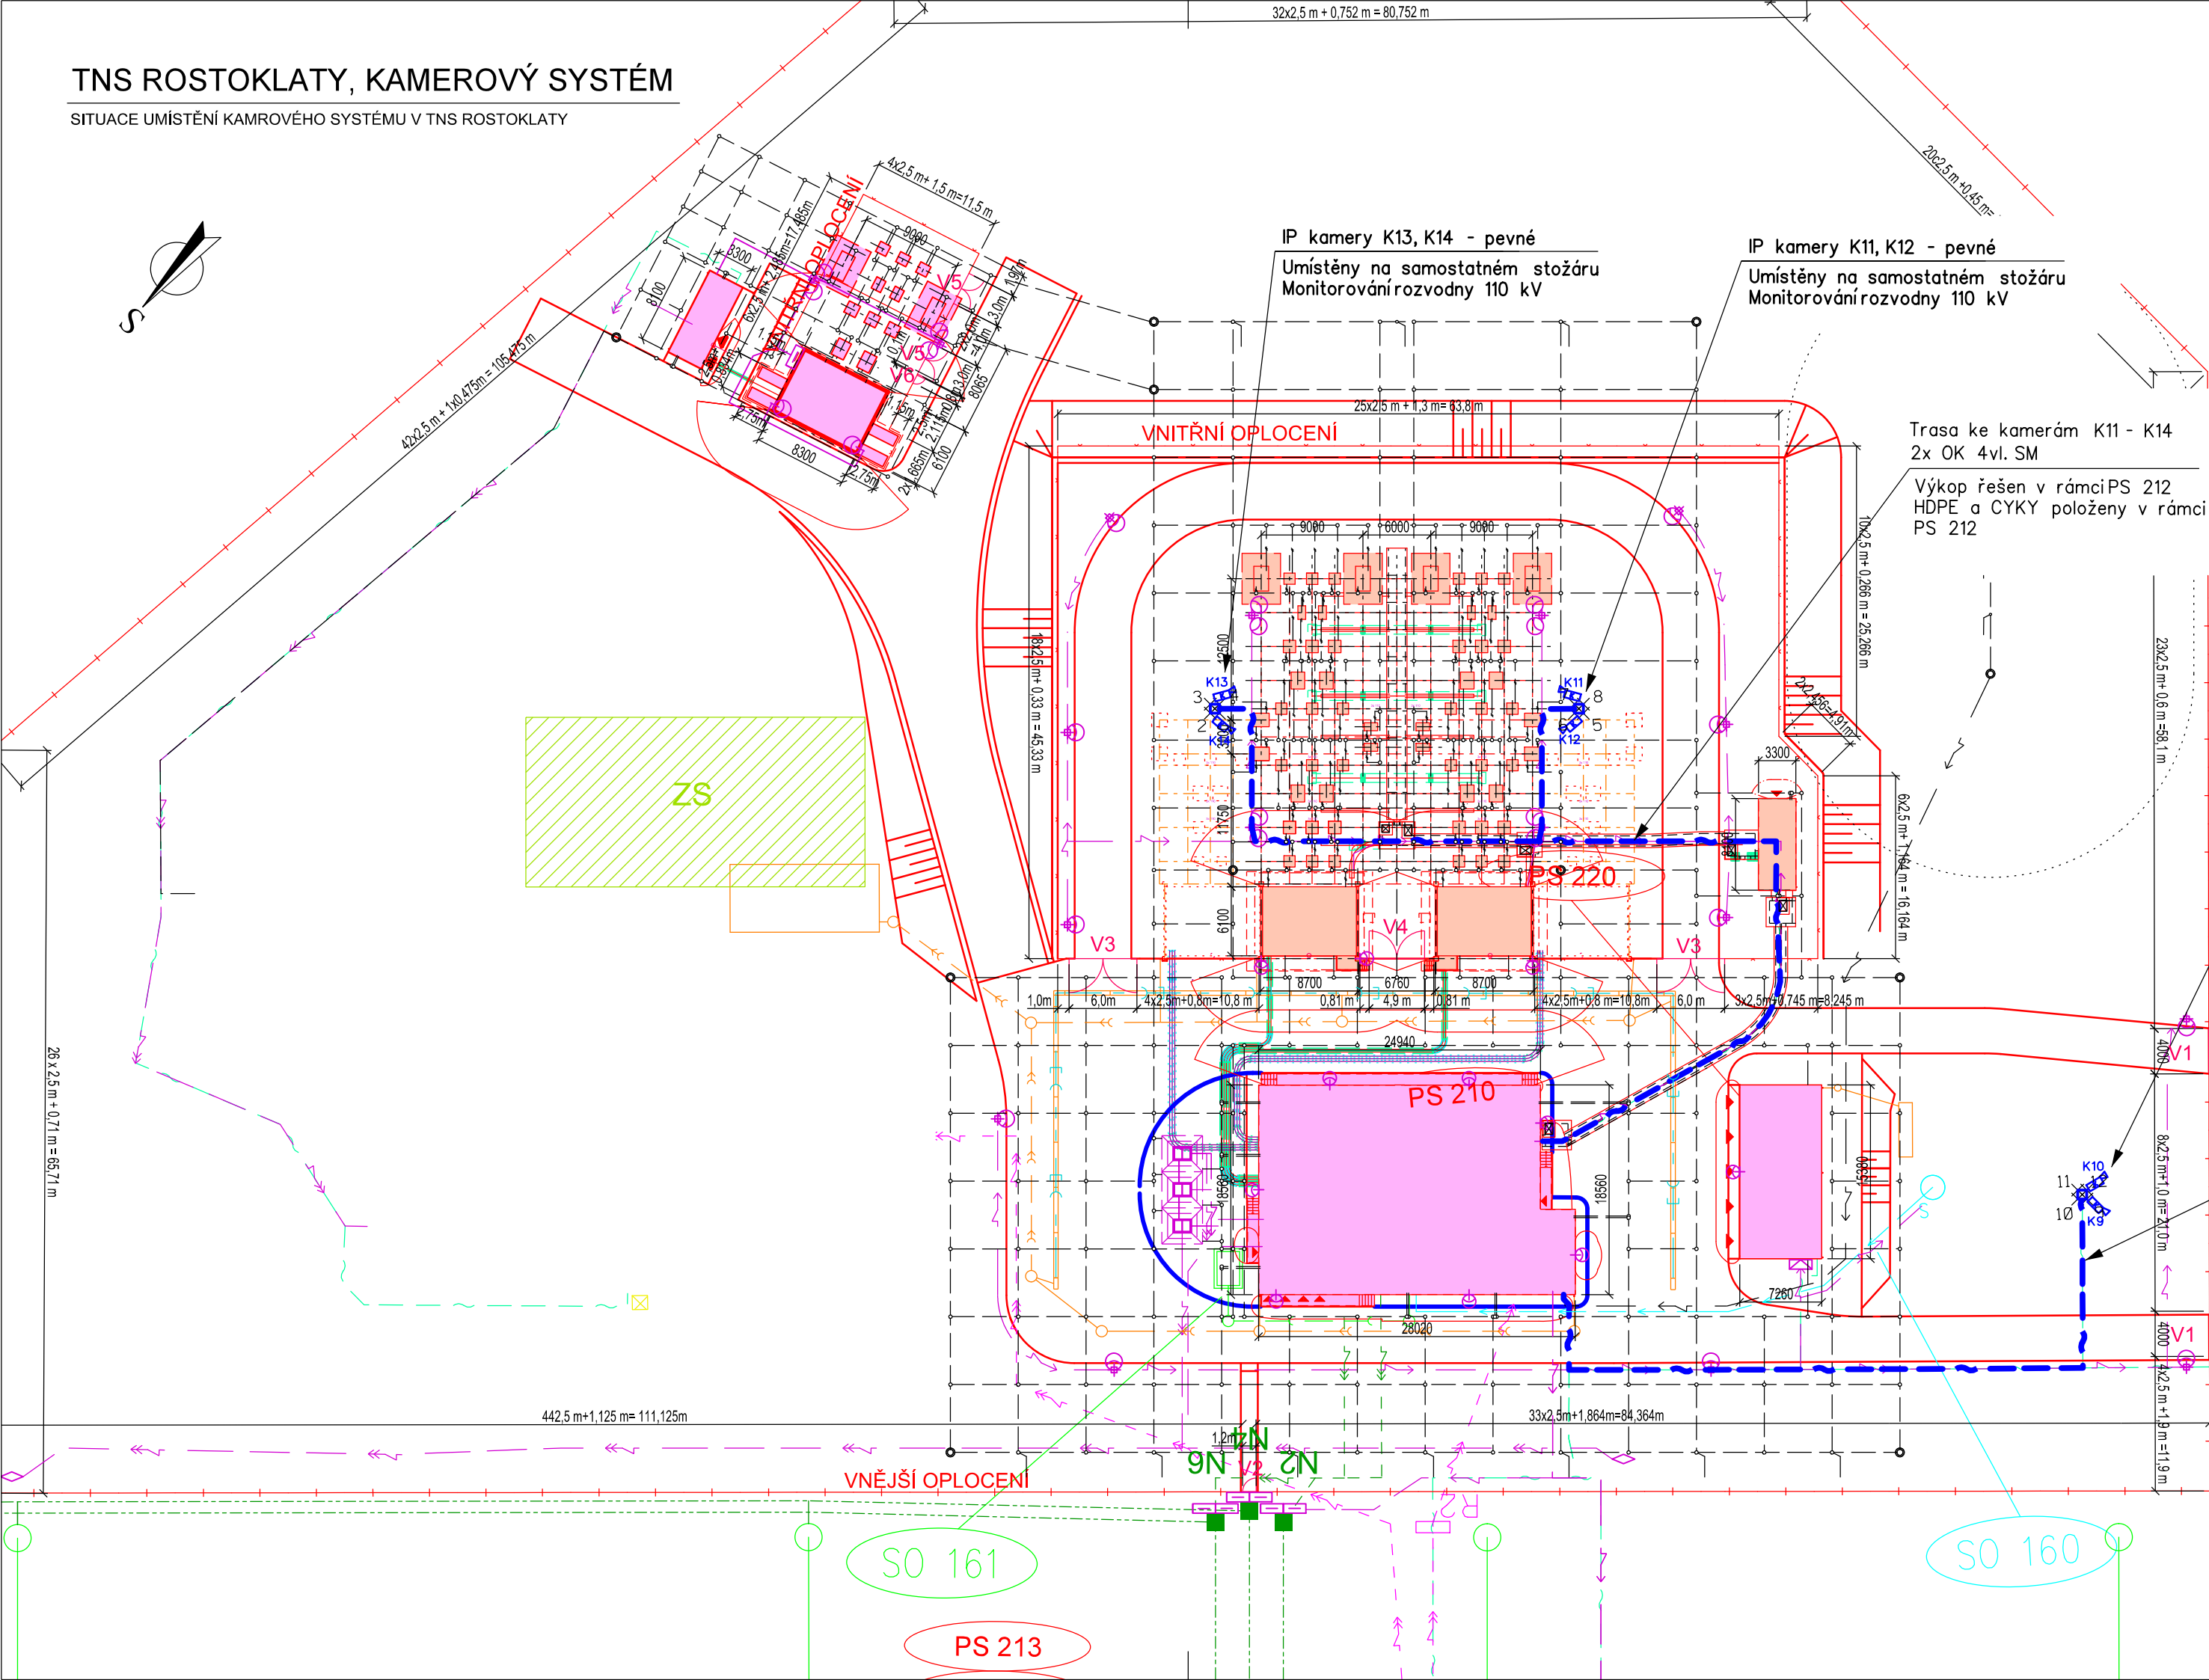

VYSVĚTLIVKY:

- Trasa místních sdělovacích kabelů kamerového systému
- Pevná IP kamera
- 35/90
- Uložení sdělovacího vedení pod fólii
- produktovod
- meliorace
- kanalizace
- vodovod
- kabely ČD - sdělovací
- kabely ČD - NN, VN
- Uložení sdělovacího vedení do kabelového žlabu
- Uložení sdělovacího vedení do PE trubky
- Uložení sdělovacího vedení pod ochrannou desku
- Odkladiště sdělovacího vedení ochrannou deskou
- Uložení sdělovacího vedení do kabelovodu
- kabely ČD - zabezpečovací
- plyn
- energetika - NN
- energetika - VN
- energetika - VVN
- kabely TELECOM - sdělovací

POZNÁMKY:

Před konečným přesným stanovením umístění a směrování jednotlivých kamer je nutné provést pohledové kamerové zkoušky za přítomnosti vyjádření kompetentních zástupců budoucího uživatele zařízení. V rámci souvisejícího PS PS 212 TNS Rostoklaty, místní kabelizace bude položena HDPE 40/33 a napájecí kabel CYKY 3Jx2,5 pro kamerový systém. V rámci tohoto PS bude do HDPE zařazeno OK 4vl. SM.

IP kamery K19, K10 - pevné
Umístěny na samostatném stožáru
Monitorování vjezdových bran

Trasa ke kamerám K9 a K10
1x OK 4vl. SM
Výkop řešen v rámci PS 212
HDPE a CYKY položeny v rámci PS 212


Číslo změny:	Obsah změny:	Datum změny:
01	PO ZAPRACOVÁNÍ PŘÍPOMÍNEK	02/2019
02	-	-
03	-	-

Objednatel:
 Správa železniční dopravní cesty, s.o.
Dlážděná 1003/7, 110 00 Praha 1

Stavební správa západ
Sokolovská 278/1955, 190 00 Praha 9

Zhotovitel: Účastníci Společnosti "SP+SEU_TNS Rostoklaty_DSP"



Správce:
 SUDOP PRAHA a.s.
Olšanská 1a, 130 80 Praha 3
tel.: +420 267 094 111
e-mail: praha@sudop.cz

Vedoucí týmu:
ING. MIROSLAV NEZKUSIL
Garant profese:
ING. PETR POUPA

Středisko:
ELEKTROTECHNIKY, TRAKCE, SDĚLOVACÍ A ZABEZPEČOVACÍ TECHNIKY

Vedoucí střediska:
ING. MARTIN RAIBR

Odpovědný projektant SO, IO, PS:
ING. MICHAL DROZD

Vypracoval:
ING. MICHAL DROZD

Kontroloval:
ING. OLDŘICH HORA

Název akce:
Zvýšení trakčního výkonu TNS, TNS Rostoklaty

Číslo smlouvy:
18-126.208

Projektový stupeň:
DSP

Část:
PS 230 TNS ROSTOKLATY, KAMEROVÝ SYSTÉM

Datum:
01/2019

Číslo části:
D.2.4.2

Název přílohy:
SITUACE KABELOVÝCH TRAS A ROZMÍSTĚNÍ
KAMEROVÉHO SYSTÉMU

Měřítko:
1:500

Počet formátů:
4xA4

Číslo přílohy:
4