


PROVOZNÍ BUDOVA - UMÍSTĚNÍ ZAŘÍZENÍ

PŮDORYS 1. NP

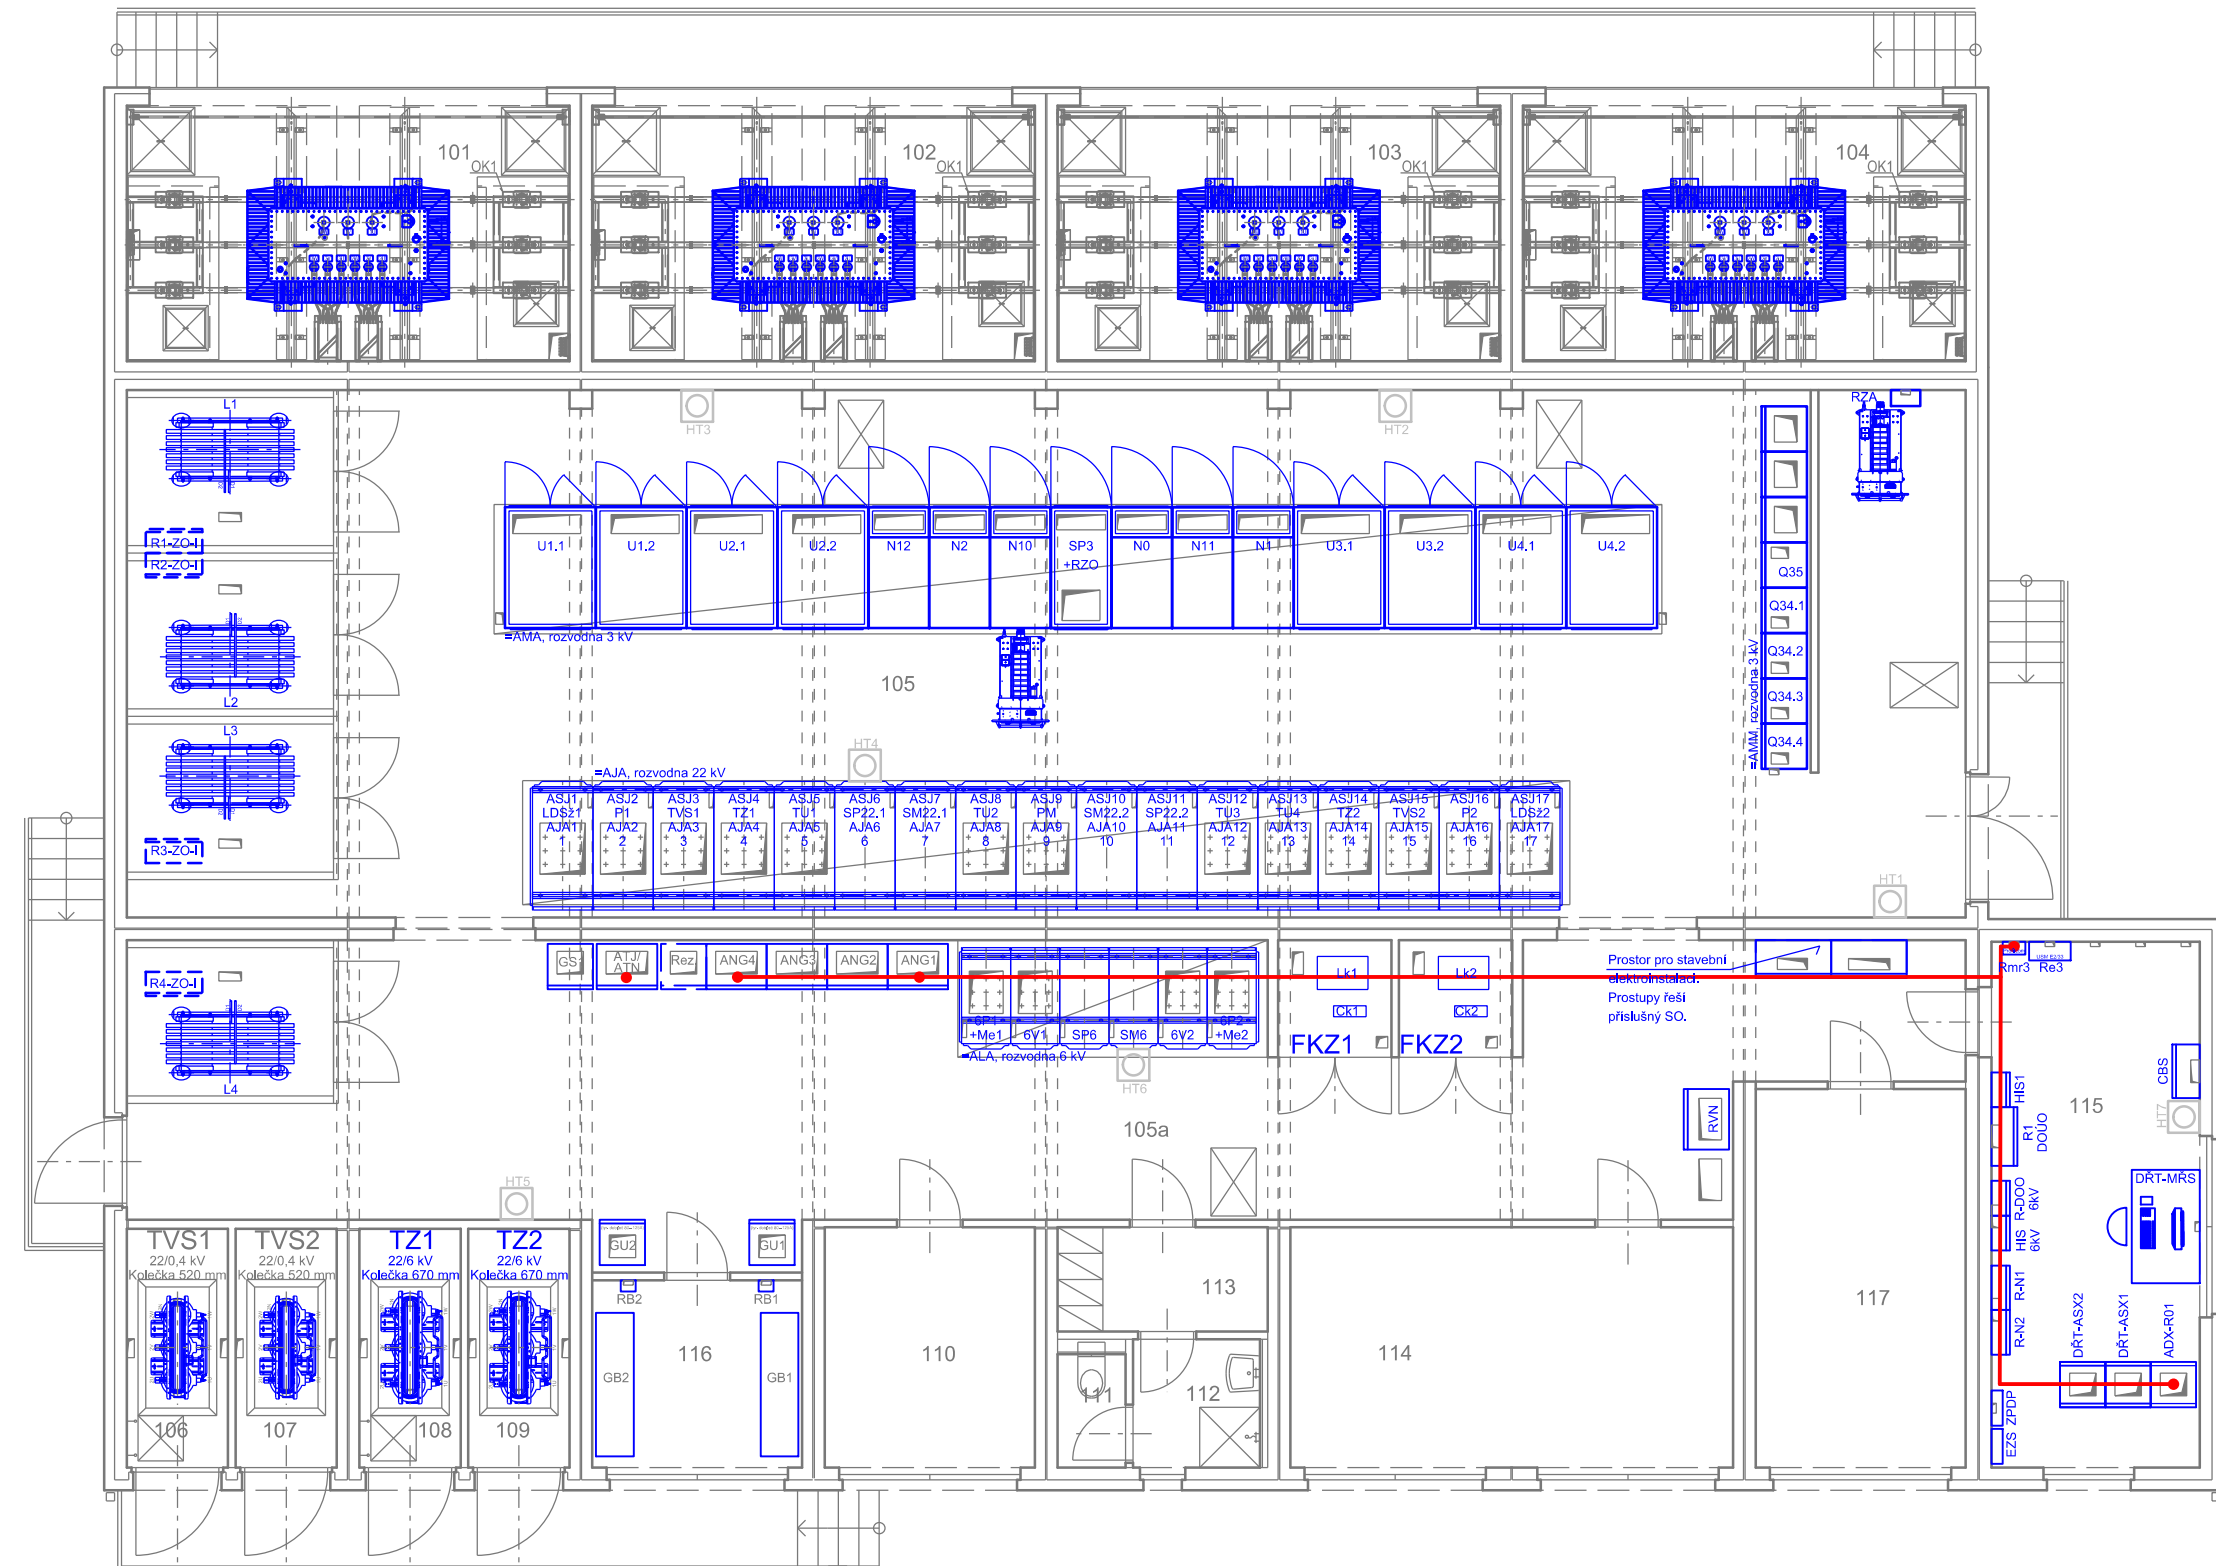

← ÚVALY ————— KOLEJIŠTĚ ————— ČESKÝ BROD →

OZN. MISTN.	NAZEV MÍSTNOSTI (PROSTORU)	PLOCHA [M ²]	PODLAHA	POVRCH	POZNÁMKA
101	TRAFO	20,63	P1 /P2/P3	110	-
102	TRAFO	20,63	P1 /P2/P3	110	-
103	TRAFO	20,63	P1 /P2/P3	110	-
104	TRAFO	20,63	P1 /P2/P3	110	-
105	HALA TECHNOLOGIE	169,52	P1 /P2	110	-
105a	HALA TECHNOLOGIE	86,31	P1 /P2/P6	110	-
106	TRAFO	4,23	P1/P2	110	-
107	TRAFO	4,23	P1	110	-
108	TRAFO	4,23	P1/P2	110	-
109	TRAFO	4,23	P1	110	-
110	REZERVA	8,84	P1/P2	110	-
111	WC	1,35	P6	111	PD1 S.V. 2600 MM, K.O. V= 2100 MM
112	UMYVÁRNA	2,86	P6	111	PD1 S.V. 2600 MM, K.O. V= 2100 MM
113	ŠATNA	3,84	P4	111	PD1 S.V. 2600 MM, K.O. V=800 MM
114	ÚDRŽBA	18,63	P1	110	-
115	DOZORNA	22,87	P7	110	-
116	BATERE	6,89	P6	110	-
117	KANCELÁŘ	13,93	P6	110	-

- - Zařízení osazené v rámci tohoto PS
- - Zařízení osazené v rámci souvisejících PS, SO
- - Zařízení stávající
- - Trasy signálových kabelů DDTS
- - Trasy napájecích kabelů DDTS

Kabely položit dle přílohy 60 v kabelových kanálcích a chráničkách

Číslo změny:	Obsah změny:	Datum změny:
01	PO ZAPRACOVÁNÍ PŘÍPOMÍNEK	02/2019
02	-	-
03	-	-





<p>Objednatel:</p>  <p><i>Správa železniční dopravní cesty</i></p>	<p>Správa železniční dopravní cesty, s.o. Dlážďená 1003/7, 110 00 Praha 1</p> <p>Stavební správa západ Sokolovská 278/1955, 190 00 Praha 9</p>
---	--

Zhotovitel: Účastníci Společnosti "SP+SEU_TNS Rostoklaty_DSP"




<p>Správce:</p>  <p>SUDOP PRAHA</p>	<p>SUDOP PRAHA a.s. Olšanská 1a, 130 80 Praha 3 tel.: +420 267 094 111 e-mail: praha@sudop.cz</p>	<p><i>Vedoucí týmu:</i> ING. MIROSLAV NEZKUSIL</p>
		<p><i>Garant profese:</i> -</p>

Středisko:
ELEKTROTECHNIKY, TRAKCE, SDĚLOVACÍ A ZABEZPEČOVACÍ TECHNIKY

Vedoucí střediska:  ING. MARTIN RAIBR	Odpovědný projektant SO, IO, PS:  TOMÁŠ BRADA	Vypracoval:  TOMÁŠ BRADA	Kontroloval:  ING. OLDŘICH HORA
---	---	--	---

Název akce: Zvýšení trakčního výkonu TNS, TNS Rostoklaty	Číslo smlouvy: 18-126.208	
	Projektový stupeň: DSP	
Část: PS 312 TNS ROSTOKLATY, DDTS ŽDC	Datum: 01/2019	
	Číslo části: D.2.9	
Název přílohy: DISPOZICE, TNS ROSTOKLATY	Měřítko: 1:100	Počet formátů: 4xA4
	Číslo přílohy: 6	