


TNS ROSTOKLATY - DŘT

DOMEK OCHRAN 110kV - UMÍSTĚNÍ ZAŘÍZENÍ
PŮDORYS 1. NP

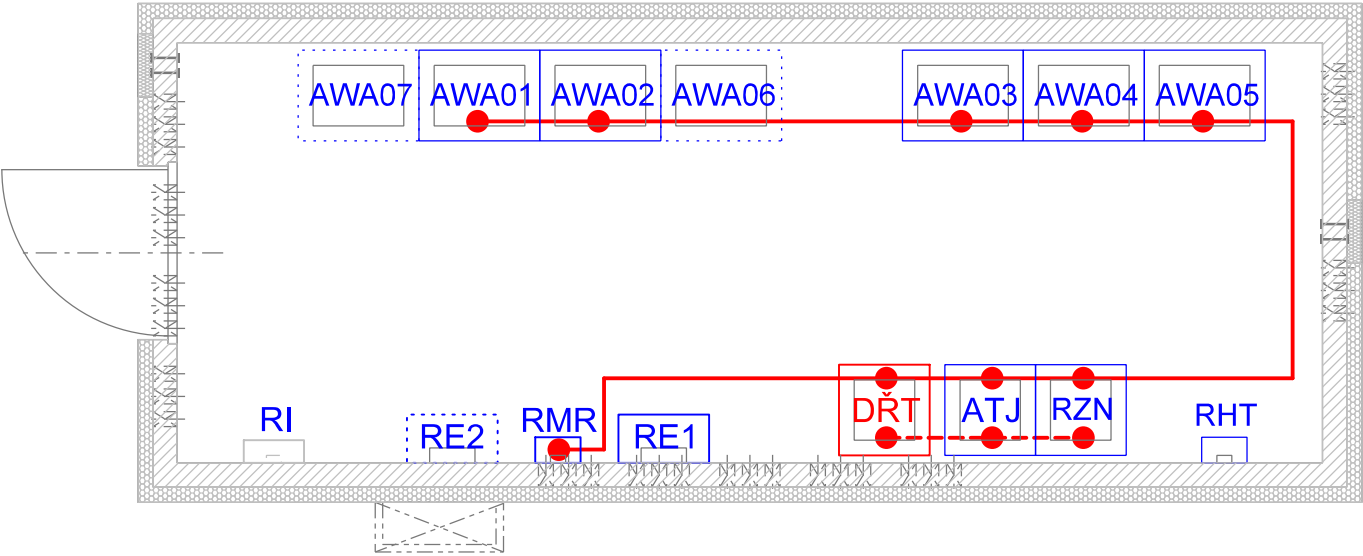

↕ ČESKÝ BROD ↕
KOLEJISTĚ
↕ ÚVALY ↕



VYSVĚTLIVKY:

- Zařízení osazené v rámci tohoto PS
- Zařízení osazené v rámci souvisejících PS, SO
- Zařízení stávající
- Trasy signálových kabelů DŘT
- Trasy napájecích kabelů DŘT


 


Kabely položit dle přílohy 60 v kabelových kanálech a chráničkách.

Číslo změny:	Obsah změny:	Datum změny:
01	PO ZAPRACOVÁNÍ PŘIPOMÍNEK	02/2019
02	-	-
03	-	-

Objednatel:	Správa železniční dopravní cesty, s.o. Dlážděná 1003/7, 110 00 Praha 1
	Stavební správa západ Sokolovská 278/1955, 190 00 Praha 9

Zhotovitel: Účastníci Společnosti "SP+SEU_TNS Rostoklaty_DSP"
 

Správce:	SUDOP PRAHA a.s. Olšanská 1a, 130 80 Praha 3 tel.: +420 267 094 111 e-mail: praha@sudop.cz	Vedoucí týmu: ING. MIROSLAV NEZKUSIL
		Garant profese: -

Středisko: ELEKTROTECHNIKY, TRAKCE, SDĚLOVACÍ A ZABEZPEČOVACÍ TECHNIKY			
Vedoucí střediska:  ING. MARTIN RAIBR	Odpovědný projektant SO, IO, PS:  TOMÁŠ BRADA	Vypracoval:  TOMÁŠ BRADA	Kontroloval:  ING. OLDŘICH HORA

Název akce:	Číslo smlouvy: 18-126.208
Zvýšení trakčního výkonu TNS, TNS Rostoklaty	Projektový stupeň: DSP
Část:	Datum: 01/2019
PS 310 TNS ROSTOKLATY, DŘT	Číslo částí: D.3.1
Název přílohy:	Měřítko: 1:50
DISPOZICE, DOMEK OCHRAN 110kV	Počet formátů: 2xA4
	Číslo přílohy: 71