




1:50

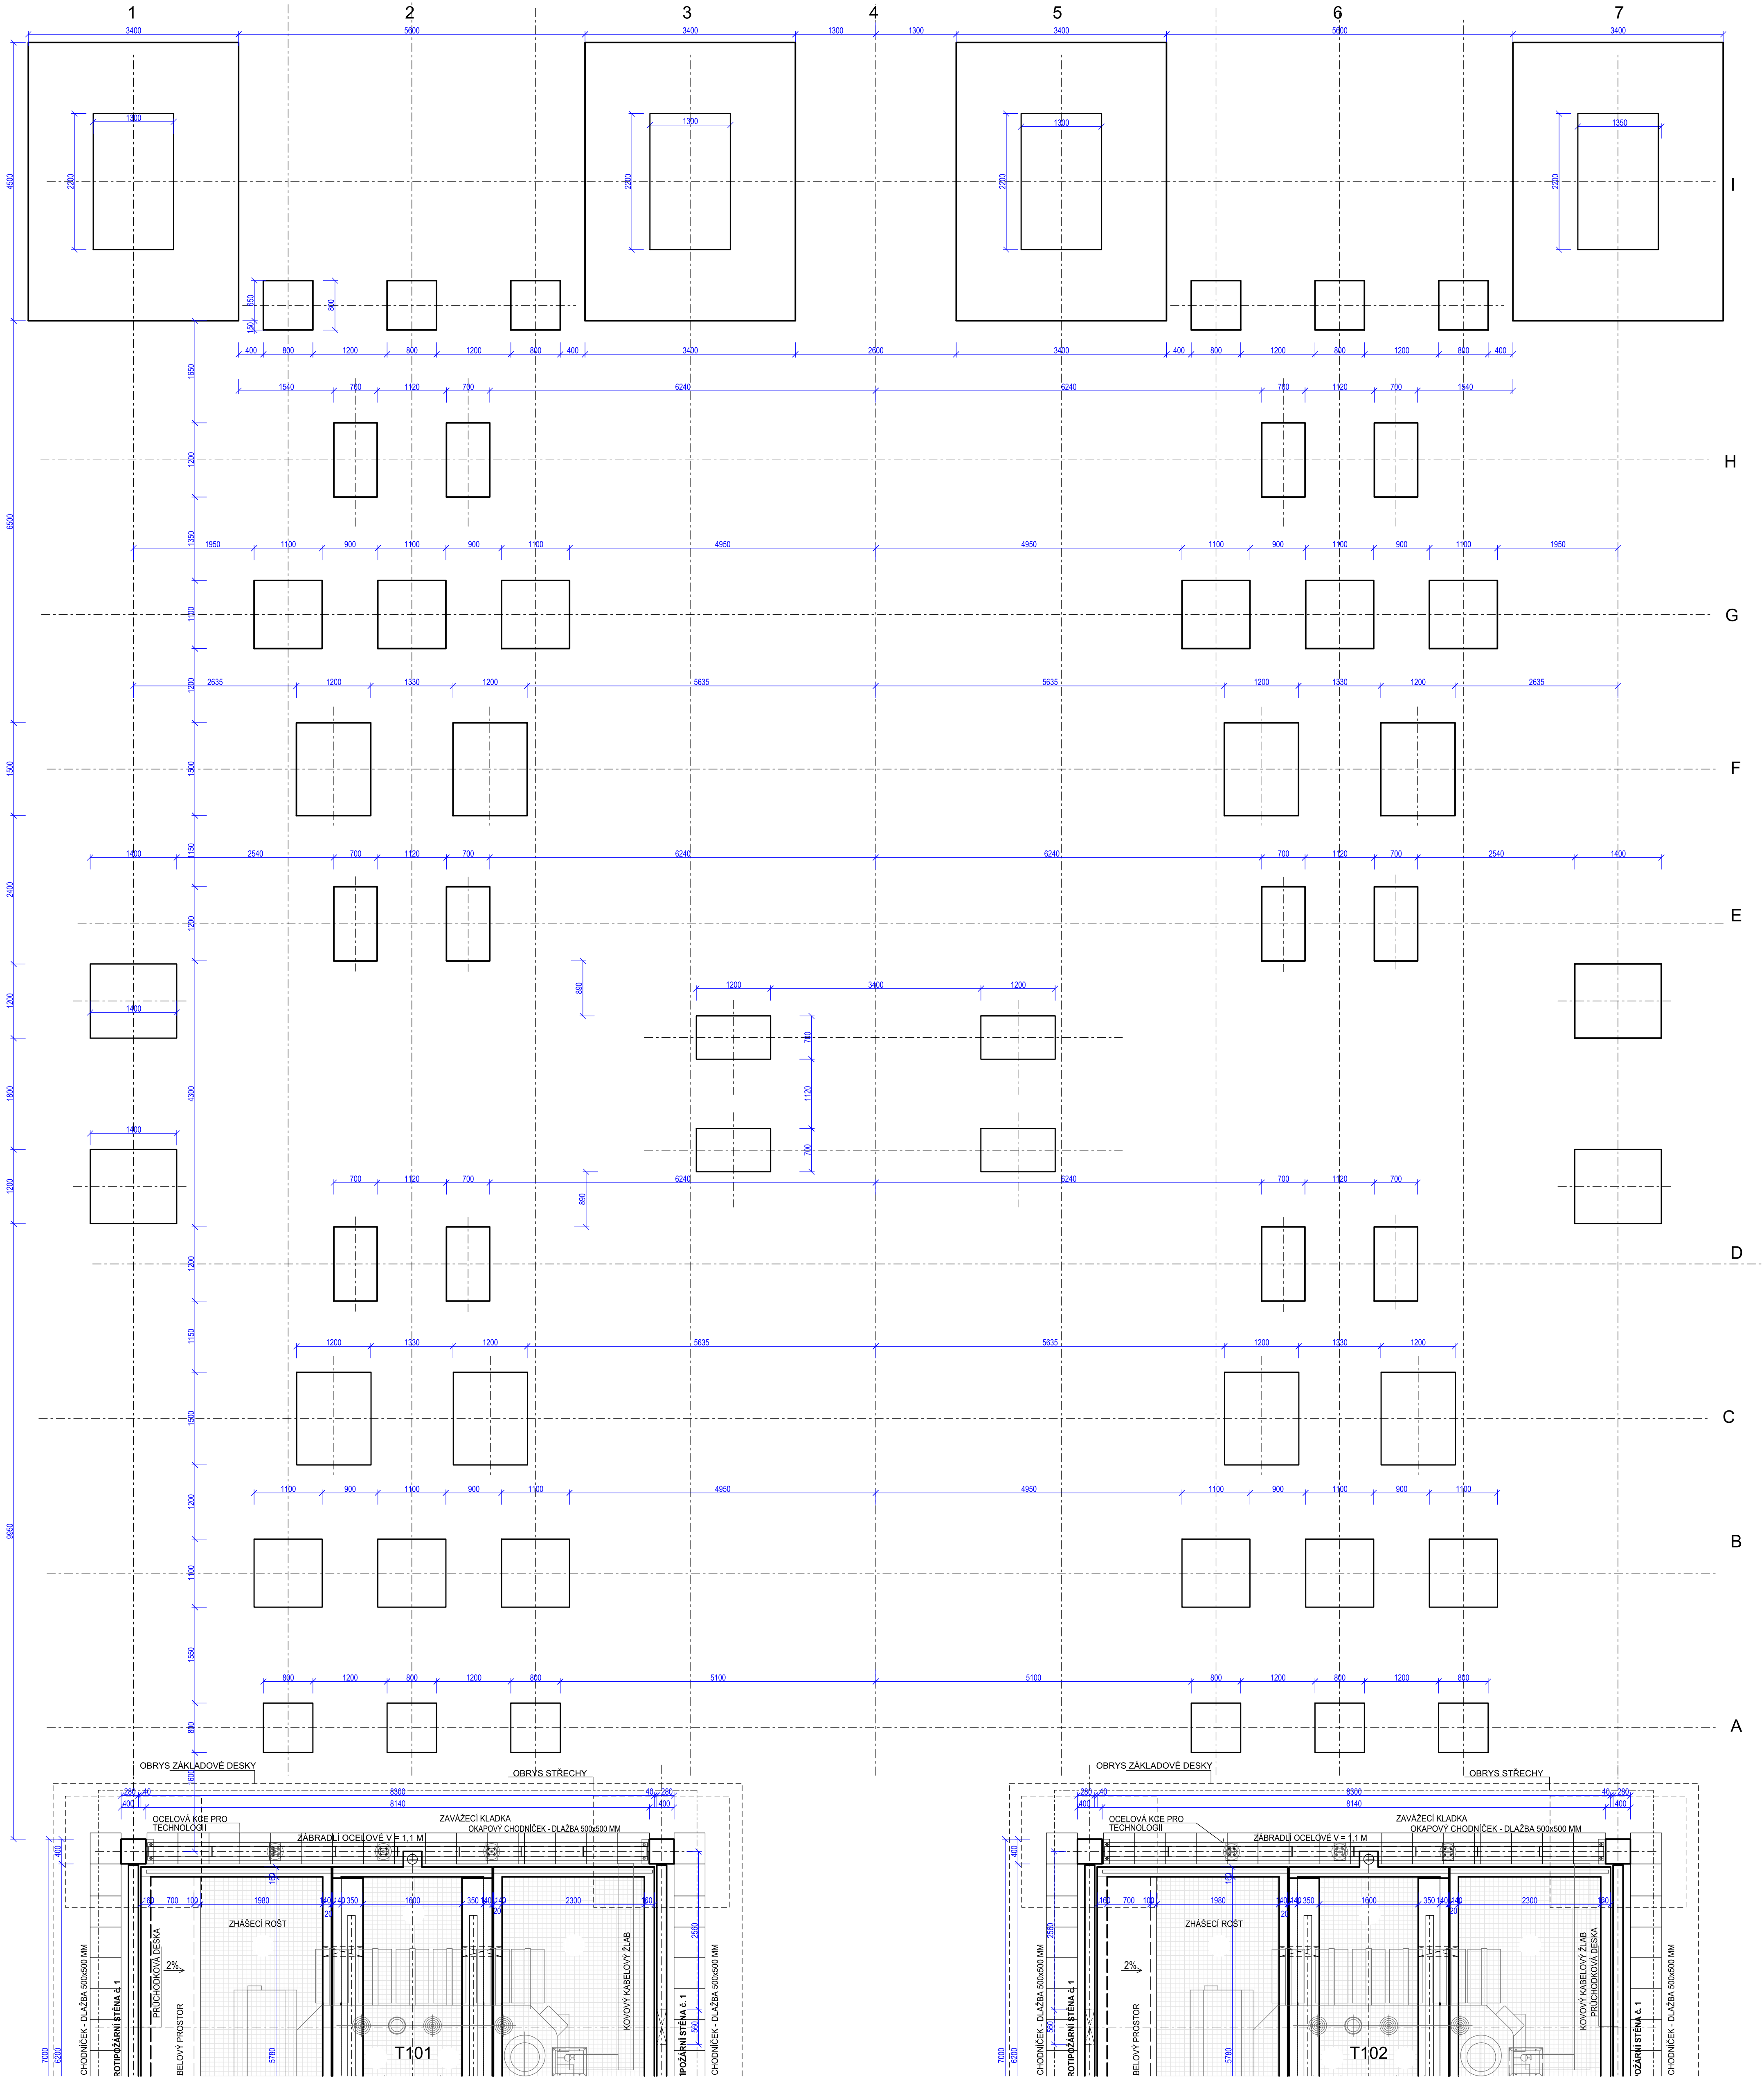

ŘEZ ZÁKLADU PRO ZAŘÍZENÍ A, B, C, D, E, F, G, H, I
1:50

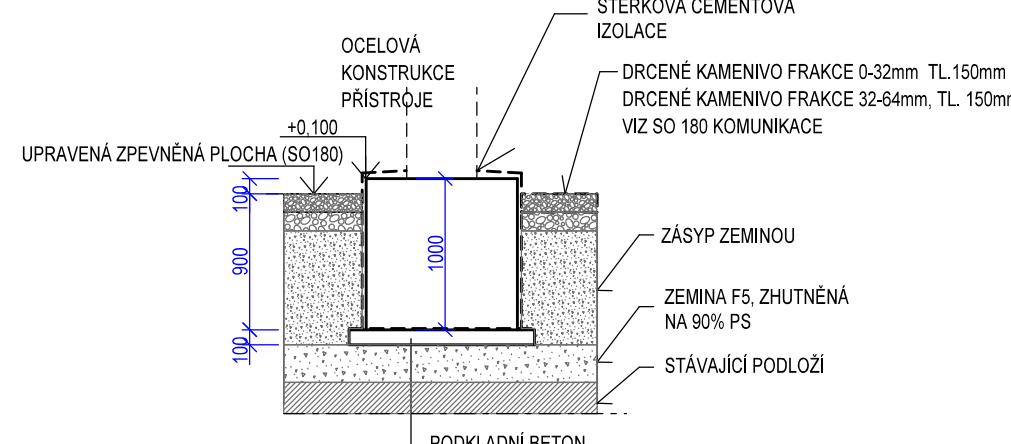

ŘEZ ZÁKLADU I1, I3, I5, I7
M 1:50

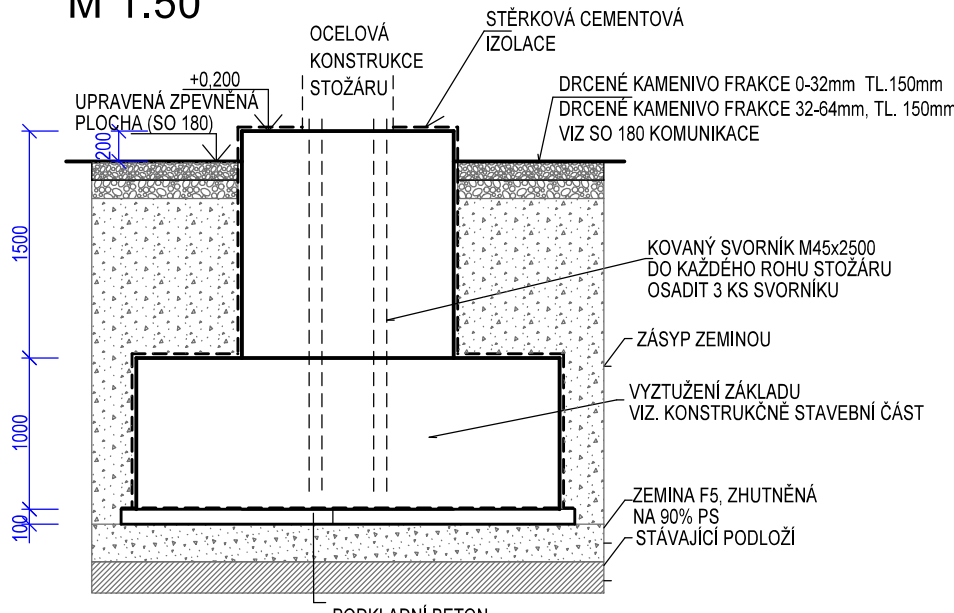

POZNÁMKY:

- ZÁKLADOVÉ PATKY POMOČNÝCH OCEL KCI (POD ZAŘÍZENÍMI A, B, C, D, E, F, G, H, I, J, SOU JEDNODUCHÉ ZÁKLADOVÉ PATKY POD KOTVNÍMI PORTÁLYMI A SOU DVOU ÚSTUPKOVÉMI I1, I3, I5, I7, VÍZ PRŮJEM V KONSTRUKČNÍ STATICE ČÁSTI)
- DO ZÁKLADOVÝCH PATEK KOTVNÍHO PORTÁLU BUDOU ZABETONOVÁNY SVORKNÍKY PRO UCHYCENÍ PORTÁLU
- POMOČNÉ OK KONSTRUKCE POD TECHNOLOGICKÉ ZAŘÍZENÍ MIMO HLAVNÍ PORTÁL DODÁVKOU PRÍSLUŠNÉHO PS

BETON C25/30, XC4, XF3, XA1 - PATKY POD ZAŘÍZENÍMI A, B, C, D, E, F, G, H, I,
BETON C25/30, XF2, XA1 + BETON C25/30, XC4, XF3, XA1 - PATKY POD KOTVNÍMI
PORTÁLEM (I1, I3, I5, I7)
OCEL B500B, B500A

VÝŠKOVÝ SYSTÉM Bvp SOUŘADNICOVÝ SYSTÉM S-JTSK ±0,000 = 352.55 m n. m.

Číslo změny:	Obsah změny:	Datum změny:
01	PO ZAPRACOVÁNÍ PŘÍPOMÍNEK	02/2019
02	-	-
03	-	-

Zhotovitel: Účastníci Společnosti "SP+SEU_TNS Rostoklaty_DSP"	Správa železniční dopravní cesty, s.o., Dlážděná 1003/7, 110 00 Praha 1
SUDOP PRAHA	Stavební správa západ Sokolovská 278/1955, 190 00 Praha 9
SUDOP EU	

Správa: SUDOP PRAHA	SUDOP PRAHA a.s., Olšanská 1a, 130 80 Praha 3 tel.: +420 267 094 111 e-mail: praha@sudop.cz	Vedoucí týmu: ING. MIROSLAV NEZKUSIL
Správník: SUDOP PRAHA		Garant profese: -

Správník: ARCHITEKTURY A POZEMNÍCH STAVEB	Odpovědný projektant SO, IO, PS:	Vypracoval:	Kontroloval:
Vedoucí střediska: ING. ONDŘEJ KAFKA	ING. MARTIN NÁPRAVNÍK	ING. MARTIN NÁPRAVNÍK	ING. ONDŘEJ KAFKA

Název akce:	Číslo smlouvy:
Zvýšení trakčního výkonu TNS, TNS Rostoklaty	18-126.208
Část: SO 320 TNS ROSTOKLATY, ROZVODNA 110 Kv A STANOVISŤE TRANSFORMÁTORŮ ARCHITEKTONICKO - STAVEBNÍ ŘEŠENÍ	Projektový stupeň: DSP
Název přílohy: OBJEKT ROZVODNY 110 kV - PŮDORYS ZÁKLADŮ	Datum: 01/2019
	Číslo částí: E.3.2.1.1
	Měřítko: 1:50 Počet formátů: 12A4
	Číslo přílohy: 06

DOKUMENT LZE UŽÍVAT POUZE VE SMYSLU PŘÍSLUŠNÉHO SMLOUVY O DĚL. ZAČNÁ JEHO ČÁSTI NEMOŽE BYT DLE ZÁKONA Č. 131/2000 Sb. KOPÍROVÁNA NEBO JINÝM ZPŮSOBEM ROZŠÍŘOVÁNA. BEZ SOHLASU SUDOP PRAHA A.S.