



- LEGENDA:**
- STÁVAJÍCÍ STOKY**
- STOKY JEDNOTNÉ SOUSTAVY
 - STOKY JEDNOTNÉ SOUSTAVY V OBLASTI REKONSTRUKCE ZMĚŇENY NA DEŠŤOVÉ
 - STOKY ODDĚLNÉ SPLÁŠKOVÉ SOUSTAVY
 - STOKY ODDĚLNÉ DEŠŤOVÉ SOUSTAVY
 - VÝTLAK
 - RUBENÁ STÁVAJÍCÍ KANALIZACE
 - VOZOVCO
 - RUBENÝ STÁVAJÍCÍ VOZOVCO
- NÁVRH**
- REKONSTRUKCE A DOSTAVBA KANALIZACE
 - DOSTAVBA KANALIZACE ODDĚLNÉ SOUSTAVY - SPLÁŠKOVÁ K.
 - DOSTAVBA KANALIZACE ODDĚLNÉ SOUSTAVY - DEŠŤOVÁ K.
 - DOSTAVBA KANALIZACE - VÝTLAK
 - VLOŽKOVÁNÍ
 - NAVHROVANÝ VOZOVCOVÝ RAD
 - PŘÍPOJKA NA PRO ČS
 - HRANICE KATASTRÁLNÍHO ÚZEMÍ
 - PRACOVNÍ PŘÍKLAD, PLOCHA ZAŘÍZENÍ STAVĚNÍ

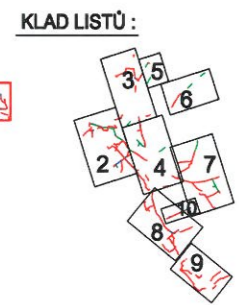


		AQUA PROCON s.r.o. Projektová a inženýrská společnost - ústava Právo Družstevní třída 15, 170 00 Praha 7 IČ: 268 109 335, IČ: 268 712 140 E-mail: info@aquaprocon.cz, www.aquaprocon.cz	
Vedoucí projektanta Inženýrský projektant Vypracoval Kvalifikační úroveň Ověřitel Ověřitelka	Ing. Radovan Haloun CSc. Ing. Dana Koudová Ing. Jana Přibitková Ing. Radovan Haloun CSc. Těpecká spol. s r.o., Těpecká 287, Ústí nad Orlicí Těpecká spol. s r.o., Těpecká 287, Ústí nad Orlicí	Datum revize Schválil 	Práci Podpis
ÚSTÍ NAD ORLICÍ - KANALIZACE A ČOV 1A KANALIZACE		Zjednotil Datum Součet Schválil Formát Mřížka	128009-18 2208 050210 LNO-STRUČKA POKR 1A-B-1-R24-PP-000 13 A4 1:1000 1A-S-1
SO/PS SITUACE PRÁCE SITUACE POV. 1		Práci Práci	

2013
2014

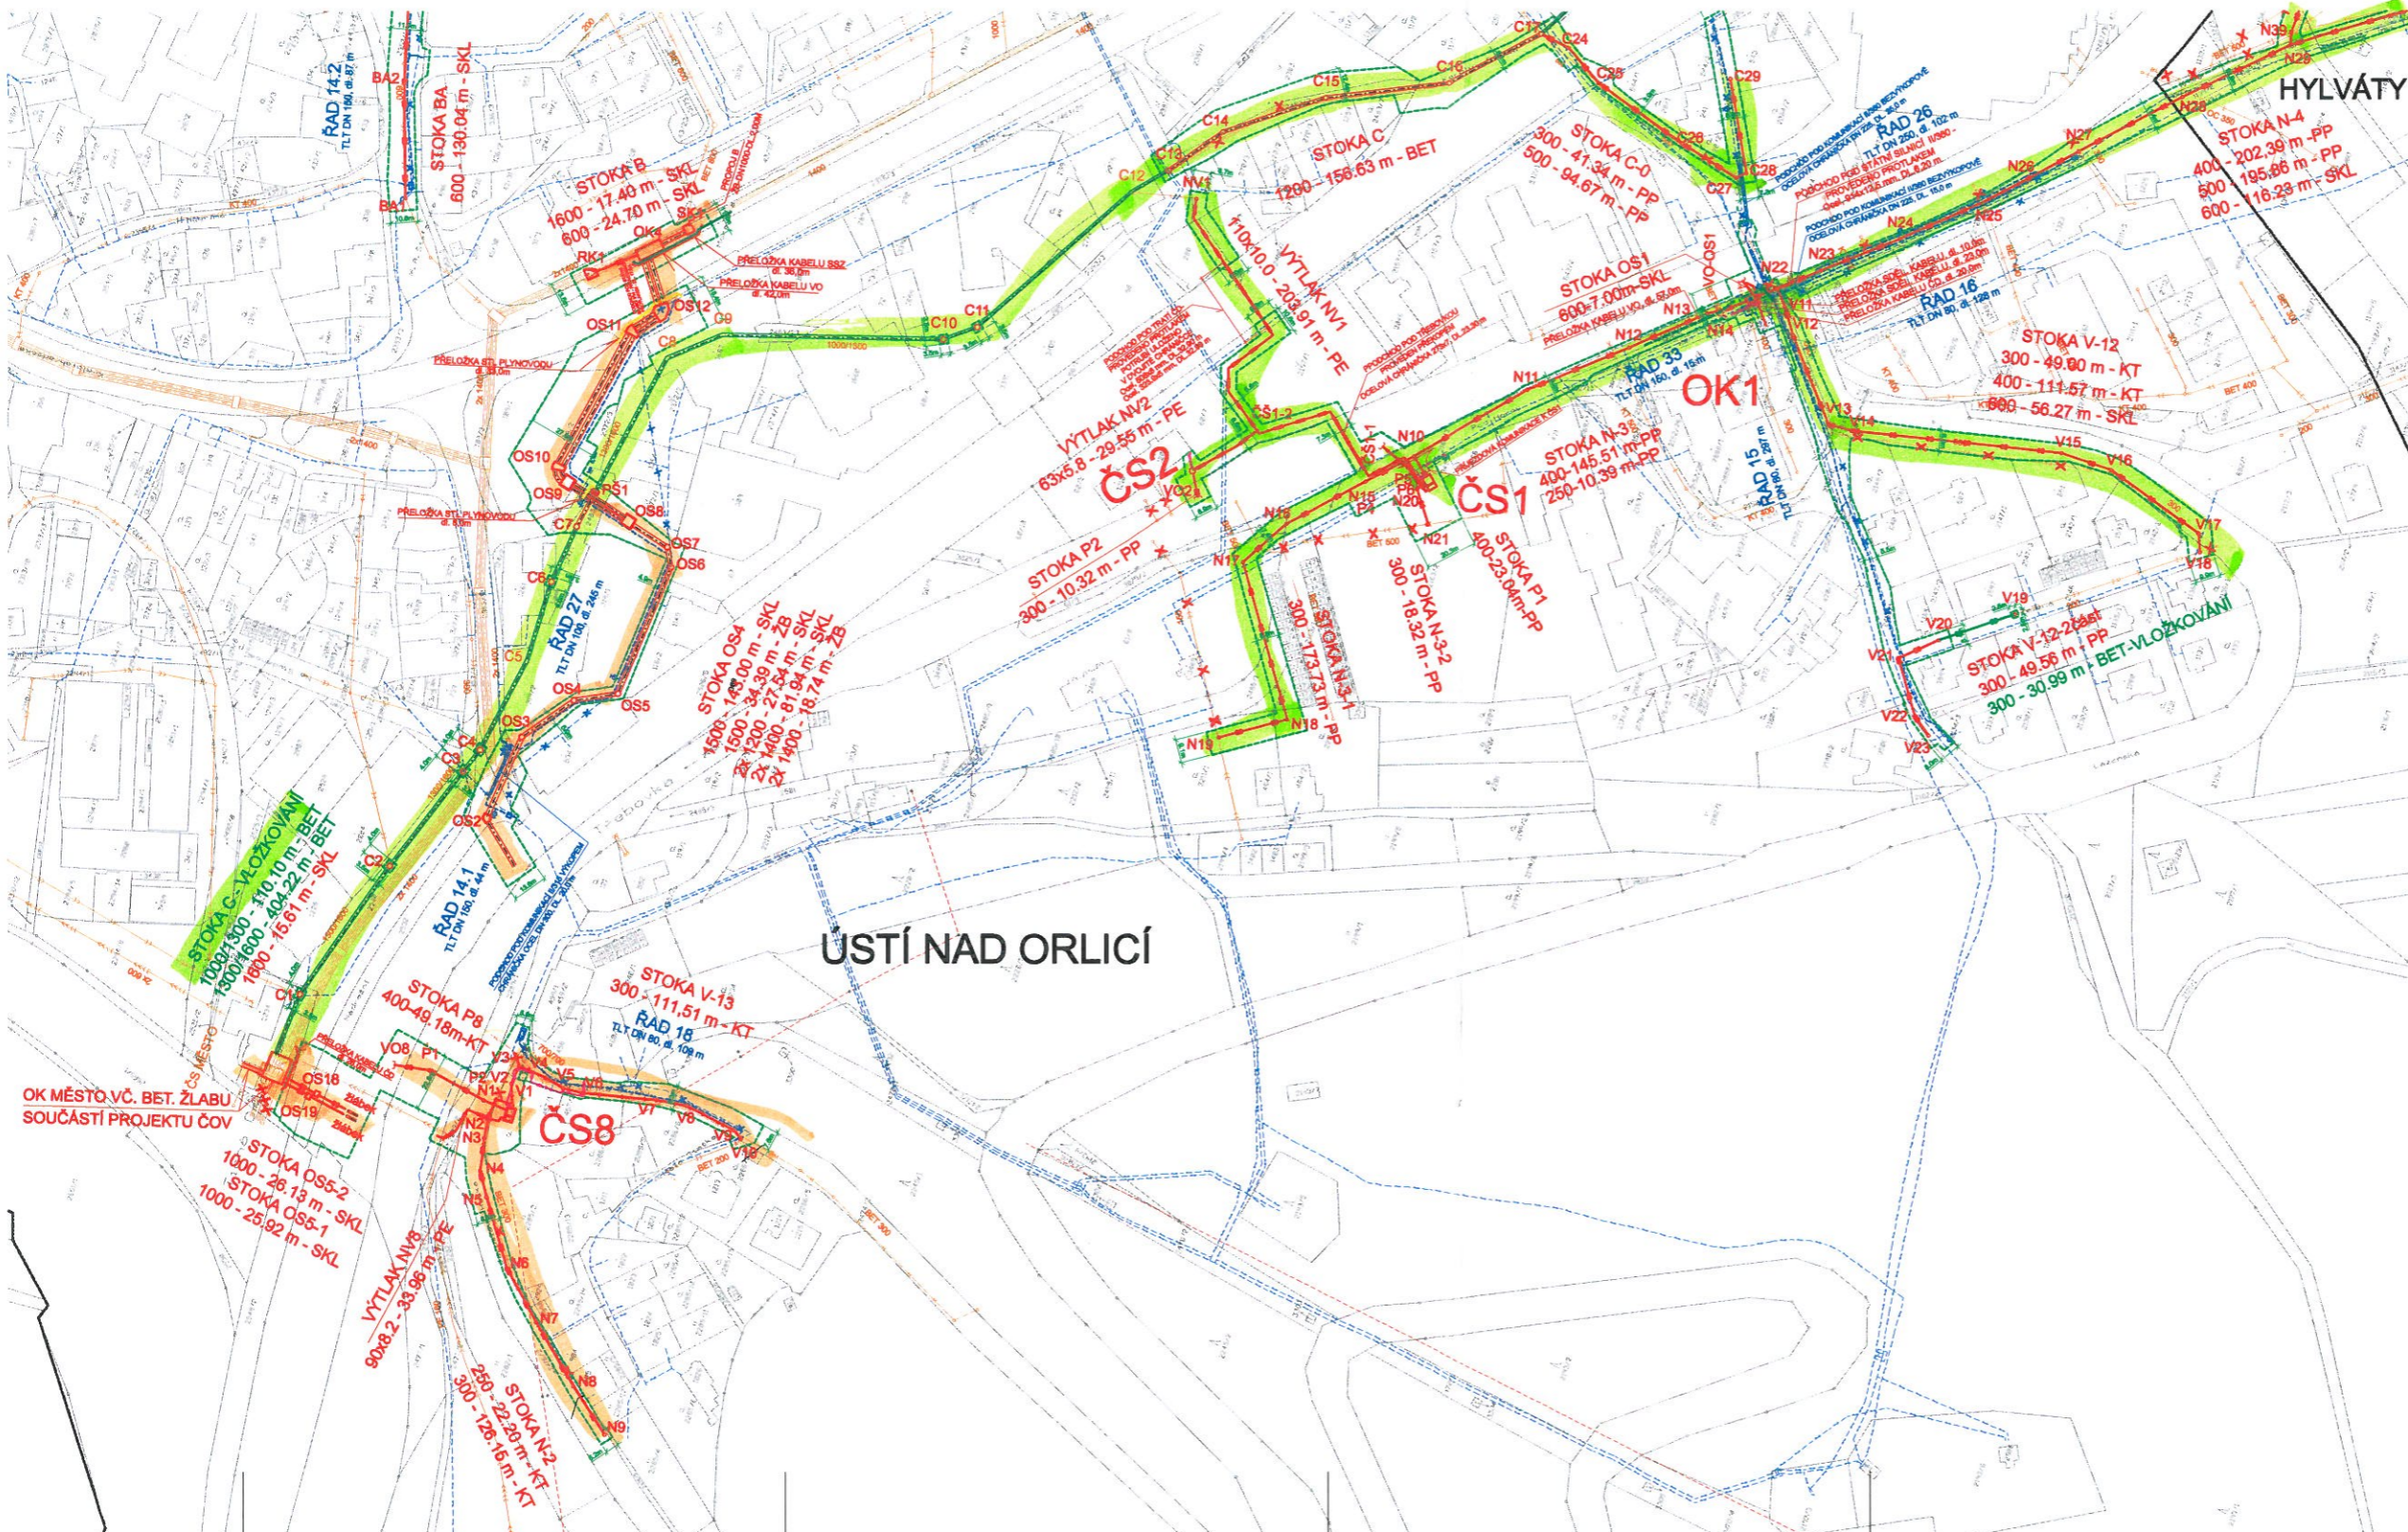


- LEGENDA:**
- STÁVAJÍCÍ STOKY
 - STOKY JEDNOTNÉ SOUSTAVY
 - STOKY JEDNOTNÉ SOUSTAVY V DŮSLEDKU REKONSTRUKCE ZMĚŇUJÍ NA DEŠŤOVÉ
 - STOKY ODOLNÉ SPLAŠKOVÉ SOUSTAVY
 - STOKY ODOLNÉ DEŠŤOVÉ SOUSTAVY
 - VÝTLAK
 - RUBENÁ STÁVAJÍCÍ KANALIZACE
 - VODOVOD
 - RUBENÝ STÁVAJÍCÍ VODOVOD
 - NÁVRH
 - REKONSTRUKCE A DOSTAVBA KANALIZACE
 - DOSTAVBA KANALIZACE ODOLNÉ SOUSTAVY - SPLAŠKOVÁ K.
 - DOSTAVBA KANALIZACE ODOLNÉ SOUSTAVY - DEŠŤOVÁ K.
 - DOSTAVBA KANALIZACE - VÝTLAK
 - VLOŽKOVÁNÍ
 - NAVHROVANÝ VODOVODNÝ RAD
 - PŘÍPOJKA NA PRO ČS
 - HRAVICE KATASTRÁLNÍHO ÚZEMÍ
 - PRACOVNÍ PŘÍK, PLOCHA ZAŘÍZENÍ STAVENIŠTĚ

KLAD LISTŮ :

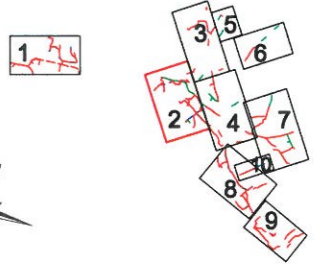


		AQUA PROCON s.r.o. Projektová a inženýrská společnost - ústředí Praha Dukovanských letců 12, 170 00 Praha 7 tel.: 226 109 806, fax: 226 712 140 E-mail: info@aquaprocon.cz, www.aquaprocon.cz	
Redovnět středně: Redovnět projekt: Zodpovědný projektant: Vypracoval: Kvalifikace: Stupeň: Datum:	Ing. Radovan Holan ČSb. Ing. Daniel Kautský Ing. Dana Bělehrádková Ing. Radovan Holan ČSb. Třpavský spol. s r.o., Thovověšská 207, Ústí nad Orlicí Třpavský spol. s r.o., Thovověšská 207, Ústí nad Orlicí	Podpis: 	Průběh: Průběh: Průběh: Průběh: Průběh: Průběh:
ÚSTÍ NAD ORLICÍ - KANALIZACE A ČOV Číslo: 1A KANALIZACE		Základní číslo: 1308035-10 Skupina: 205 Datum: 06/2010 Soubor: ÚN1-8-2-R24-PP-200 Základní měřítko: 1A-S-2-R24-PP-200 Formát: A4 Měřítko: 1:1000	Průběh: Průběh: Průběh: Průběh: Průběh:

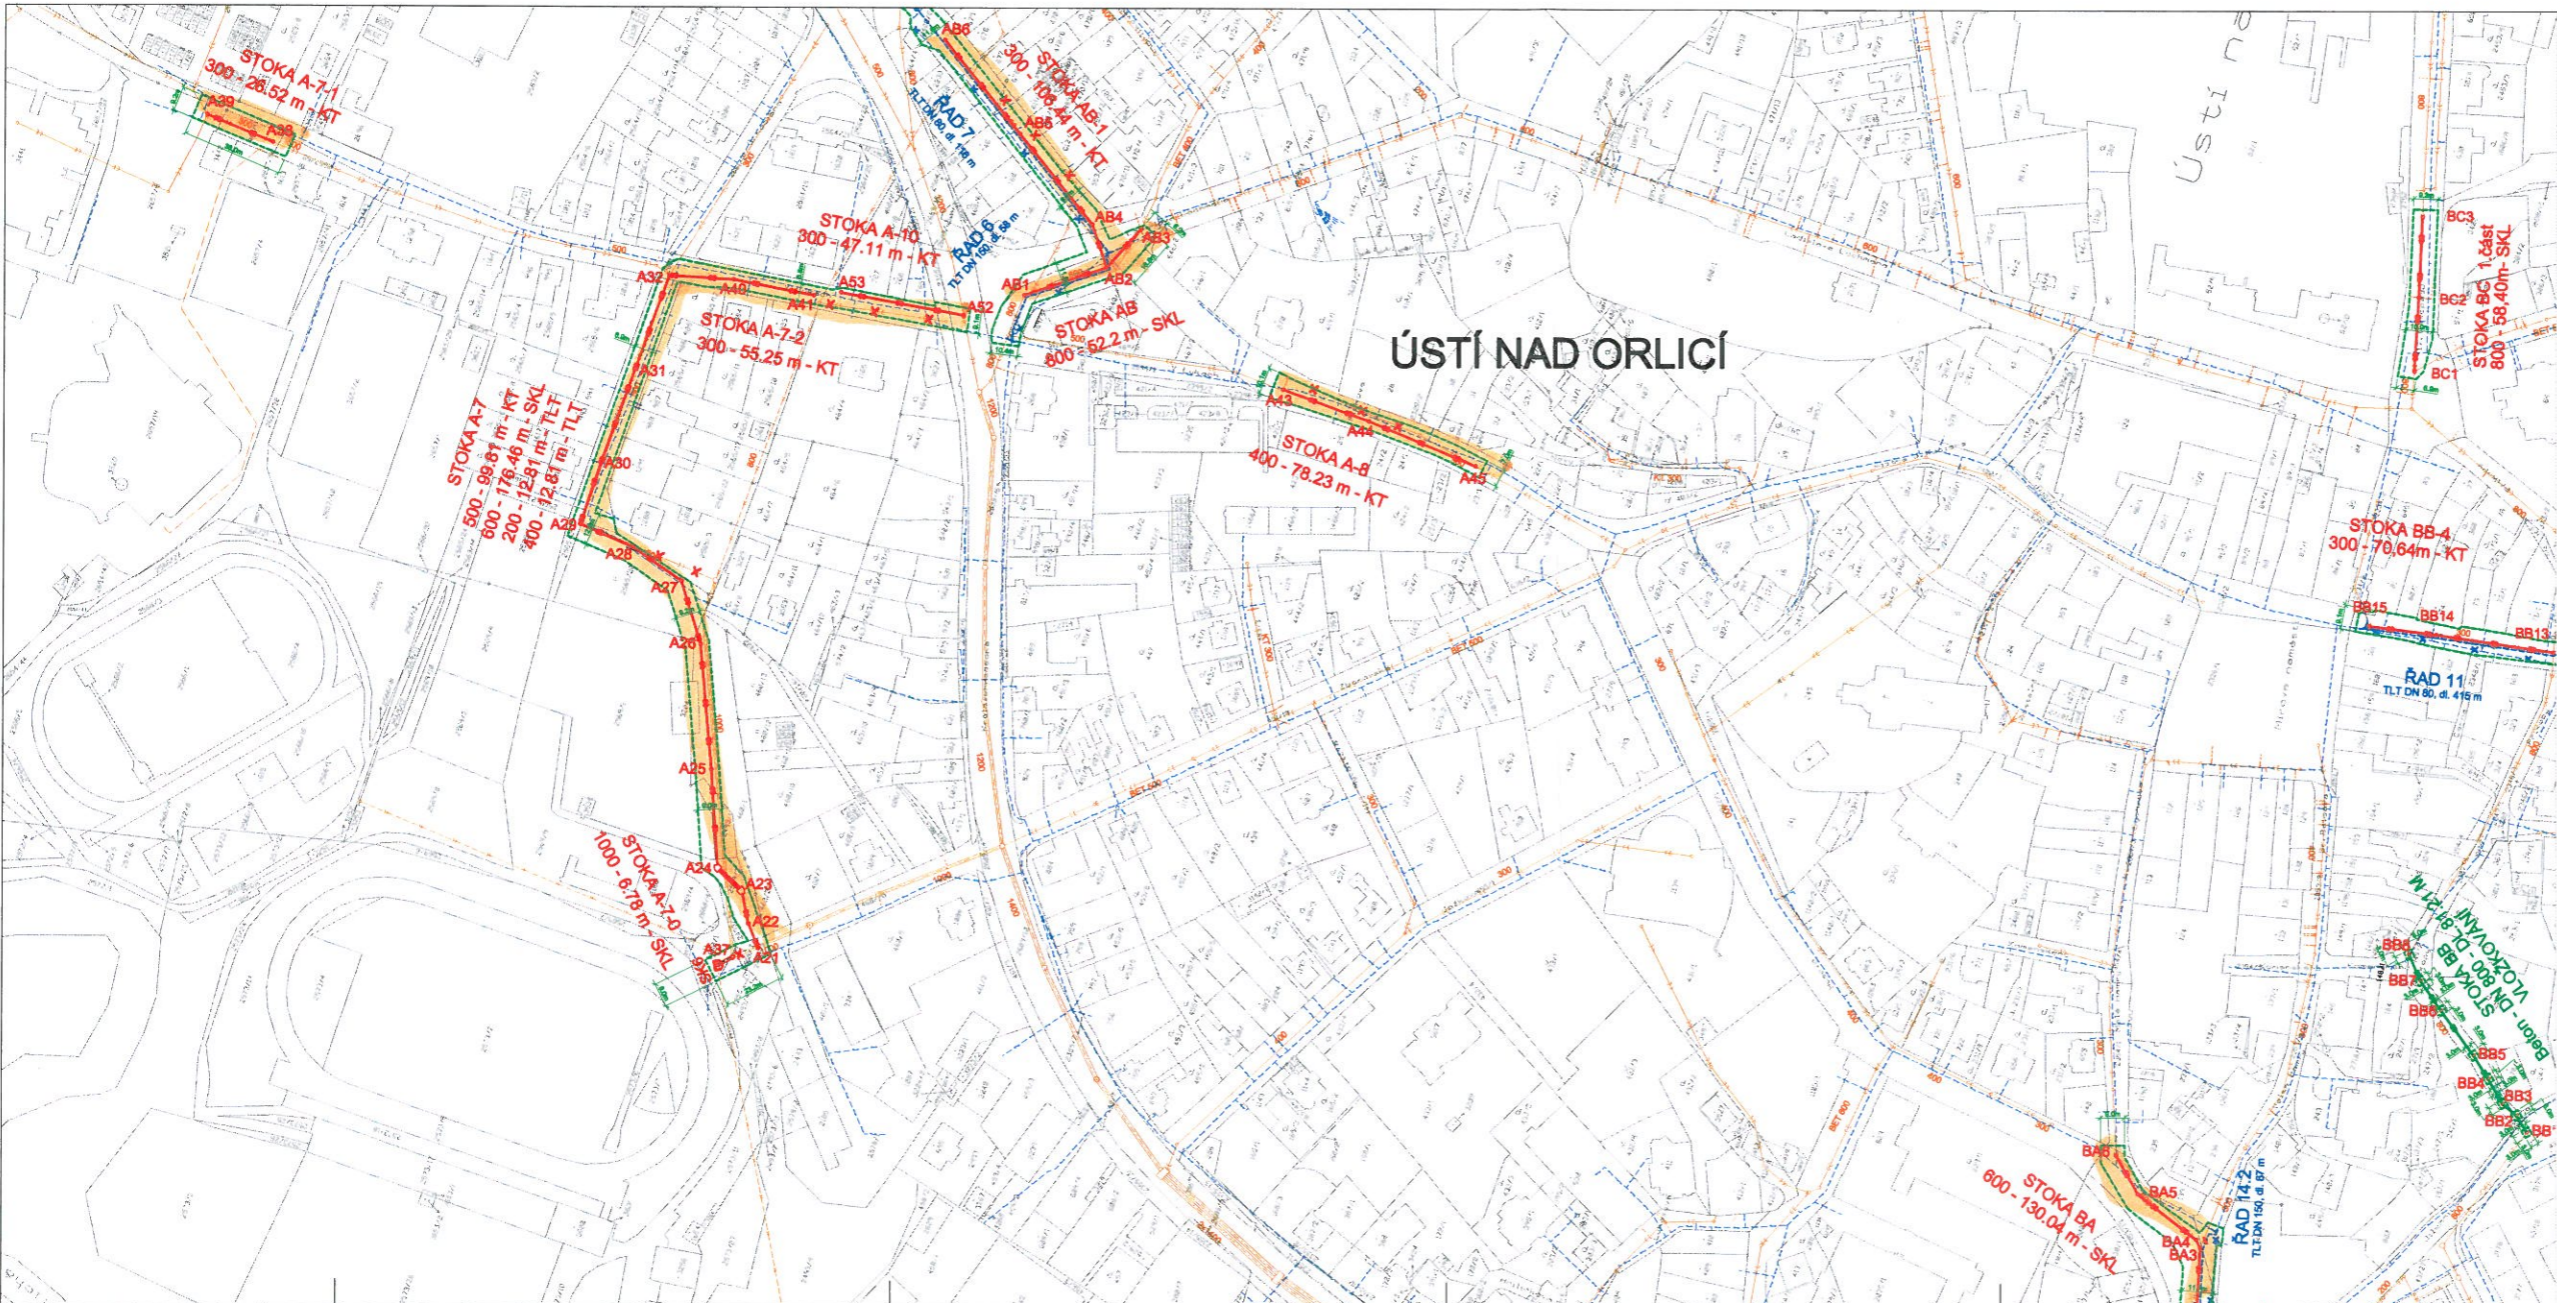


ÚSTÍ NAD ORLICÍ

- LEGENDA:**
- STÁVAJÍCÍ STOKY
 - STOKY JEDNOTNÉ SOUSTAVY
 - STOKY JEDNOTNÉ SOUSTAVY V DŮSLEDKU REKONSTRUKCE ZMĚŇENY NA DEŠŤOVÉ
 - STOKY ODOLNÉ SPLÁŠKOVÉ SOUSTAVY
 - STOKY ODOLNÉ DEŠŤOVÉ SOUSTAVY
 - VÝTLAK
 - RUBENÁ STÁVAJÍCÍ KANALIZACE
 - VODOVOD
 - RUBENÝ STÁVAJÍCÍ VODOVOD
 - NÁVRH
 - REKONSTRUKCE A DOSTAVBA KANALIZACE
 - DOSTAVBA KANALIZACE ODOLNÉ SOUSTAVY - SPLÁŠKOVÁ K.
 - DOSTAVBA KANALIZACE ODOLNÉ SOUSTAVY - DEŠŤOVÁ K.
 - DOSTAVBA KANALIZACE - VÝTLAK
 - VLOŽKOVÁNÍ
 - NÁVRHOVÝ VODOVODNÝ ŘÁD
 - PŘÍPOJKA HN PRO OS
 - HRAVICE KATASTRÁLNÍHO OZEMÍ
 - PRACOVNÍ PŘÍKLAD PLOCHA ZAŘÍZENÍ STAVENISŤE

KLAD LISTŮ :

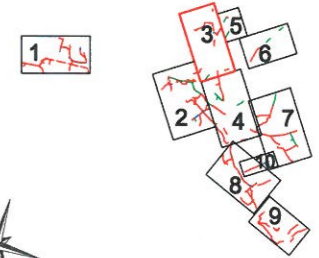

Datum revize		Schválil		
AQUA PROCON s.r.o.				
Projektová a inženýrská společnost - územní projekce Družstevní třída 15, 572 01 Pátek 7 tel.: 288 109 235, fax: 288 712 640 e-mail: aquaprocon@procon.cz, www.aquaprocon.cz				
Vedoucí inženýr Ing. Radovan Holcman CSc. Závěrečný projektant Ing. Borek Bohar Projektant Ing. Jan Fiala Kontrola Ing. Radovan Holcman CSc. Projekt Topos spol. s r.o., Třibovská 287, Ústí nad Orlicí Objednatel Topos spol. s r.o., Třibovská 287, Ústí nad Orlicí	Příjímá [Signature] [Signature]	Datum 05/2010 Součet 1A-S-3/24-HP/200 Formát 12 A4 Měřítko 1:1000	Projekt ÚSTÍ NAD ORLICÍ - KANALIZACE A ČOV Číslo 1A KANALIZACE Stupeň SITUACE Příloha SITUACE POV č. 3	Zadávací číslo 1288208-18 Objekt 2008 Datum 05/2010 Součet 1A-S-3/24-HP/200 Formát 12 A4 Měřítko 1:1000

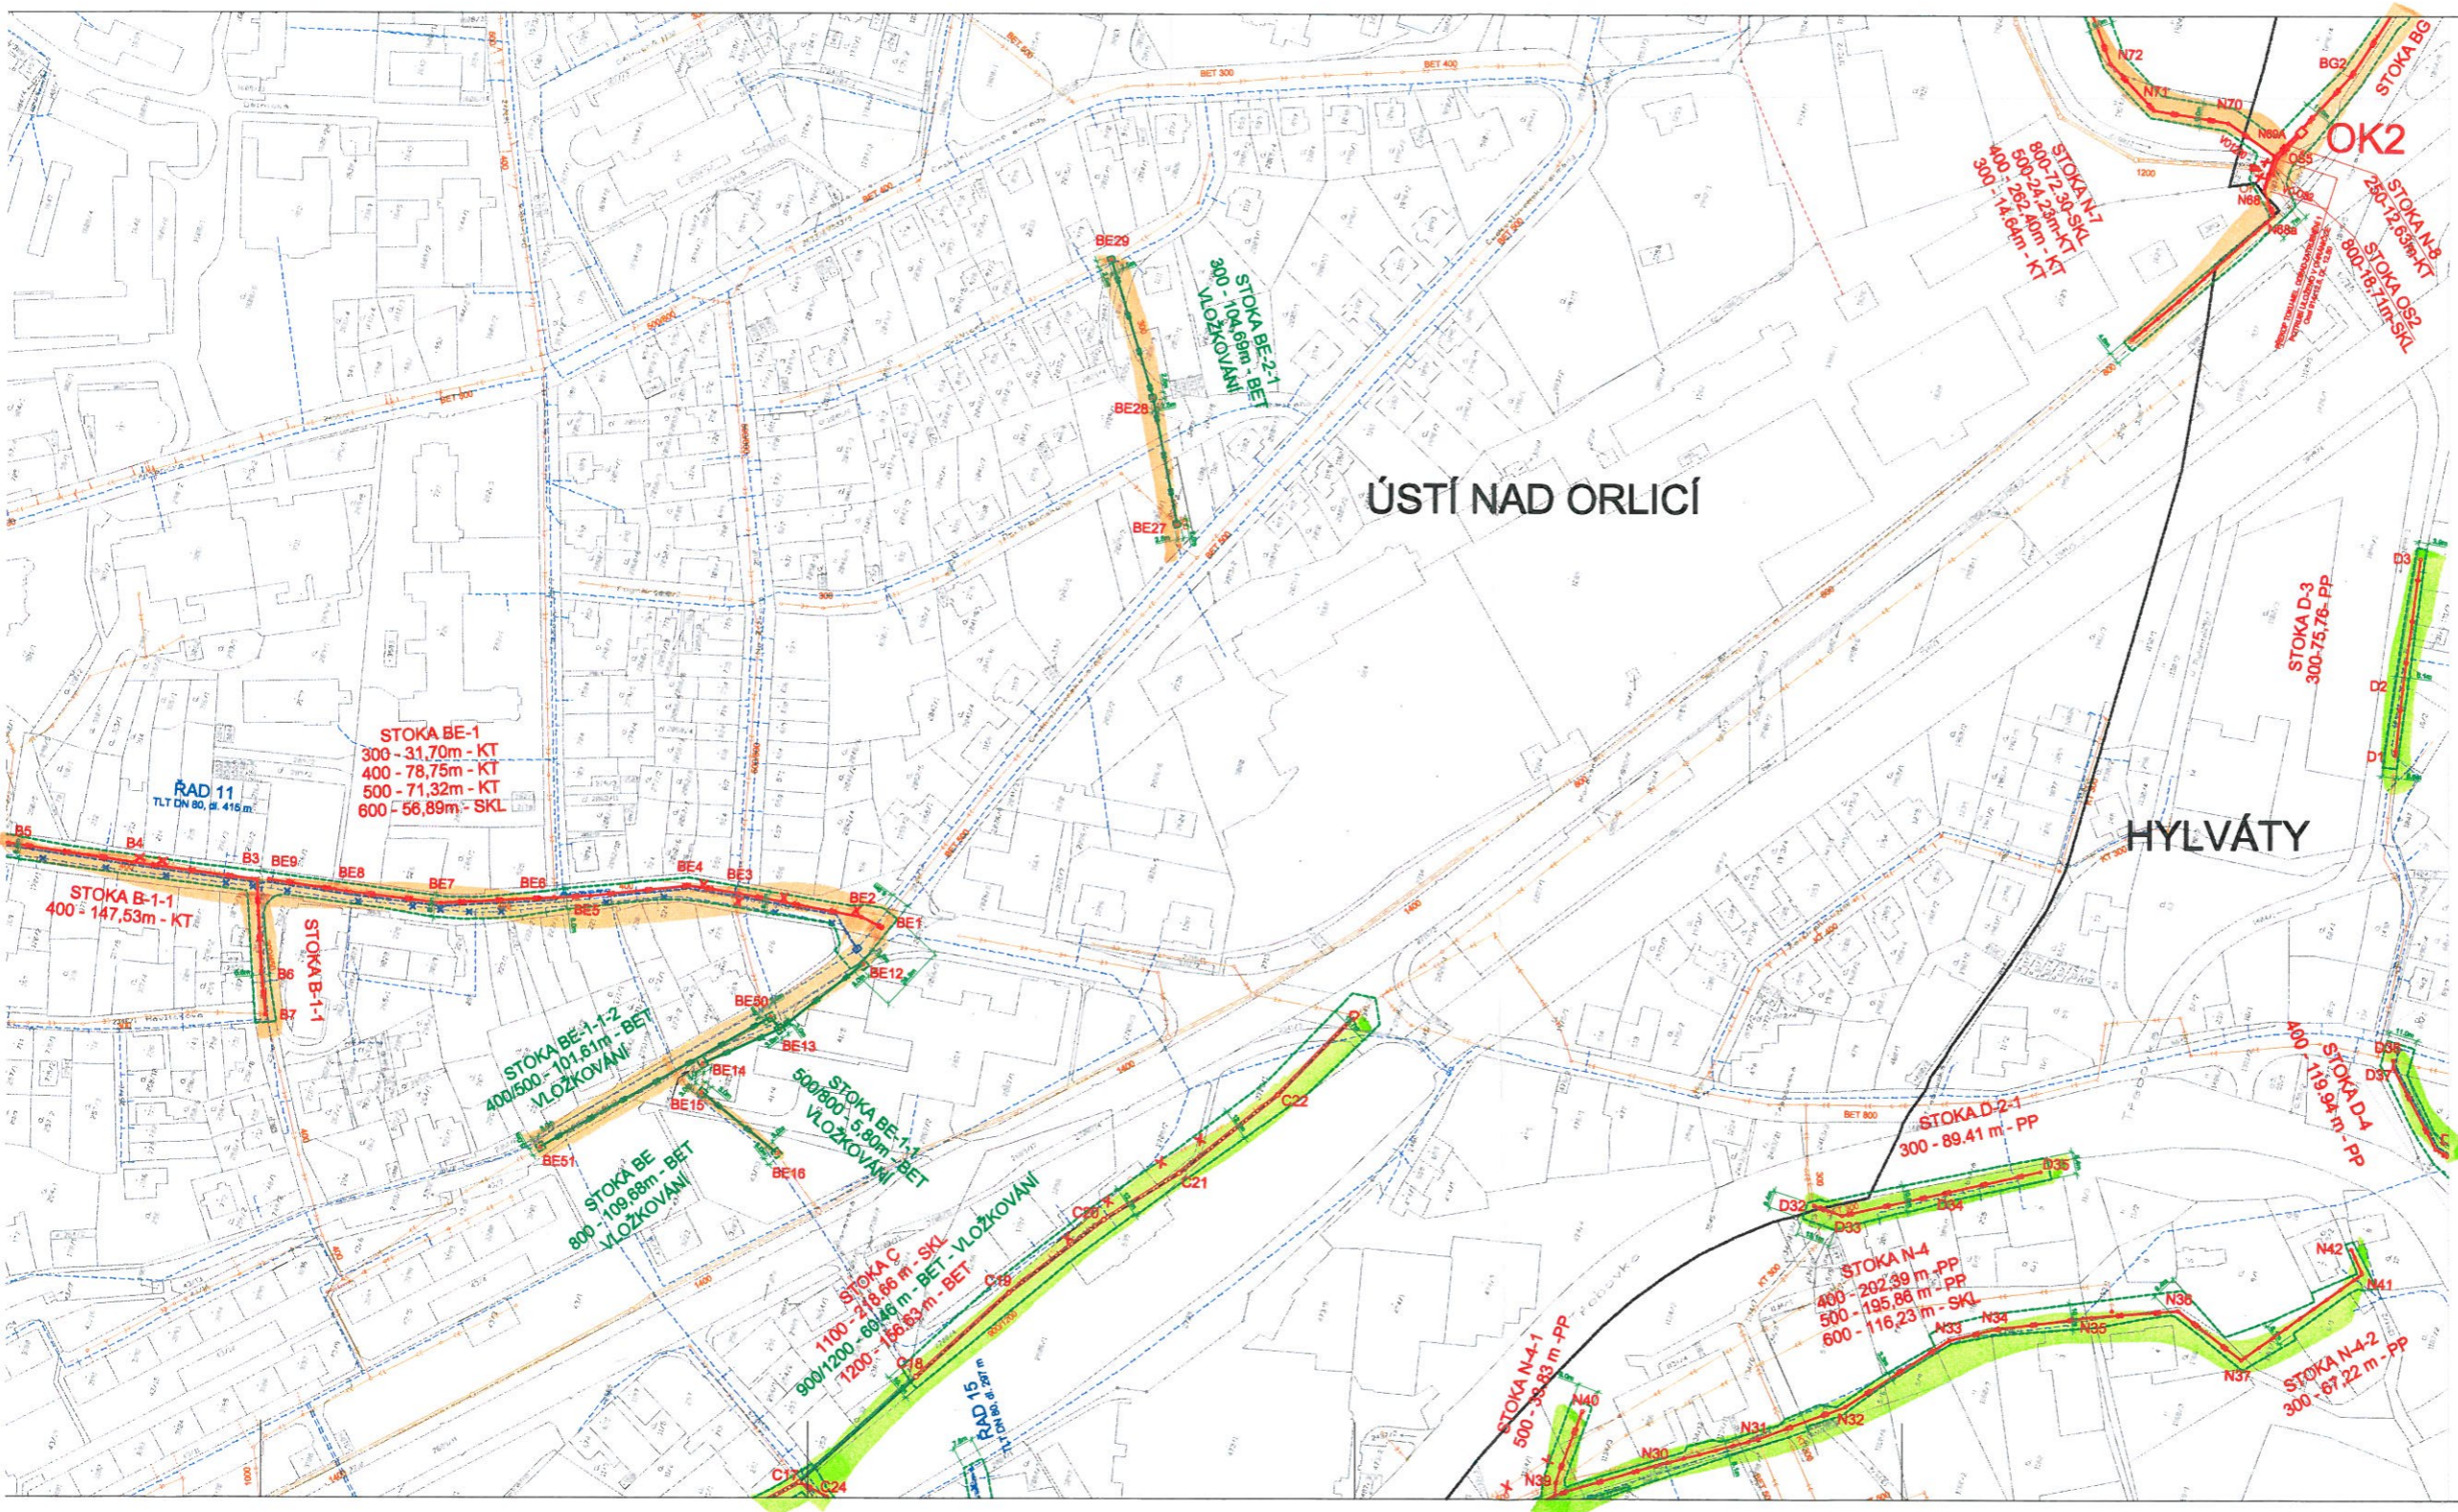


ÚSTÍ NAD ORLICÍ


HYLVÁTY

- LEGENDA:**
- STÁVAJÍCÍ STOKY
 - STOKY JEDNOTNÉ SOUSTAVY
 - STOKY JEDNOTNÉ SOUSTAVY V DŮLEŽÍ REKONSTRUČNÍ ZMĚNĚNY NA DEŠŤOVÉ
 - STOKY ODOLNÉ SPLAŠKOVÉ SOUSTAVY
 - STOKY ODOLNÉ DEŠŤOVÉ SOUSTAVY
 - VÝTLAK
 - RUBEŇA STÁVAJÍCÍ KANALIZACE
 - VODOVOD
 - RUBEŇ VÝTLAK VODOVOD
 - NÁVRH
 - REKONSTRUKCE A DOSTAVBA KANALIZACE
 - DOSTAVBA KANALIZACE ODOLNÉ SOUSTAVY - SPLAŠKOVÁ K.
 - DOSTAVBA KANALIZACE ODOLNÉ SOUSTAVY - DEŠŤOVÁ K.
 - DOSTAVBA KANALIZACE - VÝTLAK
 - VLOŽKOVÁNÍ
 - NAVHROVANÝ VODOVODNÍ RAD
 - PŘÍPOJKA NI PRO ČS
 - HRANICE KATASTRÁLNÍHO ÚZEMÍ
 - PRACOVNÍ PŘÍLAH, PLOCHA ZAŘÍZENÍ STAVENIŠTĚ

KLAD LISTŮ :

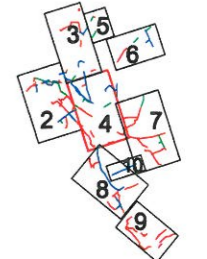

Datum revize		Schůz
AQUA PROCON s.r.o.		
<small>Projekční a inženýrská společnost - sídlem Praha Deblavského nábřeží 12, 170 00 Praha 7 tel.: 266 109 808, fax: 266 112 140 e-mail: info@aquaprocon.cz</small>		
Velitel projektu	Ing. Radovan Holánek CSc.	Podpis
Zodpovědný projektant	Ing. Dana Bajer	
Ypracoval	Ing. Jana Přibitková	
Kontroloval	Ing. Radovan Holánek CSc.	
Financoval	Ústecký ústř. a ra. - Tebešický ústř. Ústí nad Orlicí	
Objednatel	Ústecký ústř. a ra. - Tebešický ústř. Ústí nad Orlicí	
ÚSTÍ NAD ORLICÍ - KANALIZACE A ČOV Číslo: 1A KANALIZACE		
Stupeň: BITUACE	Základní plán: 1295209-10	Objekt: 208
Průřez: BITUACE POV E. 4	Datum: 06/2010	Stavba: ÚSTŘ. A RAJENÍ POHODY
	Formát: A4-B5-R24-HP200	Stavba: 1A-B-4-R24-HP200
	Formát: A4	Formát: 12 A4
	Mřížka: 1:1000	Formát: 1A-S-4

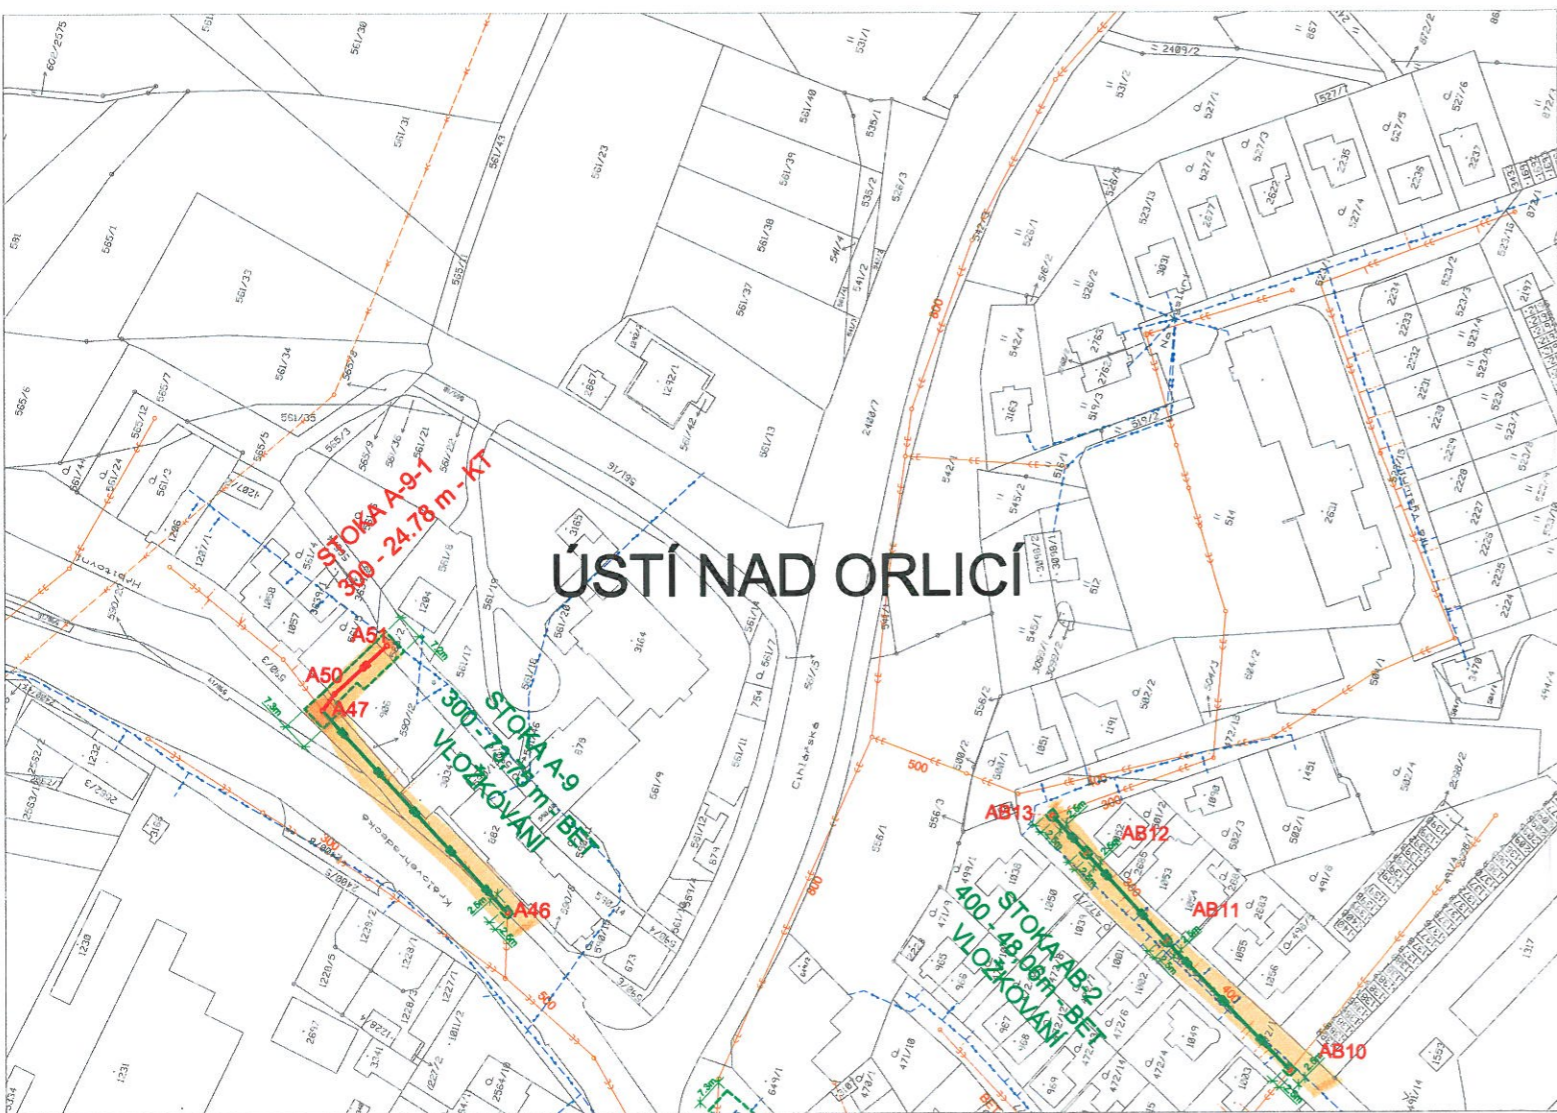


ÚSTÍ NAD ORLICÍ


LEGENDA:

- STÁVAJÍCÍ STOKY**
- STOKY JEDNOTNÉ SOUSTAVY
 - STOKY JEDNOTNÉ SOUSTAVY V DŮSLEDKU REKONSTRUKCE ZMĚNĚNY NA DEŠŤOVÉ
 - STOKY ODDĚLNÉ SPLAŠKOVÉ SOUSTAVY
 - STOKY ODDĚLNÉ DEŠŤOVÉ SOUSTAVY
 - VÝTLAK
 - RUŠENÁ STÁVAJÍCÍ KANALIZACE
 - VODOVOD
 - RUŠENÝ STÁVAJÍCÍ VODOVOD
- NÁVRH**
- REKONSTRUKCE A DOSTAVBA KANALIZACE
 - DOSTAVBA KANALIZACE ODDĚLNÉ SOUSTAVY - SPLAŠKOVÁ K.
 - DOSTAVBA KANALIZACE ODDĚLNÉ SOUSTAVY - DEŠŤOVÁ K.
 - DOSTAVBA KANALIZACE - VÝTLAK
 - VLOŽKOVÁNÍ
 - NAVRHOVANÝ VODOVODNÍ ŘAD
 - PŘÍPOJKA NN PRO ČS
 - PRACOVNÍ PRUH, PLOCHA ZAŘÍZENÍ STAVENIŠTĚ


KLAD LISTŮ :

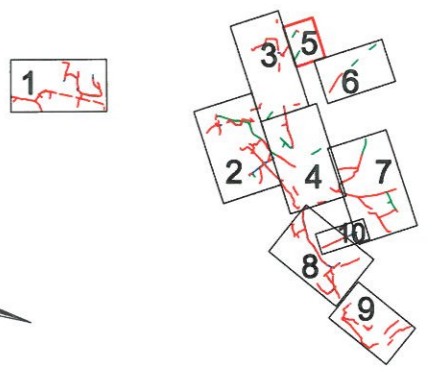


Datum revize		Schválil	
AQUA PROCON a.s.			
Projektová a inženýrská společnost - divize Praha Dukelských hrdinů 12, 170 00 Praha 7 tel.: 266 106 335, fax: 266 712 140 E-mail: info@aquaprocon.cz www.aquaprocon.cz			
Vedoucí střediska	Ing. Radovan Haloun CSc.	Podpis	Paré
Vedoucí projektu	Ing. Daniel Kozický		
Zodpovědný projektant	Ing. Sana Behor		
Vypracoval	Ing. Jana Fritschová		
Kontroloval	Ing. Radovan Haloun CSc.		
Investor	Tepvos spol. s r.o., Třebovská 287, Ústí nad Orlicí		
Objednatel	Tepvos spol. s r.o., Třebovská 287, Ústí nad Orlicí		
Projekt:	ÚSTÍ NAD ORLICÍ - KANALIZACE A ČOV		Základové číslo 1298208-18
Část	1A KANALIZACE		Stupeň ZDS
S0/PS	SITUACE		Datum 09/2010
Příloha	SITUACE POV č. 5		Soubor UNO-SITUACE POV.dgn
			Tiskový soubor 1A-S-5-R12-HP.000
			Formát 4A4
			Měřítko 1:1000
			Číslo přílohy 1A-S-5
			Revize

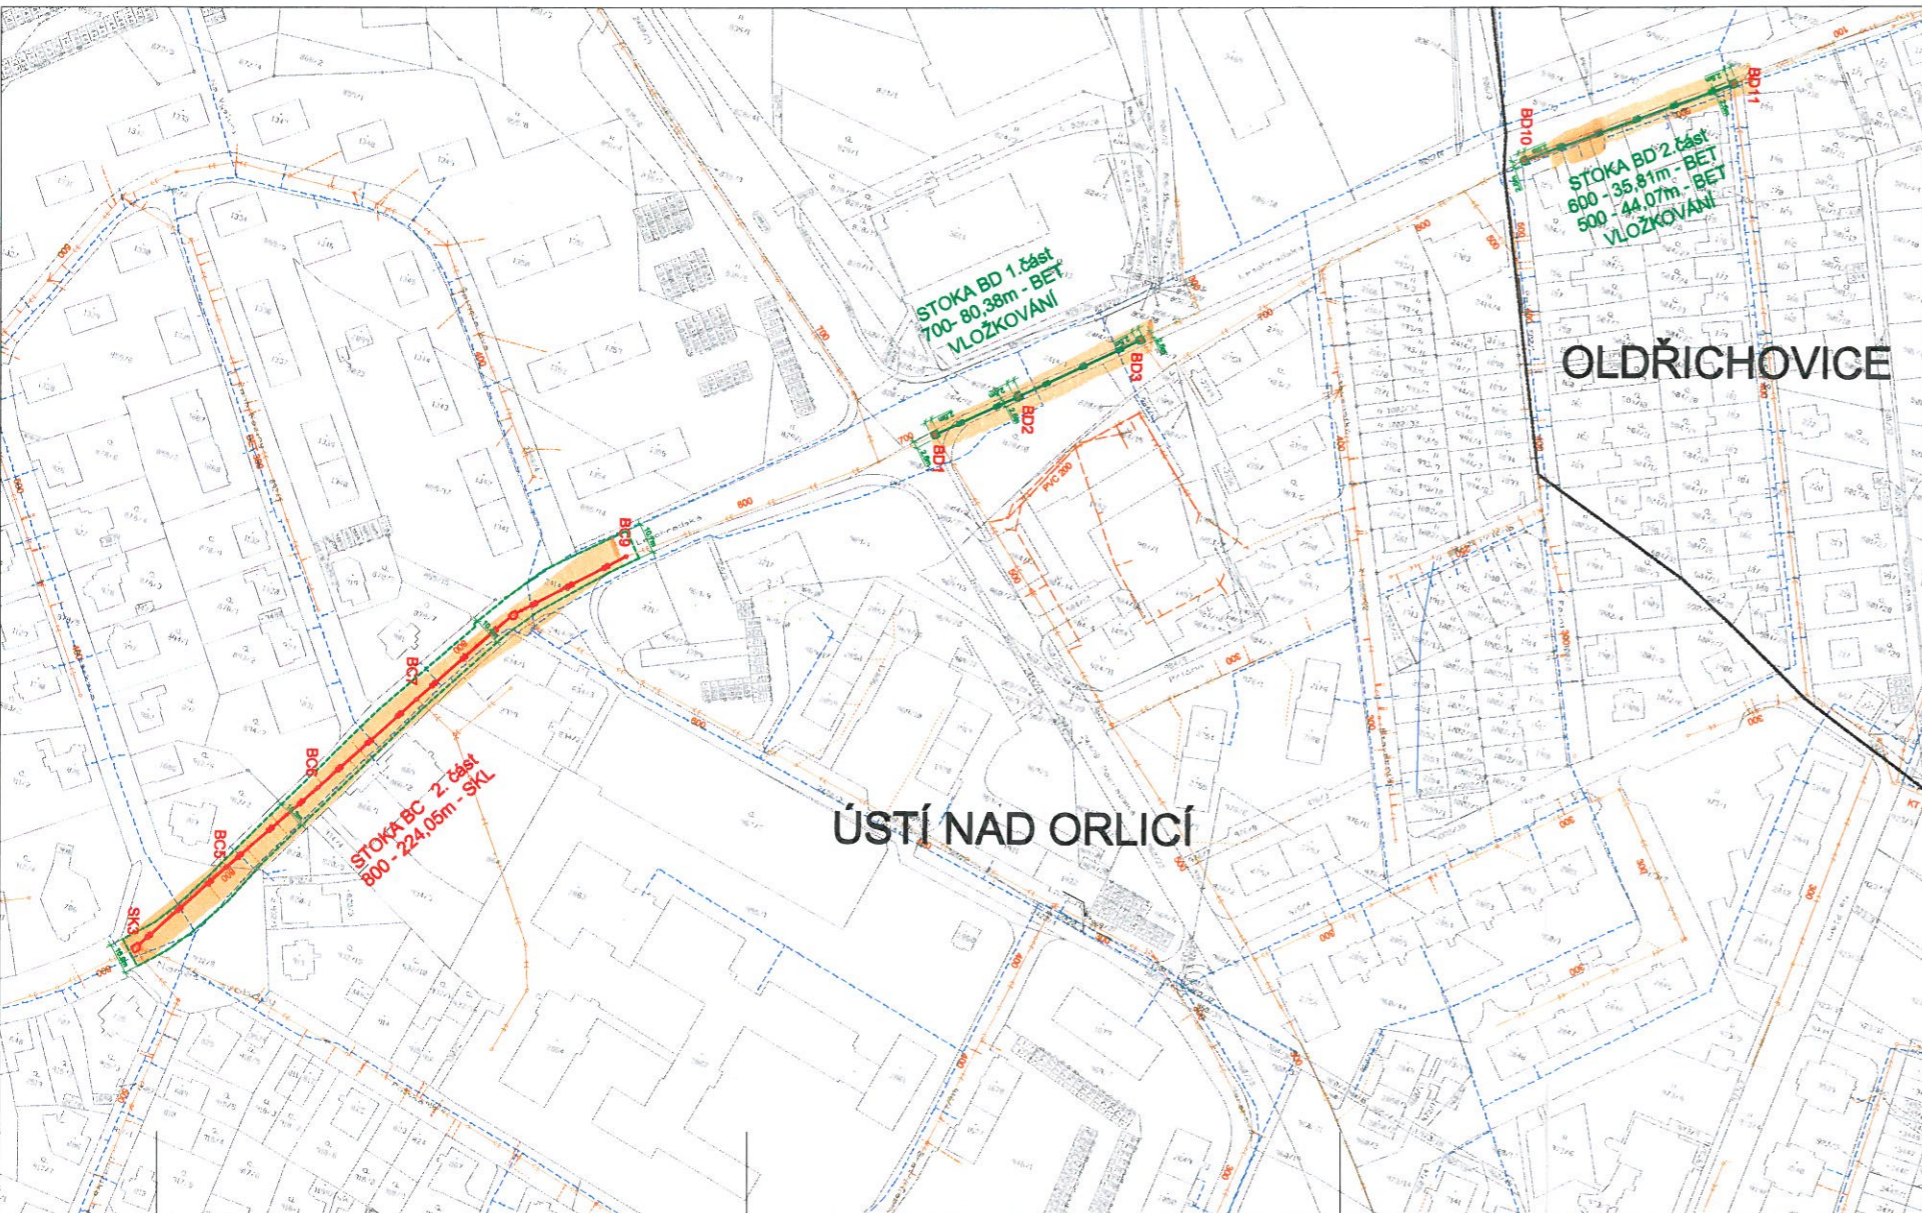

- LEGENDA:**
- STÁVAJÍCÍ STOKY**
- STOKY JEDNOTNÉ SOUSTAVY
 - STOKY JEDNOTNÉ SOUSTAVY V DŮSLEDKU REKONSTRUKCE ZMĚNĚNY NA DEŠŤOVÉ
 - STOKY ODDĚLNÉ SPLAŠKOVÉ SOUSTAVY
 - STOKY ODDĚLNÉ DEŠŤOVÉ SOUSTAVY
 - VÝTLAK
 - RUBEŇ STÁVAJÍCÍ KANALIZACE
 - VODOVOD
 - RUBEŇ STÁVAJÍCÍ VODOVOD
- NÁVRH**
- REKONSTRUKCE A DOSTAVBA KANALIZACE
 - DOSTAVBA KANALIZACE ODDĚLNÉ SOUSTAVY - SPLAŠKOVÁ K.
 - DOSTAVBA KANALIZACE ODDĚLNÉ SOUSTAVY - DEŠŤOVÁ K.
 - DOSTAVBA KANALIZACE - VÝTLAK
 - VLOŽKOVÁNÍ
 - NAVRHOVANÝ VODOVODNÍ ŘÁD
 - PŘÍPOJKA NN PRO ČS
 - HRANICE KATASTRÁLNÍHO OZEMÍ
 - PRACOVNÍ PRŮLH, PLOCHA ZAŘÍZENÍ STAVENIŠTĚ

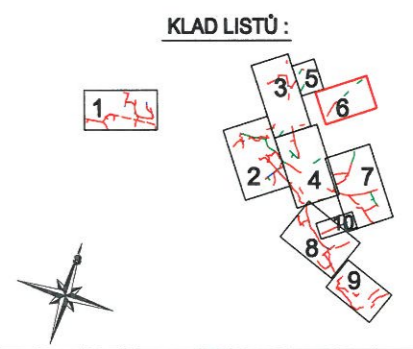


Datum revize		Schválil	
AQUA PROCON s.r.o.			
Projektová a inženýrská společnost - oblasť Praha Dukelských hrdů 12, 170 00 Praha 7 tel.: 289 100 505, fax: 289 712 140 E-mail: info@aquaprocon.cz, www.aquaprocon.cz			
Vedoucí úřadu	Ing. Radovan Hekouš CSc.	Projekt	Nové
Vedoucí projektu	Ing. Daniel Křiváček	Zodpovědný projektant	Ing. Berta Šteiner
Upravení	Ing. Jiří Pěchouček	Kontrolní	Ing. Radovan Hekouš CSc.
Investor	Tapcon spol. s r.o., Třibovská 287, Ústí nad Orlicí	Objednatel	Tapcon spol. s r.o., Třibovská 287, Ústí nad Orlicí
Projekt	ÚSTÍ NAD ORLICÍ - KANALIZACE A ČOV	Základové číslo	1288205-18
Číslo	1A KANALIZACE	Stupeň	2DS
Stupeň	SITUACE	Datum	05/2010
Průběh	SITUACE POV. & S	Stavba	ÚMO - ÚSTAVICE POVLÁDA
		Říkový systém	1A-S-6-PR04-PR000
		Formát	12.A4
		Mřížka	1:1000
		Číslo přílohy	1A-S-6
		Revize	

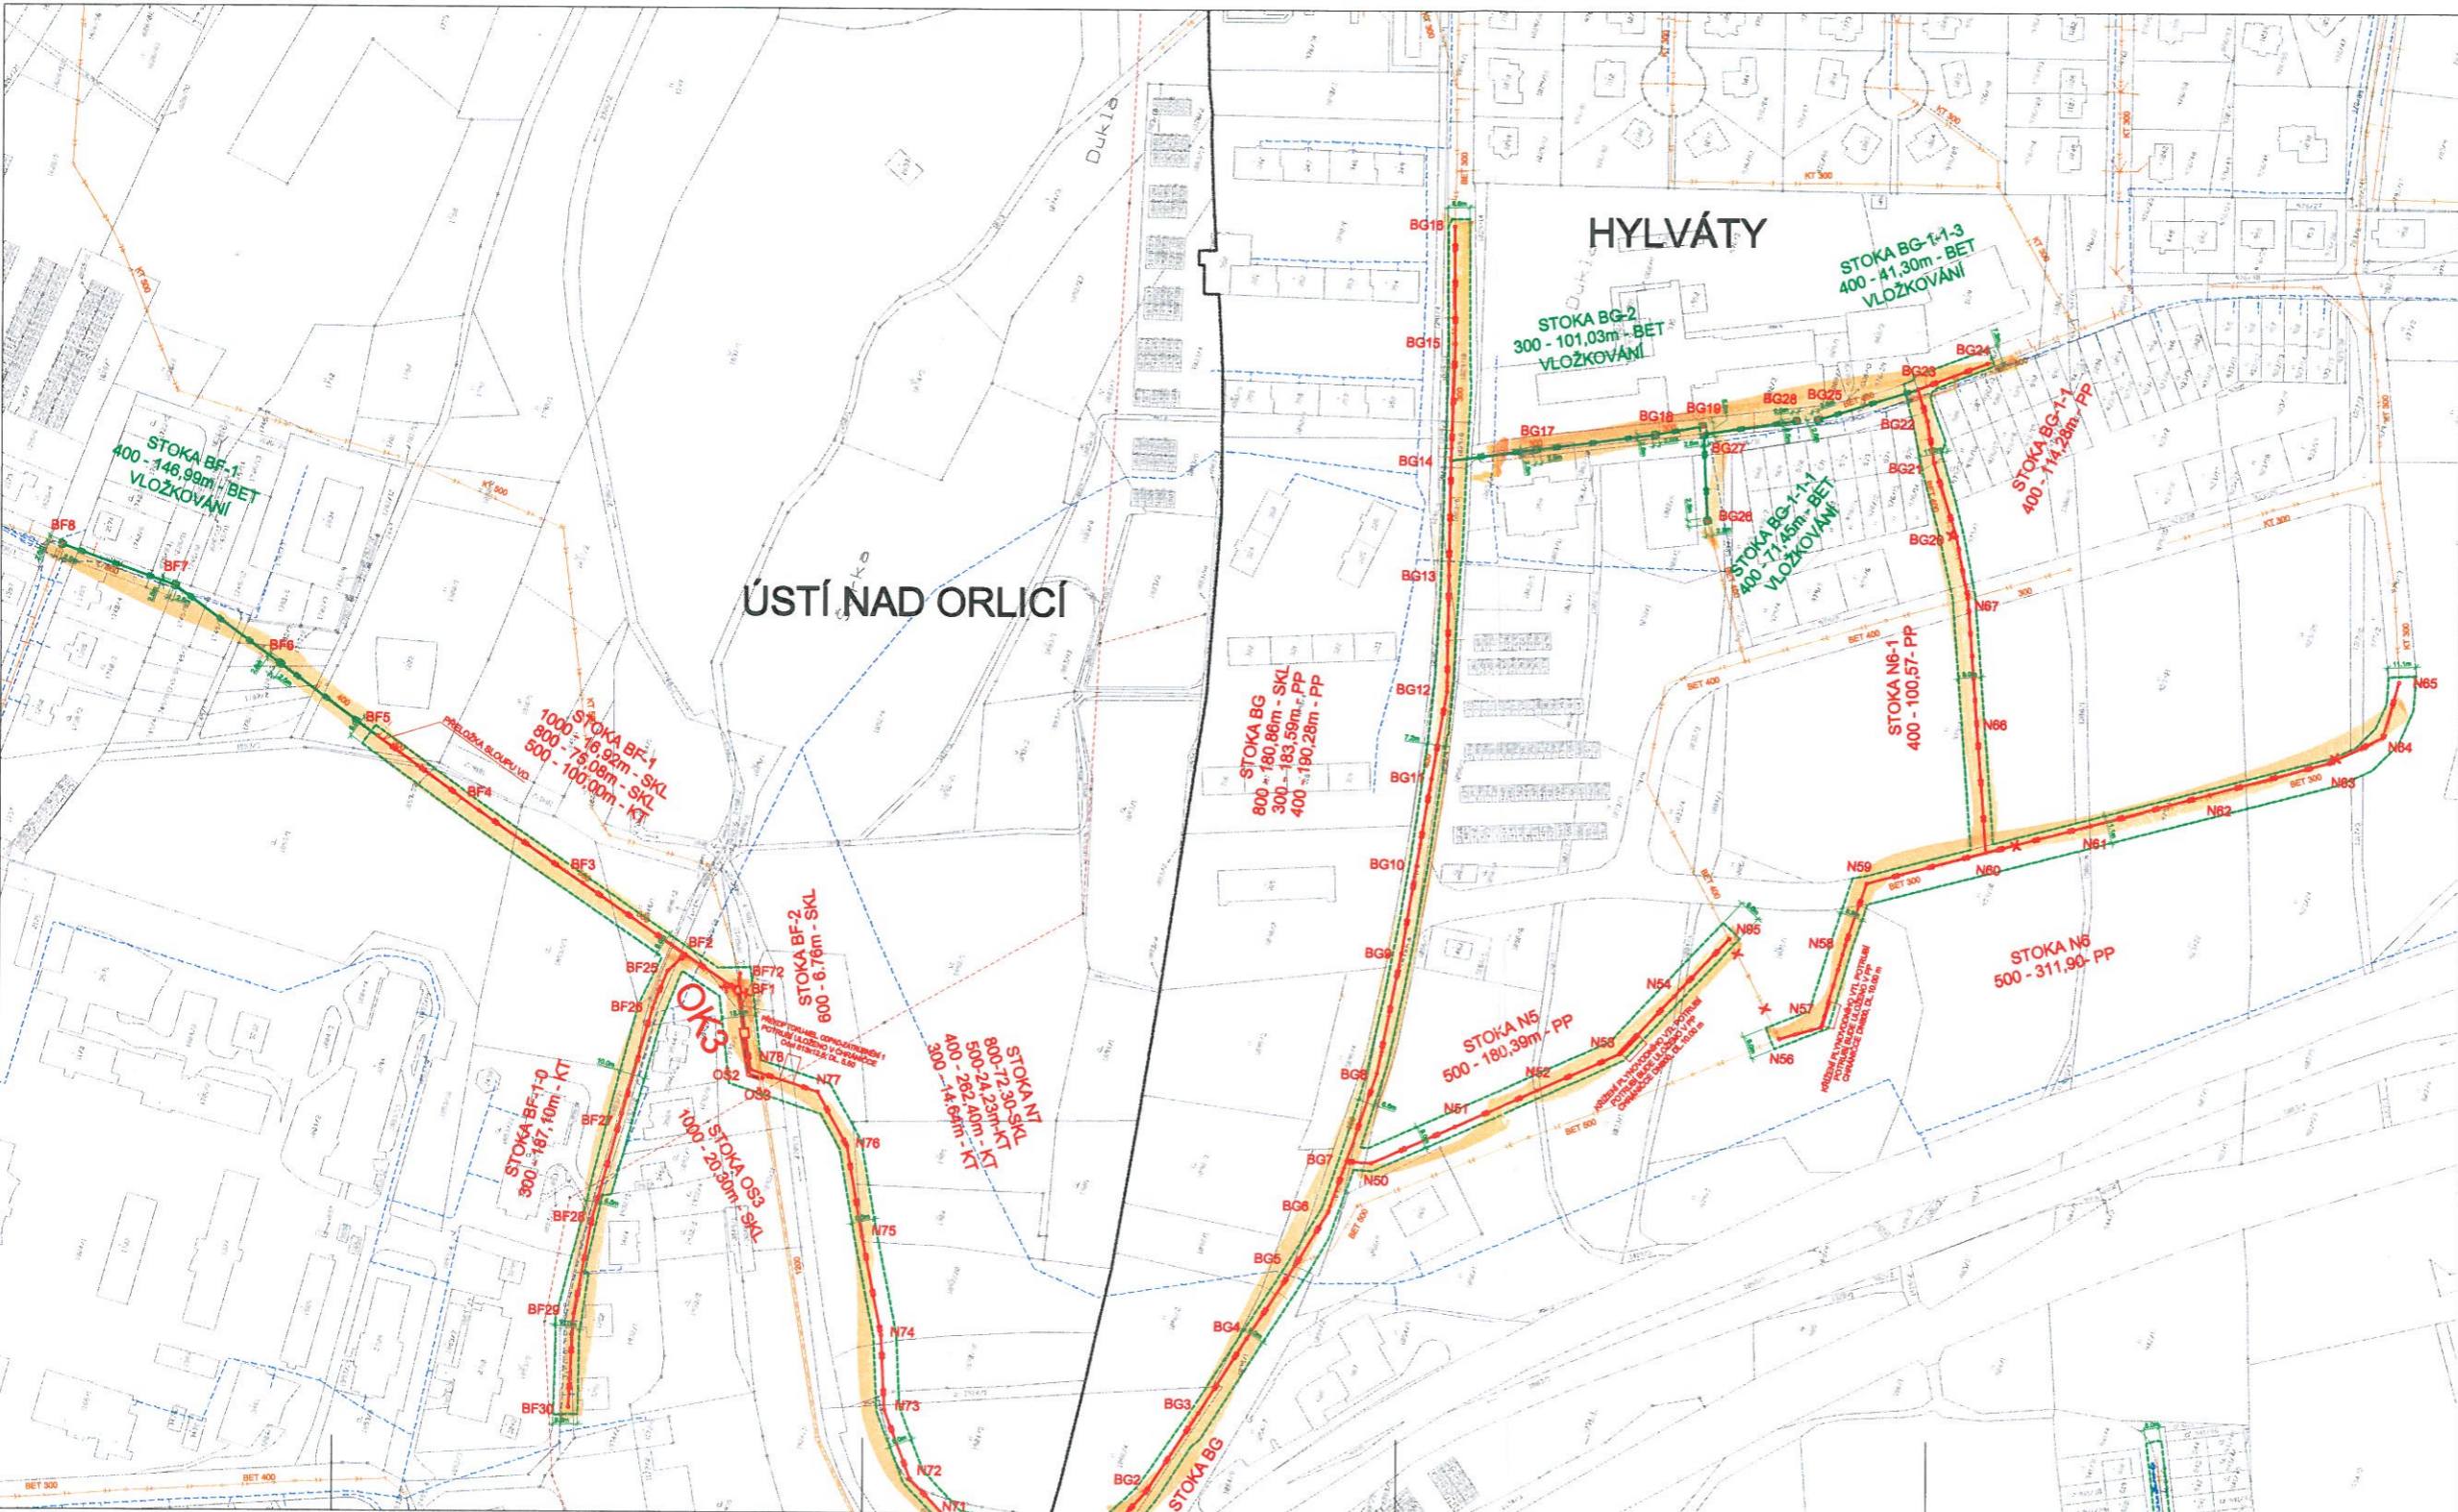


- LEGENDA:**
- STÁVAJÍCÍ STOKY**
- STOKY JEDNOTNÉ SOUSTAVY
 - STOKY JEDNOTNÉ SOUSTAVY V DŮSLEDKU REKONSTRUKCE ZMĚŇENY NA DEŠŤOVÉ
 - STOKY ODOLNÉ SPLAŠKOVÉ SOUSTAVY
 - STOKY ODOLNÉ DEŠŤOVÉ SOUSTAVY
 - VÝTLAK
 - RUBEŇ STÁVAJÍCÍ KANALIZACE
 - VODOVOD
 - RUBEŇ STÁVAJÍCÍ VODOVOD
- NÁVRH**
- REKONSTRUKCE A DOSTAVBA KANALIZACE
 - DOSTAVBA KANALIZACE ODOLNÉ SOUSTAVY - SPLAŠKOVÁ K.
 - DOSTAVBA KANALIZACE ODOLNÉ SOUSTAVY - DEŠŤOVÁ K.
 - DOSTAVBA KANALIZACE - VÝTLAK
 - VLOŽKOVÁNÍ
 - NAVRHOVANÝ VODOVODNÍ ŘÁD
 - PŘÍPOJKA NN PRO ČS
 - HRANICE KATASTRÁLNÍHO ÚZEMÍ
 - PRÁCOVÉ PLOŠY, PLOŠKY ZAŘÍZENÍ STAVBY


KLAD LISTŮ :

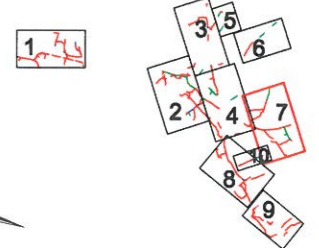

		AQUA PROCON s.r.l. Projektová a inženýrská společnost - s.r.l. s ručením omezeným Družstevní nábřeží 12, 170 00 Praha 7 IČ: 269 109 884, DIČ: CZ 269 109 884 E-mail: info@aquaprocon.cz www.aquaprocon.cz	
Vedoucí stavby: Ing. Radovan Heřman Čížek Vedoucí projektu: Ing. Daniel Koubek Zodpovědný projektant: Ing. Štěpán Šebek Strojovatel: Ing. Jana Přibitková Kancelář: Ing. Radovan Heřman Čížek Investor: Teplice spol. s r.o., Třebetická 287, Ústí nad Orlicí Objednatel: Teplice spol. s r.o., Třebetická 287, Ústí nad Orlicí	Datum revize: Schválil:	Projevitel:	Datum: 05/2010 Číslo: 140-2-4024-07-000 Formát: A3 Měřítko: 1:1000 Číslo přílohy: 1A-S-7
ÚSTÍ NAD ORLICÍ - KANALIZACE A ČOV Číslo: 1A KANALIZACE		Stav: SITUACE Průběh: SITUACE POV & T	

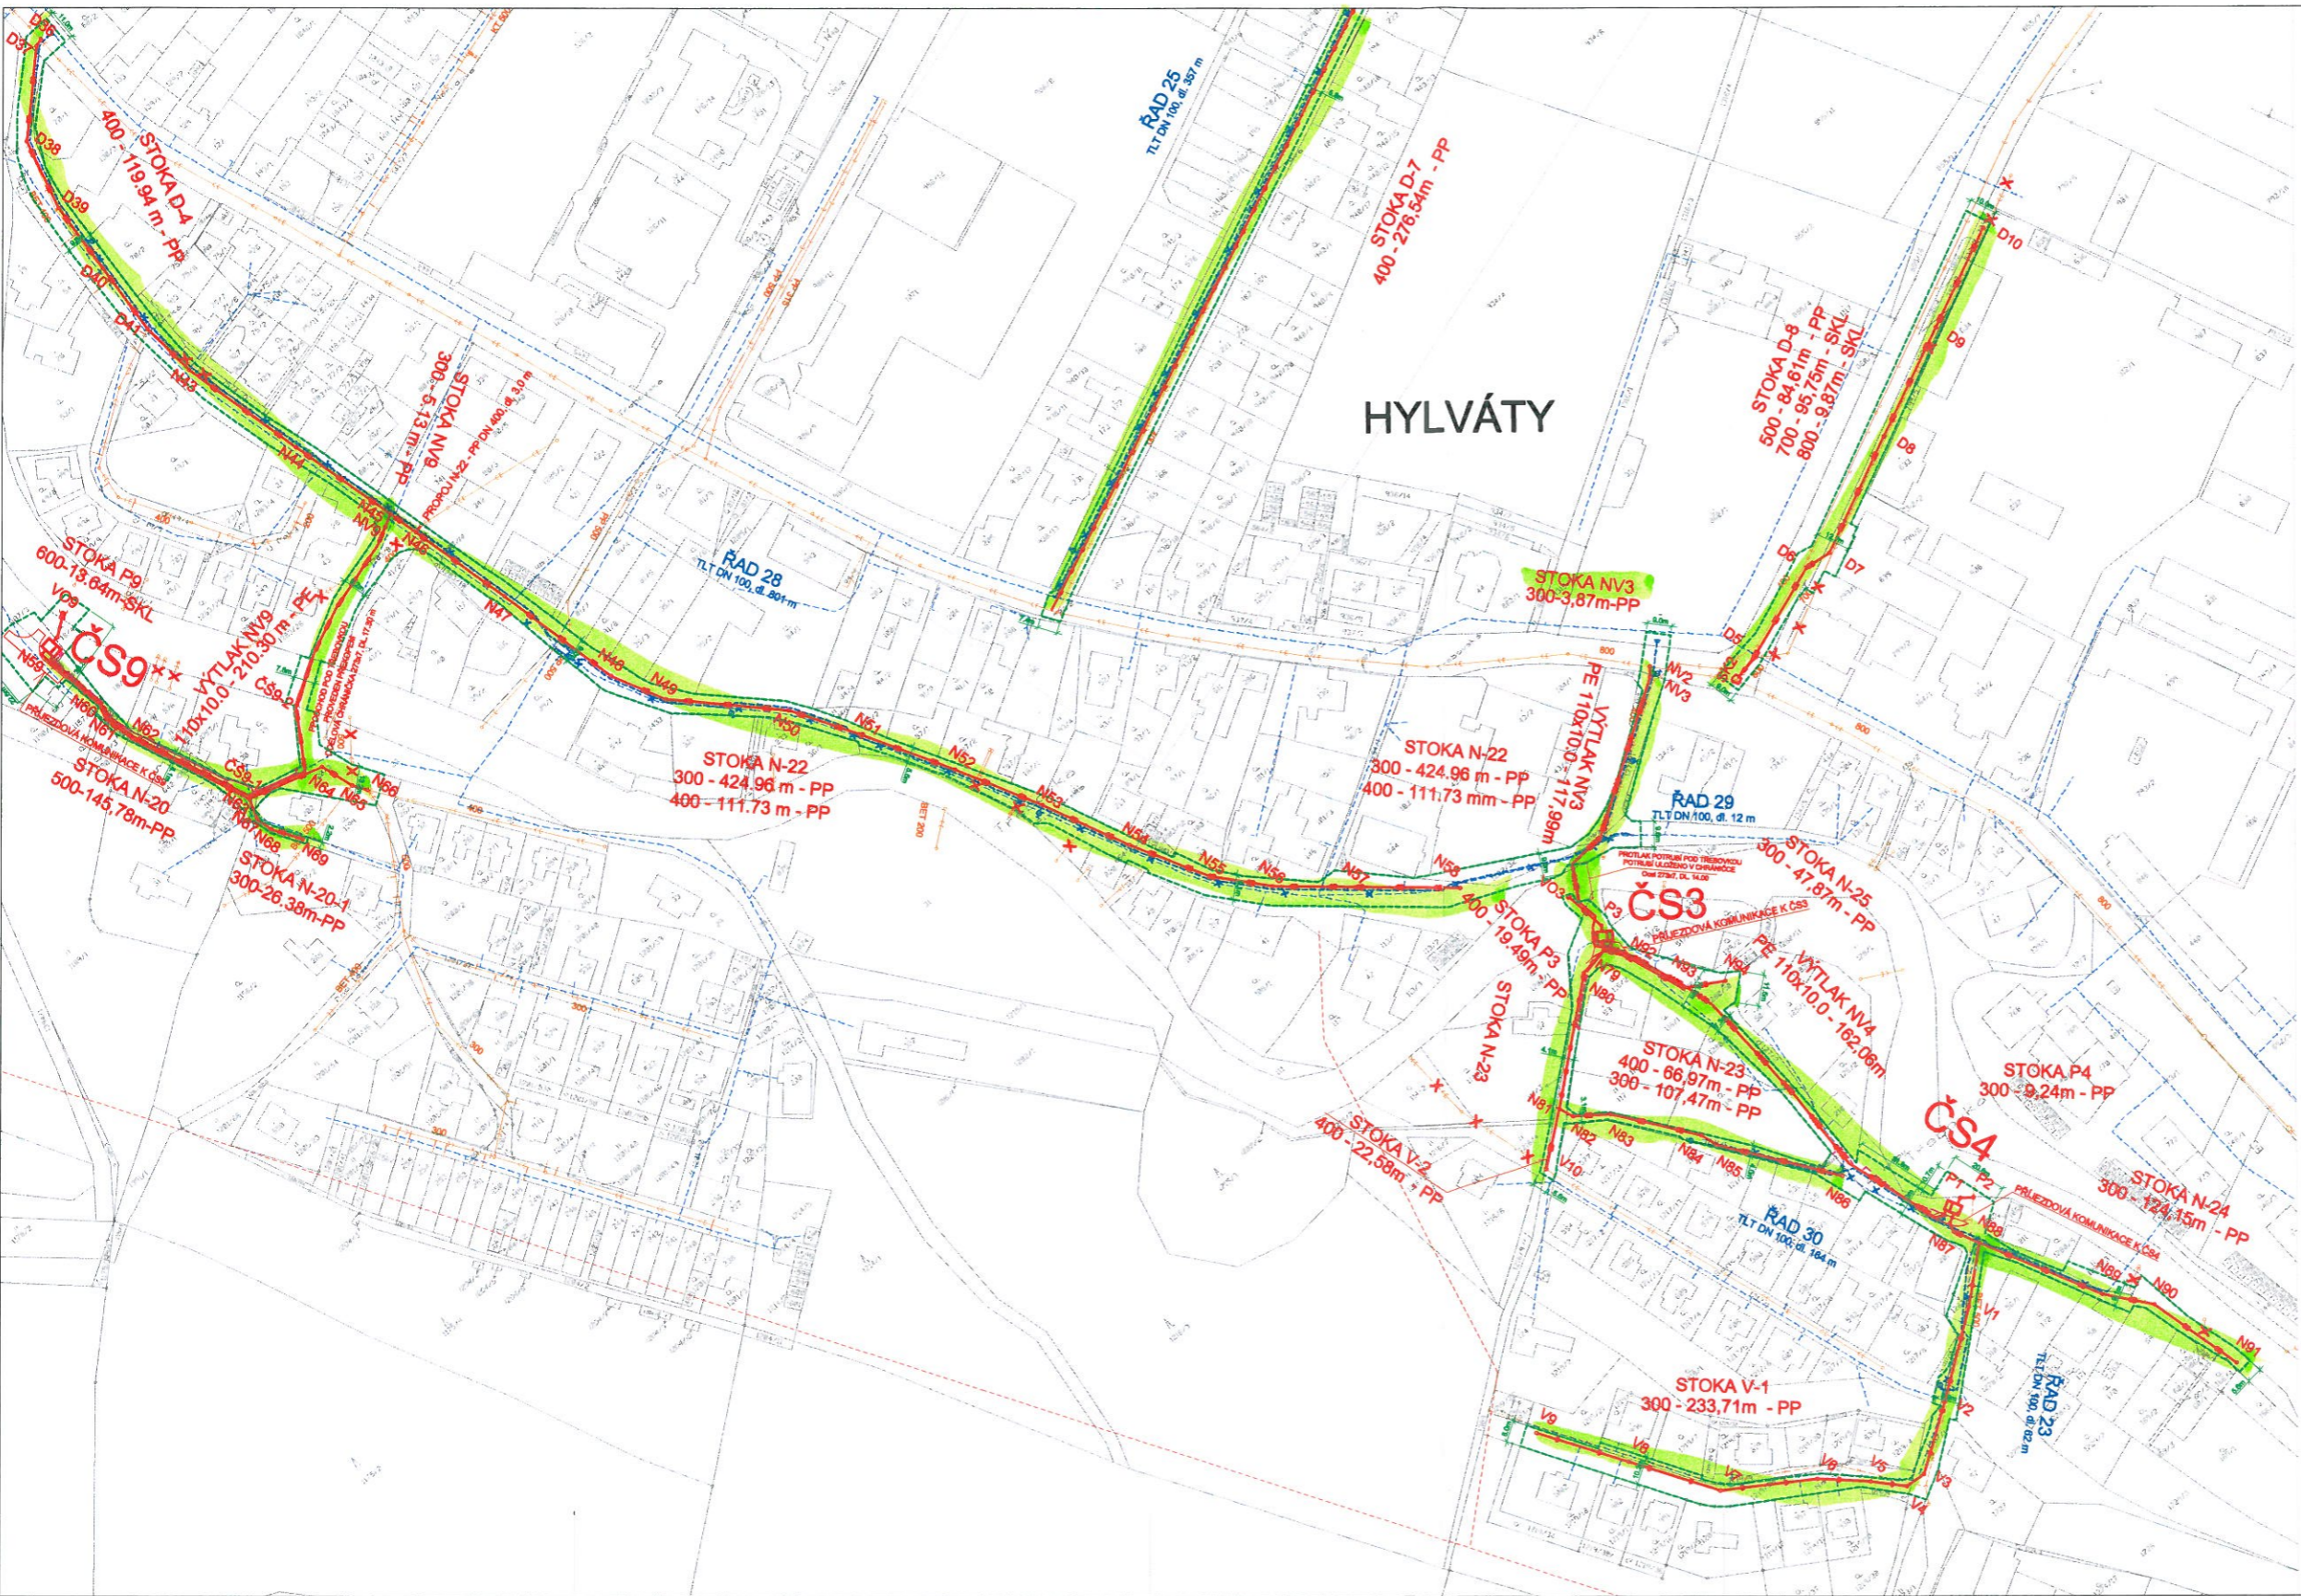


- LEGENDA:**
- STÁVAJÍCÍ STOKY**
- STOKY JEDNOTNÉ SOUSTAVY
 - STOKY JEDNOTNÉ SOUSTAVY V DŮBLEDKU REKONSTRUKCE ZMĚNĚNY NA DEŠŤOVÉ
 - STOKY ODDÍLNÉ SPLAŠKOVÉ SOUSTAVY
 - STOKY ODDÍLNÉ DEŠŤOVÉ SOUSTAVY
 - VÝTLAK
 - RUBEŇ STÁVAJÍCÍ KANALIZACE
 - VODOVOD
 - RUBEŇ STÁVAJÍCÍ VODOVOD
- NÁVRH**
- REKONSTRUKCE A DOSTAVBA KANALIZACE
 - DOSTAVBA KANALIZACE ODDÍLNÉ SOUSTAVY - SPLAŠKOVÁ K.
 - DOSTAVBA KANALIZACE ODDÍLNÉ SOUSTAVY - DEŠŤOVÁ K.
 - DOSTAVBA KANALIZACE - VÝTLAK
 - VLOŽKOVÁNÍ
 - NAVRHOVANÝ VODOVODNÍ RAD
 - PŘÍPOJKA NN PRO ČS
 - HRANICE KATASTRÁLNÍHO OZEMÍ
 - PRÁVOVNÍ PŘÍLH, PLOCHA ZAŘÍZENÍ STAVĚNÍSTĚ

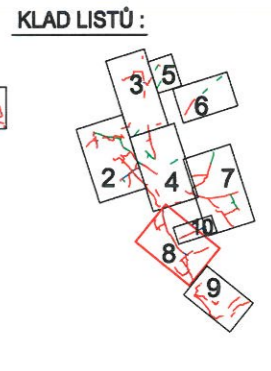


Datum revize		Schválí
AQUA PROCON s.r.o. Projektová a inženýrská společnost - divize Praha Dubavských vrchů 12, 170 00 Praha 7 tel.: 266 109 326, fax: 266 712 140 e-mail: info@aquaprocon.cz www.aquaprocon.cz		
Návrhčí středisko	Ing. Radovan Holoušek	Podpis
Návrhčí projekt	Ing. Daniel Kozáček	Podpis
Zodpovědný projektant	Ing. Bára Běhner	Podpis
Vypracovatel	Ing. Jana Přibitková	Podpis
Kontrolér	Ing. Radovan Holoušek	Podpis
Investor	Taproco spol. s r.o., Těbovská 287, Ústí nad Orlicí	
Objednatel	Taproco spol. s r.o., Těbovská 287, Ústí nad Orlicí	
Projekt	Ústí nad Orlicí - Kanalizace a ČOV	Základové číslo 1286208-10
Stupeň	ZDS	Datum 05/2010
Číslo	1A - KANALIZACE	Seznam UNO - SITUACE POVAGA
St/P/S	SITUACE	Číslo sešitu 1A-0-0-024-HP.000
Průběh	SITUACE POV & B	Formát 10 A4
		Mřížka 1:1000
		Číslo přílohy 1A-S-8
		Revize

HYLVÁTY

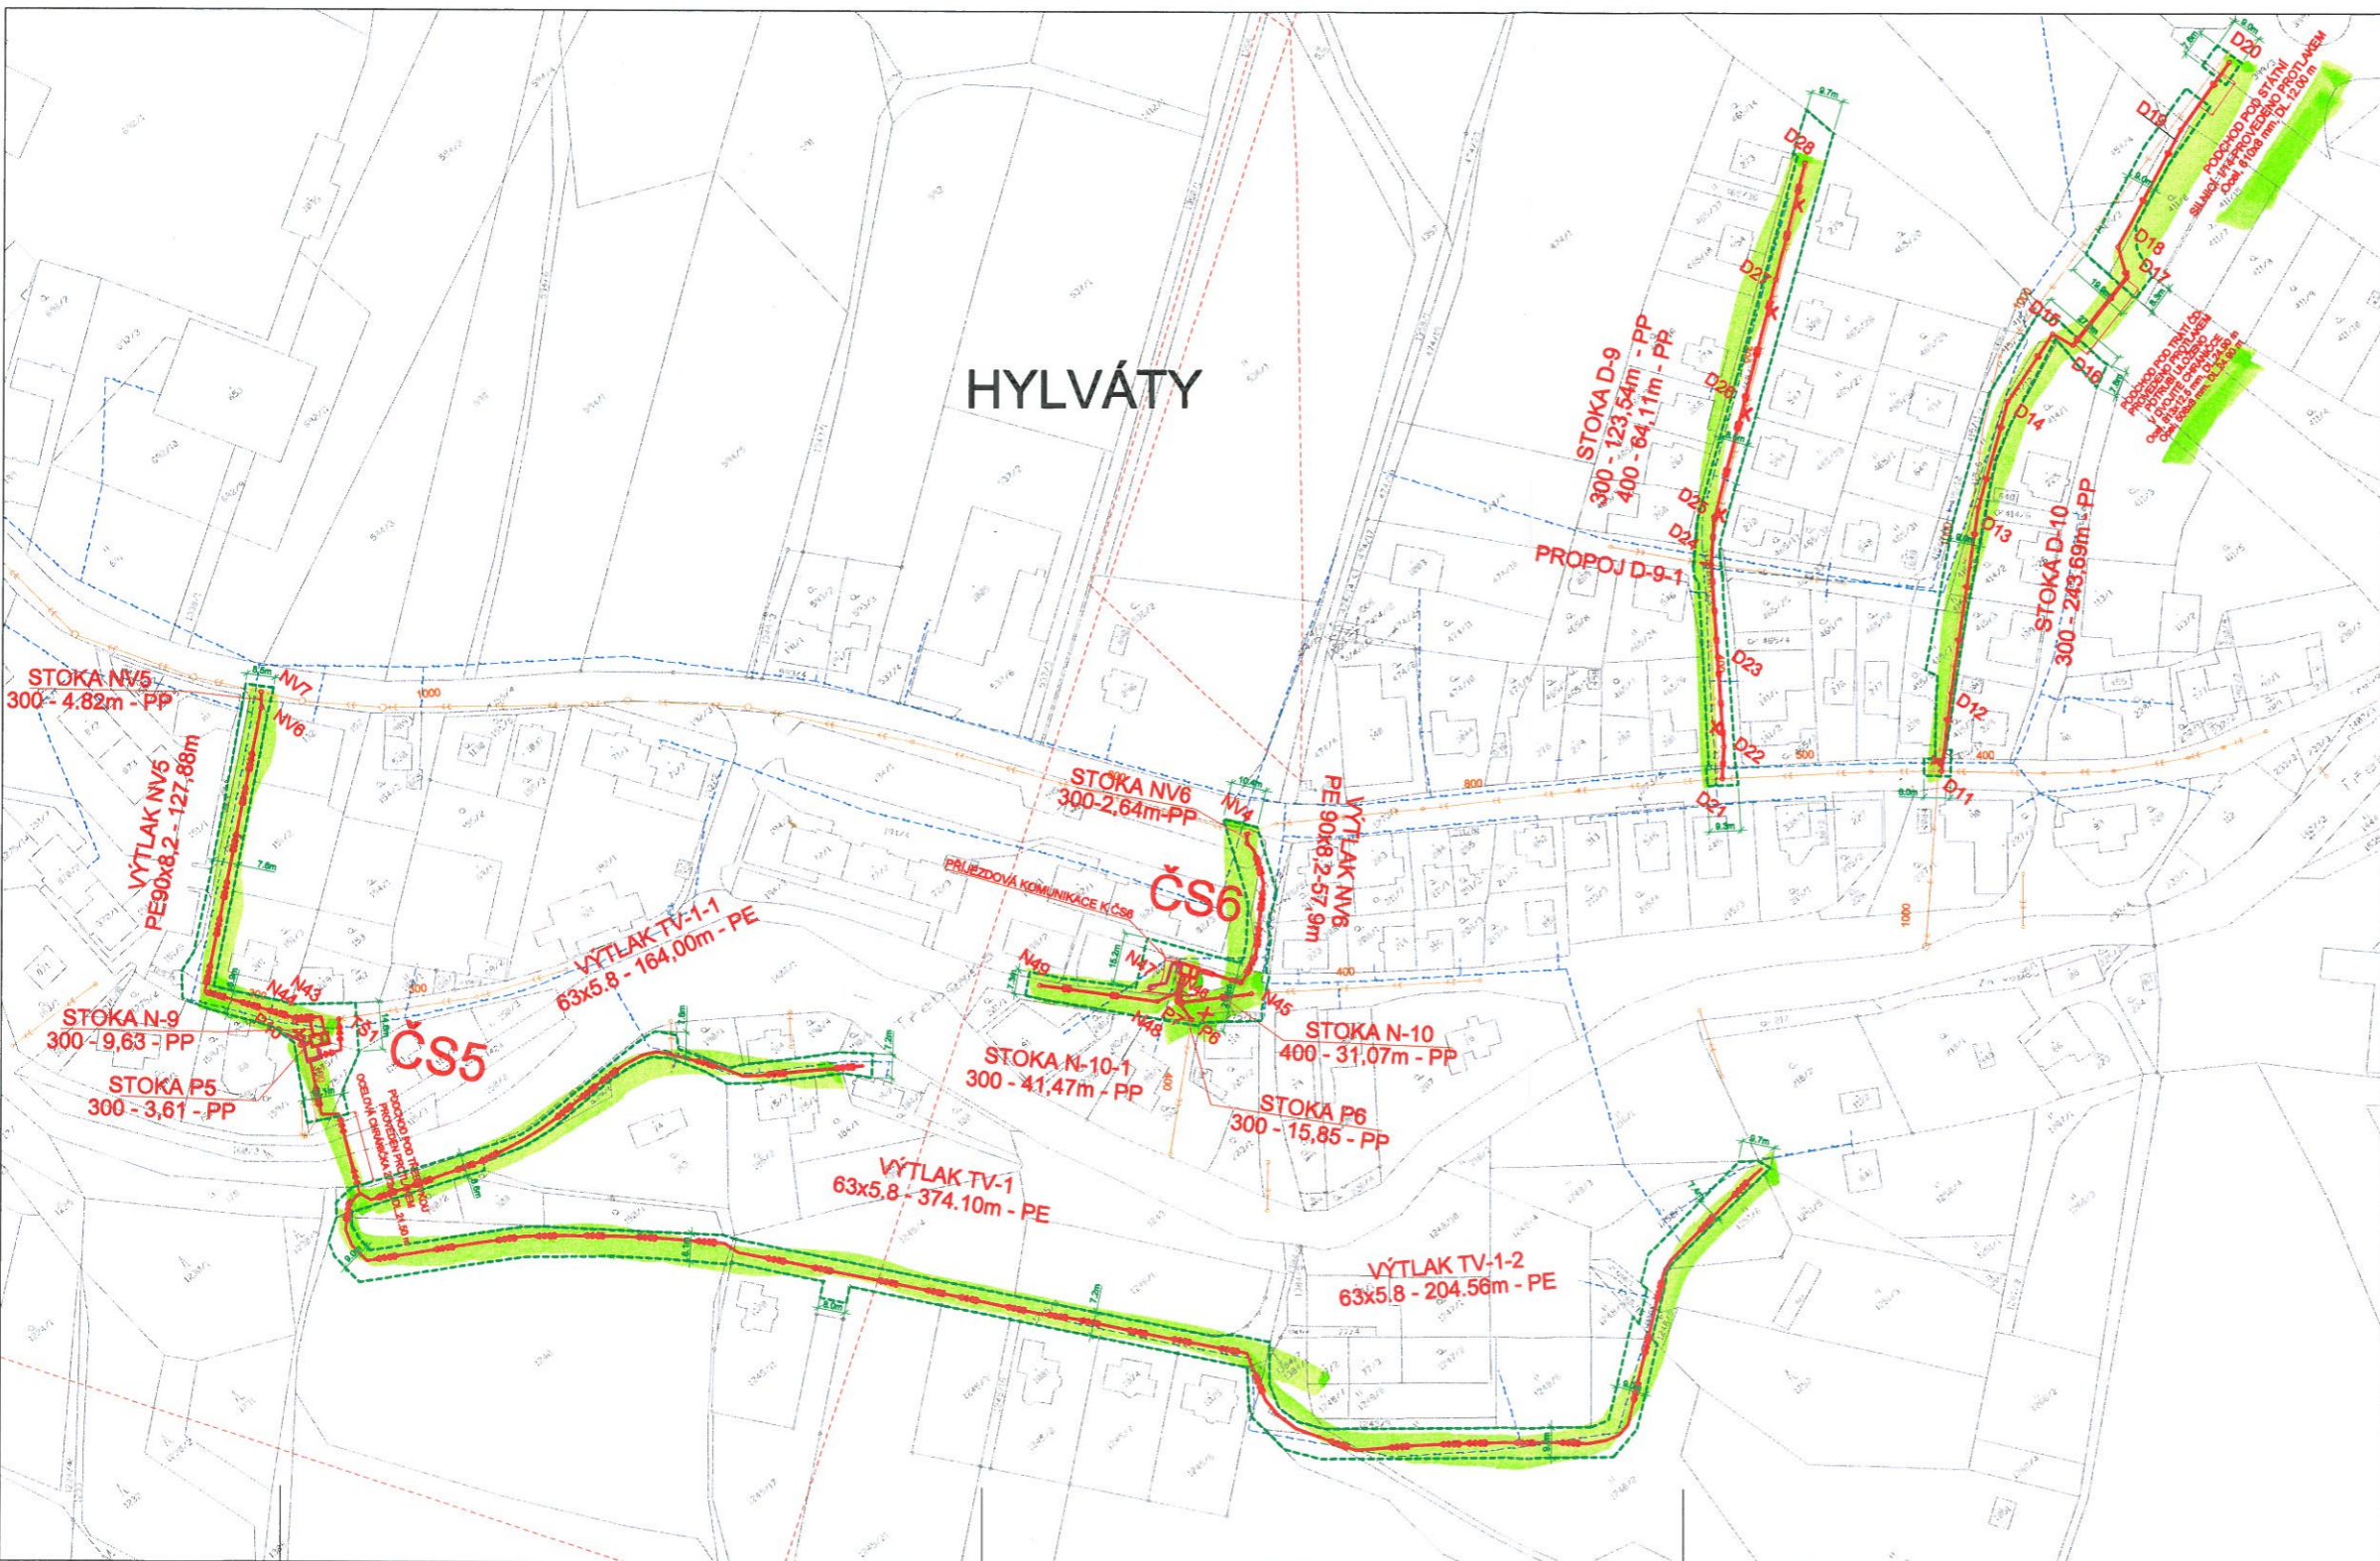


- LEGENDA:**
- STÁVAJÍCÍ STOKY**
- STOKY JEDNOTNÉ SOUSTAVY
 - STOKY JEDNOTNÉ SOUSTAVY V DŮSLEDKU REKONSTRUKCE ZMĚNĚNY NA DEŠŤOVÉ
 - STOKY ODDÍLNÉ SPLAŠKOVÉ SOUSTAVY
 - STOKY ODDÍLNÉ DEŠŤOVÉ SOUSTAVY
 - VÝTLAK
 - RUBĚNÁ STÁVAJÍCÍ KANALIZACE
 - VODOVOD
 - RUBĚNÝ STÁVAJÍCÍ VODOVOD
- NÁVRH**
- REKONSTRUKCE A DOSTAVBA KANALIZACE
 - DOSTAVBA KANALIZACE ODDÍLNÉ SOUSTAVY - SPLAŠKOVÁ K.
 - DOSTAVBA KANALIZACE ODDÍLNÉ SOUSTAVY - DEŠŤOVÁ K.
 - DOSTAVBA KANALIZACE - VÝTLAK
 - VLOŽKOVÁNÍ
 - NÁVRHOVANÝ VODOVODNÍ ŘÁD
 - PŘÍPOJKA NN PRO ČS
 - PRACOVNÍ PRUH, PLOCHA ZAŘÍZENÍ STAVENIŠTĚ

KLAD LISTŮ :

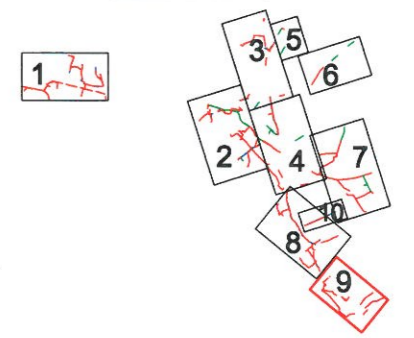


Datum revize		Schvál
AQUA PROCON s.r.o.		
Projektová a inženýrská společnost - divize Praha Dukelských hrdinů 12, 170 00 Praha 7 tel.: 266 109 326, fax: 266 712 140 E-mail: info@aquaprocon.cz www.aquaprocon.cz		
Vedoucí střediska	Ing. Radovan Haloun ČSc.	Podpis
Vedoucí projektu	Ing. Daniel Kozický	Paré
Zodpovědný projektant	Ing. Šena Blahar	
Vypracoval	Ing. Jana Fritschová	
Kontroloval	Ing. Radovan Haloun ČSc.	
Investor	Teprvos spol. s r.o., Třebovská 287, Ústí nad Orlicí	
Objednatel	Teprvos spol. s r.o., Třebovská 287, Ústí nad Orlicí	
Projekt:	Ústí nad Orlicí - KANALIZACE A ČOV	Zadávací číslo 1285208-18
Čísť 1A KANALIZACE		Stupeň ZD8
		Datum 05/2010
		Sebor UNO-8TRUACE POV.apa
		Tržní soubor 1A-S-9-R24-HP.000
		Formát 10 A4
		Měřítko 1:1000
Průběh SITUACE		Číslo přílohy 1A-S-9
		Revize

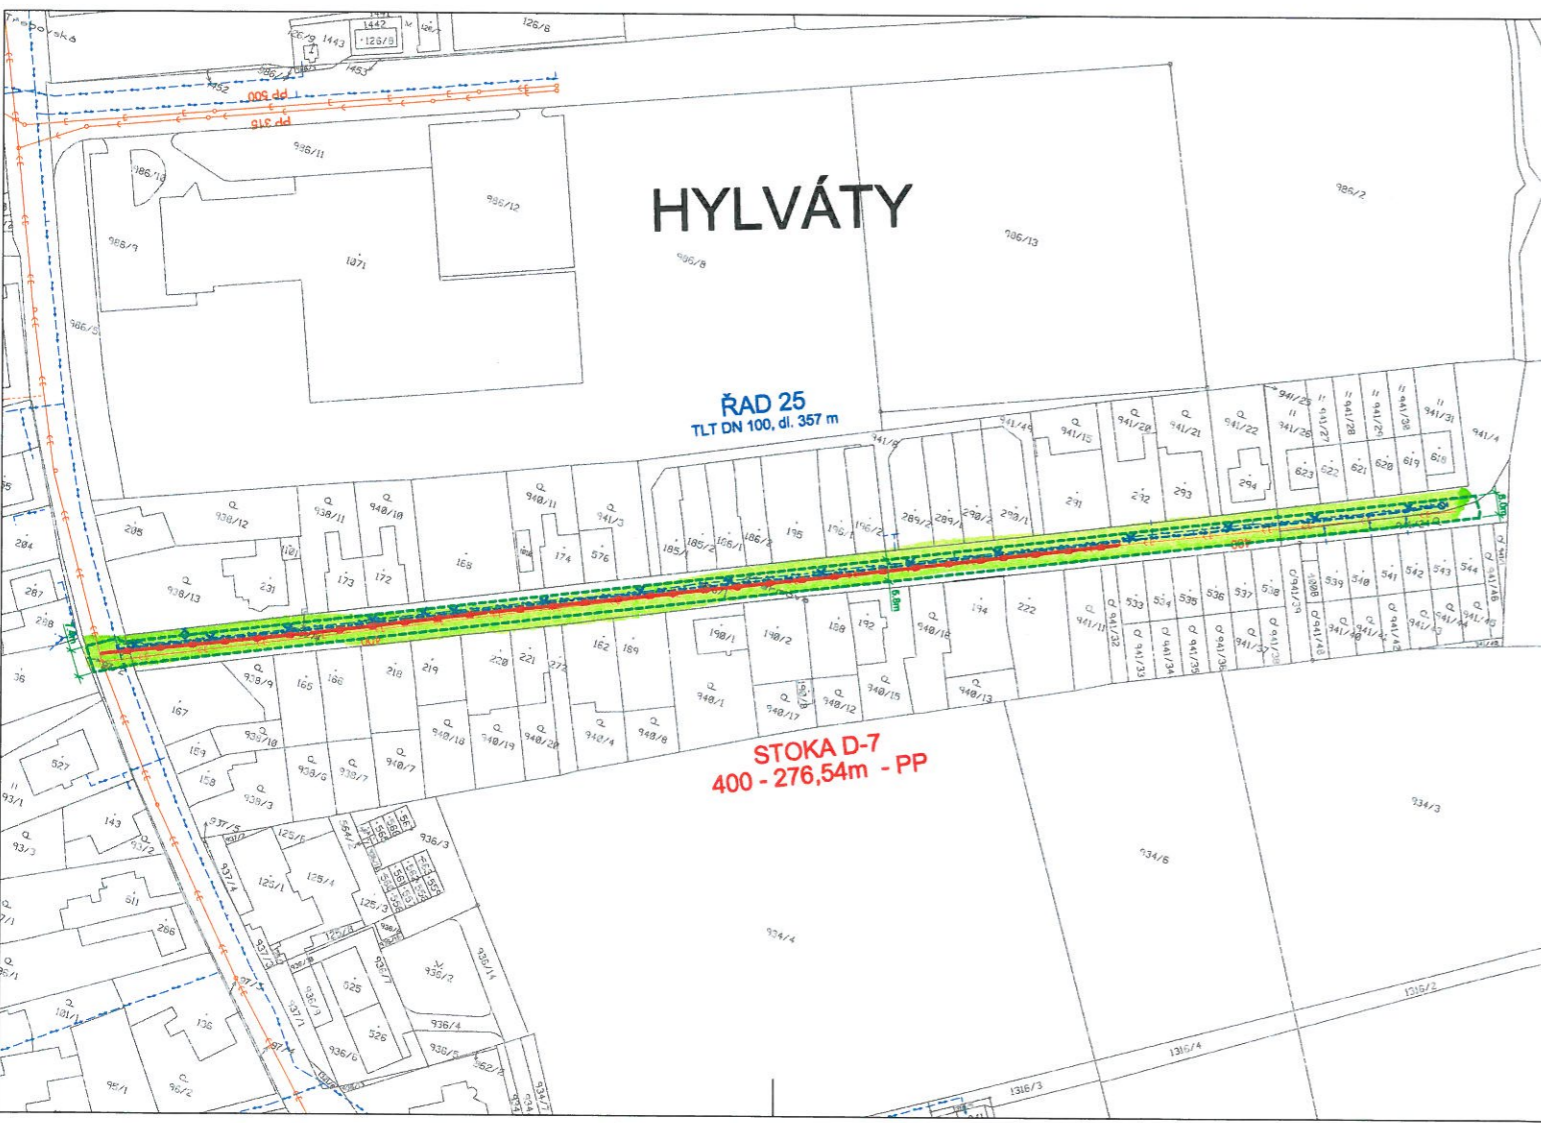

LEGENDA:

- STÁVAJÍCÍ STOKY**
- STOKY JEDNOTNÉ SOUSTAVY
 - STOKY JEDNOTNÉ SOUSTAVY V DŮSLEDKU REKONSTRUKCE ZMĚNĚNY NA DEŠŤOVÉ
 - STOKY ODDĚLNÉ SPLAŠKOVÉ SOUSTAVY
 - STOKY ODDĚLNÉ DEŠŤOVÉ SOUSTAVY
 - VÝTLAK
 - RUŠENÁ STÁVAJÍCÍ KANALIZACE
 - VODOVOD
 - RUŠENÝ STÁVAJÍCÍ VODOVOD
- NÁVRH**
- REKONSTRUKCE A DOSTAVBA KANALIZACE
 - DOSTAVBA KANALIZACE ODDĚLNÉ SOUSTAVY - SPLAŠKOVÁ K.
 - DOSTAVBA KANALIZACE ODDĚLNÉ SOUSTAVY - DEŠŤOVÁ K.
 - DOSTAVBA KANALIZACE - VÝTLAK
 - VLOŽKOVÁNÍ
 - NAVRHOVANÝ VODOVODNÍ ŘAD
 - PŘÍPOJKA NN PRO ČS
- PRACOVNÍ PRUH, PLOCHA ZAŘÍZENÍ STAVENIŠTĚ

KLAD LISTŮ :

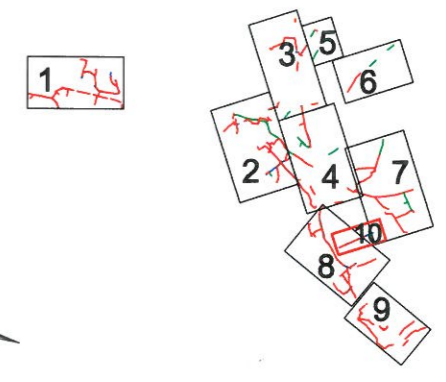

Datum revize		Schválil	
AQUA PROCON			
AQUA PROCON s.r.o. Projektová a inženýrská společnost - divize Praha Dukelských hrdinů 12, 170 00 Praha 7 tel.: 266 108 336, fax: 266 712 140 E-mail: info@aquaprocon.cz www.aquaprocon.cz			
Vedoucí střediska	Ing. Radovan Haloun CSc.	Podpis	Paraf
Vedoucí projektu	Ing. Daniel Kozický		
Zodpovědný projektant	Ing. Sena Behor		
Vypracoval	Ing. Jana Fritschová		
Kontroloval	Ing. Radovan Haloun CSc.		
Investor	Tepvos spol. s r.o., Třebovská 287, Ústí nad Orlicí		
Objednatel	Tepvos spol. s r.o., Třebovská 287, Ústí nad Orlicí		
Projekt:	ÚSTÍ NAD ORLICÍ - KANALIZACE A ČOV		
Část:	1A KANALIZACE		
SO/PS	SITUACE		
Příloha	SITUACE POV. č. 10		
Základové číslo	1298208-18	Stupeň	ZDS
Datum	05/2010	Soubor	UNO-SITUACE POV.agn
Tiskový soubor	1A-S-10-R12-HP.000	Formát	4 A4
Měřítko	1:1000	Číslo přílohy	1A-S-10
Revize			