



Celkový půdorys energocentra - rozvodna hlavního rozvaděče M
1:200, trafostanice, rozvodny vn a místnost dieselagregátu DA

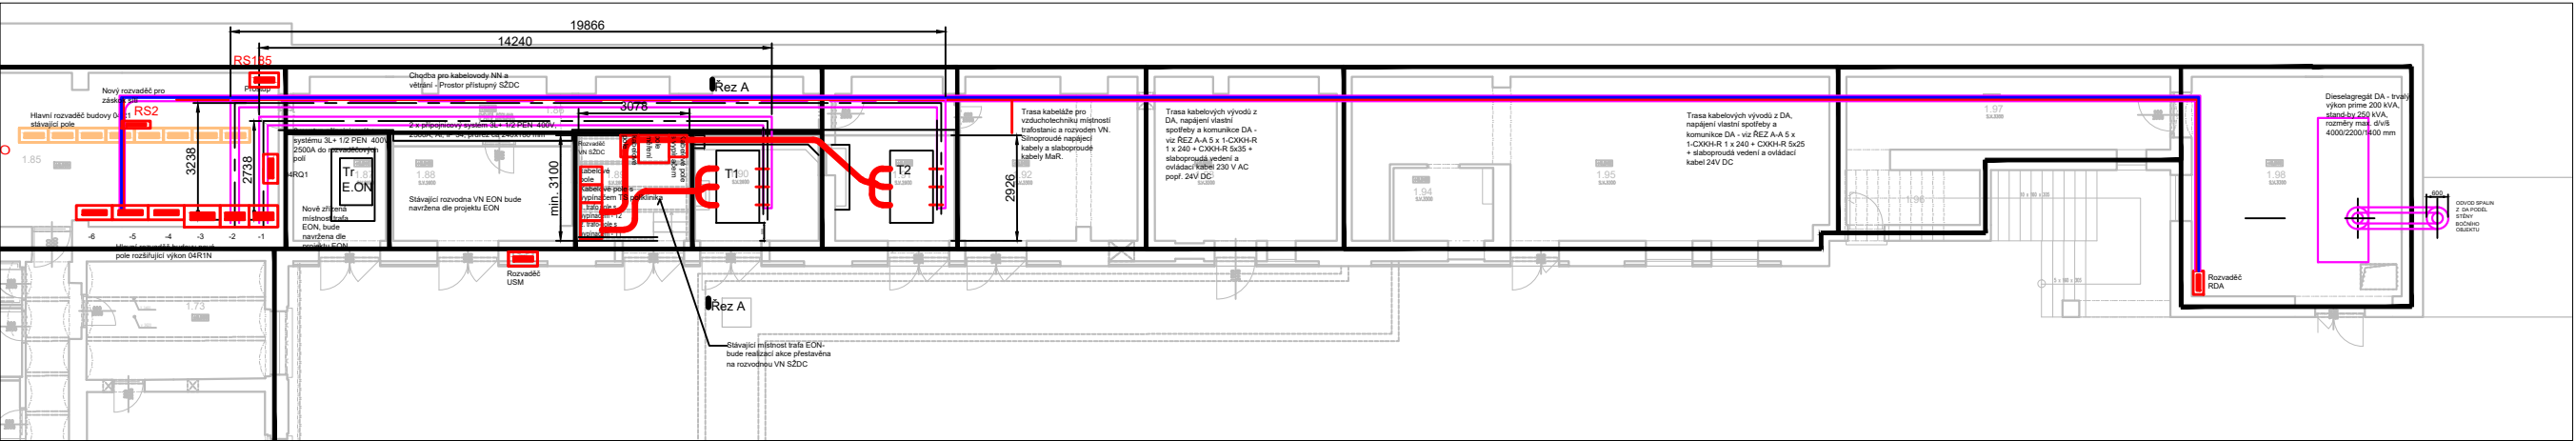

Půdorys části energocentra - místnosti dieselagregátu M 1:50

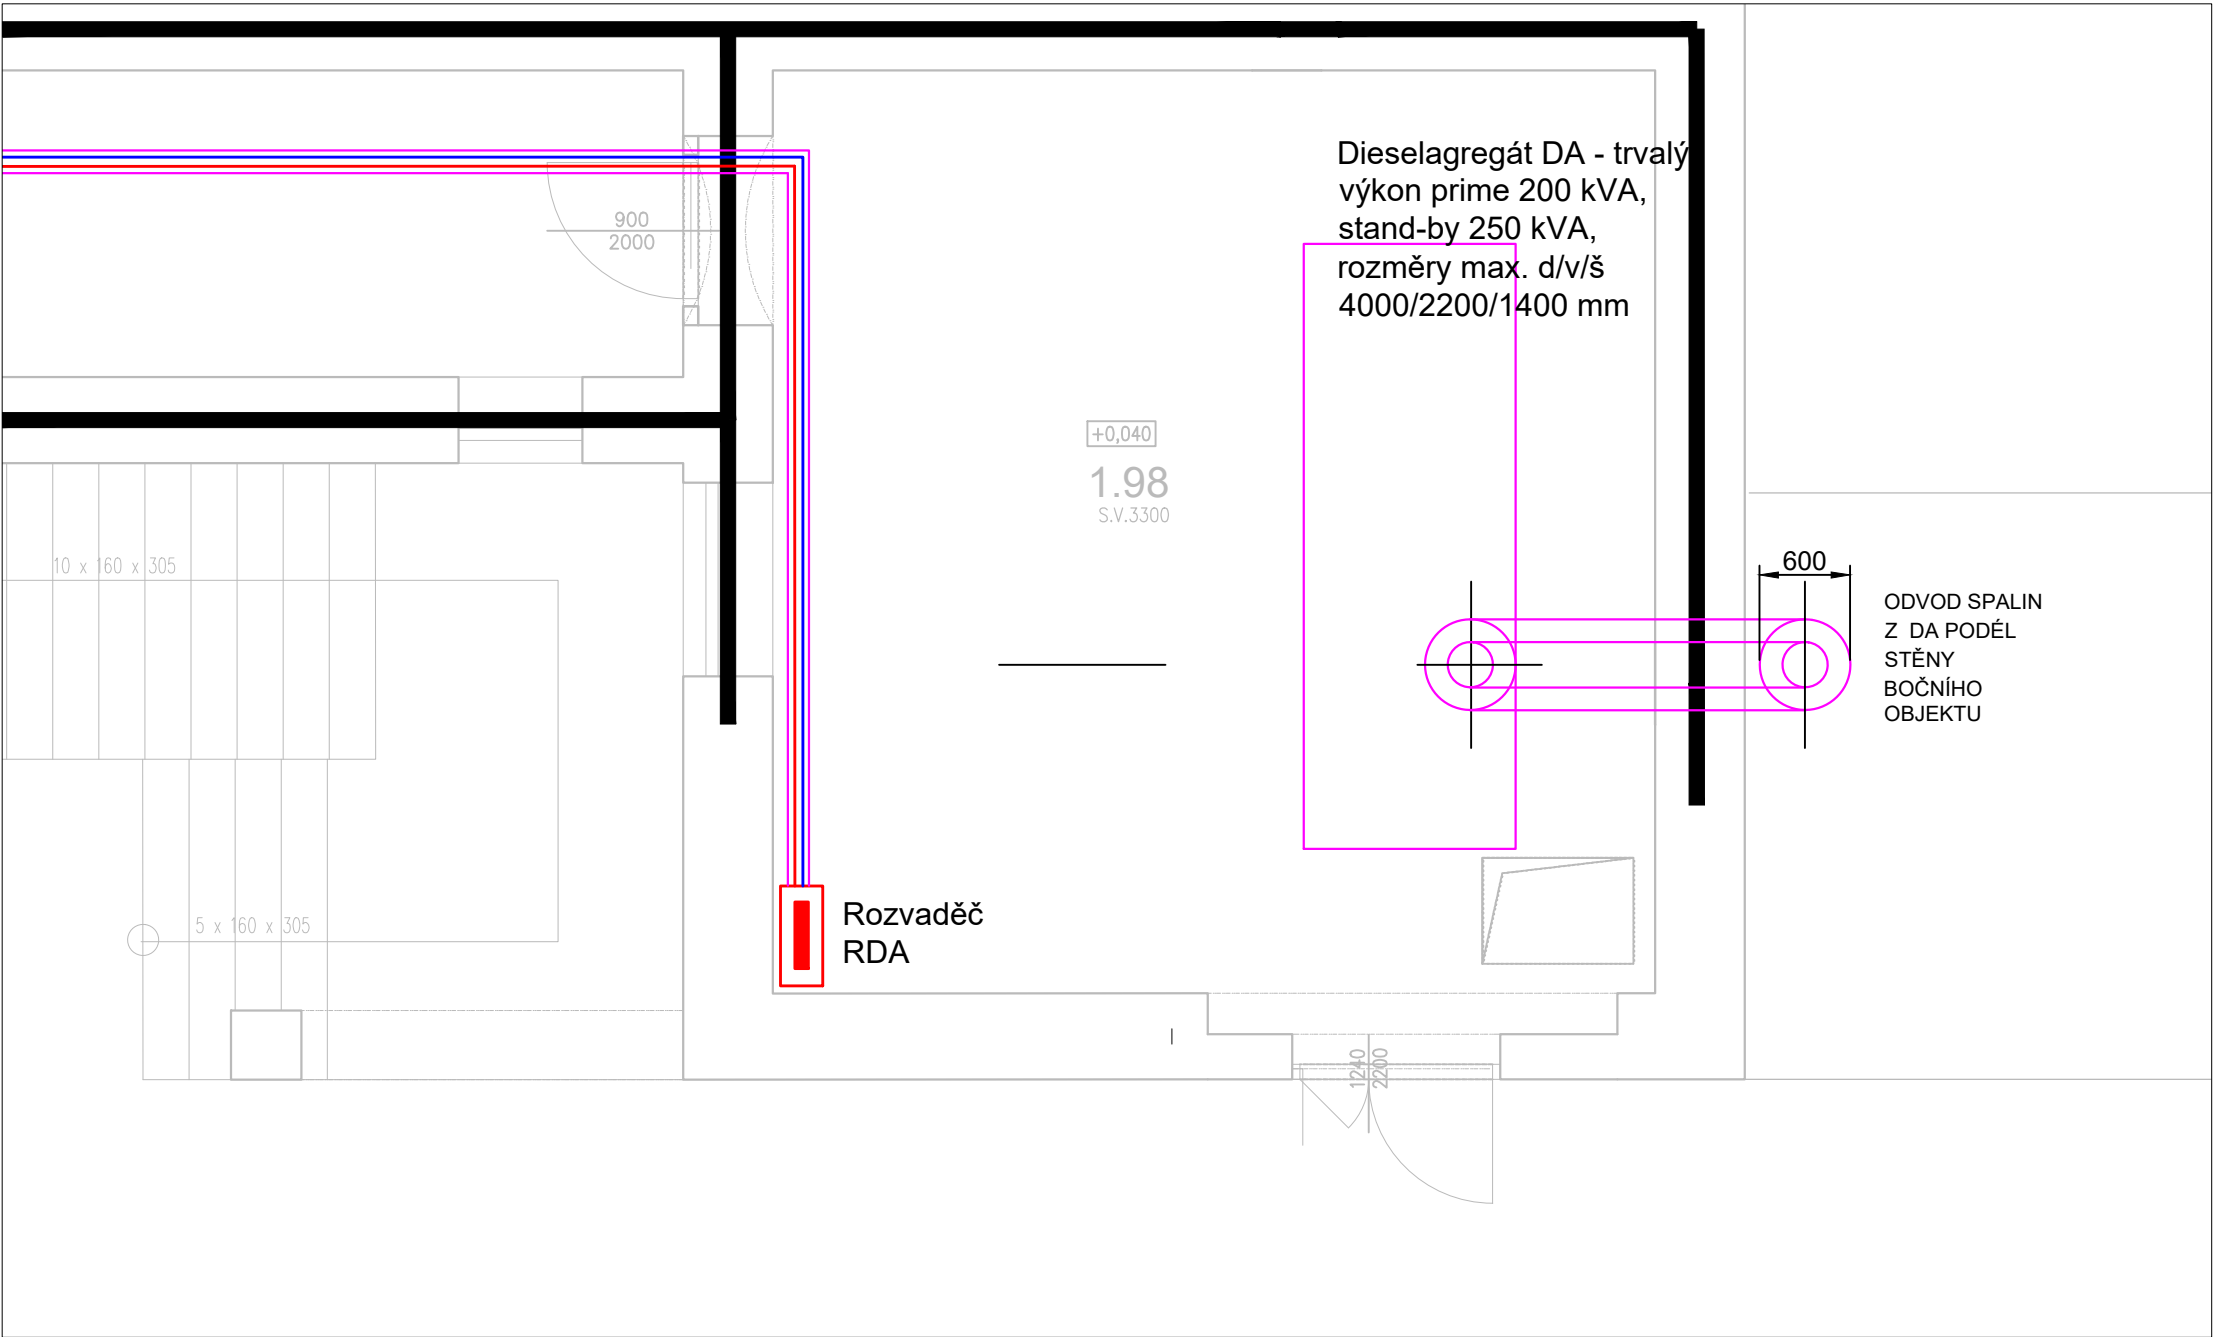

ŘEZ A-A M 1:25,
Řez pochozím kabelovodem
trafostanice

LEGENDA:

- silový kabel 3 x 1x25 kV
- silový kabel 3x400V
- silový kabel 230V
- osvětlovací okruhy 230V, 400V
- slaboproudé kabely




elektrické rozvaděče viz.
popis v TZ



kabelová skříň
distribuční soustavy

T1, T2 - Trafo SŽDC 22/0,4 kV
max. jmenovitý výkon 1600 kVA
rozměry d/š/v 2000/1200/2100 mm
navrženo na max ztrátový výkon max
8,5 kW
Budou osazeny trafa 2x 1250 kVA

DA -Dieselagregát DA - trvalý výkon prime
200 kVA, stand-by 250 kVA, rozměry max.
d/v/š 4000/2200/1400 mm. včetně dodávky
DA je rozvaděč automatického spuštění DA,
který je napojen na RDA

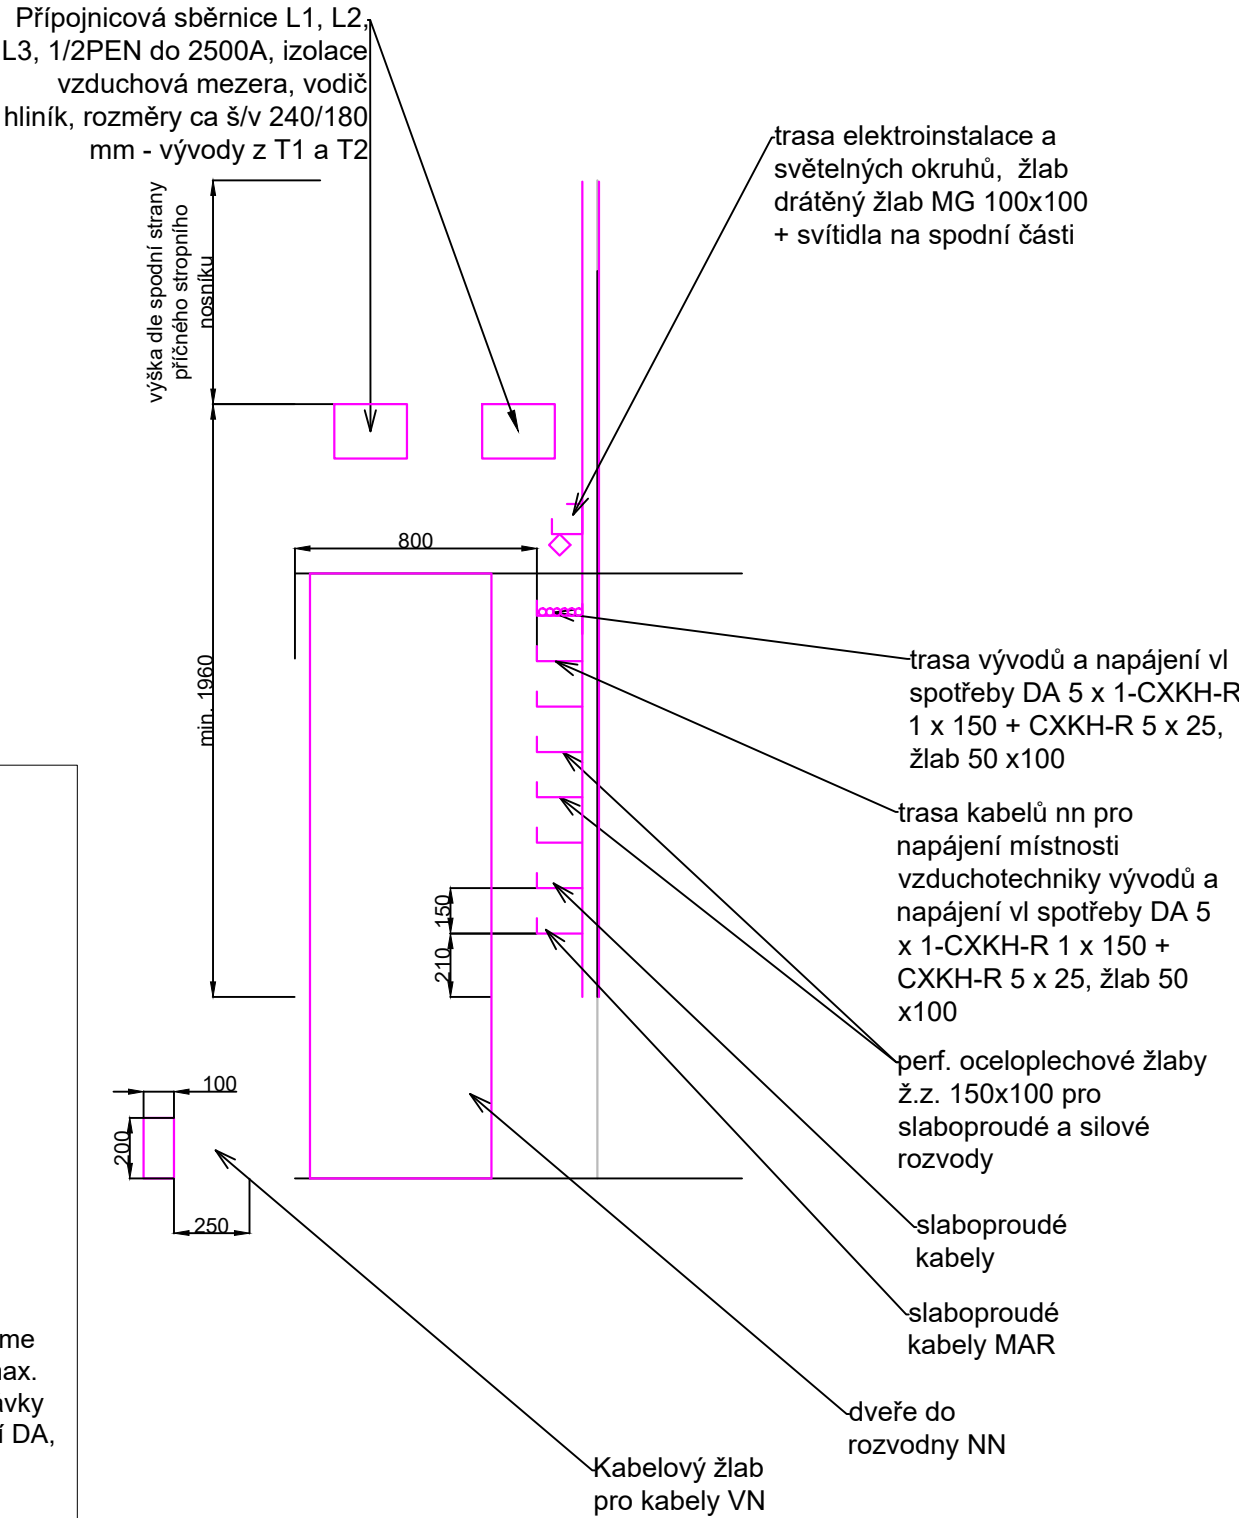

Změna:		Název změny:		Datum:	Provedl:	Podpis:
Investor:		SPRÁVA ŽELEZNIČNÍ DOPRAVNÍ CESTY, s. o. sídlem Dlážďená 1003 / 7 Praha 1, 186 00 Nové Město				SŽDC s.o. Stavební správa západ Sokolovská 278 / 1955 190 00 Praha 9
SAGASTA s.r.o. Novodvorská 1010 / 14, 142 00 Praha 4 - Lhotka		A8000 ATELIER 8000 spol. s r.o. Radniční 7, 370 01 České Budějovice				
METROPROJEKT Praha a.s. nám. I. P. Pavlova 1786/2 generální ředitel: Ing. David Krása tel.: +420 296 154 105 www.metroprojekt.cz info@metroprojekt.cz		METROPROJEKT				Souprava číslo:
Hlavní inženýr projektu: Podpis: Ing. arch. Hana Vermachová tel.: +420 296 154 303 Stupeň: P D P S		Název a účel díla: Rekonstrukce výpravní budovy v žst. České Budějovice hl. n. Dokumentace pro provedení stavby				
Zpracovatelství útvar: SAGASTA s.r.o. Novodvorská 1010/14, Praha 4 tel.: +420 211 111 111		Název části díla: Technologická část TECHNOLOGIE TRANSFORMAČNÍCH STANIC VN/NN (energetika)				D D.3.5
Vedoucí útvaru: Podpis: Ing. Emil ŠPAČEK		Název dokumentu: Půdorys DA				Změna: - Číslo příl.: 012
Odpovědný projektant: Podpis: Ing. Miloslav KÚRKA		Skart. znak: V20/2040 Datum: 10 / 2019				
Počet formátů: 4A4		Měřítko: 1:50(200, 25)		IČD : 17 7241 005 04 03 05		