


VÝŘEZ A
MĚRITKO 1:50

Osazena nová vodoměrná sestava

Připojit na stávající potrubí
(odmontovaná vodoměrná sestava)

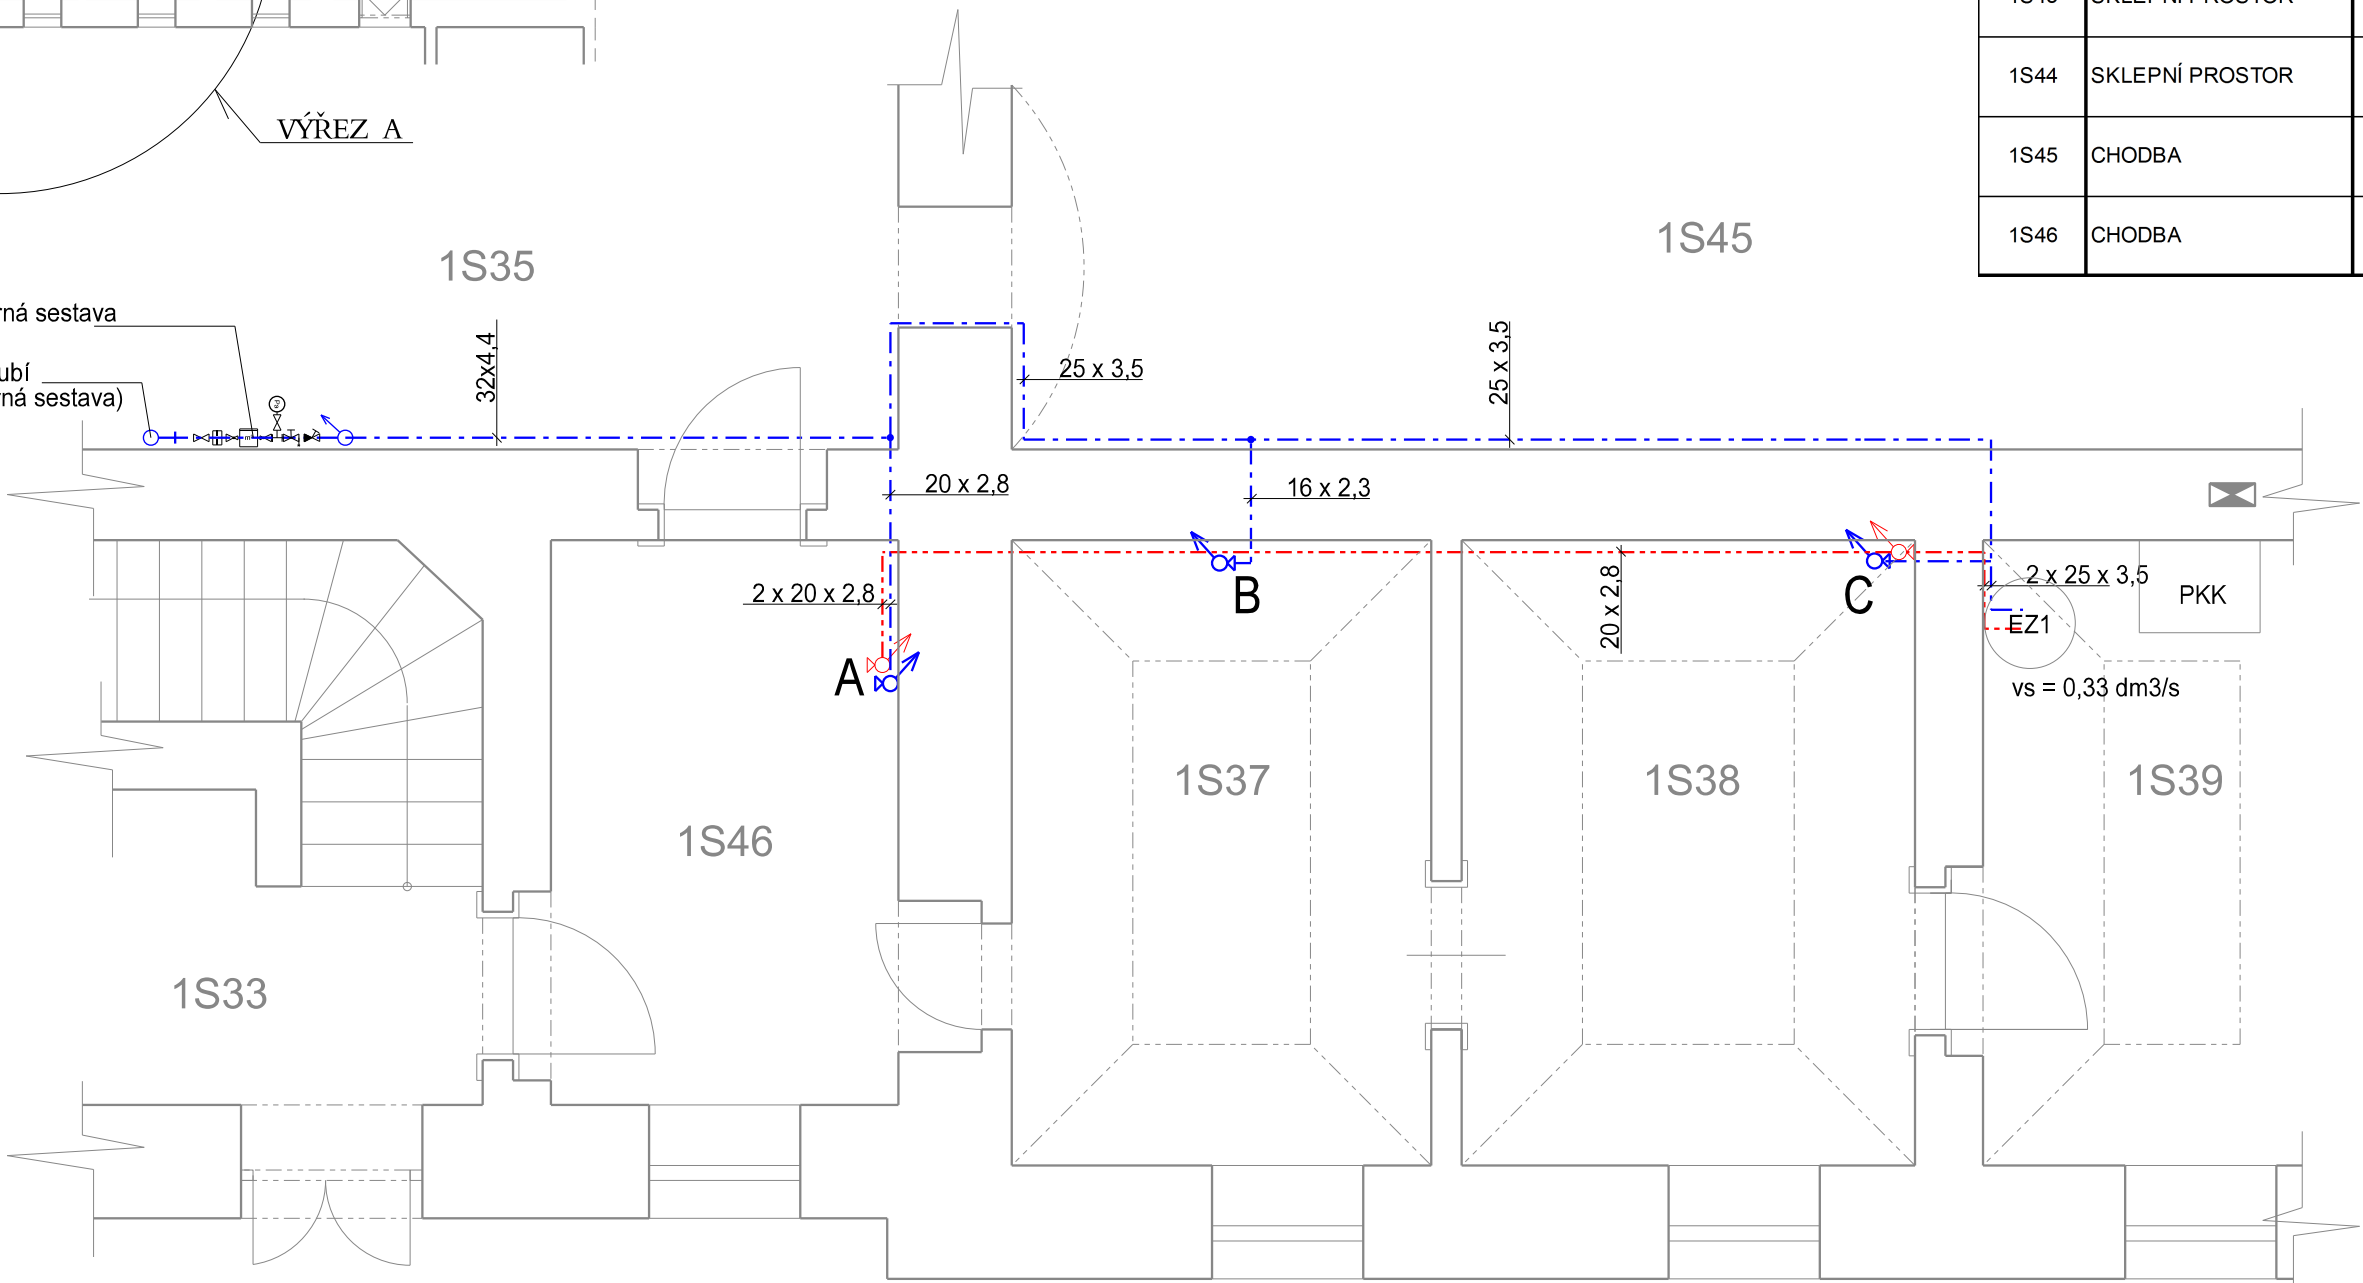

LEGENDA :

- ROZVOD SV Z PLAST. TRUBEK
- ROZVOD TUV Z PLAST. TRUBEK

LEGENDA MÍSTNOSTÍ - NOVÝ STAV

Ozn.	NÁZEV	m²
1S33	CHODBA	14,00
1S35	CHODBA	12,92
1S37	SKLEPNÍ PROSTOR	11,45
1S38	SKLEPNÍ PROSTOR	12,45
1S39	TECHNICKÁ MÍSTNOST	10,34
1S41	SKLEPNÍ PROSTOR	25,54
1S42	SKLEPNÍ PROSTOR	35,54
1S43	SKLEPNÍ PROSTOR	18,56
1S44	SKLEPNÍ PROSTOR	54,50
1S45	CHODBA	21,50
1S46	CHODBA	8,60

LEGENDA:

U

- umyvadlo keramické š = 500 mm, s otvorem pro baterii
- např. série MIO (JIKA)
- baterie umyvadlová stojánková páková s automatickou zátkou, chrom
- umyvadlová výpust Click-clack,chrom
- instalační sada pro umyvadla
- umyvadlový sifon
- přípojovací sada (včetně 2 x rohový ventil 3/8" -1/2", chrom)
- keramický kryt na sifon - bílý

S

- sprchový kout 900 čtvtkruh, 6 mm transparentní sklo
- sprchová vanička akrylátová čtvercová samonosná 900 x 900
- např. série MIO (JIKA)
- sifon pro sprchové vaničky 50/40 vč. nerezové krytky
- nohy k akrylátovým sprchové vaničce
- sprchová páková baterie , chrom
- sprchová sada (ruční sprcha, 3 funkce, držák, sprchová hadice 1,7 m), chrom
- sprchová tyč s posuvným držákem ruční sprchy 600 mm, chrom

D

- mycí dřez jednokomorový s odkapávací plochou
- dřezová stojánková páková baterie, chrom
- instalační sada pro dřezy
- dřezový sifon
- přípojovací sada (včetně 2 x rohový ventil 3/8" -1/2", chrom)

EZ 1

- ohřívač vody zásobníkový, elektrický pro přípravu TUV
- např. (OKCE 200, Dražice), obsahu 200 l
- 2,2 kW, vč. bezpečnostní sestavy KV 40 a pojistného ventilu

HL 21

- vtok DN 32 se zápachovou uzávěrkou a kuličkou pro suchý stav

WC

- stojící kombiklozet
- např. série MIO (JIKA)
- s keramickou nádrží šetřící, splachovací tlačítko Dual flush, výpustný ventil
- duroplastové sedátko s antibakteriální úpravou
- rychloupínací ocelové úchyty
- instalační sada pro WC, 1 x roháček + tl. hadice, vše chrom

VÝŠKOVÝ SYSTÉM Bpv

SOUŘADNICOVÝ SYSTÉM S-JTSK

Číslo změny:	Obsah změny:	Datum změny:
01	-	-
02	-	-
03	-	-

Objednatel:	Správa železniční dopravní cesty, s. o. Dlážděná1003/7, 110 00 Praha 1
	Oblastní ředitelství Ústí nad Labem Železničářská 1386/31, 400 03 Ústí nad Labem

Generální projektant:	SUDOP PRAHA a.s. Olšanská 1a, 130 80 Praha 3 tel.: +420 267 094 111 fax: +420 224 230 316 e-mail: praha@sudop.cz	Hlavní inženýr projektu: ING. STANISLAV JAROŠ Garant profese: ING. PETR VIDLÁK
-----------------------	--	---

Středisko: PROJEKTOVÉ STŘEDISKO Ústí nad Labem			
Vedoucí střediska: ING. MIROSLAV VAŇA	Odpovědný projektant SO, IO, PS: ING. JANA PTÁČKOVÁ	Vypracoval: ING. JANA PTÁČKOVÁ	Kontroloval: ING. PETR VIDLÁK

Název akce: ODSTRANĚNÍ PROPADU RYCHLOSTI NA TRATI LUŽNÁ U RAKOVNÍKA-CHOMUTOV, V ÚSEKU ŽATEC-CHOMUTOV	Číslo smlouvy: 14-433.240
Část: E.2.1 Pozemní objekty budov SO 01-20-01 ŽST Žatec, výpravní budova - stavební úpravy	Projektový stupeň: PROJEKT
Název přílohy: D.1.4 - 1 Zdravotechnika Půdorys sklep - vodovod - nový stav	Datum: 04/2015
	Číslo části: E.2.1
	Měřítko: 1:200, 1:50
	Počet formátů: 4xA4
	Číslo přílohy: 4