



PŮDORYS - LEVÁ ČÁST, 1:100

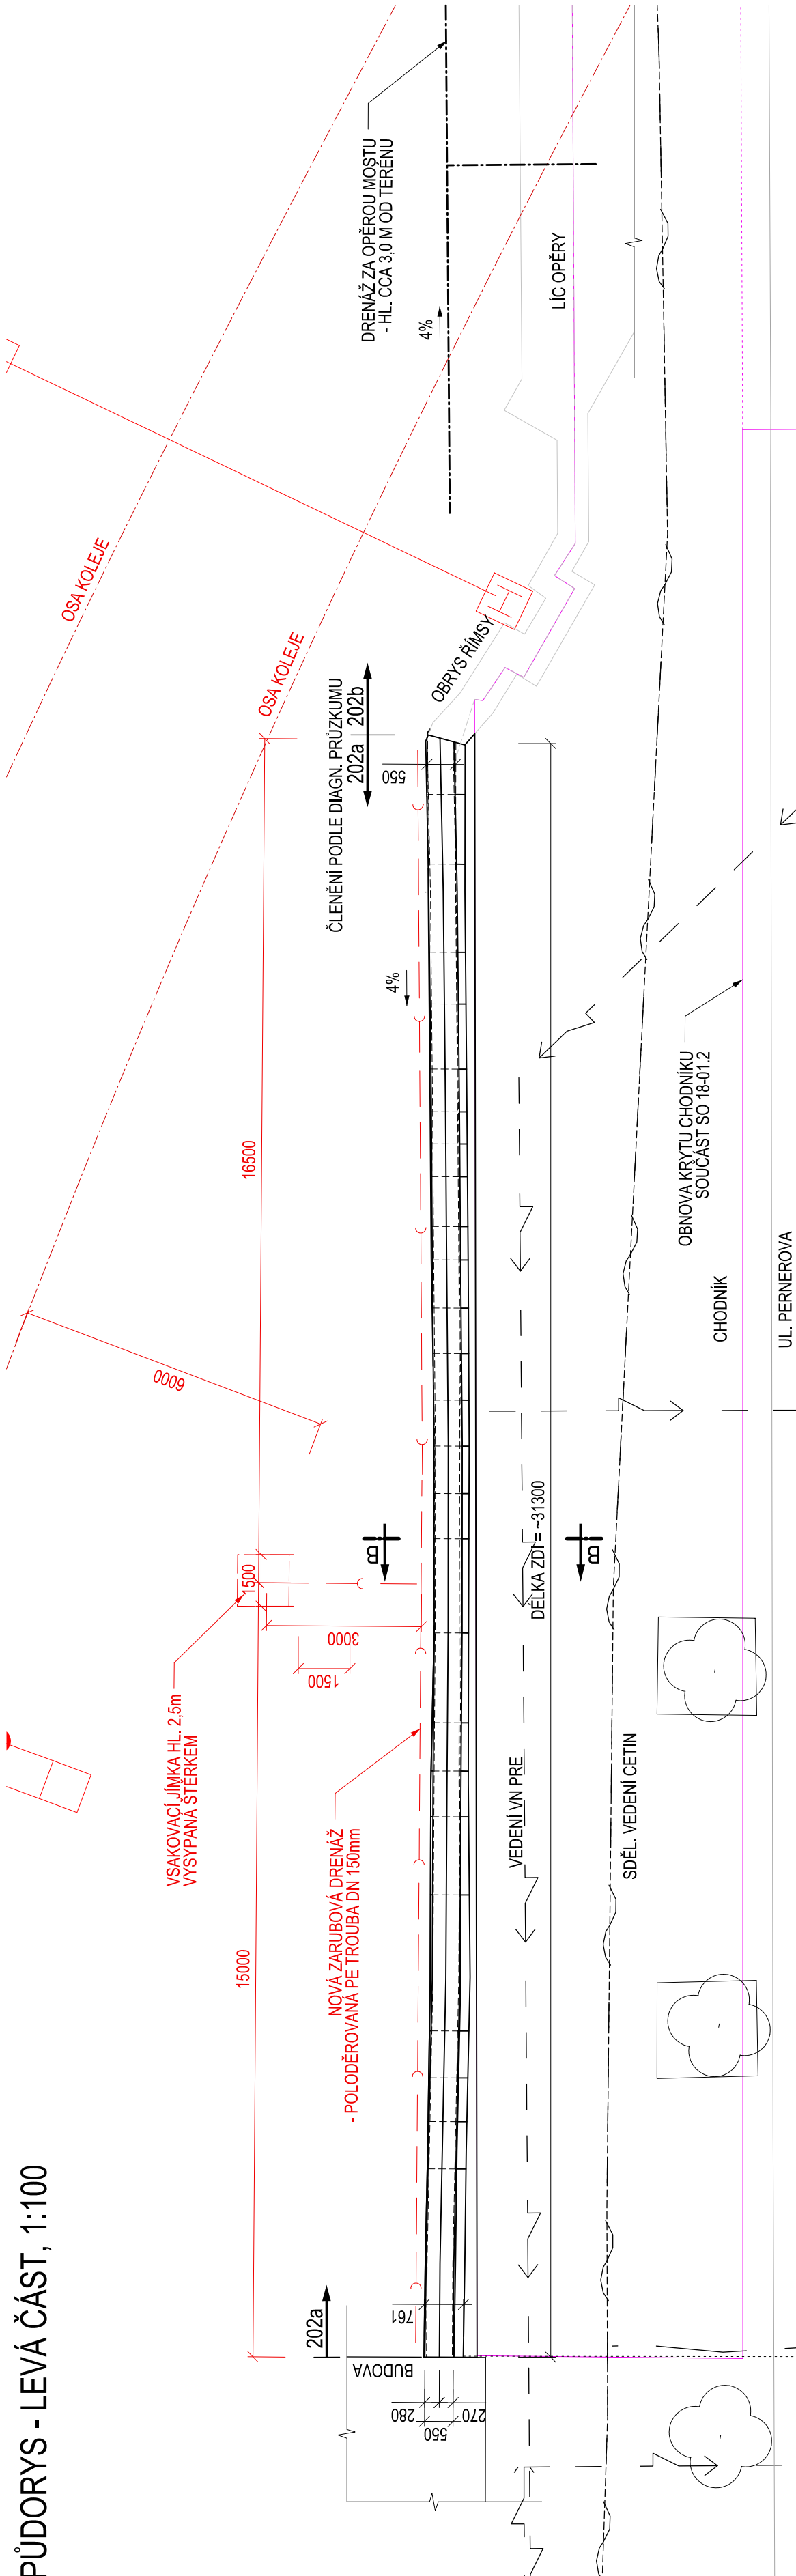

POHLED - LEVÁ ČÁST, 1:100

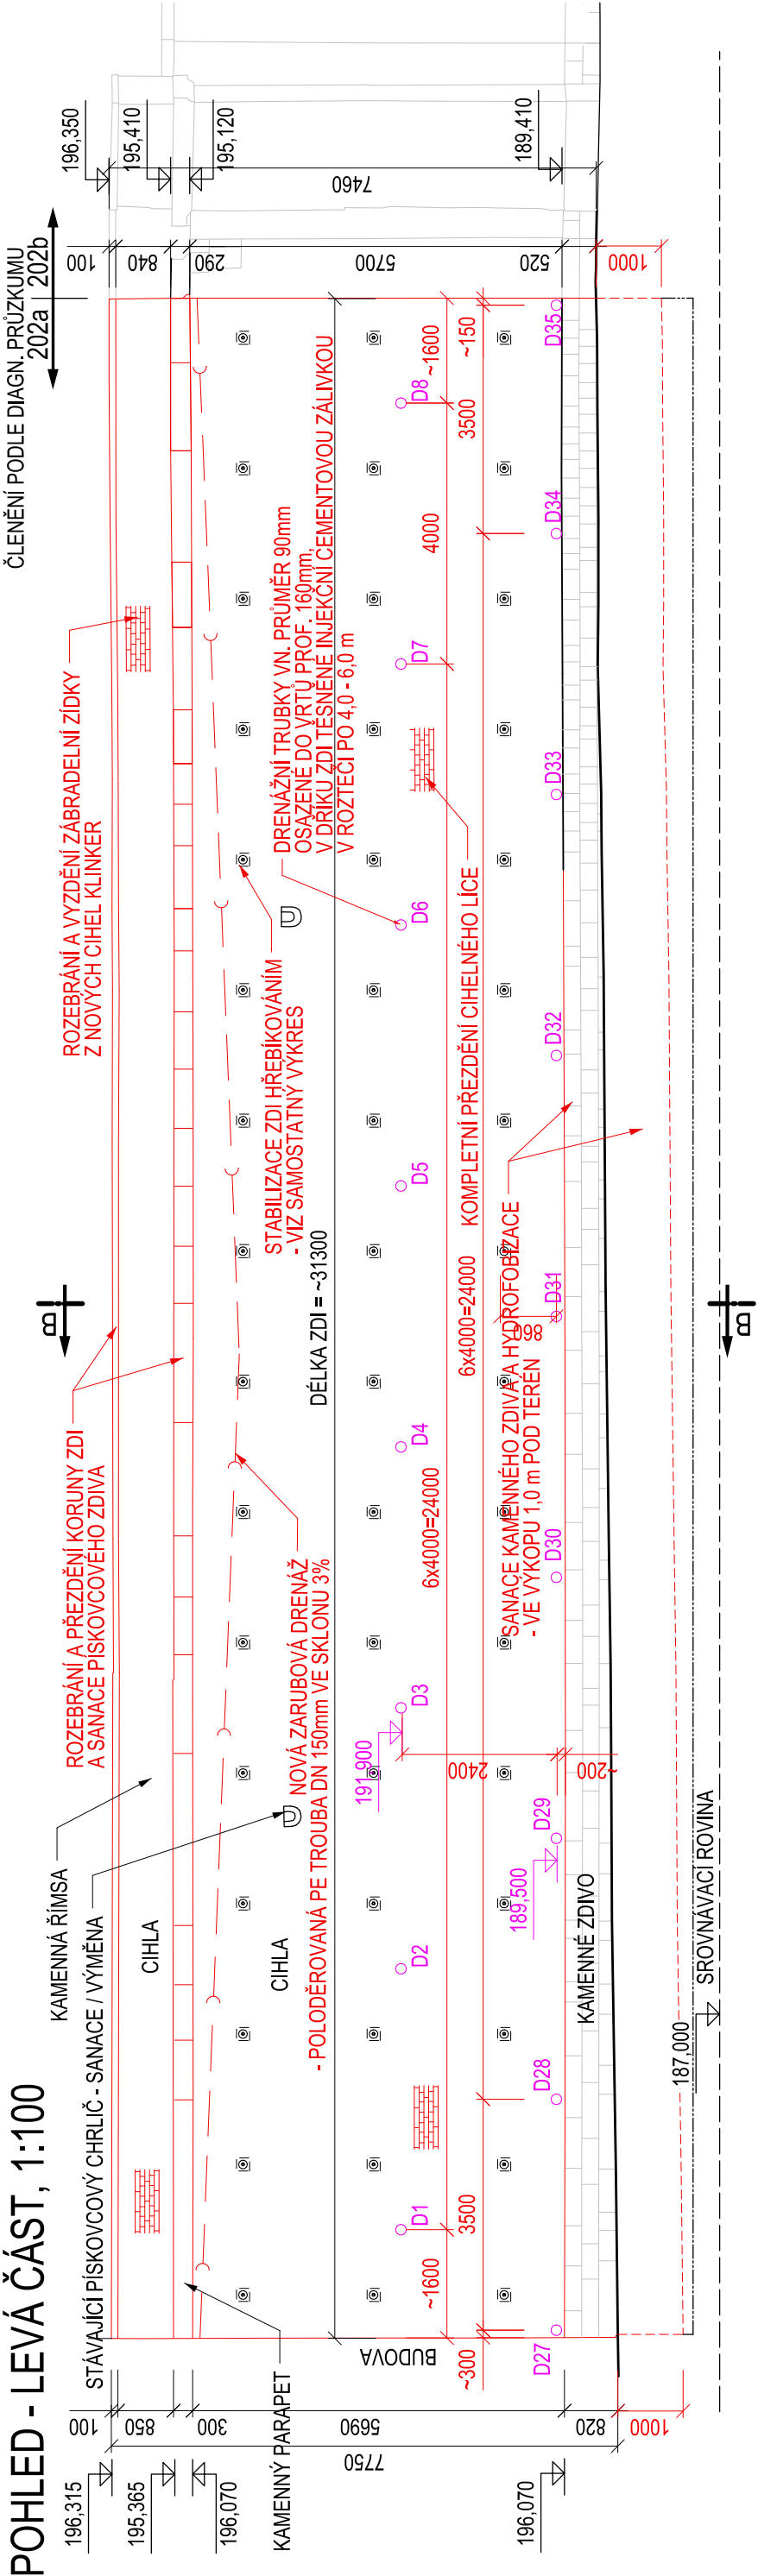

VÝŠKOVÝ SYSTÉM BpV SOUŘADNICOVÝ SYSTÉM S-JTSK

Číslo změny:	Obsah změny:	Datum změny:
00	-	-
01	-	-
02	-	-

**SPRÁVA ŽELEZNIČNÍ DOPRAVNÍ CESTY**

Investor: Správa železniční dopravní cesty, s.o.
Dílažďena 1003/7, 110 00 Praha 1

Generální projektant: SUDOP PRAHA a.s.
Olišanská 1a, 130 80 Praha 3
tel.: +420 267 094 111
fax: +420 224 230 316
e-mail: praha@sudop.cz

Hlavní inženýr projektu: ING. TOMÁŠ MARTINEK
Garant profese: ING. JIŘÍ ELBEL

Středisko: MOSTŮ
Vedoucí střediska: ING. DANA WANGLER
Projektant SO: ING. TOMÁŠ MARTINEK
Kontrola: ING. JIŘÍ ELBEL

Název akce: 14 090 209
Projektový stupeň: PROJEKT
Datum: 12/2019
Číslo části: E.1.4
Měřítko: 1: 50
Počet formátů: 12 x A4
Číslo příloh: 03