




-  STÁVAJÍCÍ KOLEKTOR
-  NOVÝ KOLEKTOR SO 140 V RÁMCI SO 190.1 PŘEKLÁDÁME KABELÁŽ

DOKUMENTACE PRO VÝBĚR ZHOTOVITELE

Číslo změny:	Obsah změny:	Datum změny:
01		
02		
03		



Vypracoval:

JAN ČAPEK

Kontroloval:

ING. JAROSLAVA ŠUDOVÁ

Název přílohy:

SO 190.1 PŘELOŽKA STÁVAJÍCÍHO KOLEKTORU

SITUACE - PŘEKLÁDANÝ KOLEKTOR

Měřítko:

1:250

Datum:


11/2018

Číslo částí a přílohy:

E.1.9.1.1 **2.3**

LEGENDA STAVEBNÍCH OBJEKTŮ A PROVOZNÍCH SOUBORŮ

PS 110	Zabezpečovací zařízení
PS 210	Místní kabelizace
PS 220	Kabelový kolektor - přeložky stávajících kabelů
PS 221	Úpravy EPS v kolektoru
PS 230	Informační systém
PS 231	Rozhlasový systém
PS 232	Kamerový systém
PS 250	DDTS
PS 251	CDP Praha, doplnění DDTS
PS 310	Rozvodna 0,4kV-R51, R61, R71, DŘT
PS 311	ED Praha Křenovka, doplnění DŘT
PS 350	Rozvodna 0,4 kV-R51, doplnění technologie
PS 411	Doplnění eskalátorů na 5.nást.
PS 412	Doplnění eskalátorů na 6.nást.
PS 413	Doplnění eskalátorů na 7.nást.
PS 415	Provizorní plošina po dobu výstavby
PS 415	Eskalátory na výstupu ze severního prodlouženého podchodu
PS 416	Výtahy na výstupu ze severního prodlouženého podchodu
PS 417	Nákladní výtahy severního zavazadlového tunelu
SO 110	Úpravy žel. svršku a spodku
SO 120	Úprava nástupišť č.5, 6, 7
SO 120.1	Demolice výtah. šachet jižního zavaz. tunelu na nást. č.5,6,7 a za nást. č.7
SO 120.2	Úprava nástupišť č.1-4 pro osazení hlasových majáčků
SO 140	Prodloužení severního podchodu
SO 141	Doplnění eskalátorů na 5. až 7. nástupišti středního podchodu
SO 160	Odvodnění výstupů z podchodu
SO 161	Přeložka vodovodu v místě křížení prodlouženého sever. podchodu
SO 180	Chodník směr Seifertova
SO 190.1	Přeložka stávajícího kolektoru
SO 190.2	Provizorní hala po dobu výstavby přeložky kolektoru
SO 190.3	Kabelovody na nástupištích
SO 211	Oplocení
SO 215	Rekonstrukce pozemních objektů na 5. až 7. nástupišti
SO 216	Mobiliář
SO 217	Povrchové úpravy výstupů z podchodů
SO 220	Rekonstrukce zastřešení nástupišť 5 až 7
SO 221	Zastřešení výstupu ze severního podchodu
SO 223	Rekonstrukce stávajících podhledů v podchodech včetně prodlouženého severního podchodu
SO 240	Orientační systém pro cestující
SO 310	Úpravy trakčního vedení
SO 340	Úprava EOv
SO 360	Úprava rozvodu nn, vn a osvětlení
SO 361	Kabelový kolektor - přeložky rozvodů nn a vn
SO 362	5. nástupiště - úprava rozvodu nn a osvětlení
SO 363	6. nástupiště - úprava rozvodu nn a osvětlení
SO 364	7. nástupiště - úprava rozvodu nn a osvětlení
SO 365	Jižní podchod - úprava rozvodu nn a osvětlení
SO 366	Střední podchod - úprava rozvodu nn a osvětlení
SO 367	Severní podchod - úprava rozvodu nn a osvětlení
SO 368	Úprava napájecího vedení nn pro 5. - 7. nástupiště
SO 369	Přístupové komunikace k severnímu podchodu - osvětlení
SO 375	Ukolejnění konstrukcí

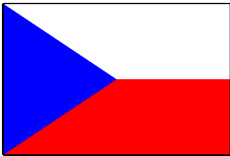

Stavba „Prodloužení podchodů v žst. Praha hl.n. “ je spolufinancováno
Evropskou unií z programu OPD 2



DOKUMENTACE PRO VÝBĚR ZHOTOVITELE


Číslo změny:	Obsah změny:	Datum změny:
01	-	-
02	-	-
03	-	-

Objednatel:	Správa železniční dopravní cesty, s.o. Sokolovská 278/1955 190 00 Praha 9 - Libeň
-------------	---

Generální projektant:	SUDOP PRAHA a.s. Olšanská 1a, 130 80 Praha 3 tel.: +420 267 094 111 fax: +420 224 230 316 e-mail: praha@sudop.cz	Hlavní inženýr projektu: ING. JAROSLAVA ŠUDOVÁ Architekt projektu: ING. ARCH. TOMÁŠ PECHMAN
-----------------------	--	--

Středisko: ARCHITEKTURY A POZEMNÍCH STAVEB			
Vedoucí střediska:	Odpovědný projektant SO, IO, PS:	Vypracoval:	Kontroloval:
ING. ONDŘEJ KAFKA	JAN ČAPEK	JAN ČAPEK	-

Název akce:		Číslo smlouvy:	
PRODLOUŽENÍ PODCHODŮ V ŽST. PRAHA HL.N. ETAPA 1		16 412 206	
		Projektový stupeň:	
		DVZ	
Část:		Datum:	
E.1.9 KABELOVODY A KOLEKTORY SO 190.1 PŘELOŽKA STÁVAJÍCÍHO KOLEKTORU		11/2018	
		Číslo části:	
		E.1.9.1	
Název přílohy:		Měřítko:	Počet formátů:
		1:1000	A4
SITUACE		Číslo přílohy:	
		01.02	

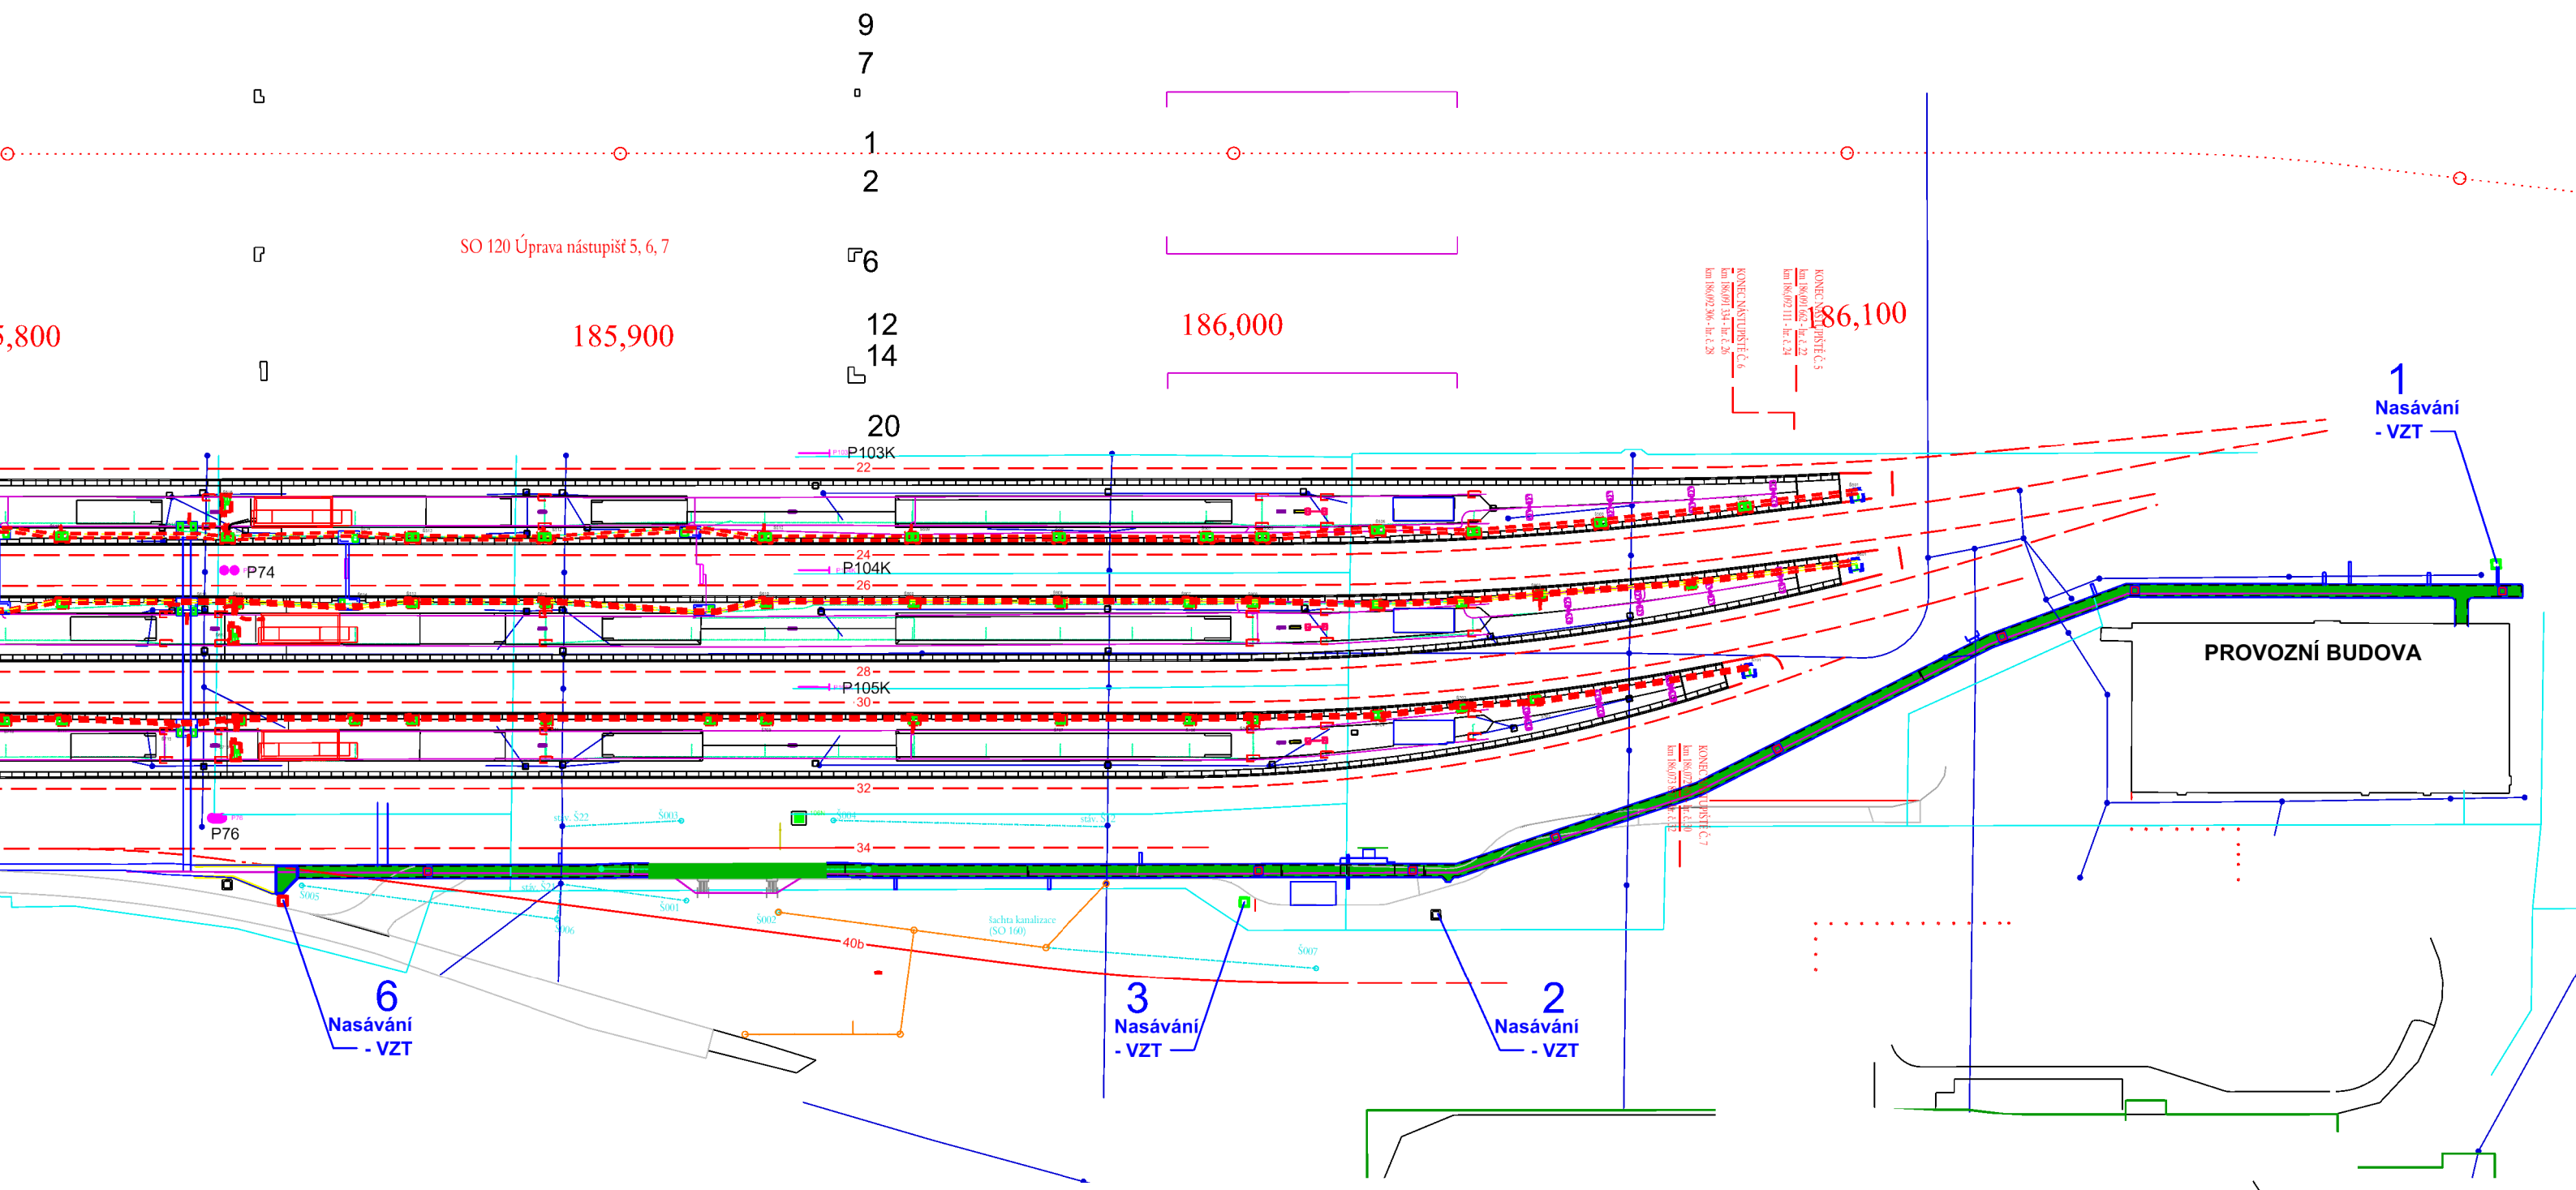


VINOHRADY ← → ŽIŽKOV



STÁVAJÍCÍ KOLEKTOR
DOKUMENTACE PRO VÝBĚR ZHOTOVITELE

Číslo změny:	Obsah změny:	Datum změny:
01		
02		
03		

 Název přílohy: SO 190.1 PŘELOŽKA STÁVAJÍCÍHO KOLEKTORU SITUACE STÁVAJÍCÍ STAV	Vypracoval: JAN ČAPEK <i>Čapek</i>	Kontroloval: ING. JAROSLAVA ŠUDOVÁ <i>Šudová</i>
	Měřítko: 1:1000	Datum: 11/2018
	Číslo částí a přílohy: E.1.9.1.1	2.1

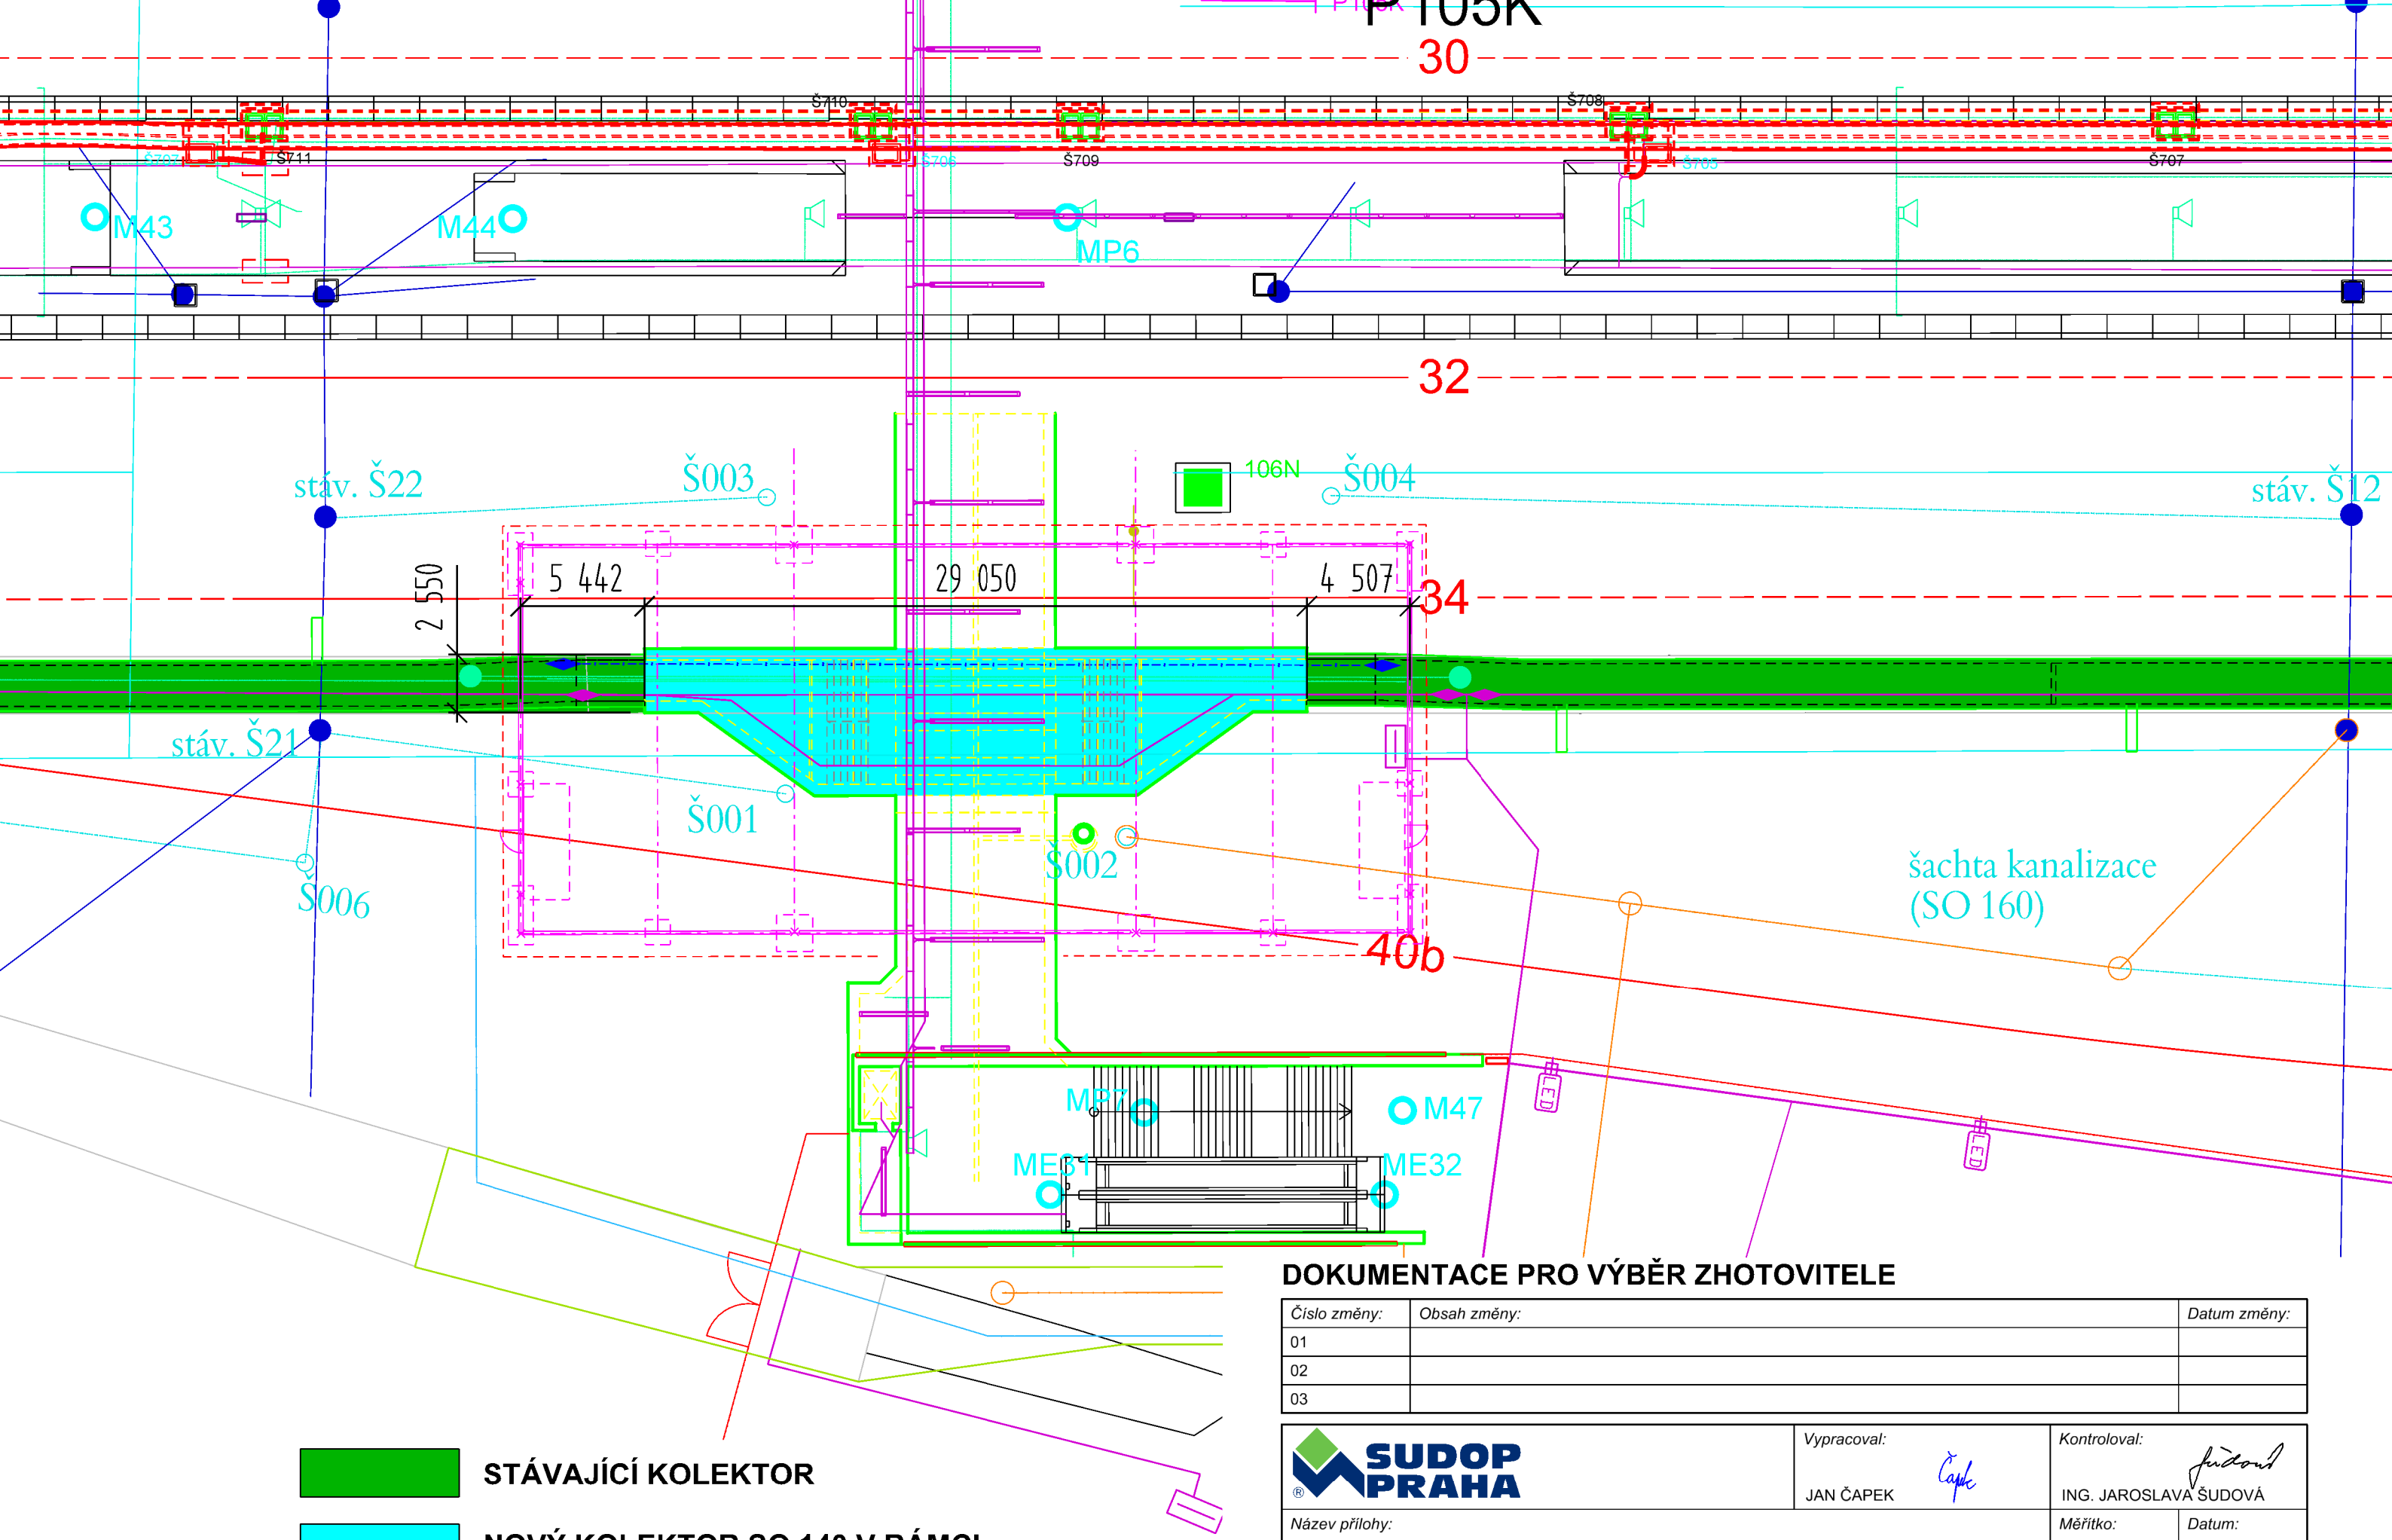
DOKUMENT LZE UŽÍVAT POUZE VE SMYSLU PŘÍSLUŠNÉ SMLOUVY O DÍLO. ŽÁDNÁ JEHO ČÁST NEMŮŽE BYT DLE ZÁKONA č.121/2000 Sb. KOPIROVÁNA NEBO JINÝM ZPŮSOBEM ROZŠÍŘOVÁNA BEZ SOUHLASU SUDOP PRAHA a.s.



-  STÁVAJÍCÍ KOLEKTOR
-  NOVÝ KOLEKTOR SO 140 V RÁMCI SO 190.1 PŘEKLÁDÁME KABELÁŽ

DOKUMENTACE PRO VÝBĚR ZHOTOVITELE

Číslo změny:	Obsah změny:	Datum změny:
01		
02		
03		



Vypracoval:

JAN ČAPEK

Kontroloval:

ING. JAROSLAVA ŠUDOVÁ

Název přílohy:

SO 190.1 PŘELOŽKA STÁVAJÍCÍHO KOLEKTORU

SITUACE - PŘEKLÁDANÝ KOLEKTOR

Měřítko:

1:250

Datum:

11/2018

Číslo částí a přílohy:

E.1.9.1.1 **2.3**