

DOKUMENTACE PRO VÝBĚR ZHOTOVITELE

Číslo změny:	Obsah změny:	Datum změny:
01		
02		
03		


 Název přílohy: <b>SO 190.1 PŘELOŽKA STÁVAJÍCÍHO KOLEKTORU PŮDORYS ČÁST Č.1</b>	Vypracoval: JAN ČAPEK <i>Čapek</i>	Kontroloval: ING. JAROSLAVA ŠUDOVÁ <i>Šudová</i>
	Měřítko: 1:250	Datum: 11/2018
	Číslo částí a přílohy: E.1.9.1.1	<b>3.1</b>

DOKUMENT LZE UŽÍVAT POUZE VE SMYSLU PŘÍSLUŠNÉ SMLOUVY O DÍLO. ŽÁDNÁ JEHO ČÁST NEMŮŽE BYT DLE ZÁKONA č.121/2000 Sb. KOPIOVÁNA NEBO JINYM ZPŮSOBEM ROZŠÍŘOVÁNA BEZ SOUHLASU SUDOP PRAHA a.s.







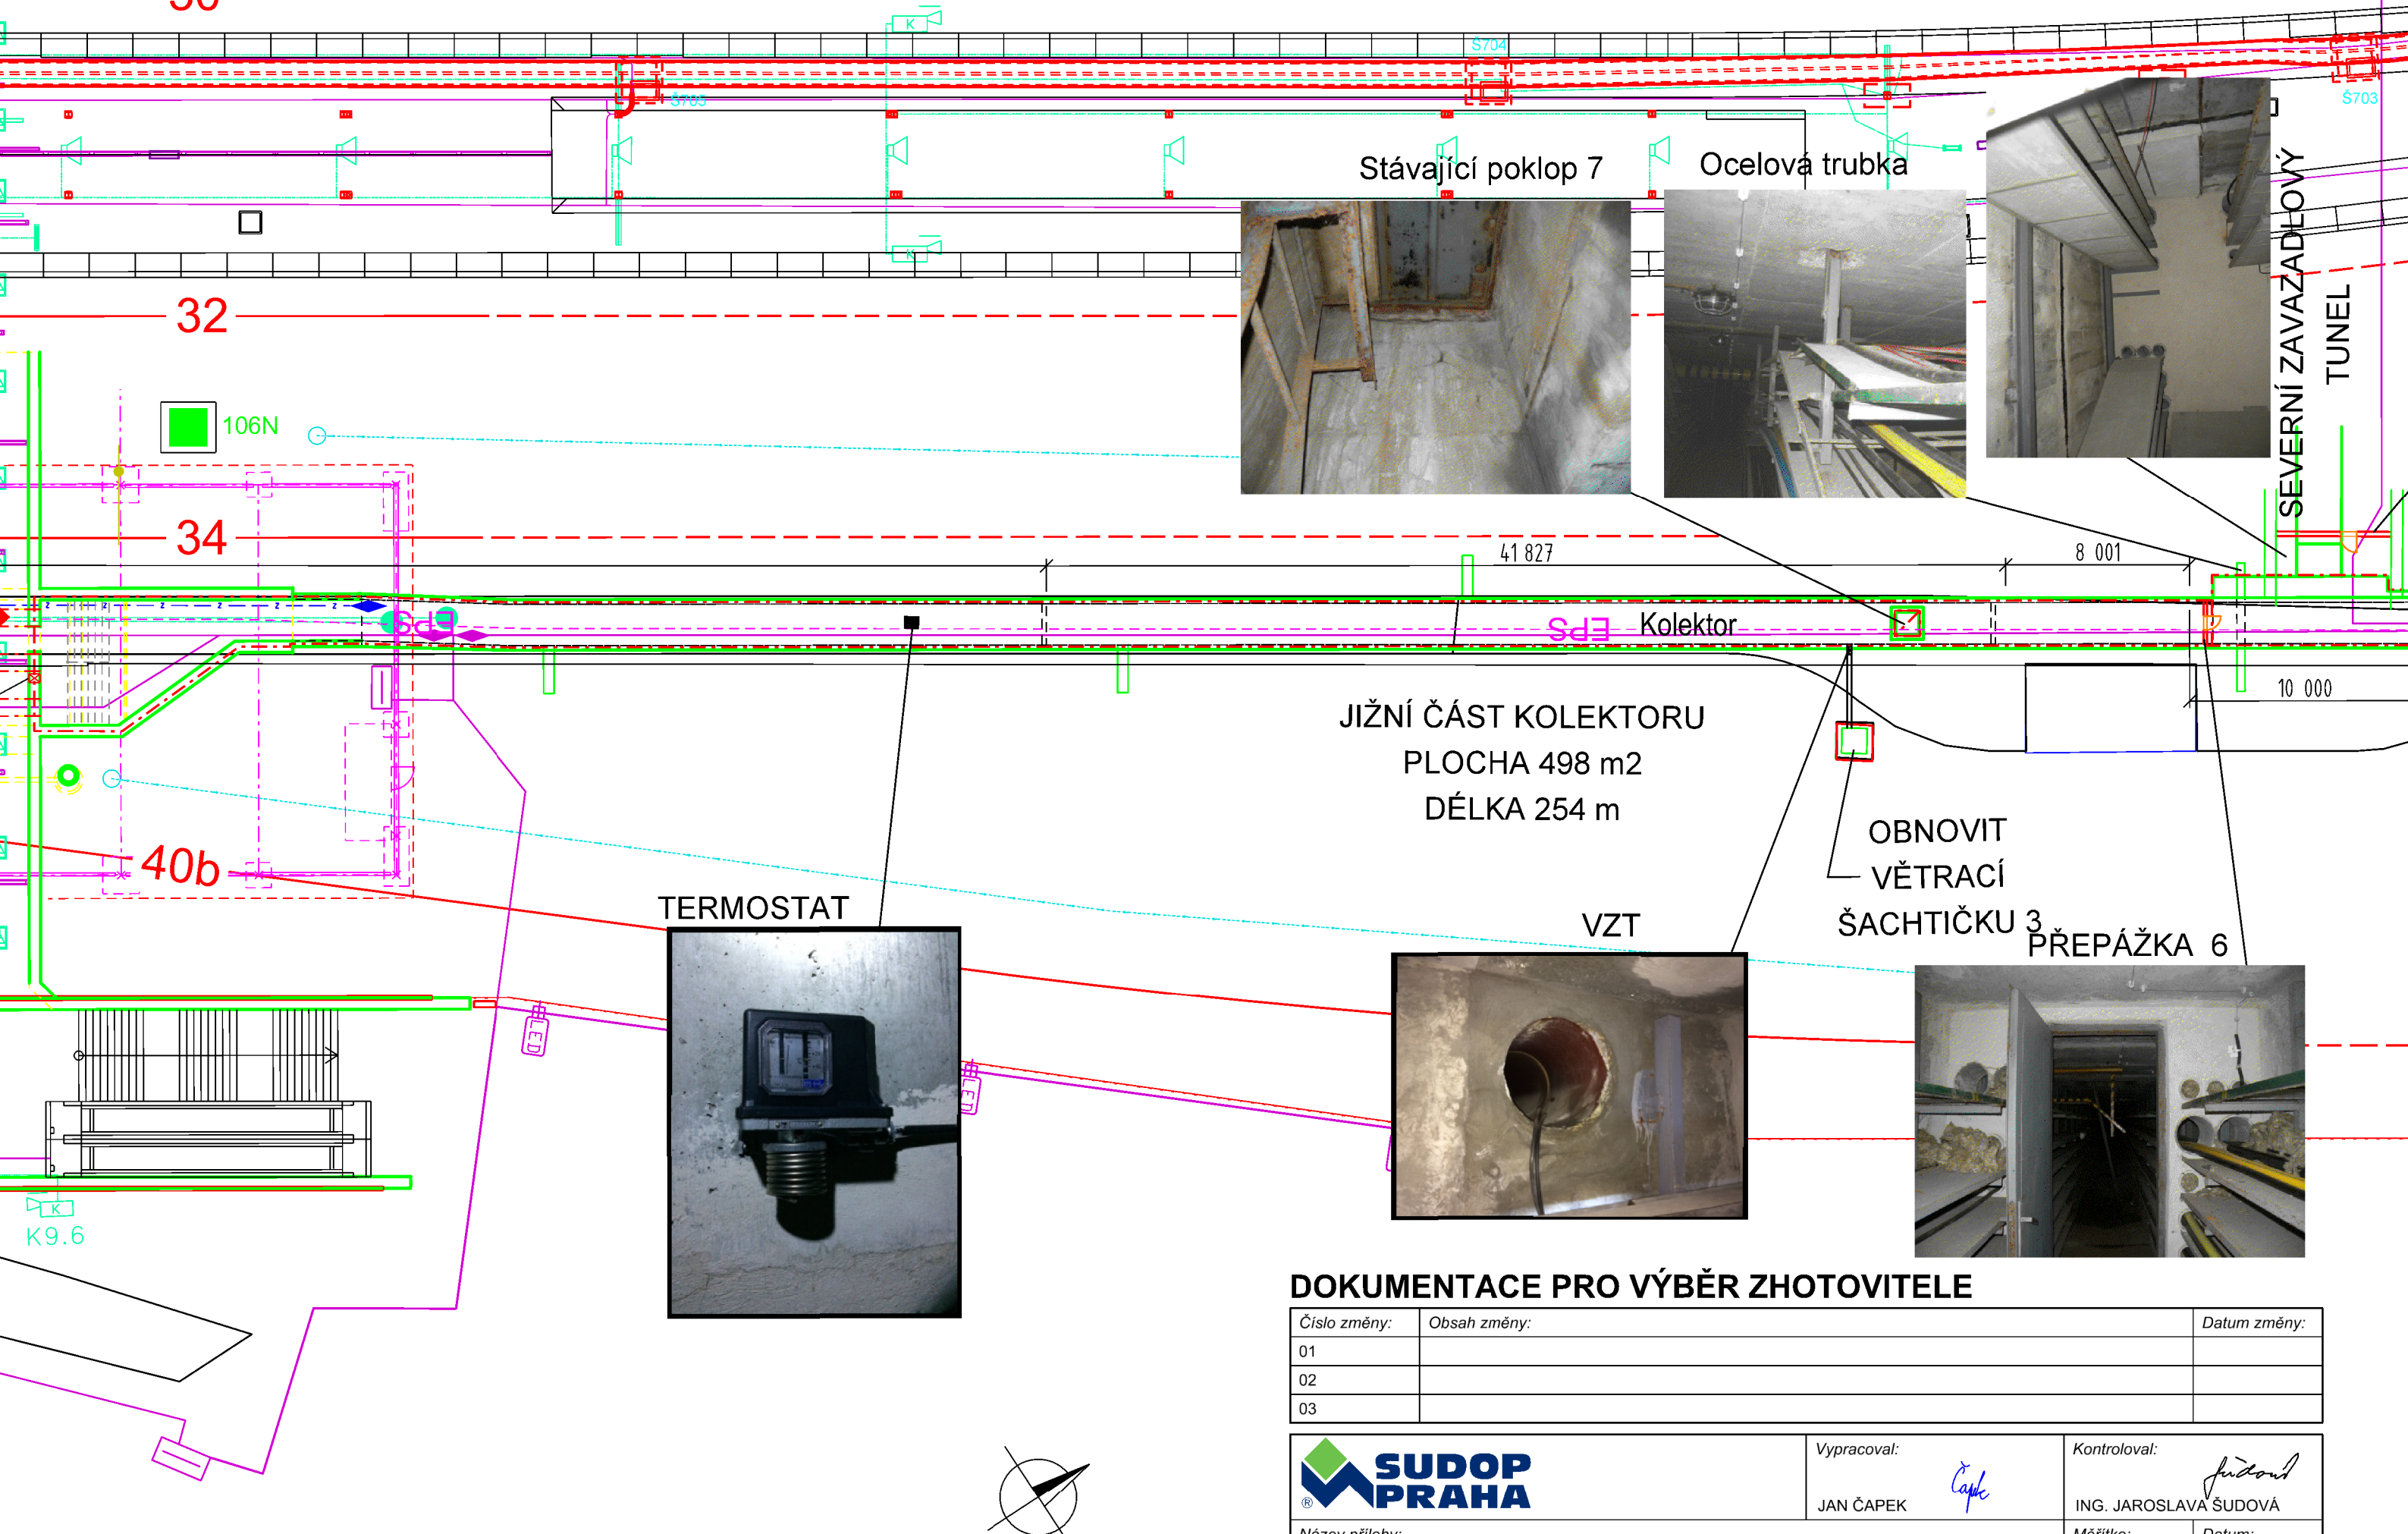


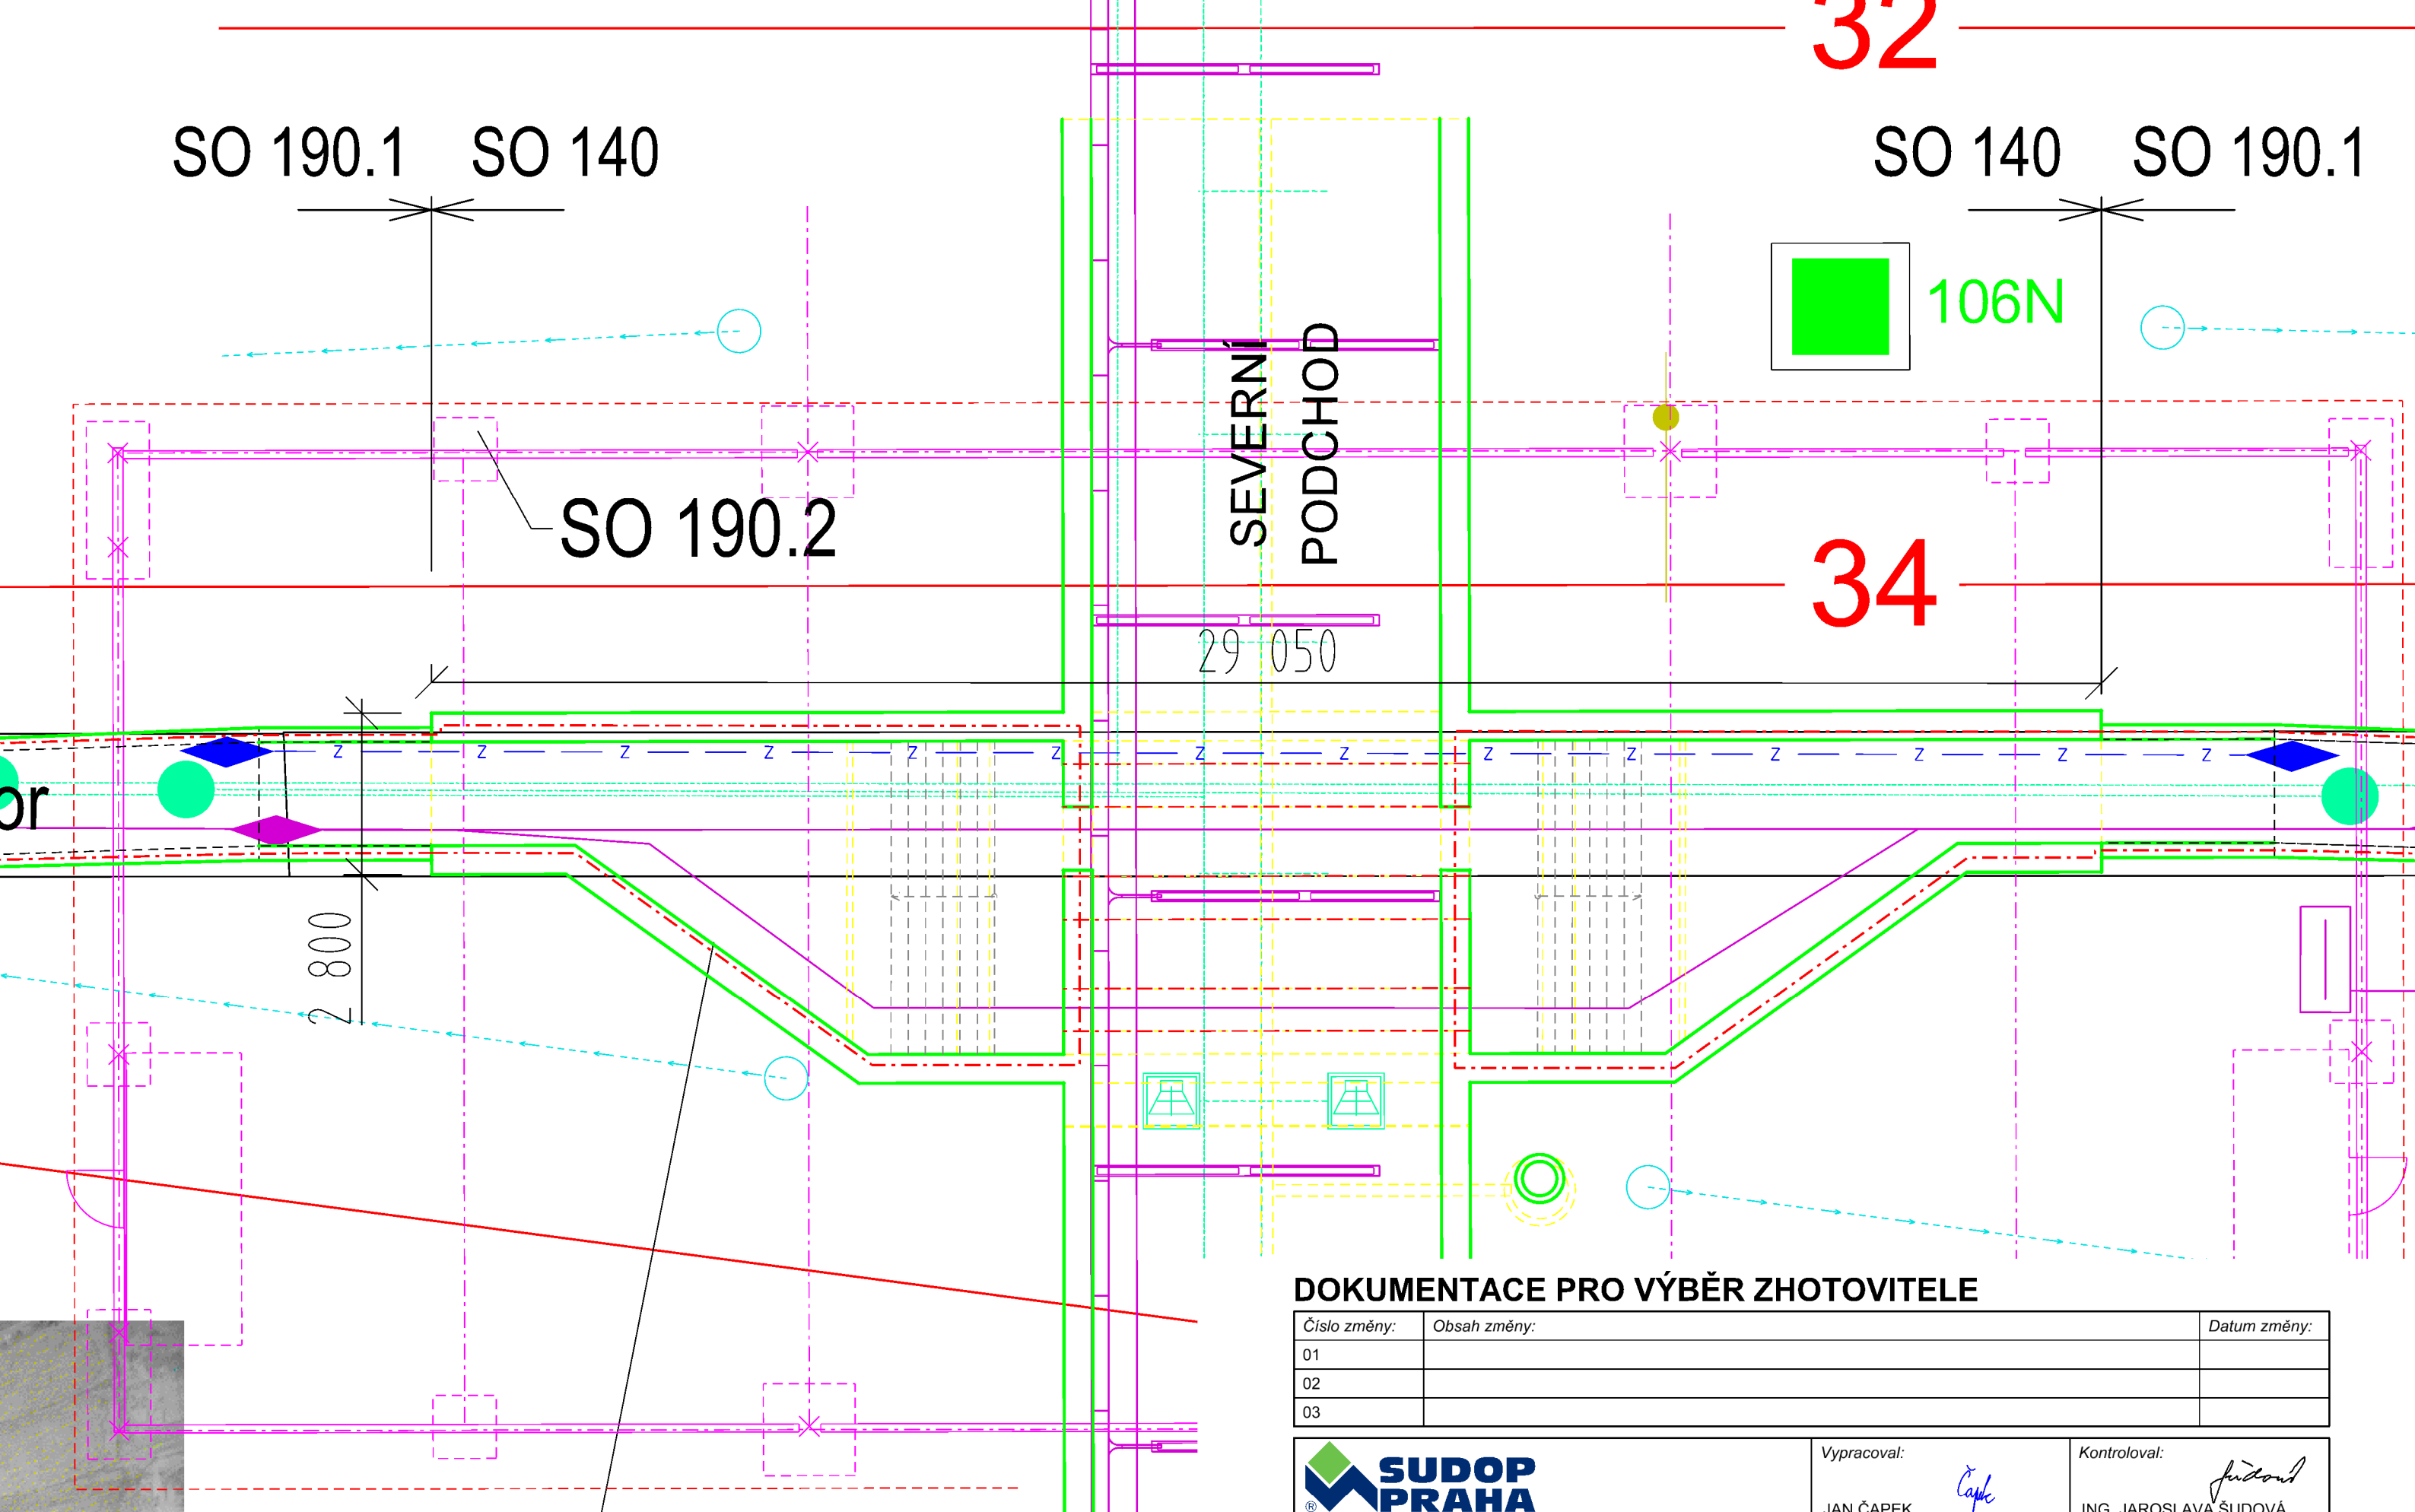
### DOKUMENTACE PRO VÝBĚR ZHOTOVITELE

Číslo změny:	Obsah změny:	Datum změny:
01		
02		
03		

 Název přílohy: <b>SO 190.1 PŘELOŽKA STÁVAJÍCÍHO KOLEKTORU PŮDORYS ČÁST Č.3</b>	Vypracoval: JAN ČAPEK <i>Čapek</i>	Kontroloval: ING. JAROSLAVA ŠUDOVÁ <i>Šudová</i>
	Měřítko: 1:250	Datum: 11/2018
	Číslo částí a přílohy: E.1.9.1.1	<b>3.3</b>




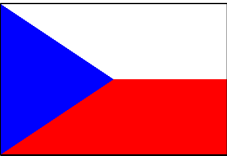




DOKUMENTACE PRO VÝBĚR ZHOTOVITELE

Číslo změny:	Obsah změny:	Datum změny:
01		
02		
03		

 Název přílohy: <b>SO 190.1 PŘELOŽKA STÁVAJÍCÍHO KOLEKTORU PŮDORYS ČÁST KOLEKTORU</b>	Vypracoval: JAN ČAPEK <i>Čapek</i>	Kontroloval: ING. JAROSLAVA ŠUDOVÁ <i>Šudová</i>
	Měřítko: 1:100	Datum: 11/2018
	Číslo částí a přílohy: E.1.9.1.1	3.5




Stavba „Prodloužení podchodů v žst. Praha hl.n. “ je spolufinancováno  
Evropskou unií z programu OPD 2





DOKUMENTACE PRO VÝBĚR ZHOTOVITELE

Číslo změny:	Obsah změny:	Datum změny:
01	-	-
02	-	-
03	-	-

Objednatel:	
	Správa železniční dopravní cesty, s.o. Sokolovská 278/1955 190 00 Praha 9 - Libeň

Generální projektant:	SUDOP PRAHA a.s. Olšanská 1a, 130 80 Praha 3 tel.: +420 267 094 111 fax: +420 224 230 316 e-mail: praha@sudop.cz	Hlavní inženýr projektu: ING. JAROSLAVA ŠUDOVÁ Architekt projektu: ING. ARCH. TOMÁŠ PECHMAN
-----------------------	--	--

Středisko: ARCHITEKTURY A POZEMNÍCH STAVEB			
Vedoucí střediska:	Odpovědný projektant SO, IO, PS:	Vypracoval:	Kontroloval:
ING. ONDŘEJ KAFKA	JAN ČAPEK 	JAN ČAPEK 	-

Název akce:	Číslo smlouvy:	
PRODLOUŽENÍ PODCHODŮ V ŽST. PRAHA HL.N. ETAPA 1	16 412 206	
	Projektový stupeň: DVZ	
Část:  E.1.9 KABELOVODY A KOLEKTORY SO 190.1 PŘELOŽKA STÁVAJÍCÍHO KOLEKTORU	Datum: 11/2018	
	Číslo části: E.1.9.1	
Název přílohy:	Měřítko: 1:250	Počet formátů: A4
	Číslo přílohy: 01.03	