


Stavba „Prodloužení podchodů v žst. Praha hl.n.“ je spolufinancováno
Evropskou unií z programu OPD 2

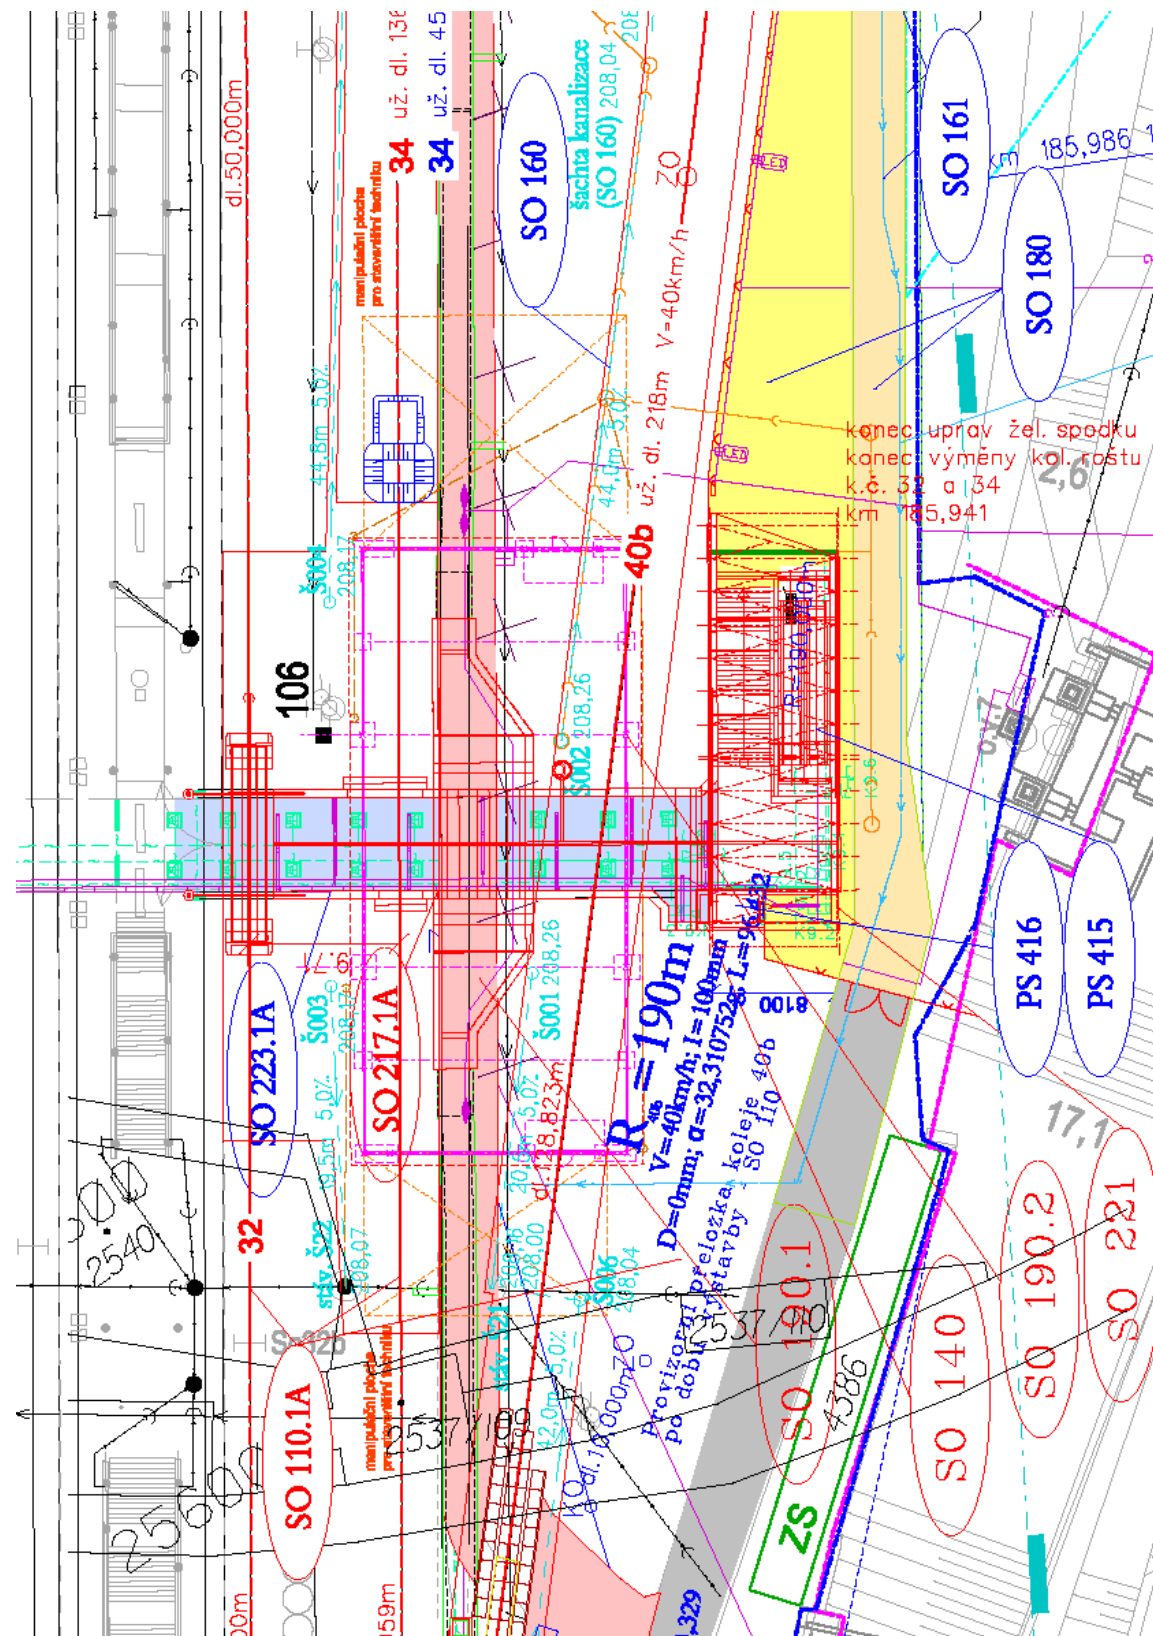

- SO 110.1A Úpravy žel. svršku a spodku
SO 160 Odvodnění výstupů z podchodů
SO 161 Přeložka vodovodu v místě křížení prodlouženého sever. podchodu
SO 180 Chodníky směr Seifertova a Španělská od prodlouženého podchodu
SO 190 Přeložka stávajícího kolektoru
SO 191 Provizorní hala po dobu výstavby přeložky kolektoru
SO 217.1A Povrchové úpravy výstupů z podchodů
SO 221 Zastřešení přístupových chodníků z prodlouženého sever. podchodu
SO 223.1A Rekonstrukce stávajících podhledů v podchodech včetně sever. podchodu
SO 310 Úpravy trakčního vedení po dobu výstavby
SO 361 Kabelový kolektor - přeložky rozvodů nn a vn
SO 367 Severní podchod - úprava rozvodu nn a osvětlení
SO 399 Přístupové komunikace k severnímu podchodu - osvětlení

AKTUALIZACE 10/2019 DOKUMENTACE PRO VÝBĚR ZHOTOVITELE

VÝŠKOVÝ SYSTÉM Bpv

SOUŘADNICOVÝ SYSTÉM S-JTSK

Číslo změny:	Obsah změny:	Datum změny:
01	-	-
02	-	-
03	-	-

Objednatel:



Správa železniční dopravní cesty, s.o.
Sokolovská 278/1955
190 00 Praha 9 - Libeň

Generální projektant:



SUDOP PRAHA a.s.
Olšanská 1a, 130 80 Praha 3
tel.: +420 267 094 111
fax: +420 224 230 316
e-mail: praha@sudop.cz

Hlavní inženýr projektu:
ING. JAROSLAVA ŠUDOVÁ
Architekt projektu:
-

Zpracovatel části:



Jeremenkova 763/88
140 00 Praha 4
Tel.: (+420) 244 104 010
E-mail: vin@vinconsult.cz
Fax: (+420) 244 104 090

Vedoucí střediska:	Odpovědný projektant SO, IO, PS:	Vypracoval:	Kontroloval:
Ing. Pavel Kormaňák	Ing. Pavel Kormaňák	Ing. Pavel Kormaňák	Ing. Vladimír Vančík

Název akce:

PRODLOUŽENÍ PODCHODŮ V ŽST. PRAHA HL.N. ETAPA 1A - PRODLOUŽENÍ SEVERNÍHO PODCHODU

Číslo smlouvy:
16 412 206
Projektový stupeň:
DVZ

Část:

SO 140 PRODLOUŽENÍ SEVERNÍHO PODCHODU

Datum:
11/2018
Číslo části:
E.1.4

Název přílohy:

SITUACE

Měřítko:
1:500
Počet formátů:
2xA4
Číslo přílohy:
2