

DOKUMENTACE PRO VÝBĚR ZHOTOVITELE

Číslo změny:	Obsah změny:	Datum změny:
01		
02		
03		



Vypracoval:

JAN ČAPEK

Čapek

Kontroloval:

ING. JAROSLAVA ŠUDOVÁ

Šudová

Název přílohy:

**SO 190.1 PŘELOŽKA STÁVAJÍCÍHO KOLEKTORU
KOLEKTOR PŮDORYSNÉ SCHEMA NOVÝCH LÁVEK**

Měřítko:

1:50


Datum:

11/2018

Číslo částí a přílohy:

E.1.9.1.1

5.5

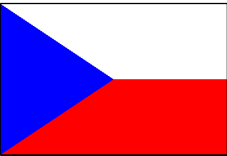


Stavba „Prodloužení podchodů v žst. Praha hl.n. “ je spolufinancováno
Evropskou unií z programu OPD 2






DOKUMENTACE PRO VÝBĚR ZHOTOVITELE

Číslo změny:	Obsah změny:	Datum změny:
01	-	-
02	-	-
03	-	-


Objednatel:	
	Správa železniční dopravní cesty, s.o. Sokolovská 278/1955 190 00 Praha 9 - Libeň

Generální projektant:	SUDOP PRAHA a.s. Olšanská 1a, 130 80 Praha 3 tel.: +420 267 094 111 fax: +420 224 230 316 e-mail: praha@sudop.cz	Hlavní inženýr projektu: ING. JAROSLAVA ŠUDOVÁ Architekt projektu: ING. ARCH. TOMÁŠ PECHMAN
-----------------------	--	--


Středisko: ARCHITEKTURY A POZEMNÍCH STAVEB			
Vedoucí střediska:	Odpovědný projektant SO, IO, PS:	Vypracoval:	Kontroloval:
ING. ONDŘEJ KAFKA 	JAN ČAPEK 	JAN ČAPEK 	-

Název akce:	Číslo smlouvy:	
PRODLOUŽENÍ PODCHODŮ V ŽST. PRAHA HL.N. ETAPA 1	16 412 206	
	Projektový stupeň: DVZ	
Část: E.1.9 KABELOVODY A KOLEKTORY SO 190.1 PŘELOŽKA STÁVAJÍCÍHO KOLEKTORU	Datum: 11/2018	
	Číslo části: E.1.9.1	
Název přílohy:	Měřítko: 1:50,1:100	Počet formátů: A4
	Číslo přílohy: 01.05	
KOLEKTOR		

PŮDORYS - POHLED SHORA

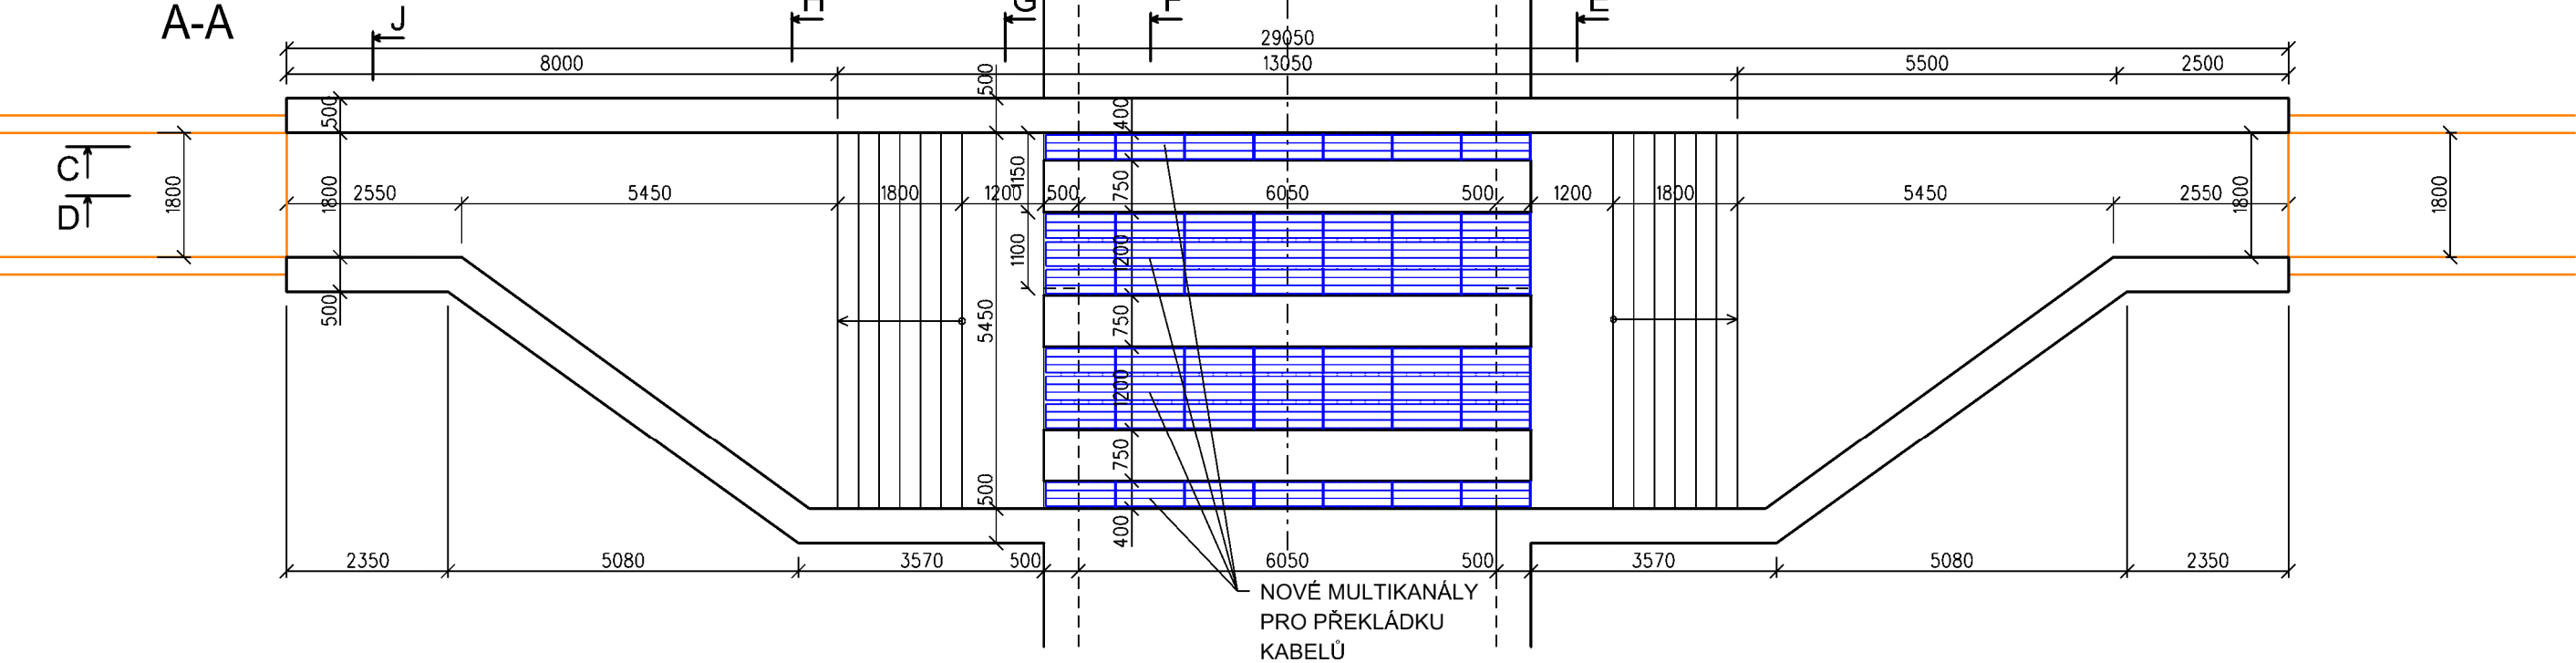


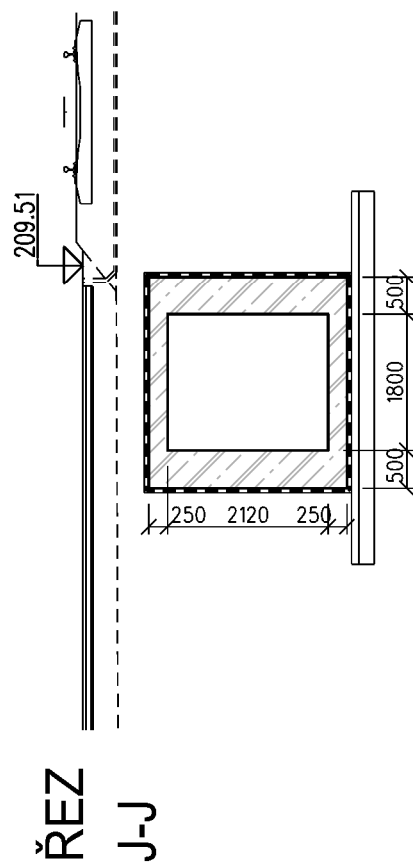
PŮDORYS - ŘEZ V MÍSTĚ PODCHODU

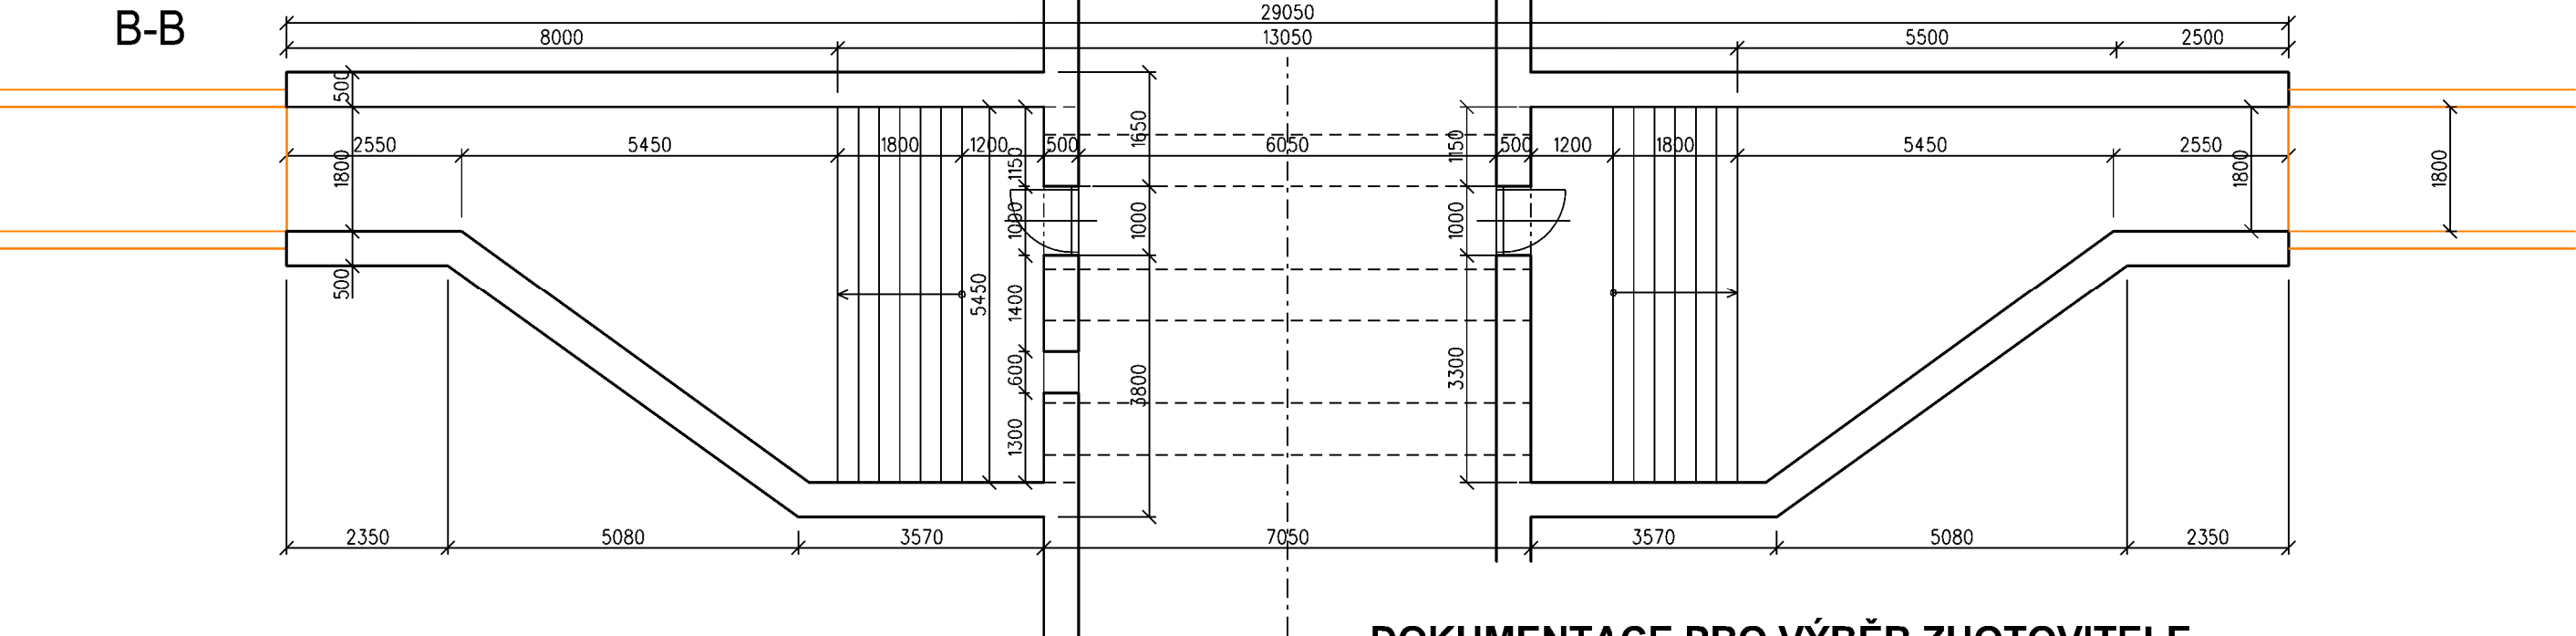


DOKUMENTACE PRO VÝBĚR ZHOTOVITELE

Číslo změny:	Obsah změny:	Datum změny:
01		
02		
03		


 Název přílohy: SO 190.1 PŘELOŽKA STÁVAJÍCÍHO KOLEKTORU KOLEKTOR PŮDORYS	Vypracoval: JAN ČAPEK	Kontroloval: ING. JAROSLAVA ŠUDOVÁ
	Měřítko: 1:100	Datum: 11/2018
Číslo částí a přílohy: E.1.9.1.1		5.1




ŘEZ
J-J

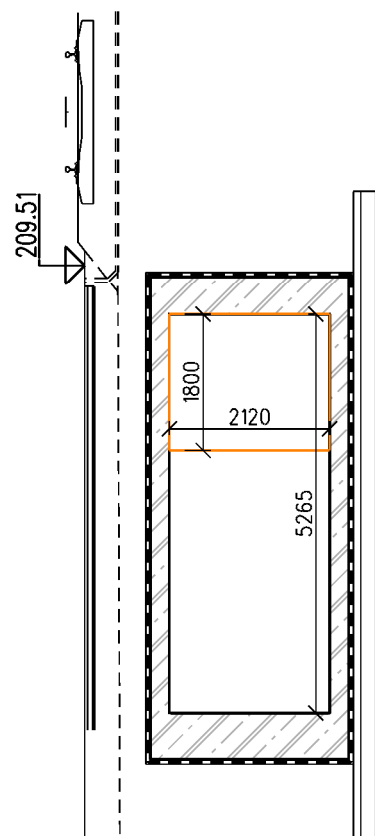


ŘEZ
H-H

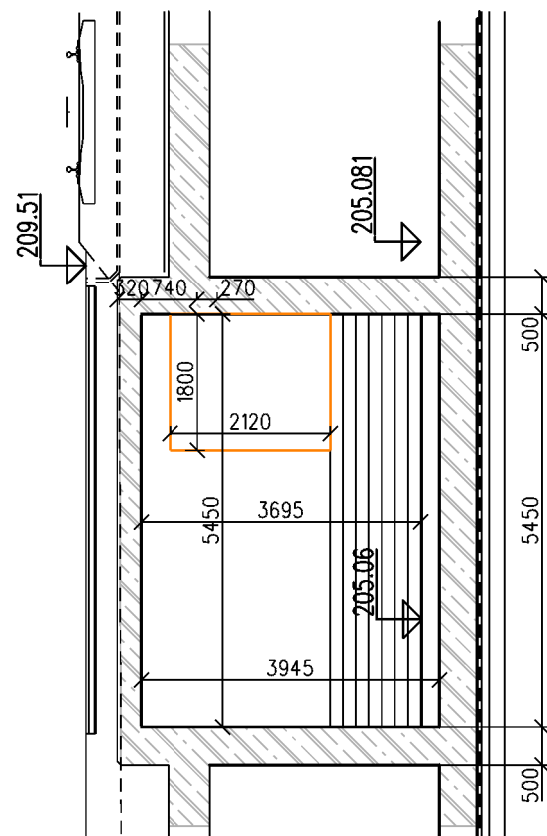

ŘEZ
G-G

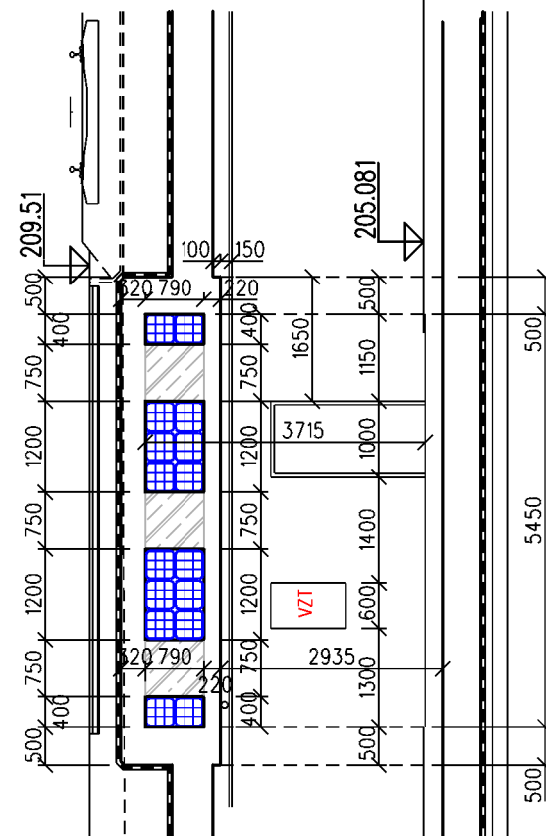


ŘEZ
F-F

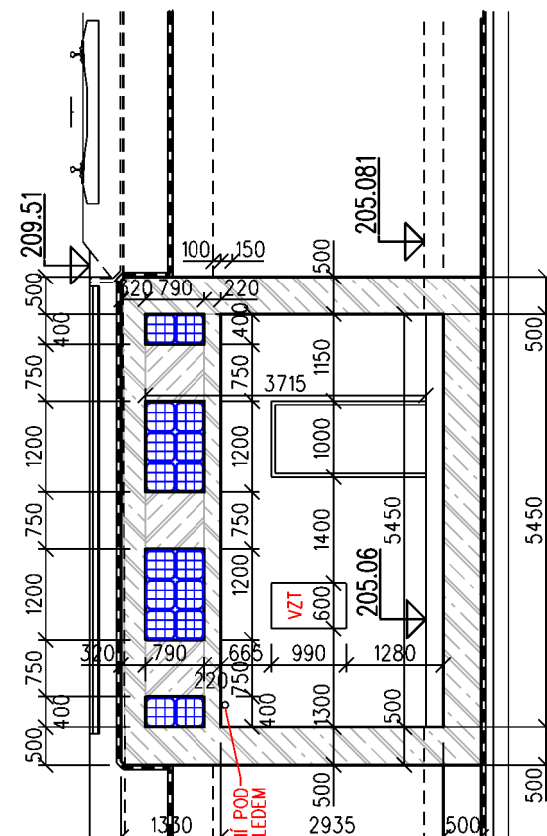


ŘEZ
E-E

DOKUMENTACE PRO VÝBĚR ZHOTOVITELE

Číslo změny:	Obsah změny:	Datum změny:
01		
02		
03		

 Název přílohy: SO 190.1 PŘELOŽKA STÁVAJÍCÍHO KOLEKTORU KOLEKTOR PŘÍČNÉ ŘEZY	Vypracoval: JAN ČAPEK	Kontroloval: ING. JAROSLAVA ŠUDOVÁ	
		Měřítko: 1:100	Datum: 11/2018
		Číslo částí a přílohy: E.1.9.1.1 5.3	

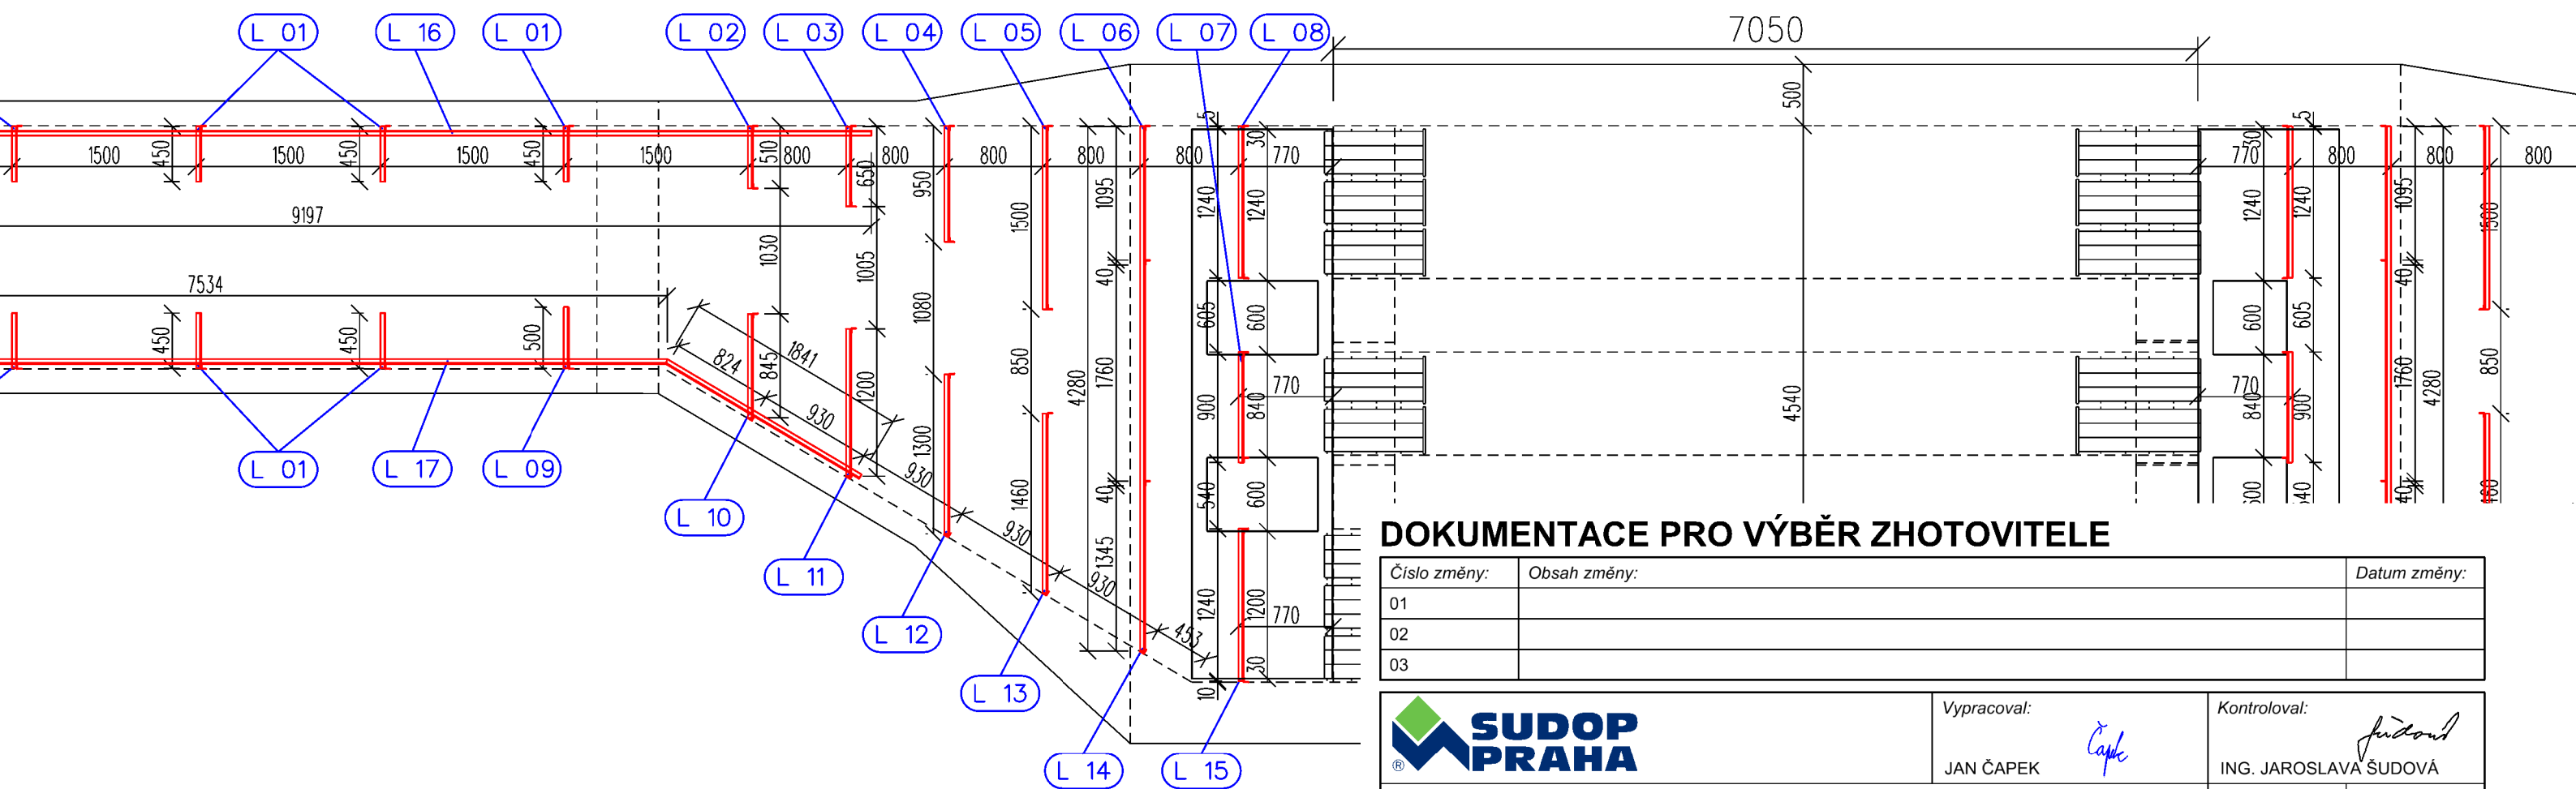

Číslo změny:	Obsah změny:	Datum změny:
01		
02		
03		



JAN ČAPEK

ING. JAROSLAVA ŠUDOVÁ

**SO 190.1 PŘELOŽKA STÁVAJÍCÍHO KOLEKTORU
KOLEKTOR PŮDORYSNÉ SCHEMA NOVÝCH LÁVEK**

1:50
Číslo části a příloh

11/2018

E.1.9.1.1

5.4