


Stavba „Prodloužení podchodů v žst. Praha hl.n. “ je spolufinancováno
Evropskou unií z programu OPD 2



DOKUMENTACE PRO VÝBĚR ZHOTOVITELE

| | | |
|--------------|--------------|--------------|
| Číslo změny: | Obsah změny: | Datum změny: |
| 01 | - | - |
| 02 | - | - |
| 03 | - | - |


| | |
|---|---|
| Objednatel: | |
|  | Správa železniční dopravní cesty, s.o. Sokolovská 278/1955 190 00 Praha 9 - Libeň |

| | | |
|-----------------------|--|--|
| Generální projektant: | SUDOP PRAHA a.s. Olšanská 1a, 130 80 Praha 3 tel.: +420 267 094 111 fax: +420 224 230 316 e-mail: praha@sudop.cz | Hlavní inženýr projektu: ING. JAROSLAVA ŠUDOVÁ Architekt projektu: ING. ARCH. TOMÁŠ PECHMAN |
|-----------------------|--|--|

| | | | |
|---|---|--------------------------|-------------------|
| Středisko: ARCHITEKTURY A POZEMNÍCH STAVEB | | | |
| Vedoucí střediska: ING. ONDŘEJ KAFKA | Odpovědný projektant SO, IO, PS: JAN ČAPEK | Vypracoval: JAN ČAPEK | Kontroloval: - |

| | | |
|--|---------------------------|----------------------|
| Název akce: | Číslo smlouvy: | |
| PRODLOUŽENÍ PODCHODŮ V ŽST. PRAHA HL.N. ETAPA 1 | 16 412 206 | |
| | Projektový stupeň: DVZ | |
| Část: E.1.9 KABELOVODY A KOLEKTORY SO 190.1 PŘELOŽKA STÁVAJÍCÍHO KOLEKTORU | Datum: 11/2018 | |
| | Číslo části: E.1.9.1 | |
| Název přílohy: | Měřítko: 1:100 | Počet formátů: A4 |
| | Číslo přílohy: 01.06 | |

STÁVAJÍCÍ KOLEKTOR
BOURÁNÍ ČÁSTI
STROPU FÁZE 2.B

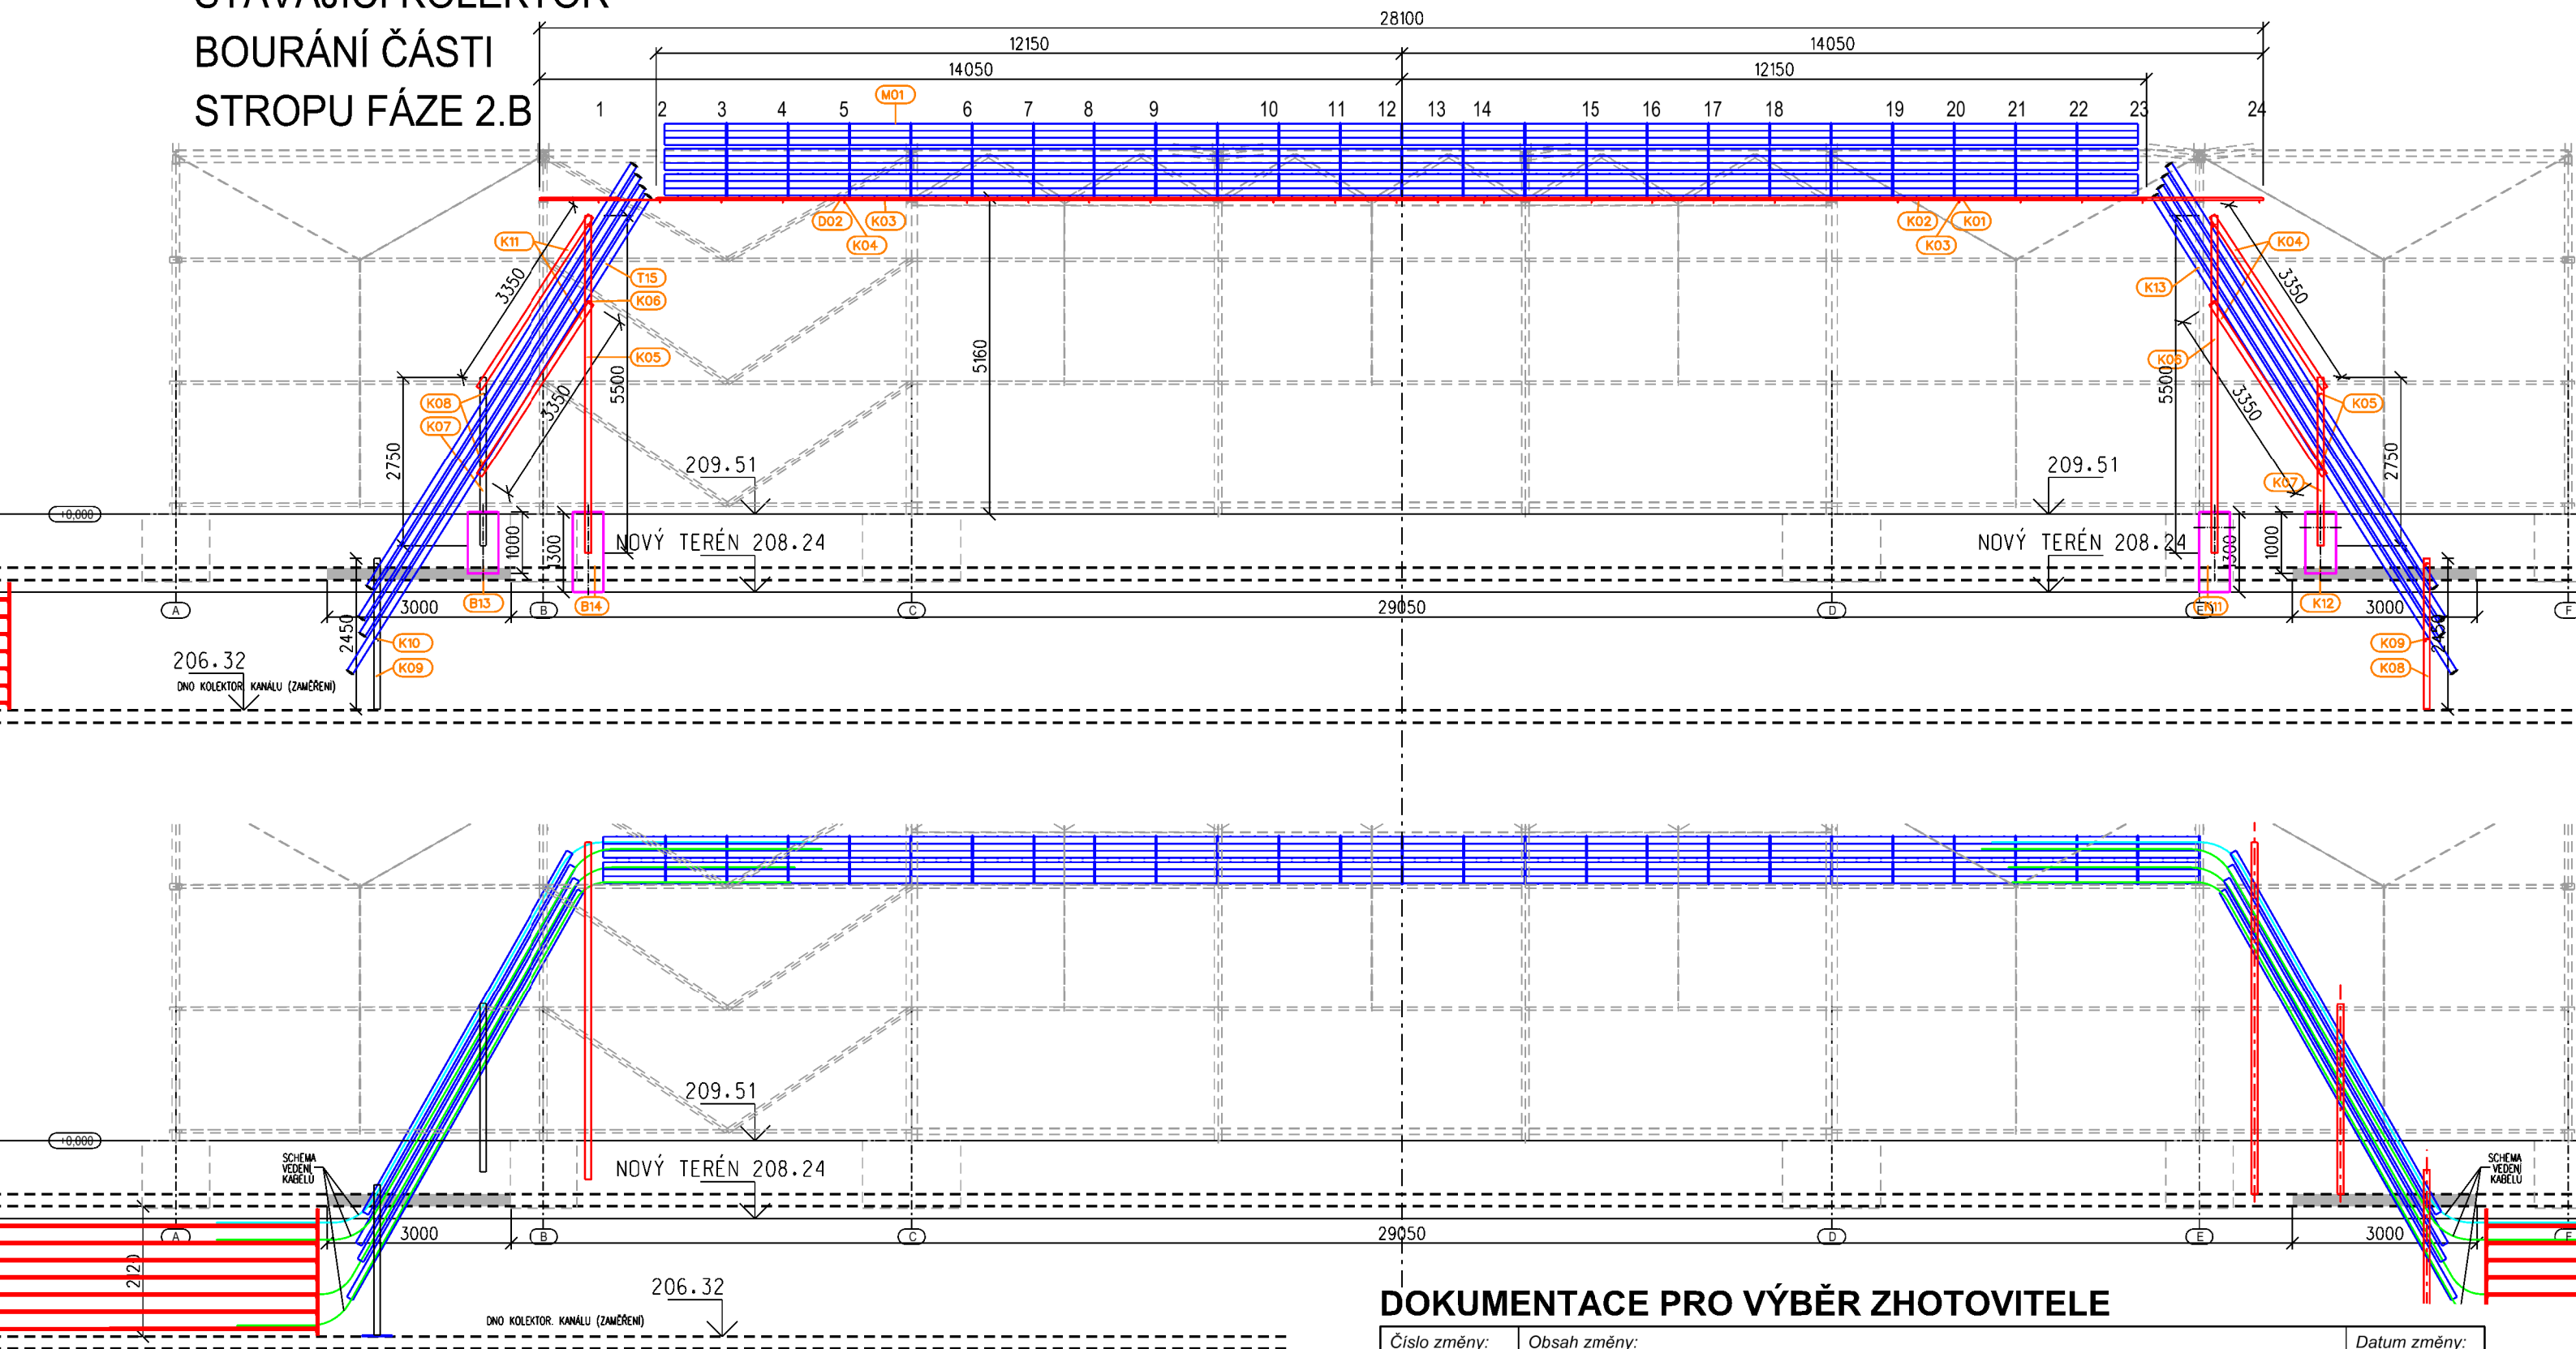

STÁVAJÍCÍ KOLEKTOR BOURÁNÍ ČÁSTI STROPU FÁZE 2.B

DOKUMENTACE PRO VÝBĚR ZHOTOVITELE

| Číslo změny: | Obsah změny: | Datum změny: |
|--------------|--------------|--------------|
| 01 | | |
| 02 | | |
| 03 | | |



| | |
|-------------|--|
| Vypracoval: | |
|-------------|--|

JAN ČAPEK

| |
|--------------|
| Kontroloval: |
|--------------|

ING. JAROSLAVA ŠUDOVÁ

Název přílohy:


**SO 190.1 PŘELOŽKA STÁVAJÍCÍHO KOLEKTORU
SCHEMA KABELOVÝCH LÁVEK - ŘEZ**

Měřítka:

| | |
|-------|---------|
| 1:100 | 11/2018 |
|-------|---------|




Číslo části a přílohy:
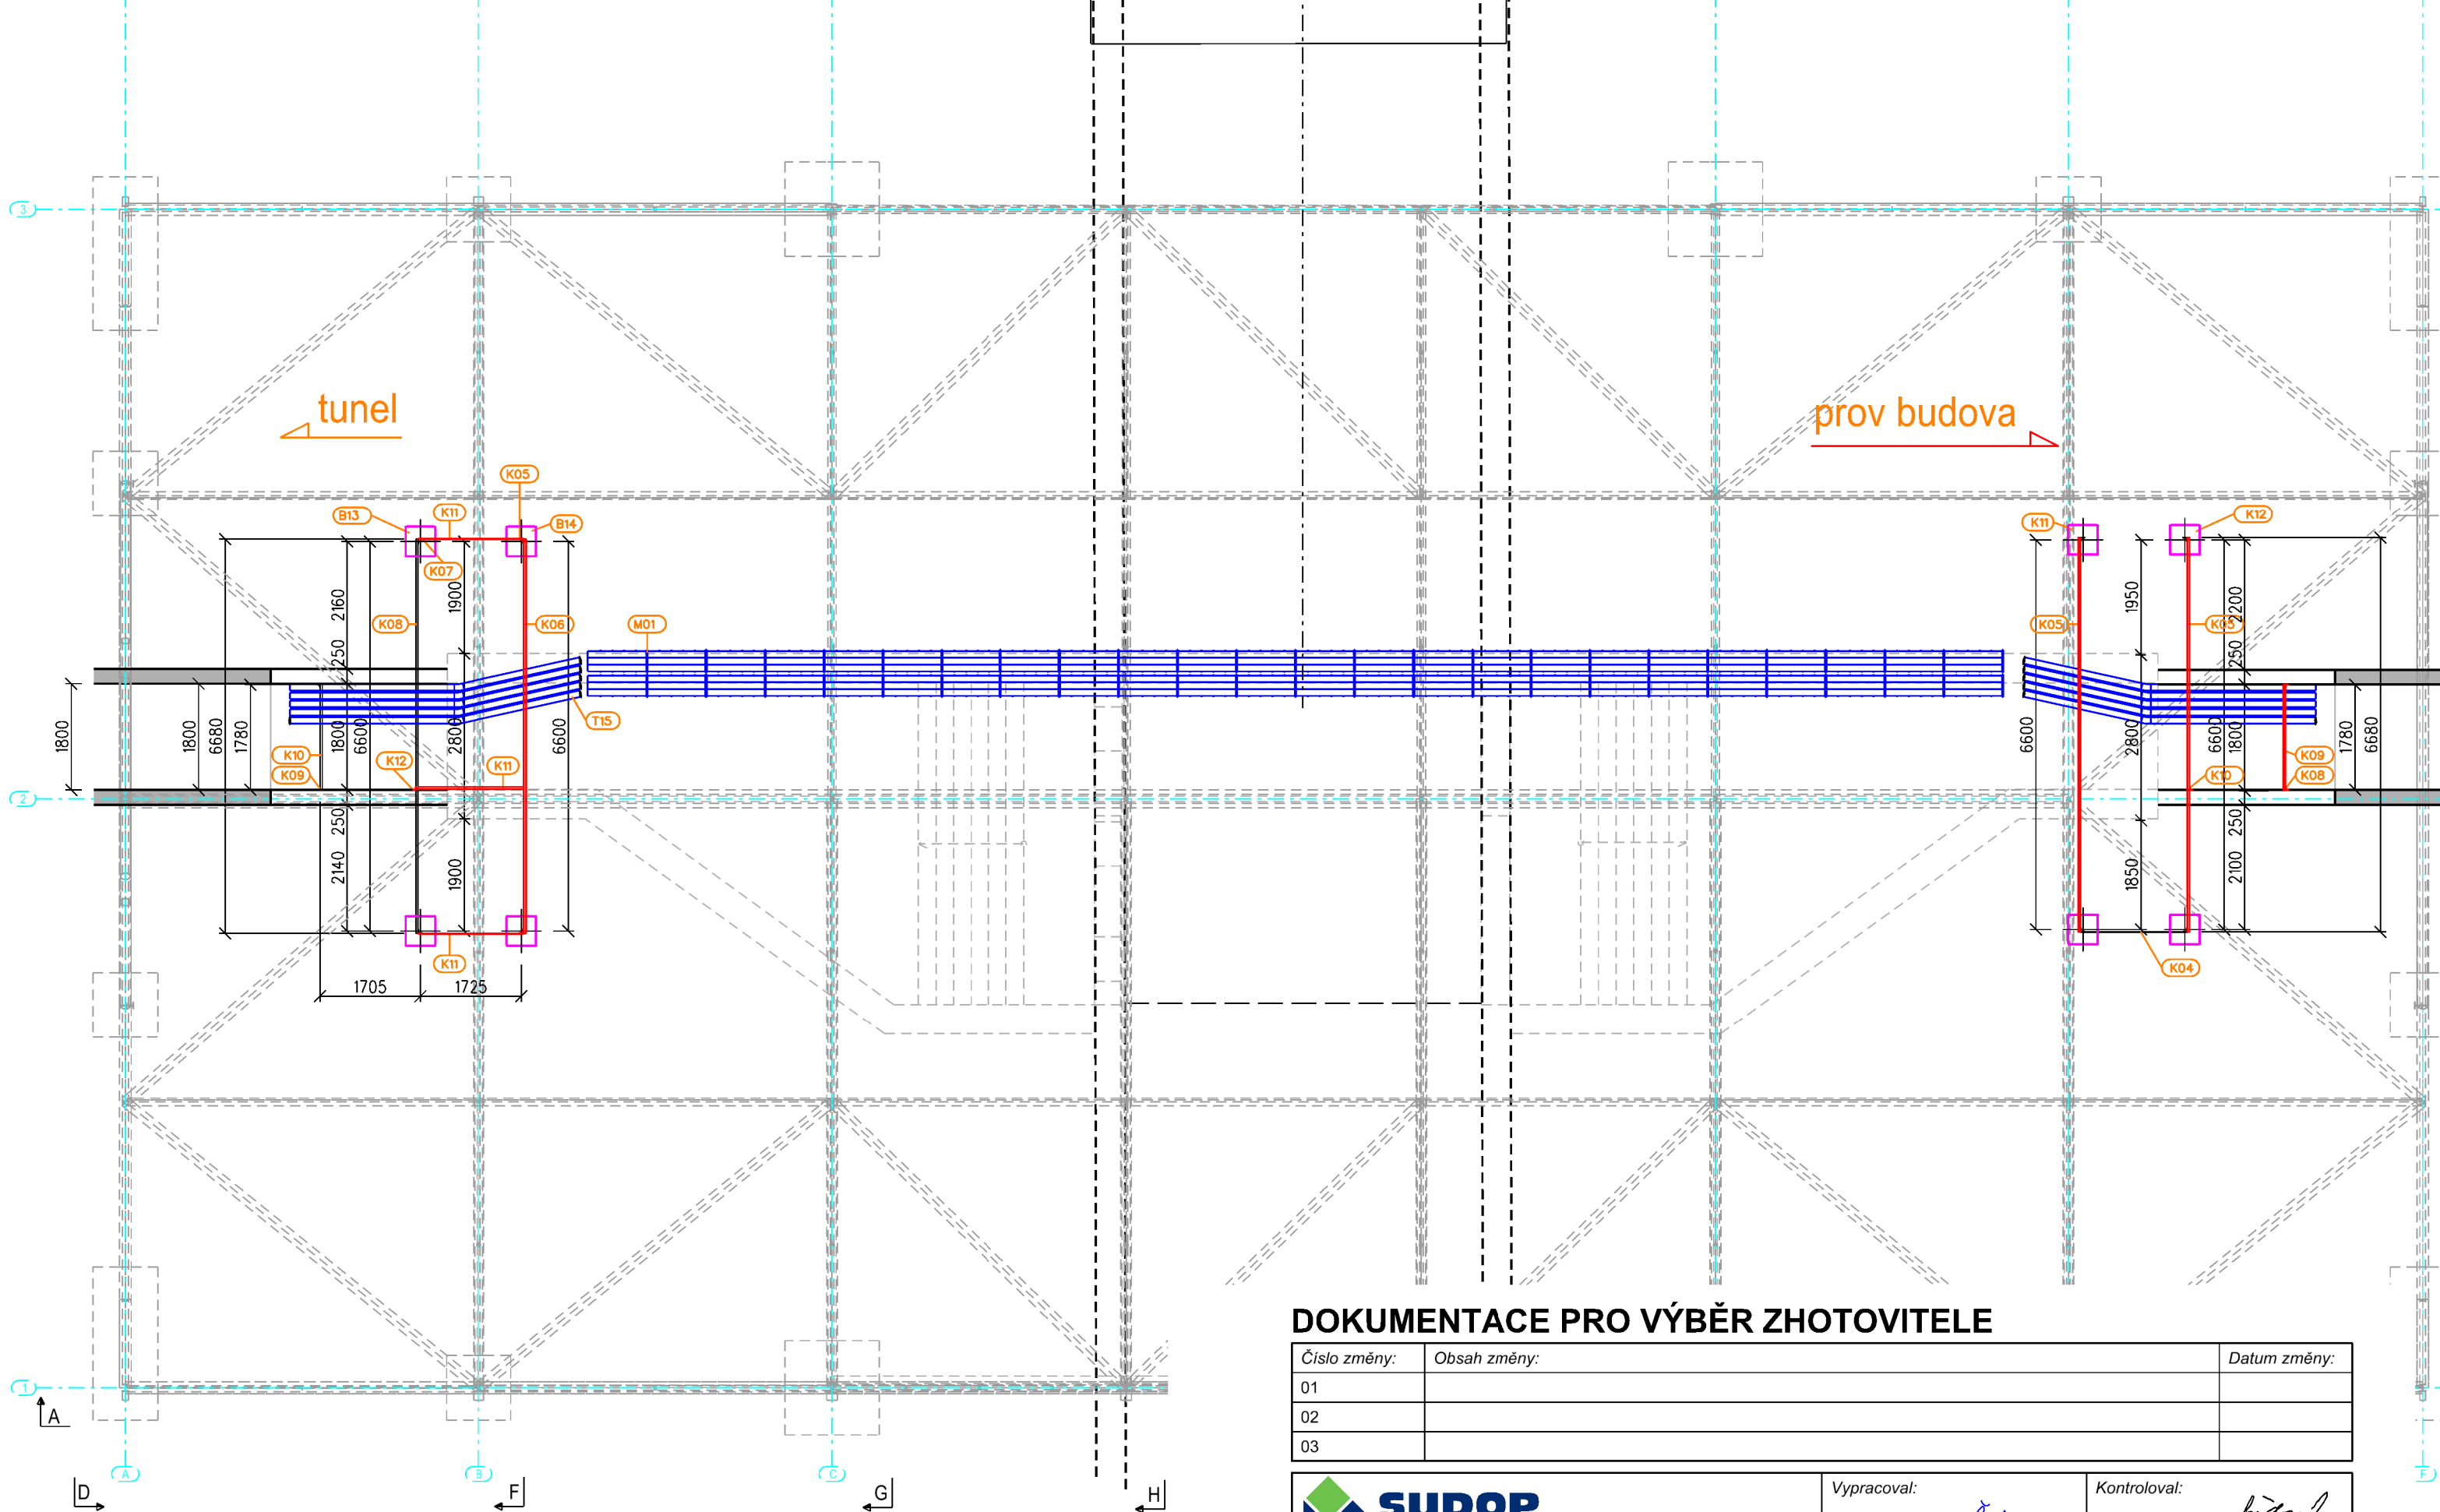
| | |
|-----------|-----|
| E.1.9.1.1 | 6.1 |
|-----------|-----|



DOKUMENTACE PRO VÝBĚR ZHOTOVITELE

| Číslo změny: | Obsah změny: | Datum změny: |
|--------------|--------------|--------------|
| 01 | | |
| 02 | | |
| 03 | | |

| | | | |
|---|--|---|--|
|  Název přílohy: SO 190.1 PŘELOŽKA STÁVAJÍCÍHO KOLEKTORU SCHEMA KABELOVÝCH LÁVEK - PŮDORYS | Vypracoval: JAN ČAPEK  | Kontroloval: ING. JAROSLAVA ŠUDOVÁ  | |
| | Měřítko: 1:100 | Datum: 11/2018 | Číslo částí a přílohy: E.1.9.1.1 6.2 |