



AD LISTU:

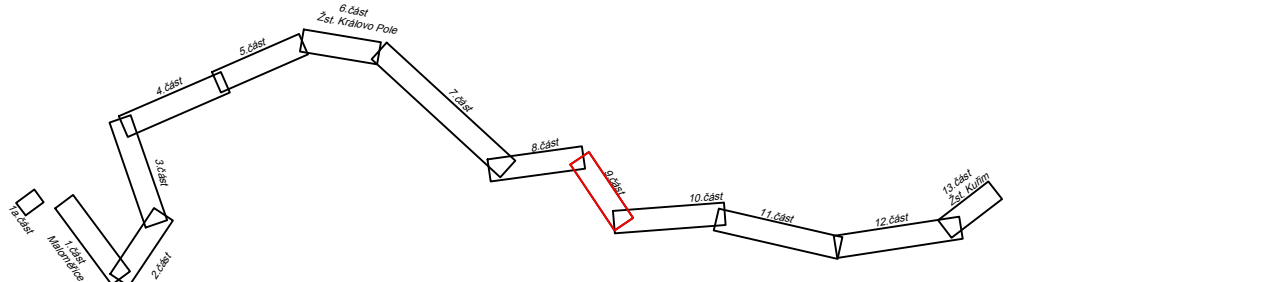

Část č.:
Počet částí:

			ČÍSLO SOUPRAVY
WIZE Č.	DATUM	ZMĚNA	












EDNÁVATEL:	SZDC, s.o., Dlážděná 1003/7, 110 00 Praha 1		tel.: +420 972 625 80
	Stavební správa východ (organizační jednotka)		E-mail: sudop@sudop-brn
OFENŠNÍ JIPINA:	34 INZERINRG	VEDUČÍ PROF. SKUPINY Ing. Kamil Chmela	GENERALNÍ ŘEDITEL Ing. Kamil Chmela
OVODNÝ PROJ. KAZKY Miroslav Polák	ODPOVĚDNÝ PROJ. PS, SO Ing. Kamil Chmela	NVRNÍ, VYPRACOV Barbora Tóthová	KONTROLVOVAL Ing. Karel Pukl 
AL: Jilhomoravský	POVERENÝ OÚ: Úřed m.č.m. Brno, Brno-Královo Pole	BRNO	STIEPŠ: DOK

REKONSTRUKCE ŽST. BRNO - KRÁLOVO POLE	ZAK. ČÍSLO 17003-01-1217	ARCH. ČÍSLO 201723000
	MĚŘÍTKO 1 : 500	POČET FORMÁTŮ 7 x A4
	DATUM: 03/2011	
Koordinační situace stavby	ČÁST DOKUM. C.2.	PŘÍLOHA 1

GENDA BAREVNÉHO ROZLIŠENÍ OBJEKTŮ:

- STÁVAJÍCÍ KOLEJE A JINÉ STÁVAJÍCÍ OBJEKTY
- KATASTRÁLNÍ MAPA
- NOVÉ KOLEJE, KOMUNIKACE, MOSTY A POZEMNÍ STAVBY
- SANACE MOSTU
- PLYNOVOD
- VODOVODY
- KANALIZACE DEŠŤOVÁ
- KANALIZACE SPLAŠKOVÁ
- ZABEZPEČOVACÍ ZAŘÍZENÍ
- ODVODNĚNÍ KOLEJISŤE
- SILNOPROUD
- SDĚLOVACÍ ZAŘÍZENÍ
- ■ TRAKČNÍ VEDENÍ














-  NOVÁ VYPRÁVNÍ BUDOVA
-  PROVIZORNÍ ČEKÁRNA
-  DEMOLICE A DEMONTÁŽE
-  ÚPRAVA PLOCHY VEŘEJNÉ NAKLÁDKY
-  PLOCHY NÁSTUPIŠŤ, MOSTY
-  PROTIHLUKOVÁ STĚNA
-  VÝHLEDOVÁ INVESTICE MĚSTA - TERMINÁL KRÁLOVO POLE

-  HRANICE KATASTRŮ
 HRANICE OBVODU DRÁHY - POZEMEK SŽDC
 HRANICE OBVODU DRÁHY - POZEMEK ČD

GENDA STÁVAJÍCÍCH INŽENÝRSKÝCH SÍTÍ:

- | | |
|----|----------------------|
| Z | SĐELOVAČÍ KABELY |
| ↗↘ | ZABEZPEČOVACÍ KABELY |
| ↗↘ | NN KABELY |
| ↗↘ | VN KABELY |
| ↗↘ | VVN KABELY |
| ↗↘ | VODOVOD |
| ↗↘ | KANALIZACE JEDNOTNÁ |
| ↗↘ | KANALIZACE DEŠŤOVÁ |
| ↗↘ | KANALIZACE SPLAŠKOVÁ |
| ↗↘ | NTL PLYNOVOD |
| ↗↘ | STL PLYNOVOD |
| ↗↘ | VTL PLYNOVOD |

GENDA PRVKŮ ŽIVOTNÍHO PROSTŘEDÍ

-  NRBK - NADREGIONÁLNÍ BIODORIDOR
 RBC - REGIONÁLNÍ BIOCENTRUM
 RBK - REGIONÁLNÍ BIODORIDOR
 LBC - LOKÁLNÍ BIODORIDOR NAVRŽENÝ
 LBC - LOKÁLNÍ BIODORIDOR FUNKČNÍ
 NRBK - NADREGIONÁLNÍ BIODORIDOR
 ARCHEOLOGICKÉ LOKALITY
 OCHRANNÉ PÁSMA DRÁHY
 PROTIHLUKOVÉ STĚNY - NÁVRH
 VÝZNAMNÝ KRAJINNÝ PRVEK
 TUNEL
 POTENCIÁLNÍ SESUV/ODVAL
 PAMÁTNÝ STROM

