



PROVEDENÍ MIKROPILOT
ŘEZ A-A

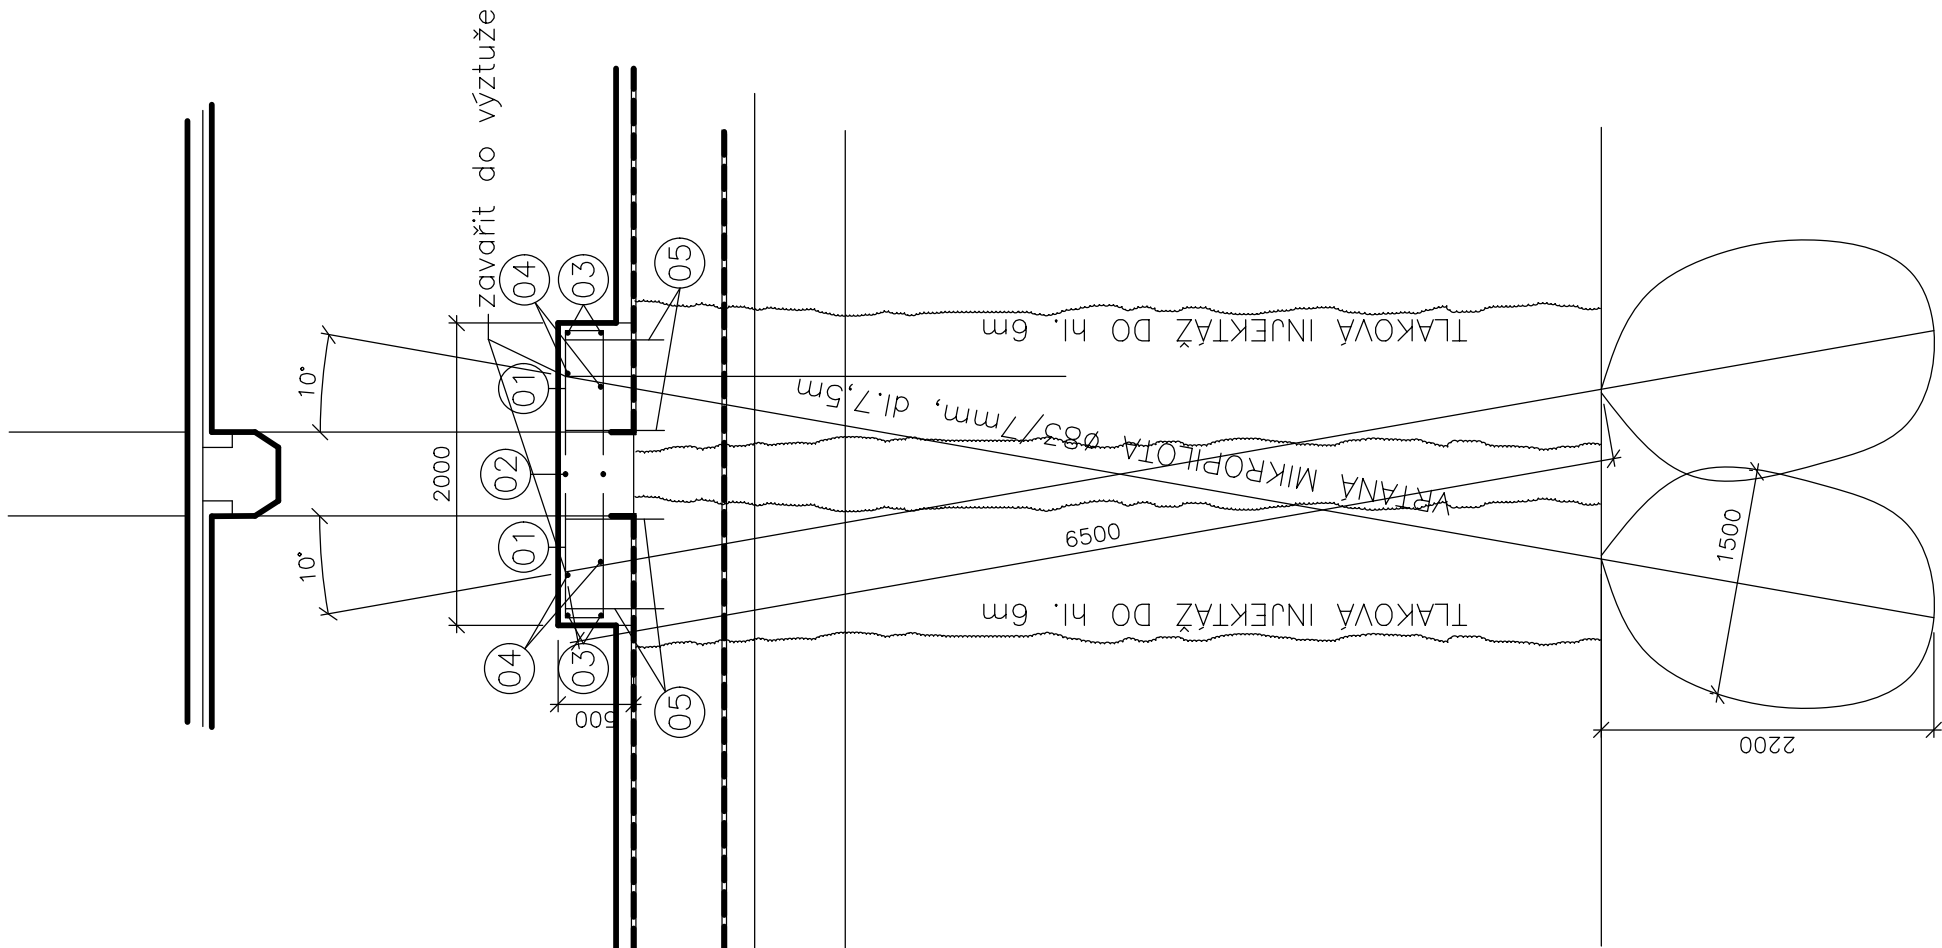

PŮDORYS

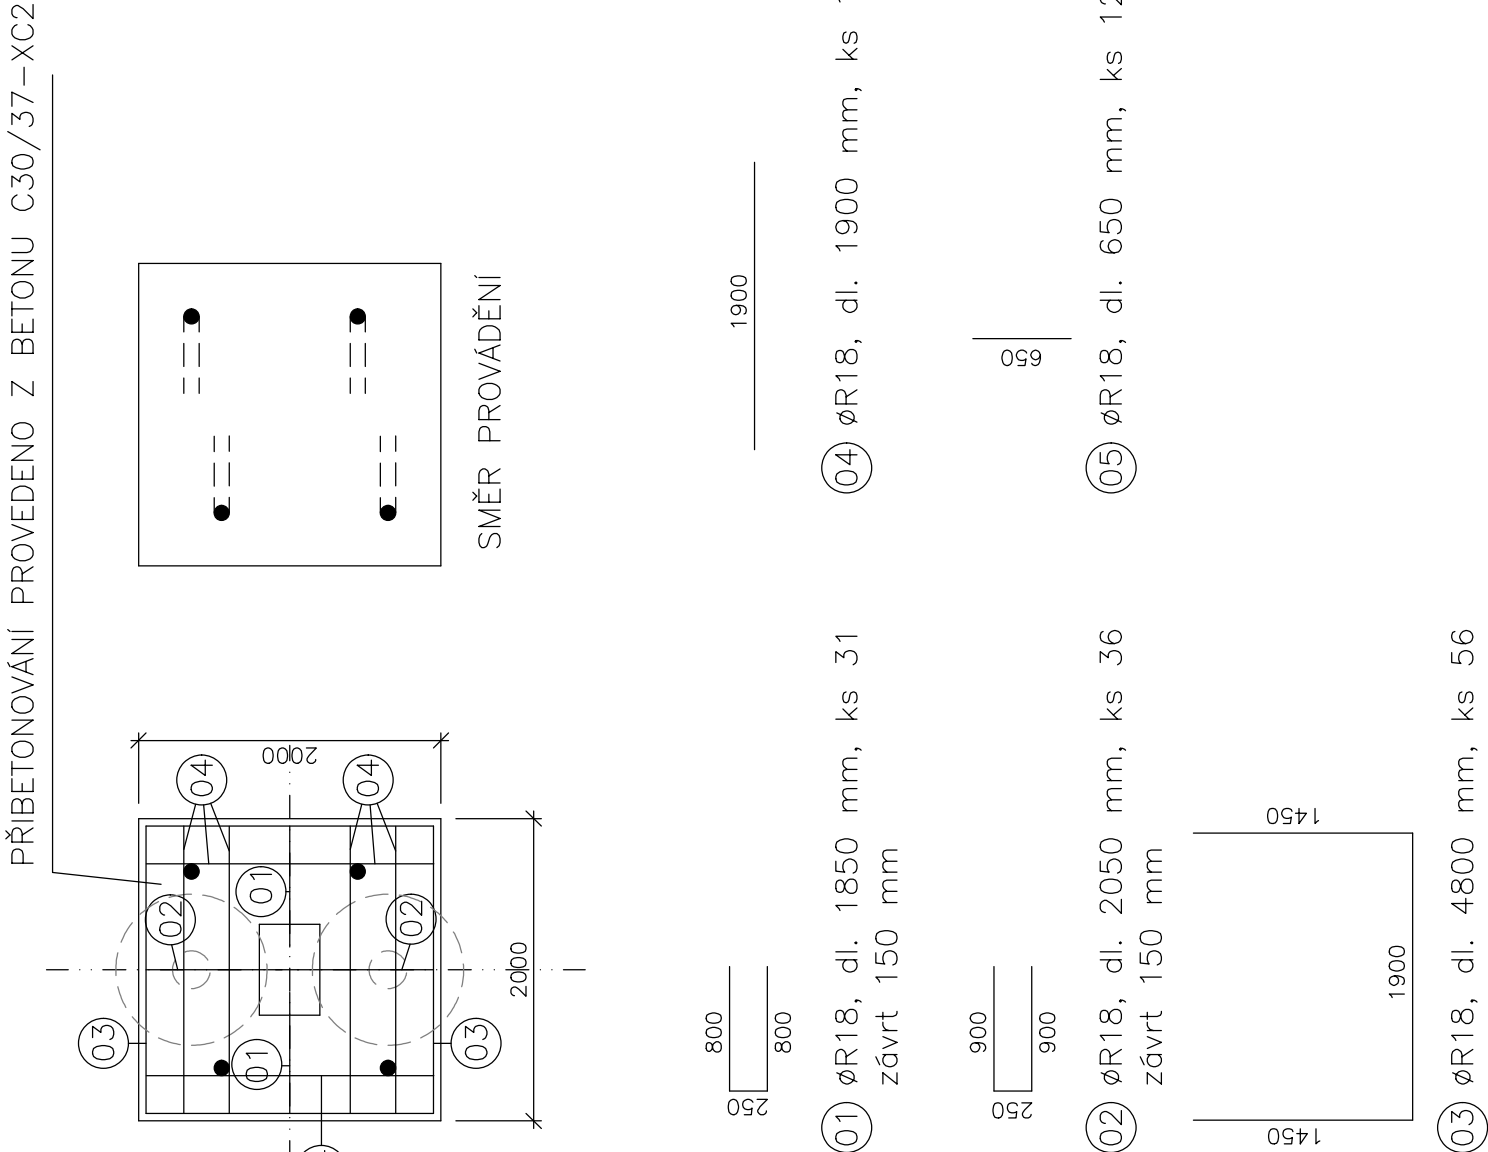

VÝKAZ VÝZTUŽE

POL.	φ	m	ks	CELKEM bm	
1	R18	1,85	31	ØR18	OCEL R10 505
2		2,05	36	57,35	
3		4,80	56	73,8	
4		1,9	12	268,8	
5		0,65	12	22,8	
				7,8	
CELKEM			m	430,55	
HMOTNOST 1 bm			kg	1,777	
HMOTNOST DLE φ			kg	765,1	
HMOTNOST OCELI CELKEM			kg	814,61	

OCELOVÁ VÝZTUŽ BUDE UKOTVENA DO STÁVAJÍCÍ KONSTRUKCE NOSNÉHO SLOUPU
POMOCÍ VYVRTANÝCH OTVORŮ Ø16mm A
POMOCÍ CHEMICKÝCH KOTEV. HLOUBKA KOTVENÍ 150mm DO KONSTRUKCE SLOUPU.

OCEL: R10 505
BETON: C30/37-XC2

- 01

ØR18, dl. 1850 mm, ks 31
- 02

ØR18, dl. 2050 mm, ks 36
- 03

ØR18, dl. 1900 mm, ks 12
- 04

ØR18, dl. 1900 mm, ks 12
- 05

ØR18, dl. 650 mm, ks 12
- 06

ØR18, dl. 4800 mm, ks 56



Spolufinancováno Nástrojem Evropské
unie pro propojení Evropy

Projekt „Modernizace železničního uzlu Pardubice“
je spolufinancovaný Evropskou unií z programu Nástroj Evropské unie pro propojení Evropy (CEF).
Za tuto publikaci odpovídá pouze její autor. Evropská unie nenesे odpovědnost za jakékoli využití informací v ní obsažených.

SO 02-62-05
ČÁST D.2.3.2

PO PŘIPOMÍNKÁCH 06/2019

VÝŠKOVÝ SYSTÉM BpV SOUŘADNICOVÝ SYSTÉM S-JTSK

Číslo změny:	Obsah změny:	Datum změny:
01	-	-
02	-	-
03	-	-

Investor:

Objednatel:

SUDOP PRAHA a.s.
Olšanská 1a, 130 80 Praha 3
tel.: +420 267 094 111
e-mail: praha@sudop.cz

Zhotovitel: Účastníci Společnosti "SP+SEU_Uzel Pardubice_P"

Správce:

SUDOP PRAHA a.s.
Olšanská 1a, 130 80 Praha 3
tel.: +420 267 094 111
e-mail: praha@sudop.cz

Vedoucí týmu:
ING. MONIKA POSPÍCHALOVÁ
Specialista profese:
ING. DANIEL FILIP

Asistent vedoucího týmu:
ING. MONIKA POSPÍCHALOVÁ
Specialista profese:
-

Zpracovatel části:

STOSMOL, s.r.o.
Mařákova 3079/2
400 01 Ústí nad Labem

Vedoucí střediska: ING. JIŘÍ ŠTOUBA	Odpovědný projektant SO, IO, PS: ING. JANA PTÁČKOVÁ	Vypracoval: ING. LEO STREUBEL	Kontroloval: ING. JIŘÍ ŠTOUBA
---	---	---	---

Název akce: MODERNIZACE ŽELEZNIČNÍHO UZLU PARDUBICE	Číslo smlouvy: 18-131.250	
	Projektový stupeň: DSP + PDPS	
	Datum: 07/2019	
Část: SO 02-62-05 ŽST Pardubice hl. n., rekonstrukce traťové stanice TS7 (nové TS 1)	Číslo části: D.2.3.2	
	Měřítko: 1:50	Počet formátů: 4 x A4
	Název přílohy: Výkres mikropilot	