



PUDORYS 1.NP

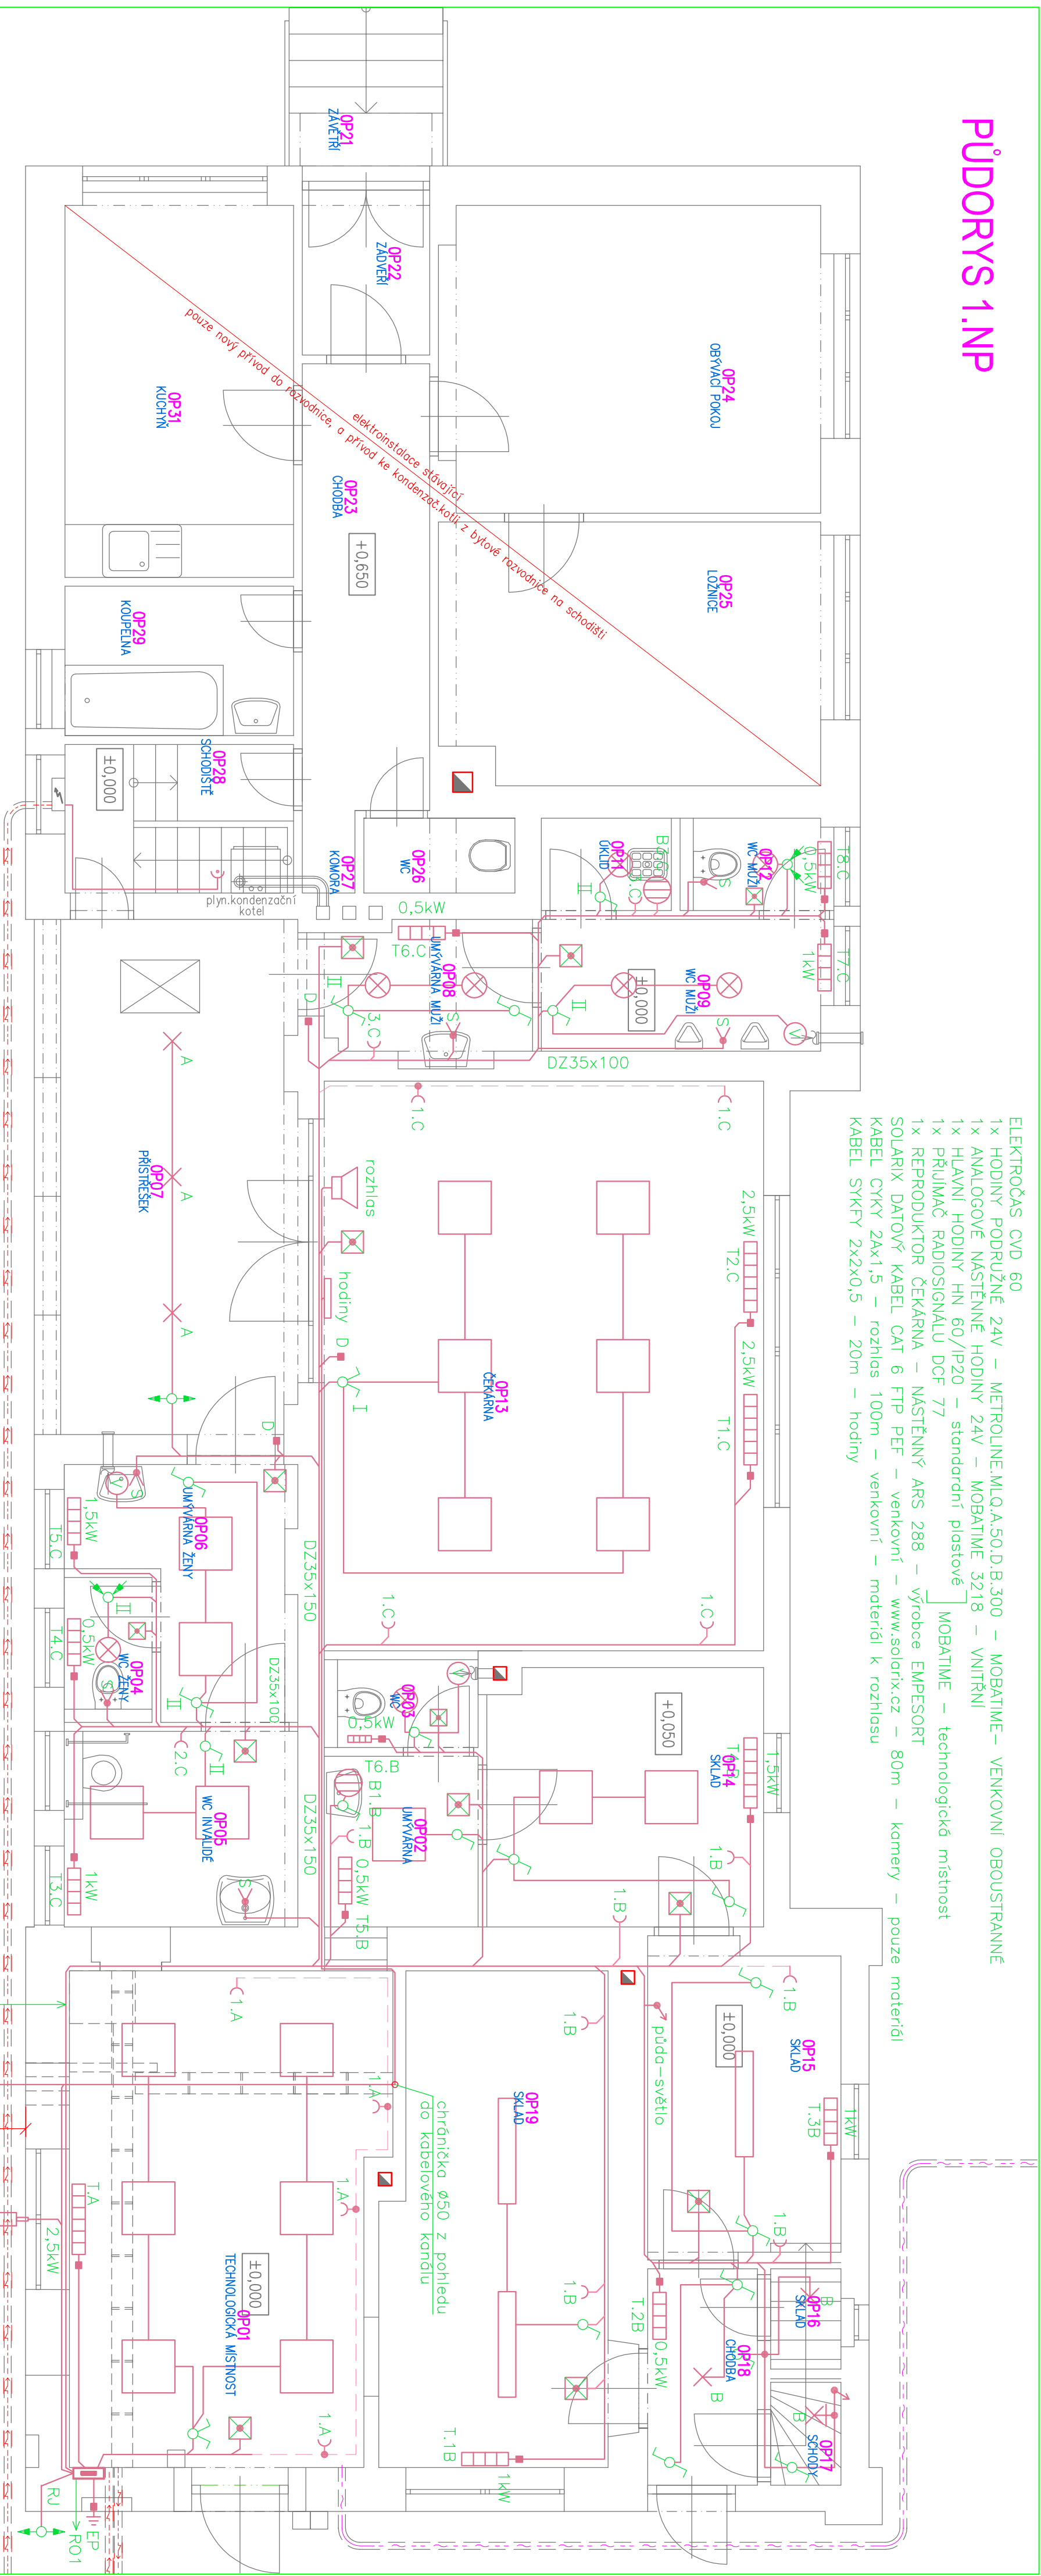

PUDORYS 1.PP

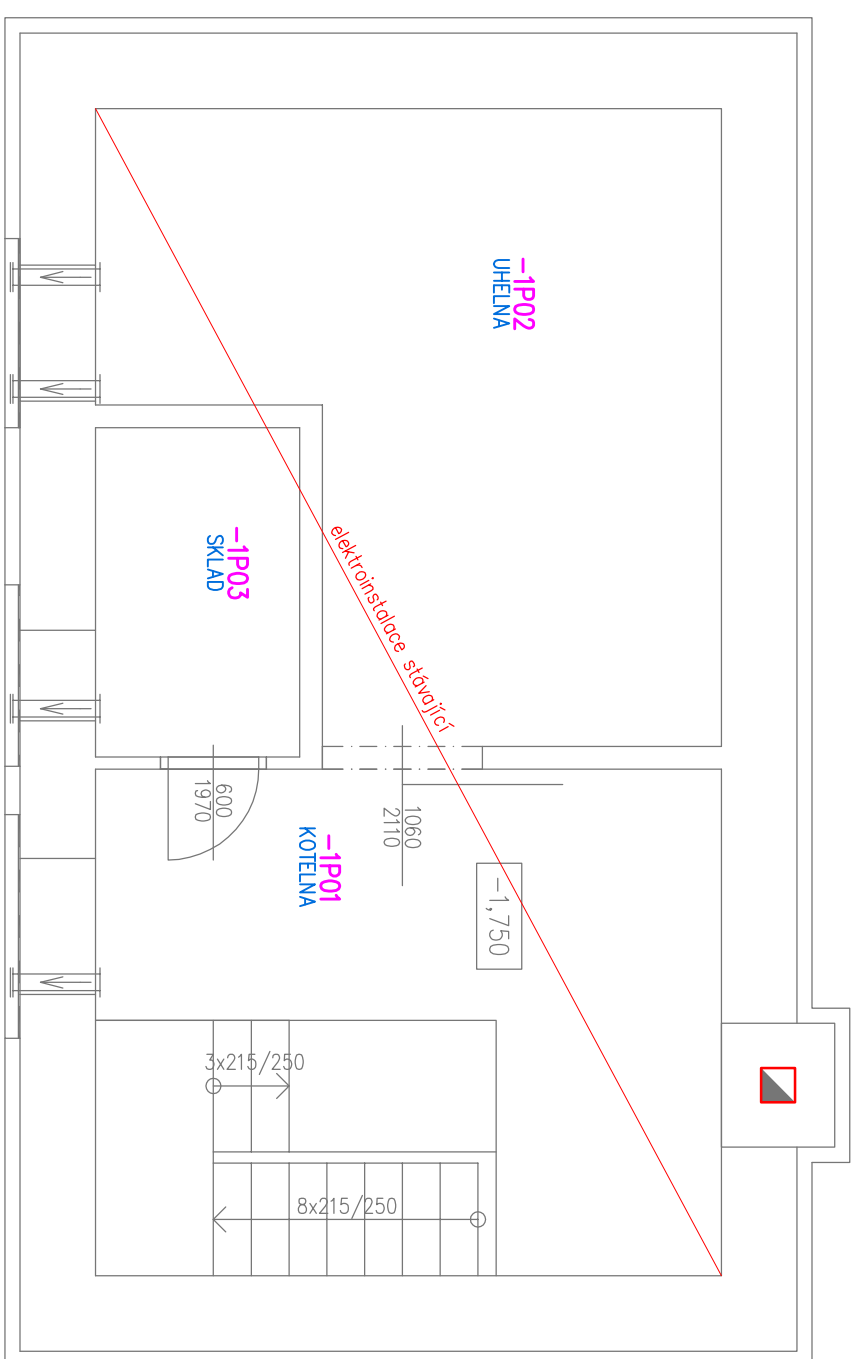

- 1x ELEKTROČAS CVD60 – METROLINE.MIQA.50.D.B.300 – MOBATIME – VENKOVNÍ OBOUSTRANNÉ
 1x HODINY PODRUŽNÉ 24V – MOBATIME.5218 – Vnitřní
 1x ANALOGOVÉ NÁSTĚNNÉ HODINY 24V – MOBATIME 5218 – Vnitřní
 1x HLAVNÍ HODINY HN 60/i/20 – standardní plastové
 1x PŘÍMAČ RADIOSIGNÁLU DCF 77 } MOBATIME – technologická místnost
 1x REPRODUKTOR ČEKÁRNA – NÁSTĚNNÝ ARS 288 – výrobce EMPESORT
 1x SOLARX DATOVÝ KABEL CAT 6 FTP PEF – venkovní – www.solarix.cz – 80m – komery – pouze
 KABEL CXYK 24x1,5 – rozliš 100m – venkovní – materiál k rozlišení
 KABEL STKFT 24x2x0,5 – 20m – hodiny

- VÝVOD 12V/50Hz PRO SPLACHOVAČE A BATERIE PŘESNÉ UMÍSTĚNÍ VÝVODŮ PODLE POŽADAVKŮ DODATELE TOHOTO ZAŘÍZENÍ
- ELEKTRICKÝ PŘIMOTOPNÝ PANEĽ
- SÍLNAČ POHYBU VESTAVNÝ ABB, OBJ.Č.35299-22102
- LED SVÍTLIDLO TYP „ES030000RMKANND/26W/„IP40“ MODUS

- LED VESTAVNÉ SVETIDLO 600x600, TYP „FIT3000A4ND/27W/IP20“ MODUS
- LED VESTAVNÉ SVETIDLO KULATÉ, TYP „ILBAN 12W KULATÉ/IP20“ FULGUR
- LED SVETIDLO PŘÍSAZENÉ, TYP „BONA 300 LED 14W/IP44“ FULGUR
- LED SVETIDLO PŘÍSAZENÉ, TYP „SANDRA LED 12W KULATÉ“ FULGUR
- SOUMRAKOVÝ SPÍNAČ „SOU-3“ ELKO EP, SPÍNAČ NA ZDI POD STROPEM
- TLAKOVÝ BOILER 5 AŽ 10L NAPŘ. „TOSIN“ DRAŽICE
- SVETIDLO NOUZOVÉ „TIGER TG1 SE AT“ MODUS
- NAPAĚENÍ DVEŘNÍHO SYSTÉMU – 2xKRABICE KO100–Přívody:230V/50Hz,12V/DO
- PŘÍPOJOVACÍ KRABICE TOPEŇ
- ZÁSUVKA SE SVODIČEM PŘEPĚTI

Pozn.: V místnostech pro veřejnost připojit boiler napávané Boiler „B1.B” připojit přes vypínač

NAVRHL	VYPRACOVAL	KRESLIL	VL projekt Ing. Luboš VANÍŠ 835 MILČKOVA 225, (ov. 382 899 229 tel. 383 899 225, fax 382 899 229 vprojekty@volny.cz
ing. Luboš VANÍŠ			
OBEC	SEPEKOV		datum 1.1.2019
INVESTOR	Správa železniční dopravní cesty, státní organizace Diázemí 1003/Z, Nové Město, 11000 Praha 1		měřítko 1:50
STAVBA	Sepekov ON - oprava budovy zastávky č.p. 171, č.parc. st. 185,3/180/1, k.ú. Sepekov(747602)		formát A2
OBSAH	ELEKTROINSTALACE		účel DPS
	číslo vykresu		E1