

PŮDORYS 3.NP

LEGENDA Zabezpečovací zařízení

Pracoviště výpravčí (ovládání ŽST České Budějovice)

- 1 trezor se zadávacím počítačem
- 2 matice 6x monitor (ve spodní řadě 3x monitor reliéfu kolejistě
v horní řadě 1x monitor s techn. hlášeními, 1x monitor GTN)
- 3 myš (zadávací počítač)
- 4 klávesnice (zadávací počítač)
- 5 myš (GTN)
- 6 klávesnice (GTN)
- 7 1x monitor kamerového systému
- 8 1x myš PC kamerového systému
- 9 1x klávesnice PC kamerového systému
- 10 křeslo
- 12 skříňka pro PC
- 13 Stůl se zásuvkami
- 14 Stůl zepředu s prostorem pro nohy

Pracoviště operátorky


- 15 matice 6x monitor (ve spodní řadě monitor informačního systému INIS, 2x monitor PC s dopravním deníkem a poštou
v horní řadě 3x monitor s reliéfem kolejíště - pouze náhled bez možnosti zadávání)
- 16 mys (pro PC s informačním systémem INIS)
- 17 klávesnice (pro PC s informačním systémem INIS)
- 18 myš (pro PC s dopravním deníkem a poštou)
- 19 klávesnice (pro PC s dopravním deníkem a poštou)
- 20 křeslo

- Pracoviště venkovního výpravčího

- 21 1x monitor s PC pro administrativu
22 klávesnice (PC pro administrativu)
23 myš (PC pro administrativu)
24 PC (pro administrativu)
25 tiskárna
26 1x monitor náhled reliéfu kolejiště
27 křeslo

LEGENDA Sdělovací zařízení:

- 101 - TOP/Konos-monitor+mikrofon
- 102 - Telefon AUT
- 103 - Telefon IP
- 104 - TRS
- 105 - Náhradní zapojovač
- 106 - Monitor - Kamery
- 107 - Monitor - Alvis
- 108 - Monitor - ASDEK
- 109 - Monitor - INIS
- 110 - Informační systém
- 111 - Hodiny
- 112 - Telefon pro rozhlas
- 113 - Indikace nahrávání

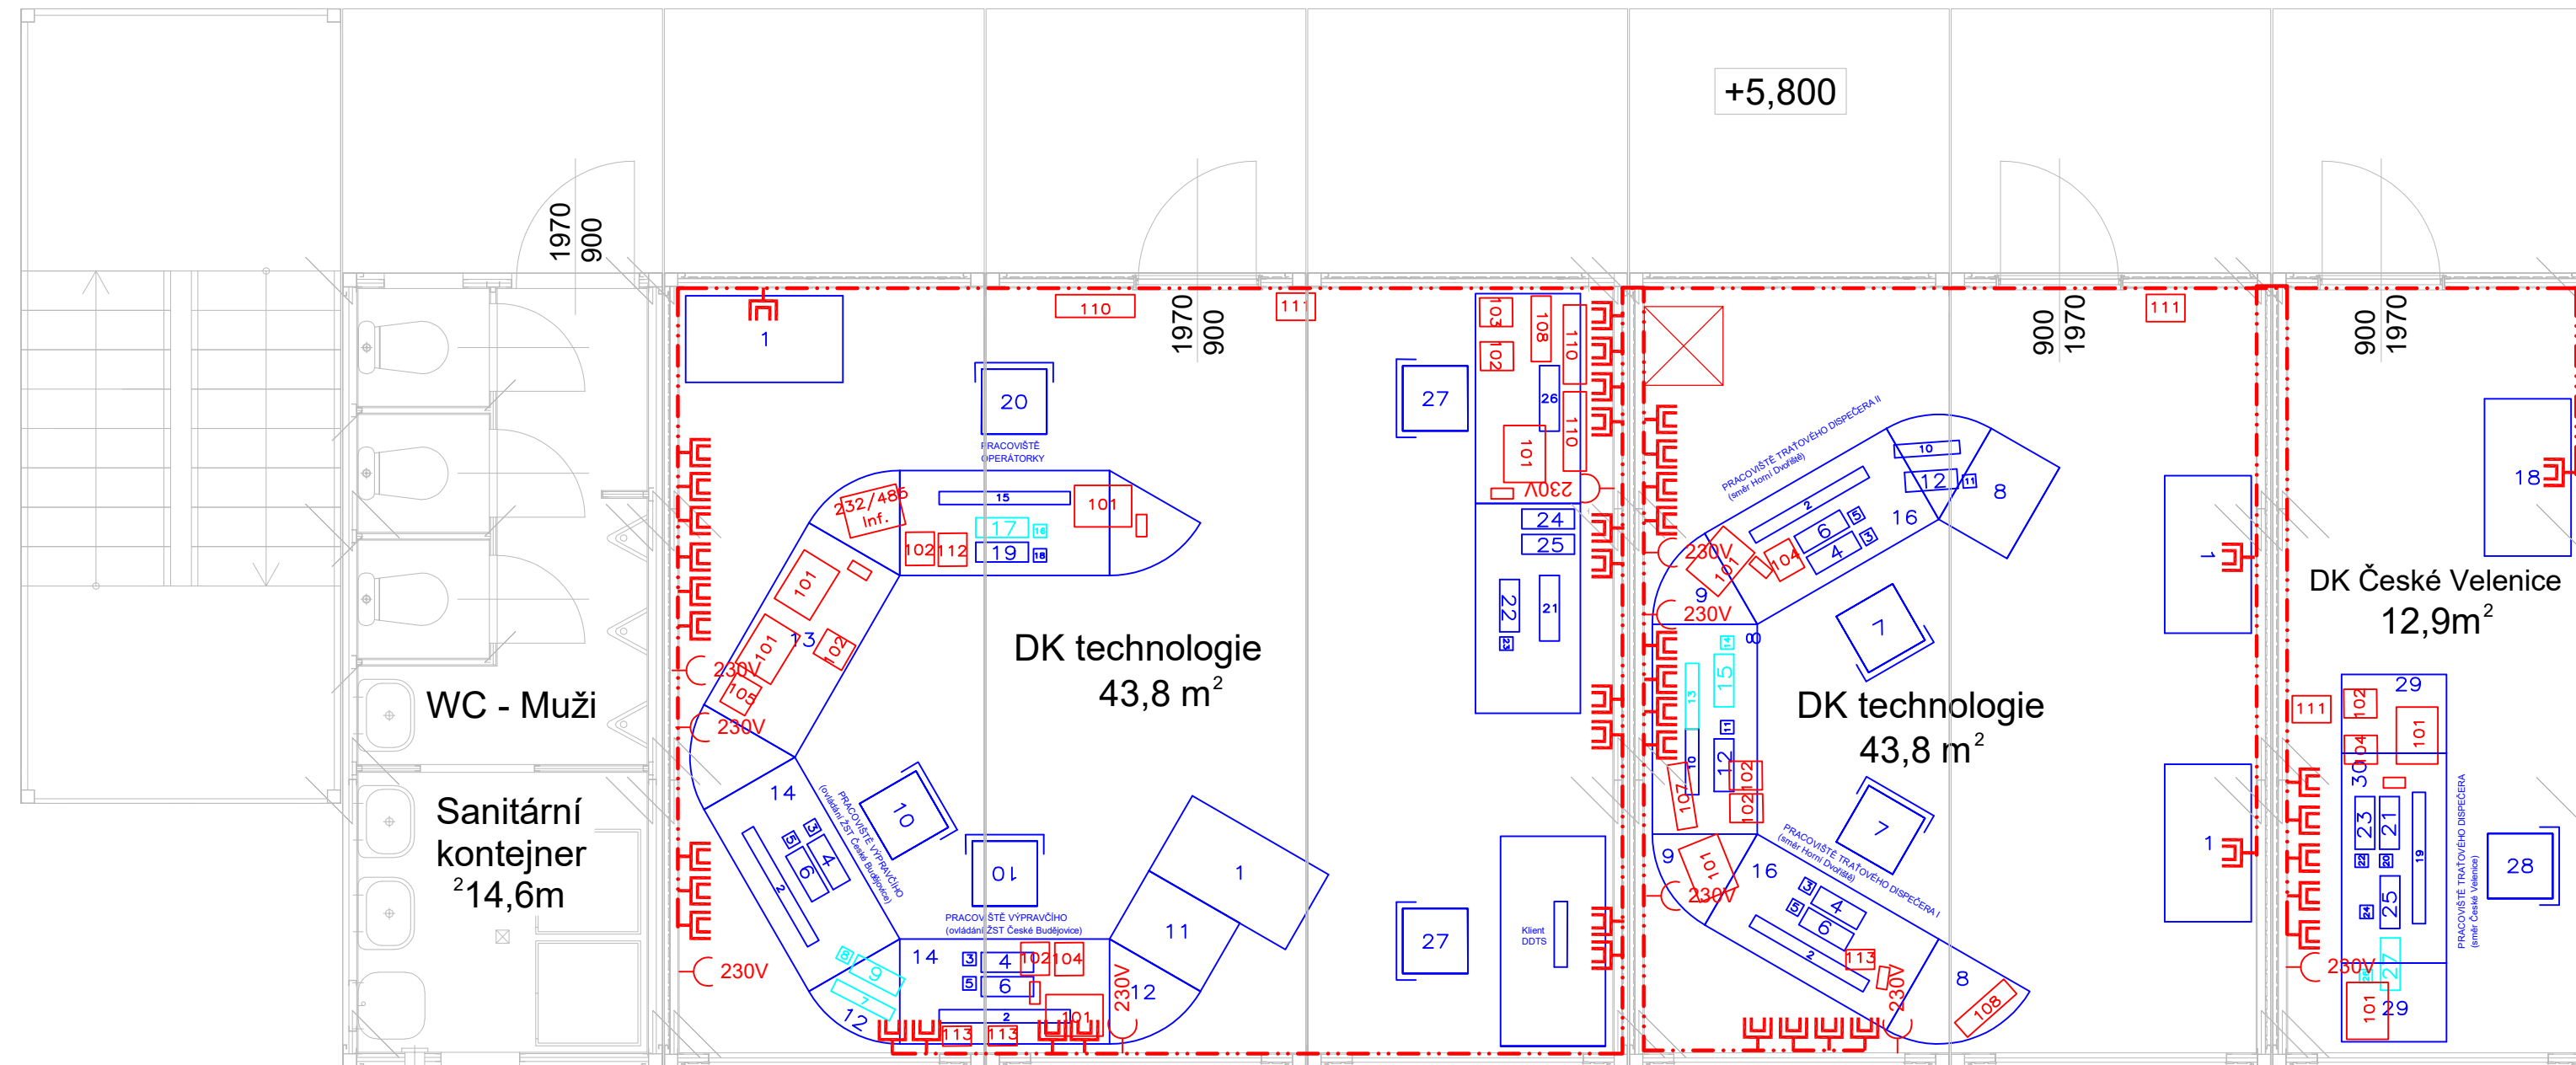

LEGENDA Zabezpečovací zařízení

Pracoviště traťového dispečera I (směr Horní Dvořiště)





- 1 trezor se zadávacím počítačem
- 2 matice 6x monitor (ve spodní řadě 3x monitor reliéfu kolejiště,
v horní řadě 1x monitor s techn. hlášeními, 1x monitor GTN, 1x ASDEK)
- 3 myš (zadávací počítač)
- 4 klávesnice (zadávací počítač)
- 5 myš (GTN)
- 6 klávesnice (GTN)
- 7 křeslo
- 8 stůl pro umístění PC
- 9 stolní deska
- 10 monitor s dopravním deníkem a poštou
- 11 myš (pro PC s dopravním deníkem a poštou)
- 12 klávesnice (pro PC s dopravním deníkem a poštou)
- 16 Stůl zepředu s prostorem pro nohy

Pracoviště trat'ového dispečera II (směr Horní Dvořiště)

- 1 trezor se zadávacím počítačem
- 2 matice 6x monitor (ve spodní řadě 3x monitor reliéfu kolejiště
v horní řadě 1x monitor s techn. hlášenými, 1x monitor GTN)
- 3 myš (zadávací počítač)
- 4 klávesnice (zadávací počítač)
- 5 myš (GTN)
- 6 klávesnice (GTN)
- 7 křeslo
- 8 stůl pro umístění PC
- 9 stolní deska
- 10 monitor s dopravním deníkem a poštou
- 11 myš (pro PC s dopravním deníkem a poštou)
- 12 klávesnice (pro PC s dopravním deníkem a poštou)
- 13 monitor informačním systémem INIS
- 14 mys (pro PC s informačním systémem INIS)
- 15 klávesnice (pro PC s informačním systémem INIS)
- 16 Stůl zepředu s prostorem pod nohy
- 17 Stůl se zásuvkami

Pracoviště trat'ového dispečera (směr České Velenice)

- 18 trezor se zadávacím počítačem
19 matice 6x monitor (ve spodní řadě 1x monitor reliéfu kolejiště, 1x monitor s techn. hlášeními, 1x monitor GN
v horní řadě 1x monitor kamerového systému, 1x monitor s dopravním deníkem a poštou)
20 myš (zadávací počítač)
21 klávesnice (zadávací počítač)
22 myš (GTN)
23 klávesnice (GTN)
24 myš (pro PC s dopravním deníkem a poštou)
25 klávesnice (pro PC s dopravním deníkem a poštou)
26 myš (pro PC kamerového systému)
27 klávesnice pro PC kamerového systému)
28 křeslo
29 stůl pro umístění PC
30 stůl zepředu s prostorem pod nohy

Změna:		Název změny:		Datum:		Provedl:	
						Podpis:	
Investor:		 <div>SPRÁVA ŽELEZNIČNÍ DOPRAVNÍ CESTY, s. o. sidlem Dílážděná 1003 / 7 Praha 1, 186 00 Nové Město</div>			<div>SŽDC s.o. Stavební správa západ Sokolovská 278 / 1955 190 00 Praha 9</div>		
 <div>SAGASTA s.r.o. Novodvorská 1010 / 14, 142 00 Praha 4 - Lhotka</div>				<div>A8000</div> <div>ATELIER 8000 spol. s r.o. Radniční 7, 370 01 České Budějovice</div>			
METROPROJEKT Praha a.s. nám. I. P. Pavlova 1786/2 generální ředitel: Ing. David Krása tel.: +420 296 154 105 www.metroprojekt.cz info@metroprojekt.cz						Souprava číslo:	
Hlavní inženýr projektu: Podpis:  Ing. arch. Hana Vermachová tel.: +420 296 154 303 Stupeň: D P S				Název a účel díla: Rekonstrukce výpravní budovy v žst. České Budějovice hl. n. Dokumentace pro provedení stavby			
Zpracovatelský útvár: Signal Projekt s.r.o. Videňská 55, Brno +420 543 214 868 Podpis: Ing. Milan PTÁČEK				Název části díla: Technologická část D Ř T - PROVIZORNÍ DOPRAVNÍ KANCELÁŘ SDĚLOVACÍ ZAŘÍZENÍ			D D3.1 002
Odpovědný projektant: Podpis:  Bc. Jaroslav Machain Vypracoval: Podpis: Bc. Jaroslav Machain				Název dokumentu: Půdorys 3. NP			Změna: - Číslo příl.: 2
Škarta: V20/2040 Datum: 12 / 2019				IČD : 17 7241 005 04 03 01			
Počet formátů: 5A4 Měřítko: 1:100							