


SITUACE, 1. ČÁST
M 1:500

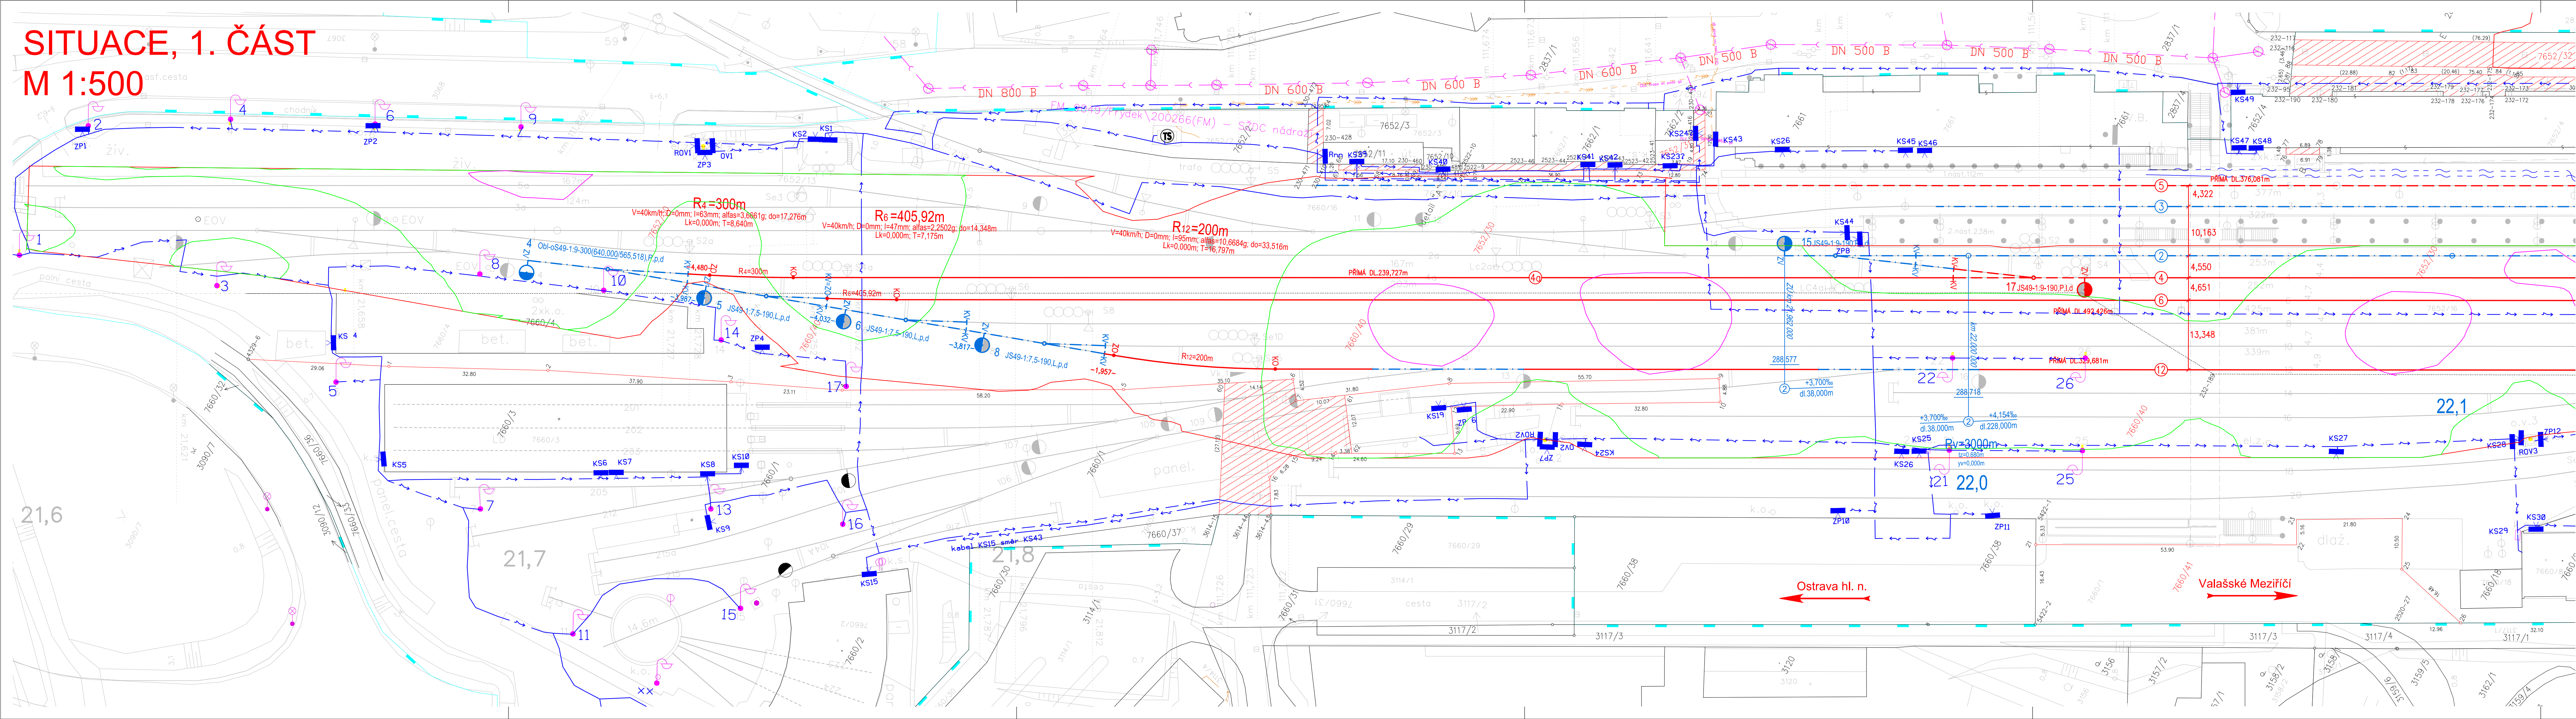

LEGENDA:

LED osvětlení žst. Frýdek - Místek

| | | |
|---|------|--|
| 1 | 6 * | AAA-LUX AL7006 SB v6.0.0 |
| 2 | 6 * | AAA-LUX AL7206 SB v6.0.0 |
| 3 | 24 * | THOME Lighting s.r.o. PRE2159_93AK PRELED °7510lm 61W IP66 4K CLO+ř.II |

Isolinie

| | |
|---|---------|
| — | 5.0 lx |
| — | 10.0 lx |
| — | 20.0 lx |

| | | | | |
|---------------------------------------|-------------------|-----------------|-----------------------|---|
| Zpracoval: | Ing. Jiří Svoboda | Datum: | 8.11.2018 | <p>Projektování elektrických zařízení</p> <p>Ing. Jiří Svoboda</p> <p>Tel: 723 236 250</p> <p>E-mail: svoji@volny.cz</p> <p>IČ: 01394223</p> <p>DIČ:CZ731225360</p> |
| Kreslil: | Ing. Jiří Svoboda | Formát: | 6x44 | |
| Projekt: | | Měřítko: | 1:500 | |
| Oprava osvětlení v žst. Frýdek-Místek | | | Tech.zpráva: | |
| Objekt: | | | Soubor DWG: S002-14.1 | |
| Název výkresu: | | Archivní číslo: | | |
| Situace - izoluxy | | 14.1 | | |
| | | Listů: 1 | | List: 1 |