


SITUACE REKULTIVACE - ČÁST 1 1:1000

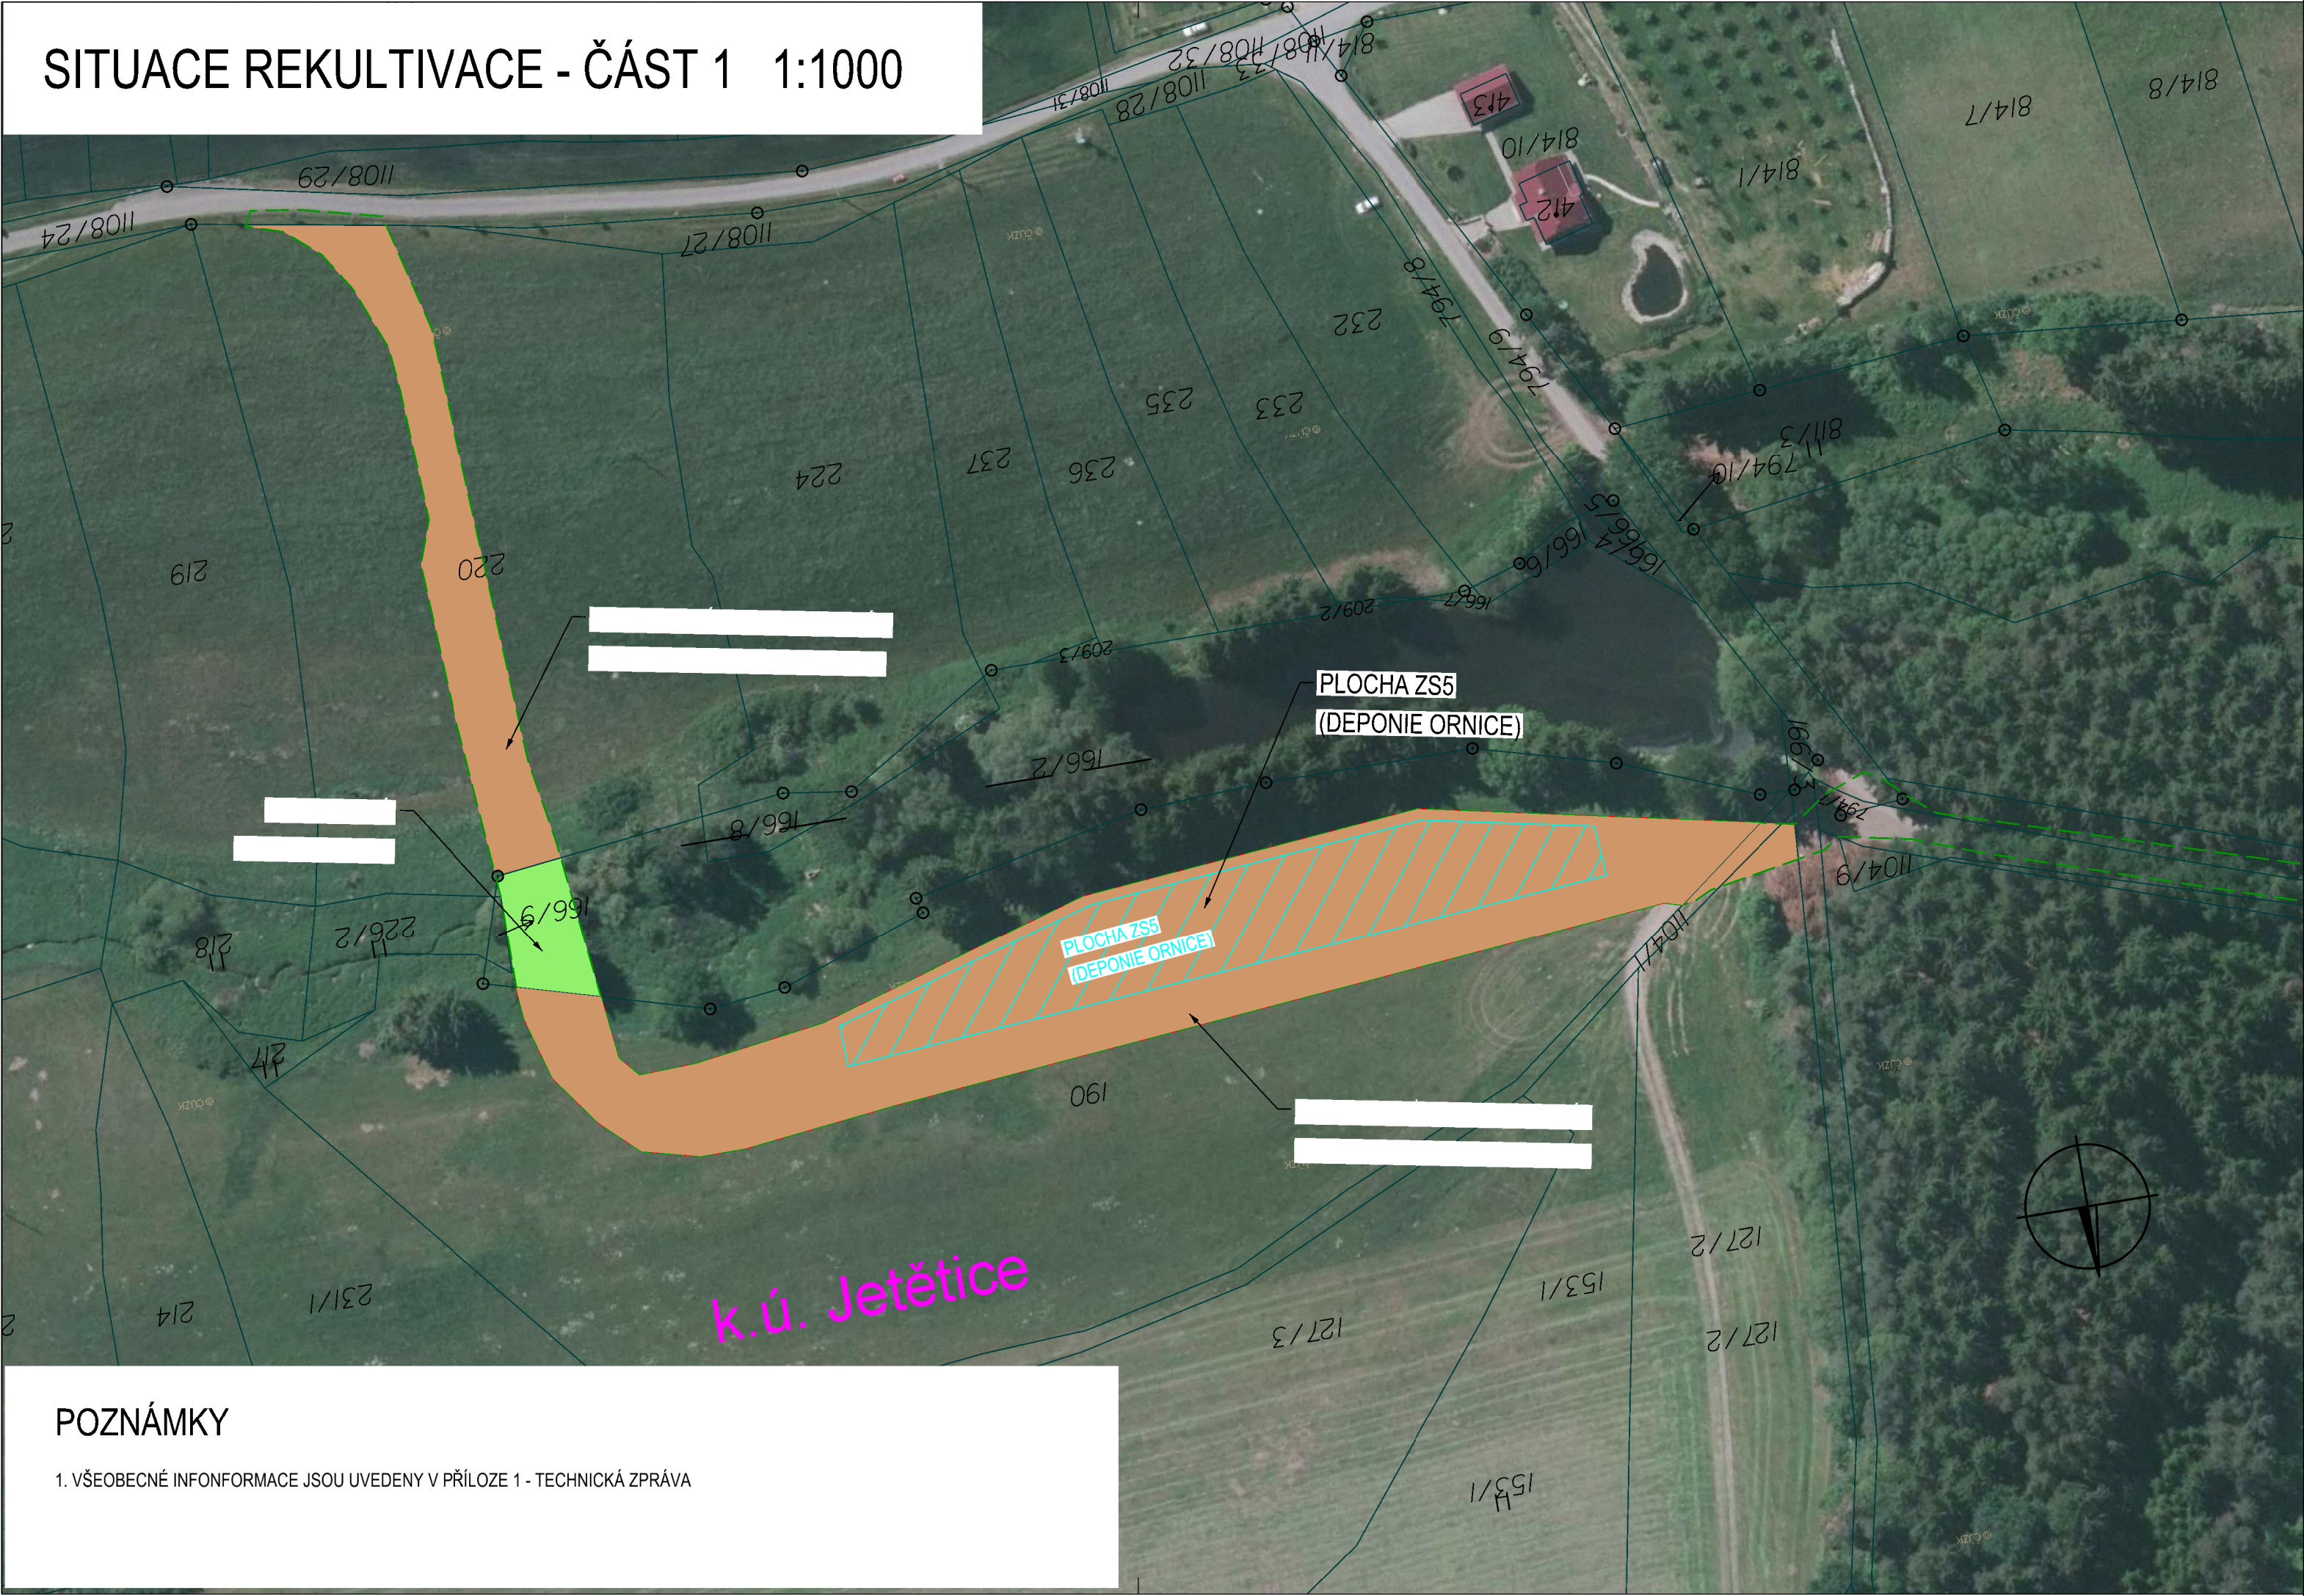

POZNÁMKY

1. VŠEOBECNÉ INFONFORMACE JSOU UVEDENY V PŘÍLOZE 1 - TECHNICKÁ ZPRÁVA

Autorizační razítko:

Číslo soupravy:

VÝŠKOVÝ SYSTÉM Bpv

SOUŘADNICOVÝ SYSTÉM S-JTSK

Číslo změny:	Obsah změny:	Datum změny:
00	-	-
01	-	-
02	-	-

Objednatel:	<b>SPRÁVA ŽELEZNIČNÍ DOPRAVNÍ CESTY</b>	Správa železniční dopravní cesty, s.o. Dlážděná 1003/7, 110 00 Praha 1
		Stavební správa západ Sokolovská 278/1955, 190 00 Praha 9

Generální projektant:	<b>SUDOP PRAHA a.s.</b> Olšanská 1a, 130 80 Praha 3 tel.: +420 267 094 111 fax: +420 224 230 316 e-mail: praha@sudop.cz	Hlavní inženýr projektu: ING. MARTIN VLASÁK Garant profese:
-----------------------	---	---

Středisko: SUDOP PRAHA a.s., STŘEDISKO - MOSTŮ			
Vedoucí střediska:	Odpovědný projektant SO:	Vypracoval:	Kontroloval:
ING. DANA WANGLER	ING. MARTIN VLASÁK	ING. MARTIN VLASÁK	ING. TOMÁŠ MARTINEK

Název akce: <b>REKONSTRUKCE MOSTU V KM 41,791 TRATI TÁBOR - PÍSEK</b>	Číslo smlouvy: 17 186 209	
	Projektový stupeň: DUSP	
Část: INŽENÝRSKÉ OBJEKTY OBJEKTY PRO ZAJIŠTĚNÍ VEŘEJNÉHO ZÁJMU SO 82-01 REKULTIVACE A TERÉNNÍ ÚPRAVY	Datum: 10/2019	
	Číslo části: D.2.1.11	
Název přílohy: <b>SITUACE REKULTIVACE - ČÁST 1</b>	Měřítko: 1:1000	Počet formátů: 3 x A4
	Číslo přílohy:	2.1

DOKUMENT LZE UŽÍVAT POUZE VE SMYSLU PŘÍSLUŠNÉ SMLOUVY O DÍLO. ŽÁDNÁ JEHO ČÁST NEMŮŽE BÝT DLE ZÁKONA č. 121/2000 Sb. KOPIOVÁNA NEBO JINÝM ZPŮSOBEM ROZŠÍŘOVÁNA. BEZ SOUHLASU SUDOP PRAHA a.s.