



KA

A


ŘEZ 1-1'

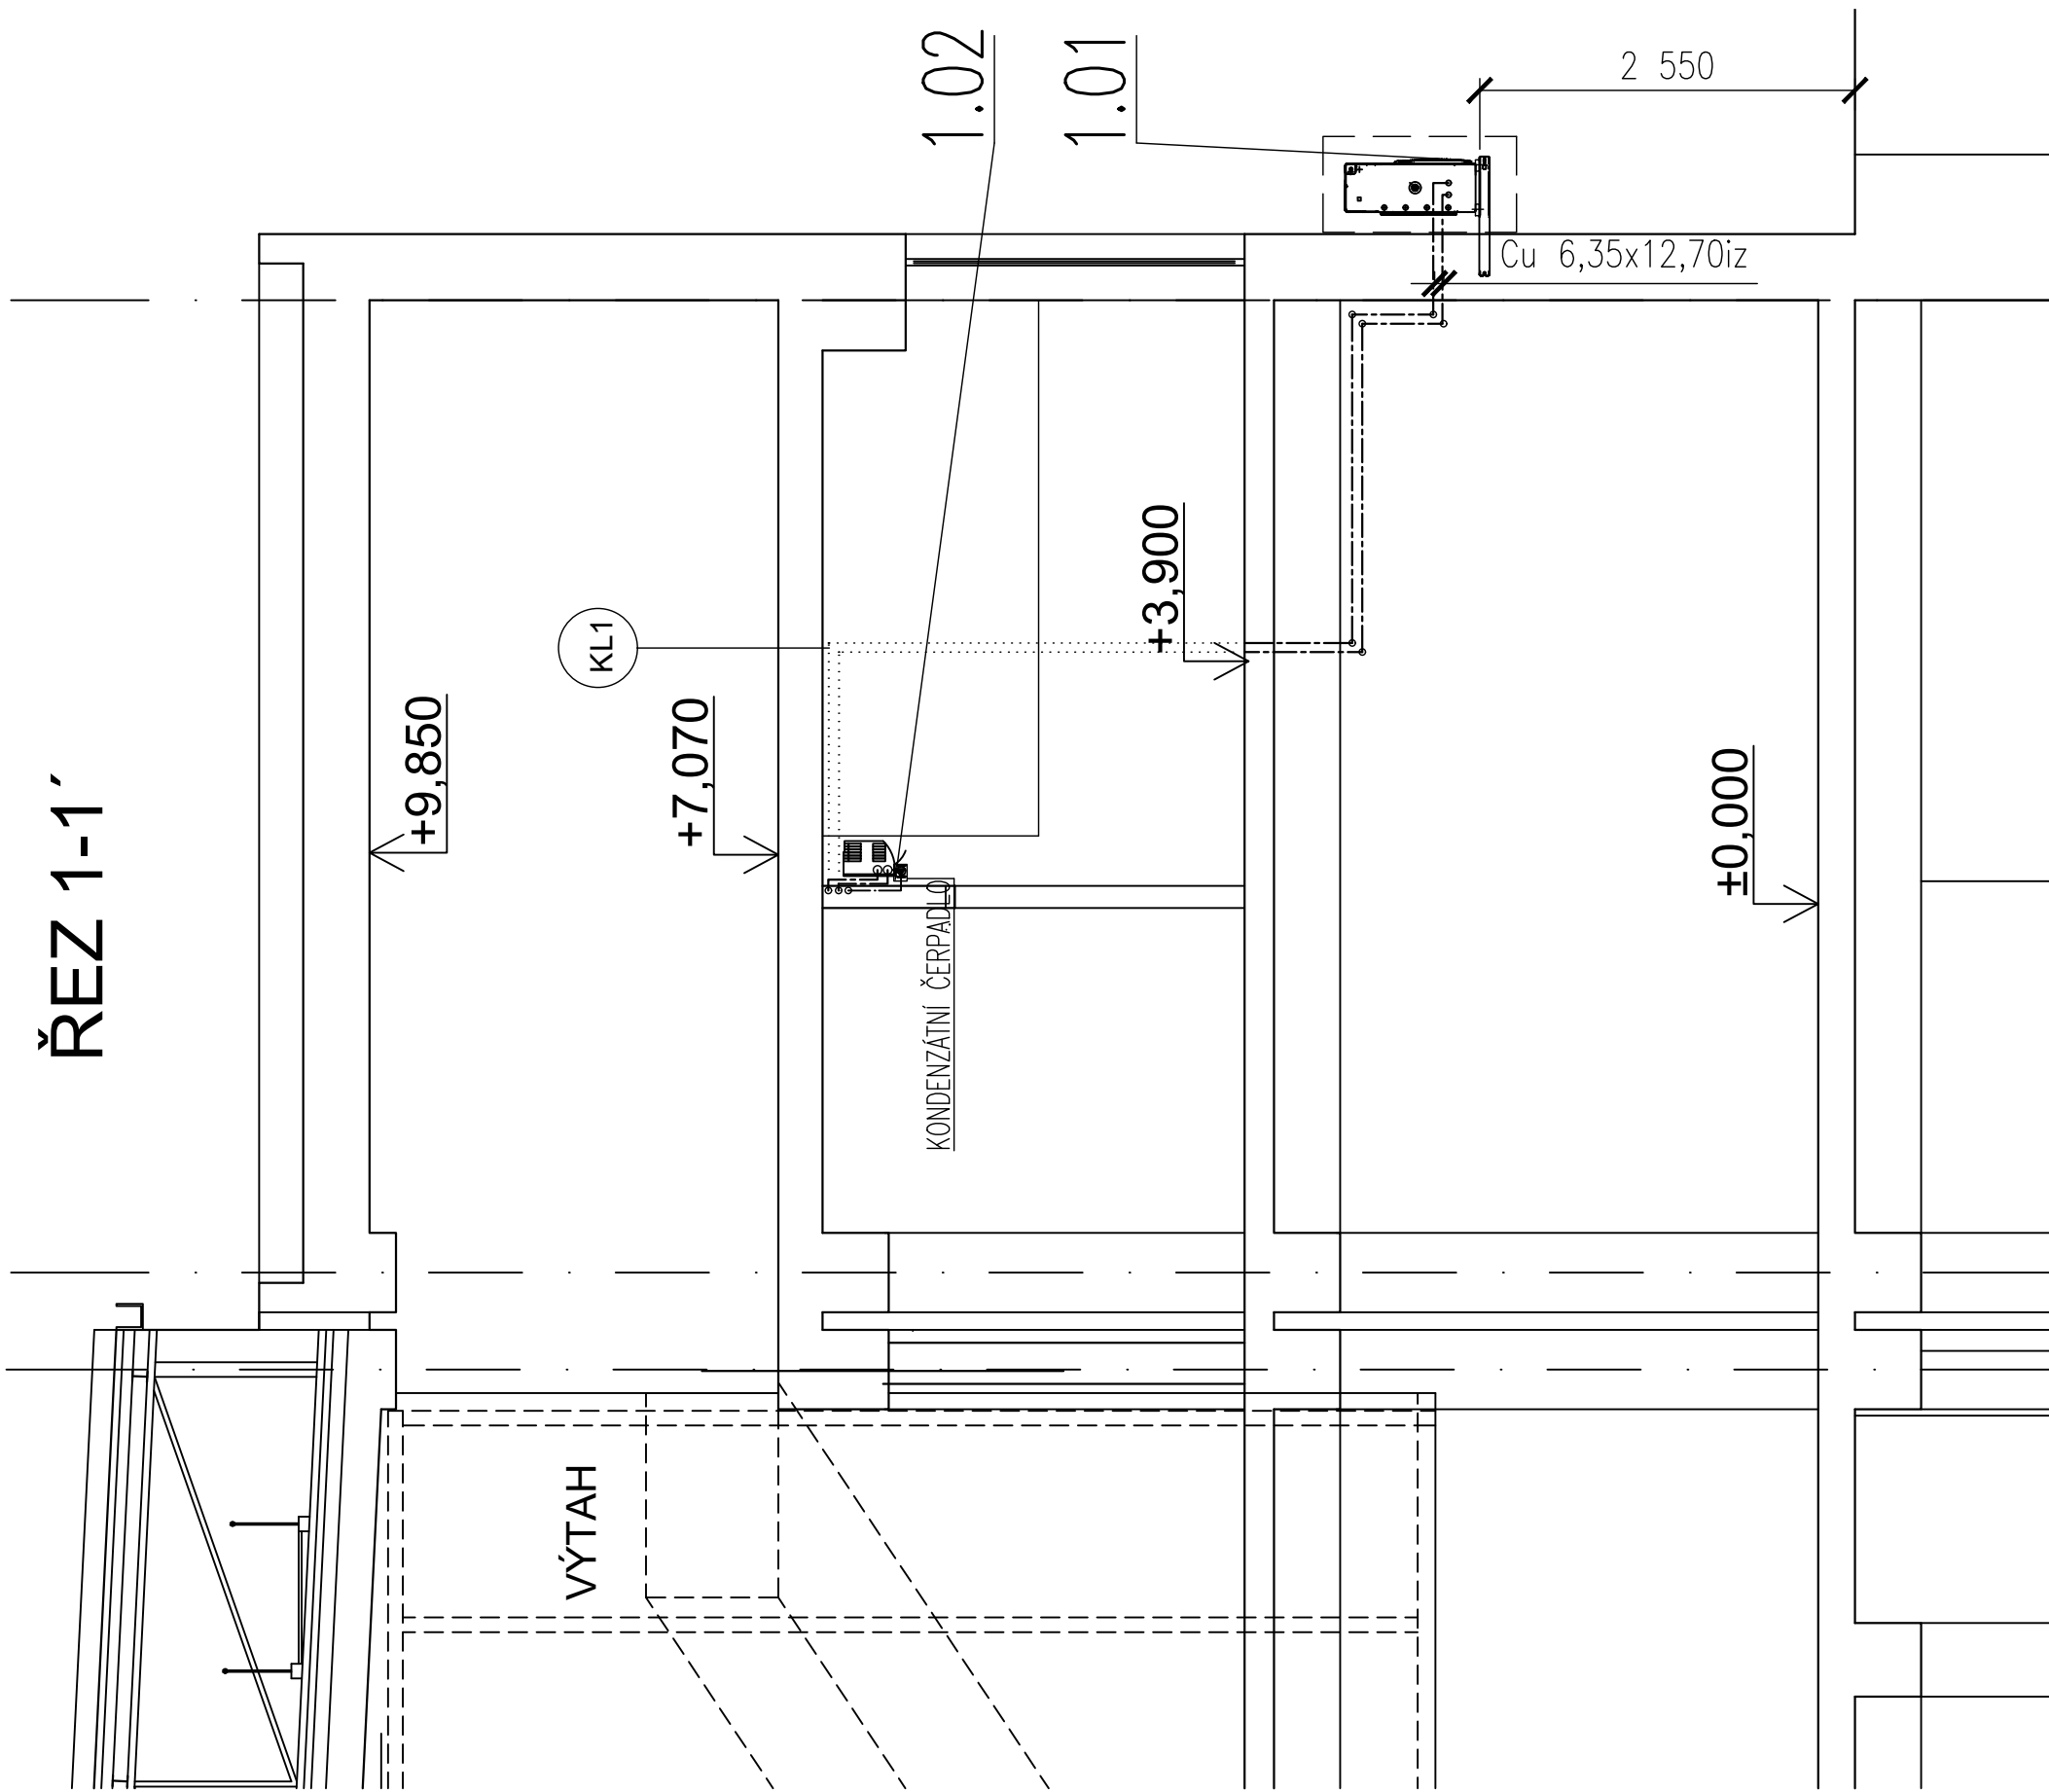


## DÍLČÍ PŮDORYS 2.NP

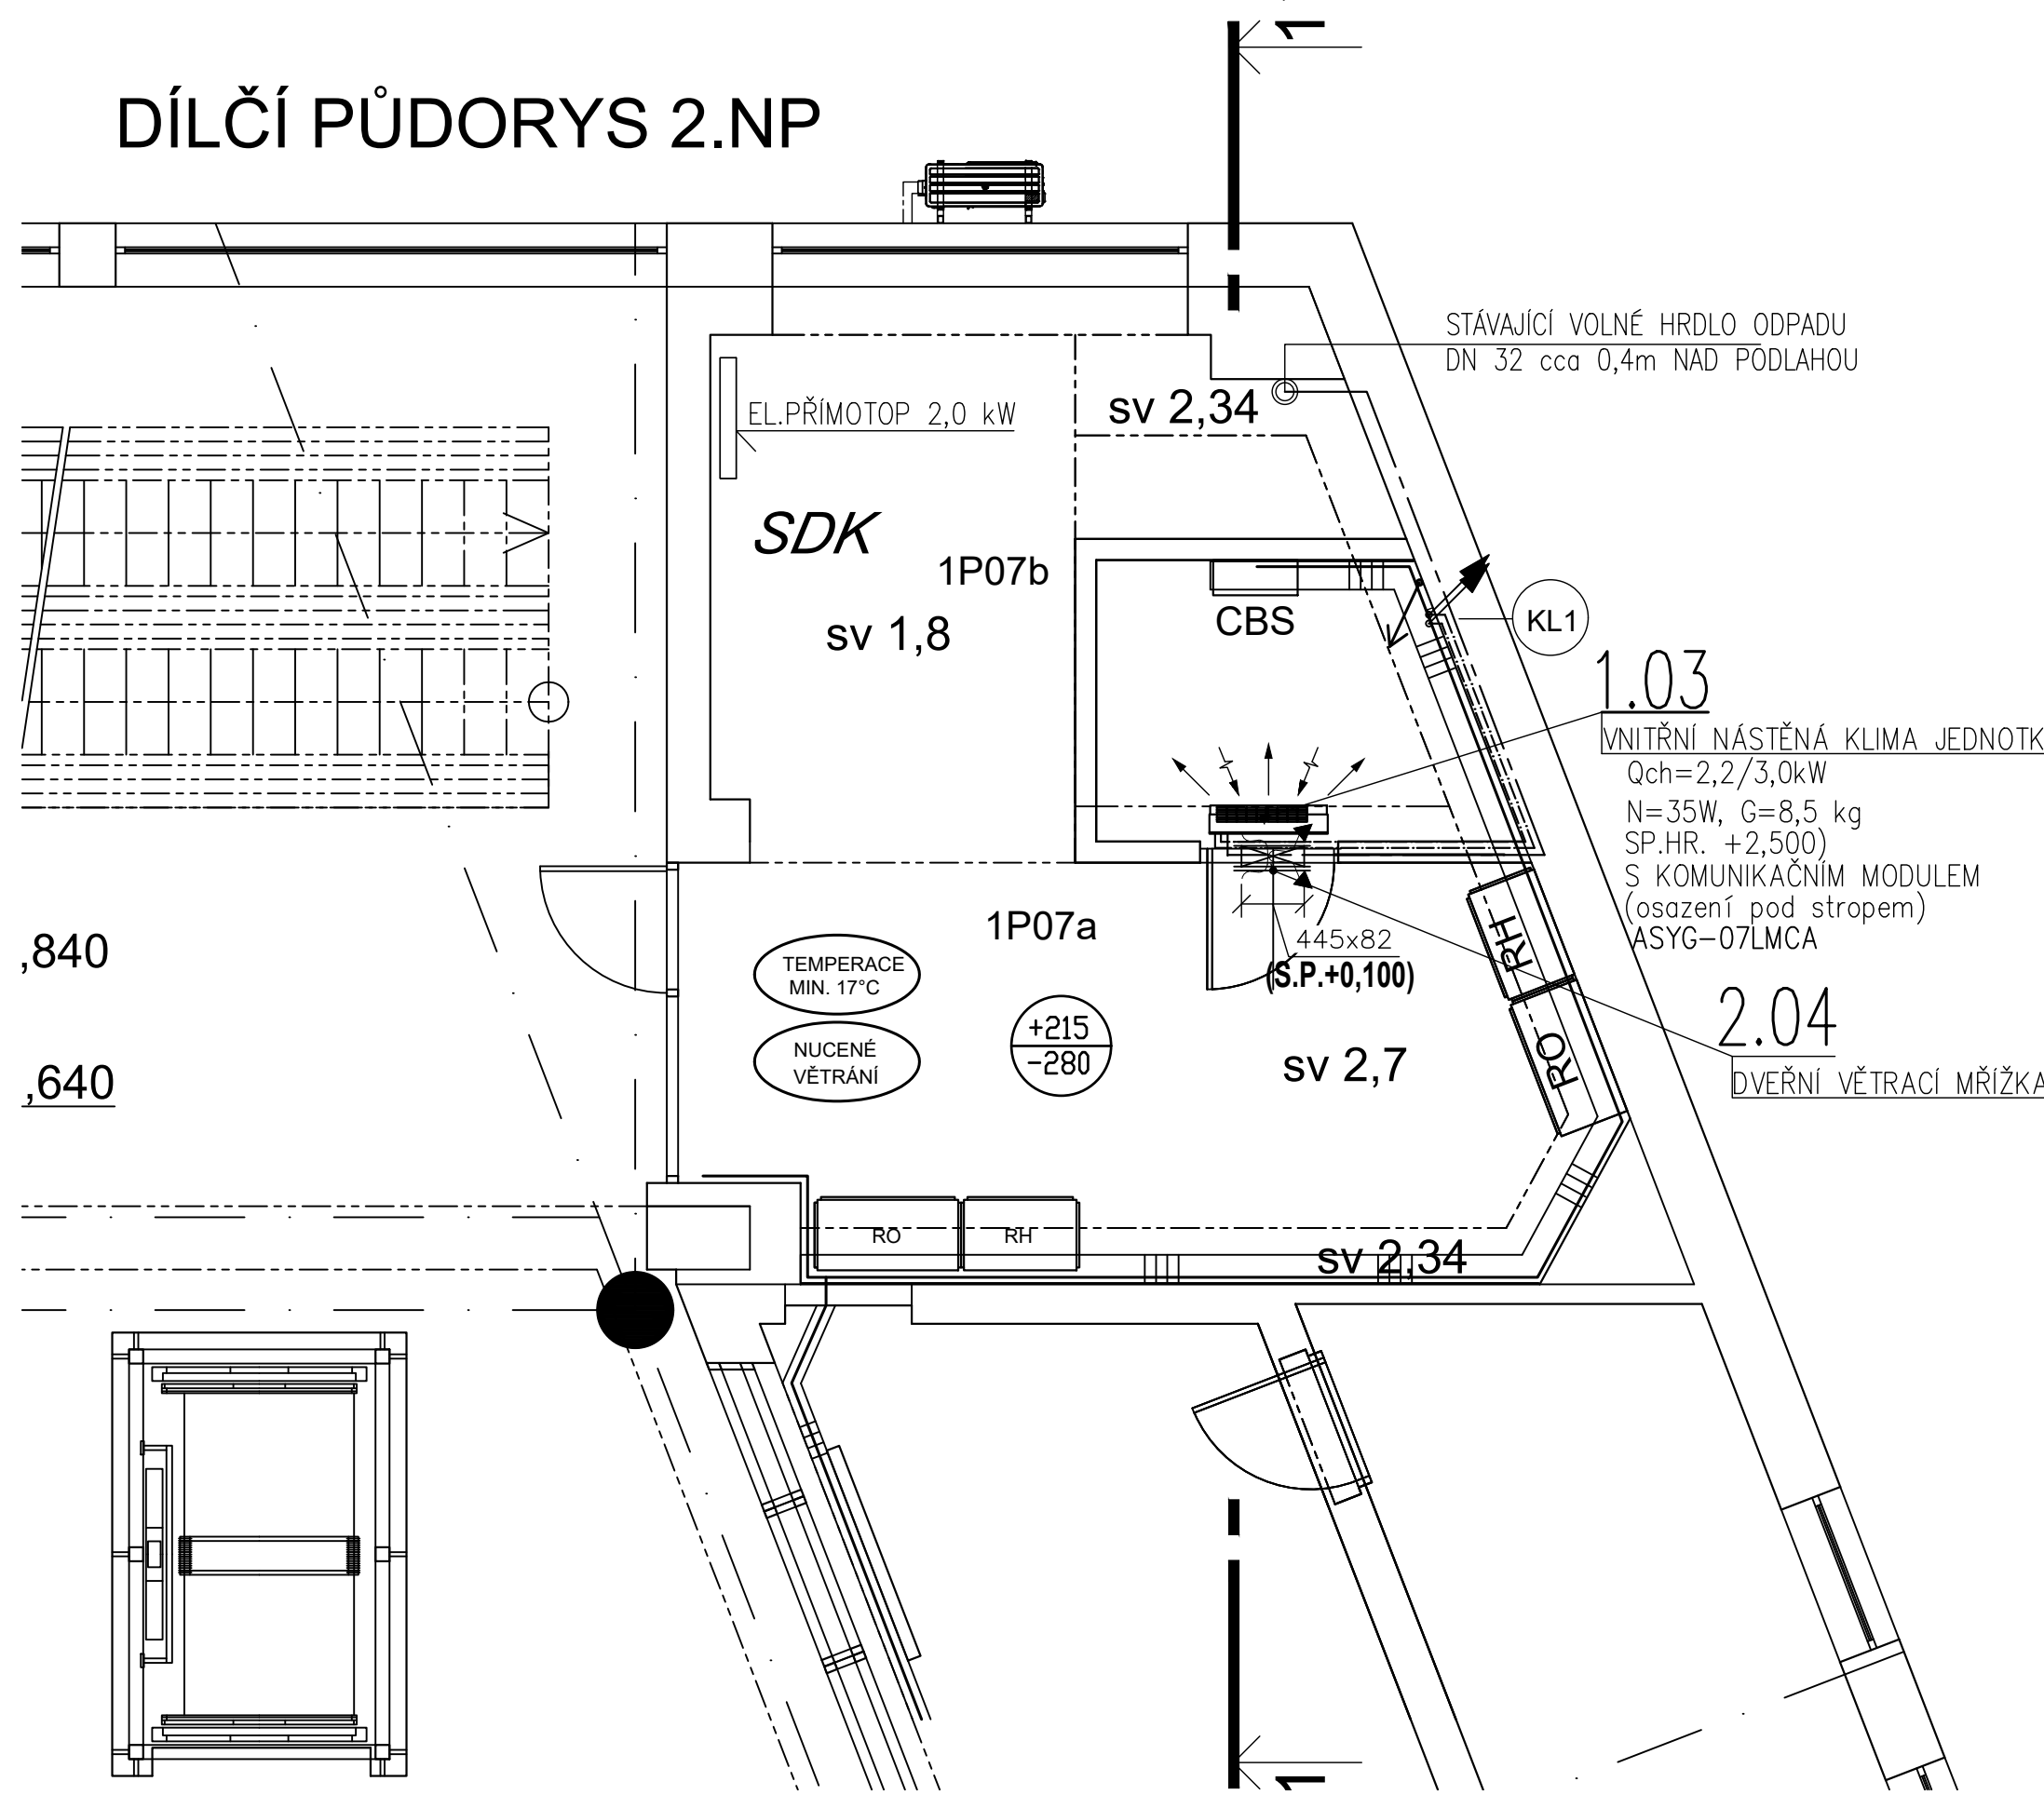

## DÍLČÍ PŮDORYS 1.NP

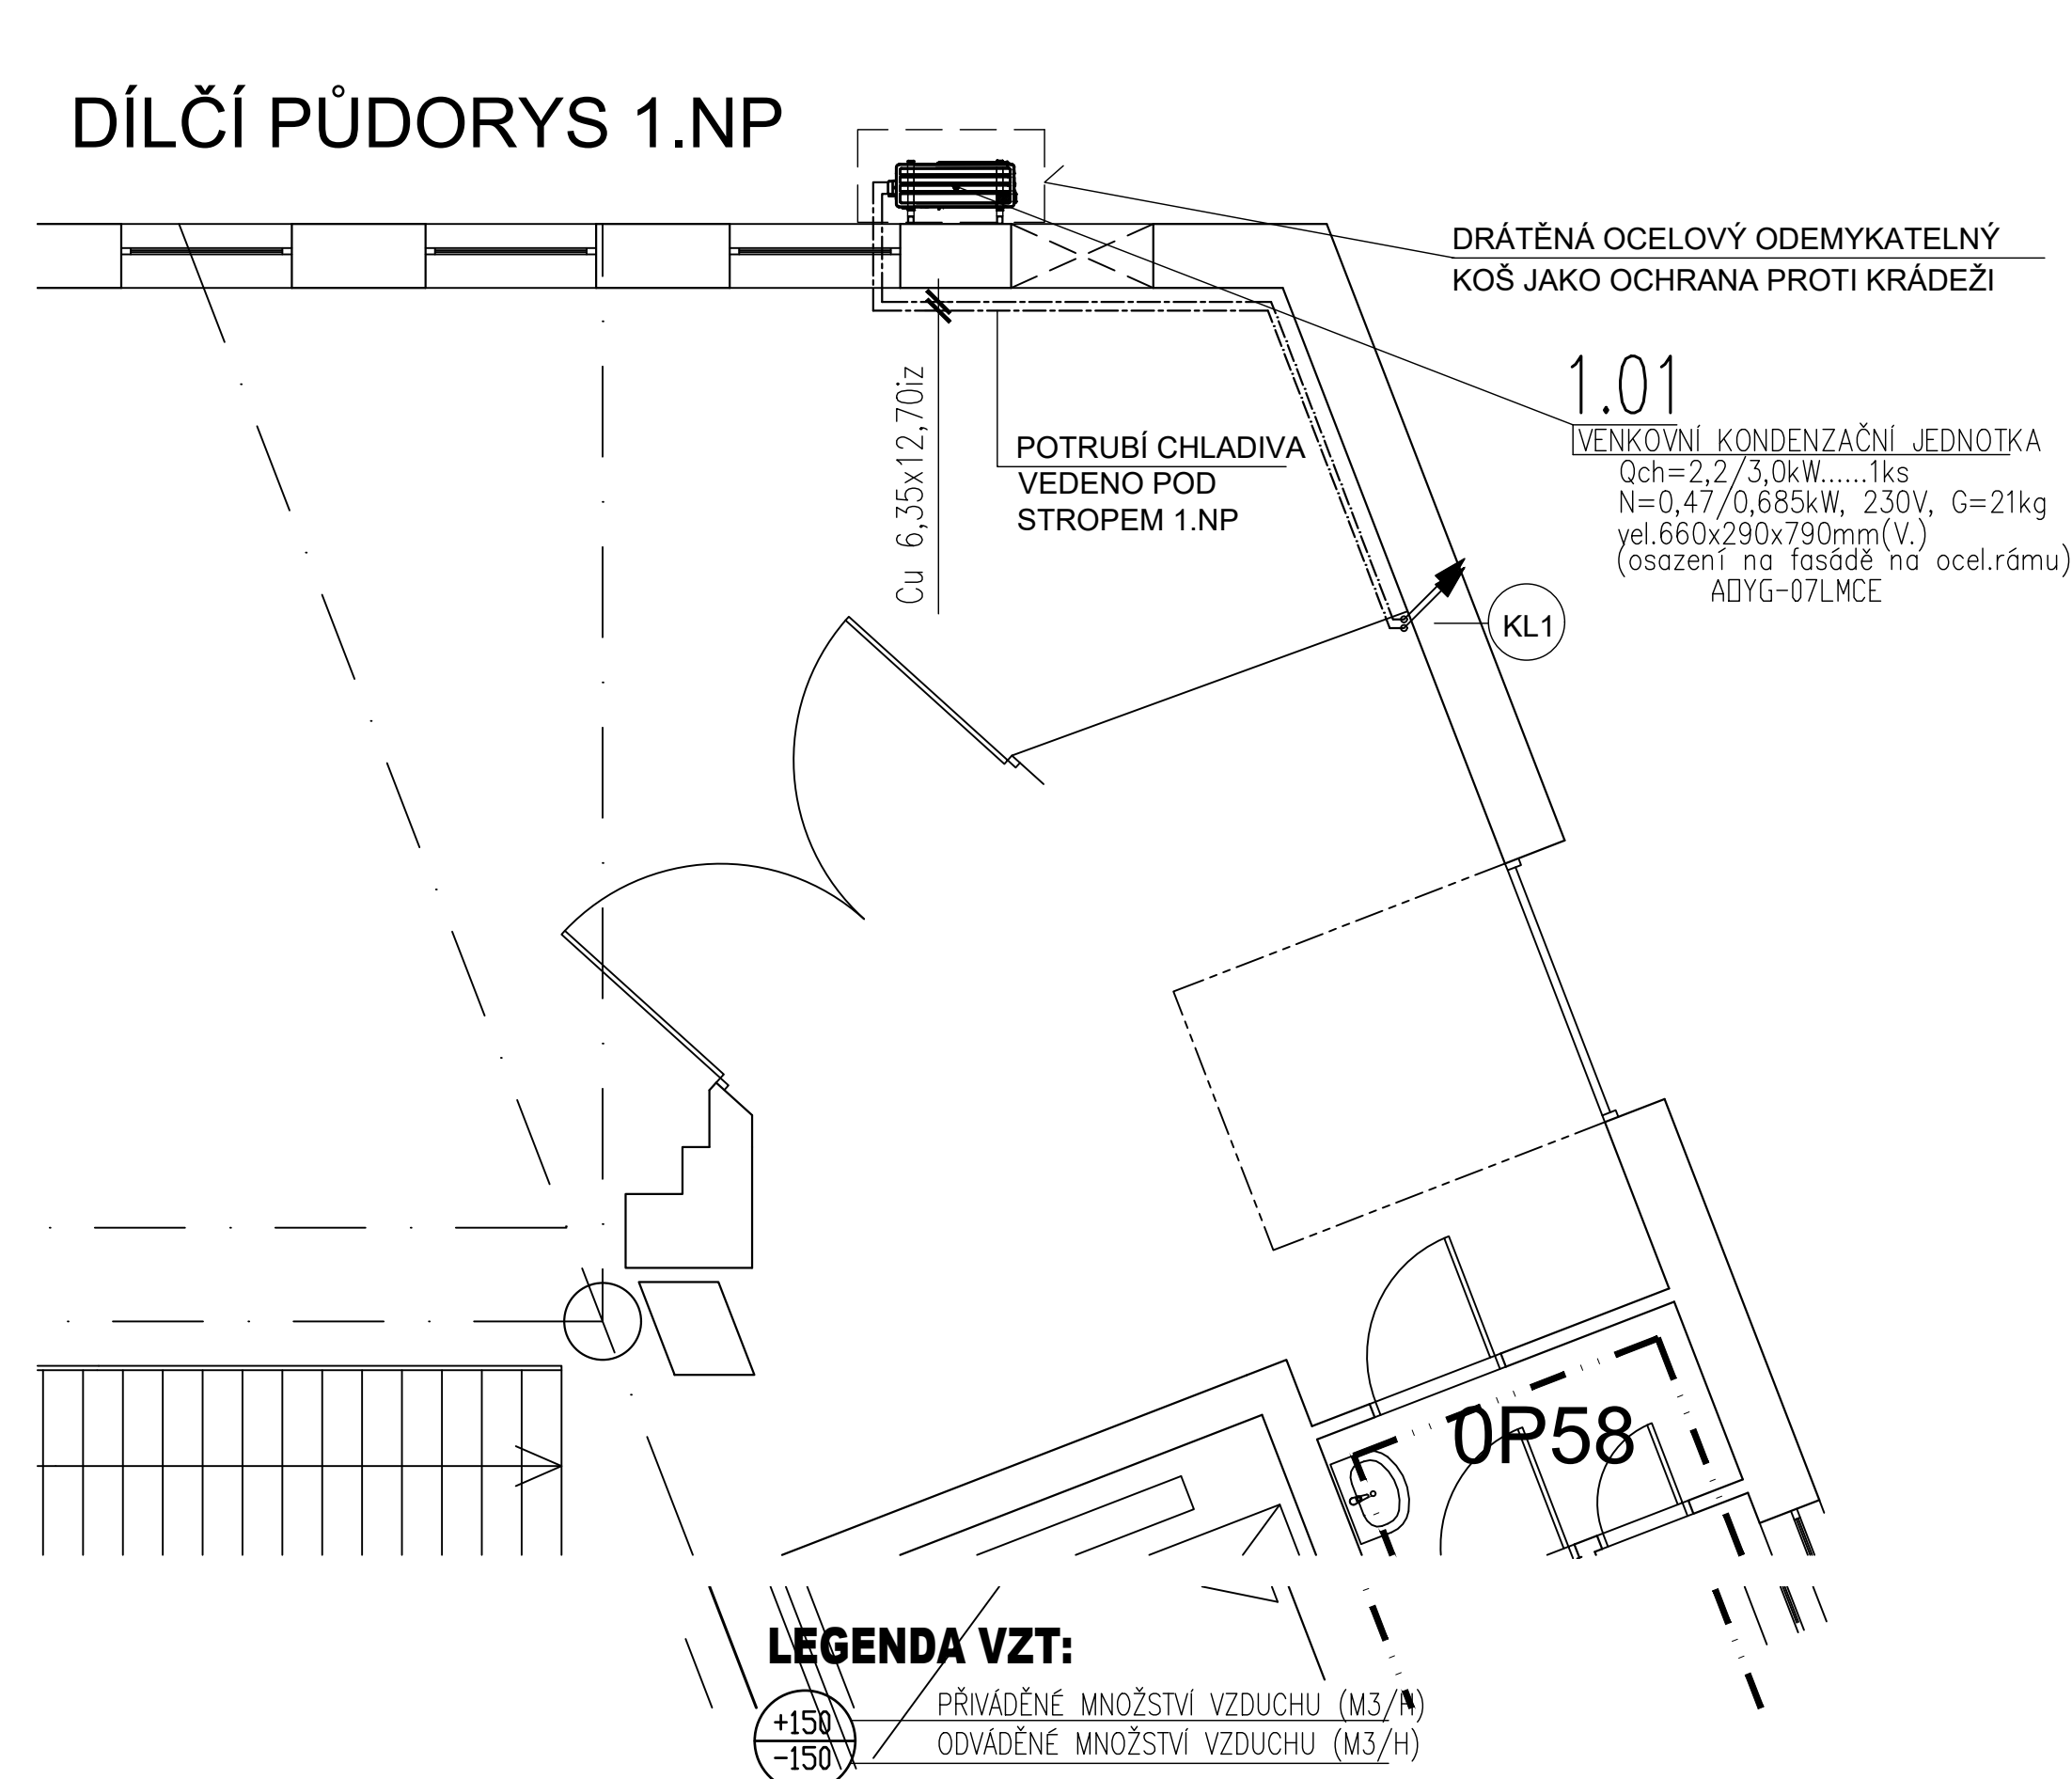

			ČÍSLO SOUPRAVY:
REVIZE Č.	DATUM	ZMĚNA	

 <b>SUDOP BRNO</b>			<b>SUDOP BRNO, spol. s r.o.</b> <b>Kounicova 26</b> <b>611 36 Brno</b>		
OBJEDNAVATEL:			Správa železnic, státní organizace, Dílždná 1003/7, 110 00 Praha 1 Oblastní ředitelství Ostrava, Muglinovská 1038/5, 702 00 Ostrava		
tel. : +420 972 625 804 E-mail: sudop@sudop-brno.cz			tel. : +420 972 625 804 E-mail: sudop@sudop-brno.cz		
PROFESNÍ SKUPINA:			24 SILNOPROUD		
VEDOUČÍ PROF. SKUPINY			ING. JAN ZÁŘECKÝ		
GENERÁLNÍ ŘEDITEL			Ing. Kamil Chmela		
ODPOVĚDNÝ PROJ. ZAKÁZKY			ING. JAN ZÁŘECKÝ		
ODPOVĚDNÝ PROJ. PS. SO			ING. JAN ZÁŘECKÝ		
NAVRHL. VYPRACOVAL			ING. JOSEF HEJČ		
KONTROLOVAL			ING. JAN ZÁŘECKÝ		
KRAJ: MORAVSKOSLEZSKÝ			OBECE: OSTRAVA		
STUPEŇ: PDPS			ZAK. ČÍSLO 20041-01-0620		
ARCH. ČÍSLO 2020240011			MĚŘÍTKO 1:50		
POČET FORMÁTŮ 6 A4			DATUM: 06/2020		
ČÁST DOKUM. D.2			PŘÍLOHA 02		
OPRAVA ZASTŘEŠENÍ NÁSTUPIŠTĚ ŽST. OSTRAVA HLAVNÍ NÁDRAŽÍ - OPRAVA OSVĚTLENÍ VEŘEJNÉ PŘÍSTUPOVÝCH PROSTOR					
SO03 KLIMATIZACE A VYTÁPĚNÍ					
DÍLČÍ PŮDORYS 1 a 2.NP, ŘEZ 1-1'					