



 
# PŮDORYS STŘECHY- Vzduchotechnika, Chlazení


## M1:50

 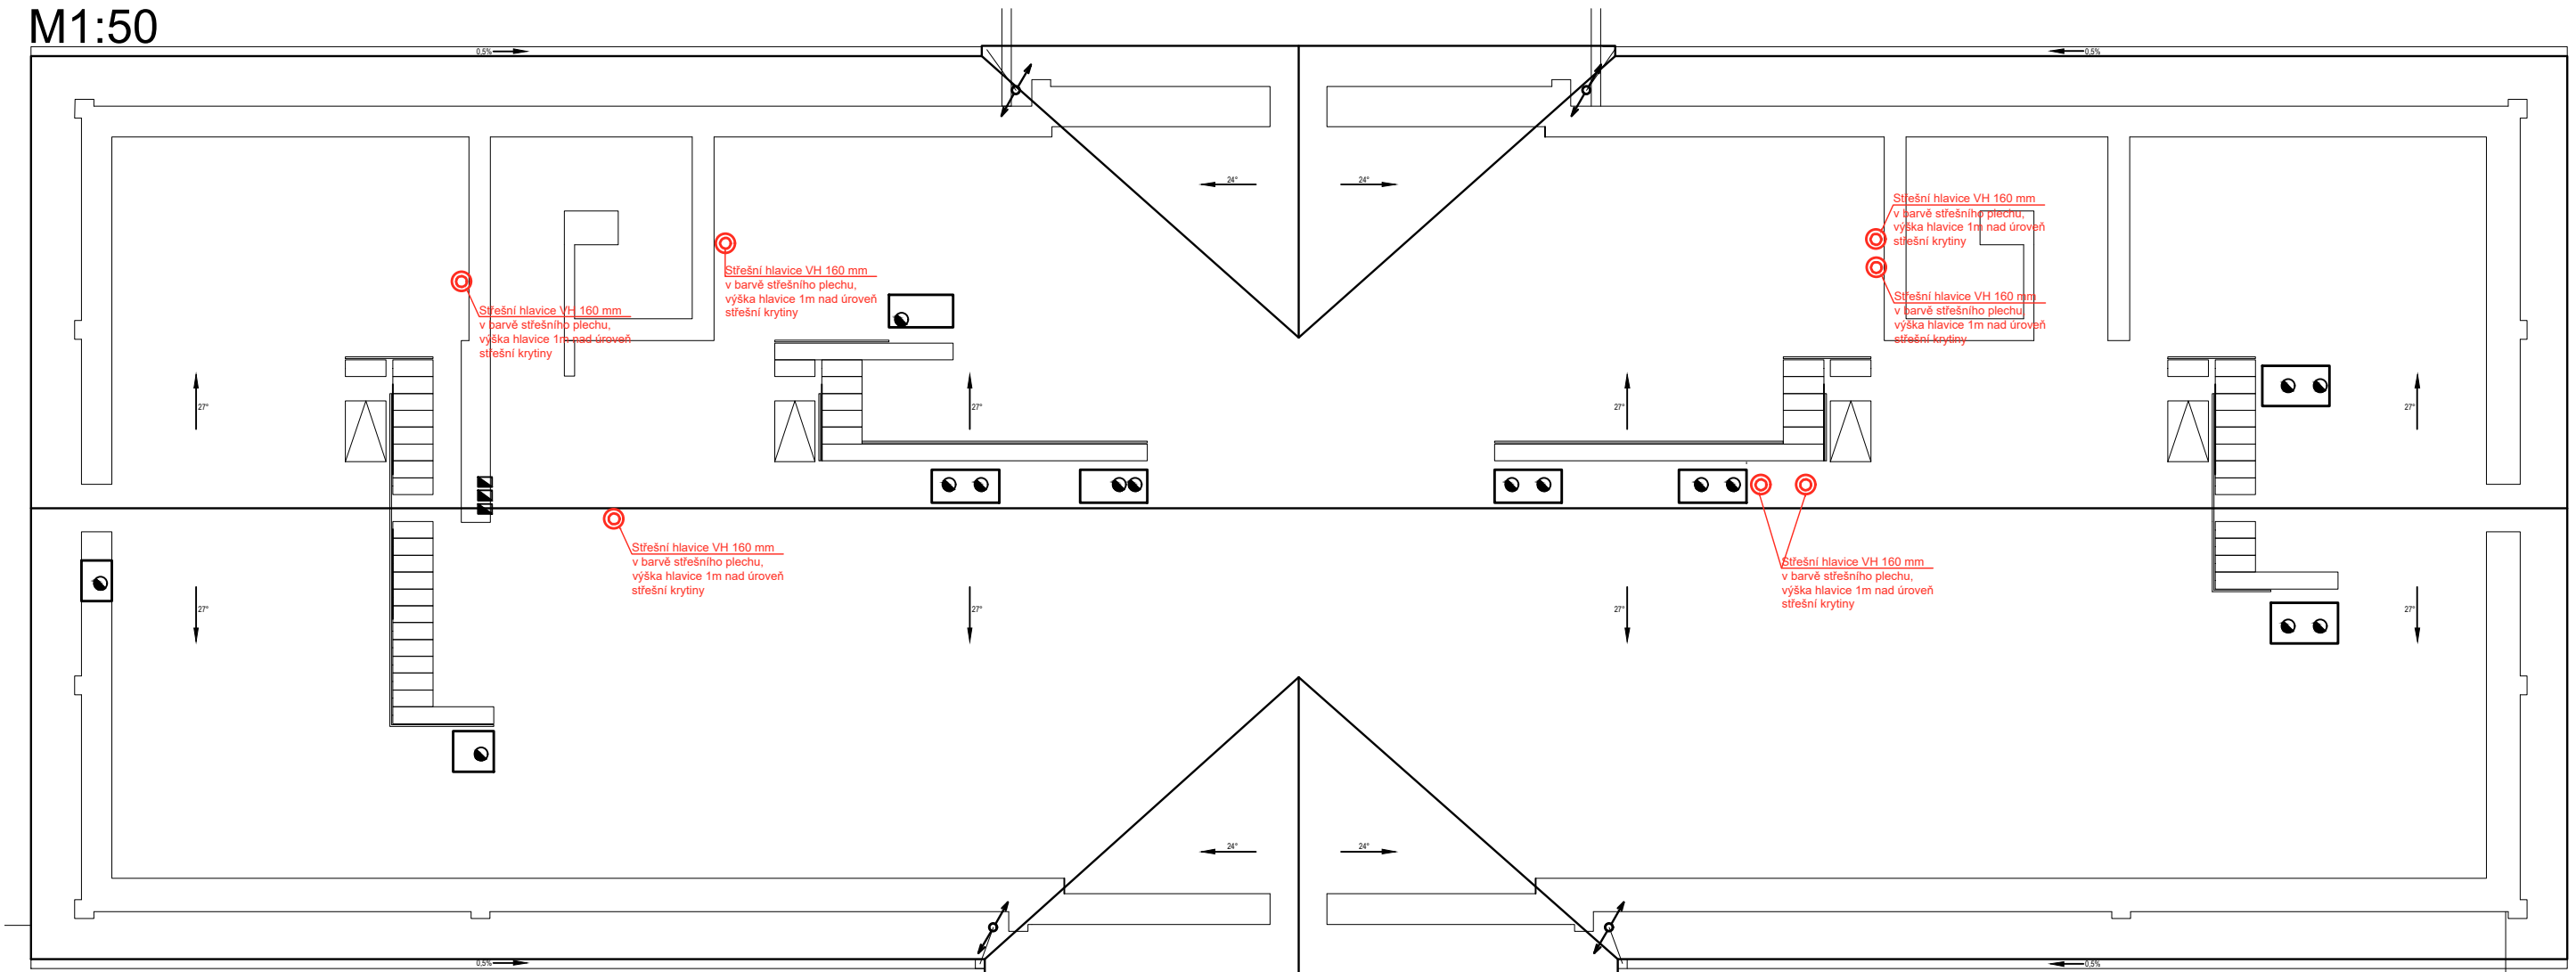



### Legenda vzduchotechnika


- 


VZT SPIRO potrubí s popisem dimenze a ventilátorem, kde trojúhelník značí směr proudění vzduchu
- 

Nucený přívod vzduchu (m<sup>3</sup>/h)  
Nucený odtah vzduchu (m<sup>3</sup>/h)
- 

Digestoř s vývodem na odtah
- 

Manuálně regulovatelný, zateplený tubus s vyjímatelným filtrem, z exteriéru musí mít jeho zakončení stejnou barvu, jako má v daném místě fasáda.
- 

Stoupačky - svislé VZT potrubí a jeho směr z daného patra
- 

Talířový ventil napojený na flexi hadici
- 

Kovová větrací mřížka 400x200 mm

generální dodavatel projektu  
**Aprea s. r.o.**  
sídlo firmy: Ocelářská 35/1354; 190 00 Praha 9; kancelář: Na Švihance 1/1476, 120 00, Praha 2  
IČO: 272 45 918, DIČ: CZ27245918

tel: +420 277 004 100  
e-mail: [aprea@aprea.cz](mailto:aprea@aprea.cz)  
web: [www.aprea.cz](http://www.aprea.cz)

stavebník <b>SPRÁVA ŽELEZNIC, STÁTNÍ ORGANIZACE</b> , Dlážďená 1003/7, Nové Město (Praha 1), 110 00 Praha IČO: 70994234, datová schránka: uccchjm			autor Ing. Petr Legner Ing. arch. Lukáš Střiteský
akce <b>Rekonstrukce výpravní budovy v žst Písek</b> Hlavní nádraží č.p. 308, 397 01 Písek – Budějovické Předměstí parcelní číslo: st. 789, st. 1930, st. 1588, 1067/1, 2691/1 Katastrální území: Písek [720755]			zodpovědný projektant Ing. Petr Legner
výkres <b>PŮDORYS STŘECHY- Vzduchotechnika, Chlazení</b>			HIP Ing. arch. Lukáš Střiteský
			vypracoval Ing. Radoslav Štěpánek
měřítko 1:100	dokumentace část E.2.8	paré	číslo výkresu <b>05</b>
datum 6/2020	dokumentace stupeň PDPS		
formát A3			