


ZAST. MEZNO, KAMEROVÝ SYSTÉM

SITUACE UMÍSTĚNÍ KAMEROVÉHO SYSTÉMU

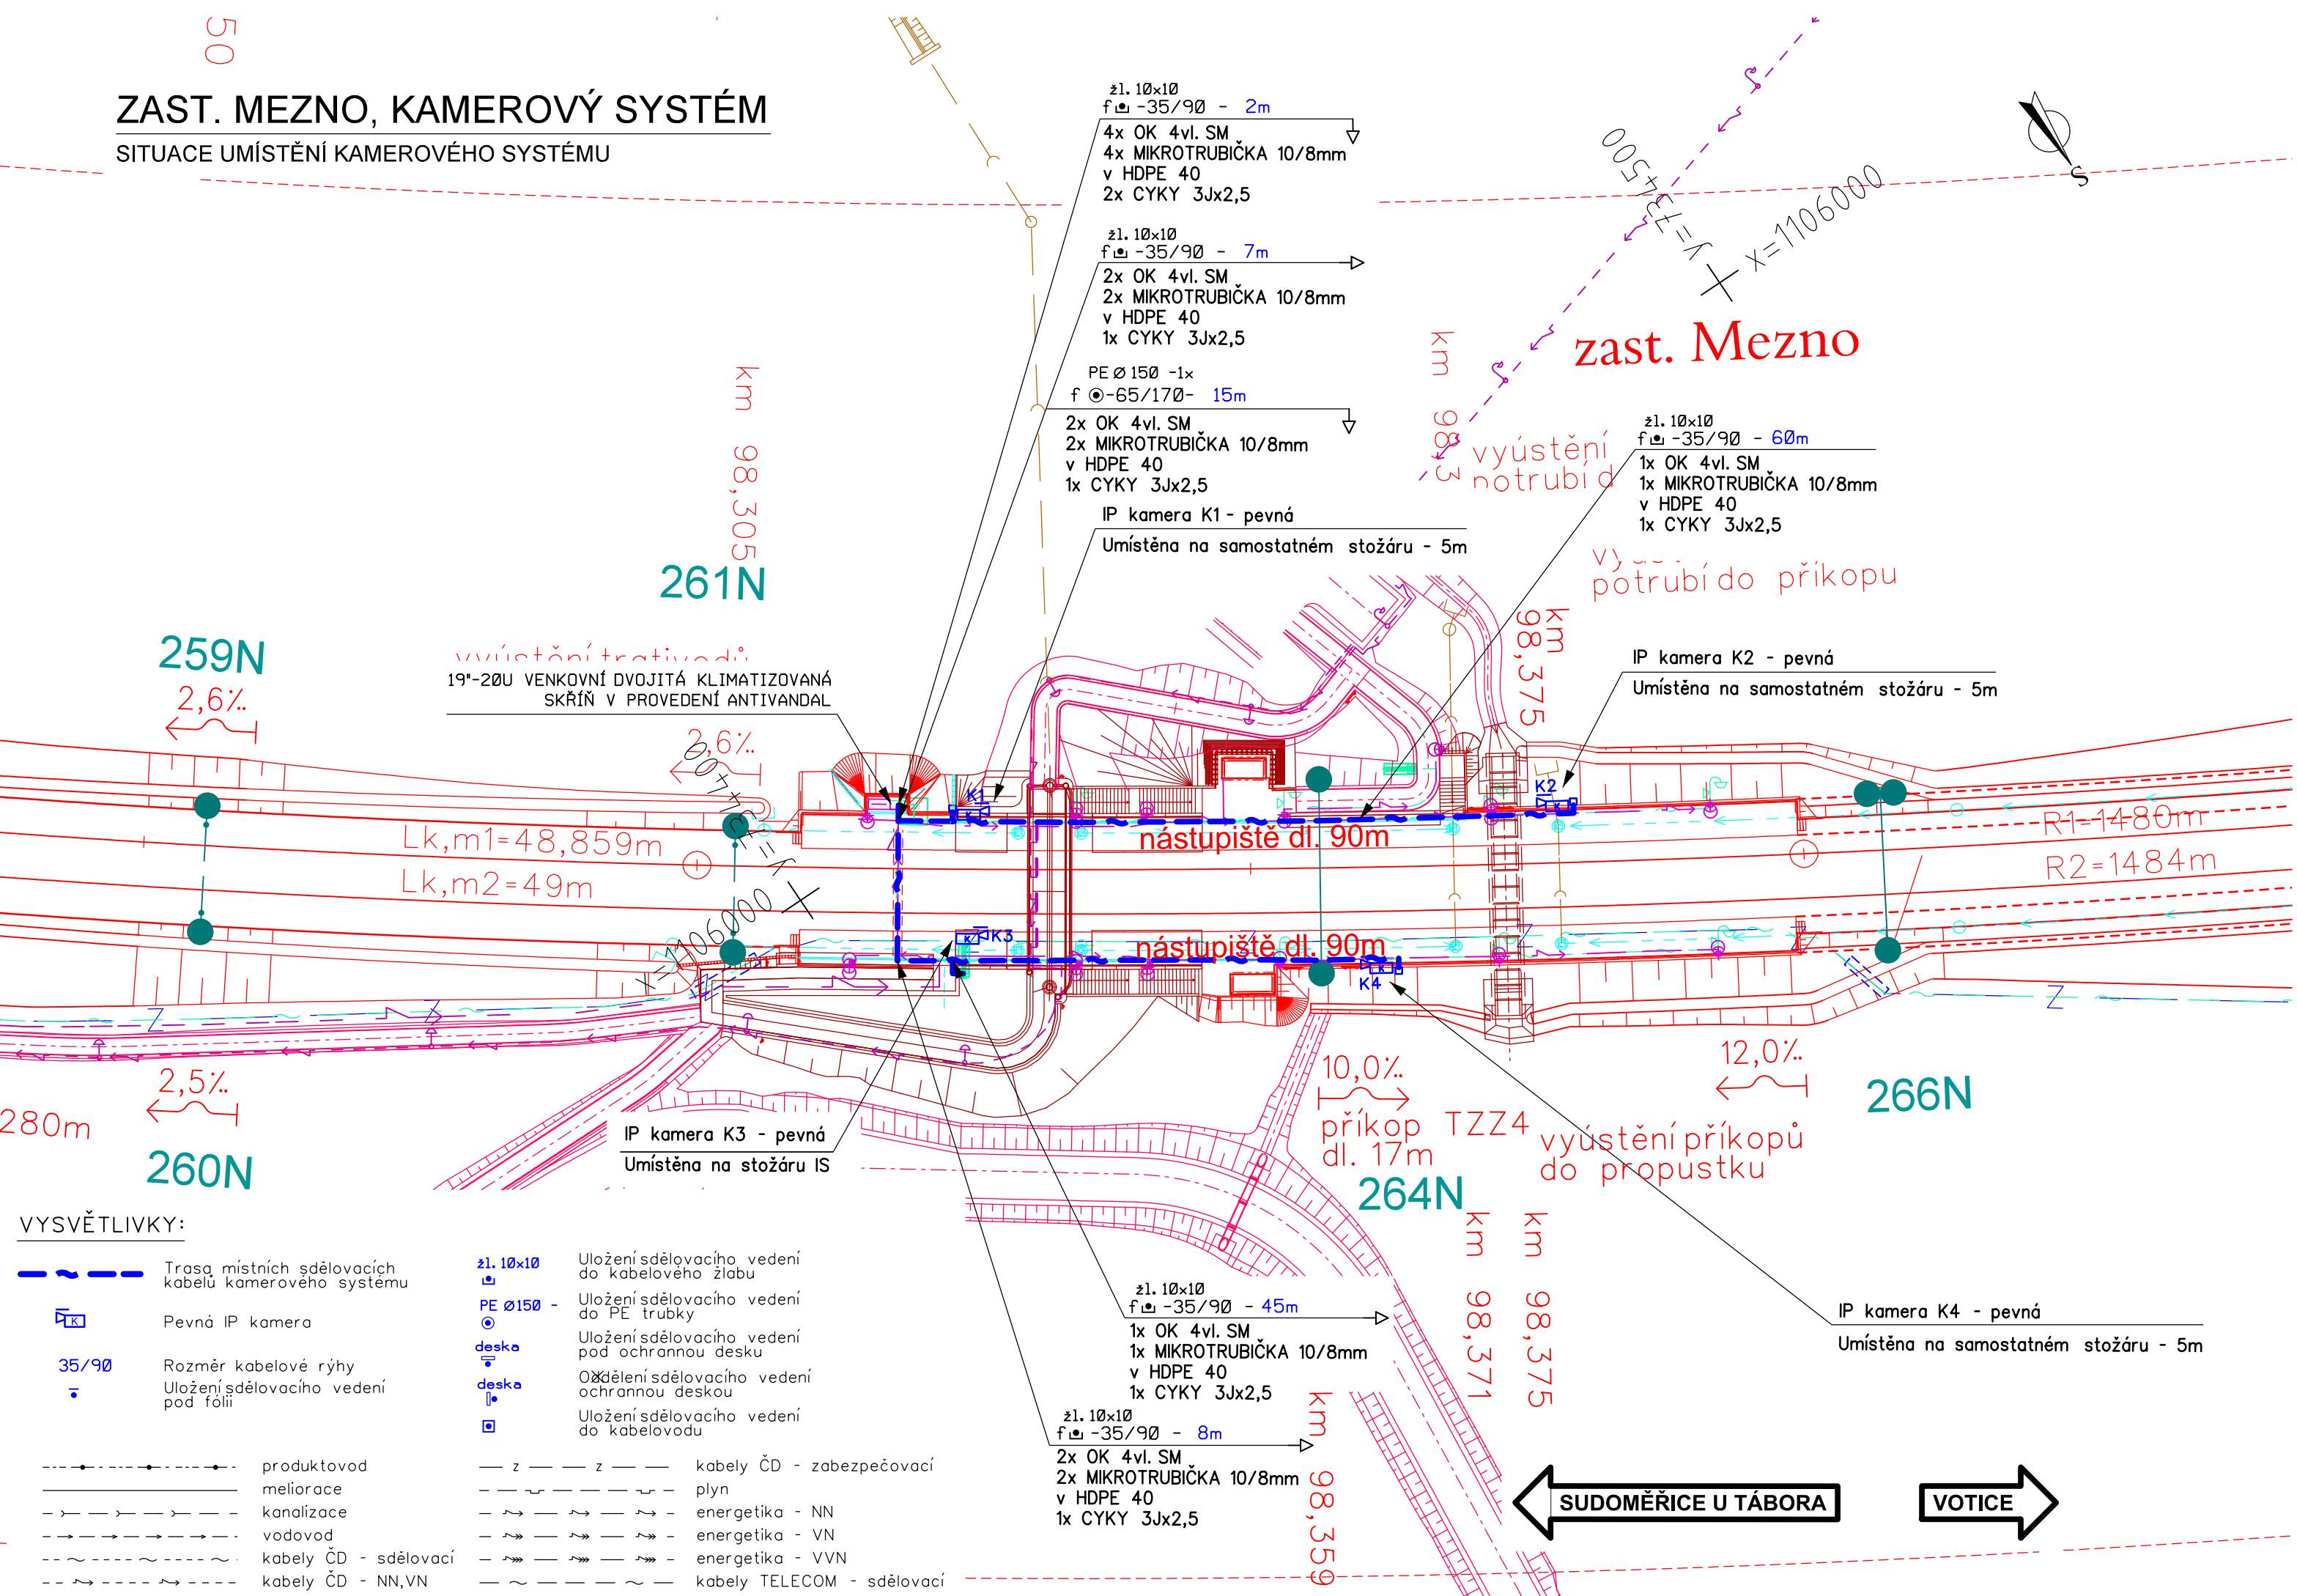

VYSVĚTLIVKY:

- Trasa místních sdělovacích kabelů kamerového systému
- Pevná IP kamera
- Rozměr kabelové rýhy
- Uložení sdělovacího vedení pod fólií

- produktovod
- meliorace
- kanalizace
- vodovod
- kabely ČD - sdělovací
- kabely ČD - NN, VN

- Uložení sdělovacího vedení do kabelového žlabu
- Uložení sdělovacího vedení do PE trubky
- Uložení sdělovacího vedení pod ochrannou deskou
- Odkládání sdělovacího vedení ochrannou deskou
- Uložení sdělovacího vedení do kabelovodu

- kabely ČD - zabezpečovací
- plyn
- energetika - NN
- energetika - VN
- energetika - VVN
- kabely TELECOM - sdělovací



Operační program
Doprava



Evropská unie
Investice do vaší budoucnosti
Evropský fond pro regionální rozvoj
Fond soudržnosti

VÝŠKOVÝ SYSTÉM Bpv SOUŘADNICOVÝ SYSTÉM S-JTSK

Číslo změny:	Obsah změny:	Datum změny:
01	Zpracování připomínek projednání	06/2013
02	ÚPRAVA ŘEŠENÍ NA 200 KM/H	05/2020
03	-	-

Investor:



Správa železniční dopravní cesty, s.o.
Dlážděná 1003/7, 110 00 Praha 1

Stavební správa západ se sídlem v Praze
Sokolovská 278/1955, 190 00 Praha 9

Sdružení pro projekt Modernizace tratí Sudoměřice - Votice:



Vedoucí sdružení:



SUDOP PRAHA a.s.
Olšanská 1a, 130 80 Praha 3
tel.: +420 267 094 111
fax: +420 224 230 316
e-mail: praha@sudop.cz

Hlavní inženýr projektu:
ING. MILOŠ KRAMEŠ
Garant profese:
ING. PETR POUPA

Středisko:
ELEKTROTECHNIKY, TRAKCE, SDĚLOVACÍ A ZABEZPEČOVACÍ TECHNIKY

Vedoucí střediska:	Odpovědný projektant SO, IO, PS:	Vypracoval:	Kontroloval:
ING. MARTIN RAIBR	ING. MICHAL DROZD	ING. MICHAL DROZD	ING. PETR POUPA

Název akce:	Číslo smlouvy:
MODERNIZACE TRATI SUDOMĚŘICE - VOTICE	12 106 201
Část: ELEKTRICKÁ POŽÁRNÍ A ZABEZPEČOVACÍ SIGNALIZACE	Projektový stupeň: PROJEKT
PS 71-02-23 ZAST. MEZNO, KAMEROVÝ SYSTÉM	Datum: 01 / 2013
Název přílohy:	Číslo části: D.2.4.5
SITUACE KABELOVÝCH TRAS A ROZMÍSTĚNÍ KS	Měřítko: 1:500
	Počet formátů: 3x A4
	Číslo přílohy: 2

VYPRACOVÁNÍ PROJEKTU STAVBY "MODERNIZACE TRATI SUDOMĚŘICE - VOTICE" JE SPOLUFINANCOVÁNA Z PROSTŘEDKŮ TECHNICKÉ POMOCI POMOCÍ OPD V MAXIMÁLNÍ VÝŠÍ 85%