


LEGENDA:

STUPACÍ POTRUBÍ VODOVODU



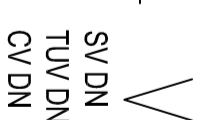


- ROZVOD TUV (TEPLÉ VODY)
- ROZVOD SV (STUDENÉ VODY)
- ROZVOD CV (ROZVOD CÍRKULACE)
- VÝŠKOVÝ ODSKOK POTRUBÍ, ODBOČKA
- ▲ ZMĚNA DIMENZE POTRUBÍ, SMĚR TOKU

SCHÉMA NÁPOJENÍ ZAŘÍZOVACÍCH PŘEDMĚTŮ

Schéma napojení zařizovacích předmětů je pouze informativní a je závislé na skutečném typu zařizovacího předmětu

WC, WCi U, Ui P MN D Ap, Su VI

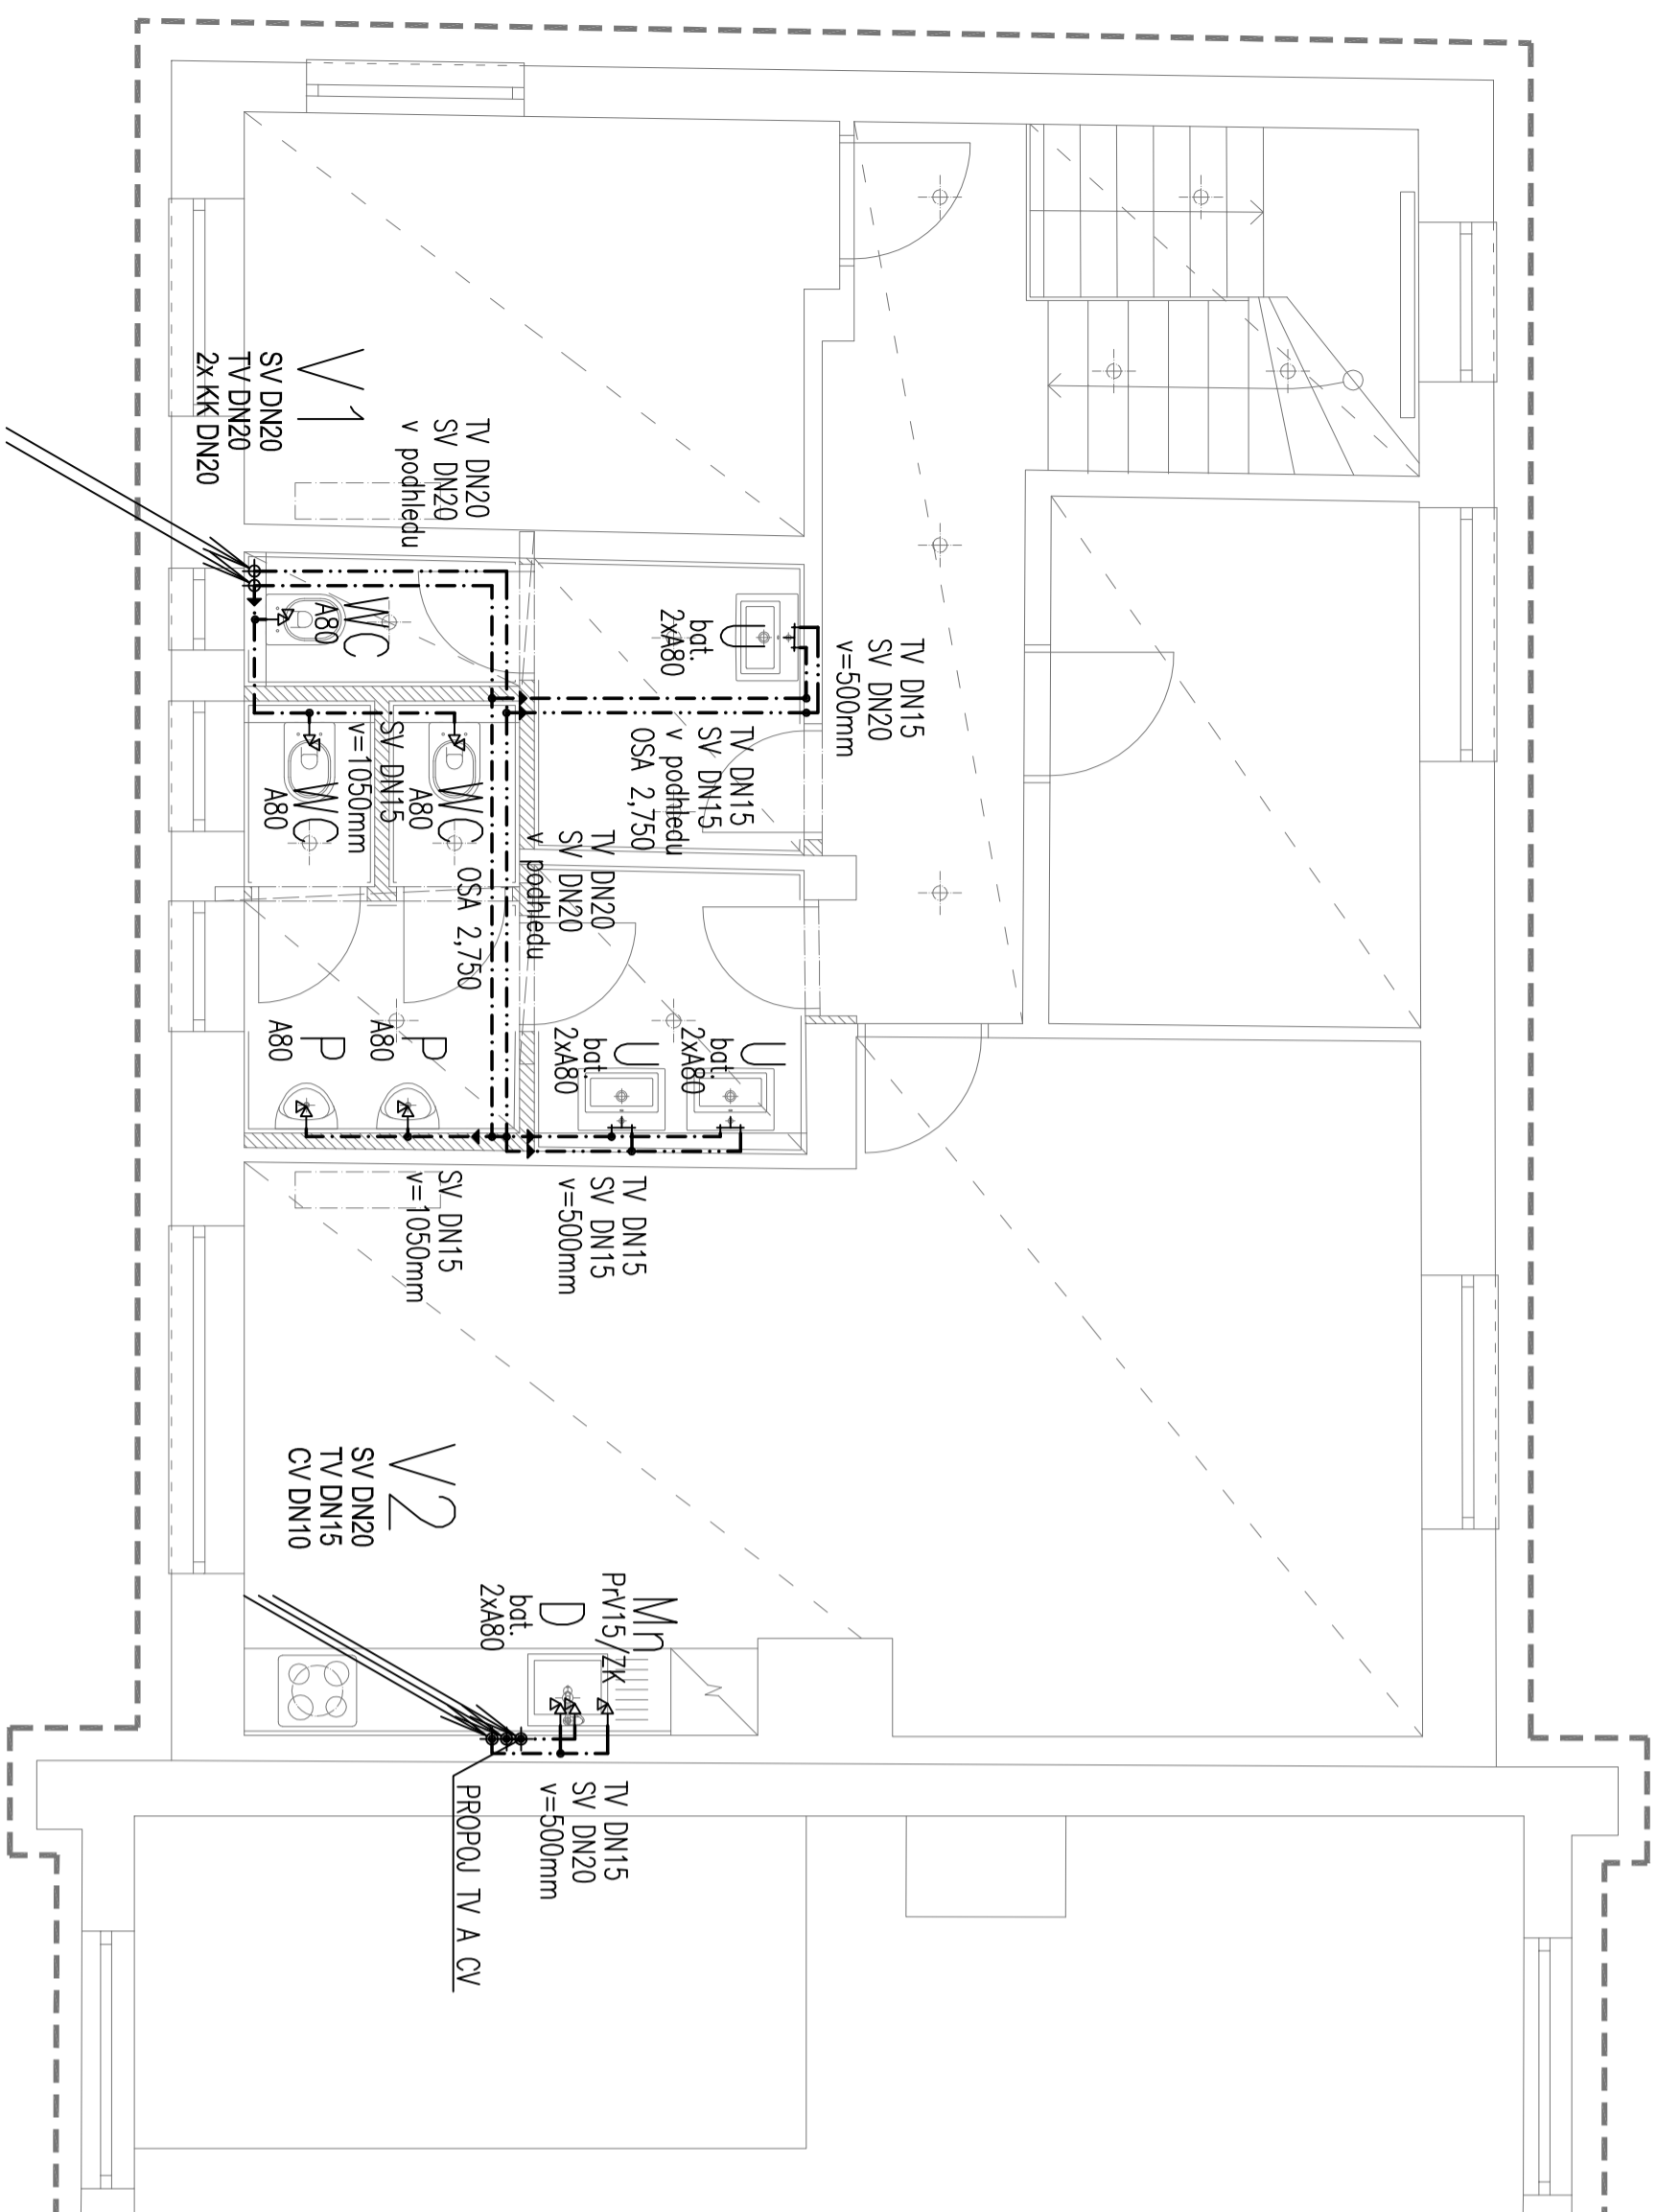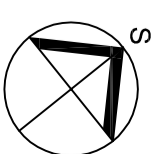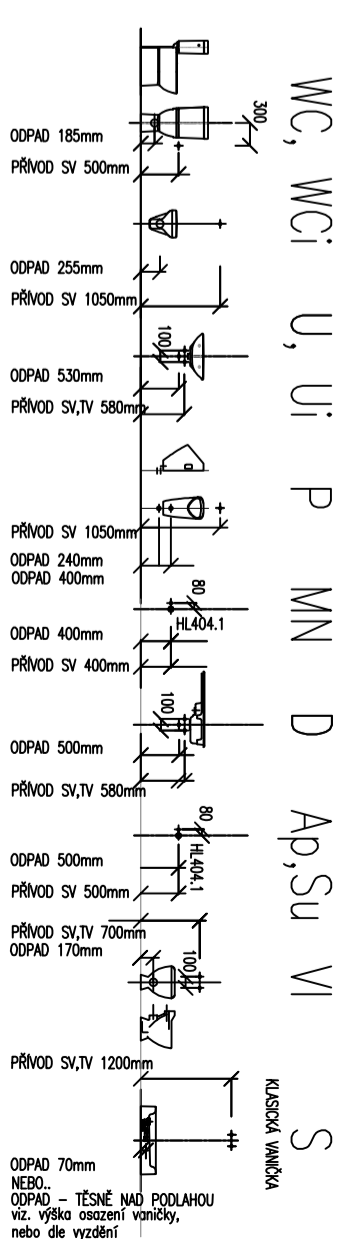

Zodpovědný projektant:		Kontroloval:	Kreslil:
ONDŘEJ ŠTAMBACH	ONDŘEJ ŠTAMBACH	ONDŘEJ ŠTAMBACH	
DOKUMENTACE PROVEDENÍ STAVBY BŘECLAV ELEKTRODÍLNÁ - CELKOVÁ OPRAVA BUDOVY PARC. ST. 2139/4, K. Ú. BŘECLAV (613584)			
Investor: SPRÁVA ŽELEZNIČNÍ DOPRAVNÍ CESTY, státní organizace Dlážděná 1003/7, 110 01 PRAHA 1			
Obsah výkresu:		V Hájí 10927/15, 170 00 Praha 7 IČ 241 27 663 www.engineers-cz.cz e-mail: info@engineers-cz.cz tel.: +420 252 546 463	
ZTI - PŮDORYS 2.NP - VODOVOD		STUPEŇ: FORMÁT: DATUM: MĚŘÍTKO: 1:50	DPS A3+ 09/2019 Č. VYKRESU: 06