

# LEGENDA:





- ROZVOD TV (TEPLÉ VODY)
- ROZVOD SV (STUDENÉ VODY)
- ROZVOD CV (ROZVOD CÍRKULACE)
- VÝŠKOVÝ ODSKOK POTRUBÍ, ODBOČKA
- ZMĚNA DIMENZE POTRUBÍ, SMĚR TOKU

## SCHÉMA NÁPOJENÍ ZAŘÍZOVACÍCH PŘEDMĚTŮ

Schéma napojení zařizovacích předmětů je pouze informativní a je závislé na skutečném typu zařizovacího předmětu

WC, Wci U, Ui P MN D Ap,Su VI S

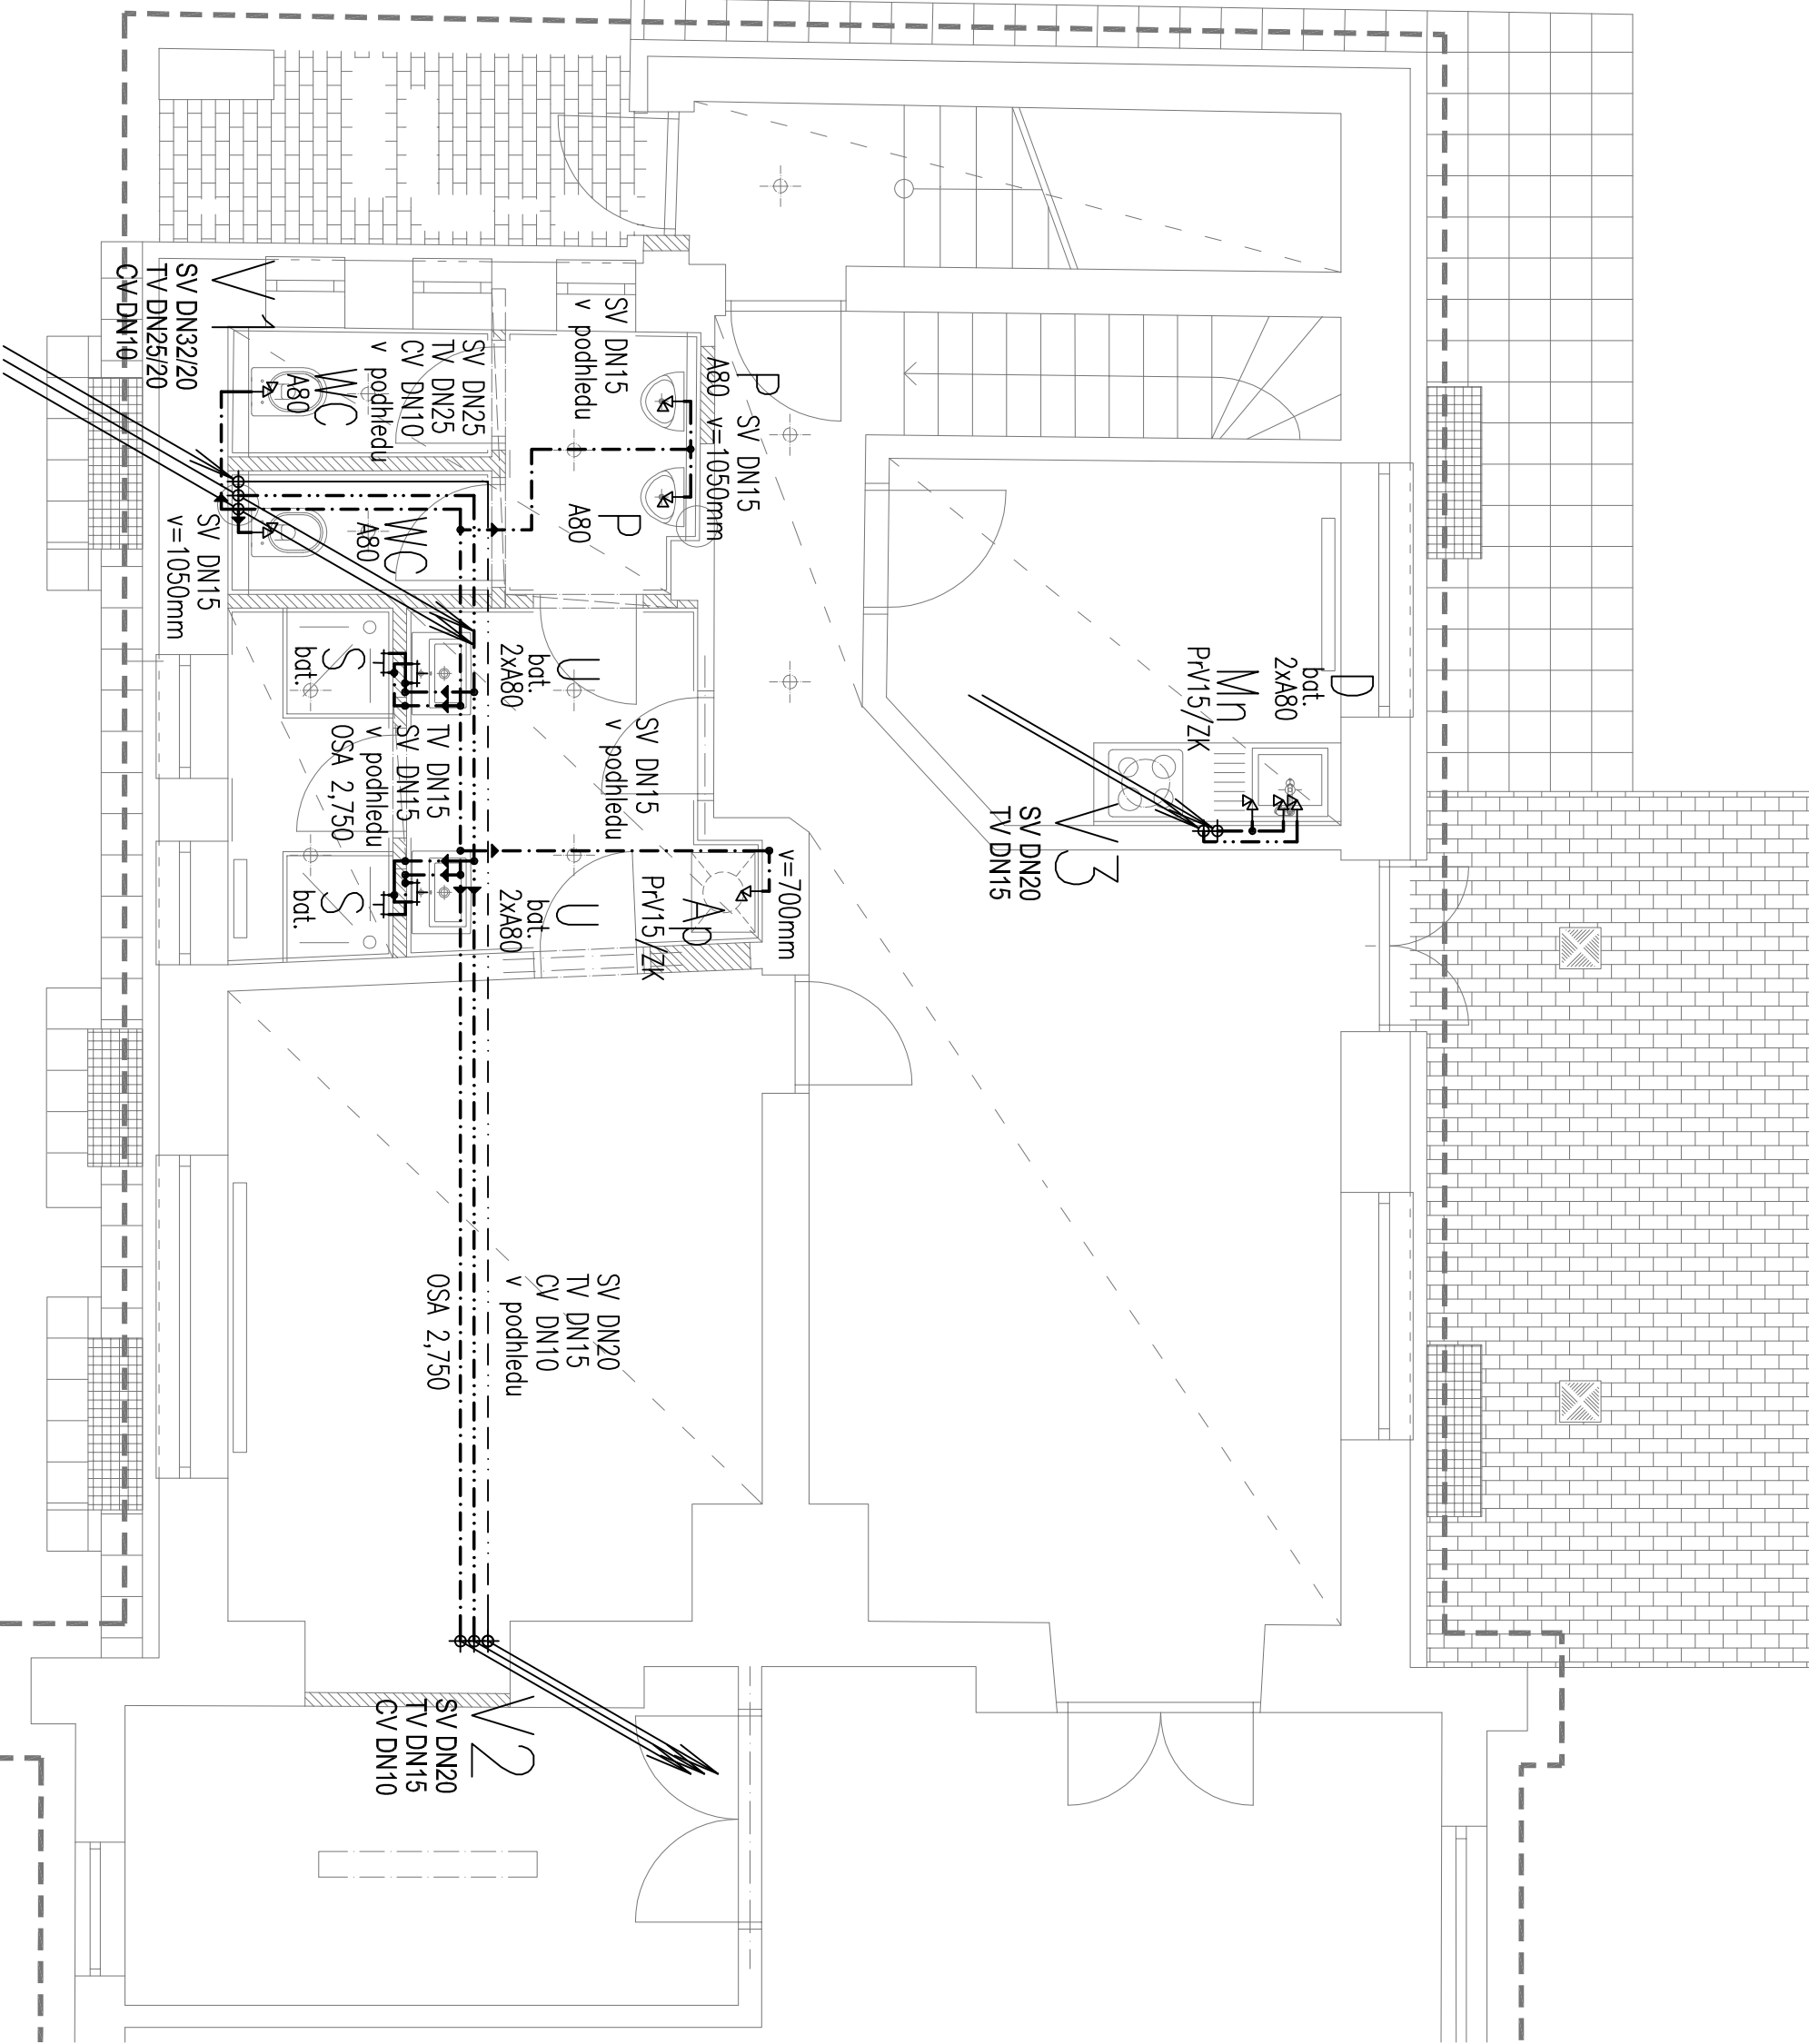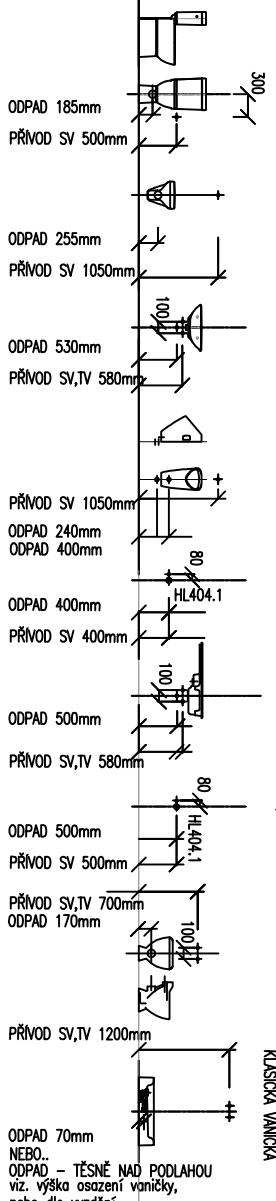

Zodpovědný projektant:	Kontroloval:	Kreslil:
ONDŘEJ ŠTAMBACH	ONDŘEJ ŠTAMBACH	ONDŘEJ ŠTAMBACH
<b>DOKUMENTACE PROVEDENÍ STAVBY</b>		
<b>BŘECLAV ELEKTRODILNA - CELKOVÁ OPRAVA BUDOVY</b>		
<b>PARC. ST. 2139/4, K. Ú. BŘECLAV (613584)</b>		
Investor: SPRÁVA ŽELEZNIČNÍ DOPRAVNÍ CESTY, státní organizace		
Dlažďená 1003/7, 110 01 PRAHA 1		
Stupeň: A3+		DPS
Formát: A3+		
Datum: 09/2019		
Měřítko: 1:50		Č. výkresu: 05
ZTI - PŮDORYS 1.NP - VODOVOD		