



NOVÝ KAMEROVÝ STOŽÁR - PŮDORYS

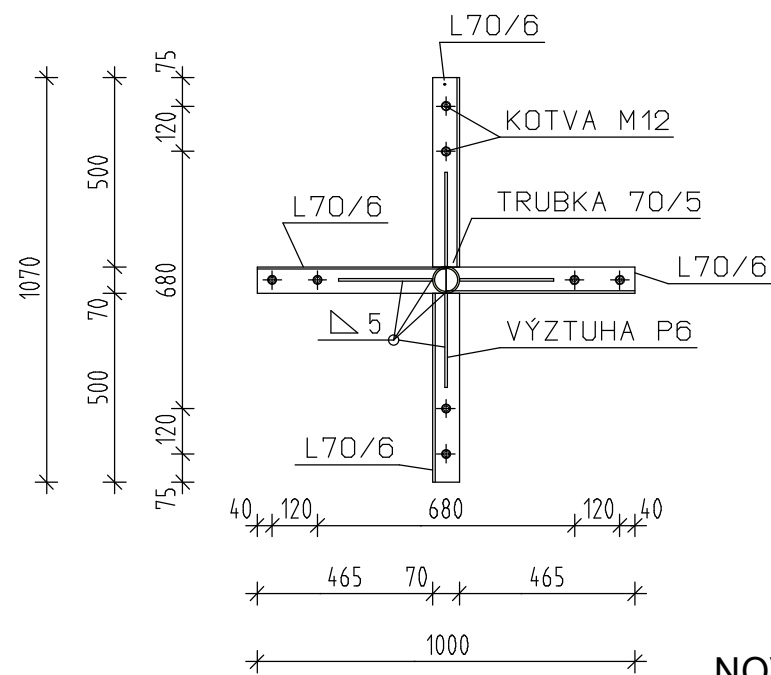

NOVÝ KAMEROVÝ STOŽÁR - POHLED

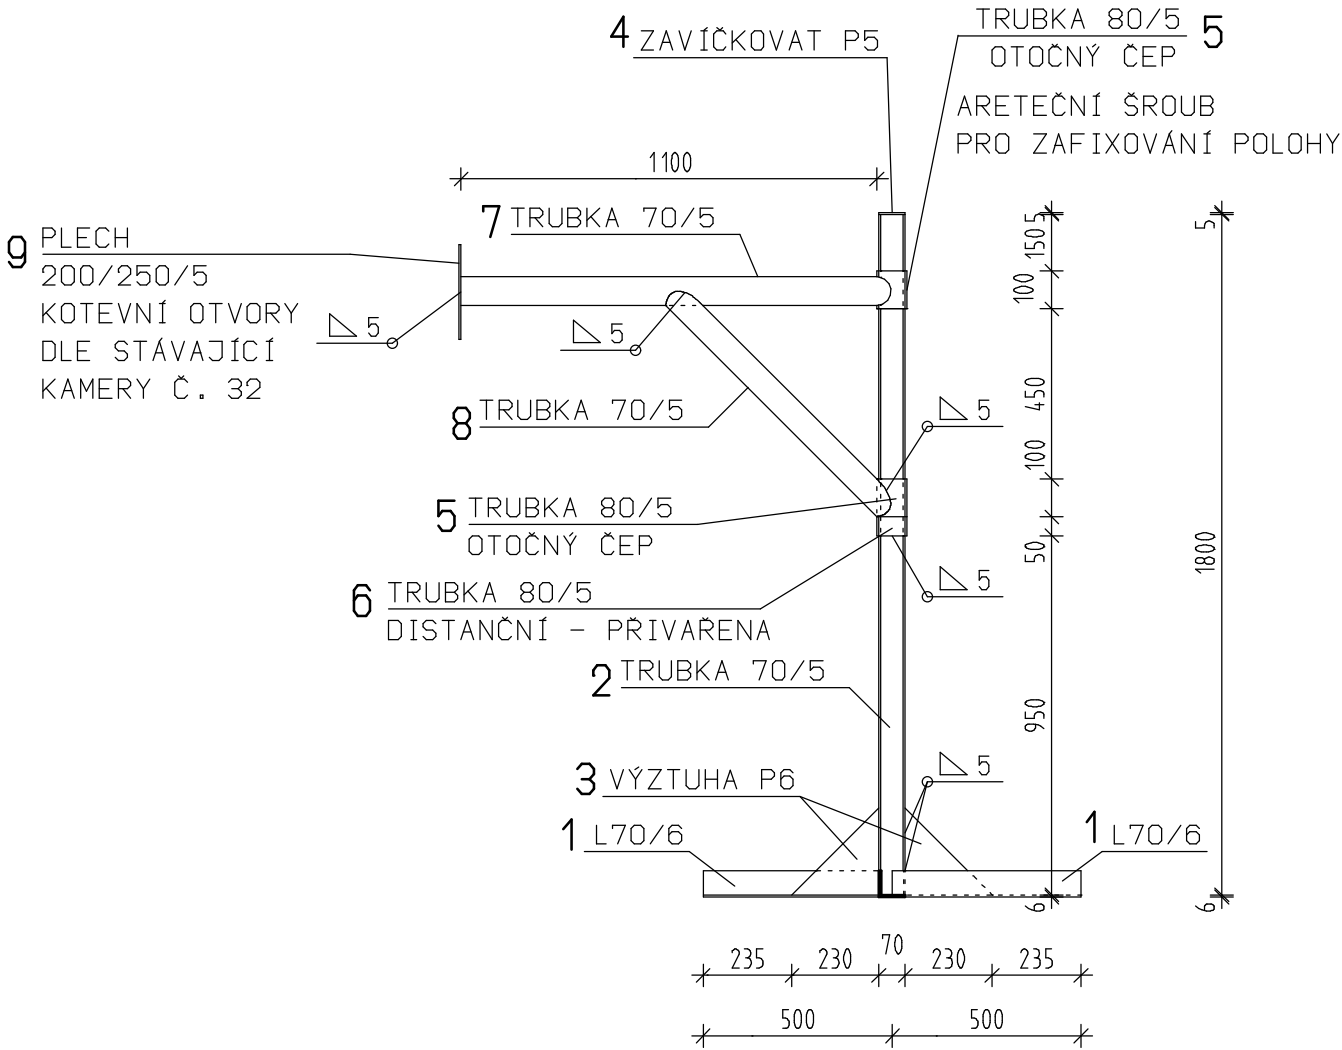

SPECIFIKACE MATERIÁLU PRO 1 KS

ELEKTRODA E 62.33

| POL. | POPIS | KS | DÉLKA 1 ks /m/ | DÉLKA CELKOVÁ | HMOTNOST / kg/m / | HMOTNOST / kg / | HMOTNOST celkem |
|------|-----------------------|----|-------------------|------------------|----------------------|--------------------|---------------------------------|
| 1 | L 70/6 | 4 | 0,50 | 2,00 | 6,40 | 12,80 | 51,865 + 5% 54,458 |
| 2 | TRUBKA 70/5-SLOUPEK | 1 | 1,80 | 1,80 | 8,02 | 14,436 | |
| 3 | OCEL. PLECH / 230 x 6 | 2 | 0,23 | 0,46 | 11,40 | 5,224 | |
| 4 | ZAVÍČKOVÁNÍ 70/5 | 1 | 0,07 | 0,07 | 2,75 | 0,193 | |
| 5 | TRUBKA 80/5-DISTANCE | 1 | 0,05 | 0,05 | 9,25 | 0,463 | |
| 6 | TRUBKA 80/5 - ČEP | 2 | 0,10 | 0,20 | 9,25 | 1,85 | |
| 7 | TRUBKA 70/5-RAMENO | 1 | 1,05 | 1,05 | 8,02 | 8,421 | |
| 8 | TRUBKA 70/5-VZPĚRA | 1 | 0,81 | 0,81 | 8,02 | 6,496 | |
| 9 | OCEL. PLECH / 200 x 5 | 1 | 0,25 | 0,25 | 7,85 | 1,963 | |
| 10 | KOTVA HILTI HSA 12 | 8 | | | | | |

- NOVÝ KAMEROVÝ STOŽÁR BUDE ŽÁROVĚ ZINKOVÁN !!
- NOVÝ KAMEROVÝ STOŽÁR BUDE VYPLNĚN PU PĚNOU !!

| | | | | | |
|---|--|--|--|---------------------------------|--|
| GENERÁLNÍ PROJEKTANT PROJEKT 505, spol. s r.o. Jižní svahy 12, 621 00 Brno - Ivanovice Ing. Vladimír Res +420 608 966 283 Ing. arch. Dalibor Res +420 606 575 025 | | PROJEKTANT ČÁSTI PD PROJEKT 505, spol. s r.o. Jižní svahy 12, 621 00 Brno - Ivanovice Ing. Vladimír Res +420 608 966 283 Ing. arch. Dalibor Res +420 606 575 025 | | AUTORIZAČNÍ RAZÍTKO | |
| INVESTOR SPRÁVA ŽELEZNIČNÍ DOPRAVNÍ CESTY STÁTNÍ ORGANIZACE Dlážděná 1003/7 110 00 Praha 1 - Nové Město | | ZODPOVĚDNÝ PROJEKTANT Ing. Vladimír Res +420 608 966 283 e-mail: r.vladimir@volny.cz | | | |
| | | VYPRACOVAL Ing. Vladimír Res +420 608 966 283 e-mail: r.vladimir@volny.cz | | | |
| ČÁST PD D 1.1 - ARCHITEKTONICKO - STAVEBNÍ ŘEŠENÍ | | | | DATUM 12 / 2018 | |
| NÁZEV STAVBY BŘECLAV, ÚSTŘEDNÍ STAVĚDLO - OPRAVA STŘECH OBJEKTU 2. ULICE NA HRŮDÁCH, Č.P. 3538, 690 02 BŘECLAV 2 PARC.Č 5318, K.Ú. BŘECLAV (613584) | | | | STUPEŇ PD DPS PROJEKT (P) | |
| | | | | FORMÁT 2 A 4 | |
| | | | | ČÍSLO ZAKÁZKY 18/639200667 | |
| OBJEKT SO-01 | | BŘECLAV, ÚSTŘEDNÍ STAVĚDLO ULICE NA HRŮDÁCH, Č.P. 3538, 690 02 BŘECLAV 2 PARC.Č 5318, K.Ú. BŘECLAV (613584) - IC 6000328794 | | MĚŘÍTKO 1 : 20 | |
| NÁZEV PŘÍLOHY VÝKRES KAMEROVÉHO STOŽÁRU | | | | ČÍSLO PŘÍLOHY D 1.1.13 | |