


PŮDORYS 2.NP - KANALIZACE

1:100

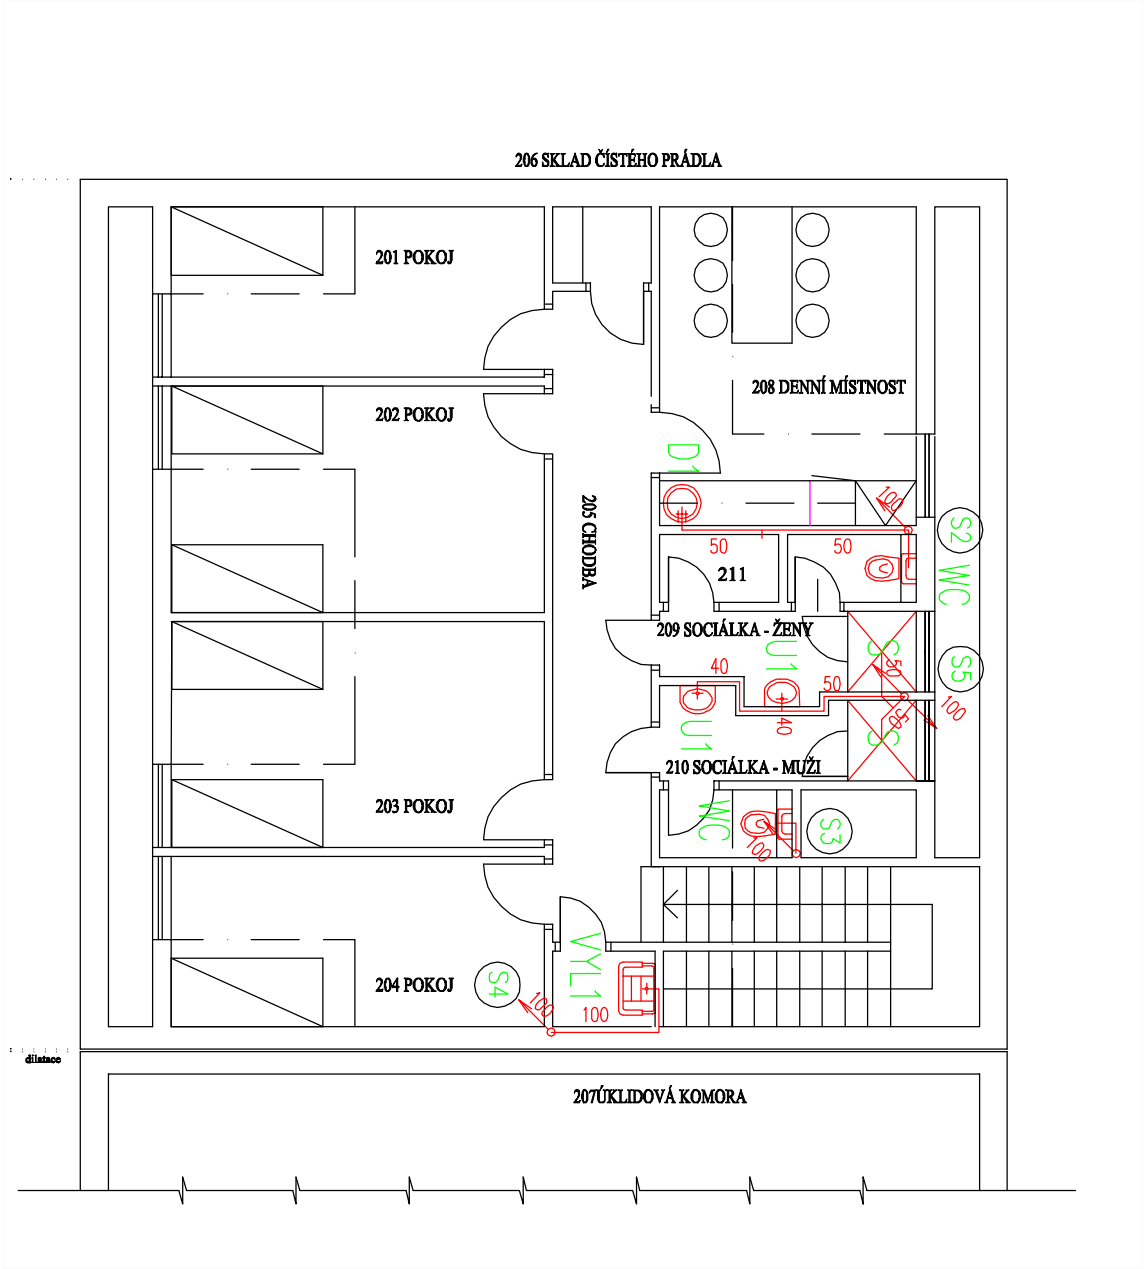

LEGENDA ZNAČENÍ:

- S1

STOUPAČKA SPLAŠKOVÉ KANALIZACE

D1 – D3

STOUPAČKY DEŠŤOVÉ KANALIZACE

17'

POČÁTEK SVODNÉHO POTRUBÍ

17

KONEC SVODNÉHO POTRUBÍ

SPLAŠKOVÁ KANALIZACE

DEŠŤOVÁ KANALIZACE
- ± 0,00=304,500 m.n.m.
- | | | |
|-----------|-------|-------------------------|
| | | ČÍSLO SOUPRAVY: |
| | | |
| | | |
| | | PO PŘÍPOMÍNKOVÉM ŘÍZENÍ |
| | | |
| | | |
| REVIZE Č. | DATUM | ZMĚNA |
-
- MORAVIA CONSULT Olomouc a.s.

LEGIONÁŘSKÁ 8 , 772 00 Olomouc
- tel.: +420 585 570 444

fax: +420 585 570 412

e-mail: moravia@moravia.cz

http://www.moravia.cz
- | | | | | | | | | | |
|--|--|-------------------------|--|--------------------------------|--|--------------------------------------|--|--|--|
| OBJEDNATEL | | Hlavní inženýr projektu | | Ing. Dana Bubníková | | Ředitel Moravia Consult Olomouc a.s. | | | |
| ODPOVĚDNÝ PROJ. OBJ., PS | | NAVRHL. VYPRACOVAL | | Ing. Jiří Nerud | | Kontroloval | | | |
| Ing. Jiří Nerud | | Ing. Jiří Nerud | | Ing. Jiří Nerud | | Ing. Jiří Nerud | | | |
| IČO: 473 84 158 | | KRAJ: Zlínský | | Pověřený oú. Valašské Klobouky | | OBC: Brumov-Bylnice | | | |
| "Rekonstrukce žst. Bylnice - I. stavba" | | | | ZAK. číslo MCO | | 11 - 049 - 233 - PS | | | |
| | | | | ÚČEL | | PROJEKT | | | |
| | | | | DATUM | | ZÁŘÍ 2011 | | | |
| | | | | FORMÁT | | 2 A4 | | | |
| | | | | MĚŘÍTKO | | 1:100 | | | |
| SO 23-15-331.2.1 Žst. Bylnice, novostavba TO,ZTI-část ČD | | | | Část | | E.2.1 | | | |
| Půdorys 2.NP - kanalizace | | | | Poř.č. | | 3 | | | |