


PŮDORYS 1.NP / M 1 : 100

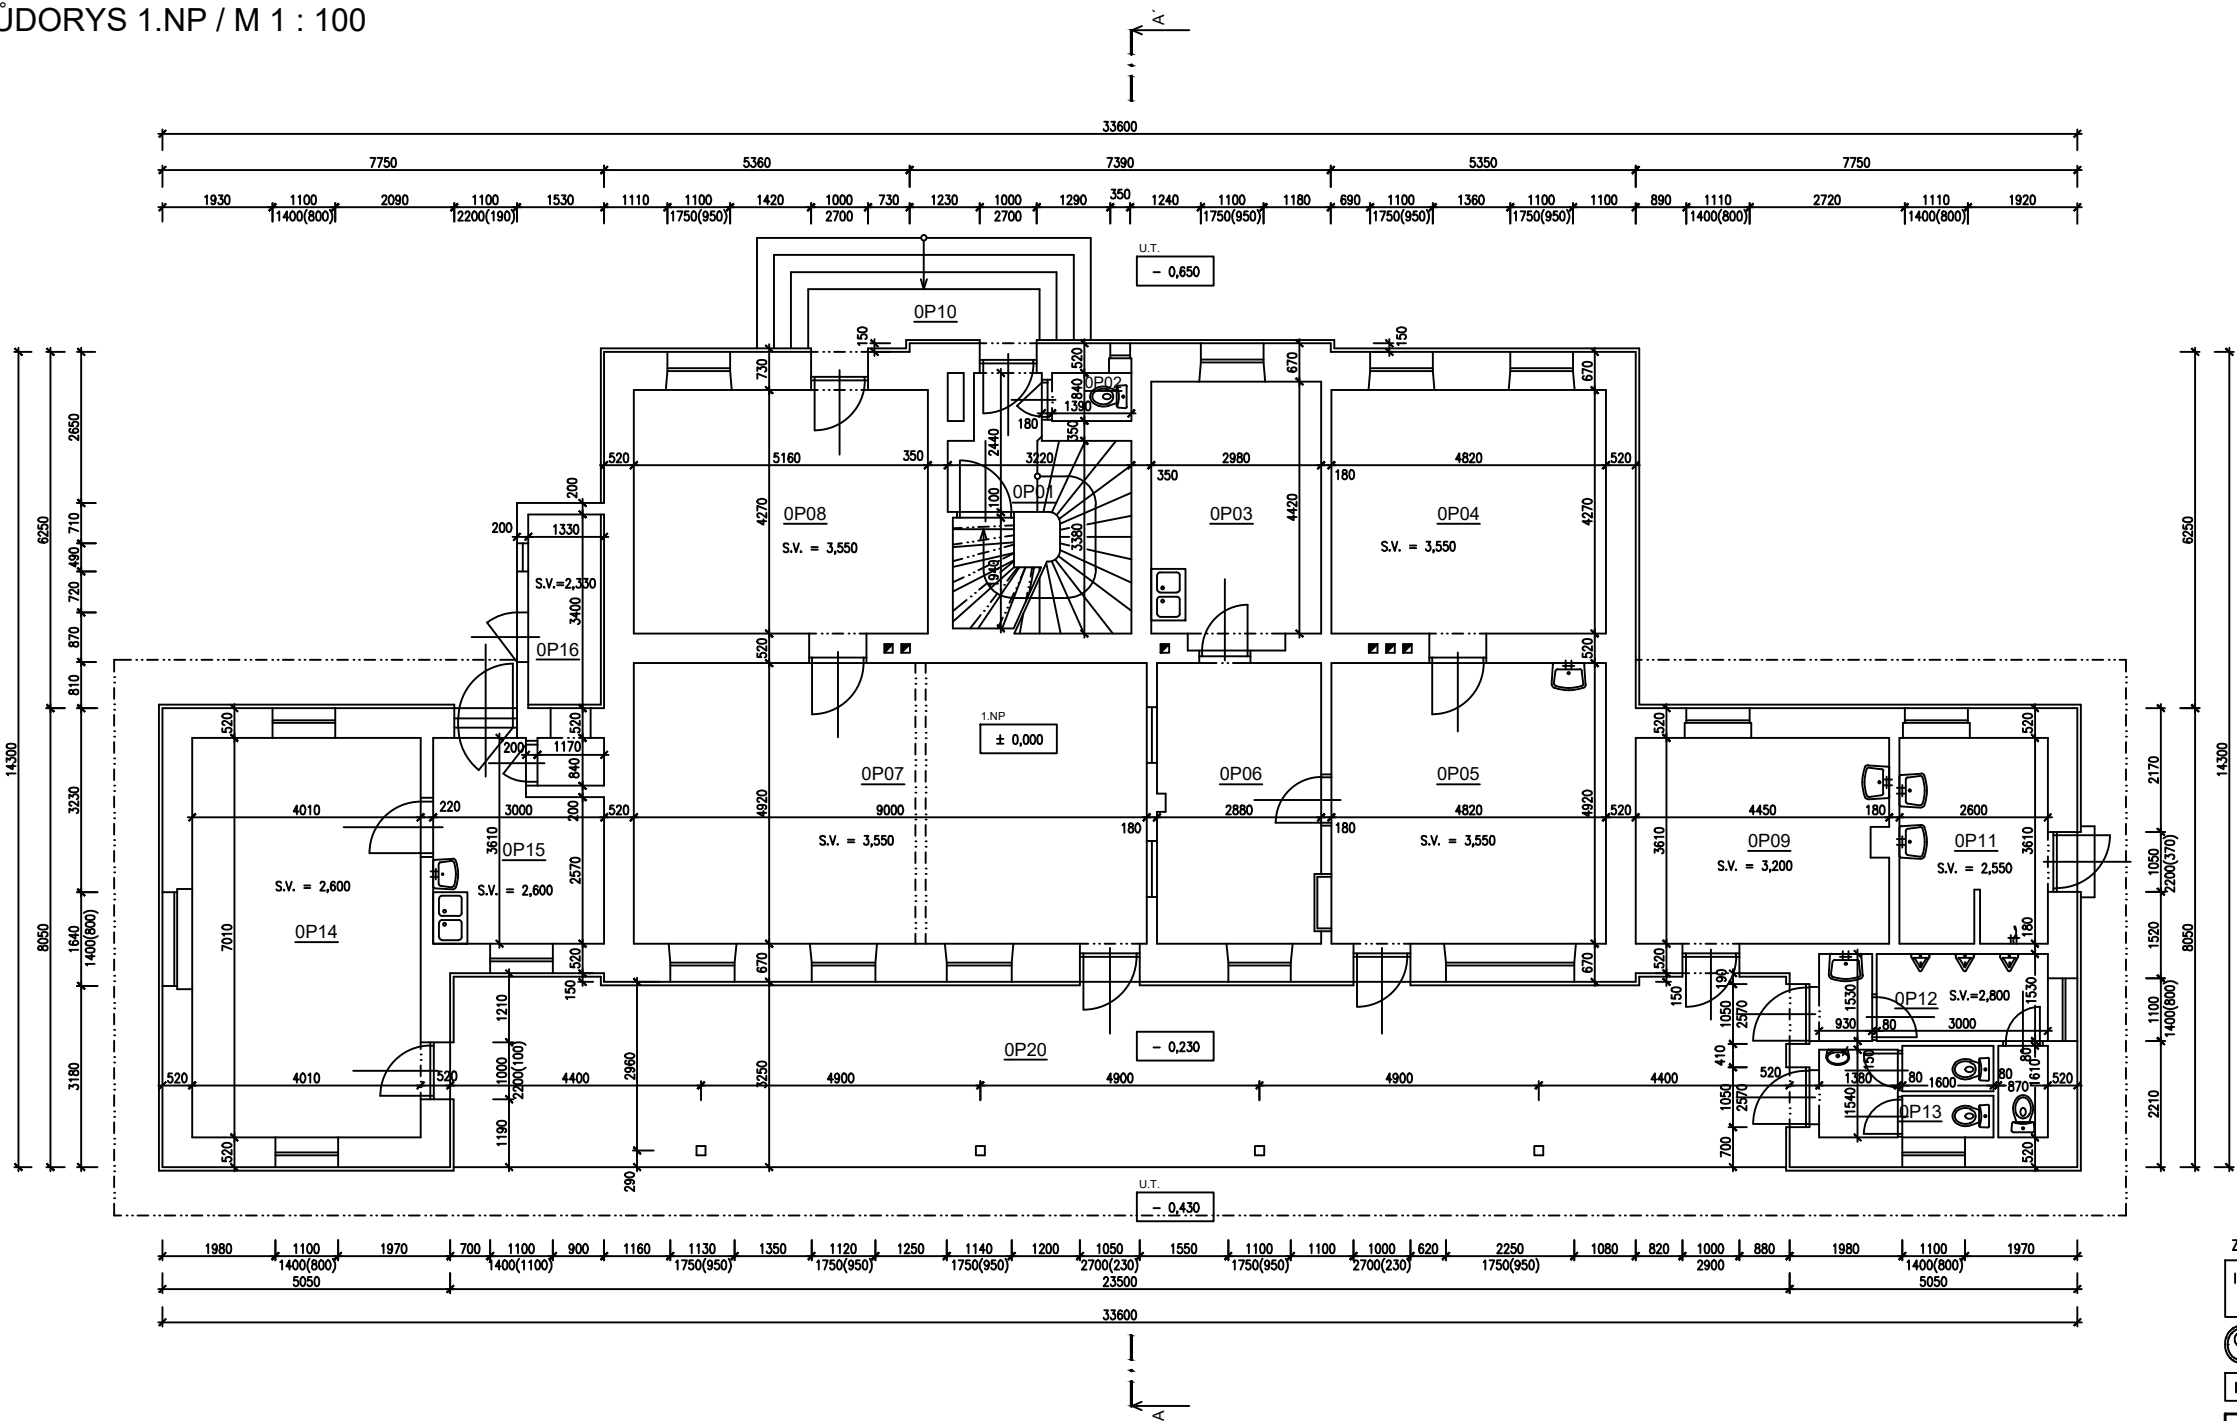

LEGENDA MÍSTNOSTÍ			
ČÍSLO	MÍSTNOST	PODLAHA	m²
OP01	SCHODIŠTĚ	KER.DLAŽBA	10,9
OP02	WC	KER.DLAŽBA	1,2
OP03	ŠATNA	PVC	13,2
OP04	KANCELÁŘ	PVC	20,6
OP05	DOPR.KANCELÁŘ	PVC	23,7
OP06	VÝDEJ JÍZDENEK	PVC	14,2
OP07	ČEKÁRNA	PVC	44,3
OP08	RELEOVÁ MÍST.	PVC	22,0
OP09	ÚSCHOVNA	PVC	16,1
OP10	SCHODIŠTĚ		
OP11	UMÝVÁRNA	KER.DLAŽBA	9,4
OP12	WC MUŽI	KER.DLAŽBA	7,4
OP13	WC ŽENY	KER.DLAŽBA	4,6
OP14	RESTAURACE	TERACO	28,1
OP15	KUCHYNĚ	PVC	9,4
OP16	SKLAD	CEMENT.POTĚR	5,5
OP20	ZÁVĚTRÍ	KER.DLAŽBA	76,4

ZAMĚŘENÍ SKUTEČNÉHO STAVU OBJEKTU

INVESTOR

ČESKÉ DRÁHY a.s., SDC OLOMOUC
NERUDOVA 1, 772 58 OLOMOUC

PROJEKCE POZEMNÍCH STAVEB

PROJEKTANT
KRESLIL

PETR DANĚK

777 122 518 / danek.projekce@iscoll.cz

KRAJ

OLOMOUCKÝ

MÍSTO

KOSTELEČ NA HANĚ (PARC.Č.346)

ZODP.PROJEKTANT

ING. JIŘÍ DANĚK

PROJEKTOVÁ ČINNOST STAVEBNÍ, STATIKA
NA ZÁKOPĚ 60,772 00 OLOMOUC

IČO: 154 58 377
tel.: 777 332 502
e-mail: projekt.danek@volny.cz

DATUM

X / 2005

MĚŘÍTKO

1 : 100

ZAKÁZKA

2005-019

Č.VÝKRESU

Č.PARÉ

3

KOSTELEČ NA HANĚ - VÝPRAVNÍ BUDOVA, Č.P.266

PŮDORYS 1.NP